
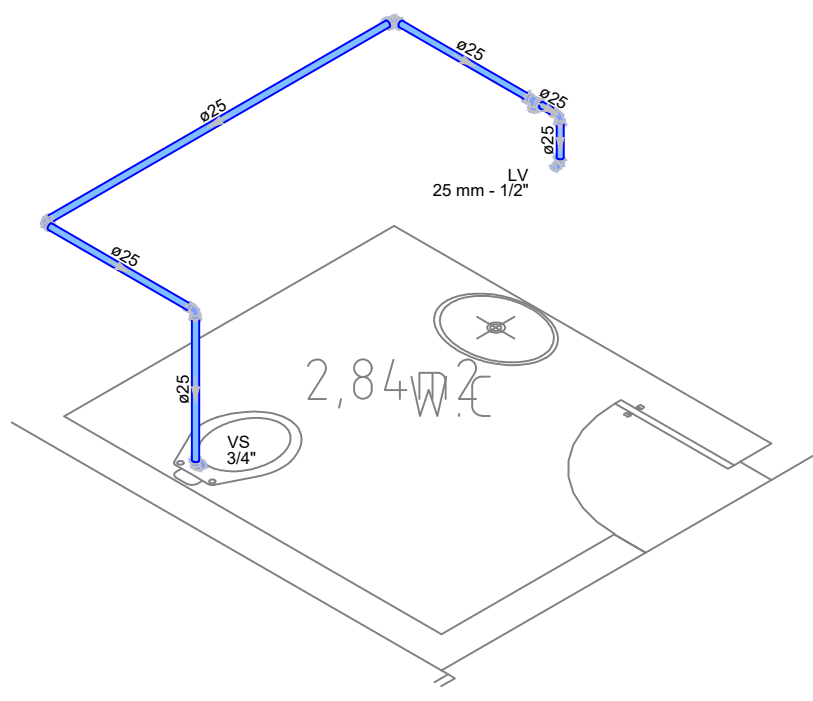


Legenda de conexões
Água fria


Legenda
Diagonais: água quente ABNT (PVC sintético)
Diagonais: água quente com PVC sintético

Detalhe H1
Escala 1:25

Detalhe H1
Escala 1:25

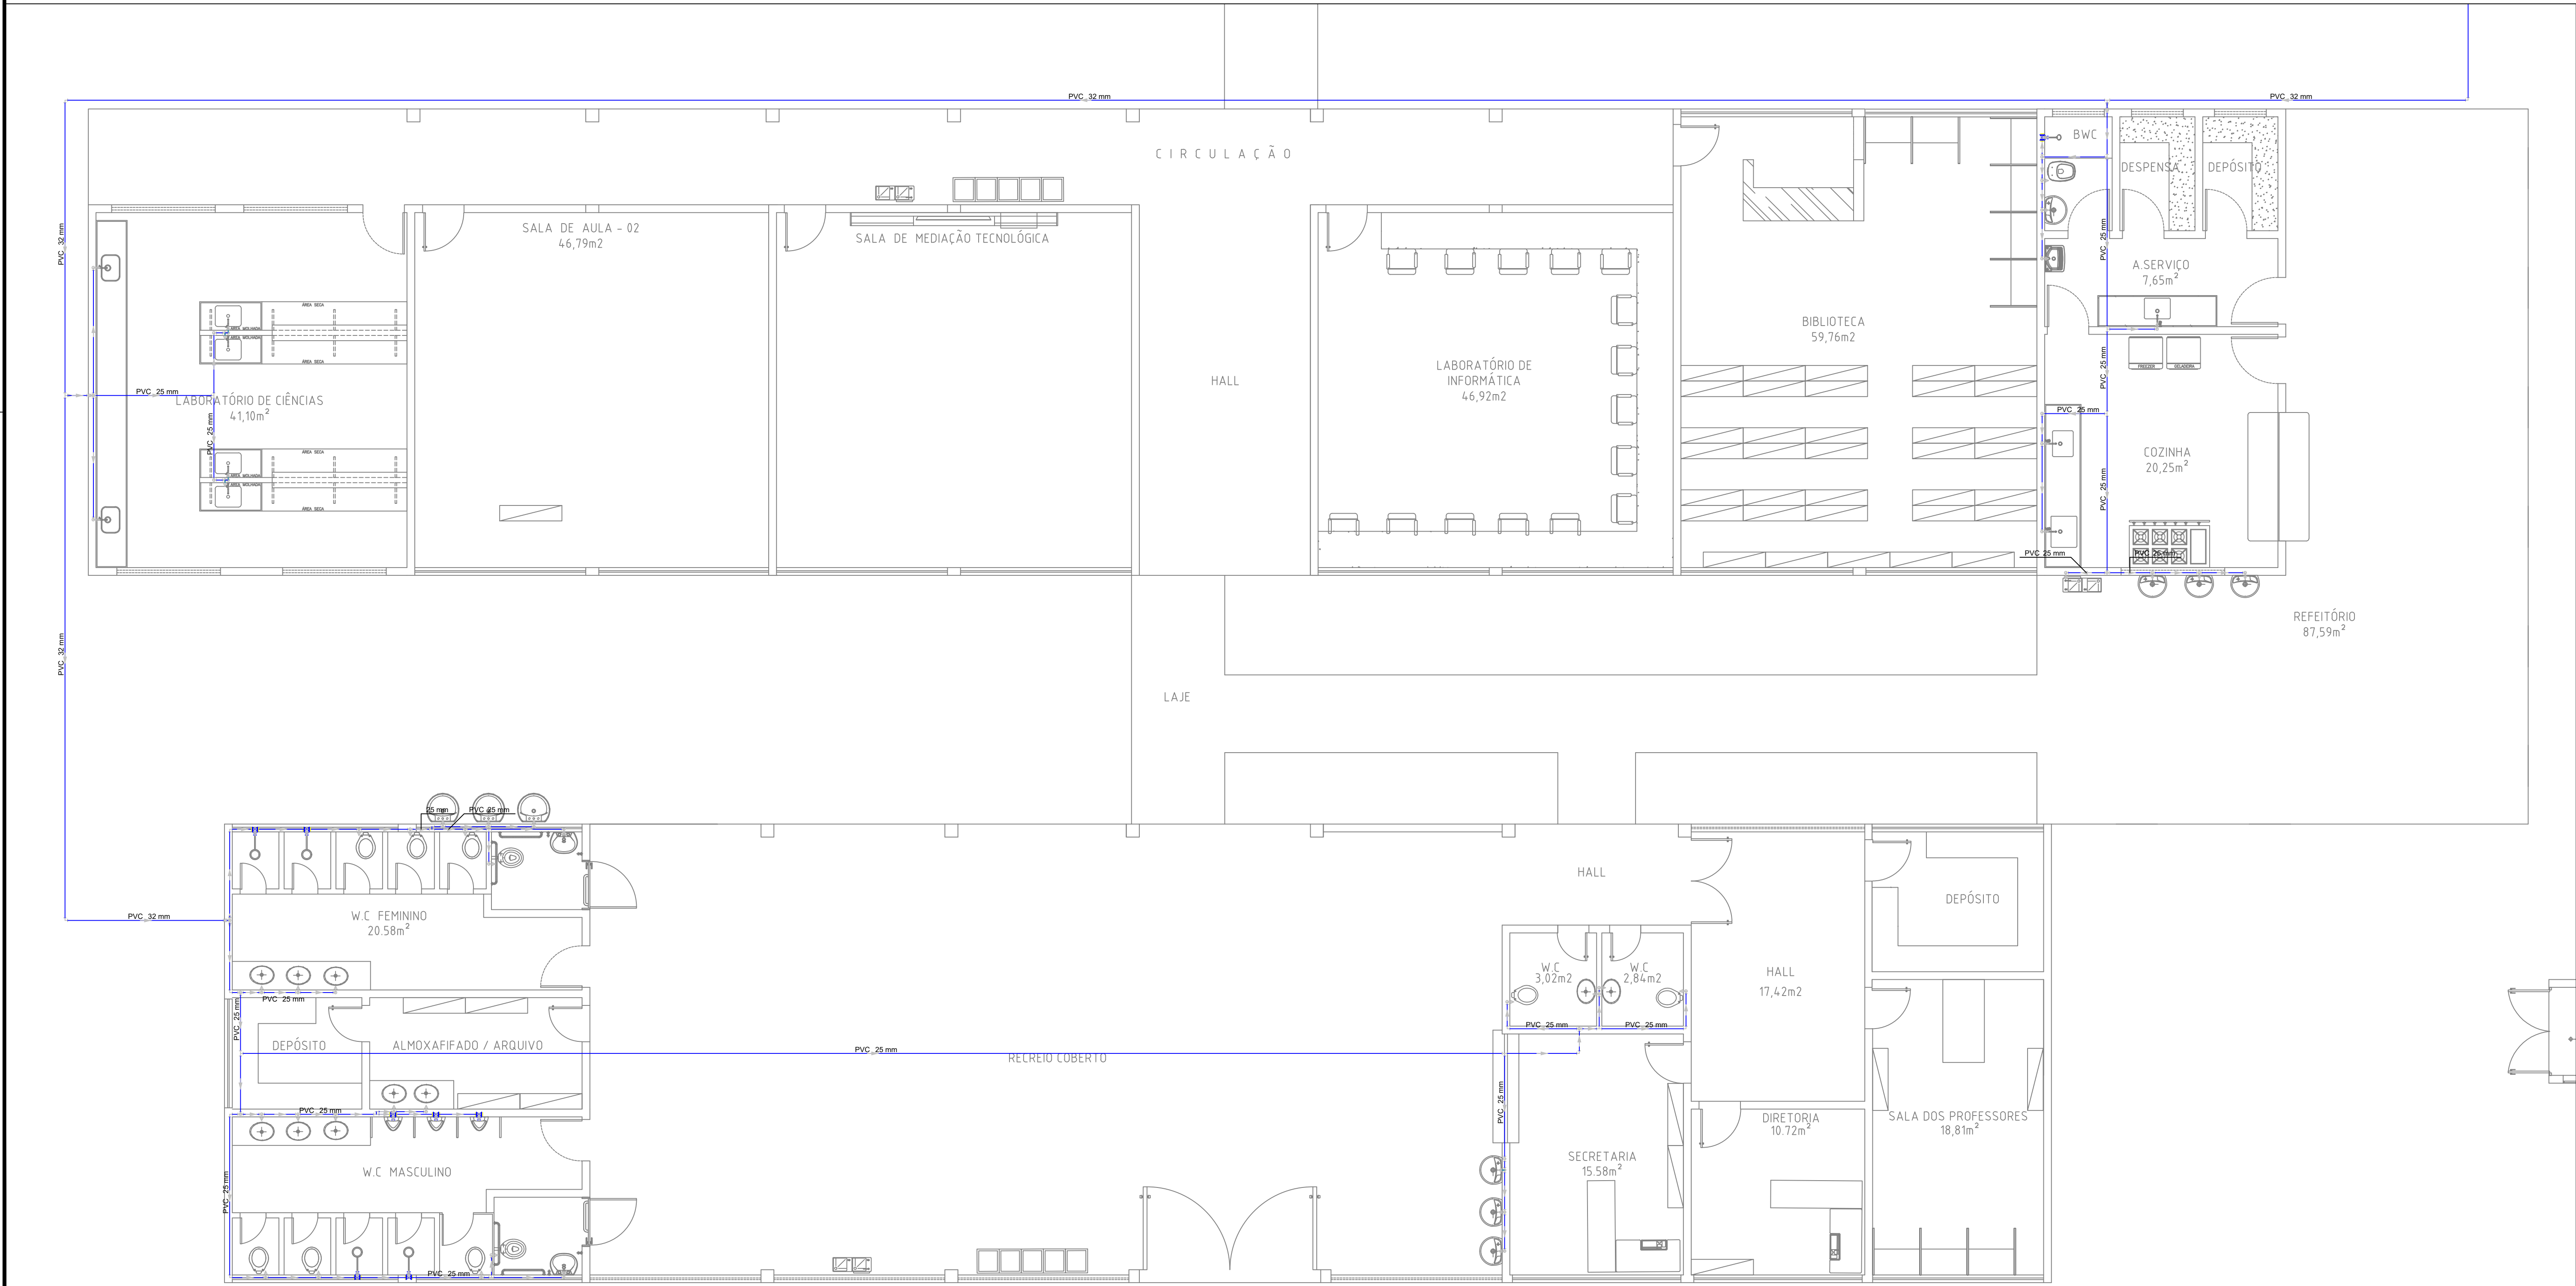

Detalhe H1
Escala 1:25

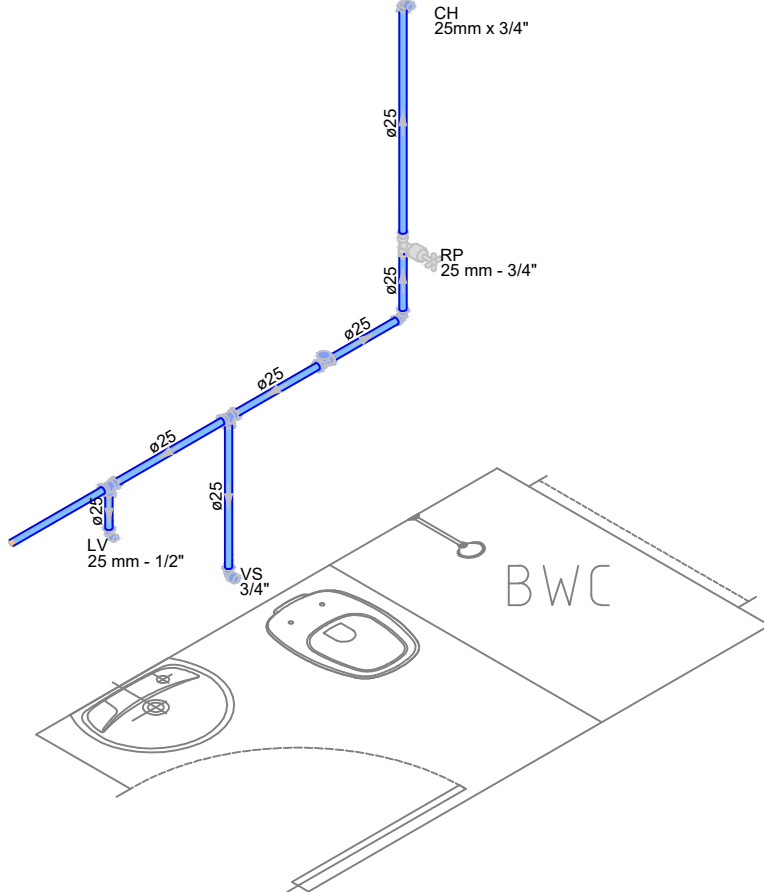

Detalhe H1
Escala 1:25

EDUCAÇÃO Secretaria de Estado da Educação / SEDUC		GOVERNO DO PIAUÍ
PRÓJETO: UNIDADE ESCOLAR BARÃO DE GURGUÉIA		
PRÓJETO TIPO: PROJETO DE INFRAESTRUTURA EDUCACIONAL		
PROPRIETÁRIO: _____ CPN: _____		
AUTOR DO PROJETO: ARQUITETO / ENGENHEIRO CAU / CREA		
RESPONSÁVEL TÉCNICO: ARQUITETO / ENGENHEIRO CAU / CREA		
APROVAÇÕES:		
ENREDO: RUA DEOCLÉCIO RÊGO, S/N, BEIRA RIO		
MUNICÍPIO: UNIÃO – PI		ZONA: URBANA
CONTEÚDO: PLANTA BAIXA, DETALHAMNETO E TABELAS		
REVISÃO:		
DESENHISTA: JESSÉ COLAÇO	ESCALA: INDICADA	HID 01/01
FORMATO: A0 (1029 x 841)	DATA: AGOSTO/2021	