




CAIXA D'ÁGUA

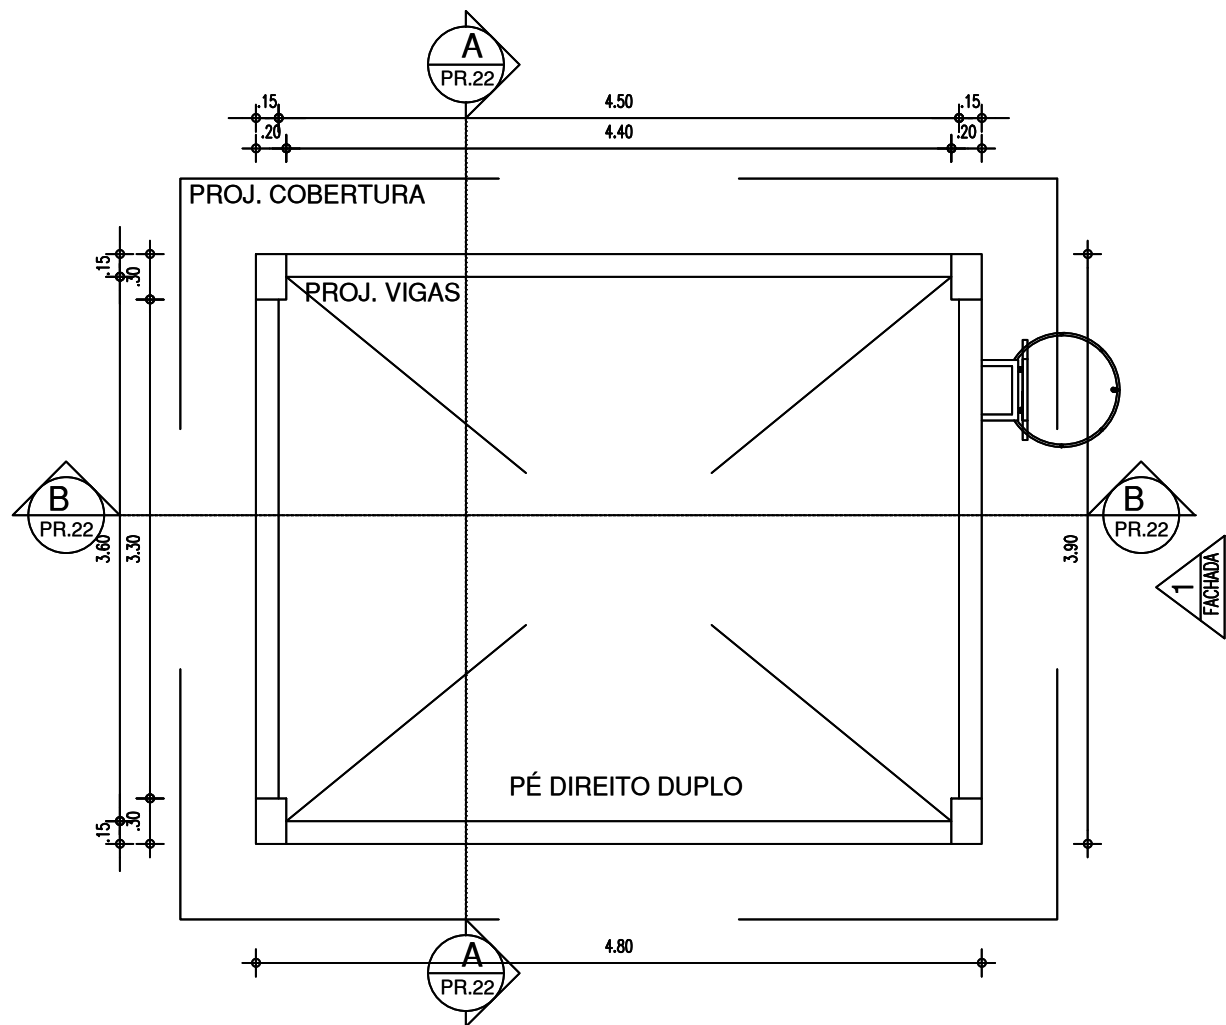


00 PLANTA BAIXA TÉRREO - CAIXA D' ÁGUA
ESCALA : 1/50

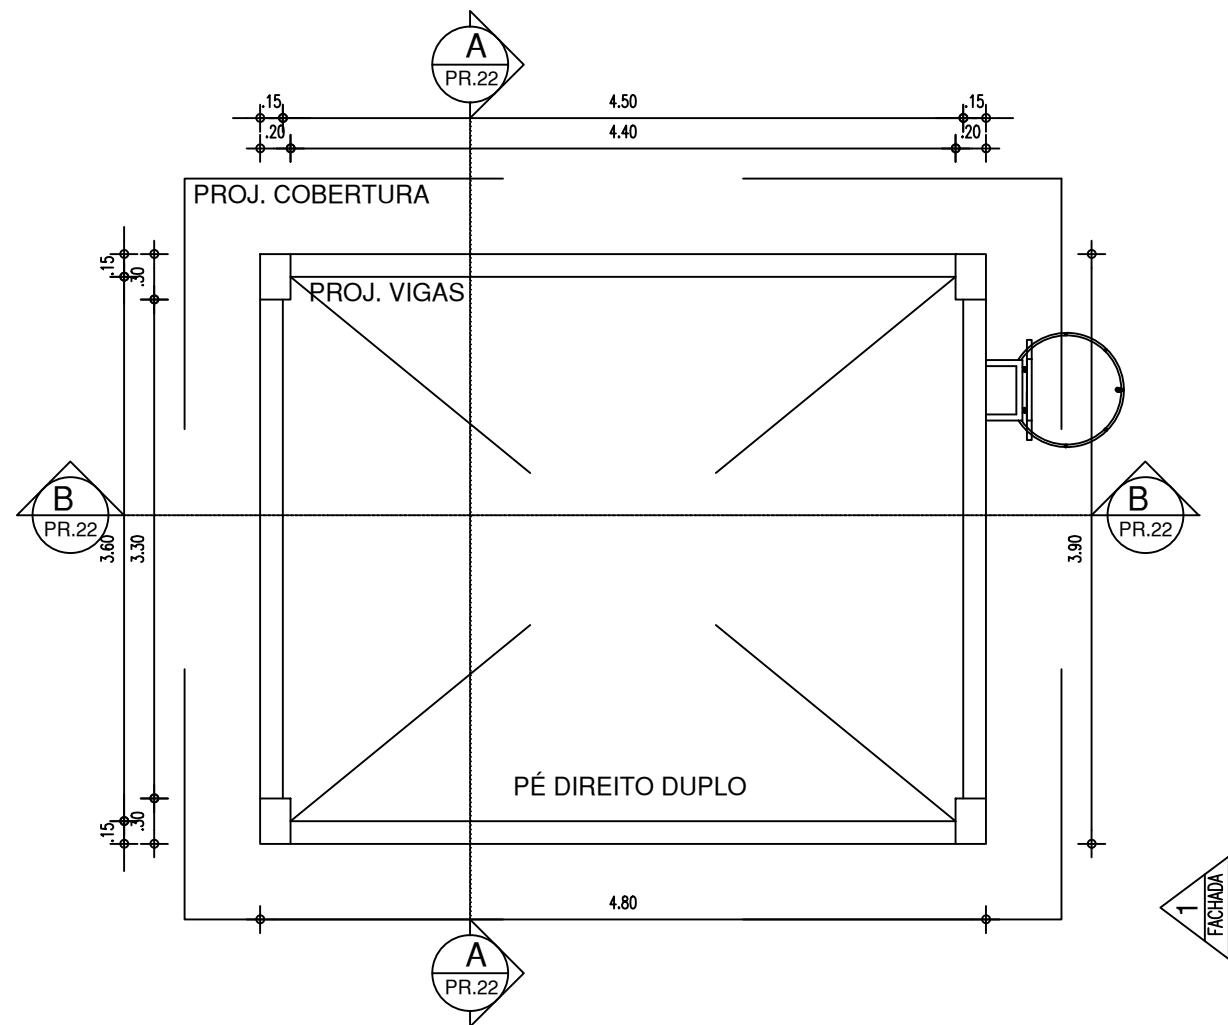


00 PLANTA BAIXA 1º PAVIMENTO - CAIXA D' ÁGUA
ESCALA : 1/50

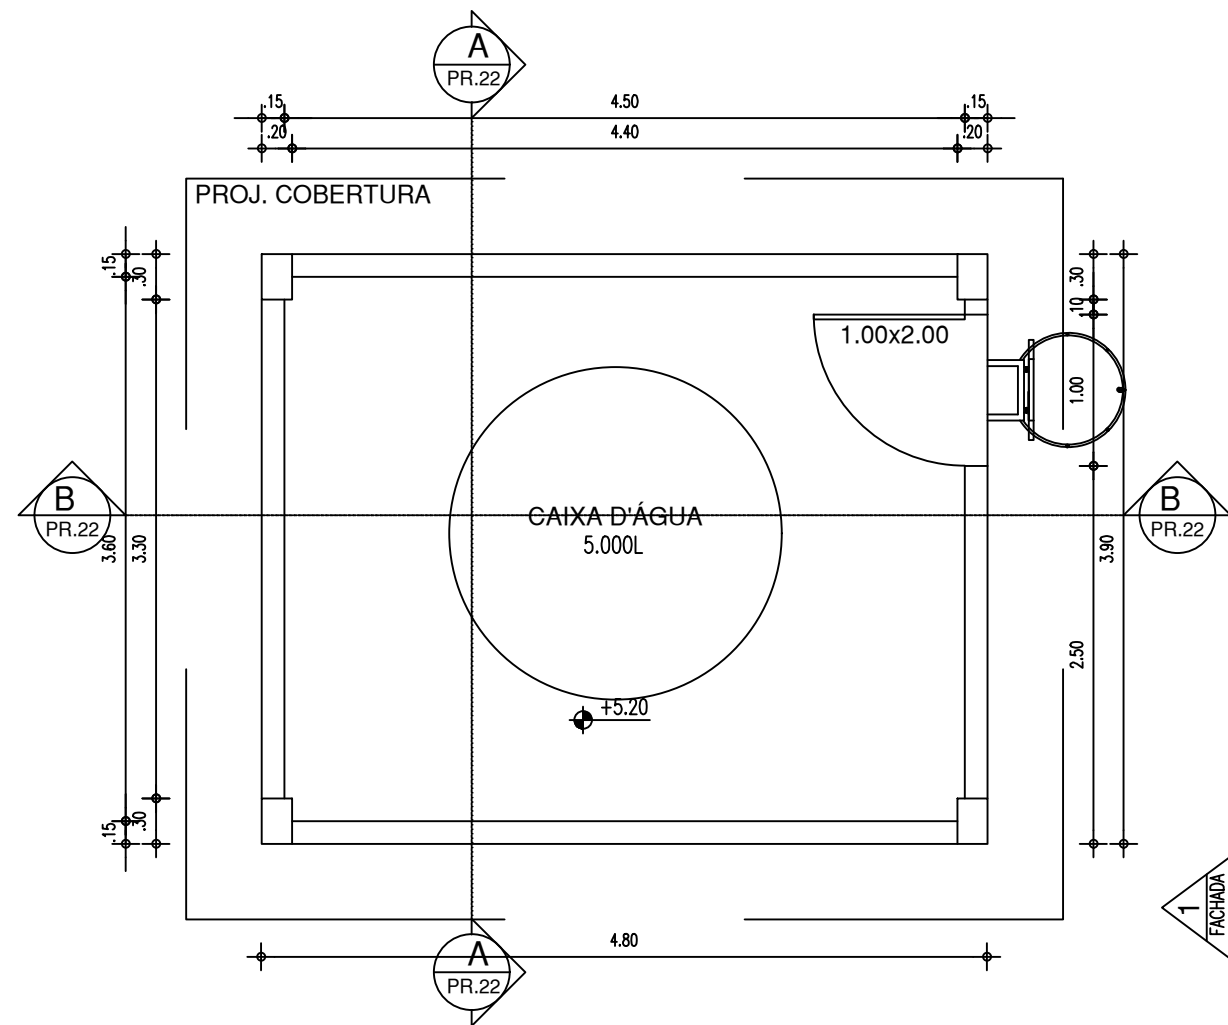


00 PLANTA BAIXA 2º PAVIMENTO - CAIXA D' ÁGUA
ESCALA : 1/50

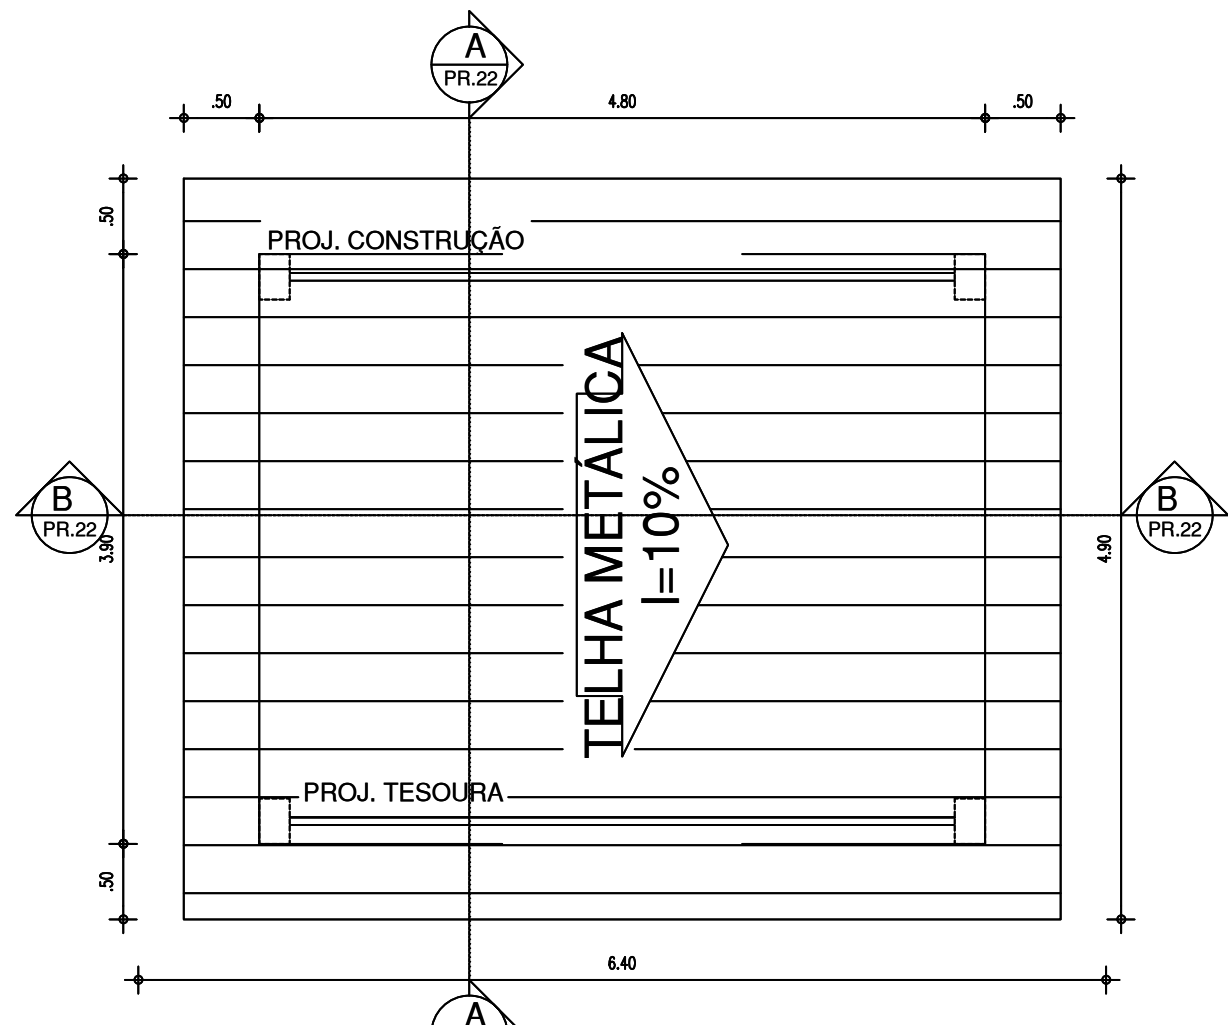


00 DIAGRAMA DE COBERTURA
ESCALA : 1/50

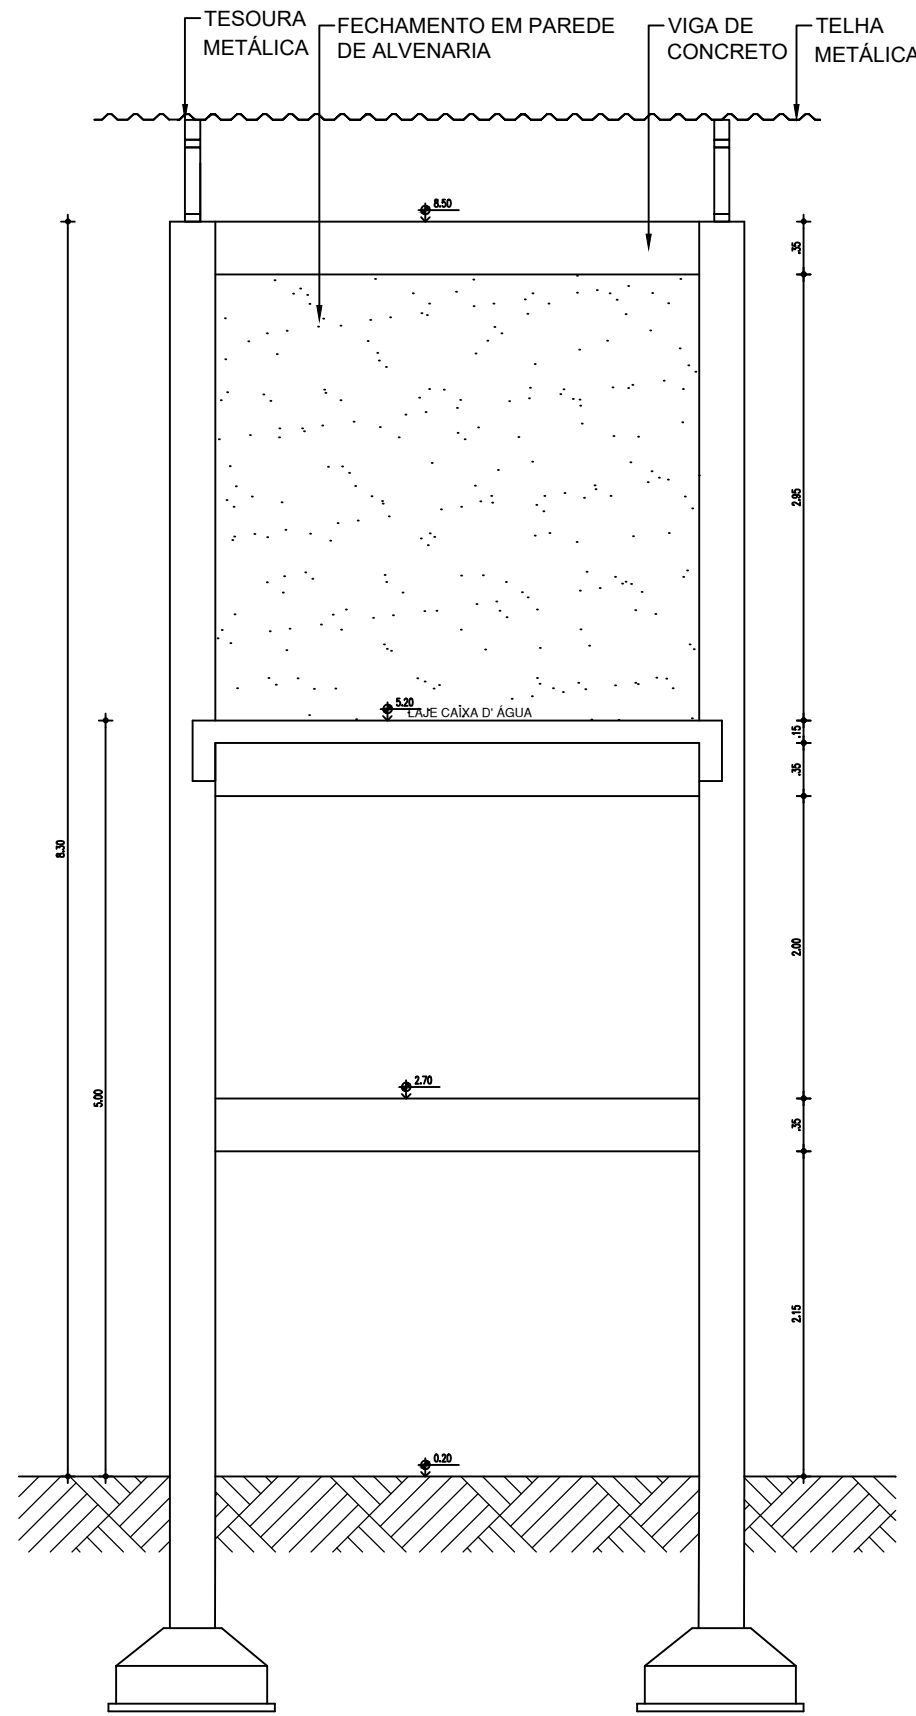

00 CORTE AA - CAIXA D' ÁGUA
ESCALA : 1/50

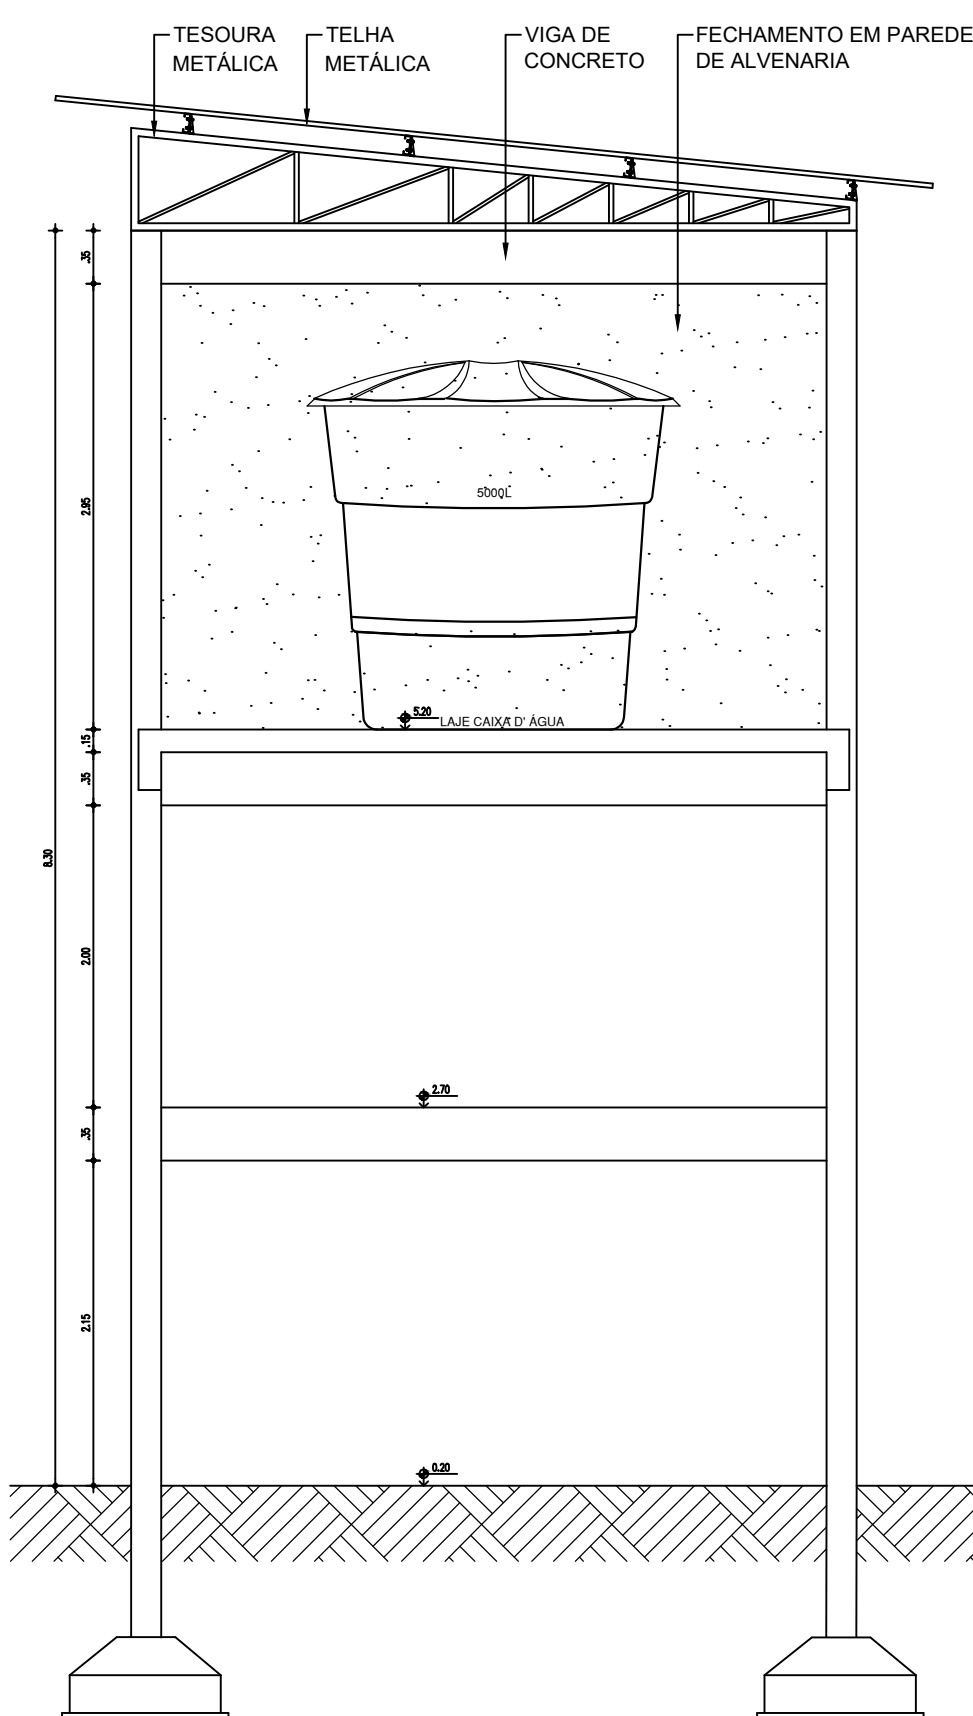


00 CORTE BB - CAIXA D' ÁGUA
ESCALA : 1/50

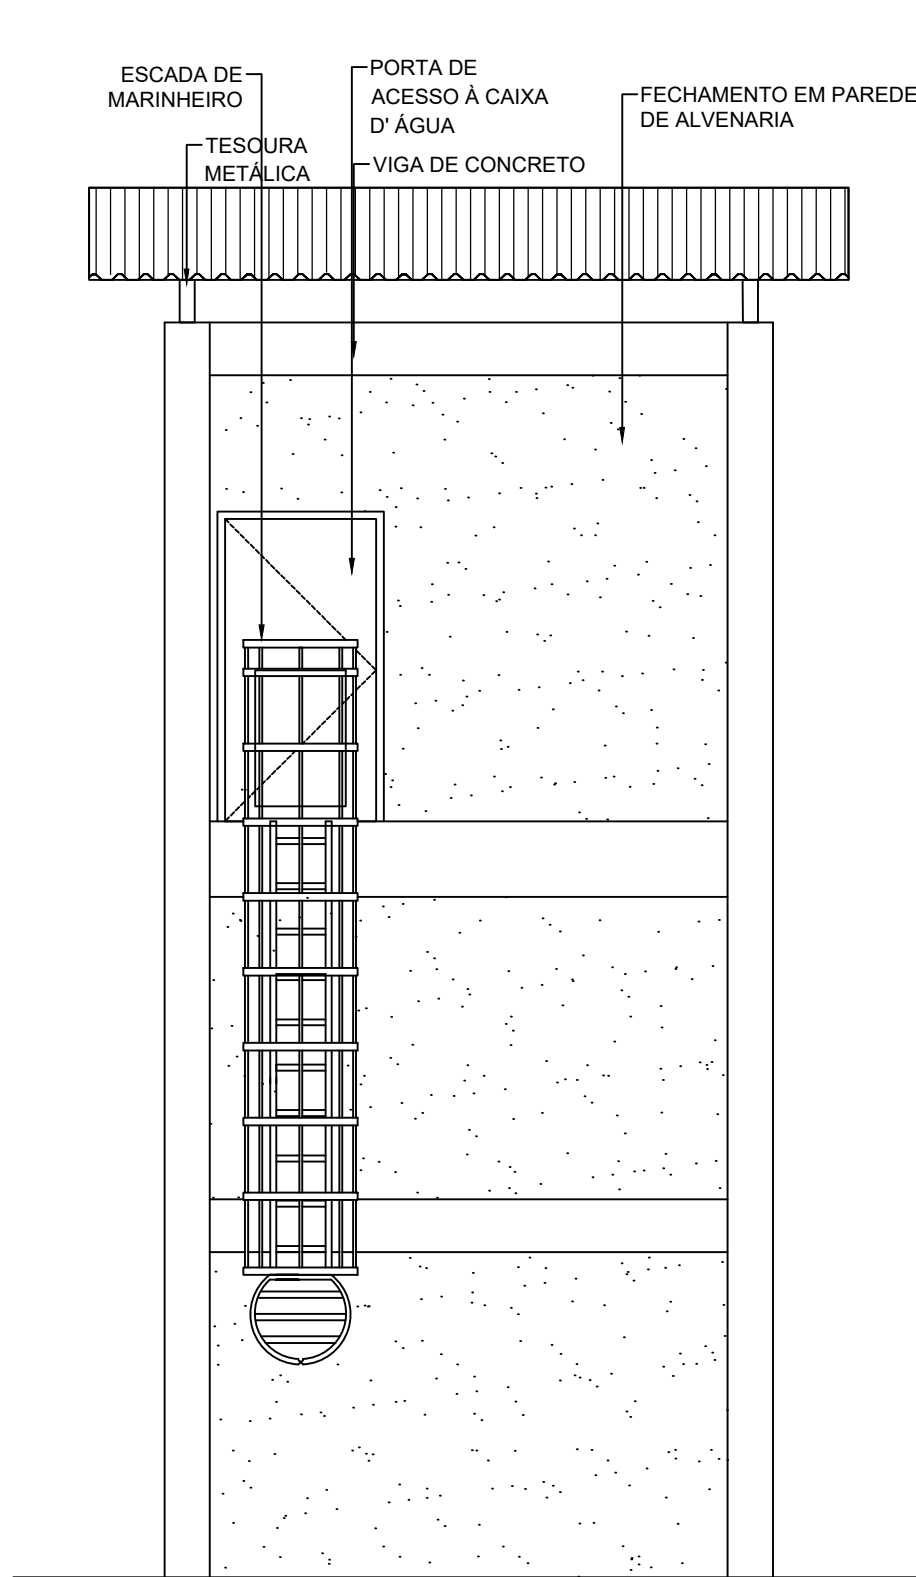

89.7 FACHADA 1 - CAIXA D' ÁGUA
ESCALA : 1/50

HISTÓRICO		
ALTERAÇÃO	REVISÃO	DATA
1.		
2.		
3.		
4.		
5.		

ARQUITETO(A):	ENGENHEIRO(A) RESPONSÁVEL:	PROPRIETÁRIO:
---------------	----------------------------	---------------

	GOVERNO DO ESTADO DO PIAUÍ	
	SEDUC - SECRETARIA DE ESTADO DA EDUCAÇÃO UNIDADE ESCOLAR DESEMBARGADOR HÉLI SOBRAL	
DEPARTAMENTO: UNIDADE DE GESTÃO DA REDE FÍSICA	DESENHO: PE	
TÍTULO DO PROJETO: PROJETO DE REFORMA E AMPLIAÇÃO	PRANCHA: 07/12	
ENDEREÇO DO SERVIÇO: RUA JORNALISTA JOSÍPIO LUSTOSA, S/N, MOCAMBINHO	ESCALA: 1/50	
TÍTULO DO DESENHO: DETALHAMENTO DE CAIXA DE ÁGUA	REVISÃO: REVISÃO 00	
MUNICÍPIO: TERESINA- PI	ZONA: URBANA	DATA: OUTUBRO / 2021
DESENHO: ANDRÉ LIMA	FASE: PROJETO EXECUTIVO	REVISÃO: REVISÃO 00