




DETALHAMENTO BANHEIRO

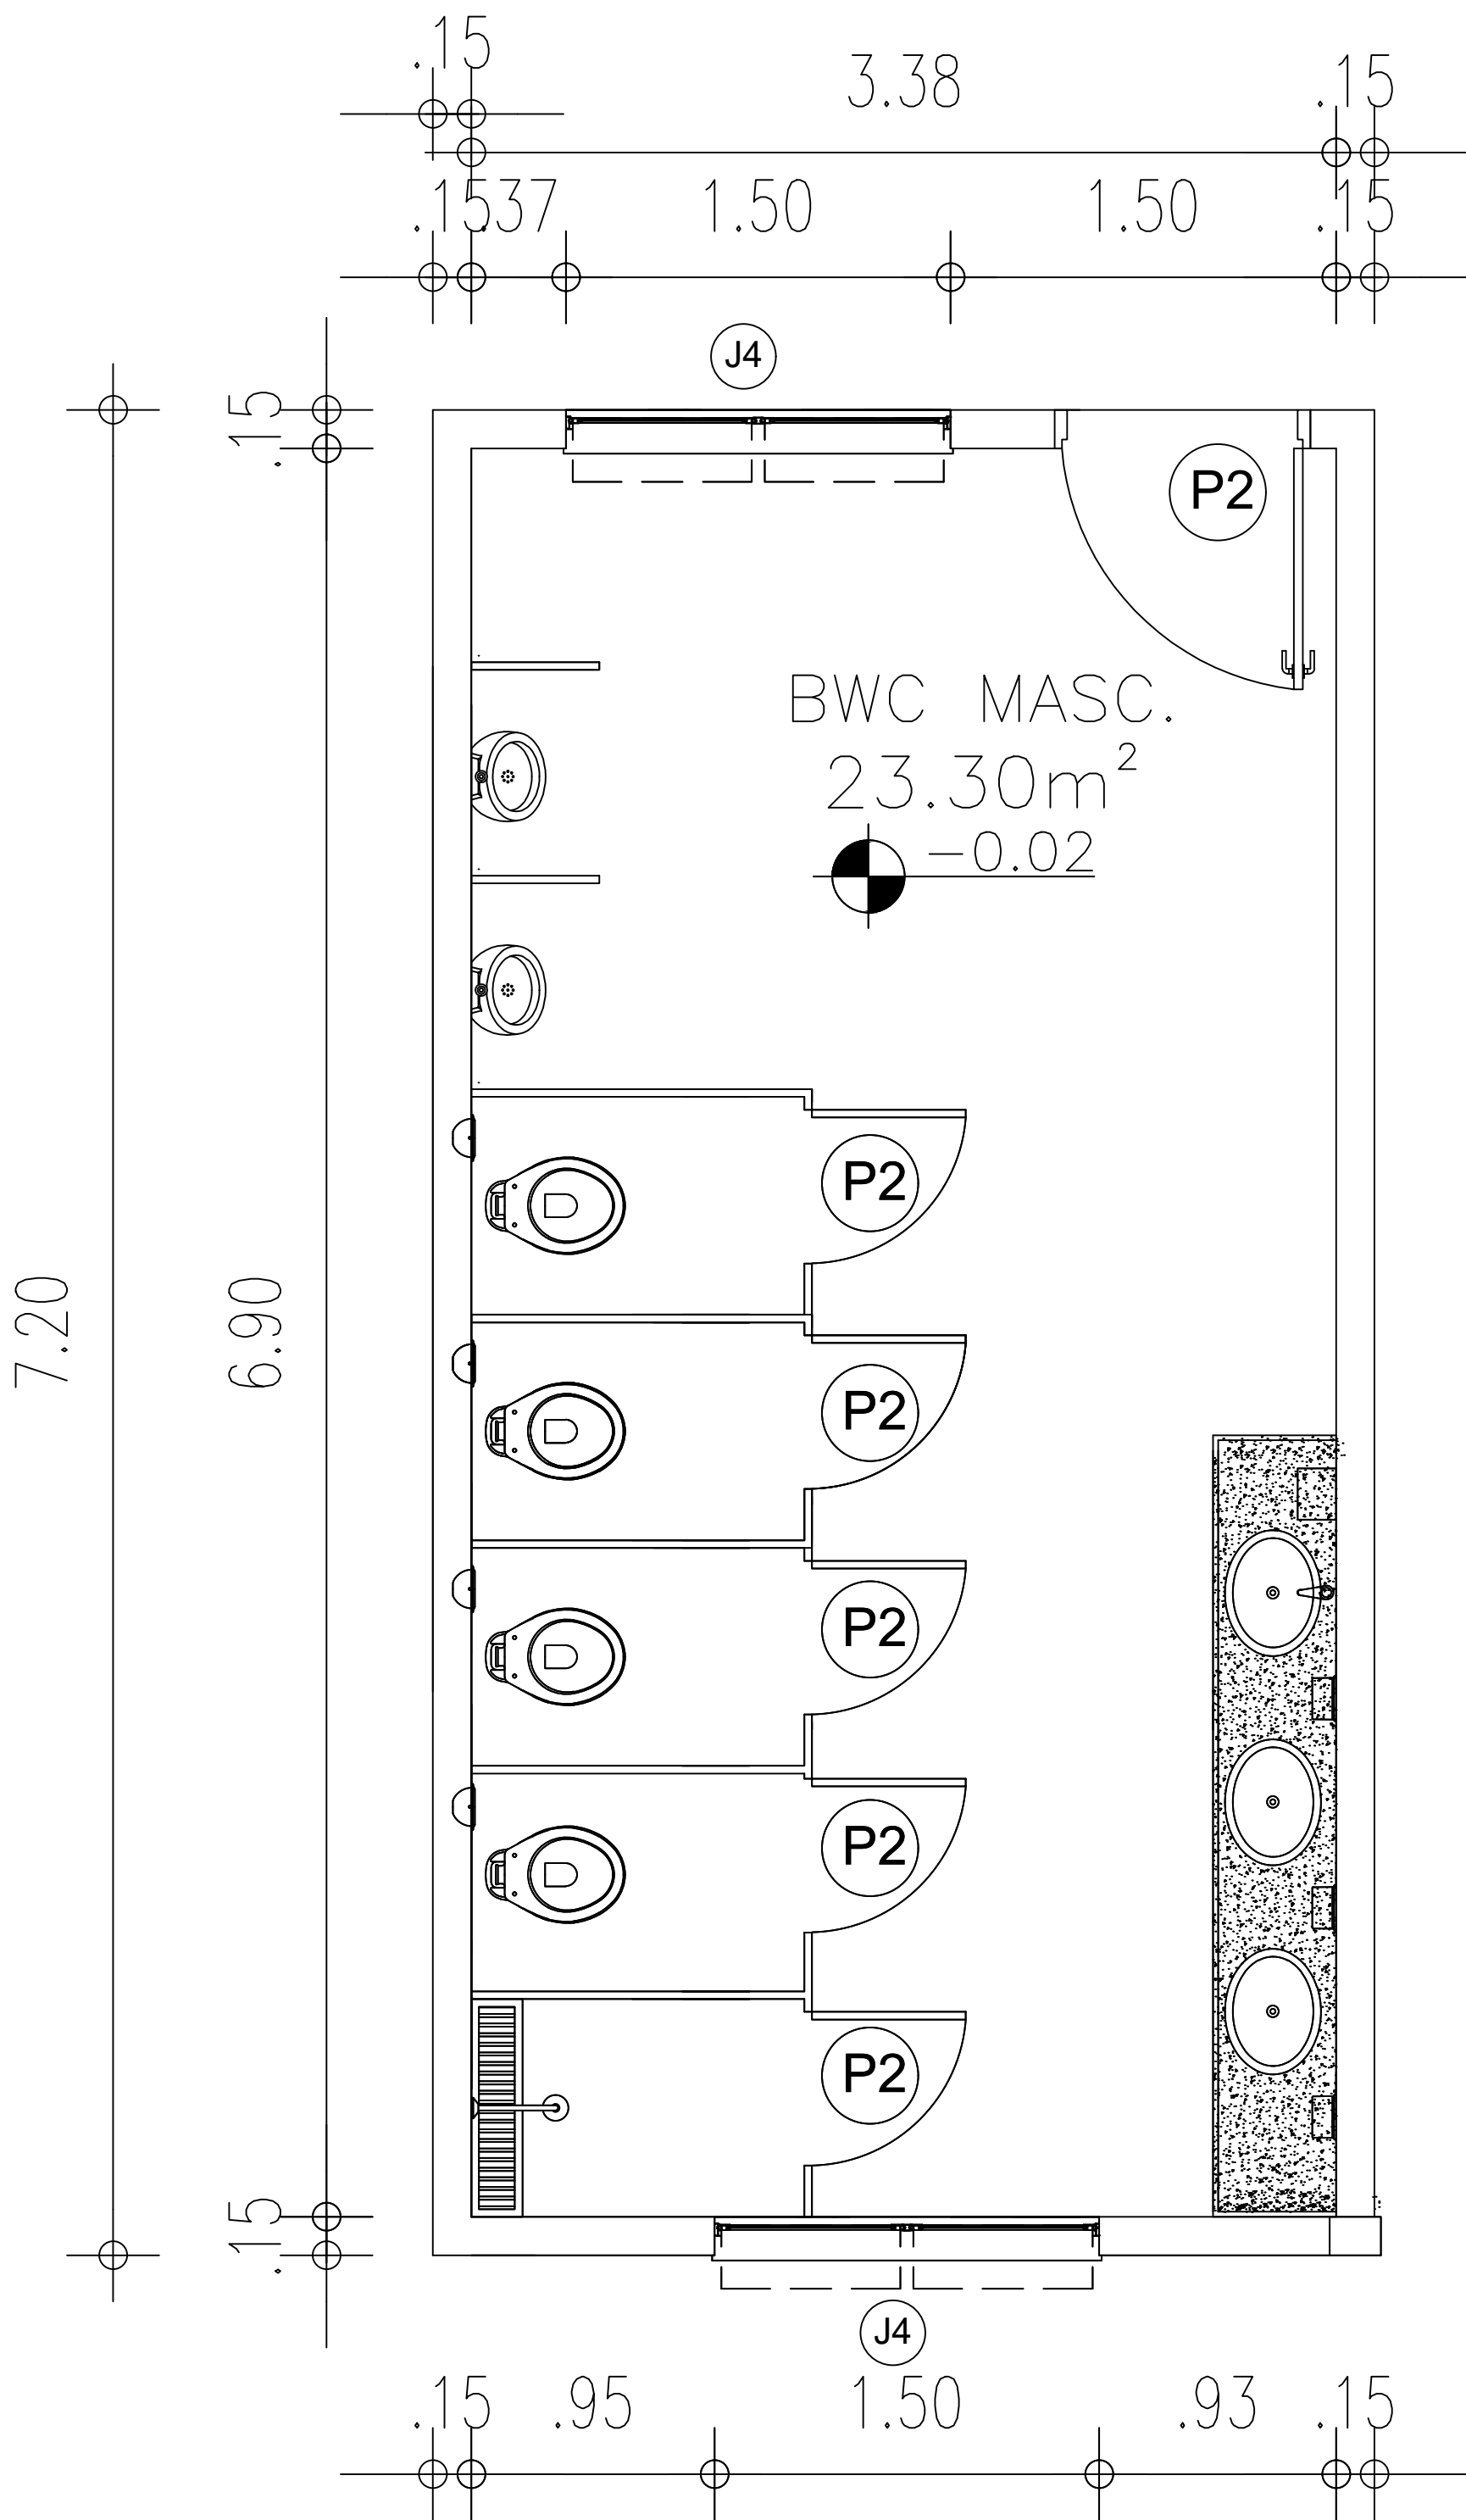


00 PLANTA BAIXA  
ESCALA: 1/25

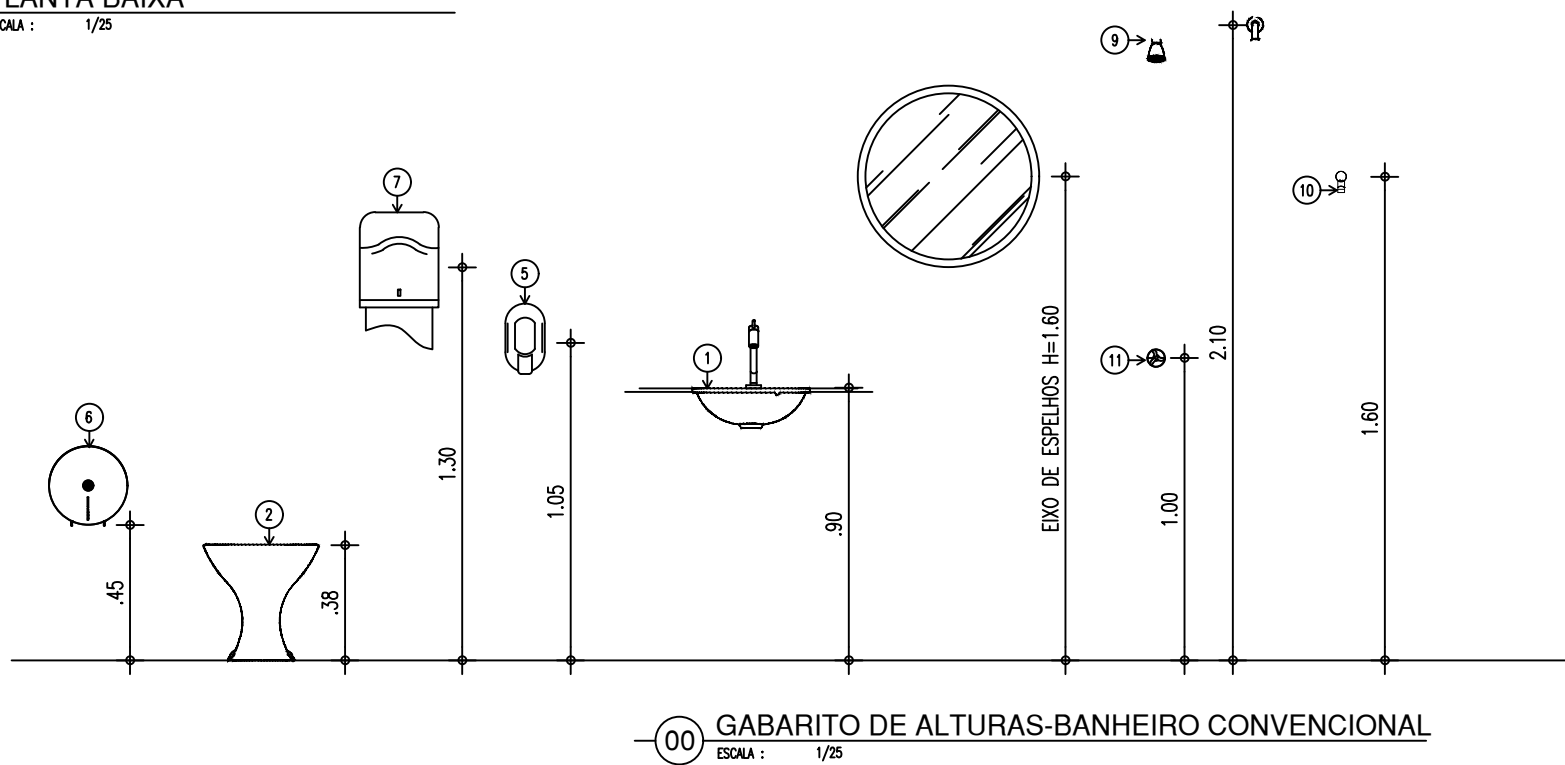


00 GABARITO DE ALTURAS-BANHEIRO CONVENCIONAL  
ESCALA: 1/25

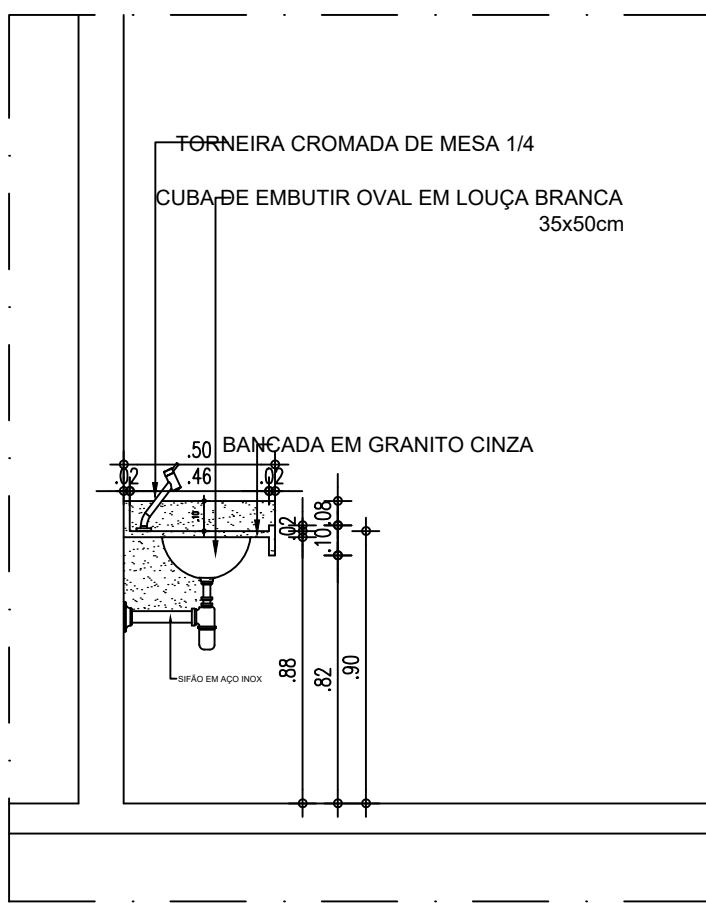


00 CORTE C1  
ESCALA: 1/25

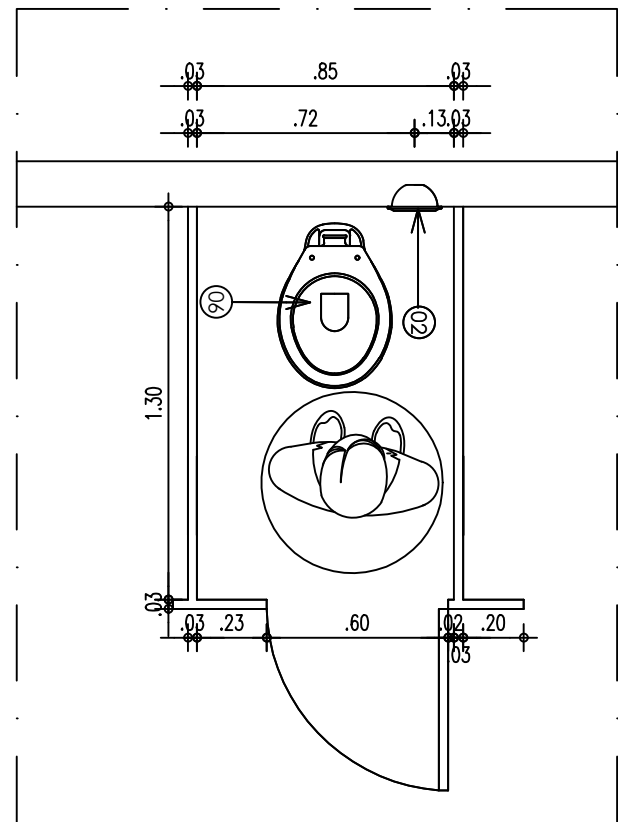

00 PLANTA BAIXA - BOX SANITÁRIO 01  
ESCALA: 1/25

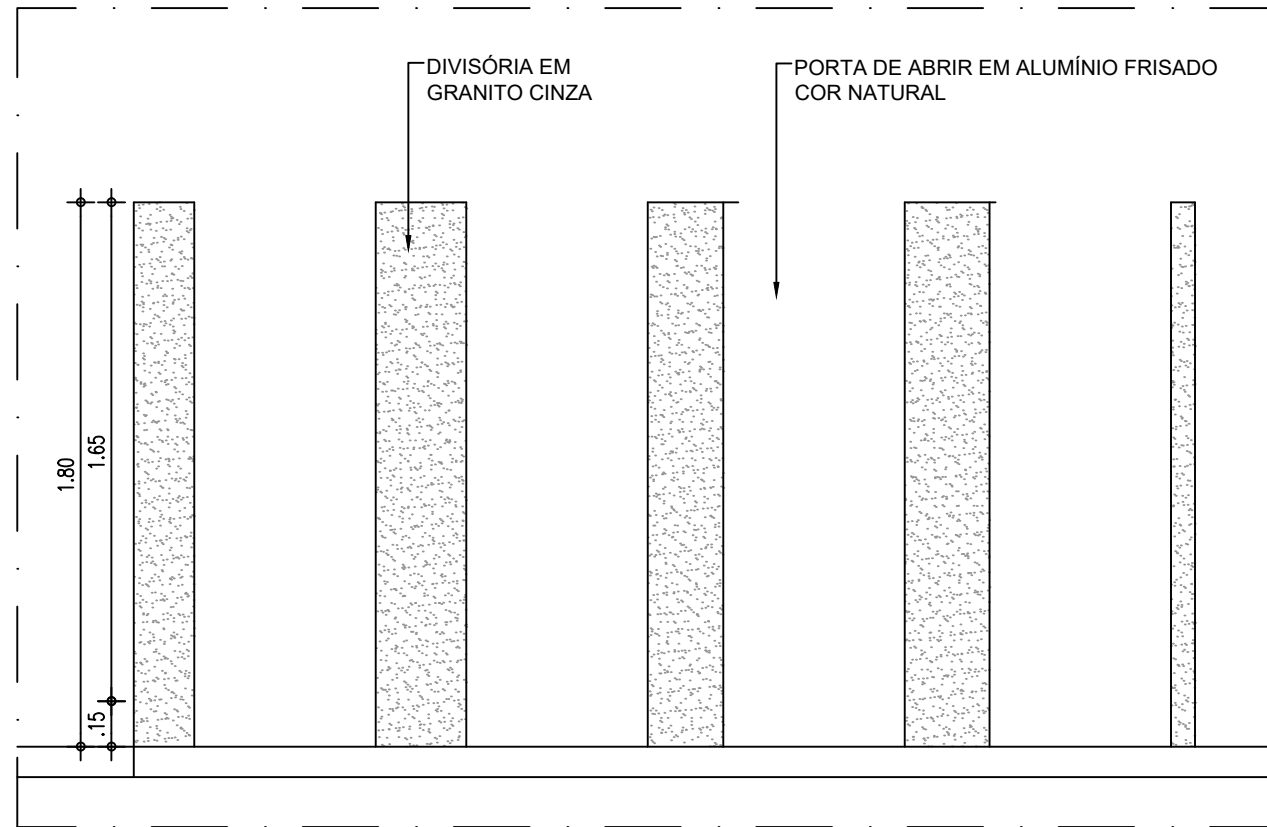

00 VISTA 1  
ESCALA: 1/25

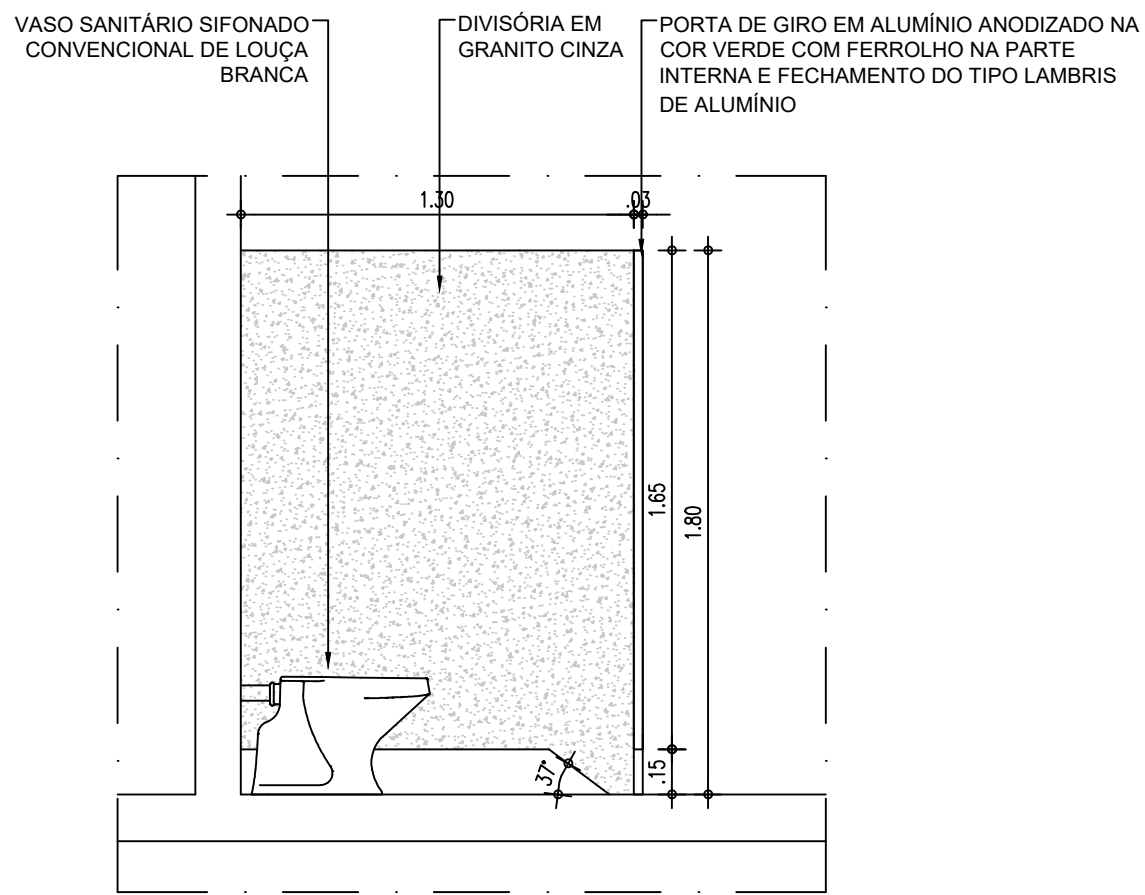


00 DETALHE-BOX SANITÁRIO 01  
ESCALA: 1/25

LEGENDA – ACESSÓRIOS DE BANHEIROS

01	CUBA DE EMBUTIR OVAL EM LOUÇA BRANCA, 35 X 50CM OU EQUIVALENTE
02	VASO SANITARIO SIFONADO CONVENCIONAL COM LOUÇA BRANCA
03	ASSENTO SANITÁRIO CONVENCIONAL
04	MICTÓRIO SIFONADO LOUÇA BRANCA PADRÃO MÉDIO
05	SABONETEIRA PLASTICA TIPO DISPENSER PARA SABONETE LIQUIDO COM RESERVATÓRIO 800 A 1500ml
06	DISPENSER PLASTICO PARA PAPEL HIGIÊNICO
07	DISPENSER PLASTICO PARA PAPEL TOALHA
08	TORNEIRA CROMADA DE MESA 1/4
09	CHUVEIRO TRADICIONAL
10	CABIDE CROMADO
11	ACABAMENTO PARA REGISTRO BASE 3/4"
12	RALO SIFONADO CROMADO COM FECHO
13	SIFÃO DO TIPO GARRAFA EM METAL CROMADO 1x1.1/2

DETALHAMENTO PCD

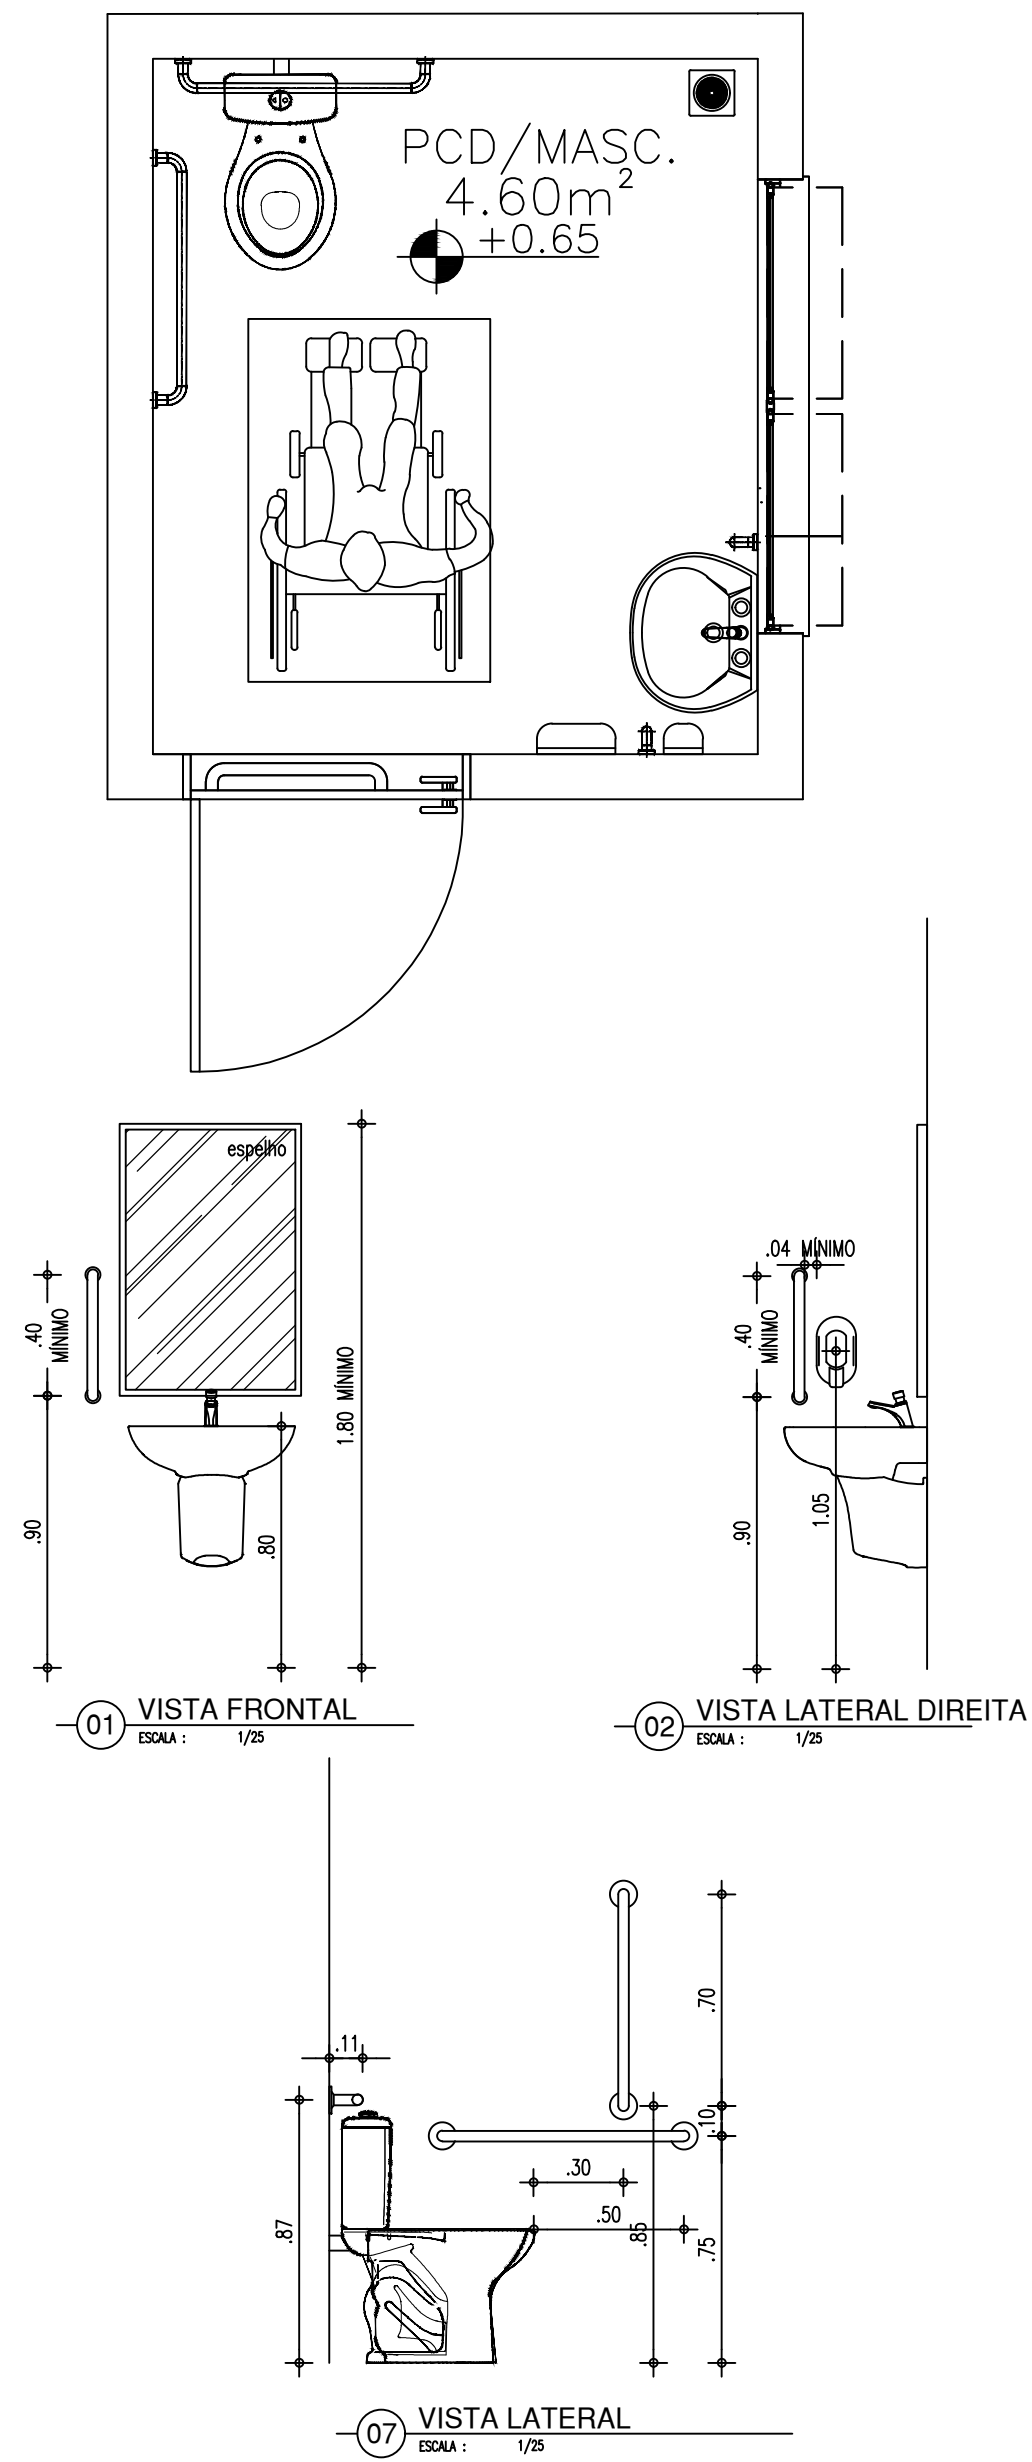

HISTÓRICO		
ALTERAÇÃO	REVISÃO	DATA
1.		
2.		
3.		
4.		
5.		

ARQUITETO(A):	ENGENHEIRO(A) RESPONSÁVEL:	PROPRIETÁRIO:
---------------	----------------------------	---------------

	GOVERNO DO ESTADO DO PIAUÍ	
	SEDUC - SECRETARIA DE ESTADO DA EDUCAÇÃO UNIDADE ESCOLAR DESEMBARGADOR HÉLI SOBRAL	
DEPARTAMENTO: UNIDADE DE GESTÃO DA REDE FÍSICA	DESENHO: PE	
TÍTULO DO PROJETO: PROJETO DE REFORMA E AMPLIAÇÃO	PRANCHA: 09/12	
ENDEREÇO DO SERVIÇO: RUA JORNALISTA JOSÍPIO LUSTOSA, S/N, MOCAMBINHO.	MUNICÍPIO: TERESINA- PI	
TÍTULO DO DESENHO: DETALHAMENTO DE BANHEIRO	ZONA: URBANA	
DESENHO: ANDRÉ LIMA	FASE: PROJETO EXECUTIVO	ESCALA: 1/25
DATA: OUTUBRO/ 2021	REVISÃO: REVISÃO 00	