



DET - PLANTA BAIXA LABORATÓRIOS

ESC: 1 : 50

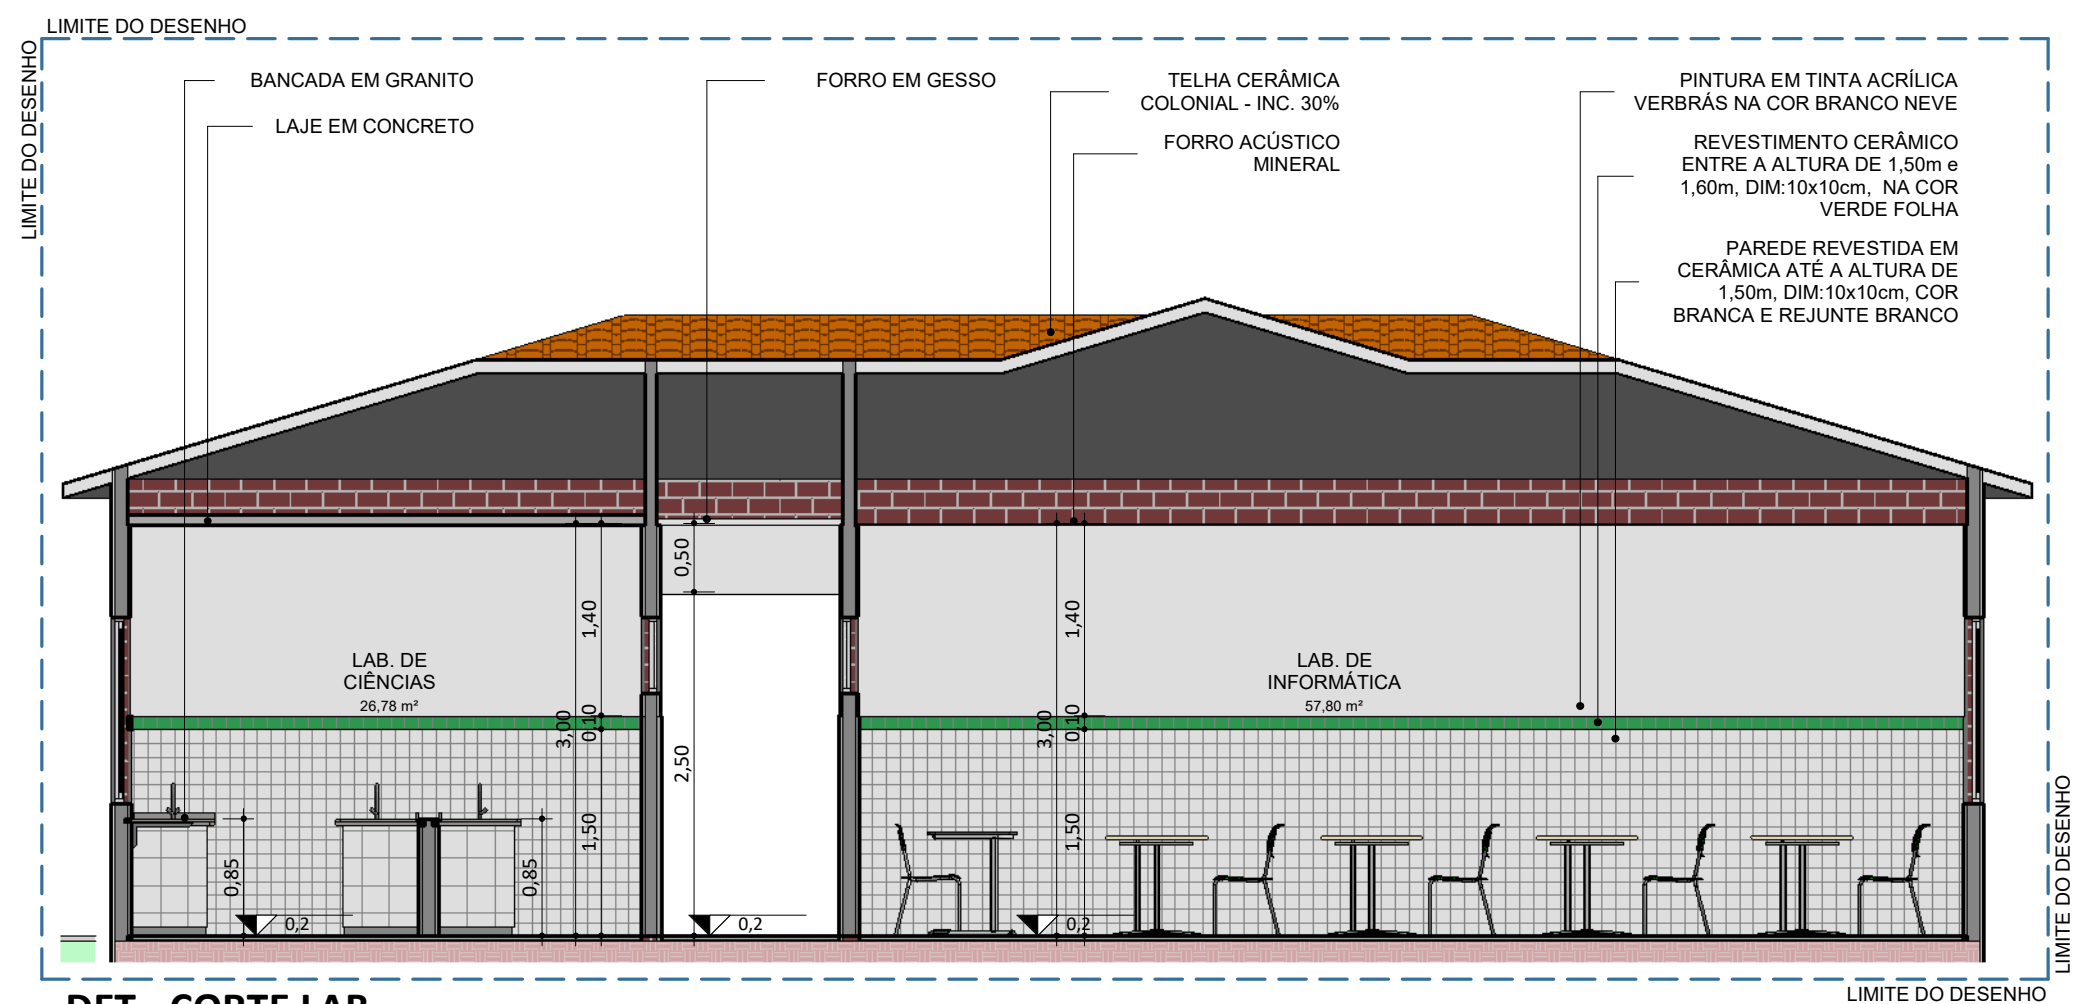


DET - CORTE LAB.

ESC: 1 : 50

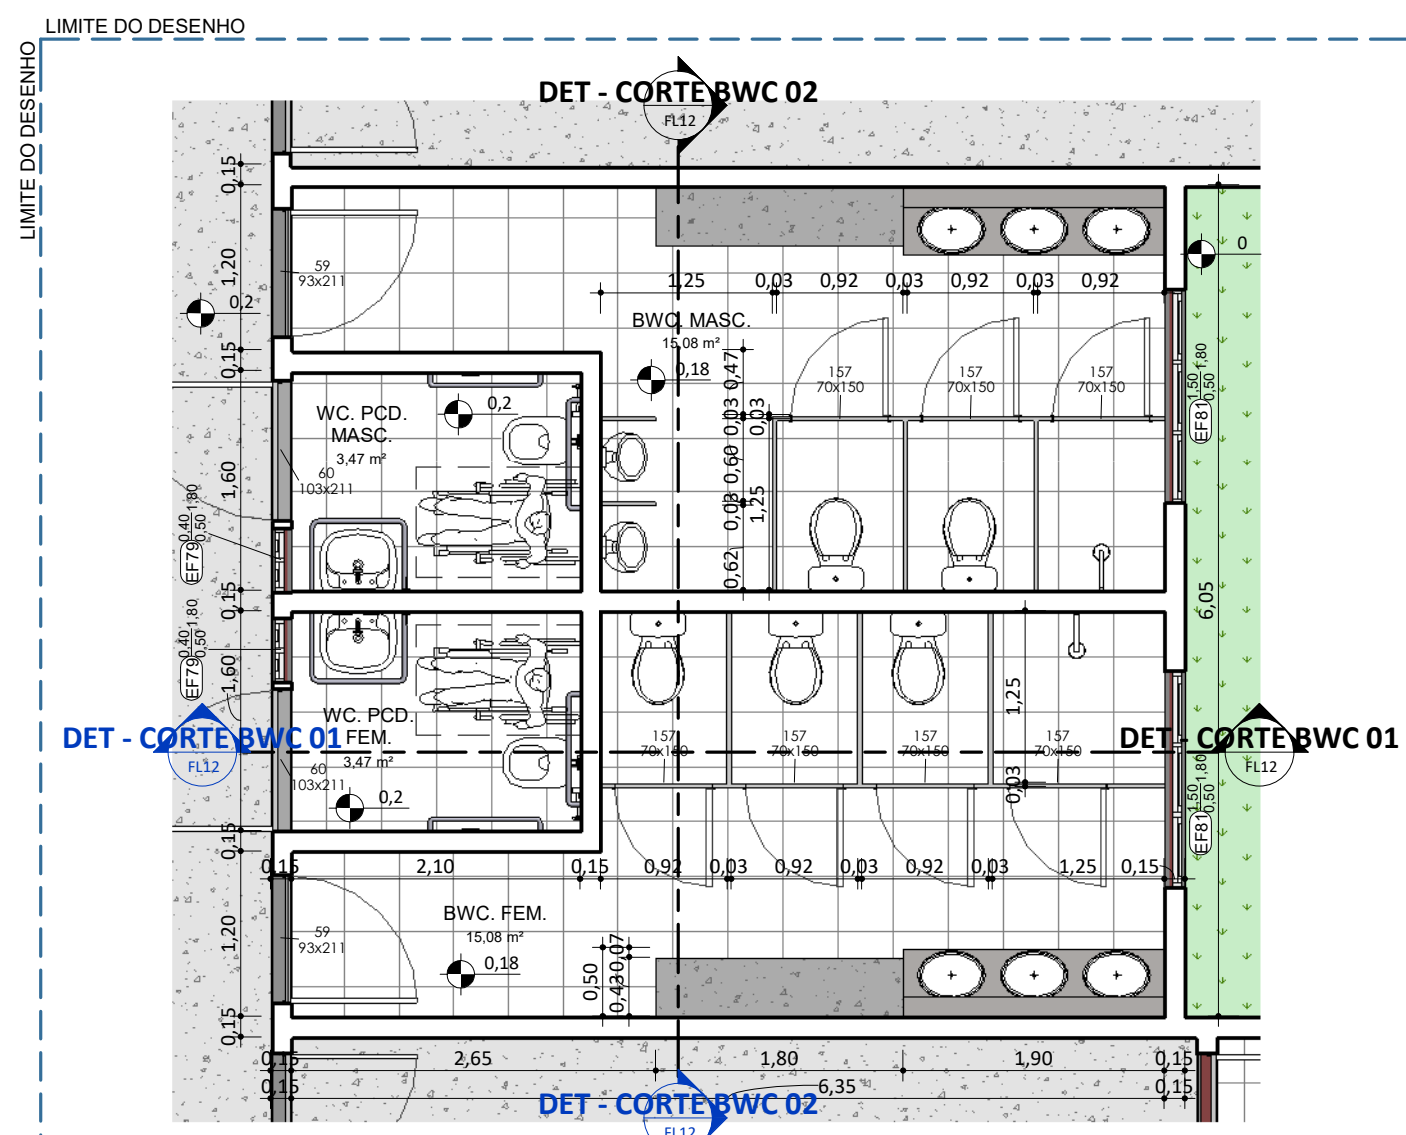


DET - PLANTA BAIXA BANHEIROS

ESC: 1 : 50

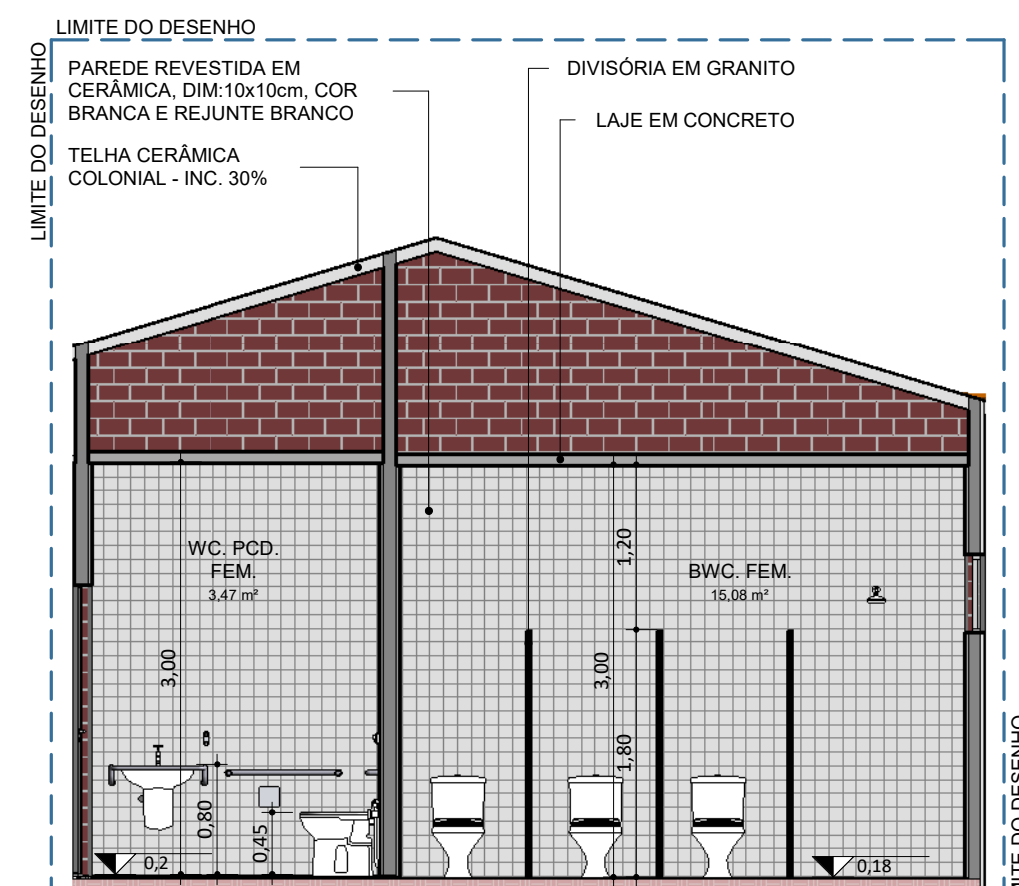


DET - CORTE BWC 01

ESC: 1 : 50

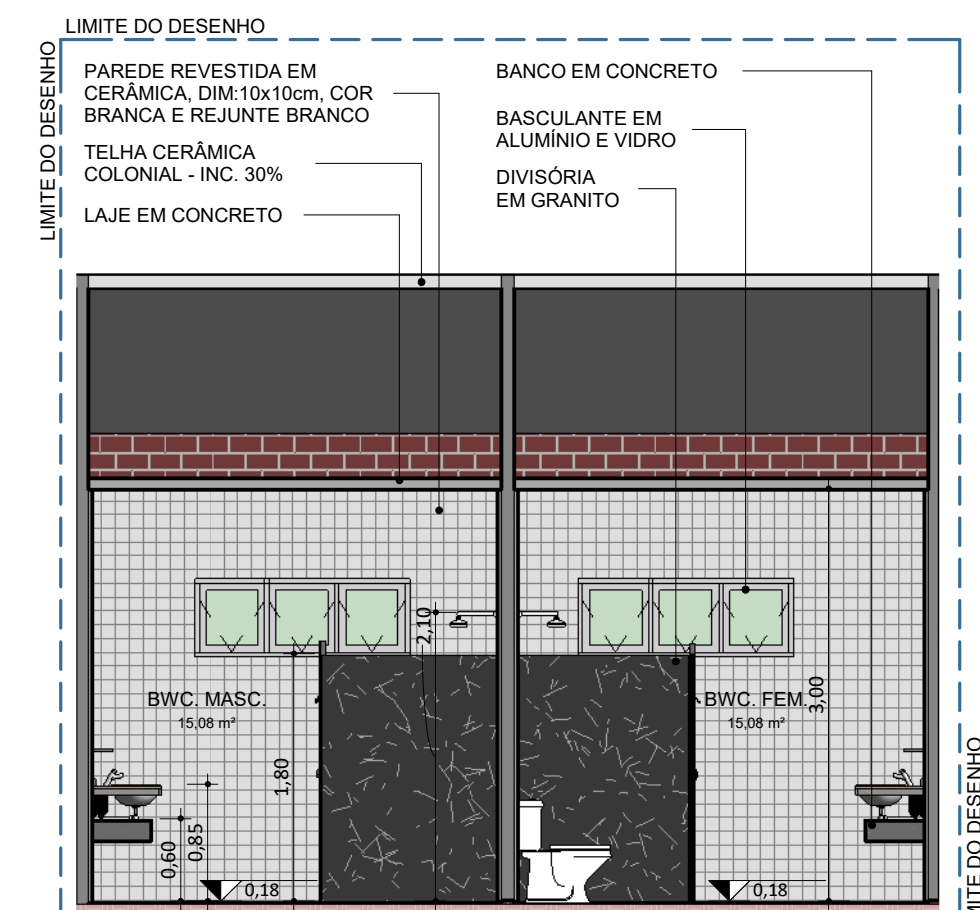


DET - CORTE BWC 02

ESC: 1 : 50

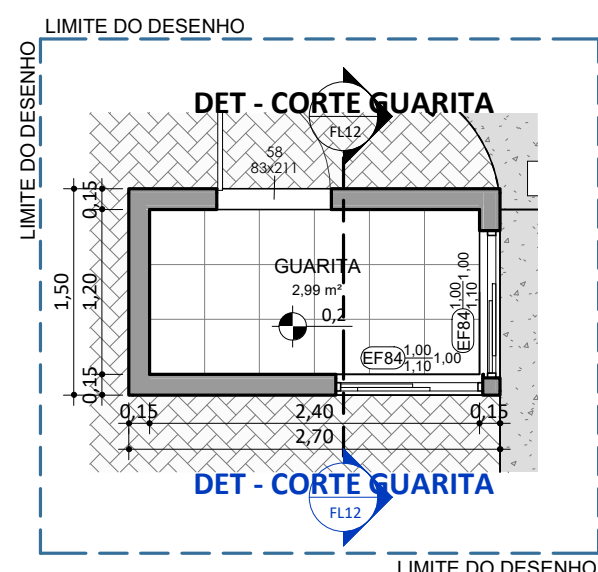


DET - PLANTA BAIXA GUARITA

ESC: 1 : 50

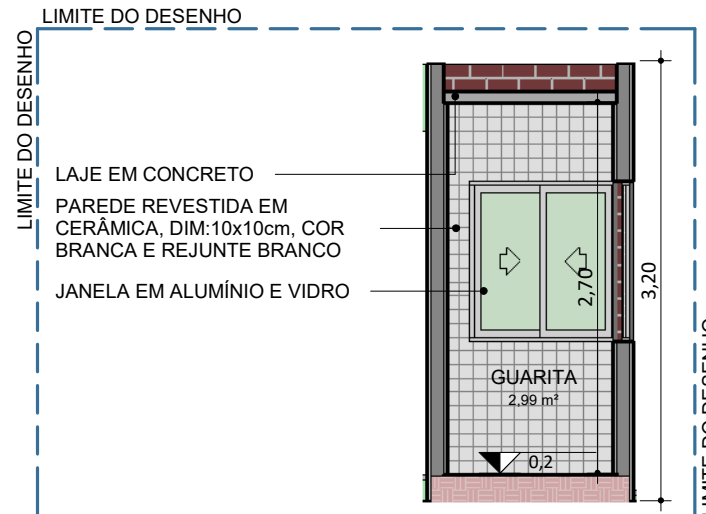

DET - CORTE GUARITA

ESC: 1 : 50

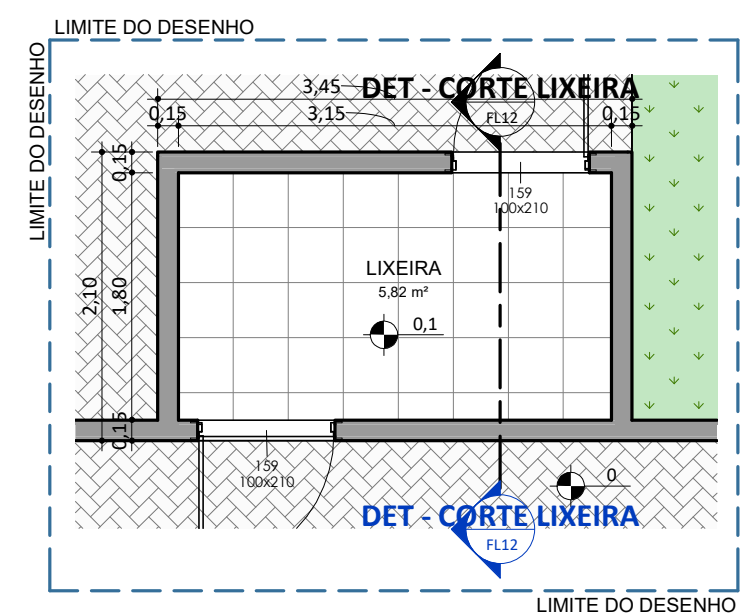



DET - PLANTA BAIXA LIXEIRA

ESC: 1 : 50



DET - CORTE LIXEIRA

ESC: 1 : 50

| | |
|---|--|
|  | <p>PROJETO: UE EXPEDITO CRONENBERGUER DOS REIS</p> |
| <p>PROJETO TIPO: PROJETO DE INFRAESTRUTURA EDUCACIONAL</p> | <p>PROPRIETÁRIO: _____ NOME DO PROPRIETÁRIO CPF.: _____</p> <p>AUTOR DO PROJETO: _____ ARQUITETO / ENGENHEIRO CAU / CREA _____</p> <p>RESPONSÁVEL TÉCNICO: _____ ARQUITETO / ENGENHEIRO CAU / CREA _____</p> |
| <p>APROVAÇÕES:</p> <p> Jorge Chander Lima Sousa Arquiteto e Urbanista CAU 043887-0</p> | <p>OBSERVAÇÕES:</p> |
| <p>COORDENAÇÃO: FADEX - Fundação Cultural e de Fomento à Pesquisa, Ensino, Extensão e Inovação</p> <p>RESPONSÁVEL TÉCNICO: Jorge Lima</p> <p>PROPRIETÁRIO: FADEX</p> <p>ENDEREÇO: Rua Henrique Borges, 923-1023 - Centro, CEP 64300-000. RIBEIRA DO PIAUI-PI</p> <p>DESENHISTA: Lucas Moraes Medeiros</p> <p>BIM MANAGER: Jorge Lima</p> <p>REVISÃO:</p> <p>DATA: 11/06/21</p> <p>ESCALA: 1 : 50</p> <p>FORMATO: A1 (841 x 594)</p> <p>CONTEÚDO: UE EXPEDITO CRONENBERGUER DOS REIS</p> | |