


LIMITE DO DESENHO

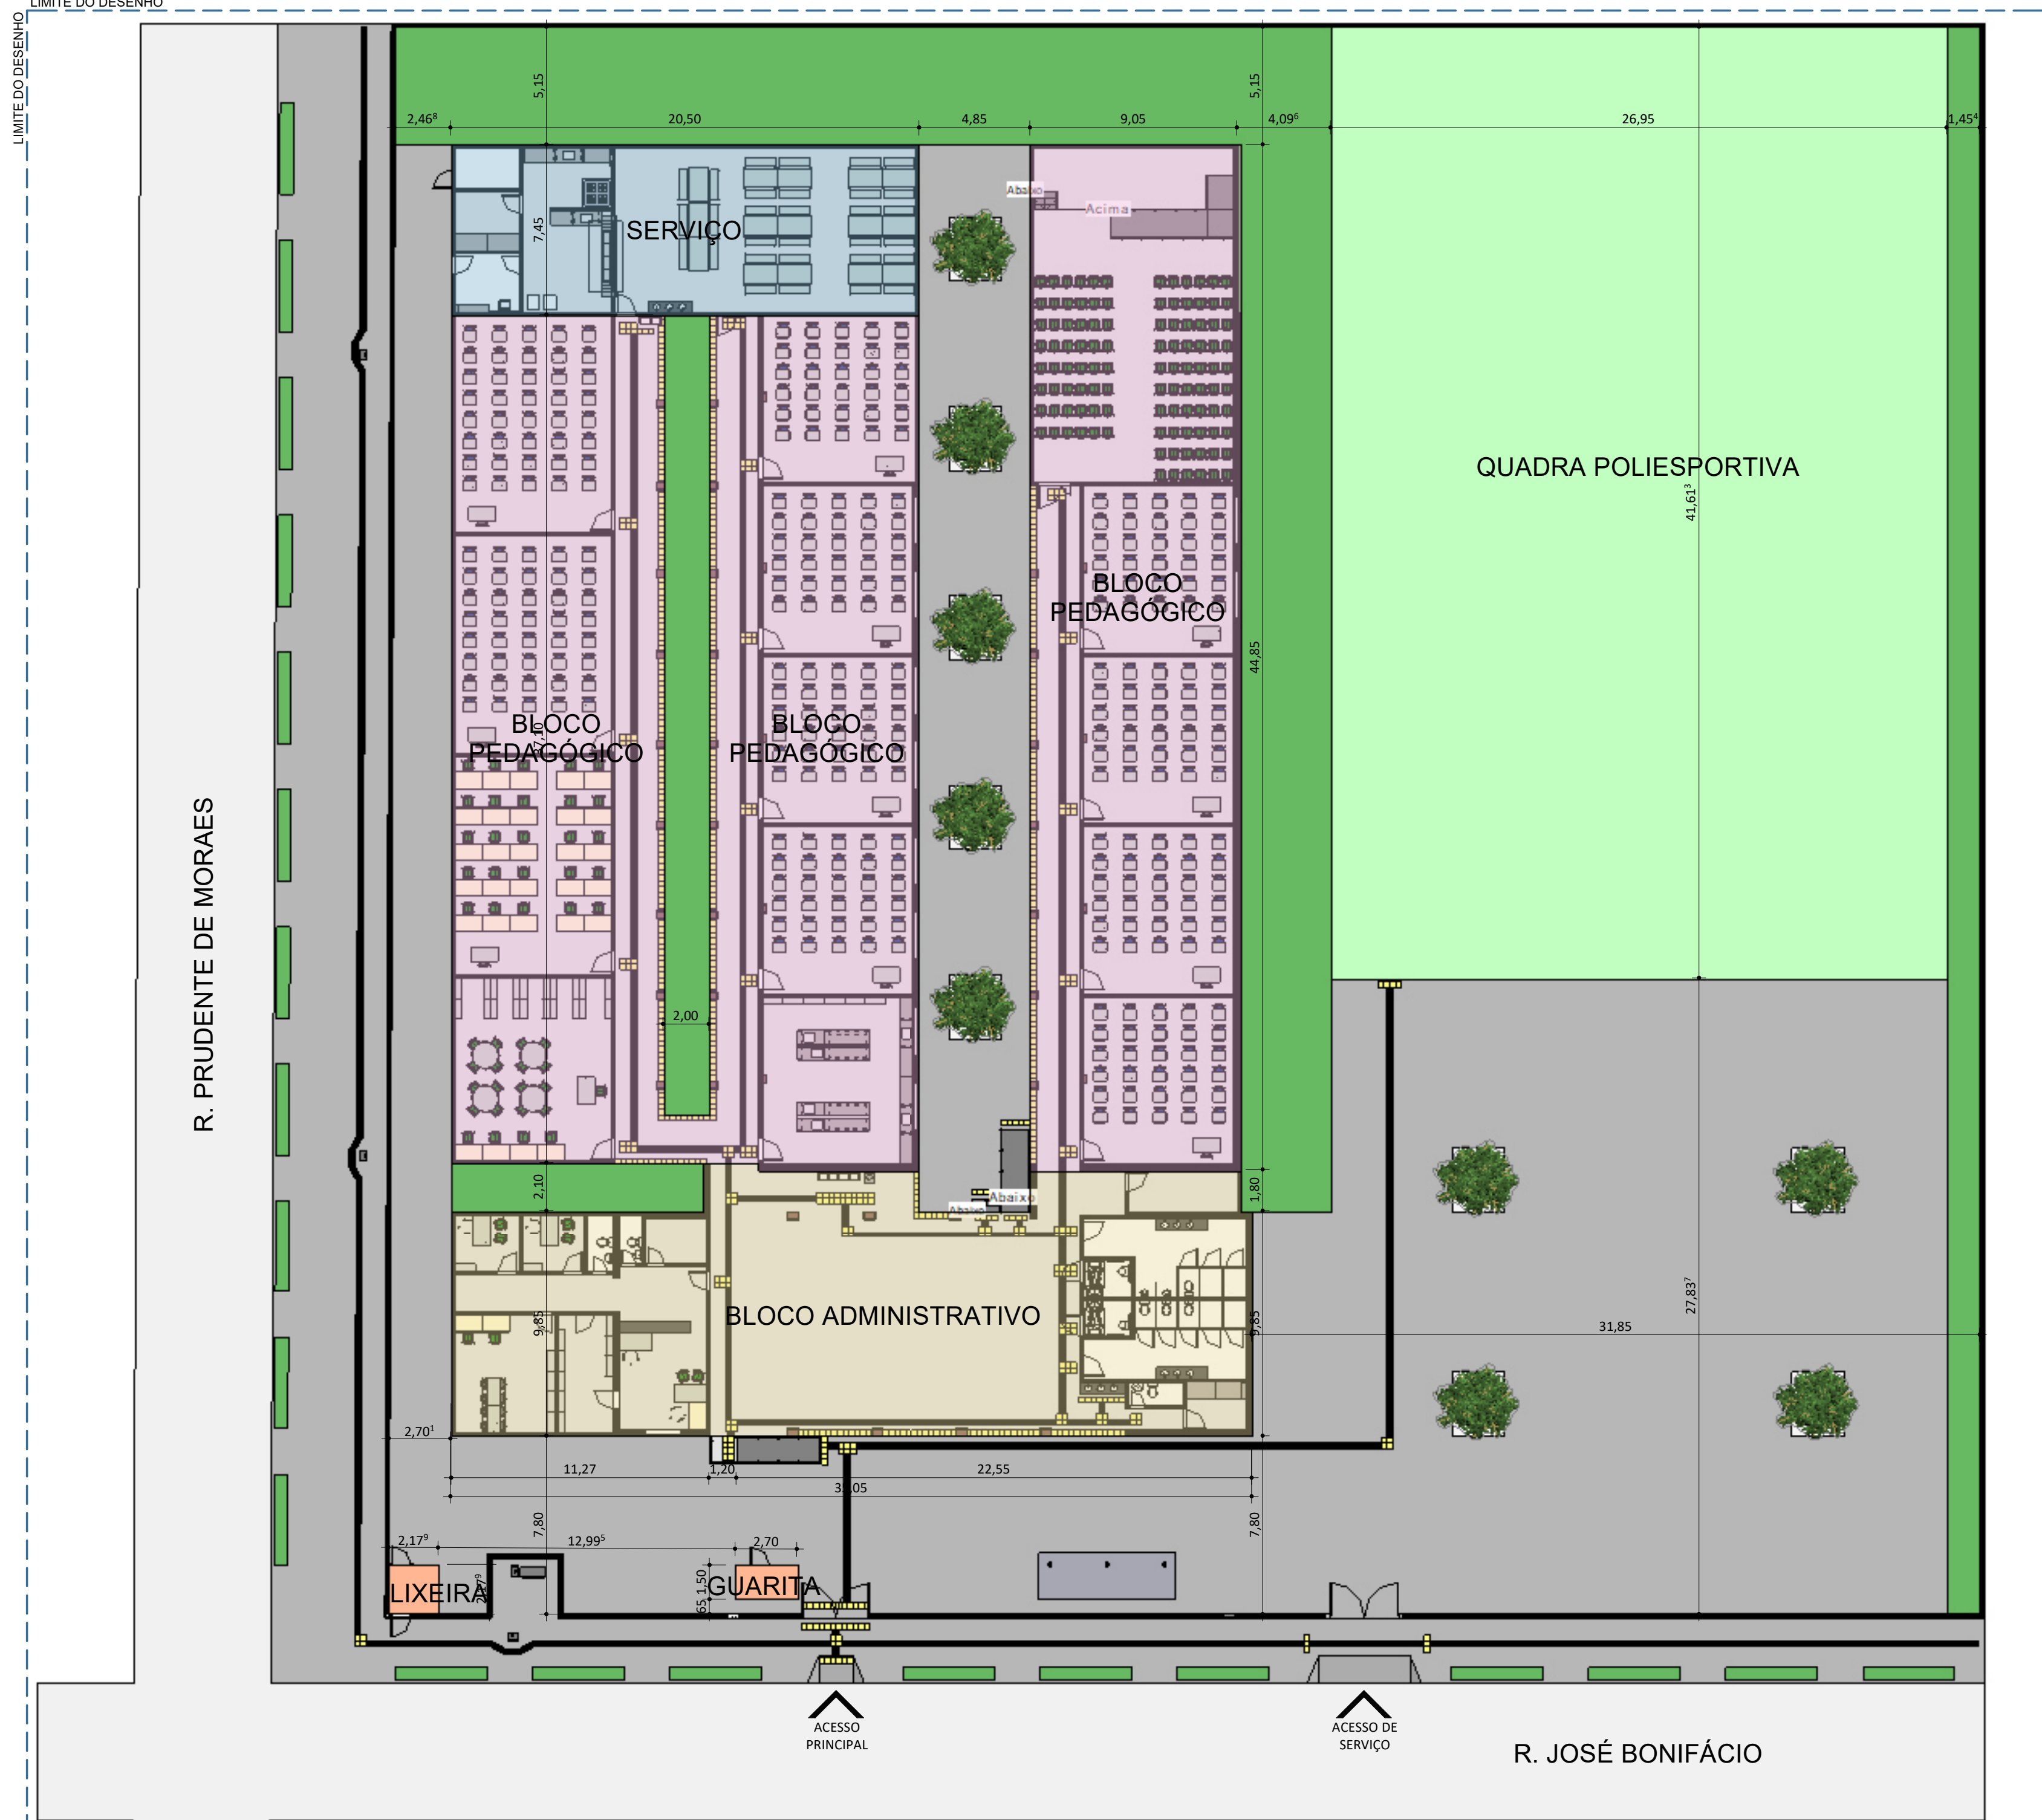

PLANTA DE SITUAÇÃO/LOCAÇÃO

ESC: 1 : 200

LIMITE DO DESENHO



UNIDADE ESCOLAR JOSÉ EUCLIDES DE MIRANDA

Rua José Bonifácio, 992, Bairro São Francisco Souza, CEP: 64215-190 - Parnaíba, PI

Localização: -2.912263, -41.765546

LIMITE DO DESENHO

LIMITE DO DESENHO

LIMITE DO DESENHO

LIMITE DO DESENHO

LEGENDA DAS EDIFICAÇÕES

ITEM	DISCRIMINAÇÃO	ÁREA (m²)
BLOCO ADMINISTRATIVO	PÁTIO COBERTO, DIRETORIA, SECRETARIA, SALA DOS PROFESSORES, COORDENAÇÃO, ALMOXARIFADO, BANHEIROS, DEPÓSITOS, GUARITA E LIXEIRA	347,37 m²
BLOCO PEDAGÓGICO	08 SALAS DE AULA, LABORATÓRIO DE INFORMÁTICA, LABORATÓRIO DE CIÊNCIAS, BIBLIOTECA, SALA DE MEDIAÇÃO TECNOLÓGICA, SALA INTEGRAL E AUDITÓRIO	811,91 m²
BLOCO DE SERVIÇOS	CANTINA, CASA DO GÁS, ÁREA DE SERVIÇO, COZINHA, DESPENSA E REFEITÓRIO	141,04 m²
QUADRA PADRÃO FDE	QUADRA POLIESPORTIVA E VESTIÁRIOS	724,00 m²

QUADRO DE ÁREAS

DESCRIÇÃO	ÁREA (m²)
ÁREA DO TERRENO	4.867,85 m²
ÁREA TOTAL CONSTRUÍDA	2.768,37 m²
ÍNDICES	
TAXA DE OCUPAÇÃO	56,9 %
ÍNDICE DE APROVEITAMENTO	0,57

REV.: | REV. DATA: | ELABORADO: | VERIFICADO: | MOTIVO DA EMISSÃO:



PROJETO: UNID ESC JOSE EUCLIDES DE MIRANDA

PROJETO TIPO: PROJETO DE INFRAESTRUTURA EDUCACIONAL

PROPRIETÁRIO: _____
NOME DO PROPRIETÁRIO
CPF.: _____

AUTOR DO PROJETO: _____
ARQUITETO / ENGENHEIRO
CAU / CREA

RESPONSÁVEL TÉCNICO: _____
ARQUITETO / ENGENHEIRO
CAU / CREA

APROVAÇÕES:

OBSERVAÇÕES:
Projeto Executivo

COORDENAÇÃO:
FADEX - Fundação Cultural e de Fomento à Pesquisa, Ensino, Extensão e Inovação

RESPONSÁVEL TÉCNICO:
Jorge Lima

PROPRIETÁRIO:
FADEX

ENDEREÇO:
Rua José Bonifácio, 992, Bairro São Francisco Souza, CEP: 64215-190 - Parnaíba, PI
LAT -291.217
LONG -417.654

BIM MANAGER:
Jorge Lima

DESENHISTA:
Lucas Moraes Medeiros



REVISÃO:

DATA:
20/04/21

ESCALA:
1 : 200

FORMATO:
A1 (841 x 594)

CONTEÚDO:
UNID ESC JOSE EUCLIDES DE MIRANDA

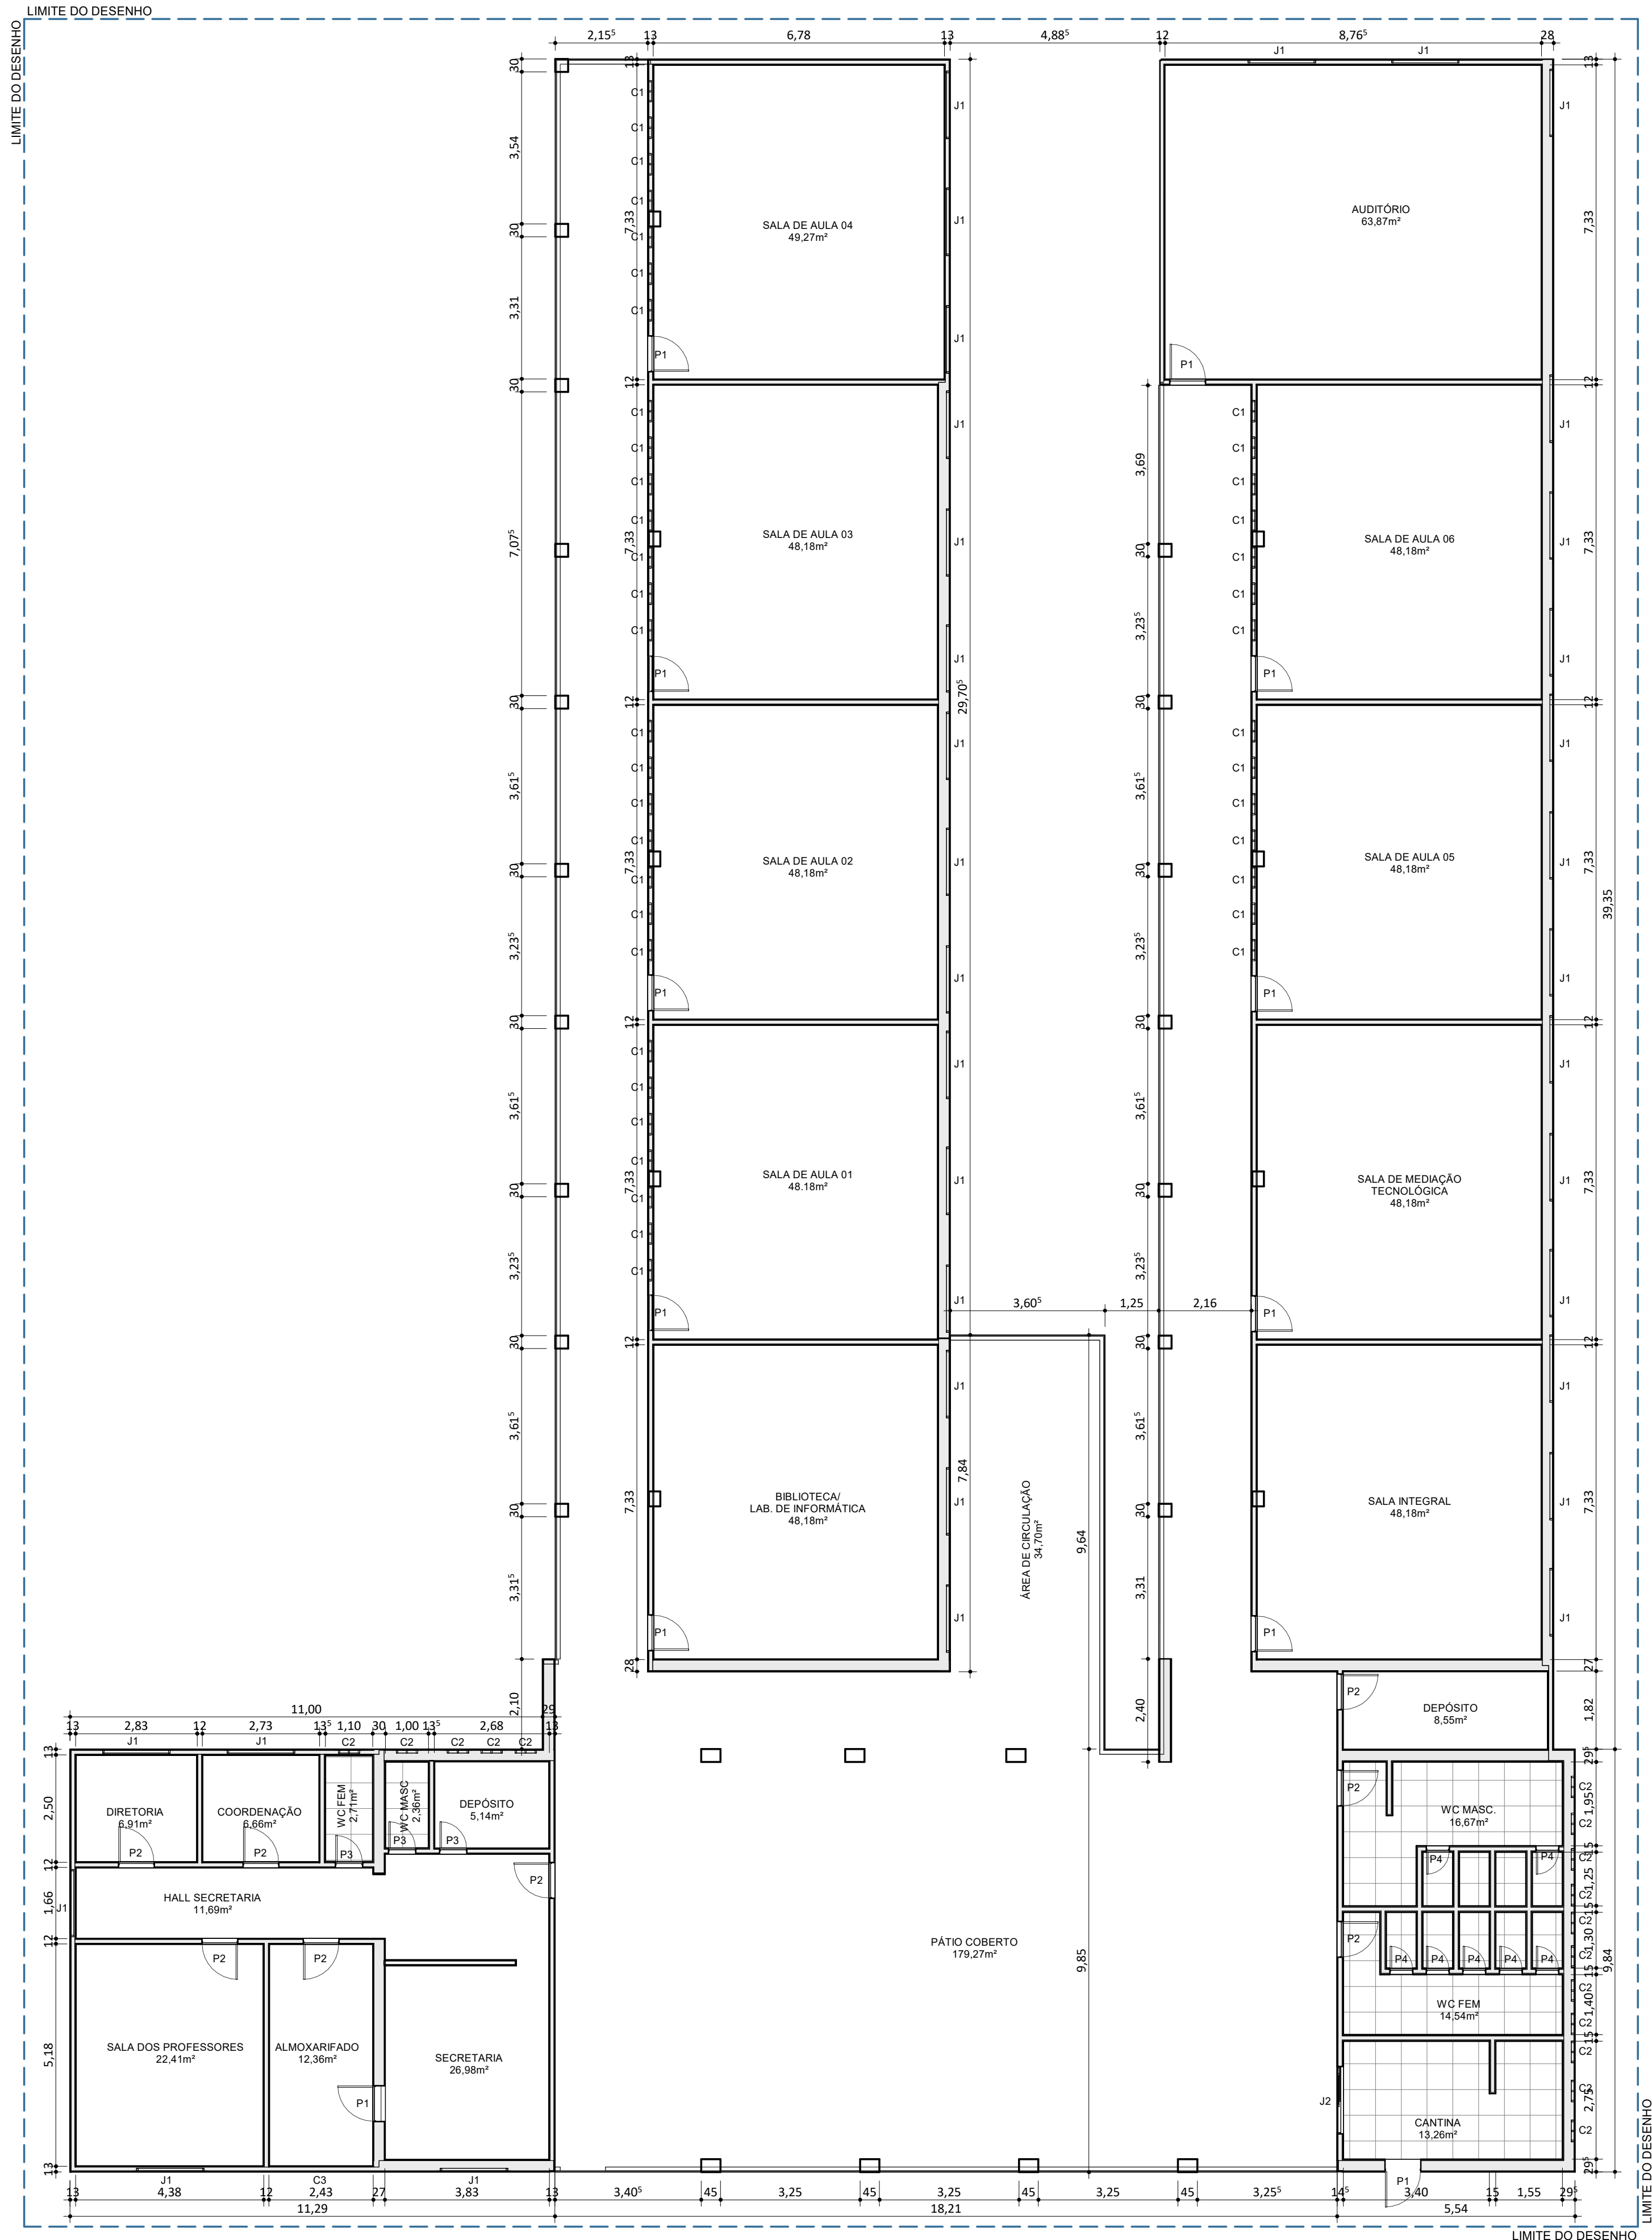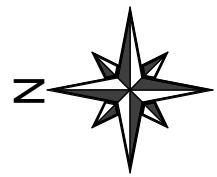

PLANTA BAIXA DO LEVANTAMENTO

ESC: 1 : 100

QUADRO DE ÁREAS	
DESCRIÇÃO	ÁREA (m²)
ÁREA DO TERRENO	4.887,85 m²
ÁREA TOTAL CONSTRUÍDA	1.628,25 m²
ÁREA DE PISO	1540,62 m²
ÁREA DE COBERTURA	1.109,75 m²

QUADRO DE ESQUADRIAS		
NOME	DIMENSÕES	QUANT.
P1	0,80 x 2,50 c/ BANDEIRA	12
P2	0,70 x 2,10	08
P3	0,60 x 2,10	03
P4	0,50 x 1,50	07
J1	1,50 x 1,50 / 1,00	35
J2	1,60 x 1,00 / 1,00	01
C1	0,50 x 1,50	42
C2	0,50 x 0,50	16
C3	1,70 x 0,30	01

REV.: REV. DATA: ELABORADO: VERIFICADO: MOTIVO DA EMISSÃO:



PROJETO: UNID ESC JOSE EUCLIDES DE MIRANDA

PROJETO TIPO: PROJETO DE INFRAESTRUTURA EDUCACIONAL

PROPRIETÁRIO: _____
NOME DO PROPRIETÁRIO
CPF.: _____

AUTOR DO PROJETO: _____
ARQUITETO / ENGENHEIRO
CAU / CREA _____

RESPONSÁVEL TÉCNICO: _____
ARQUITETO / ENGENHEIRO
CAU / CREA _____
Jorge Chander Lima Sousa
Arquiteto e Urbanista
CAU 0344807-0

APROVAÇÕES:

OBSERVAÇÕES:
Projeto Executivo

COORDENAÇÃO:
FADEX - Fundação Cultural e de Fomento à Pesquisa, Ensino, Extensão e Inovação

RESPONSÁVEL TÉCNICO:
Jorge Lima

PROPRIETÁRIO:
FADEX

ENDEREÇO:
Rua José Bonifácio, 992, Bairro São Francisco Souza, CEP: 64215-190 - Parnaíba, PI
LAT -291.217
LONG -417.654

BIM MANAGER:
Jorge Lima

DESENHISTA:
Lucas Moraes Medeiros


REVISÃO:

DATA:
20/04/21


ESCALA:
1 : 100

FORMATO:
A1 (841 x 594)

CONTEÚDO:
UNID ESC JOSE EUCLIDES DE MIRANDA
PLANTA BAIXA DO LEVANTAMENTO

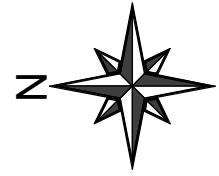

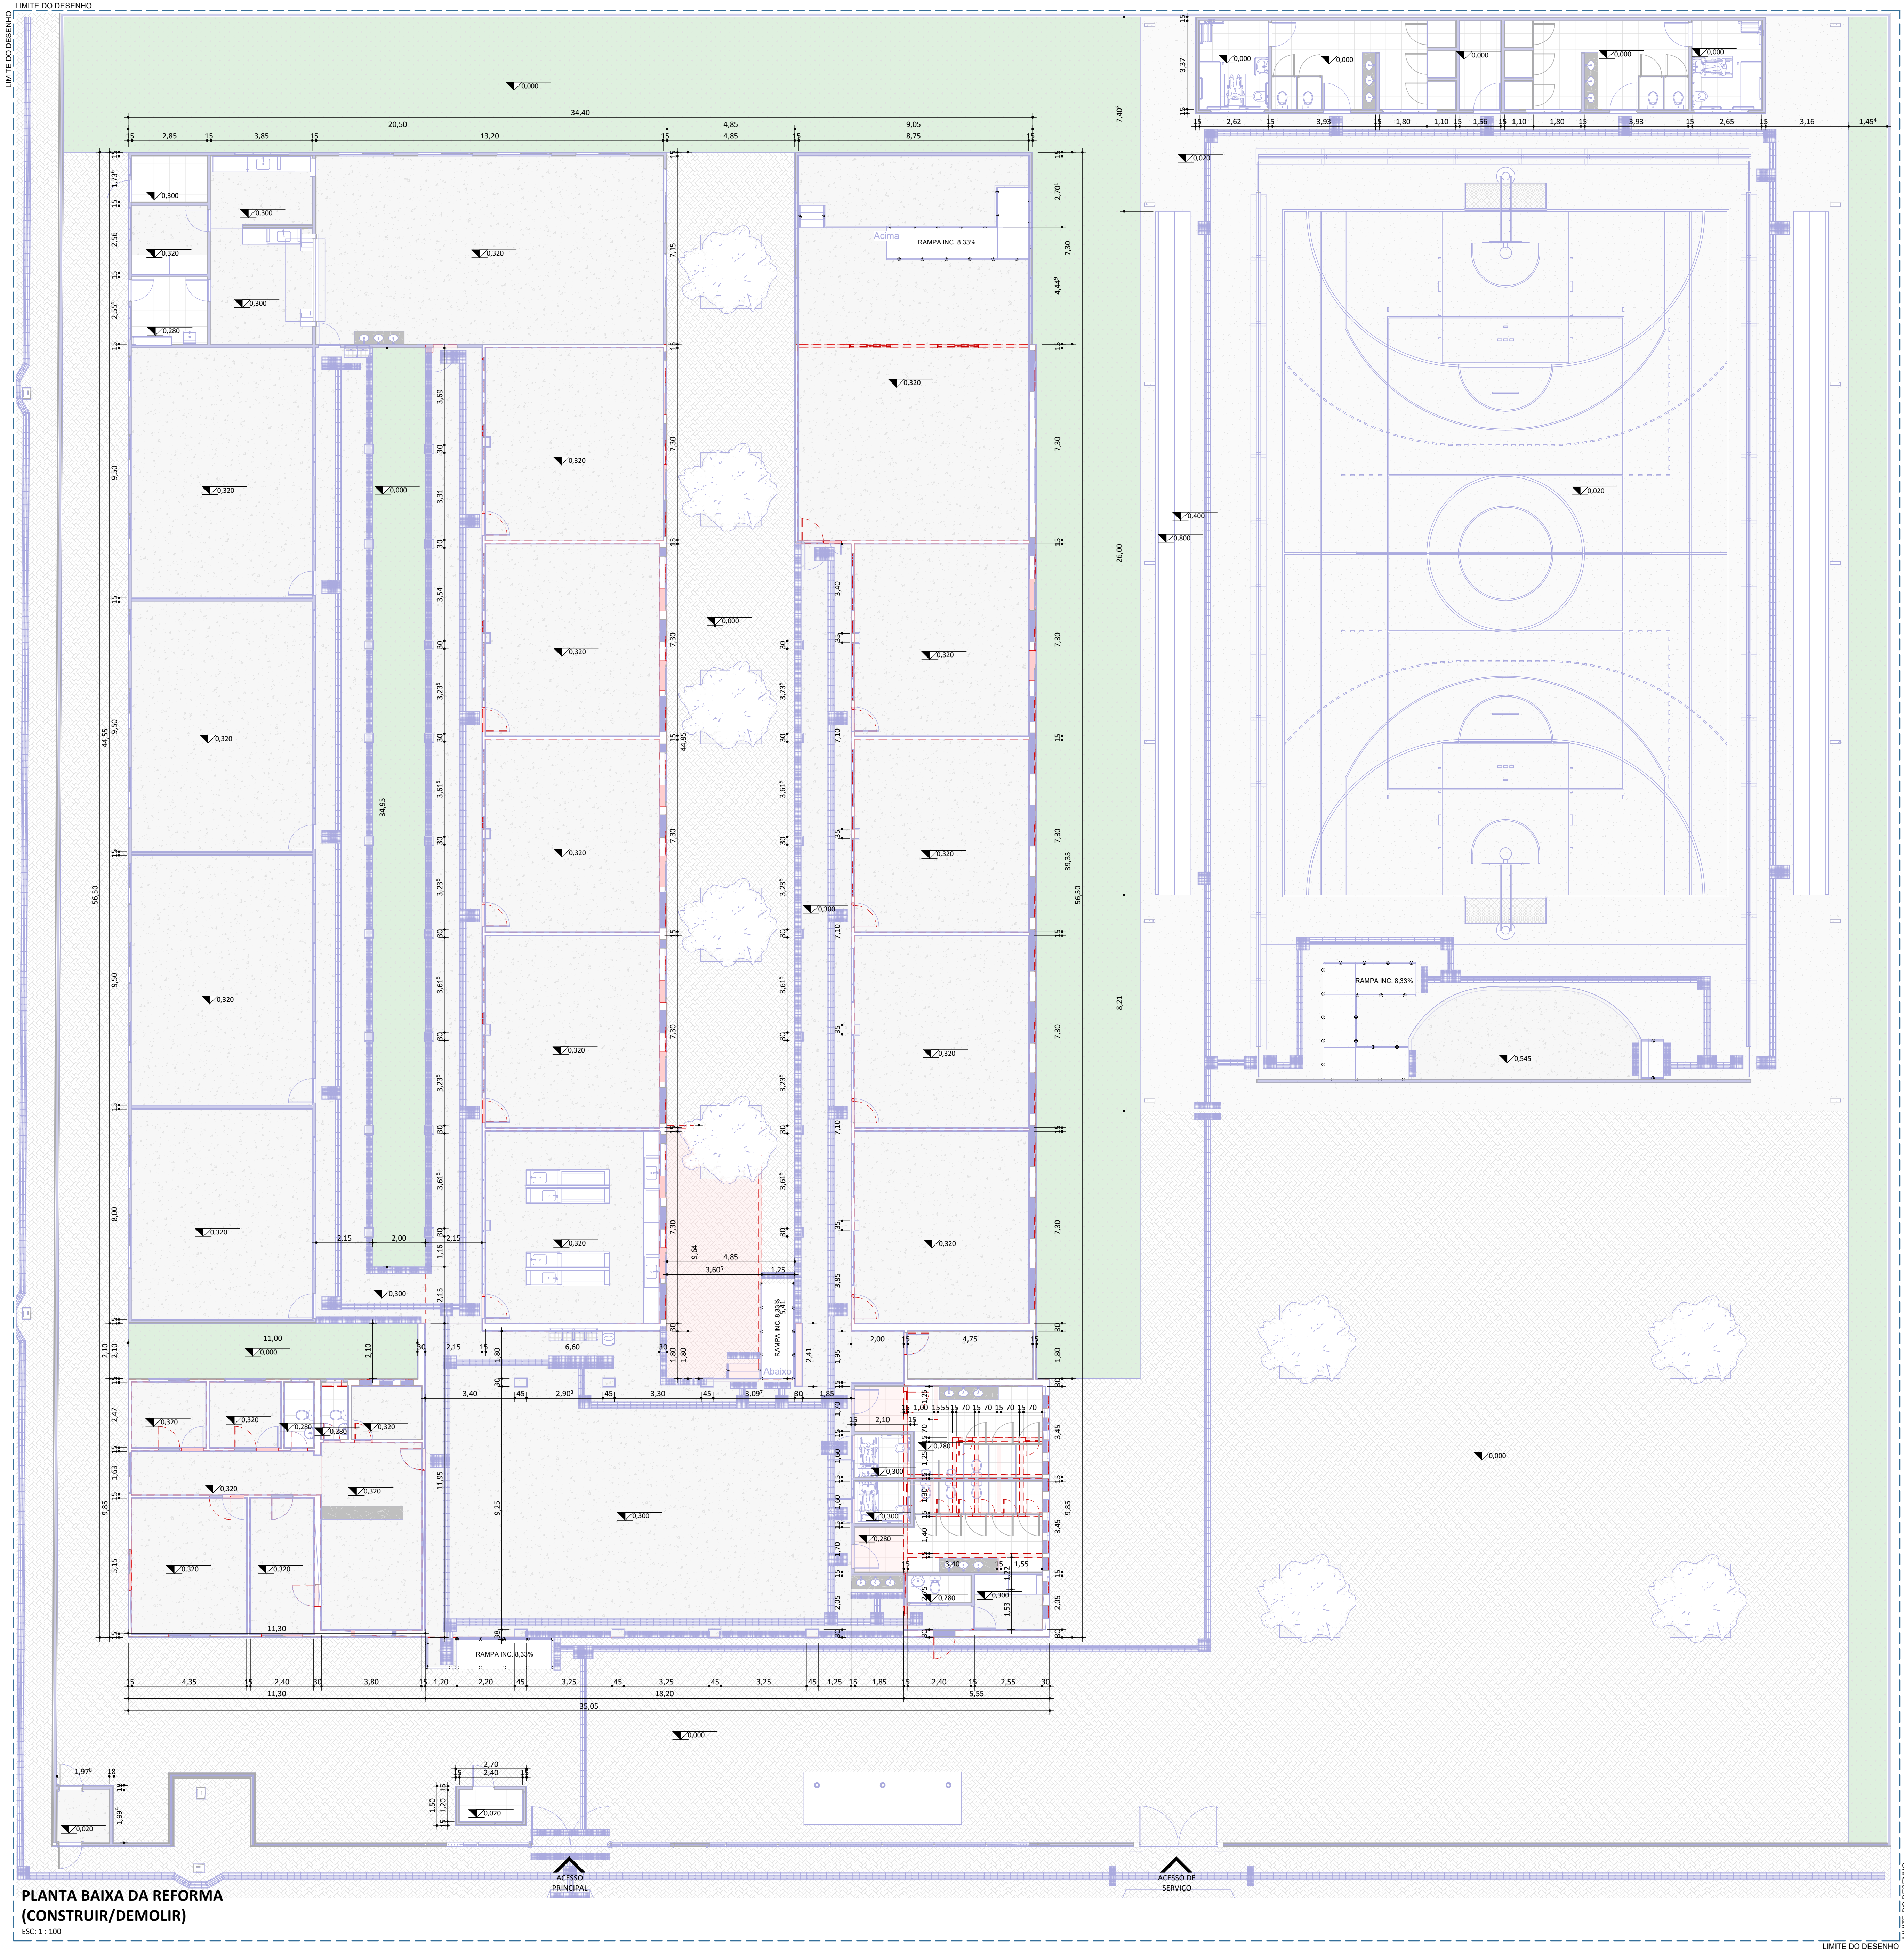


QUADRO DE ÁREAS	
DESCRIÇÃO	ÁREA (m²)
ÁREA DO TERRENO	4.887,85 m²
ÁREA CONSTRUÍDA EXISTENTE	1.628,25 m²
ÁREA TOTAL DA REFORMA	2.768,37 m²
ÁREA DE CONSTRUÇÃO NOVA	1.140,12 m²
ÁREA DEMOLIDA	84,53 m²



LEGENDA

DEMOLIR
CONSTRUIR



PROJETO: UNID ESC JOSE EUCLIDES DE MIRANDA

PROJETO TIPO: PROJETO DE INFRAESTRUTURA EDUCACIONAL

PROPRIETÁRIO: _____
NOME DO PROPRIETÁRIO
CPF: _____

AUTOR DO PROJETO: _____
ARQUITETO / ENGENHEIRO
CAU / CREA

RESPONSÁVEL TÉCNICO: _____
ARQUITETO / ENGENHEIRO
CAU / CREA

APROVAÇÕES:

OBSERVAÇÕES:

COORDENAÇÃO:
FADEX - Fundação Cultural e de Fomento à Pesquisa, Ensino, Extensão e Inovação

RESPONSÁVEL TÉCNICO:
Jorge Lima

PROPRIETÁRIO:
FADEX

ENDERECO:
Rua José Bonifácio, 992, Bairro São Francisco Souza, CEP: 64215-190 - Parnaíba, PI

DESENHISTA:
Lucas Moraes Medeiros


REVISÃO:

DATA:
20/04/21




ESCALA:
1 : 100


FORMATO:
A0 (1189 x 841)

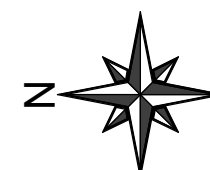CONTEÚDO:
PLANTA BAIXA DA REFORMA (CONSTRUIR/DEMOLIR)



PLANTA BAIXA DE LAYOUT
ESC: 1 : 100


		
PROJETO: UNID ESC JOSE EUCLIDES DE MIRANDA		
PROJETO TIPO: PROJETO DE INFRAESTRUTURA EDUCACIONAL		
PROPRIETÁRIO:	NOME DO PROPRIETÁRIO CPF: _____	
AUTOR DO PROJETO:	ARQUITETO / ENGENHEIRO CAU / CREA _____	
RESPONSÁVEL TÉCNICO:	ARQUITETO / ENGENHEIRO CAU / CREA _____	
APROVAÇÕES:		
OBSERVAÇÕES:		
COORDENAÇÃO:	FADEX - Fundação Cultural e de Fomento à Pesquisa, Ensino, Extensão e Inovação	
RESPONSÁVEL TÉCNICO:	Jorge Lima	
PROPRIETÁRIO:	FADEX	
ENDEREÇO:	Rua José Bonifácio, 992, Bairro São Francisco Souza, CEP: 64215-190 - Parnaíba, PI	
DESENHISTA:	Lucas Moraes Medeiros	
REVISÃO:		
DATA:	20/04/21	
ESCALA:	1 : 100	
FORMATO:	A0 (1189 x 841)	
CONTEÚDO:	PLANTA BAIXA DE LAYOUT	

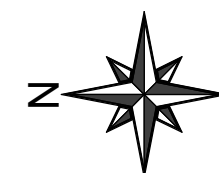


PLANTA BAIXA TÉCNICA
ESC: 1: 100

L - RELAÇÃO DE ESQUADRIAS - JANELAS					
Contagem	No.	DESCRIÇÃO	L	H	PEITORIL
20	EF69	JANELA COM ESQUADRIA DE CORRER - 2 FOLHAS	2,00	1,20	1,00
34	EF71	JANELA COM ESQUADRIA MAXIMAR - 3 FOLHAS	2,00	0,60	1,70
2	EF72	JANELA COM ESQUADRIA DE CORRER - 3 FOLHAS	1,00	0,60	1,00
7	EF76	JANELA COM ESQUADRIA DE CORRER - 2 FOLHAS	1,50	1,20	1,10
9	EF79	JANELA COM ESQUADRIA DE CORRER - 2 FOLHAS	1,50	1,20	1,00
9	EF80	JANELA COM ESQUADRIA MAXIMAR - 3 FOLHAS	1,50	0,60	1,70
5	EF81	JANELA COM ESQUADRIA MAXIMAR - 3 FOLHAS	1,50	0,60	1,70
7	EF82	JANELA COM ESQUADRIA MAXIMAR - 2 FOLHAS	0,60	0,60	1,70

L - RELAÇÃO DE ESQUADRIAS - PORTAS					
Contagem	No.	DESCRIÇÃO	L	H	
38	9	PDE 80, Sistema1		0,02	
14	58	PDE PF15, PF16, PF17, PorsechChapaofFaro	0,83	2,11	
20	59	PDE PF15, PF16, PF17, PorsechChapaofFaro	0,83	2,11	
3	60	PDE PF15, PF16, PF17, PorsechChapaofFaro	1,03	2,11	
79	PDE PF25, PorsechPne, ContandemChapaofFaro	1,42	2,11		
1	63	PDE PT30, PT31, Porta, Lind, Lento, Gradil, Interfundo, 2Folhas	0,00	2,35	
1	64	PDE PT30, PT31, Porta, Lind, Lento, Gradil, Interfundo, 2Folhas	2,95	2,30	
2	106	Porta de Alar - 0, Tuba Venedica	0,90	2,10	
18	107	PDE PM, Portabax	0,80	1,50	
4	108	PDE 80, Sistema1	0,13	0,02	
3	160	PDE PF15, PF16, PF17, PorsechChapaofFaro	0,83	2,11	
1	161	PDE PF15, PF16, PF17, PorsechChapaofFaro			
4	166	PDE PT20, PortaDetalhePandaQuatra, 1'opdo	0,73	2,11	



EDUCAÇÃO
Secretaria de Estado
da Educação / SEDUC



PiauÍ
PIAUÍ

PROJETO: UNID ESC JOSE EUCLIDES DE MIRANDA

PROJETO TIPO: PROJETO DE INFRAESTRUTURA EDUCACIONAL

PROPRIETÁRIO:
NOME DO PROPRIETÁRIO
CPF:

AUTOR DO PROJETO:
ARQUITETO / ENGENHEIRO
CAU / CREA

RESPONSÁVEL TÉCNICO:
ARQUITETO / ENGENHEIRO
CAU / CREA

APROVAÇÕES:


OBSERVAÇÕES:

COORDENAÇÃO:
FADEX - Fundação Cultural e de Fomento à Pesquisa, Ensino,
Extensão e Inovação
RESPONSÁVEL TÉCNICO:
Jorge Lima
PROPRIETÁRIO:
FADEX
ENDERECO:
Rua José Bonifácio, 992, Bairro São
Francisco Souza, CEP: 64215-190 - Parnaíba, PI
DESENHISTA:
Lucas Moraes Medeiros
REVISÃO:



DATA:
20/04/21
ESCALA:
1 : 100
FORMATO:
A0 (1189 x 841)

CONTEÚDO:
PLANTA BAIXA TÉCNICA

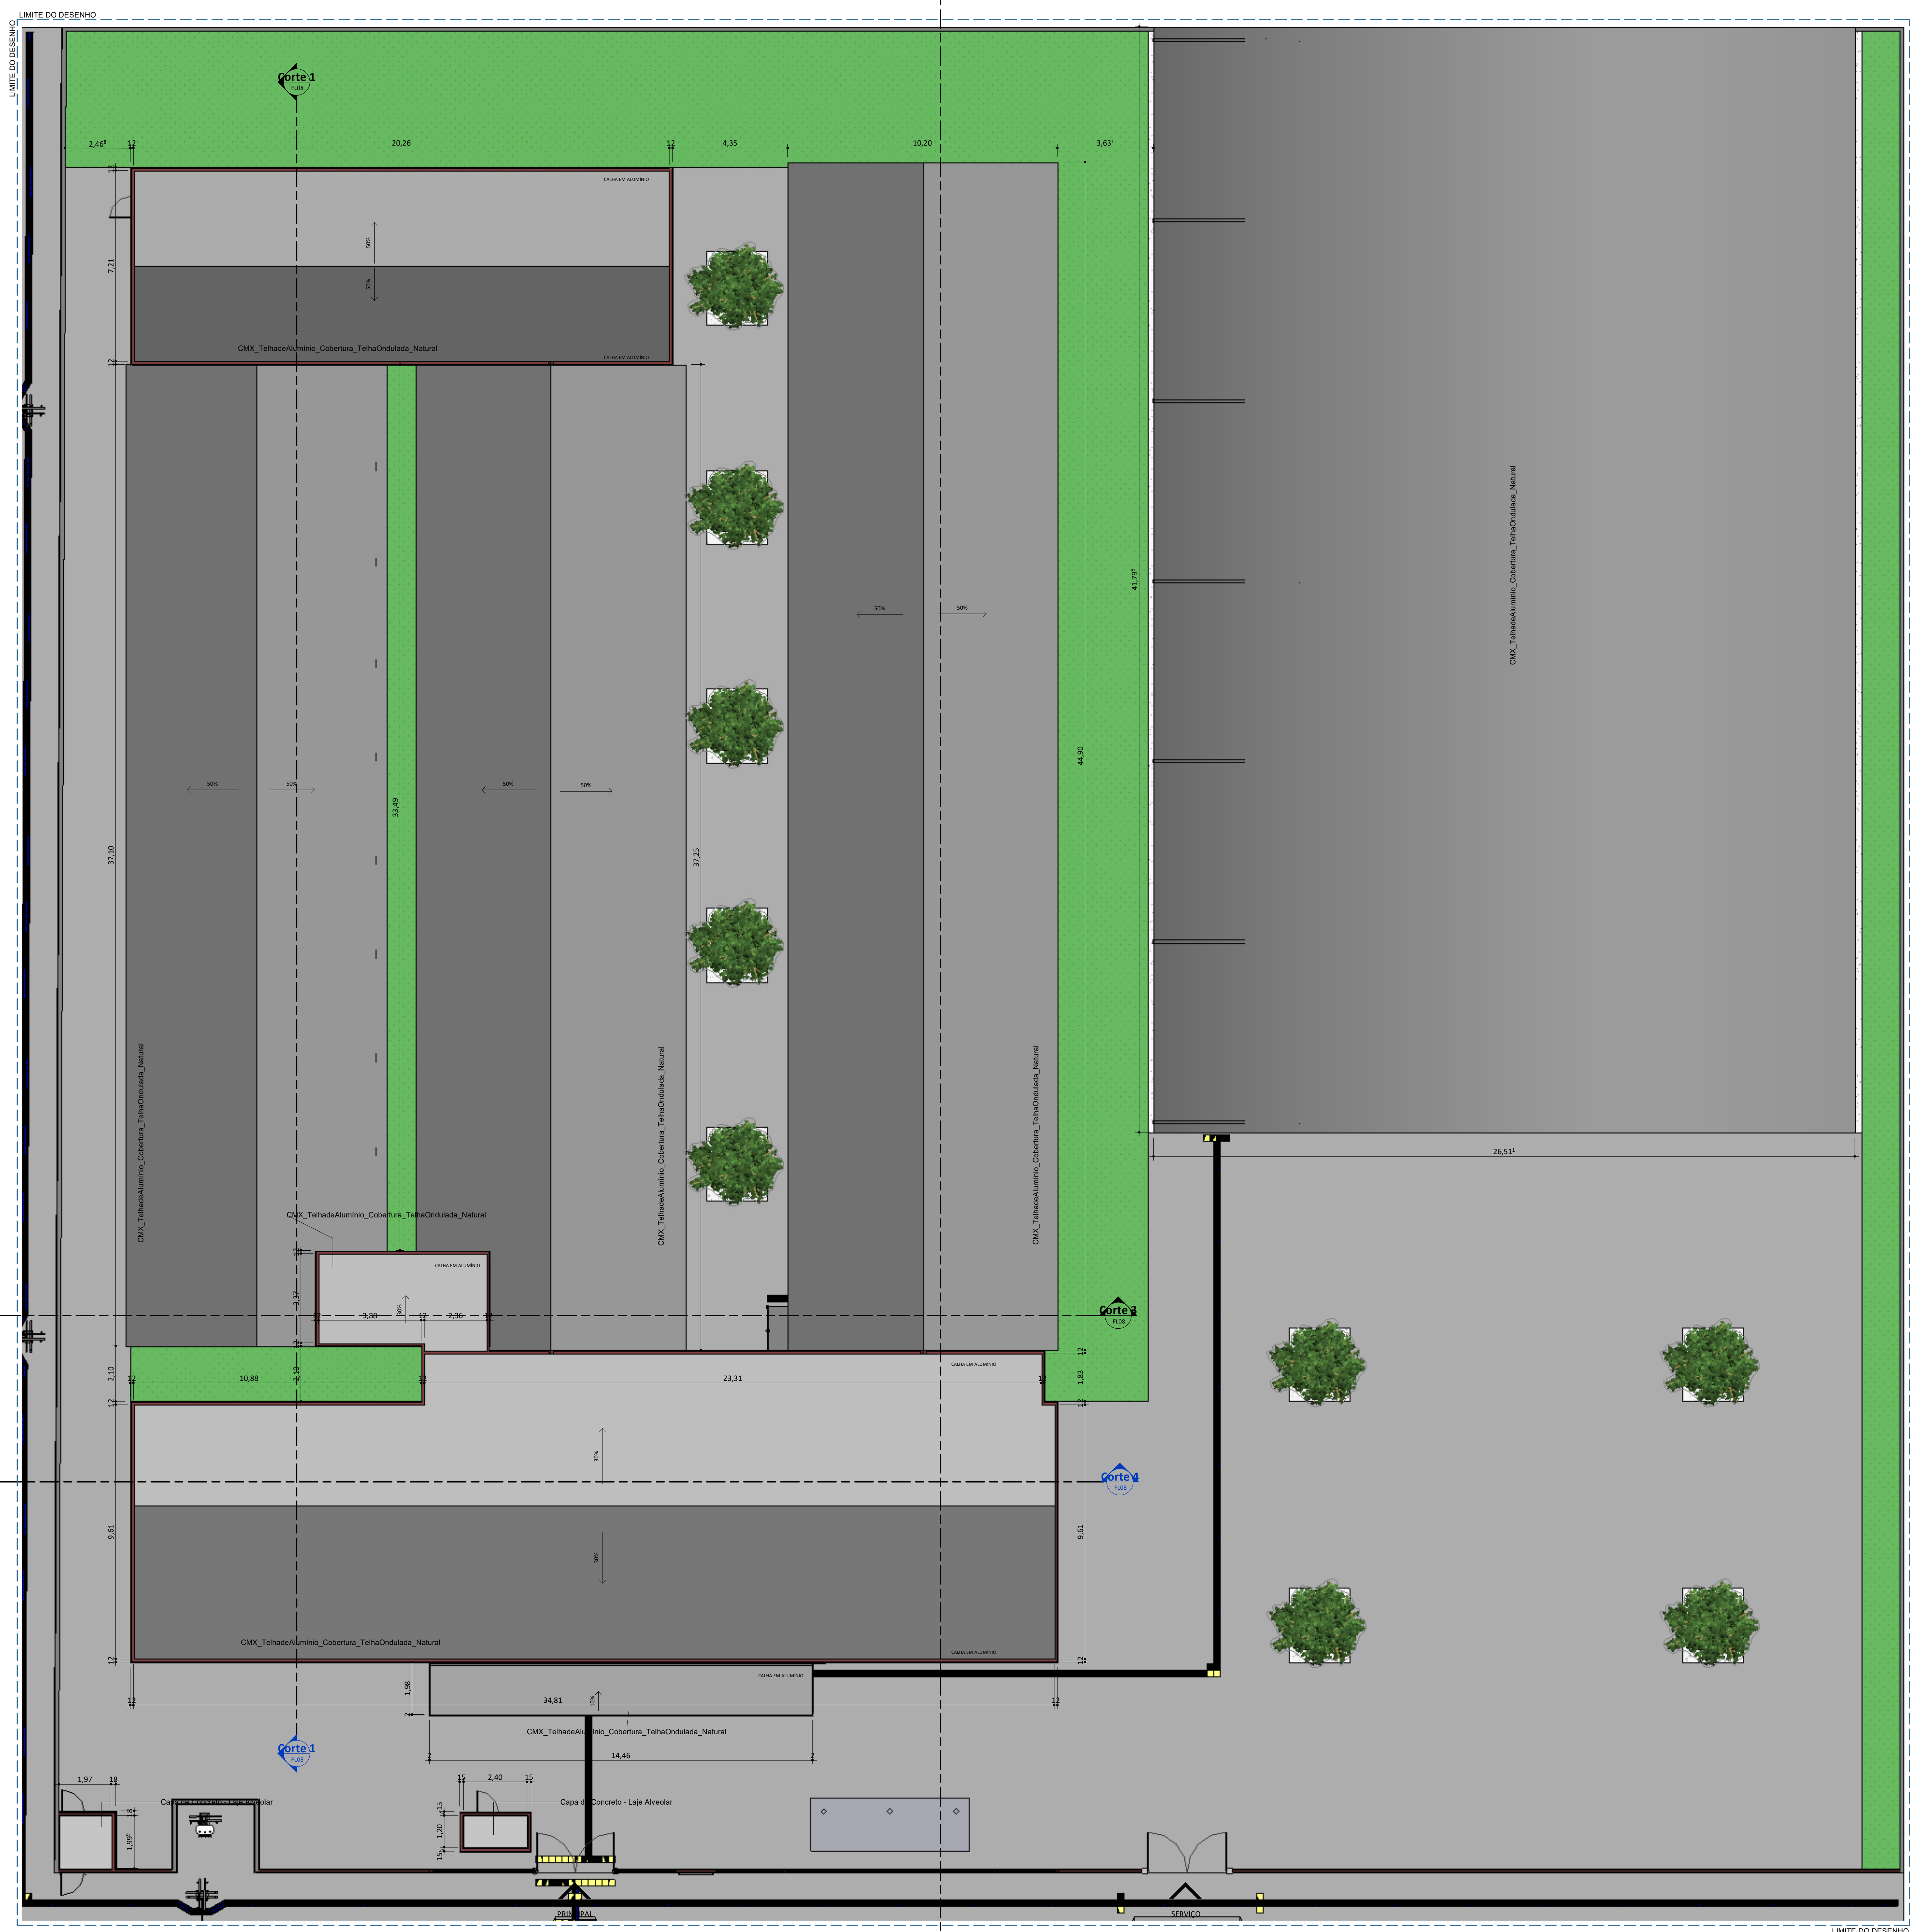CLAUDES DE MIRANDA






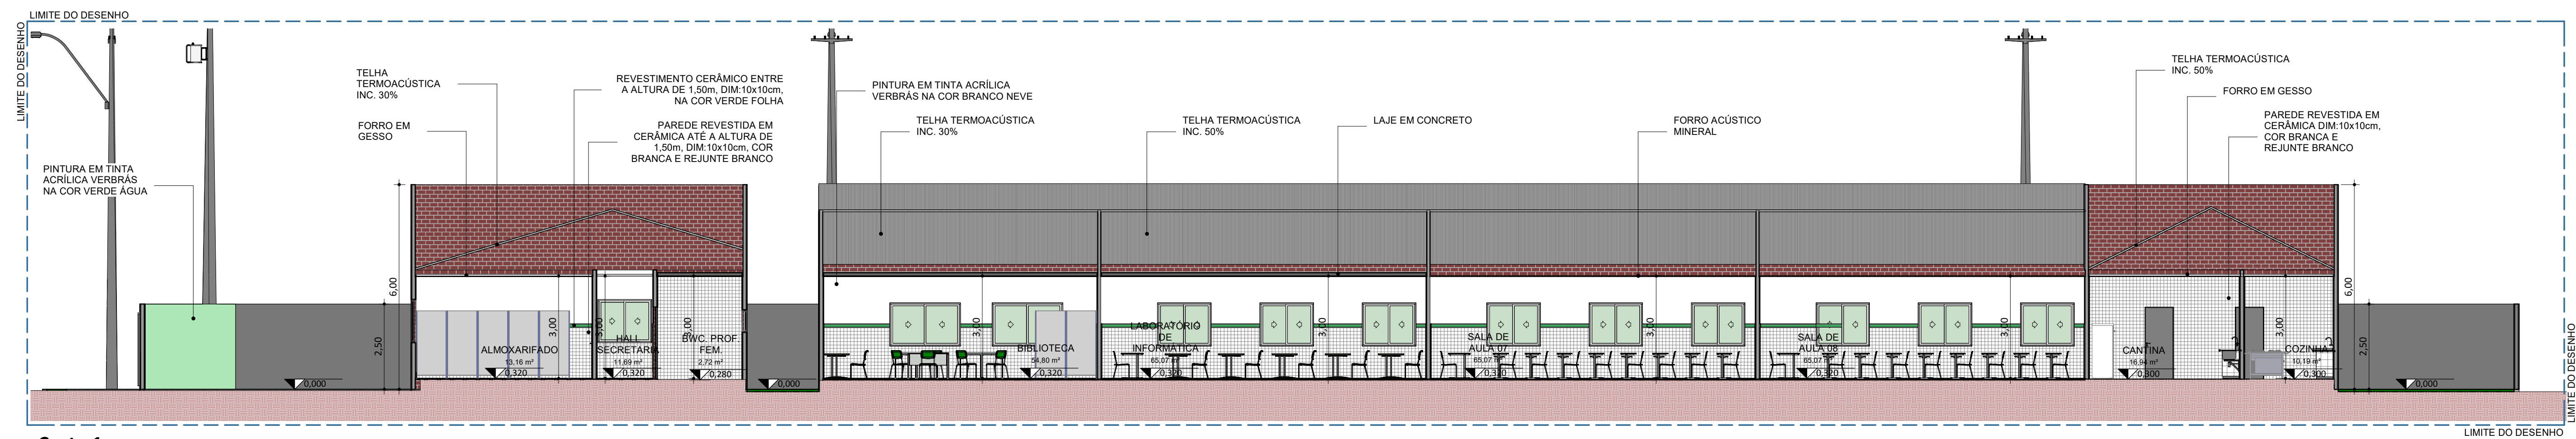
ESC: 1:100

 <p>FADEX FUNDACÃO DE APOIO À EDUCAÇÃO</p>	<p>EDUCAÇÃO Secretaria de Estado da Educação / SEDUC</p>	 <p>Piauí GOVERNADORATO</p>
<p>PROJETO: UNID ESC JOSE EUCLIDES DE MIRANDA</p>		
<p>PROJETO TIPO: PROJETO DE INFRAESTRUTURA EDUCACIONAL</p> <p>PROPRIETÁRIO: _____ NOME DO PROPRIETÁRIO CPF.: _____</p> <p>AUTOR DO PROJETO: _____ ARQUITETO / ENGENHEIRO CAU / CREA _____</p> <p>RESPONSÁVEL TÉCNICO: _____ ARQUITETO / ENGENHEIRO CAU / CREA _____</p>		
<p>APROVAÇÕES:</p>		
<p>OBSERVAÇÕES:</p> <p>COORDENAÇÃO: FADEX - Fundação Cultural e de Fomento à Pesquisa, Ensino, Extensão e Inovação</p> <p>RESPONSÁVEL TÉCNICO: Jorge Lima</p> <p>PROPRIETÁRIO: FADEX</p> <p>ENDEREÇO: Rua José Bonifácio, 992, Bairro São Francisco Souza, CEP: 64215-190 - Parnaíba, PI</p> <p>DESENHISTA: Lucas Moraes Medeiros</p> <p>REVISÃO:</p> <p>DATA: 20/04/21</p> <p>ESCALA: 1 : 100</p> <p>FORMATO: A0 (1189 x 841)</p> <p>CONTEÚDO: PLANTA UNIDADE COBERTURAS DE MIRANDA</p>		




PLANTA BAIXA DE PISO TÁTIL
ESC. 1 : 100


 FADEX <small>FUNDAÇÃO CULTURAL E DE FOMENTO À PESQUISA, ENSINO, EXTENSÃO E INOVAÇÃO</small>	 EDUCAÇÃO <small>Secretaria de Estado da Educação / SEDUC</small>	 Piauí <small>GOVERNO DO ESTADO</small>
PROJETO: UNID ESC JOSE EUCLIDES DE MIRANDA		
PROJETO TIPO: PROJETO DE INFRAESTRUTURA EDUCACIONAL		
PROPRIETÁRIO:	<hr/>	
	NOME DO PROPRIETÁRIO CPF.:	
AUTOR DO PROJETO:	<hr/>	
	ARQUITETO / ENGENHEIRO CAU / CREA	
RESPONSÁVEL TÉCNICO:	<hr/>	
	ARQUITETO / ENGENHEIRO CAU / CREA	
APROVAÇÕES:		
OBSERVAÇÕES:		
COORDENAÇÃO:		
FADEX - Fundação Cultural e de Fomento à Pesquisa, Ensino, Extensão e Inovação		
RESPONSÁVEL TÉCNICO:		
Jorge Lima		
PROPRIETÁRIO:		
FADEX		
ENDEREÇO:		
Rua José Bonifácio, 992, Bairro São Francisco Souza, CEP: 64215-190 - Parnaíba, PI		
DESENHISTA:		
Lucas Moraes Medeiros		
REVISÃO:		
DATA:		
06/05/21		
ESCALA:		
1 : 100		
FORMATO:		
A0 (1189 x 841)		
07		
CONTEÚDO:		
PLANTA BAIXA DE FUND. DE MIRANDA		




Corte 1
ESC: 1 : 100

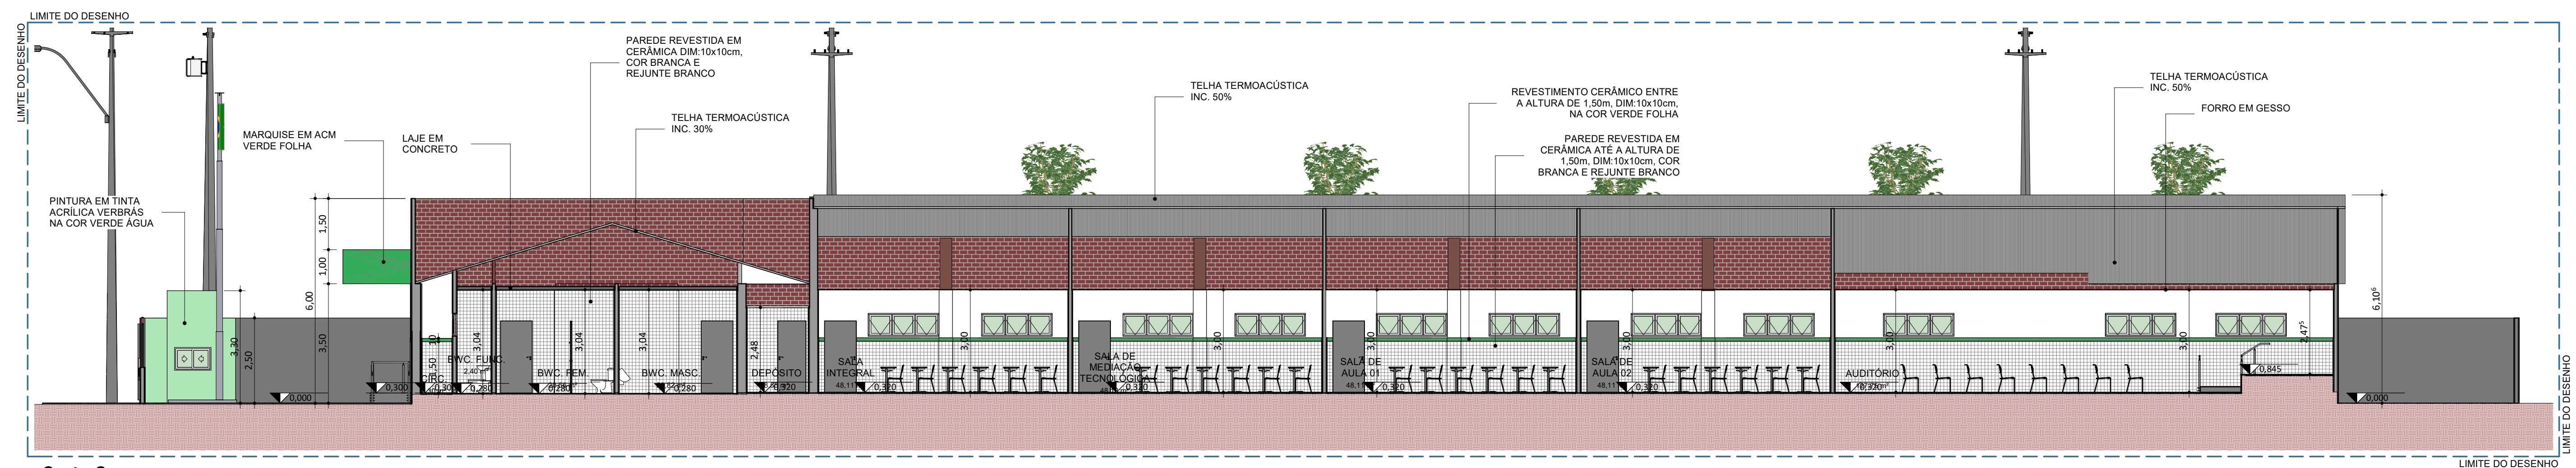

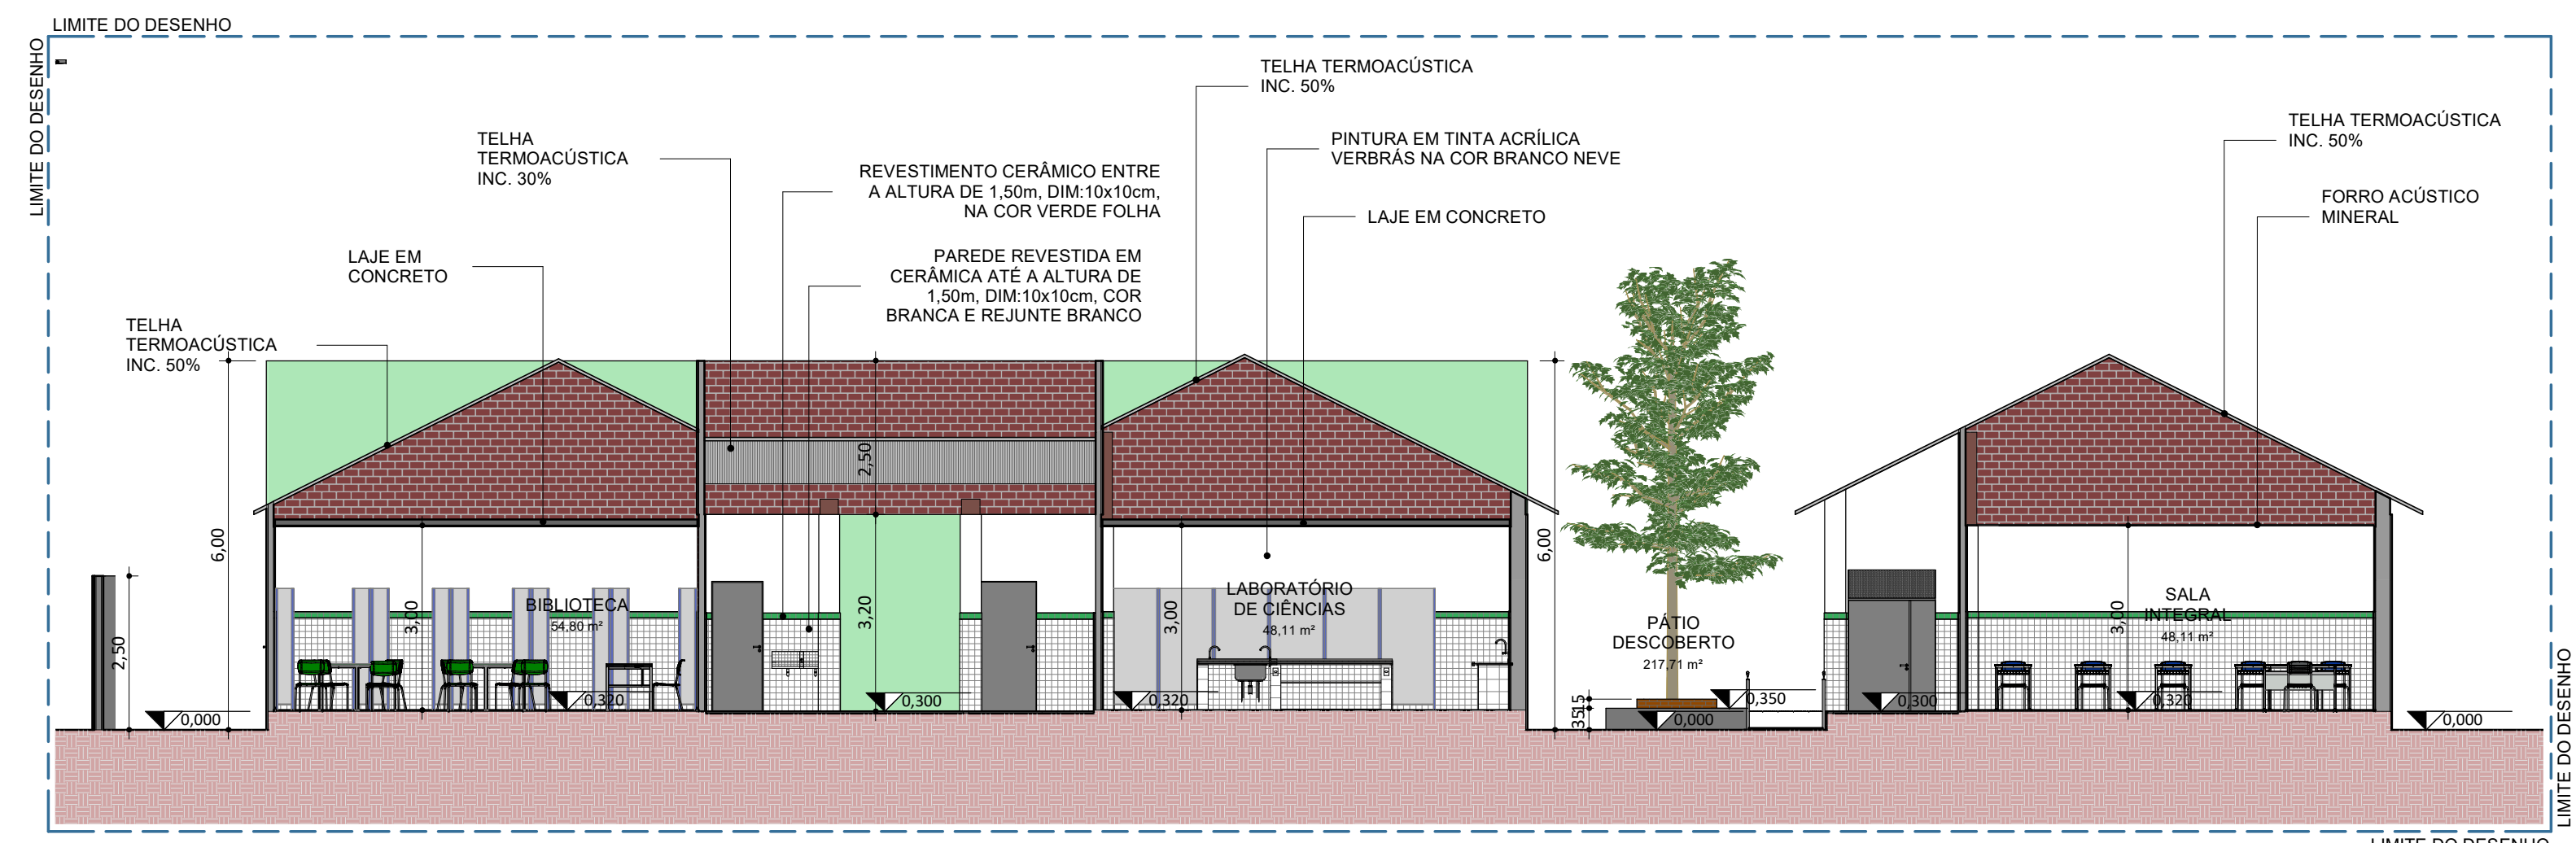


Corte 2
ESC: 1 : 100

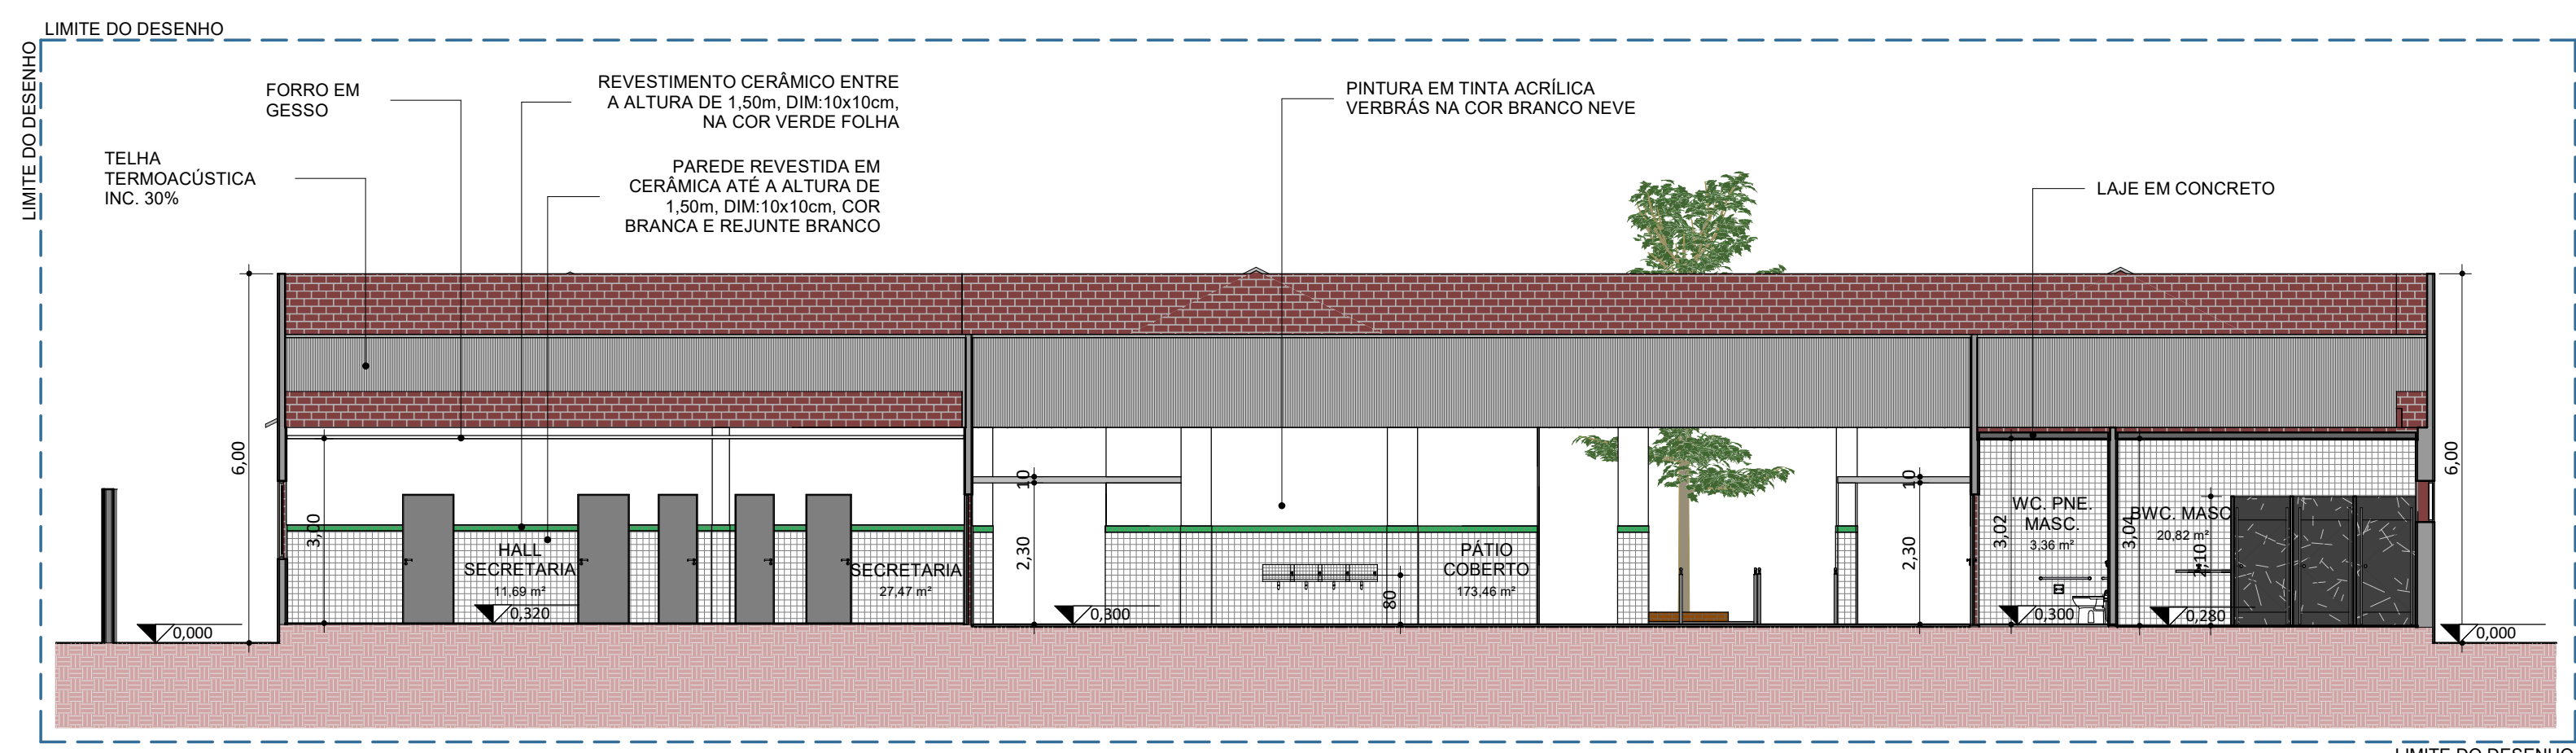


Corte 3
ESC: 1 : 100




Corte 4
ESC: 1 : 100


		
PROJETO: UNID ESC JOSE EUCLIDES DE MIRANDA		
PROJETO TIPO: PROJETO DE INFRAESTRUTURA EDUCACIONAL		
PROPRIETÁRIO:		
AUTOR DO PROJETO:		
RESPONSÁVEL TÉCNICO:		
APROVAÇÕES:		
OBSERVAÇÕES:		
COORDENAÇÃO: FADEX - Fundação Cultural e de Fomento à Pesquisa, Ensino, Extensão e Inovação		
RESPONSÁVEL TÉCNICO: Jorge Lima		
PROPRIETÁRIO: FADEX		
ENDEREÇO: Rua José Bonifácio, 992, Bairro São Francisco Souza, CEP: 64215-190 - Parnaíba, PI		
DESENHISTA: Lucas Moraes Medeiros		
REVISÃO:		
DATA: 20/04/21		
ESCALA: 1 : 100		
FORMATO: A0 (1189 x 841)		
08		
CONTEÚDO: CORTESUNID ESC JOSE EUCLIDES DE MIRANDA		

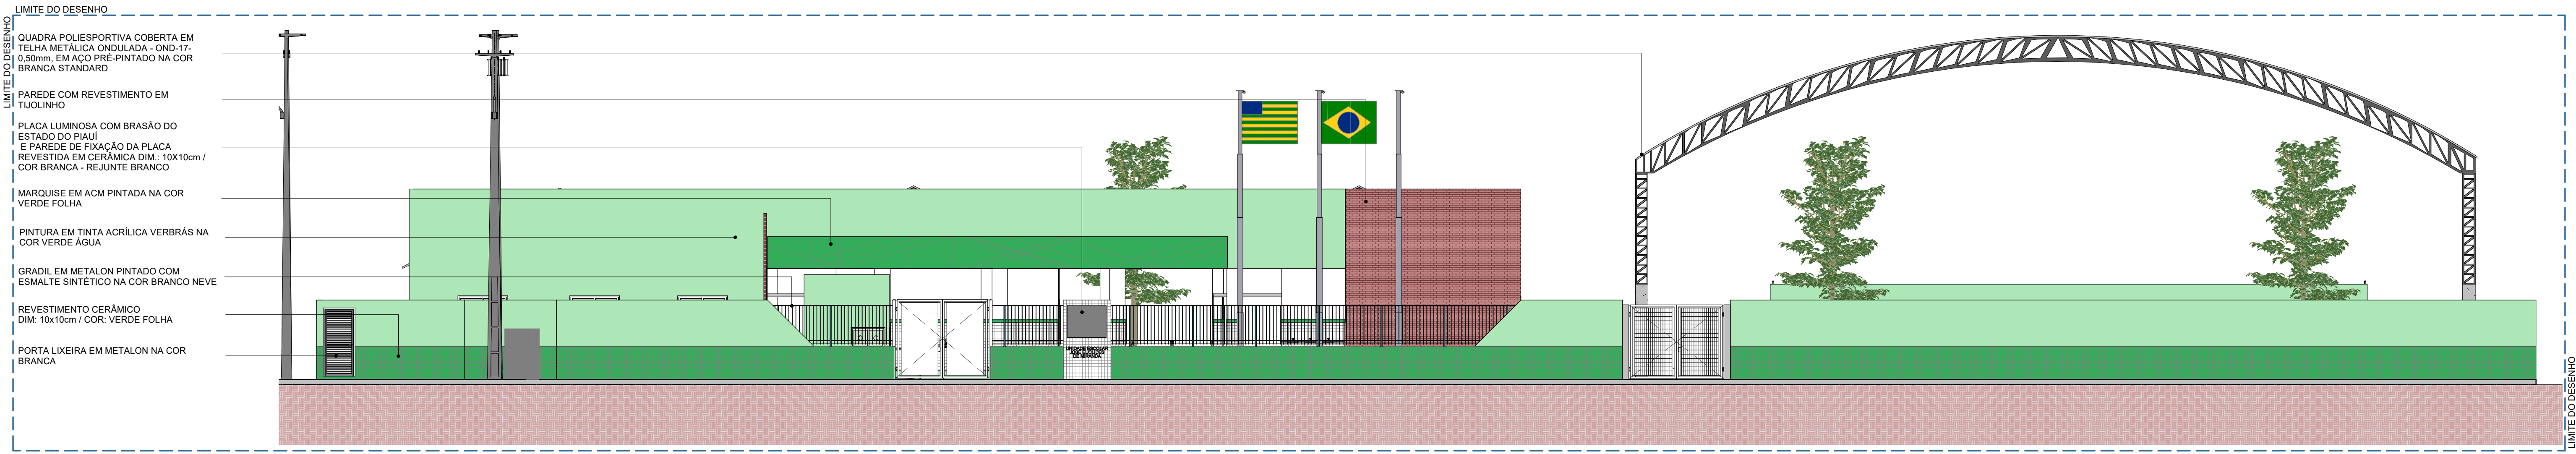


FACHADA FRONTAL
ESC: 1 : 100

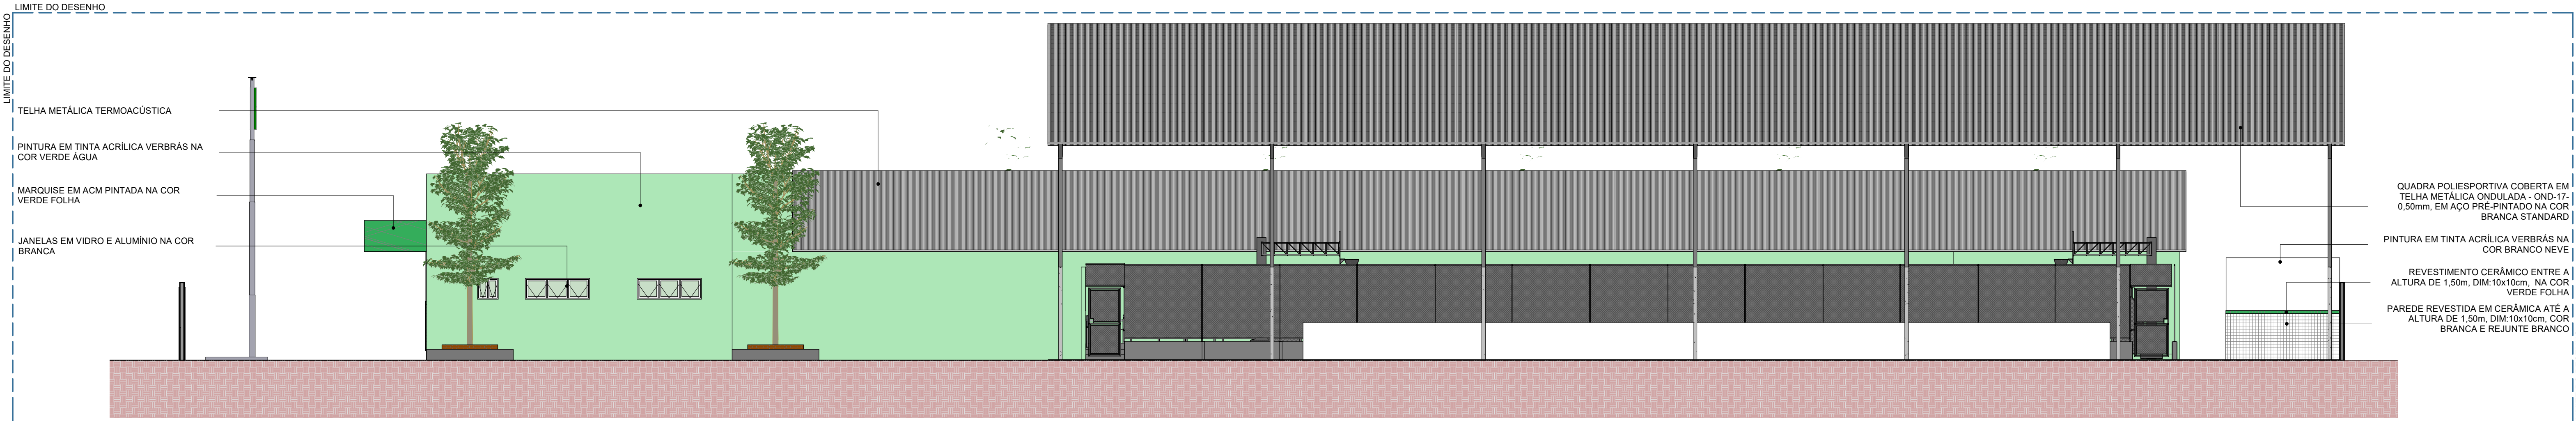


FACHADA LATERAL DIREITA
ESC: 1 : 100

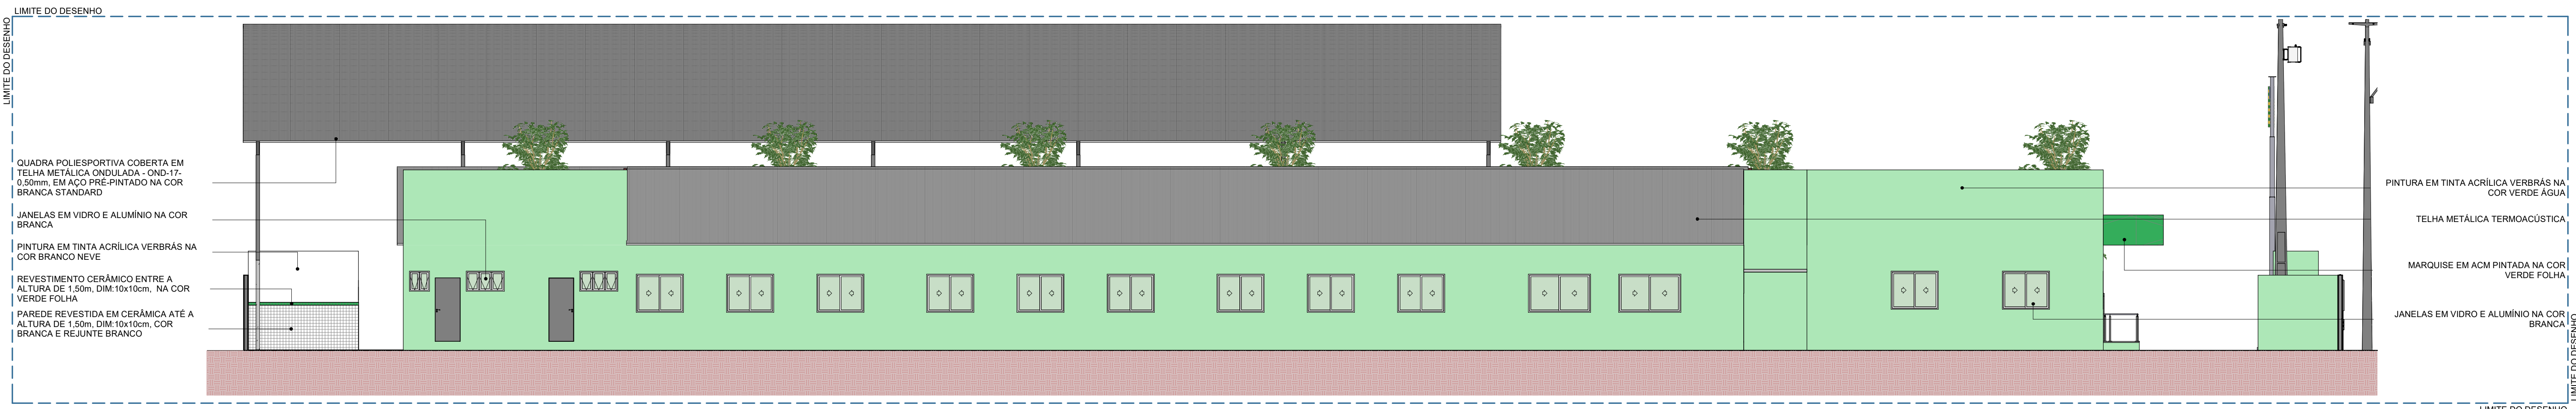

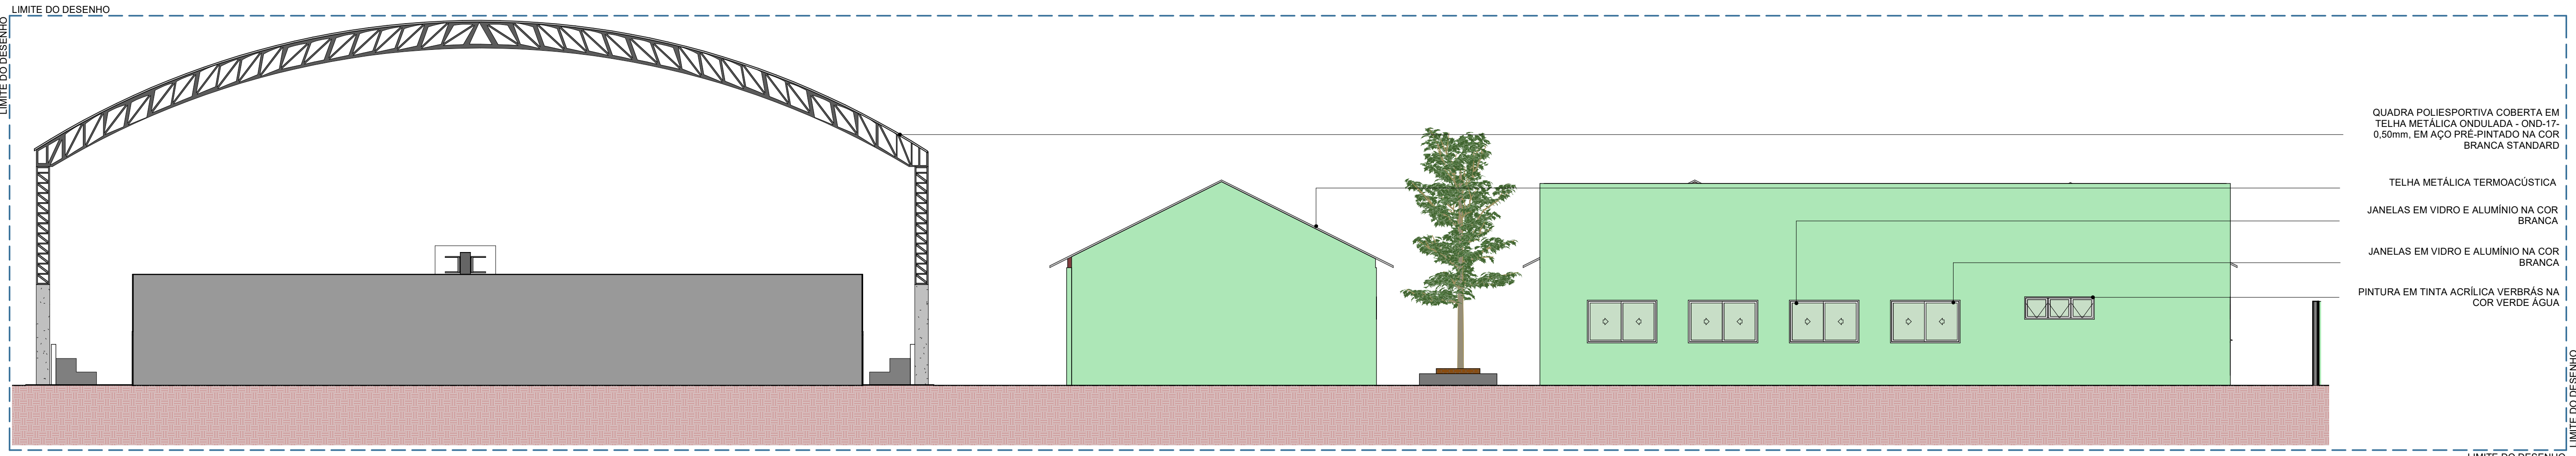

FACHADA LATERAL ESQUERDA
ESC: 1 : 100

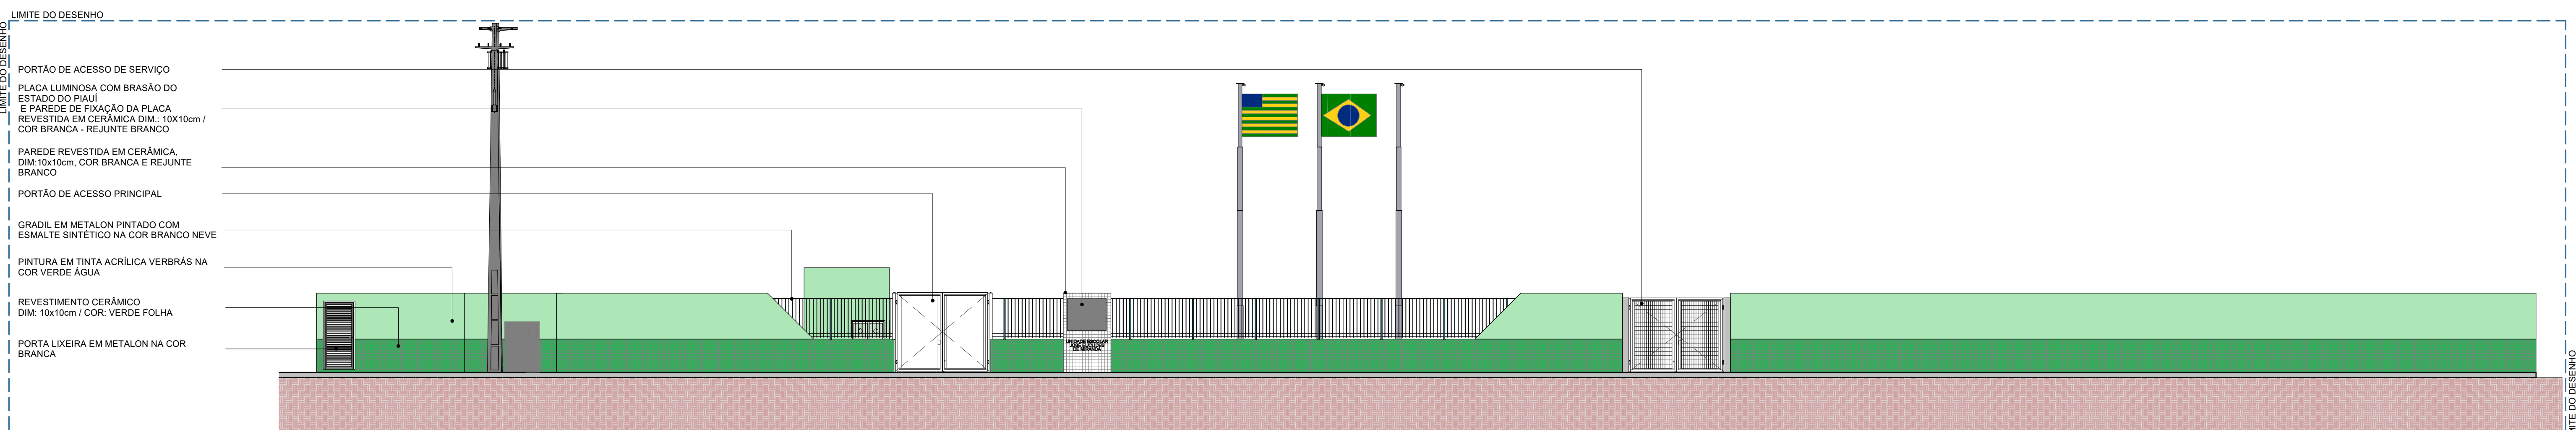

FACHADA POSTERIOR
ESC: 1 : 100



FACHADA MURO
ESC: 1 : 100


		EDUCAÇÃO Secretaria de Estado da Educação / SEDUC		
PROJETO: UNID ESC JOSE EUCLIDES DE MIRANDA				
PROJETO TIPO: PROJETO DE INFRAESTRUTURA EDUCACIONAL				
PROPRIETÁRIO:				
	NOME DO PROPRIETÁRIO CPF: _____			
AUTOR DO PROJETO:				
	ARQUITETO / ENGENHEIRO CAU / CREA _____			
RESPONSÁVEL TÉCNICO:				
	ARQUITETO / ENGENHEIRO CAU / CREA _____			
APROVAÇÕES:				
OBSERVAÇÕES:				
COORDENAÇÃO: FADEX - Fundação Cultural e de Fomento à Pesquisa, Ensino, Extensão e Inovação				
RESPONSÁVEL TÉCNICO: Jorge Lima				
PROPRIETÁRIO: FADEX				
ENDEREÇO: Rua José Bonifácio, 992, Bairro São Francisco Souza, CEP: 64215-190 - Parnaíba, PI				
DESENHISTA: Lucas Moraes Medeiros				
REVISÃO:				
DATA: 20/04/21				
ESCALA: 1 : 100				
FORMATO: A0 (1189 x 841)				
CONTEÚDO: FACHADAS				

09

FACHADAS UNID ESC JOSE EUCLIDES DE MIRANDA



PLANTA BAIXA DE LAYOUT - ADM
ESC: 1 : 50

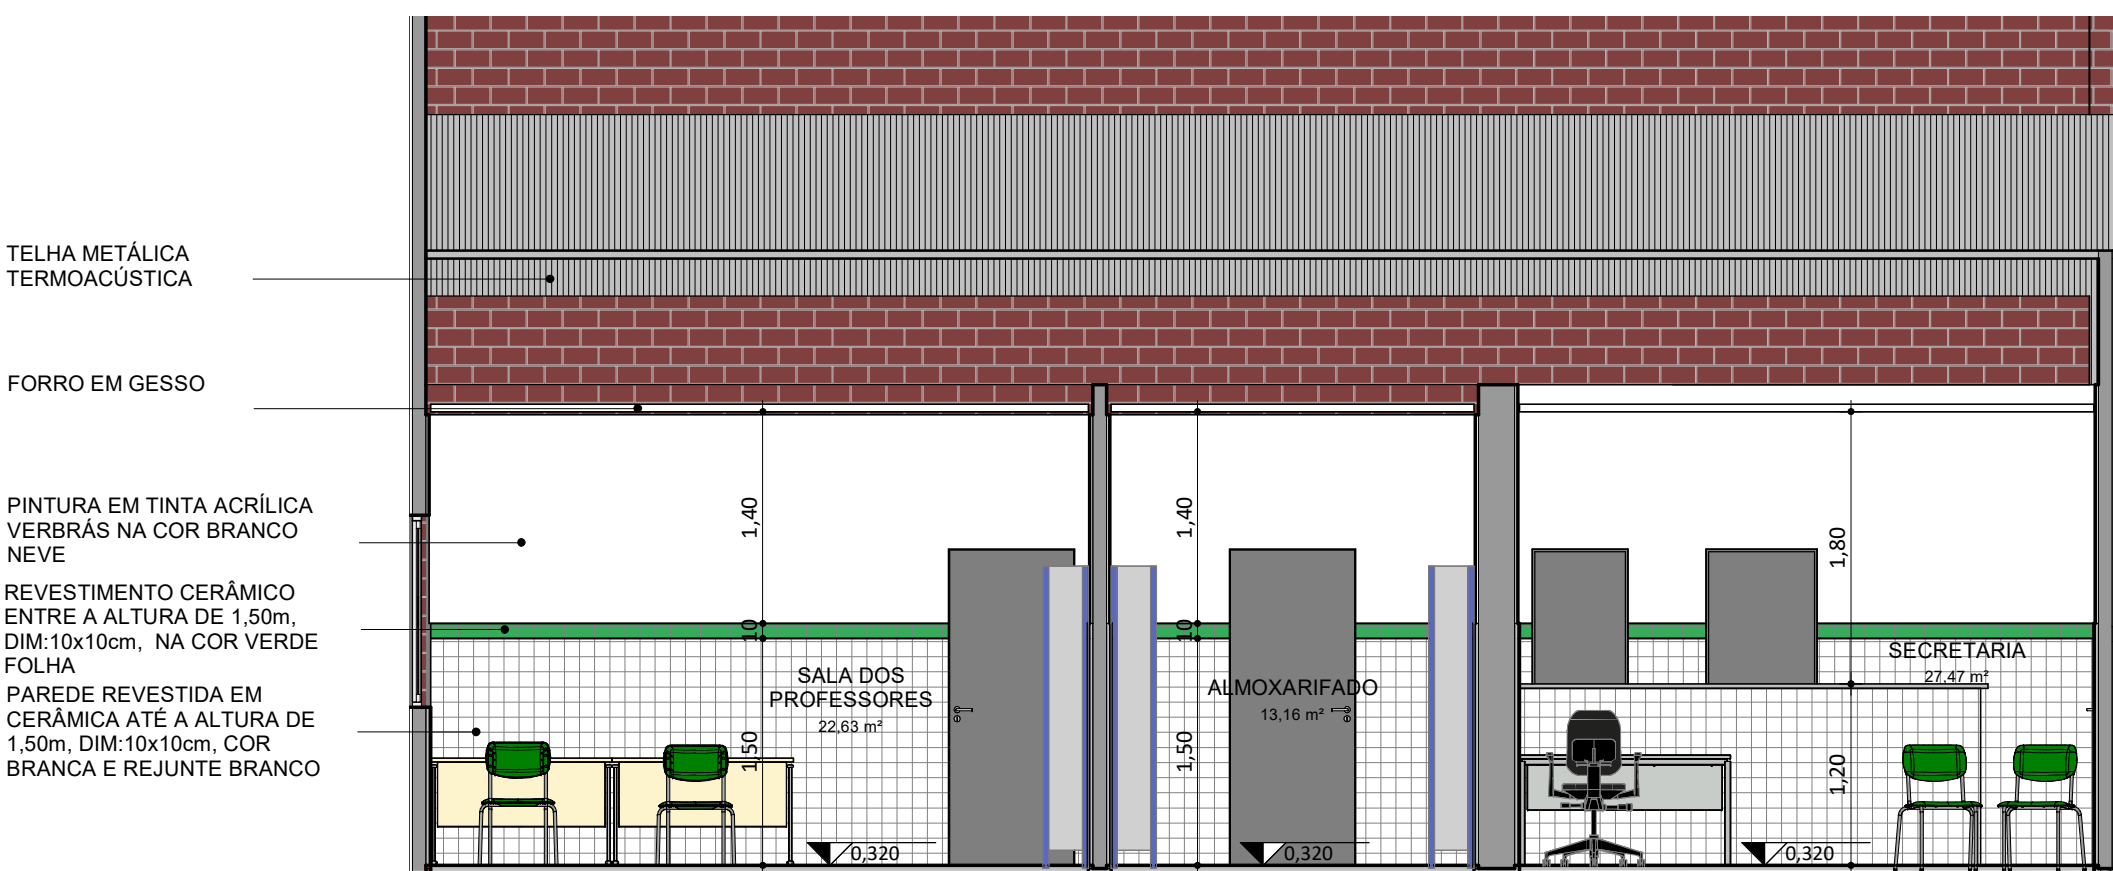


CORTE ADM 01
ESC: 1 : 50

CORTE ADM 02
FL10


CORTE ADM 01
FL10

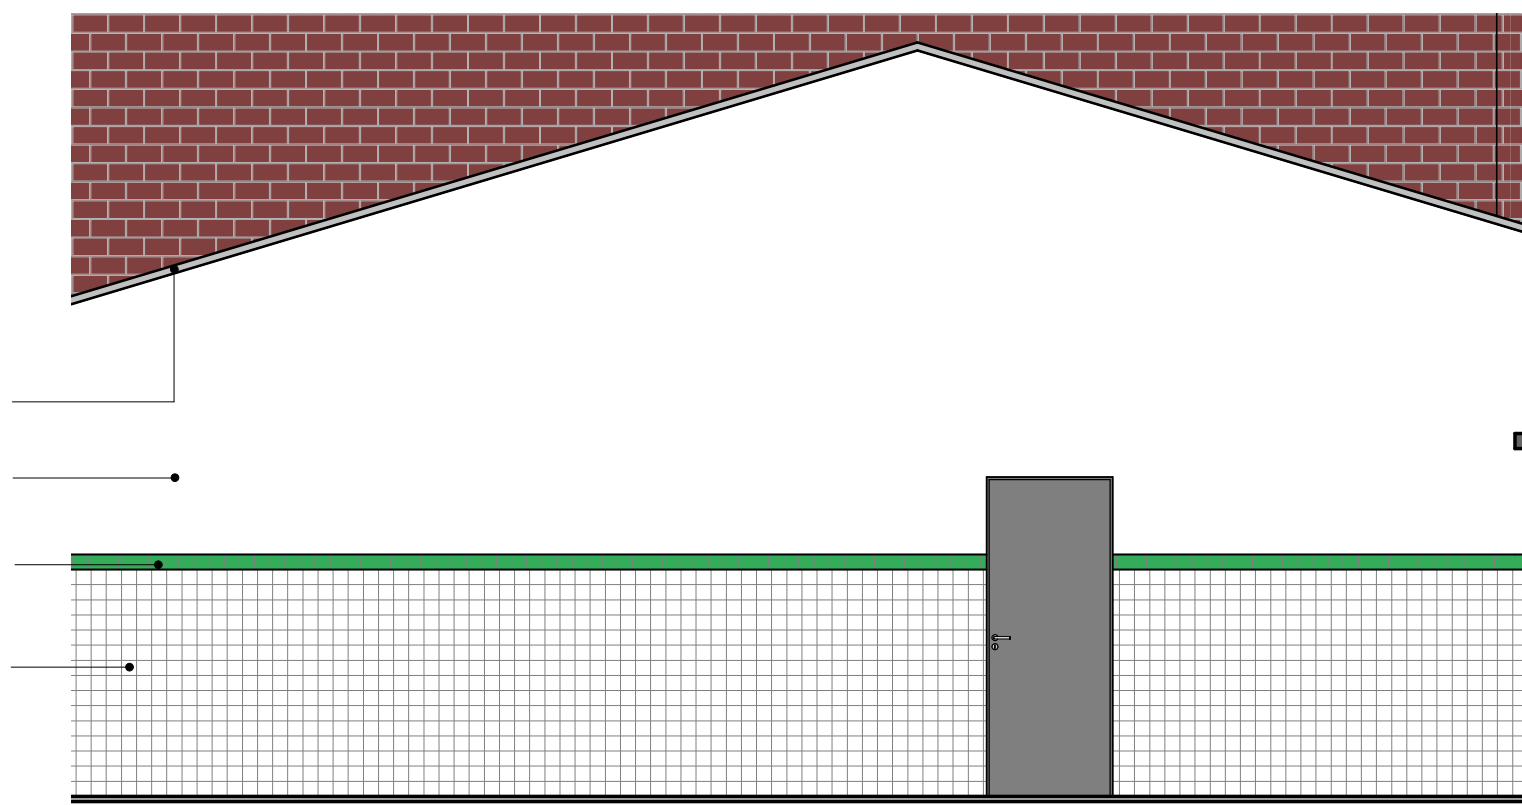

 
FACHADA ADM
ESC: 1 : 50




CORTE ADM 02
FL10

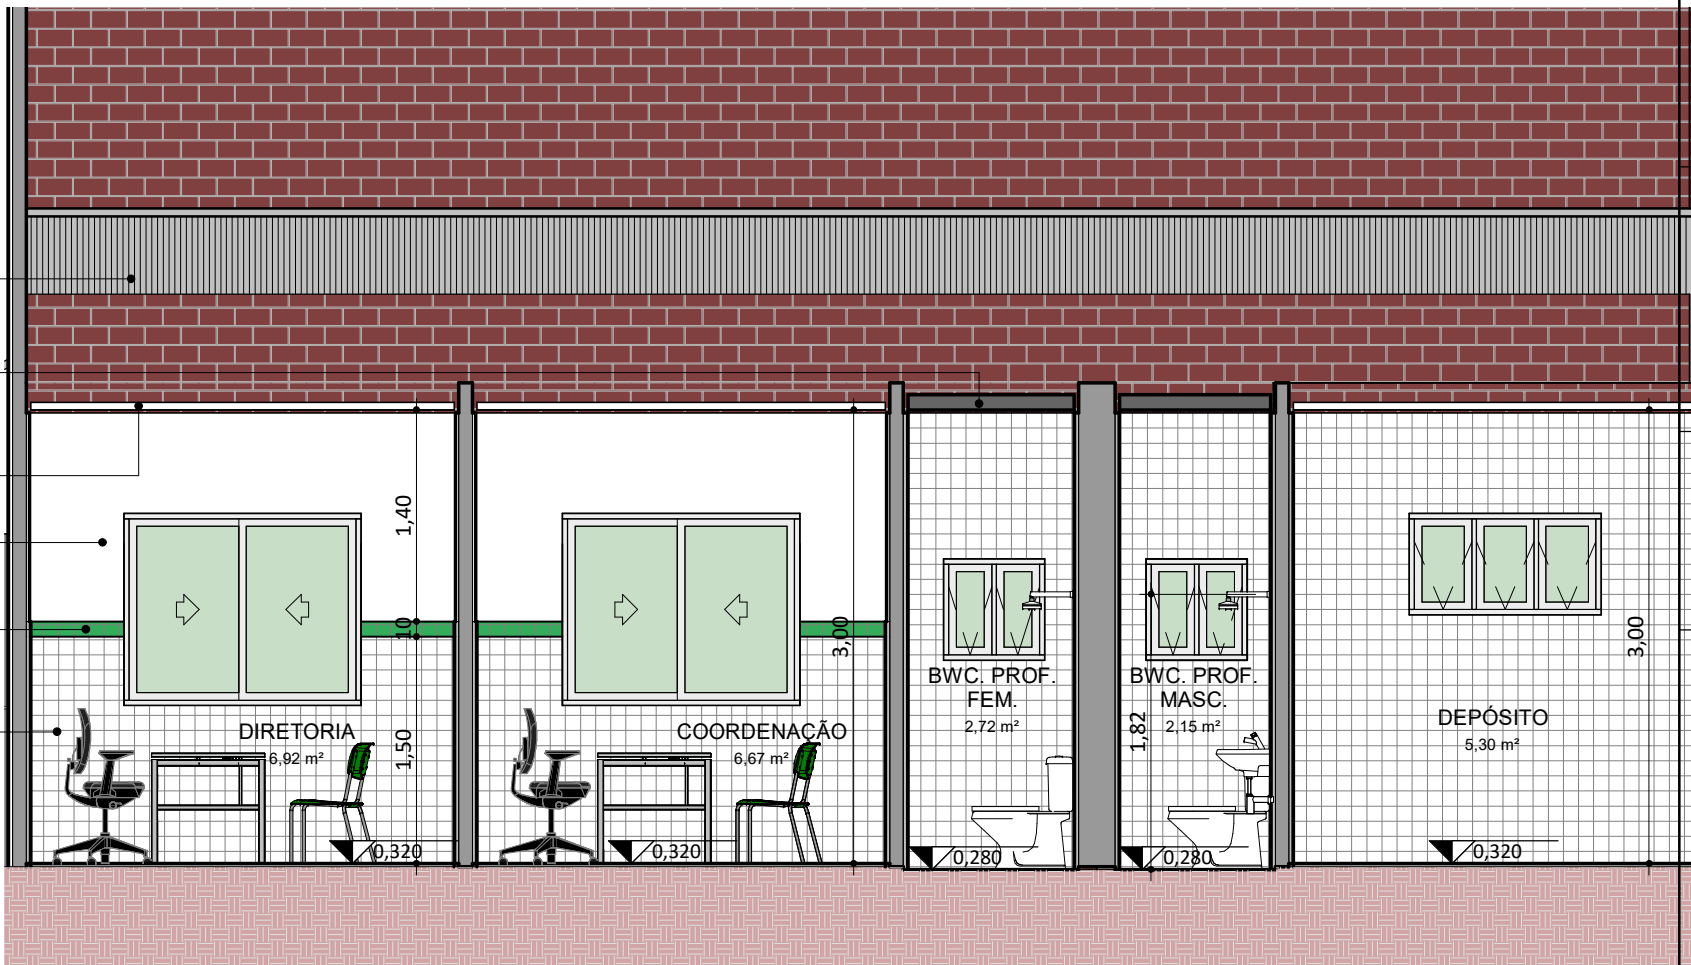CORTE ADM 02
ESC: 1 : 50




REV.:	REV. DATA:	ELABORADO:	VERIFICADO:	MOTIVO DA EMISSÃO:
<div><div><div>FADEX</div><div>FUNDAÇÃO CULTURAL E DE FOMENTO À PESQUISA, ENSINO, EXTENSÃO E INOVAÇÃO</div></div><div><div>EDUCAÇÃO</div><div>Secretaria de Estado da Educação / SEDUC</div></div><div><div>Piauí</div><div>GOVERNO DO ESTADO</div></div></div>				
PROJETO: UNID ESC JOSE EUCLIDES DE MIRANDA				
PROJETO TIPO: PROJETO DE INFRAESTRUTURA EDUCACIONAL				
PROPRIETÁRIO: _____ NOME DO PROPRIETÁRIO CPF.: _____				
AUTOR DO PROJETO: _____ ARQUITETO / ENGENHEIRO CAU / CREA _____				
RESPONSÁVEL TÉCNICO: _____ ARQUITETO / ENGENHEIRO CAU / CREA _____  Jorge Chander Lima Sousa Arquiteto e Urbanista CAU 3342487-0				
APROVAÇÕES:				
OBSERVAÇÕES: Projeto Executivo				
COORDENAÇÃO: FADEX - Fundação Cultural e de Fomento à Pesquisa, Ensino, Extensão e Inovação RESPONSÁVEL TÉCNICO: Jorge Lima				
PROPRIETÁRIO: FADEX				
ENDEREÇO: Rua José Bonifácio, 992, Bairro São Francisco Souza, CEP: 64215-190 - Parnaíba, PI LAT -291.217 LONG -417.654				
BIM MANAGER: Jorge Lima				
DESENHISTA: Lucas Moraes Medeiros				
REVISÃO:				
DATA: 20/04/21				
ESCALA: 1 : 50				
FORMATO: A1 (841 x 594)				
CONTEÚDO: UNID ESC JOSE EUCLIDES DE MIRANDA - ADMINISTRAÇÃO				

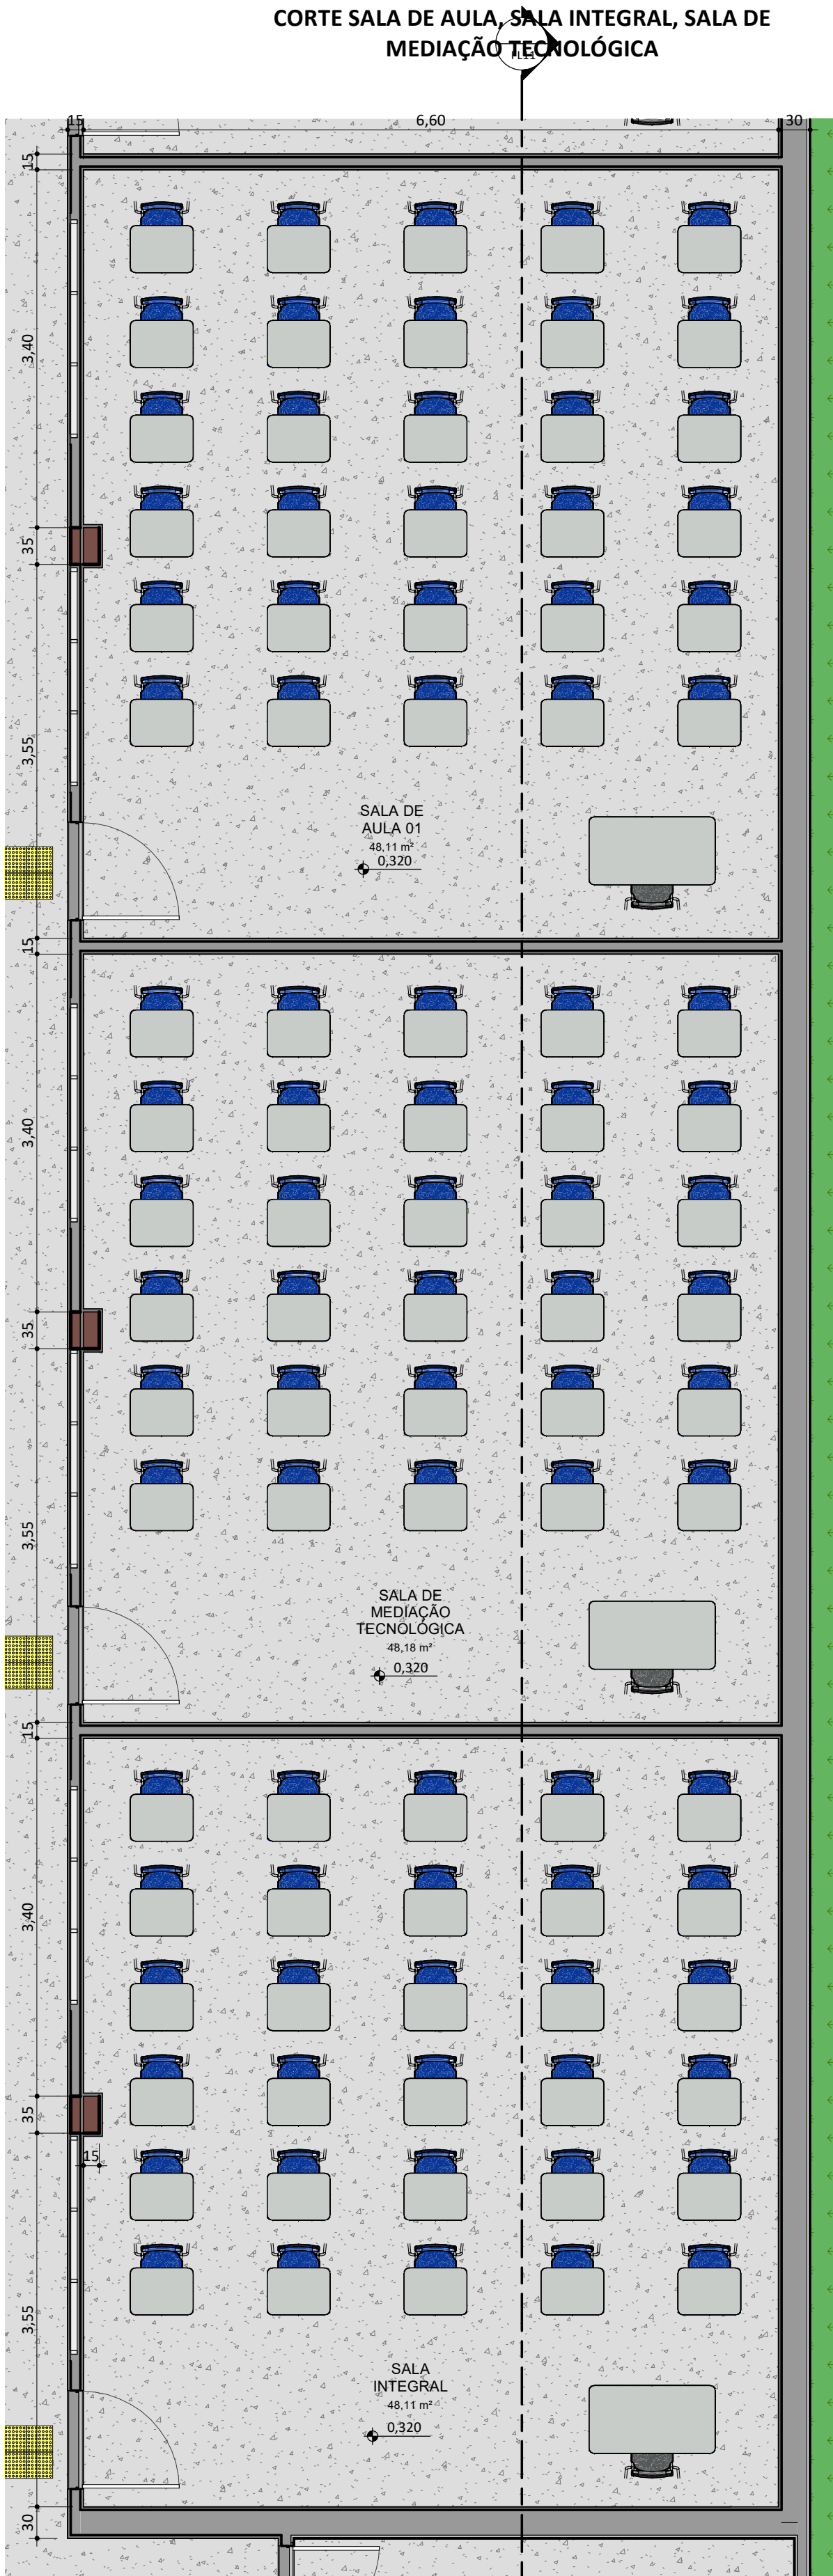

CORTE SALA DE AULA, SALA INTEGRAL, SALA DE MEDIAÇÃO TECNOLÓGICA


PLANTA BAIXA DE LAYOUT - SALA DE AULA, SALA INTEGRAL, SALA DE MEDIAÇÃO TECNOLÓGICA

ESC: 1 : 50

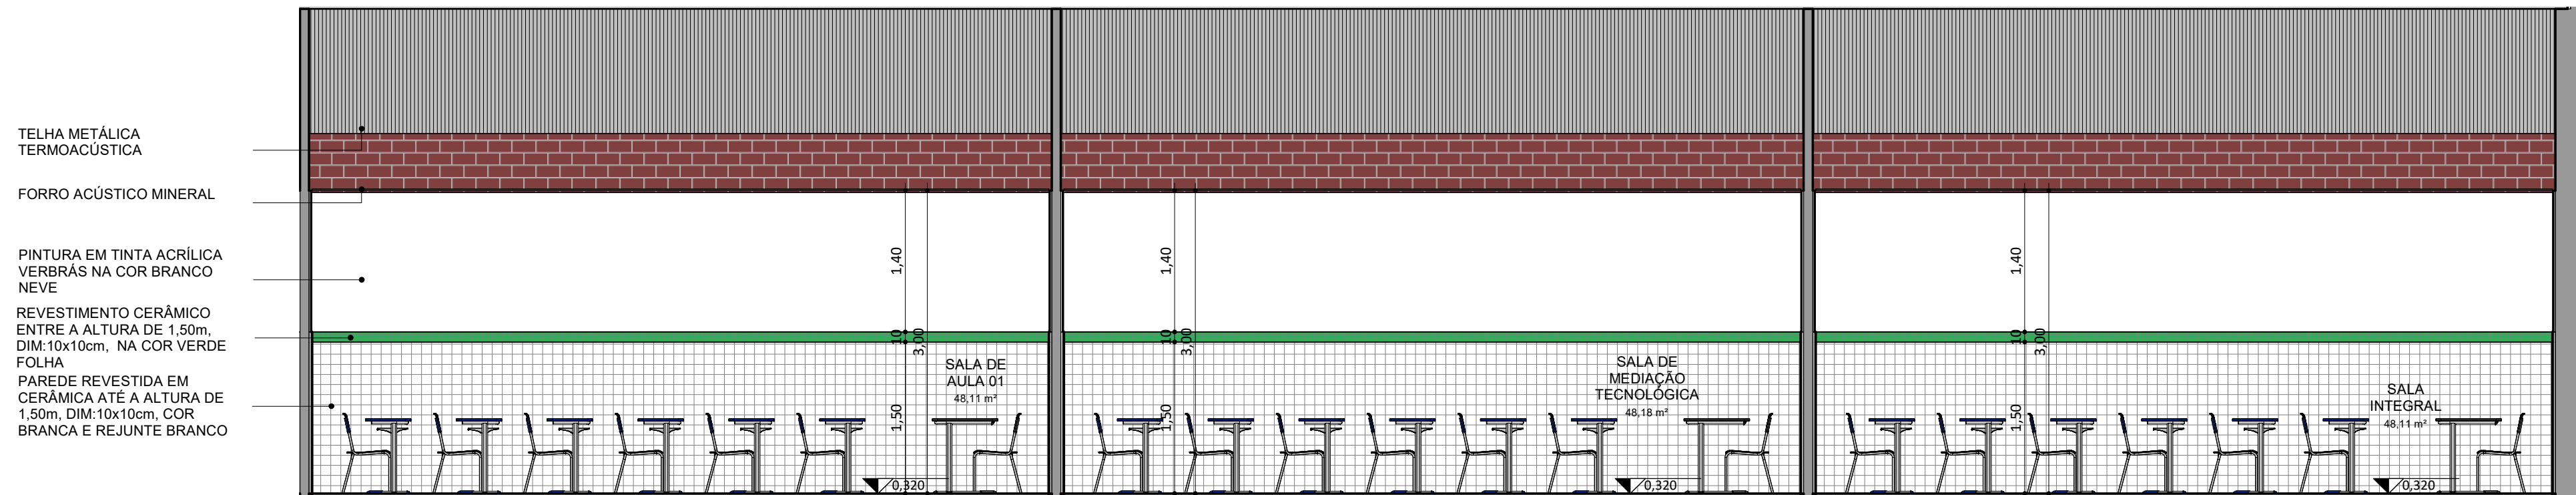

CORTE SALA DE AULA, SALA INTEGRAL, SALA DE MEDIAÇÃO TECNOLÓGICA

ESC: 1 : 50

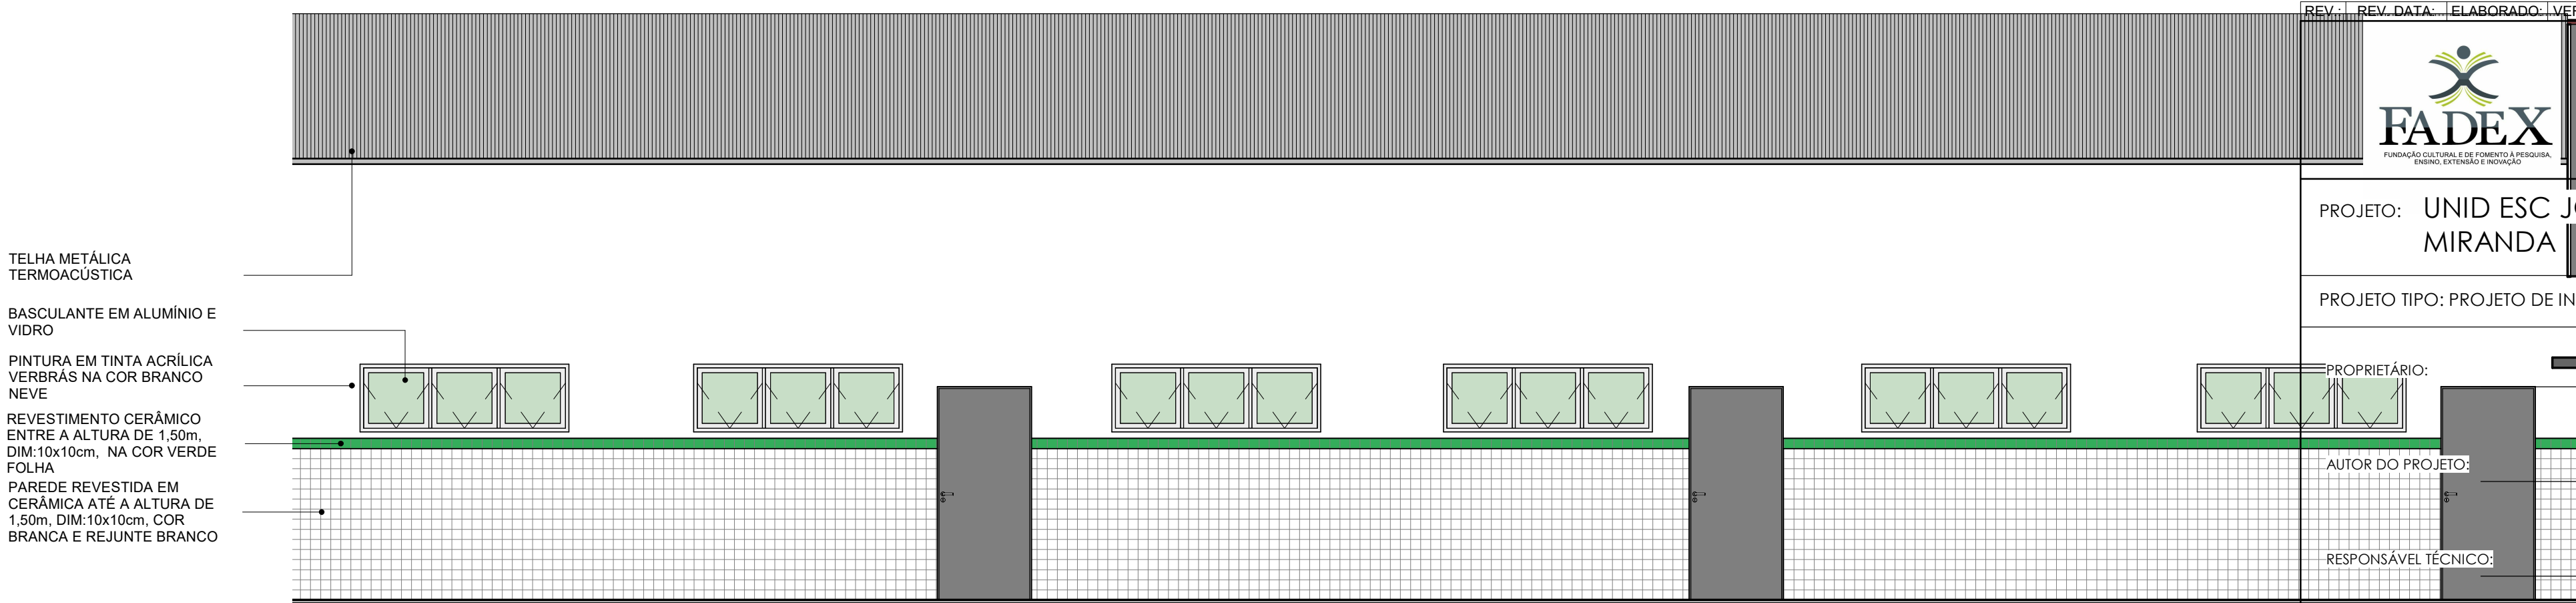

FACHADA SALA DE AULA, SALA INTEGRAL, SALA DE MEDIAÇÃO TECNOLÓGICA

ESC: 1 : 50

REV.: REV. DATA: ELABORADO: VERIFICADO: MOTIVO DA EMISSÃO:



PROJETO: UNID ESC JOSE EUCLIDES DE MIRANDA

PROJETO TIPO: PROJETO DE INFRAESTRUTURA EDUCACIONAL

PROPRIETÁRIO:

NOME DO PROPRIETÁRIO
CPF.:

AUTOR DO PROJETO:

ARQUITETO / ENGENHEIRO
CAU / CREA

RESPONSÁVEL TÉCNICO:

ARQUITETO / ENGENHEIRO
CAU / CREA

Jorge Chander Lima Sousa
Arquiteto e Urbanista
CAU 3342817-0

APROVAÇÕES:

OBSERVAÇÕES:
Projeto Executivo

COORDENAÇÃO:
FADEX - Fundação Cultural e de Fomento à Pesquisa, Ensino, Extensão e Inovação

RESPONSÁVEL TÉCNICO:
Jorge Lima

PROPRIETÁRIO:
FADEX

ENDEREÇO:
Rua José Bonifácio, 992, Bairro São Francisco Souza, CEP: 64215-190 - Parnaíba, PI
LAT -291.217
LONG -417.654

BIM MANAGER:
Jorge Lima

DESENHISTA:
Lucas Moraes Medeiros

REVISÃO:


DATA:
20/04/21

ESCALA:
1 : 50

FORMATO:
A1 (841 x 594)

CONTEÚDO:
UNID ESC JOSE EUCLIDES DE MIRANDA - SALA DE AULA, SALA INTEGRAL, SALA DE MEDIAÇÃO TECNOLÓGICA


CORTE LAB. INFORMÁTICA, BIBLIOTECA

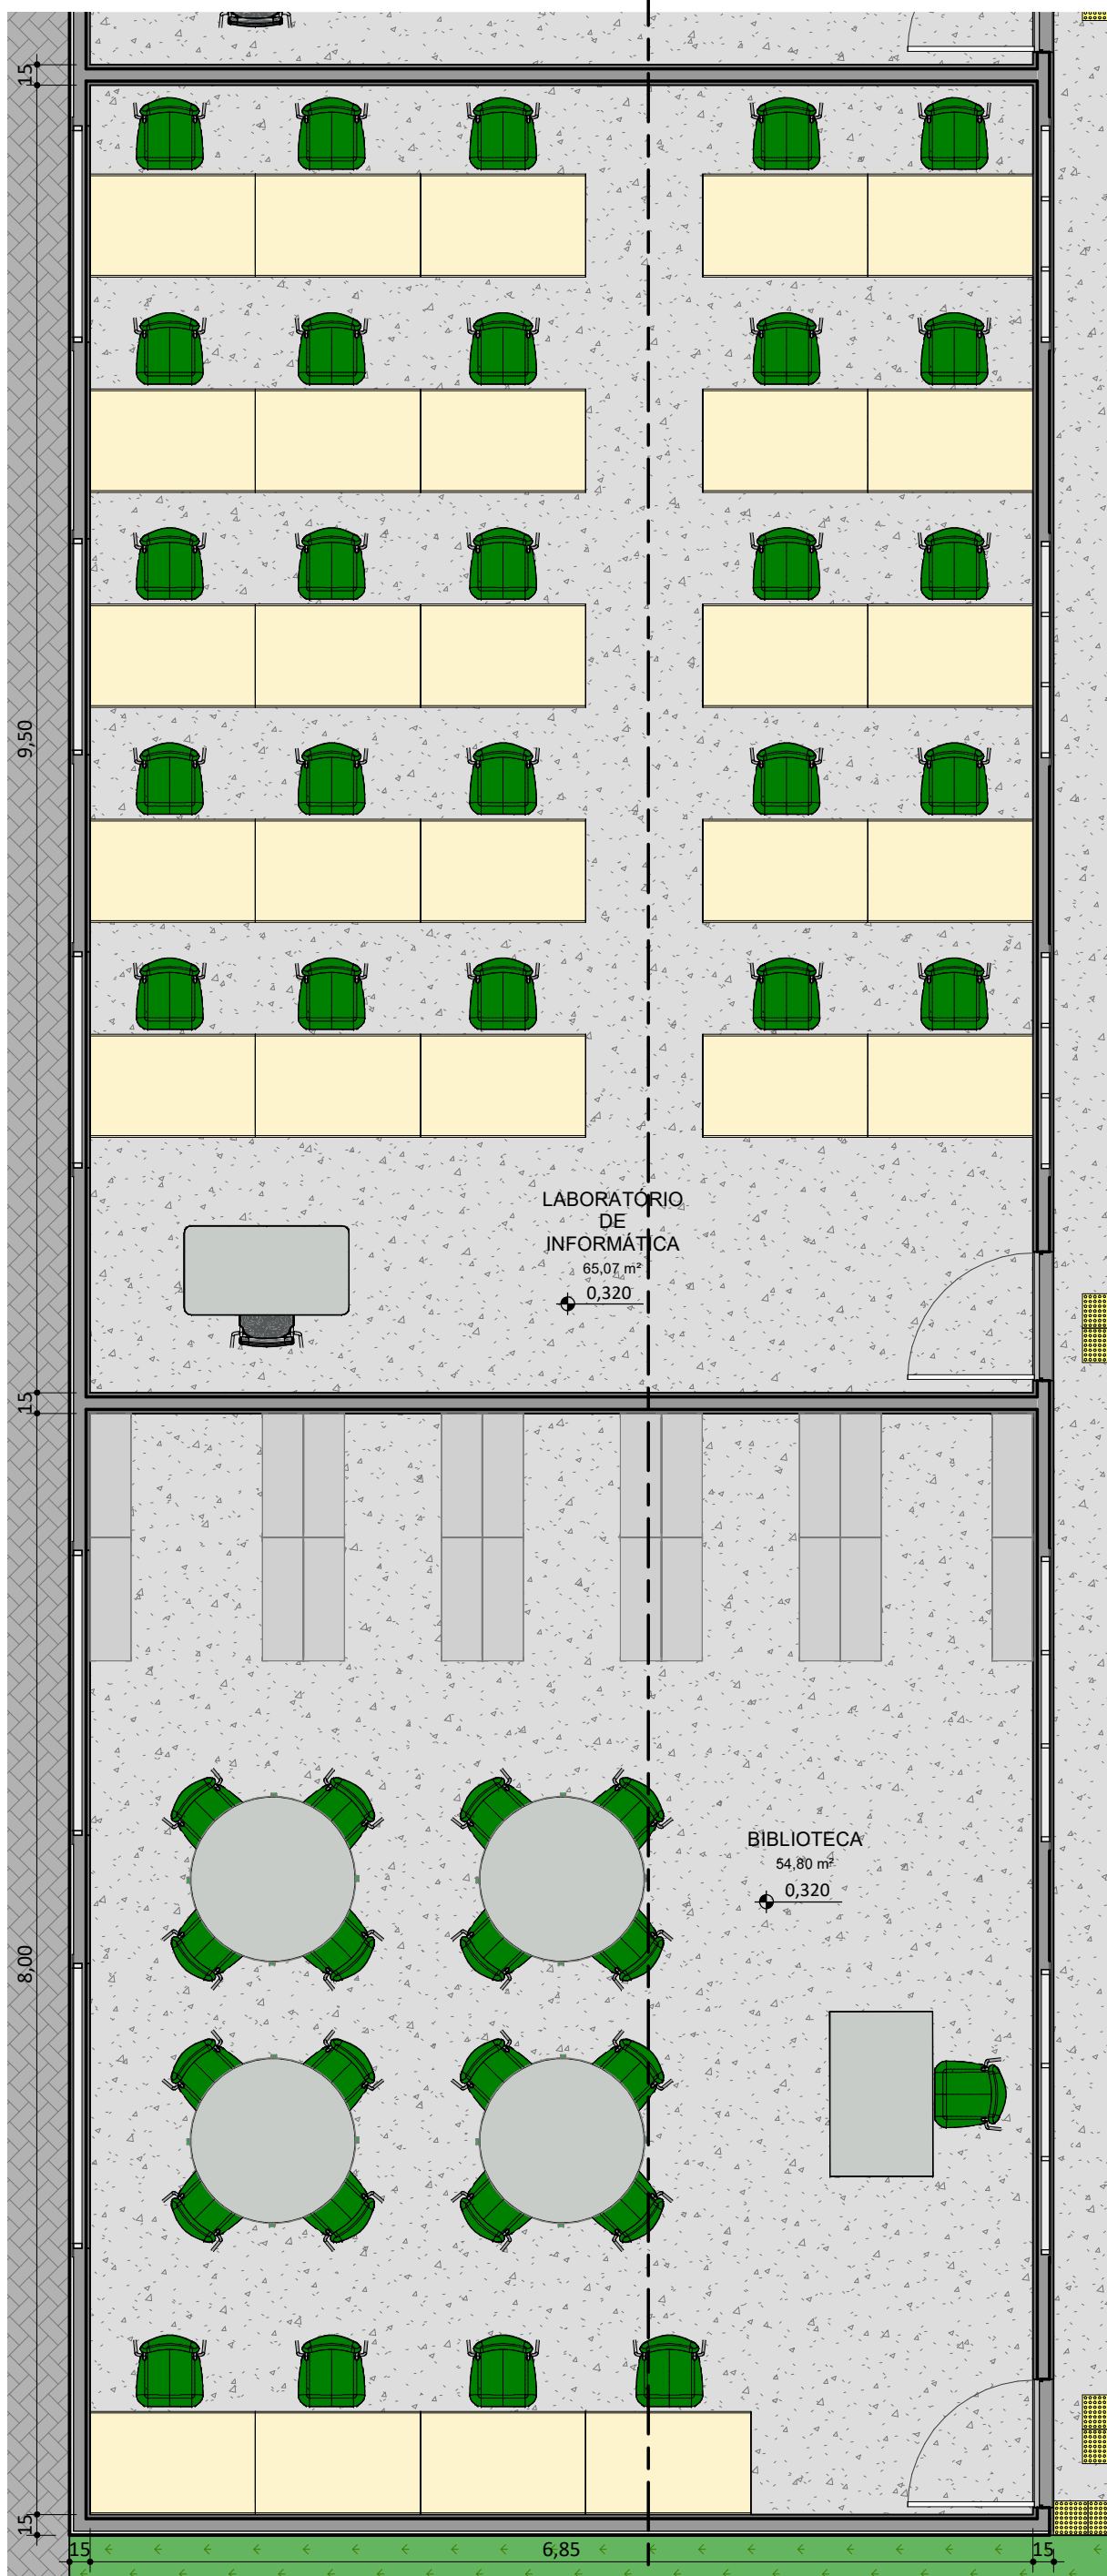

CORTE LAB. INFORMÁTICA, BIBLIOTECA


PLANTA BAIXA DE LAYOUT - LAB. INFORMÁTICA, BIBLIOTECA

ESC: 1 : 50

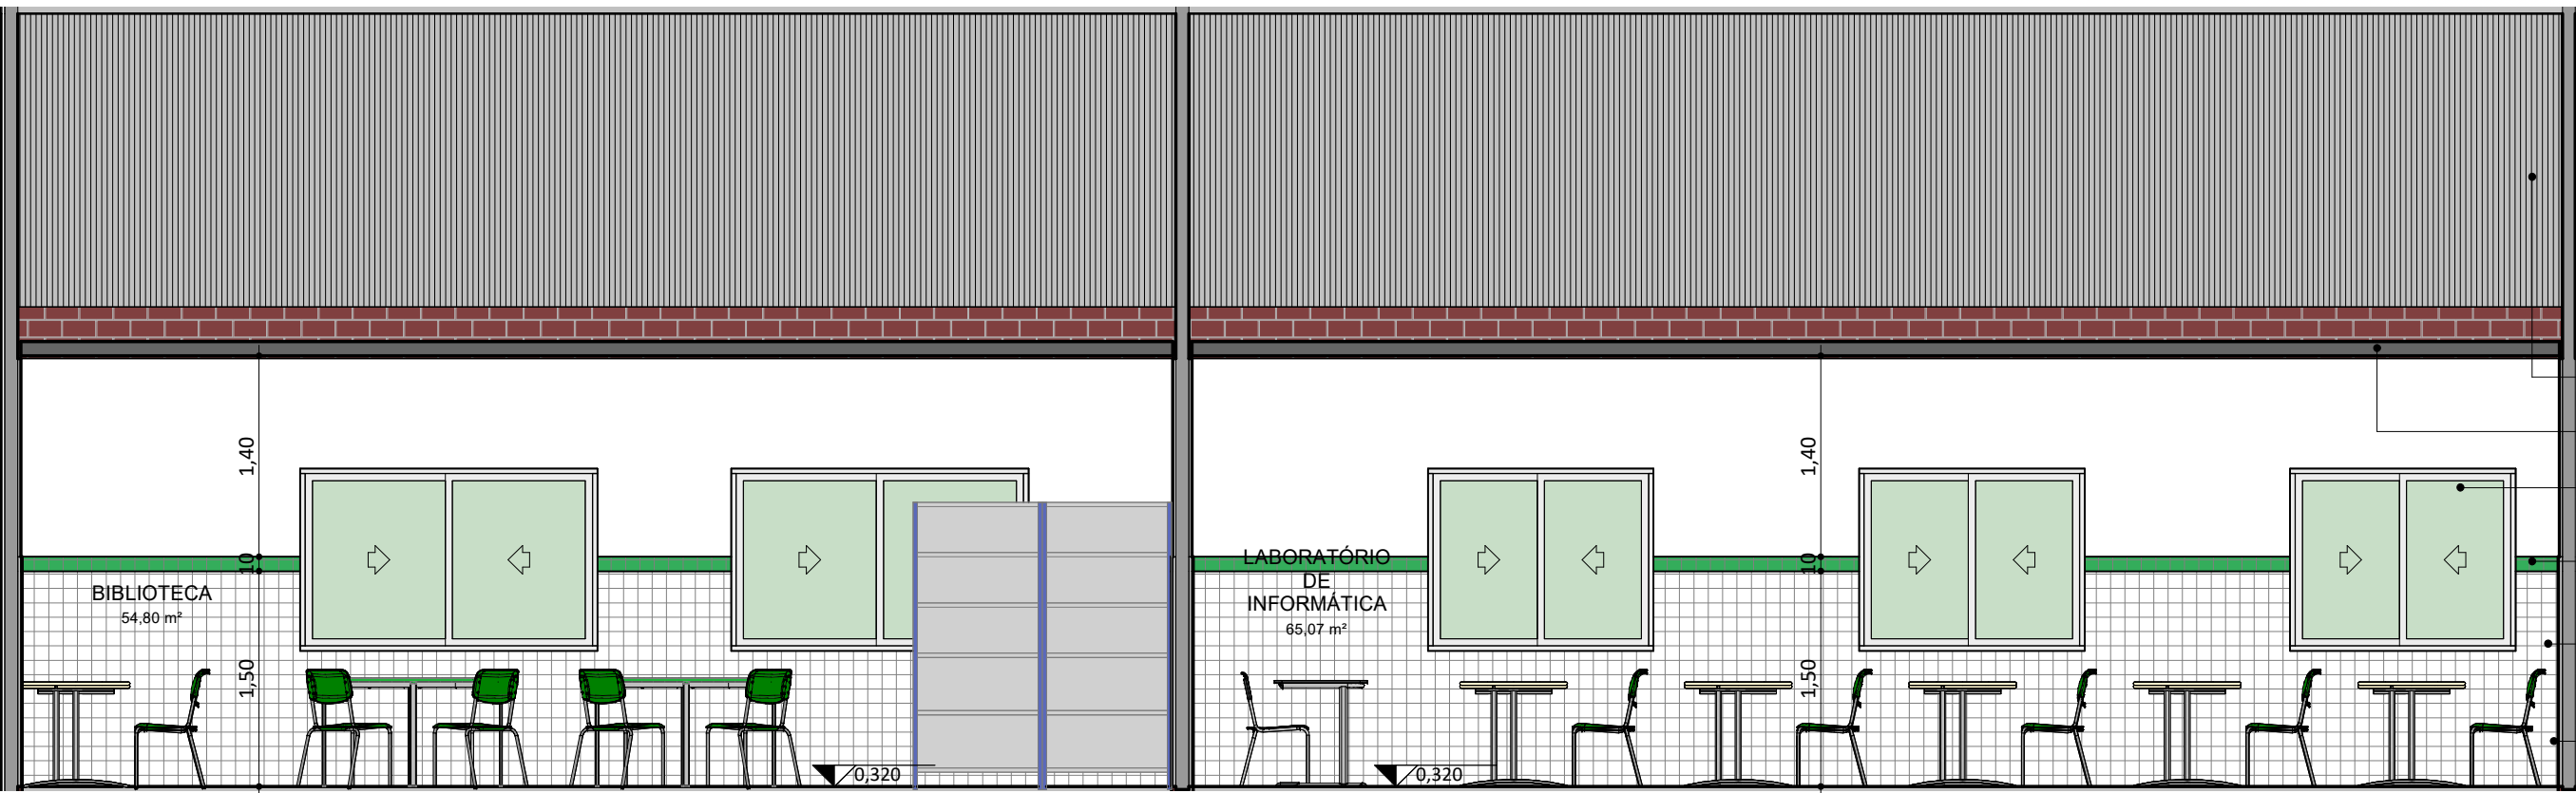

CORTE LAB. INFORMÁTICA, BIBLIOTECA

ESC: 1 : 50

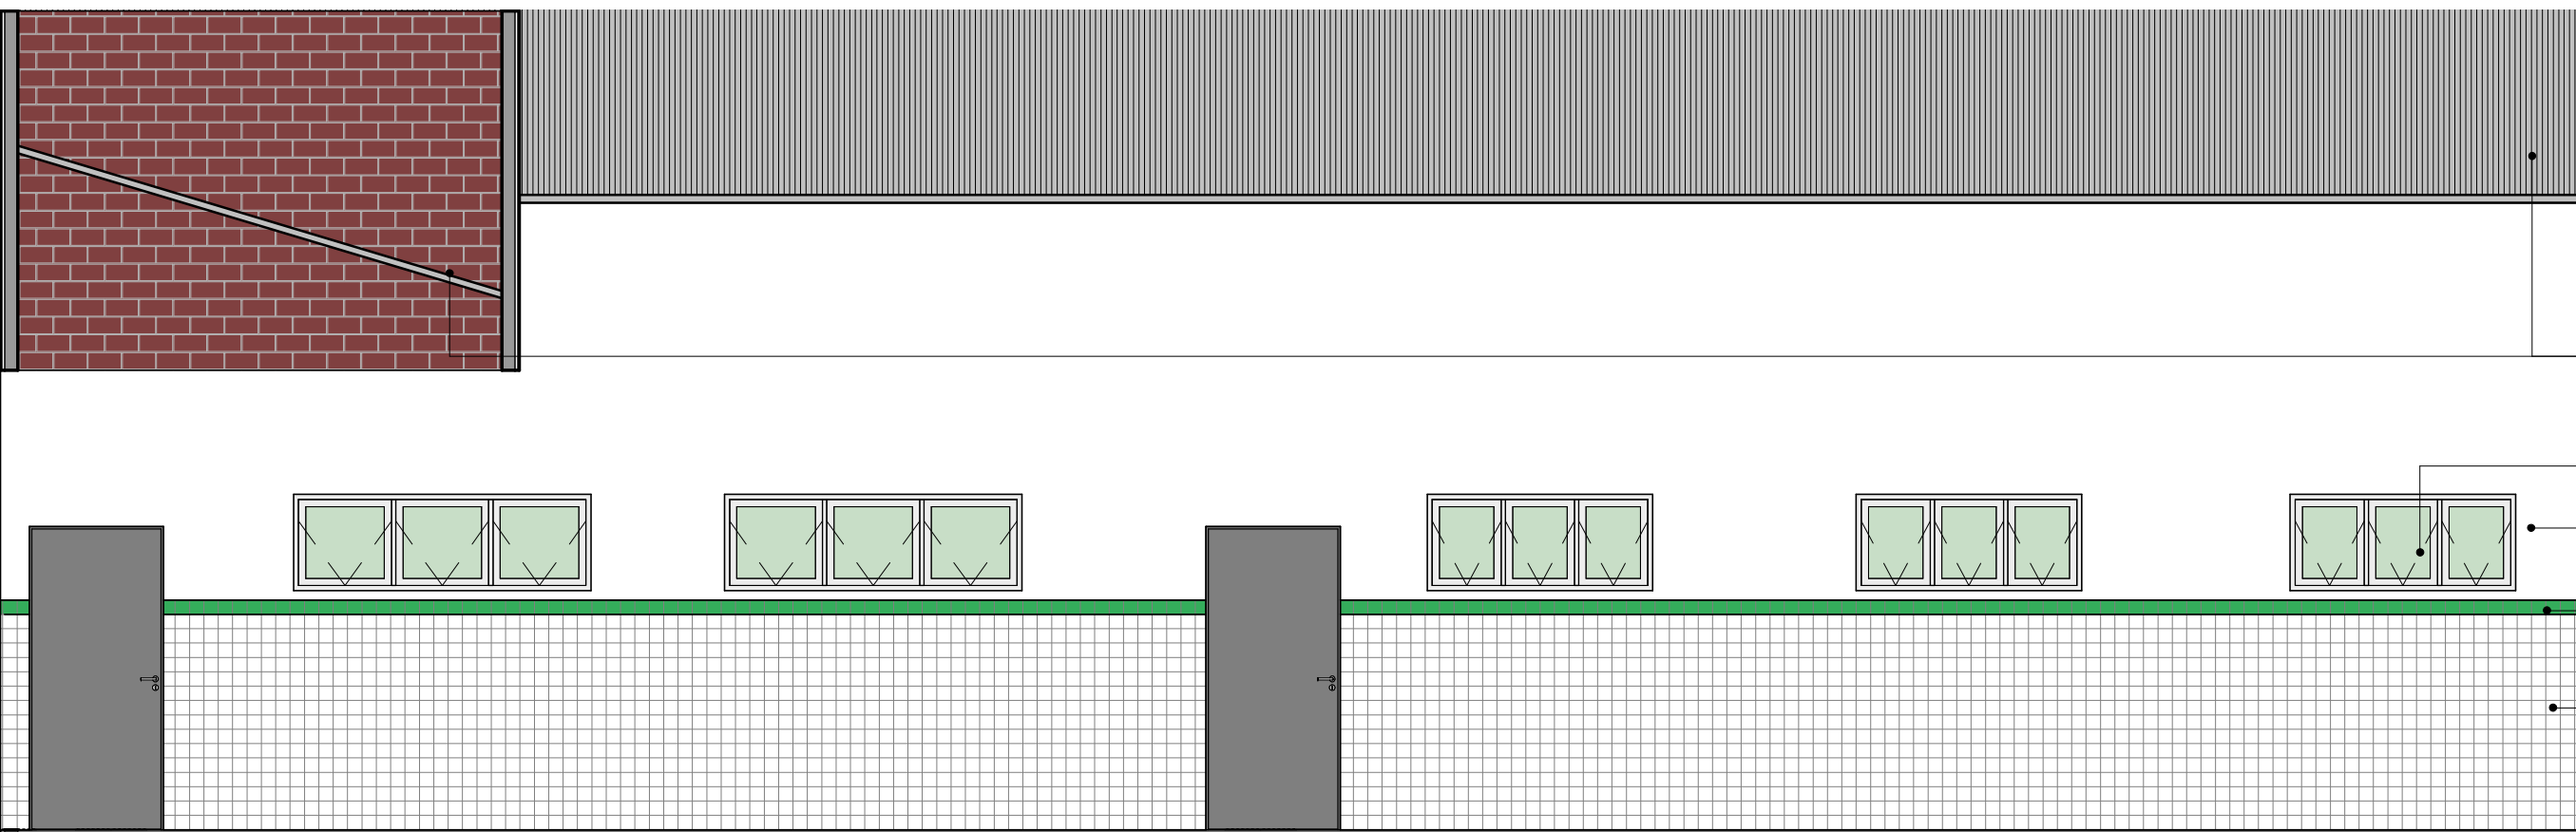

FACHADA LAB. INFORMÁTICA, BIBLIOTECA

ESC: 1 : 50

TELHA METÁLICA
TERMOACÚSTICA
LAJE EM CONCRETO
JANELA EM ALUMÍNIO E VIDRO
PINTURA EM TINTA ACRÍLICA
VERBRAS NA COR BRANCO
NEVE
REVESTIMENTO CERÂMICO
ENTRE A ALTURA DE 1.50m,
DIM:10x10cm, NA COR VERDE
FOLHA
PAREDE REVESTIDA EM
CERÂMICA ATÉ A ALTURA DE
1.50m, DIM:10x10cm, COR
BRANCA E REJUNTE BRANCO

TELHA METÁLICA
TERMOACÚSTICA
BASCULANTE EM ALUMÍNIO E
VIDRO
PINTURA EM TINTA ACRÍLICA
VERBRAS NA COR BRANCO
NEVE
REVESTIMENTO CERÂMICO
ENTRE A ALTURA DE 1.50m,
DIM:10x10cm, NA COR VERDE
FOLHA
PAREDE REVESTIDA EM
CERÂMICA ATÉ A ALTURA DE
1.50m, DIM:10x10cm, COR
BRANCA E REJUNTE BRANCO

REV.: | REV. DATA: | ELABORADO: | VERIFICADO: | MOTIVO DA EMISSÃO:



PROJETO: UNID ESC JOSE EUCLIDES DE MIRANDA

PROJETO TIPO: PROJETO DE INFRAESTRUTURA EDUCACIONAL

PROPRIETÁRIO: _____
NOME DO PROPRIETÁRIO
CPF.: _____

AUTOR DO PROJETO: _____
ARQUITETO / ENGENHEIRO
CAU / CREA

RESPONSÁVEL TÉCNICO: _____
ARQUITETO / ENGENHEIRO
CAU / CREA

APROVAÇÕES:

OBSERVAÇÕES:
Projeto Executivo

COORDENAÇÃO:
FADEX - Fundação Cultural e de Fomento à Pesquisa, Ensino,
Extensão e Inovação

RESPONSÁVEL TÉCNICO:
Jorge Lima

PROPRIETÁRIO:
FADEX

ENDEREÇO:
Rua José Bonifácio, 992, Bairro São
Francisco Souza, CEP: 64215-190 - Parnaíba, PI
LAT -291.217
LONG -417.654

BIM MANAGER:
Jorge Lima

DESENHISTA:
Lucas Moraes Medeiros




REVISÃO:



 
DATA:
20/04/21


ESCALA:
1 : 50

FORMATO:
A1 (841 x 594)

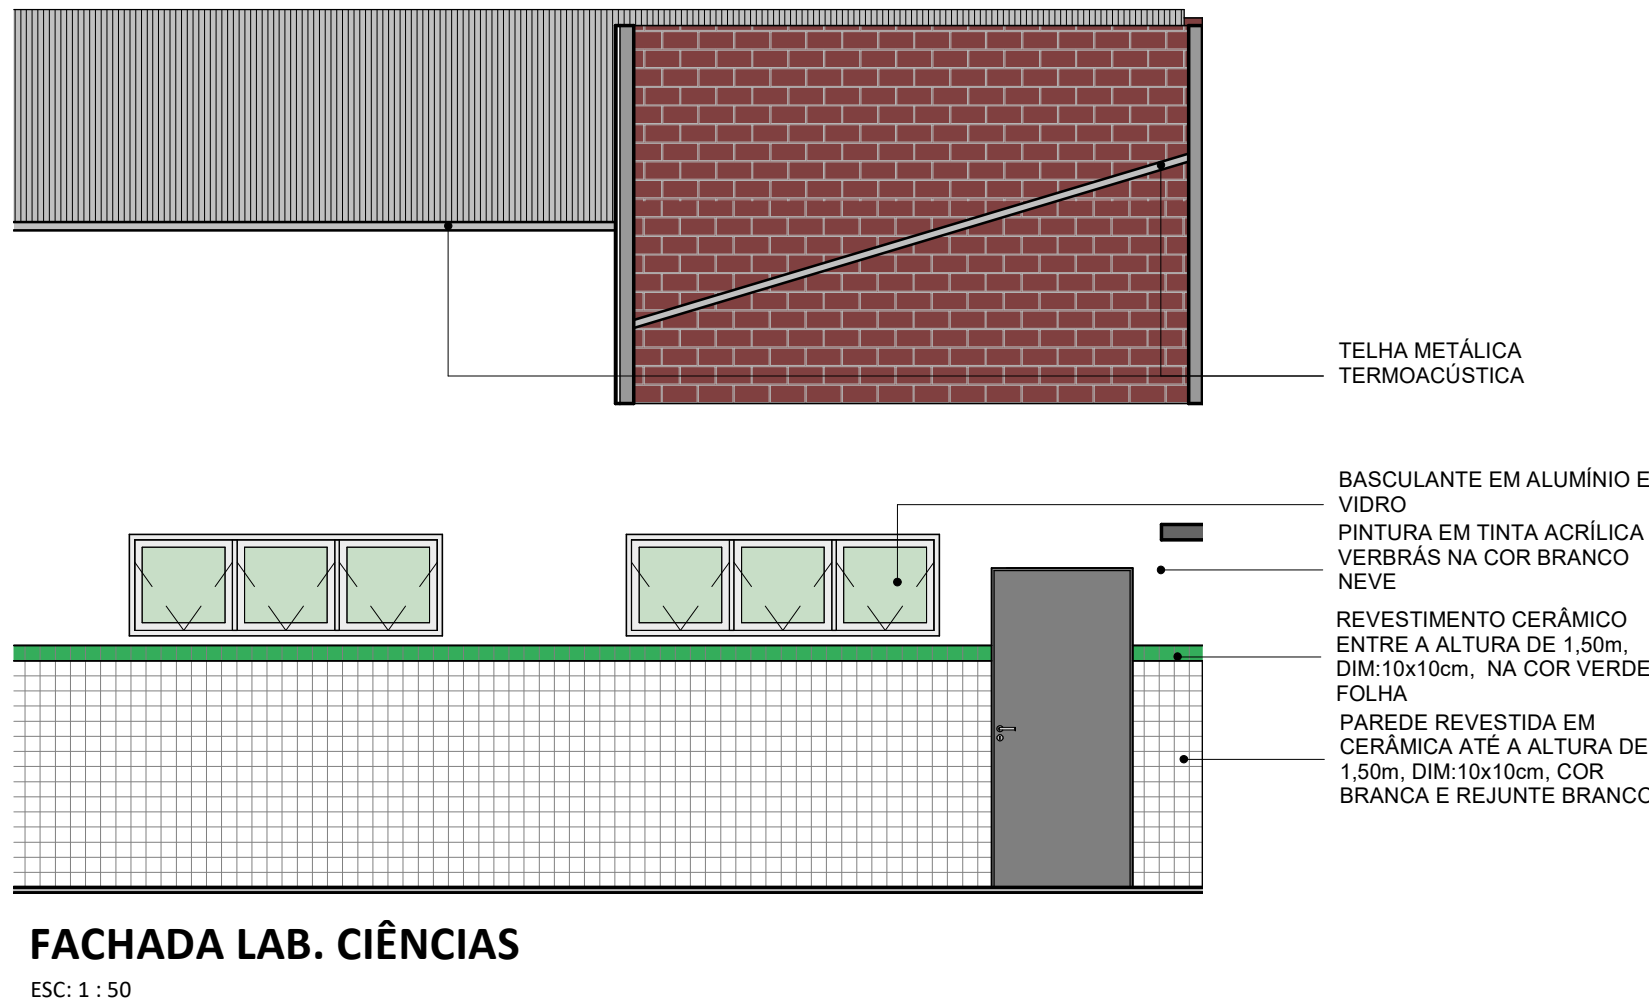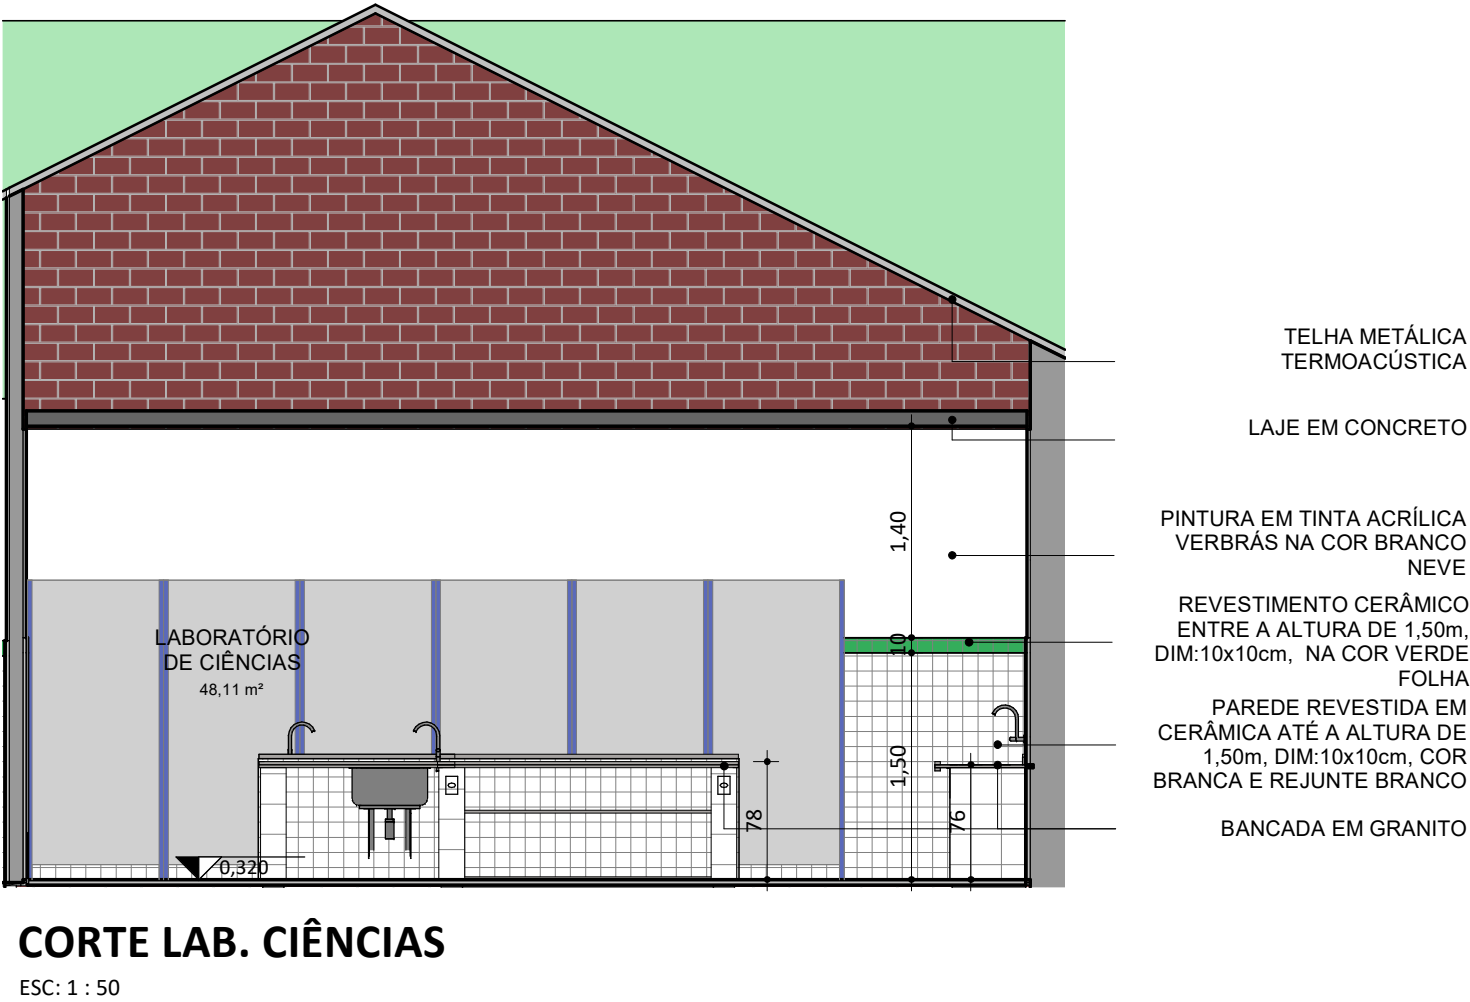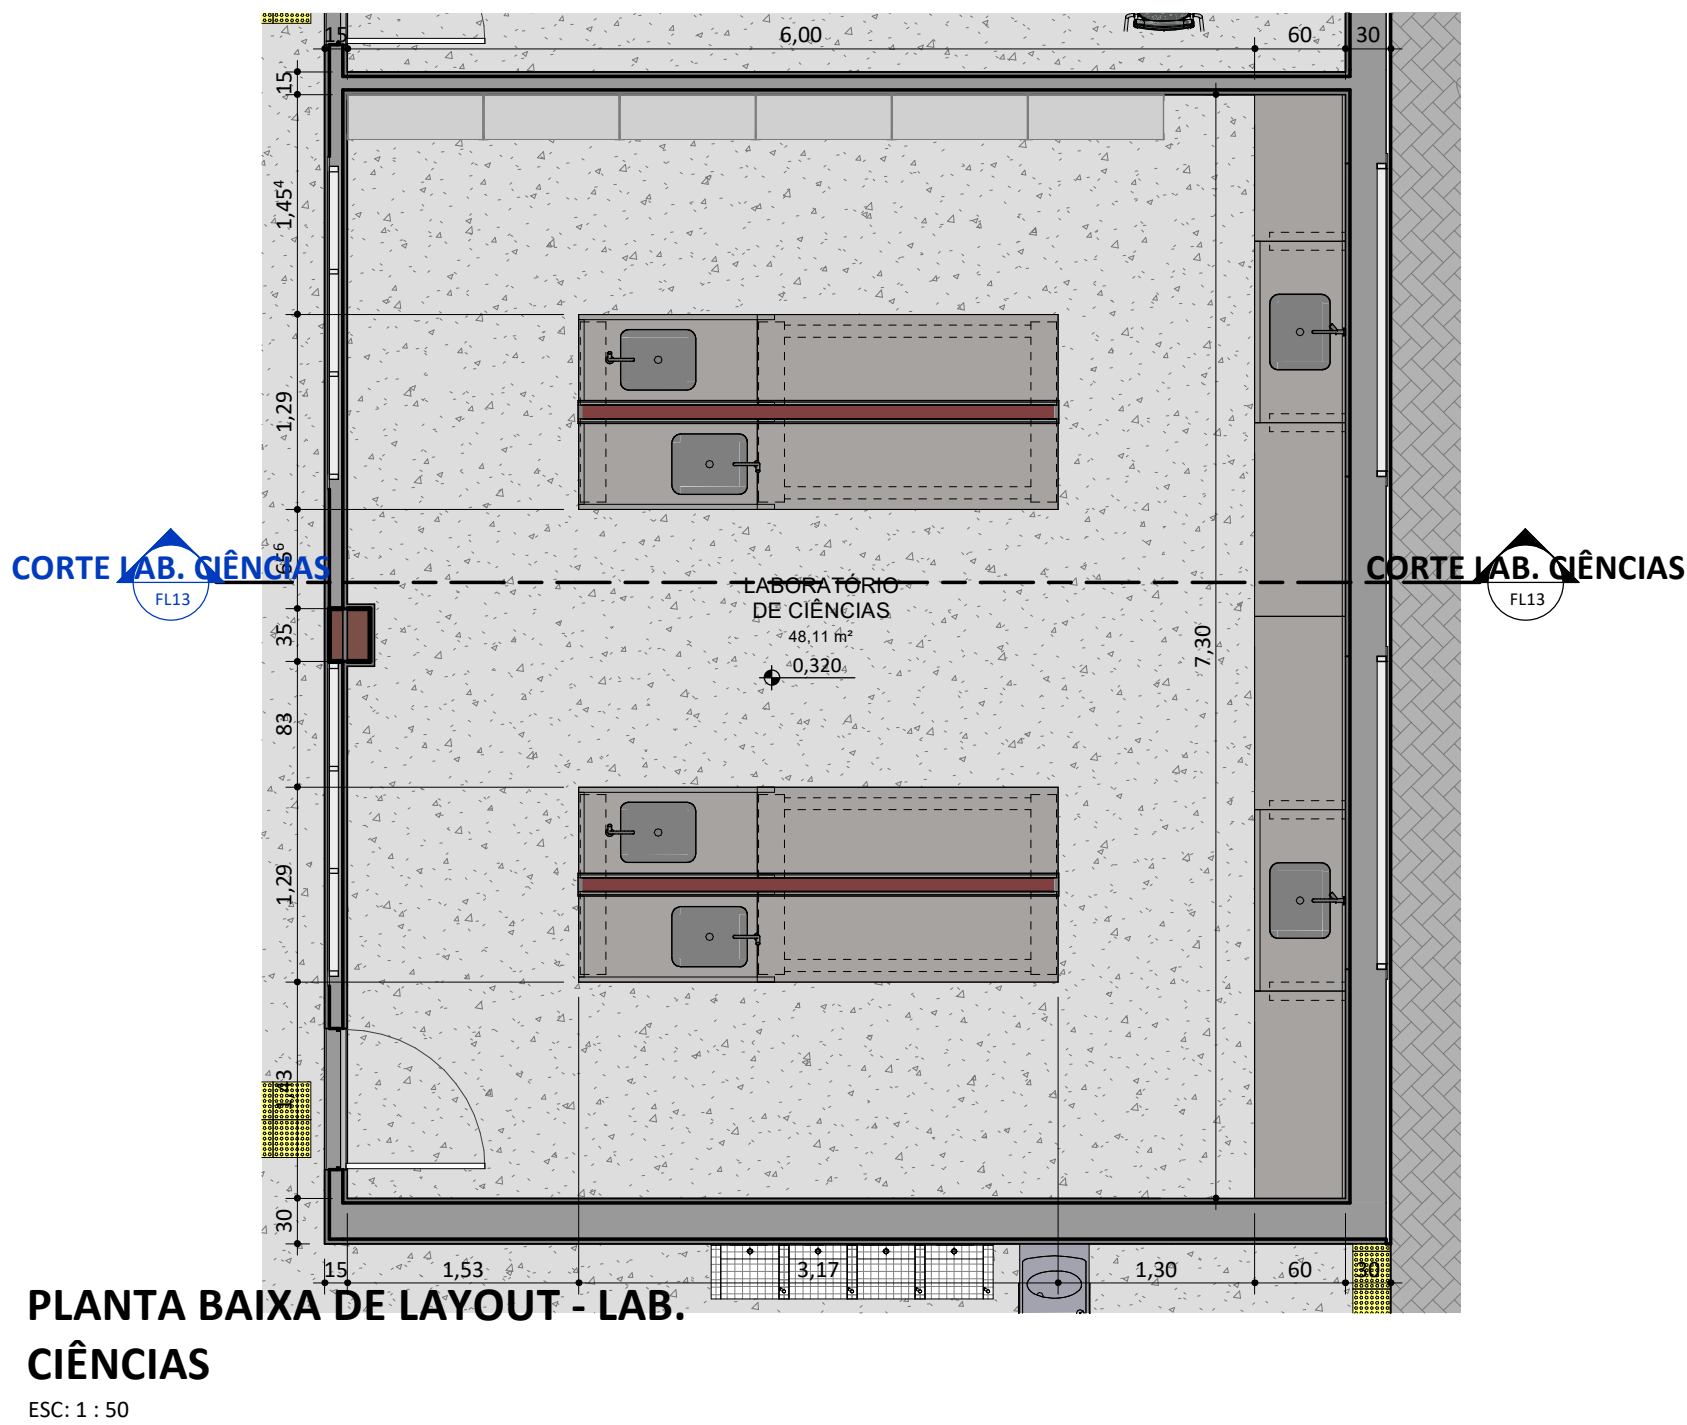
CONTEÚDO:
UNID ESC JOSE EUCLIDES DE MIRANDA
LABORATÓRIO DE INFORMÁTICA,
BIBLIOTECA




REV.: REV. DATA: ELABORADO: VERIFICADO: MOTIVO DA EMISSÃO:				
<div><p>FADEX FUNDAÇÃO CULTURAL E DE FOMENTO À PESQUISA, ENSINO, EXTENSÃO E INOVAÇÃO</p></div>		<div><div><div>EDUCAÇÃO</div><div>Secretaria de Estado da Educação / SEDUC</div></div><div><p>Piauí GOVERNO DO ESTADO</p></div></div>		
PROJETO: UNID ESC JOSE EUCLIDES DE MIRANDA				
PROJETO TIPO: PROJETO DE INFRAESTRUTURA EDUCACIONAL				
PROPRIETÁRIO: _____ NOME DO PROPRIETÁRIO CPF.: _____				
AUTOR DO PROJETO: _____ ARQUITETO / ENGENHEIRO CAU / CREA				
RESPONSÁVEL TÉCNICO: _____ ARQUITETO / ENGENHEIRO CAU / CREA				
<div><div><p>Jorge Chandler Lima Sousa Arquiteto e Urbanista CAU 4541607-0</p></div></div>				
APROVAÇÕES:				
OBSERVAÇÕES: Projeto Executivo				
COORDENAÇÃO: FADEX - Fundação Cultural e de Fomento à Pesquisa, Ensino, Extensão e Inovação				
RESPONSÁVEL TÉCNICO: Jorge Lima				
PROPRIETÁRIO: FADEX				
ENDEREÇO: Rua José Bonifácio, 992, Bairro São Francisco Souza, CEP: 64215-190 - Parnaíba, PI LAT -29.1.217 LONG -417.654				
BIM MANAGER: Jorge Lima				
DESENHISTA: Lucas Moraes Medeiros				
REVISÃO:				
DATA: 20/04/21				
ESCALA: 1 : 50				
FORMATO: A1 (841 x 594)				
CONTEÚDO: UNID ESC JOSE EUCLIDES DE MIRANDA - LABORATÓRIO DE CIÊNCIAS				

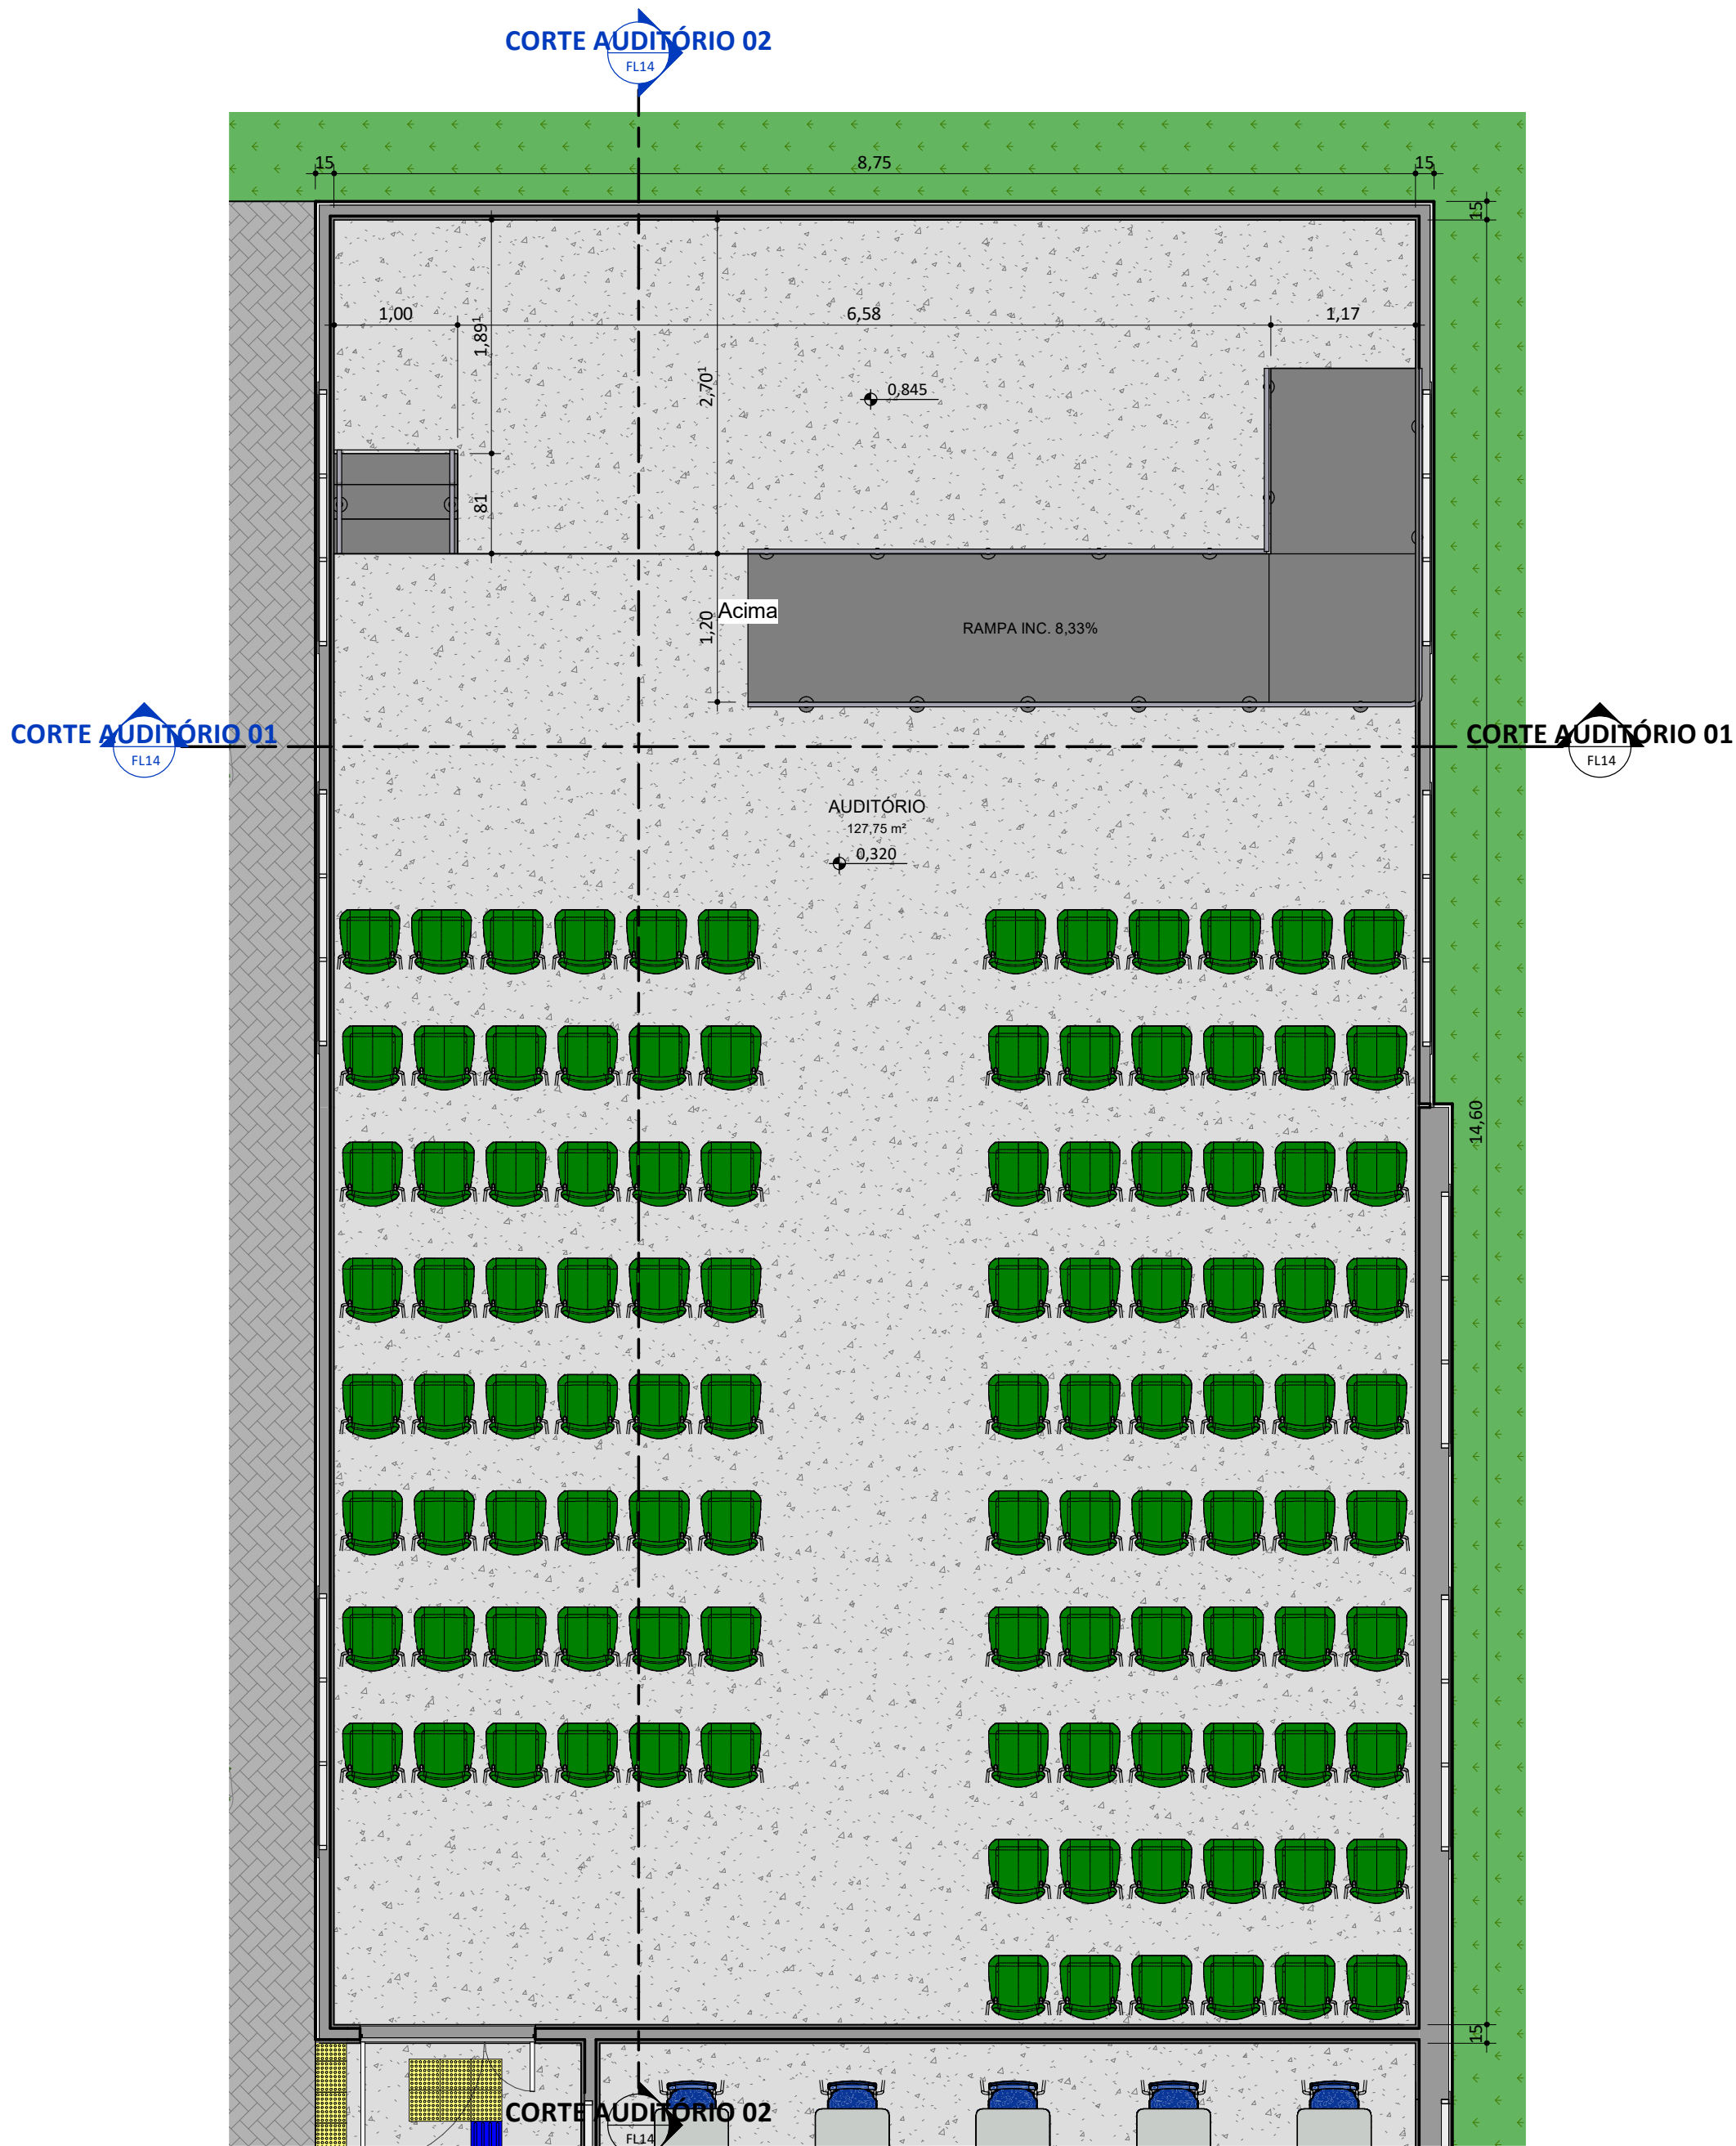

PLANTA BAIXA DE LAYOUT - AUDITÓRIO
ESC: 1 : 50

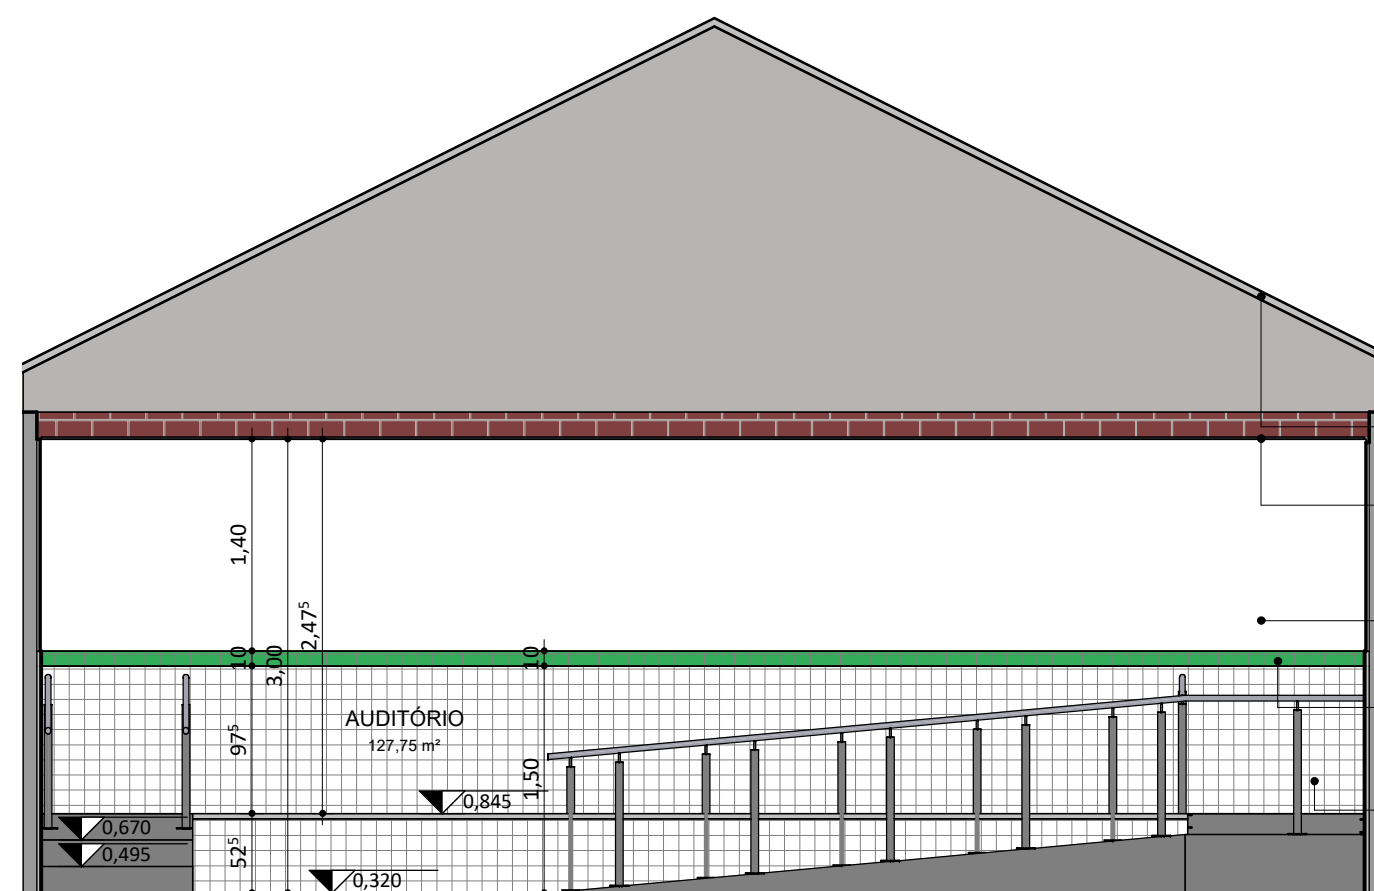

CORTE AUDITÓRIO 01
ESC: 1 : 50

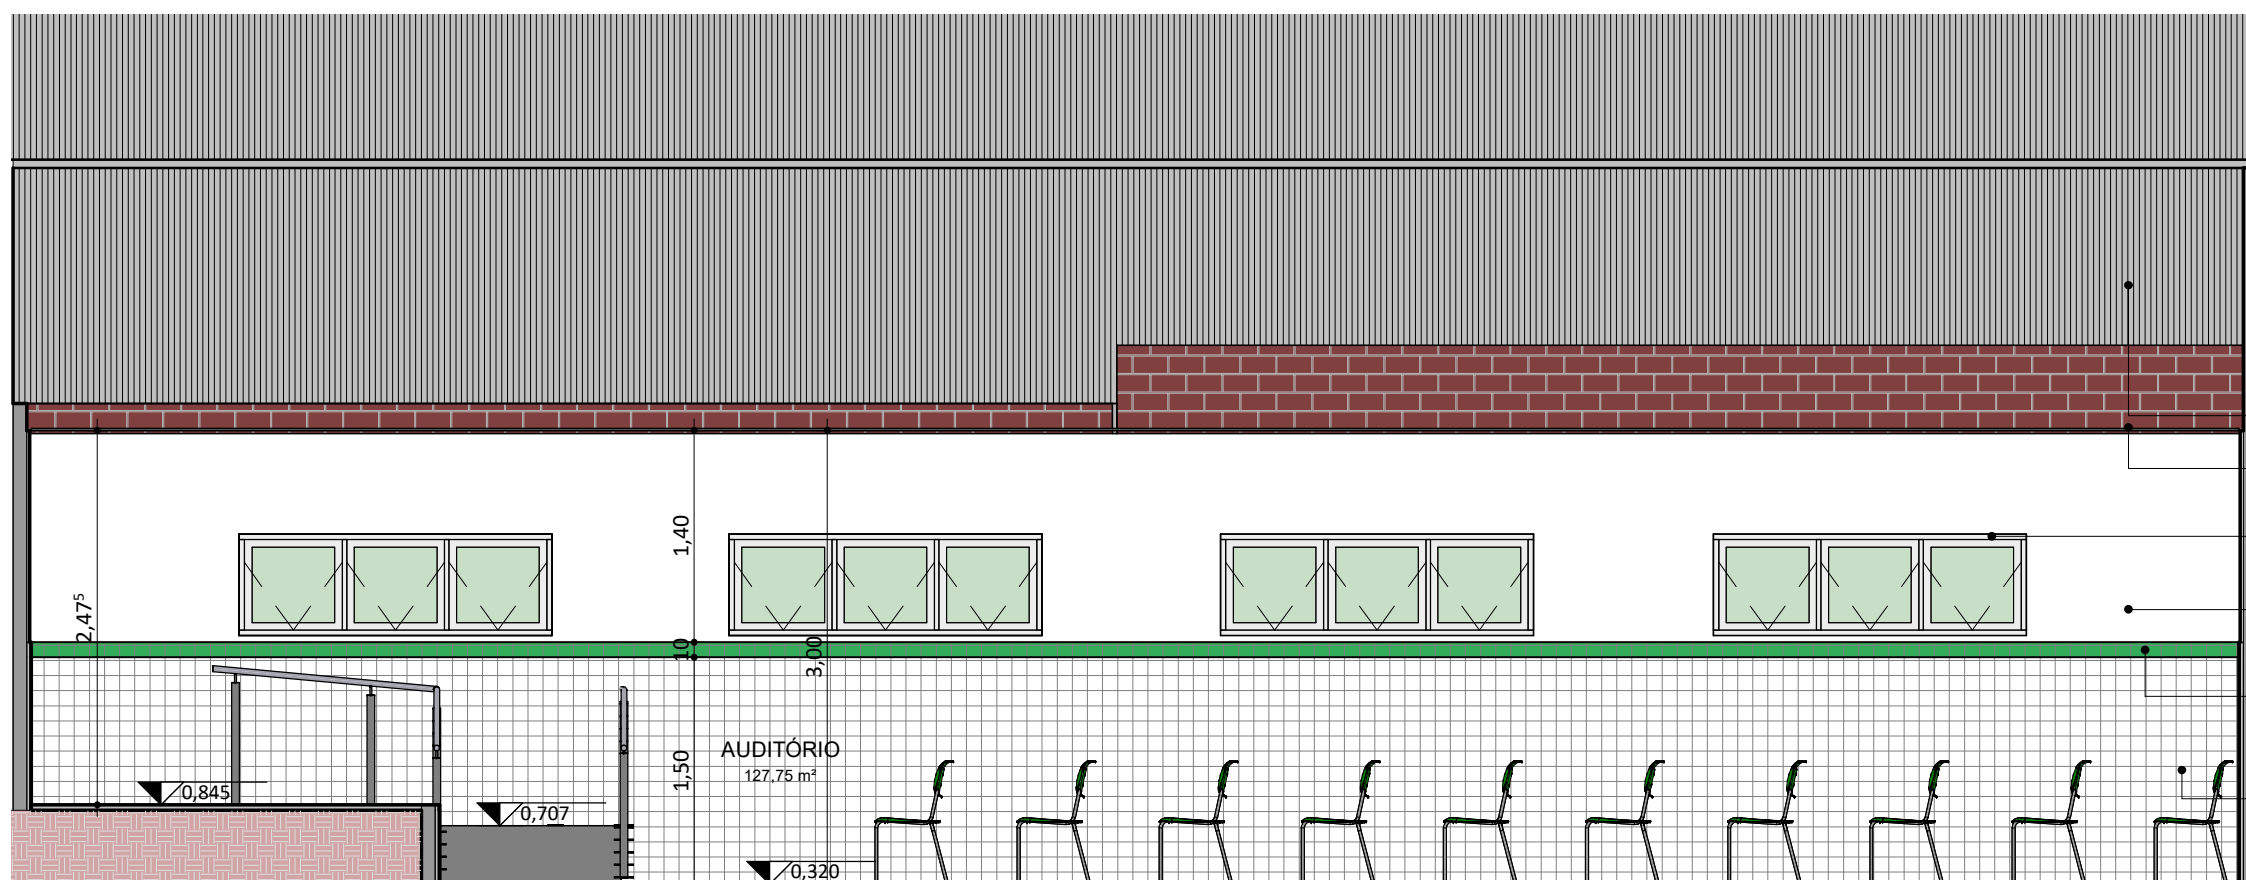

CORTE AUDITÓRIO 02
ESC: 1 : 50

- TELHA METÁLICA
TERMOACÚSTICA
- FORRO ACÚSTICO MINERAL
- PINTURA EM TINTA ACRÍLICA
VERBRAS NA COR BRANCO
NEVE
- REVESTIMENTO CERÂMICO
ENTRE A ALTURA DE 1,50m.
DIM:10x10cm, NA COR VERDE
FOLHA
- PAREDE REVESTIDA EM
CERÂMICA ATE A ALTURA DE
1,50m, DIM:10x10cm, COR
BRANCA E REJUNTE BRANCO

- TELHA METÁLICA
TERMOACÚSTICA
- FORRO ACÚSTICO MINERAL
- BASCULANTE EM ALUMÍNIO E
VIDRO
- PINTURA EM TINTA ACRÍLICA
VERBRAS NA COR BRANCO
NEVE
- REVESTIMENTO CERÂMICO
ENTRE A ALTURA DE 1,50m.
DIM:10x10cm, NA COR VERDE
FOLHA
- PAREDE REVESTIDA EM
CERÂMICA ATE A ALTURA DE
1,50m, DIM:10x10cm, COR
BRANCA E REJUNTE BRANCO

REV.: REV. DATA: ELABORADO: VERIFICADO: MOTIVO DA EMISSÃO:



PROJETO: UNID ESC JOSE EUCLIDES DE
MIRANDA

PROJETO TIPO: PROJETO DE INFRAESTRUTURA EDUCACIONAL

PROPRIETÁRIO: _____
NOME DO PROPRIETÁRIO
CPF.: _____

AUTOR DO PROJETO: _____
ARQUITETO / ENGENHEIRO
CAU / CREA

RESPONSÁVEL TÉCNICO: _____
ARQUITETO / ENGENHEIRO
CAU / CREA

TELHA METÁLICA
TERMOACÚSTICA

FORRO ACÚSTICO MINERAL

BASCULANTE EM ALUMÍNIO E
VIDRO

PINTURA EM TINTA ACRÍLICA
VERBRAS NA COR BRANCO
NEVE

REVESTIMENTO CERÂMICO
ENTRE A ALTURA DE 1,50m.
DIM:10x10cm, NA COR VERDE
FOLHA

PAREDE REVESTIDA EM
CERÂMICA ATE A ALTURA DE
1,50m, DIM:10x10cm, COR
BRANCA E REJUNTE BRANCO

COORDENAÇÃO:
FADEX - Fundação Cultural e de Fomento à Pesquisa, Ensino,
Extensão e Inovação

RESPONSÁVEL TÉCNICO:
Jorge Lima

PROPRIETÁRIO:
FADEX

ENDEREÇO:
Rua José Bonifácio, 992, Bairro São
Francisco Souza, CEP: 64215-190 - Parnaíba, PI
LAT -291.217
LONG -417.654

BIM MANAGER:
Jorge Lima

DESENHISTA:
Lucas Moraes Medeiros


REVISÃO:

DATA:
20/04/21


ESCALA:
1 : 50

FORMATO:
A1 (841 x 594)


CONTEÚDO:
UNID ESC JOSE EUCLIDES DE MIRANDA

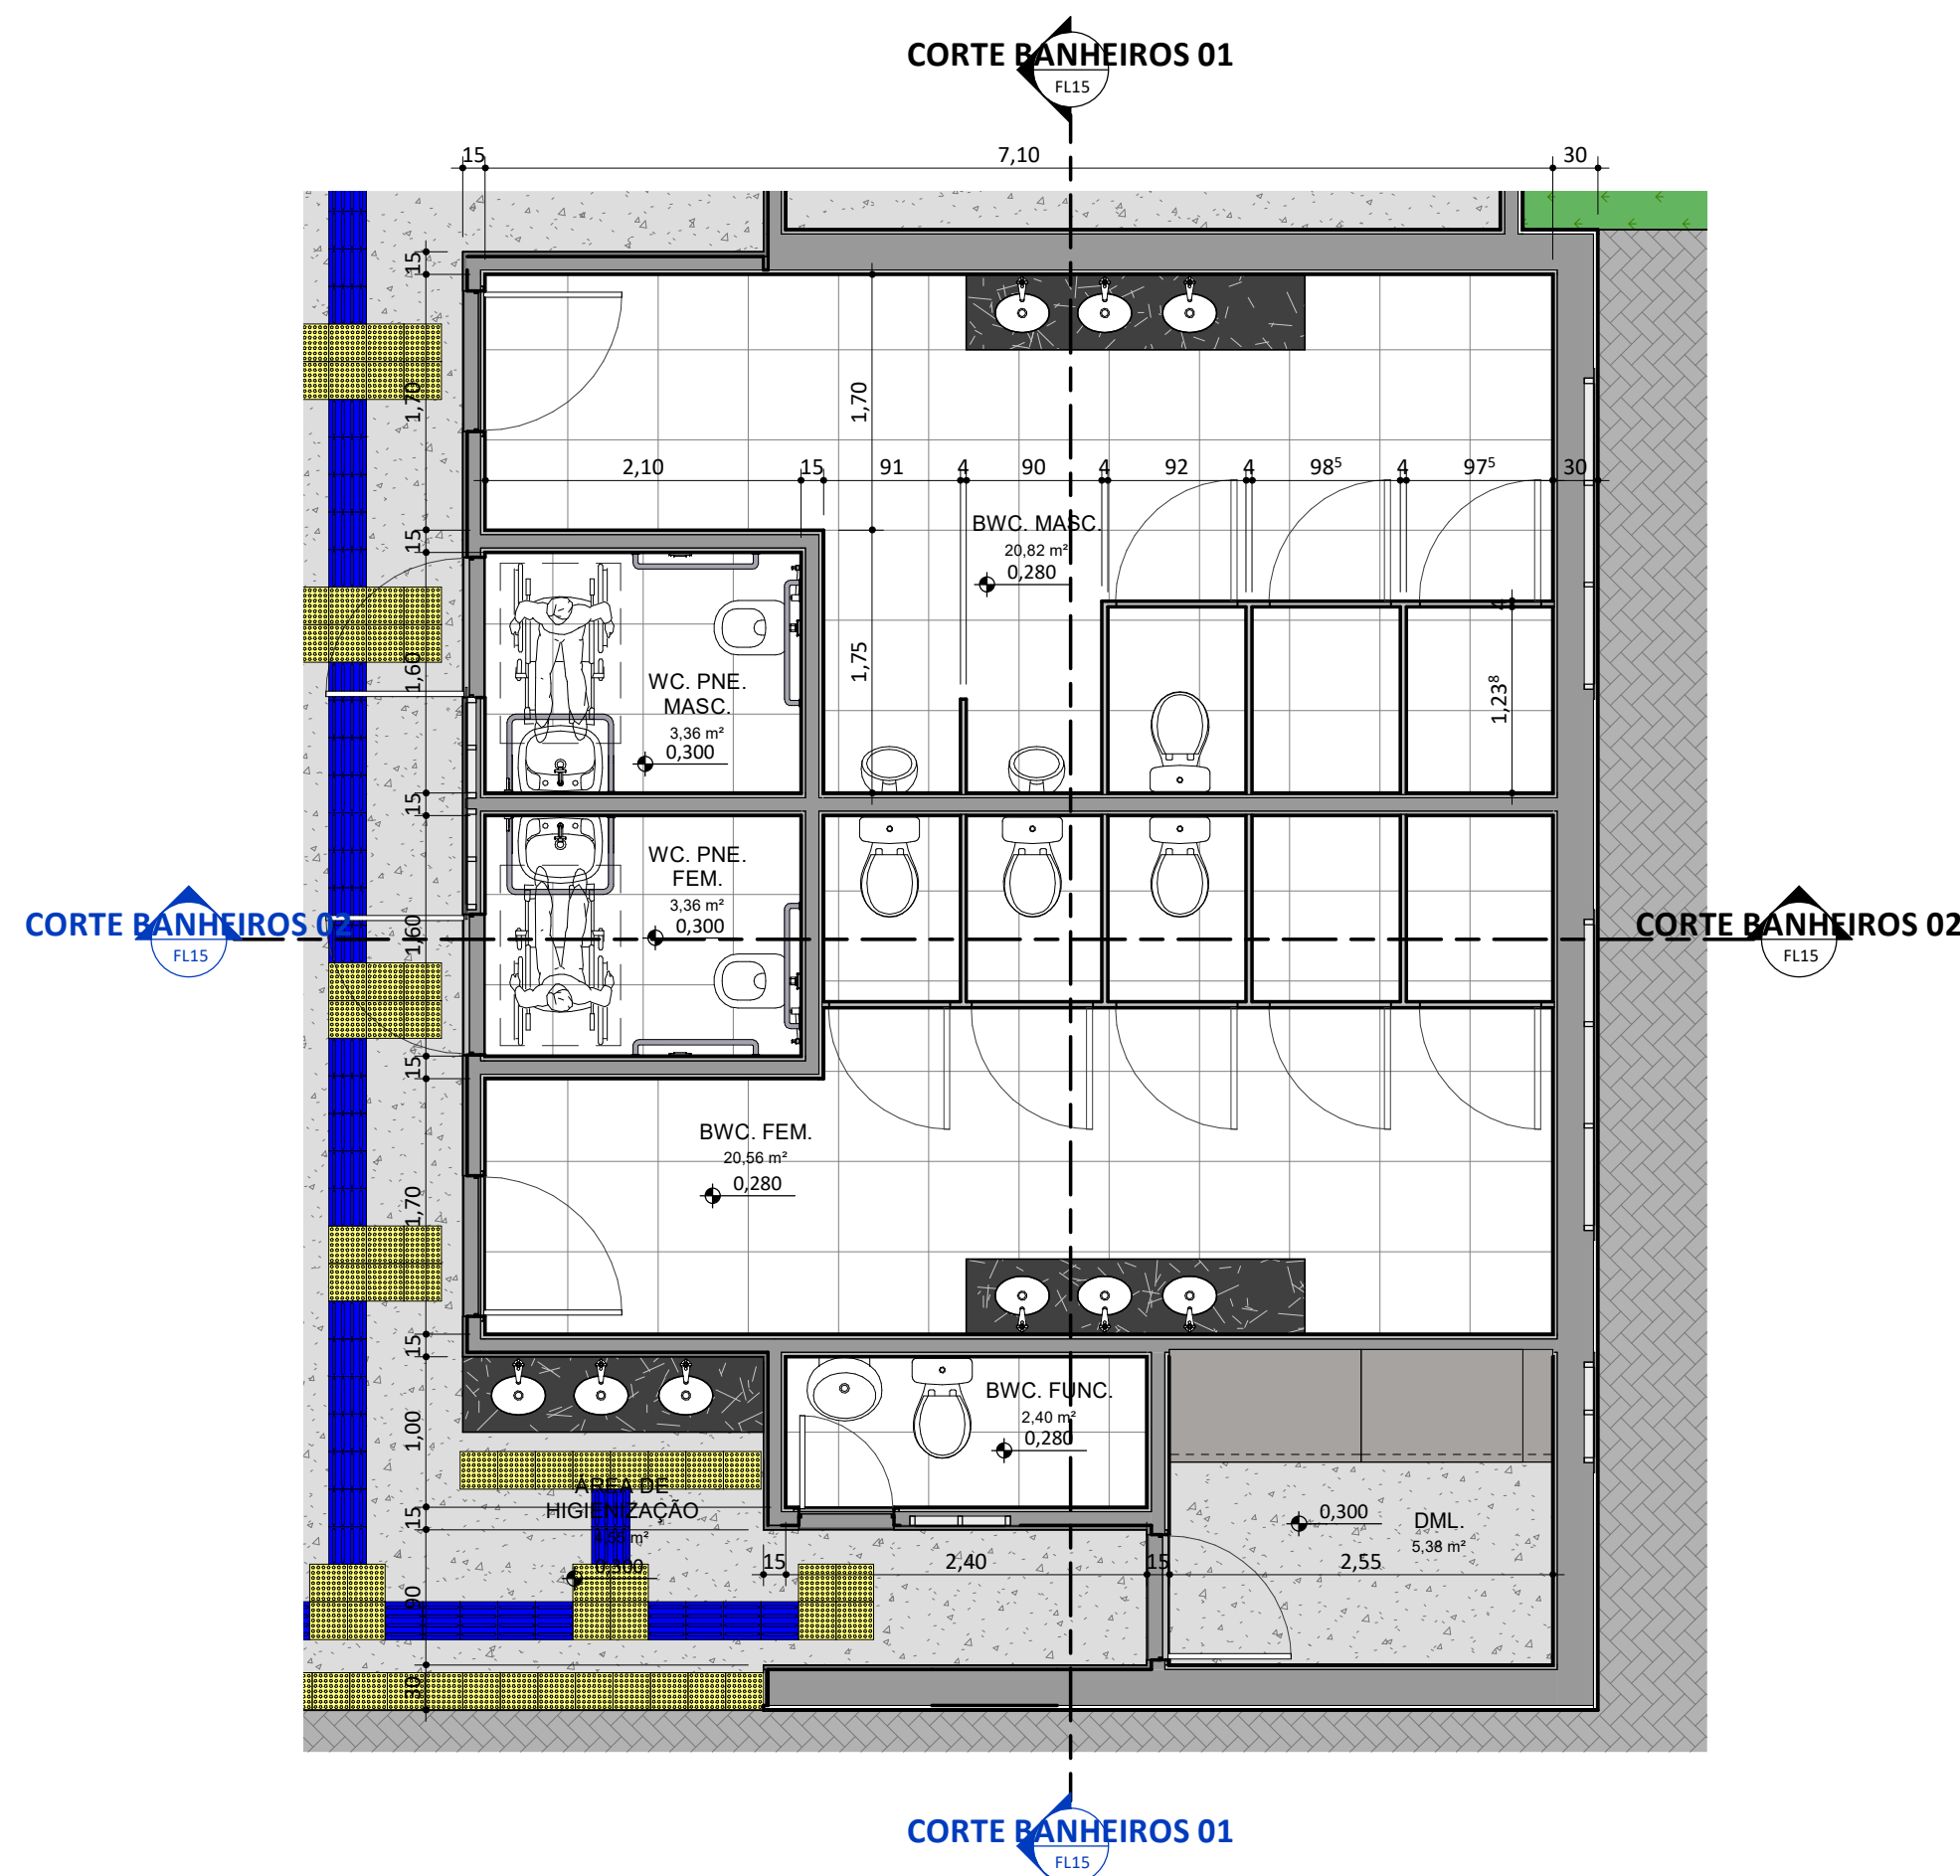


PLANTA BAIXA DE LAYOUT - BANHEIROS
ESC: 1 : 50

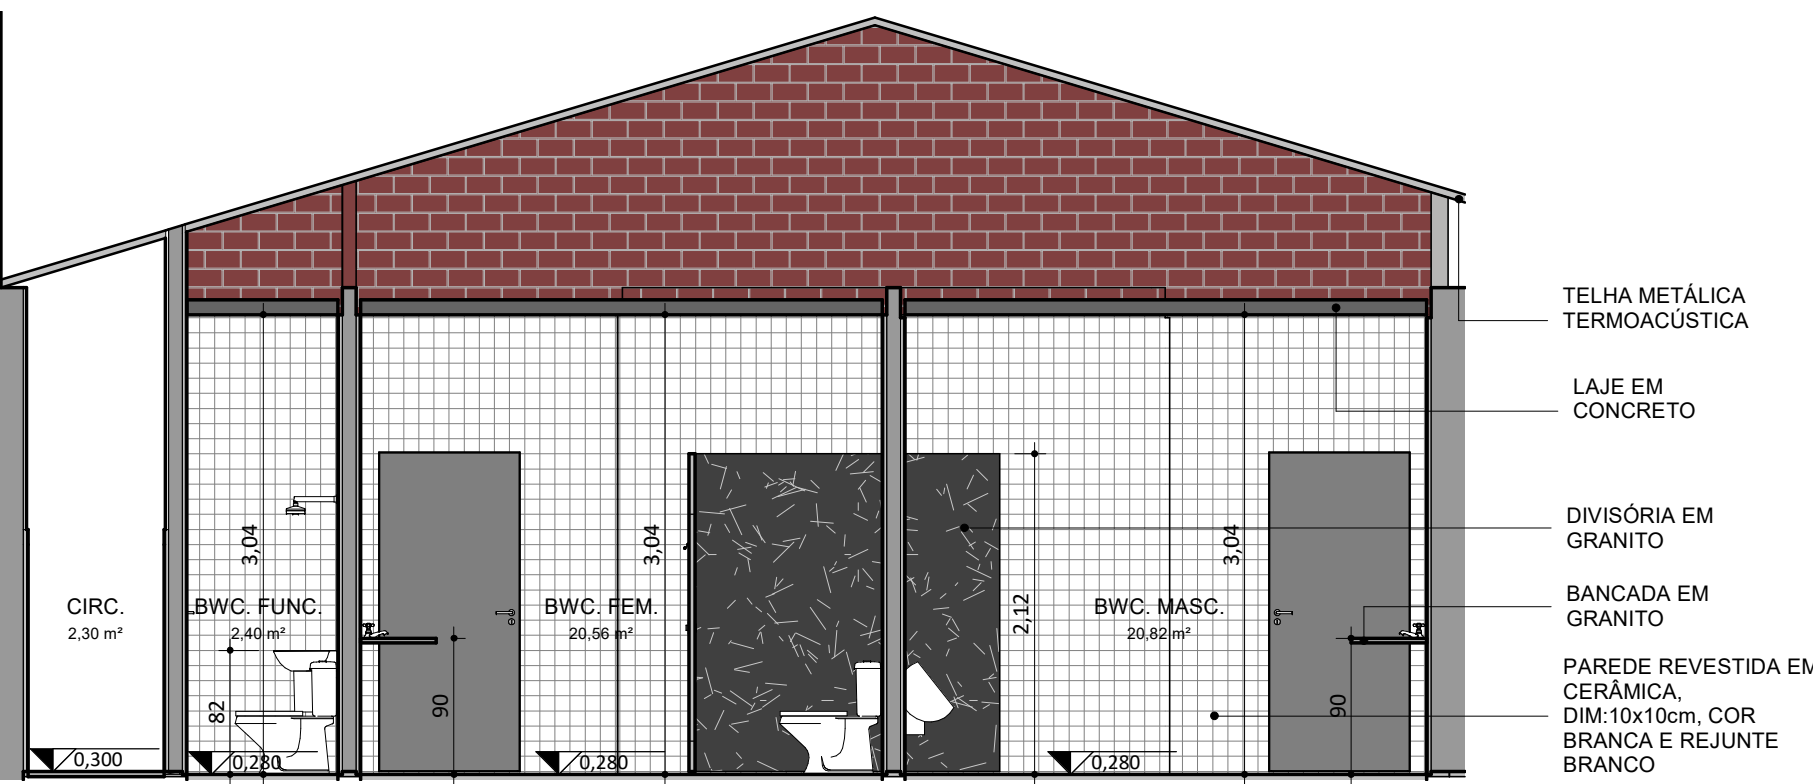


CORTE BANHEIROS 01
ESC: 1 : 50

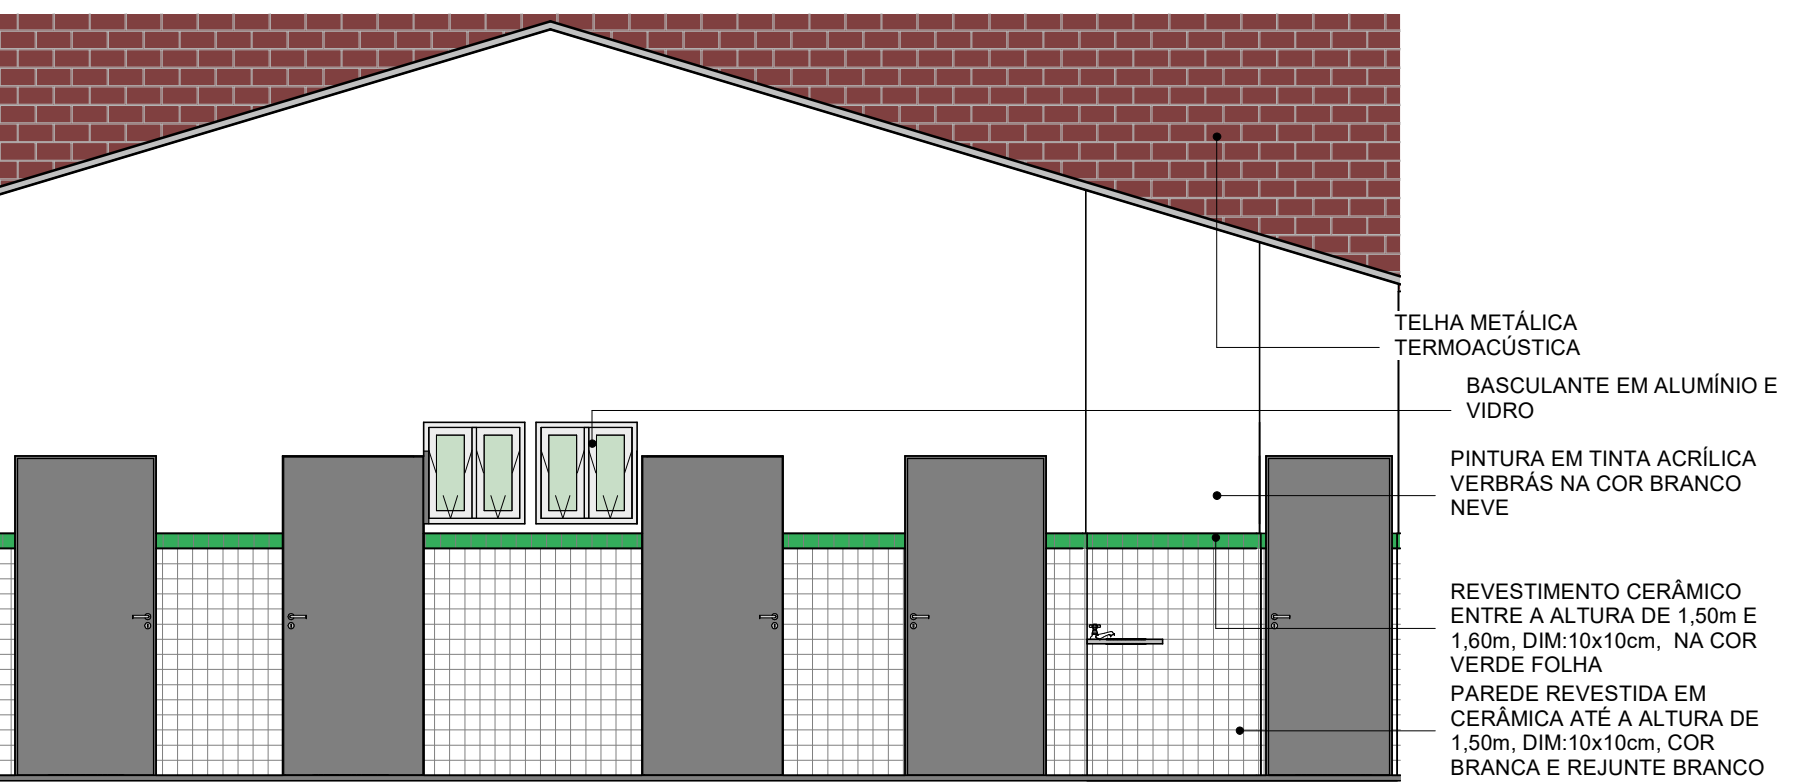

FACHADA BANHEIROS
ESC: 1 : 50

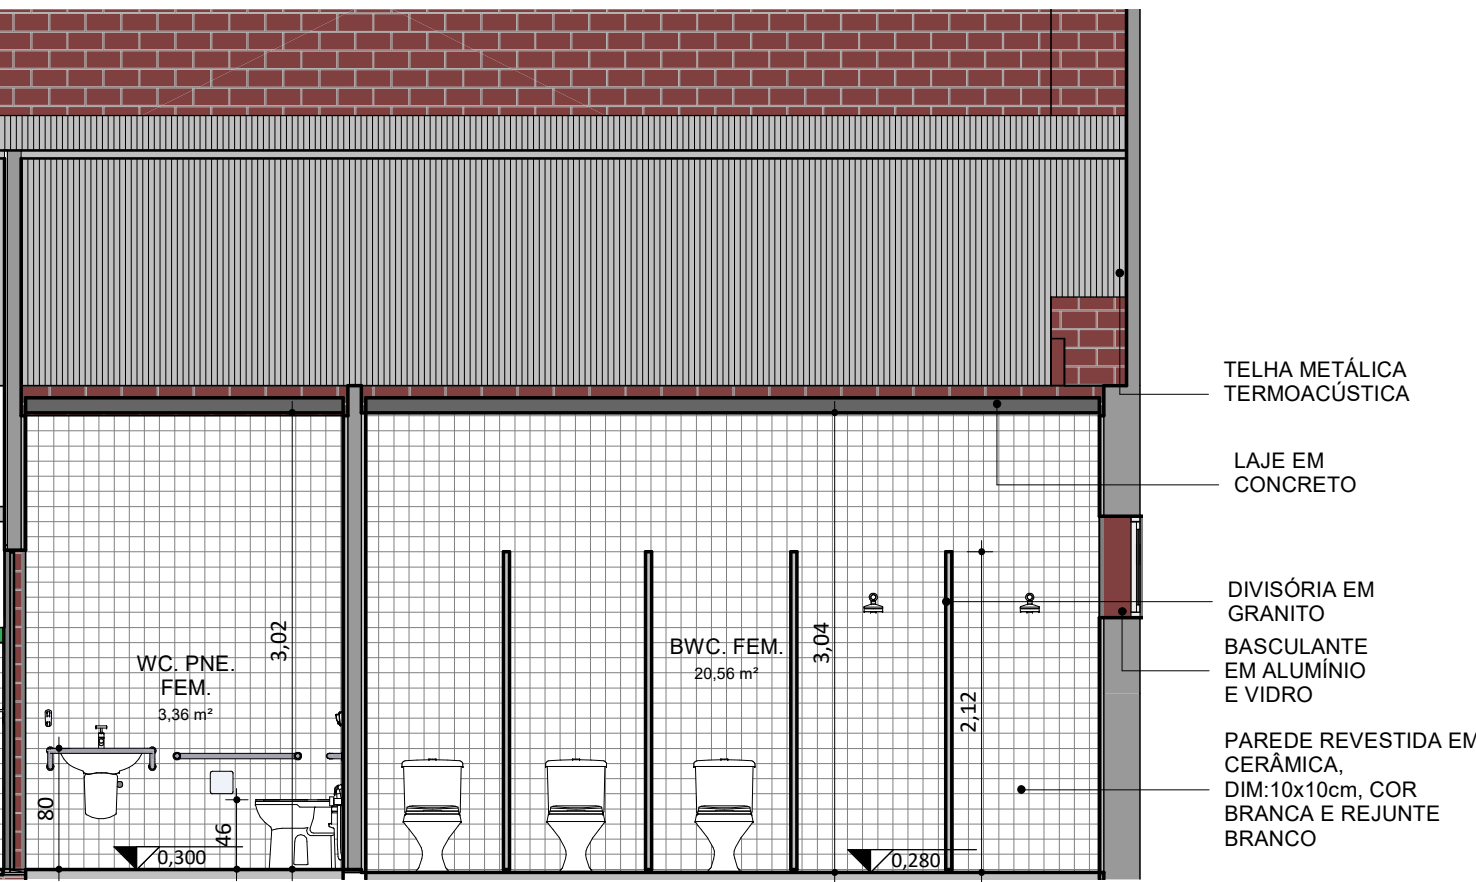


CORTE BANHEIROS 02
ESC: 1 : 50

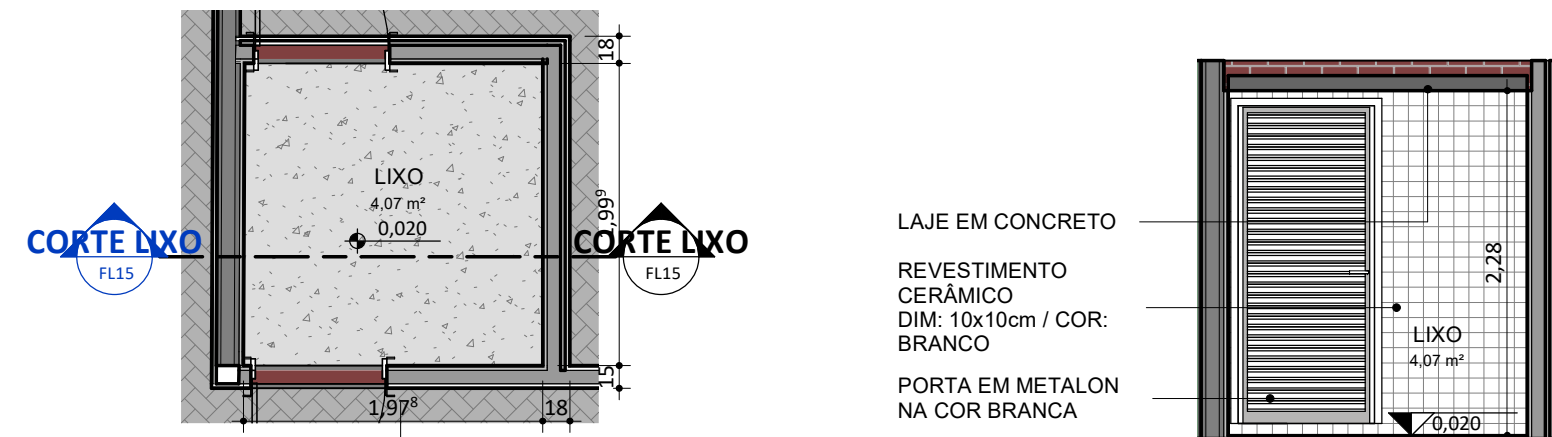


PLANTA BAIXA DE LAYOUT - LIXO
ESC: 1 : 50


CORTE LIXO
ESC: 1 : 50

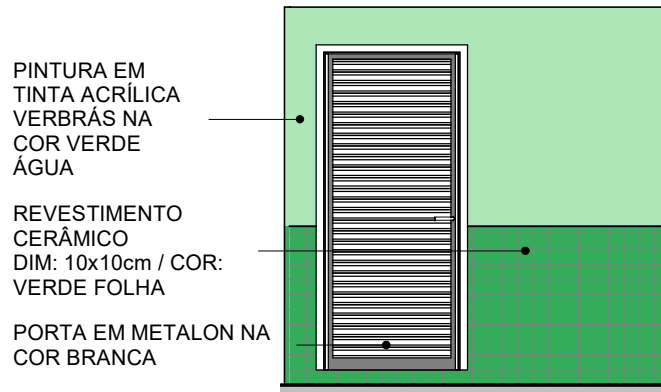


FACHADA LIXO
ESC: 1 : 50

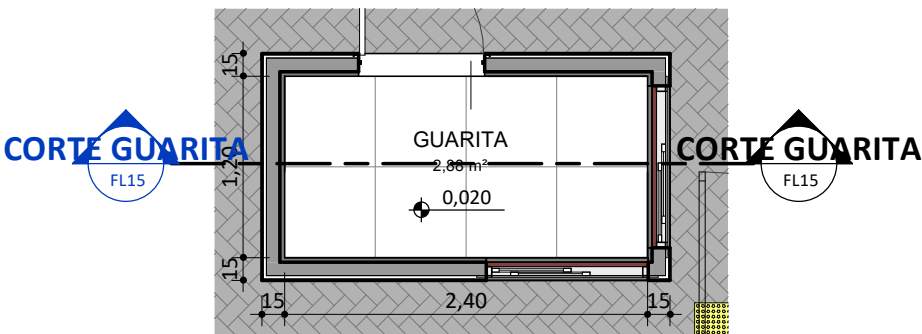

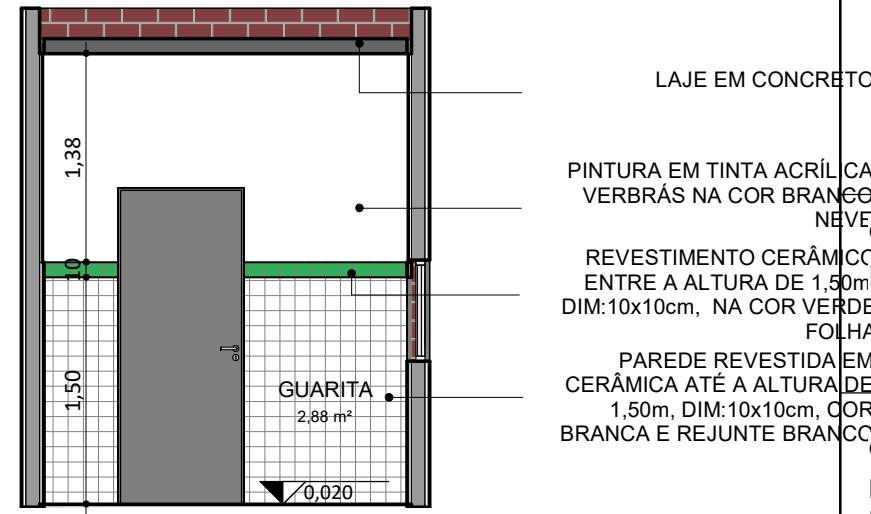

PLANTA BAIXA DE LAYOUT - GUARITA
ESC: 1 : 50


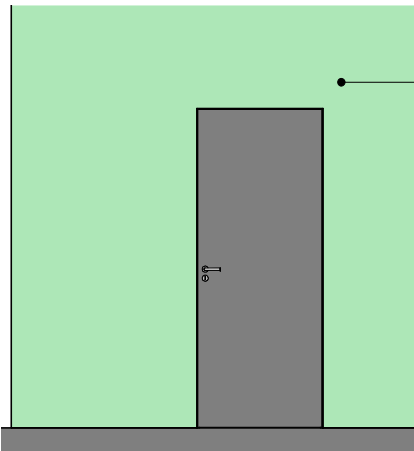


CORTE GUARITA
ESC: 1 : 50




FACHADA GUARITA
ESC: 1 : 50


REV.: REV. DATA: ELABORADO: VERIFICADO: MOTIVO DA EMISSÃO:
<div>FADEX <small>FUNDAÇÃO CULTURAL E DE FOMENTO À PESQUISA, ENSINO, EXTENSÃO E INOVAÇÃO</small></div> <div>EDUCAÇÃO <small>Secretaria de Estado da Educação / SEDUC</small></div> <div>Piauí <small>GOVERNO DO ESTADO</small></div>
PROJETO: UNID ESC JOSE EUCLIDES DE MIRANDA
PROJETO TIPO: PROJETO DE INFRAESTRUTURA EDUCACIONAL
PROPRIETÁRIO: _____ NOME DO PROPRIETÁRIO CPF.: _____
AUTOR DO PROJETO: _____ ARQUITETO / ENGENHEIRO CAU / CREA
RESPONSÁVEL TÉCNICO: _____ ARQUITETO / ENGENHEIRO CAU / CREA
APROVAÇÕES:
OBSERVAÇÕES: Projeto Executivo
COORDENAÇÃO: FADEX - Fundação Cultural e de Fomento à Pesquisa, Ensino, Extensão e Inovação
RESPONSÁVEL TÉCNICO: Jorge Lima
PROPRIETÁRIO: FADEX
ENDEREÇO: Rua José Bonifácio, 992, Bairro São Francisco Souza, CEP: 64215-190 - Parnaíba, PI LAT -291.217 LONG -417.654
BIM MANAGER: Jorge Lima
DESENHISTA: Lucas Moraes Medeiros
REVISÃO:
DATA: 20/04/21
ESCALA: 1 : 50
FORMATO: A1 (841 x 594)
CONTEÚDO: UNID ESC JOSE EUCLIDES DE MIRANDA - BANHEIROS

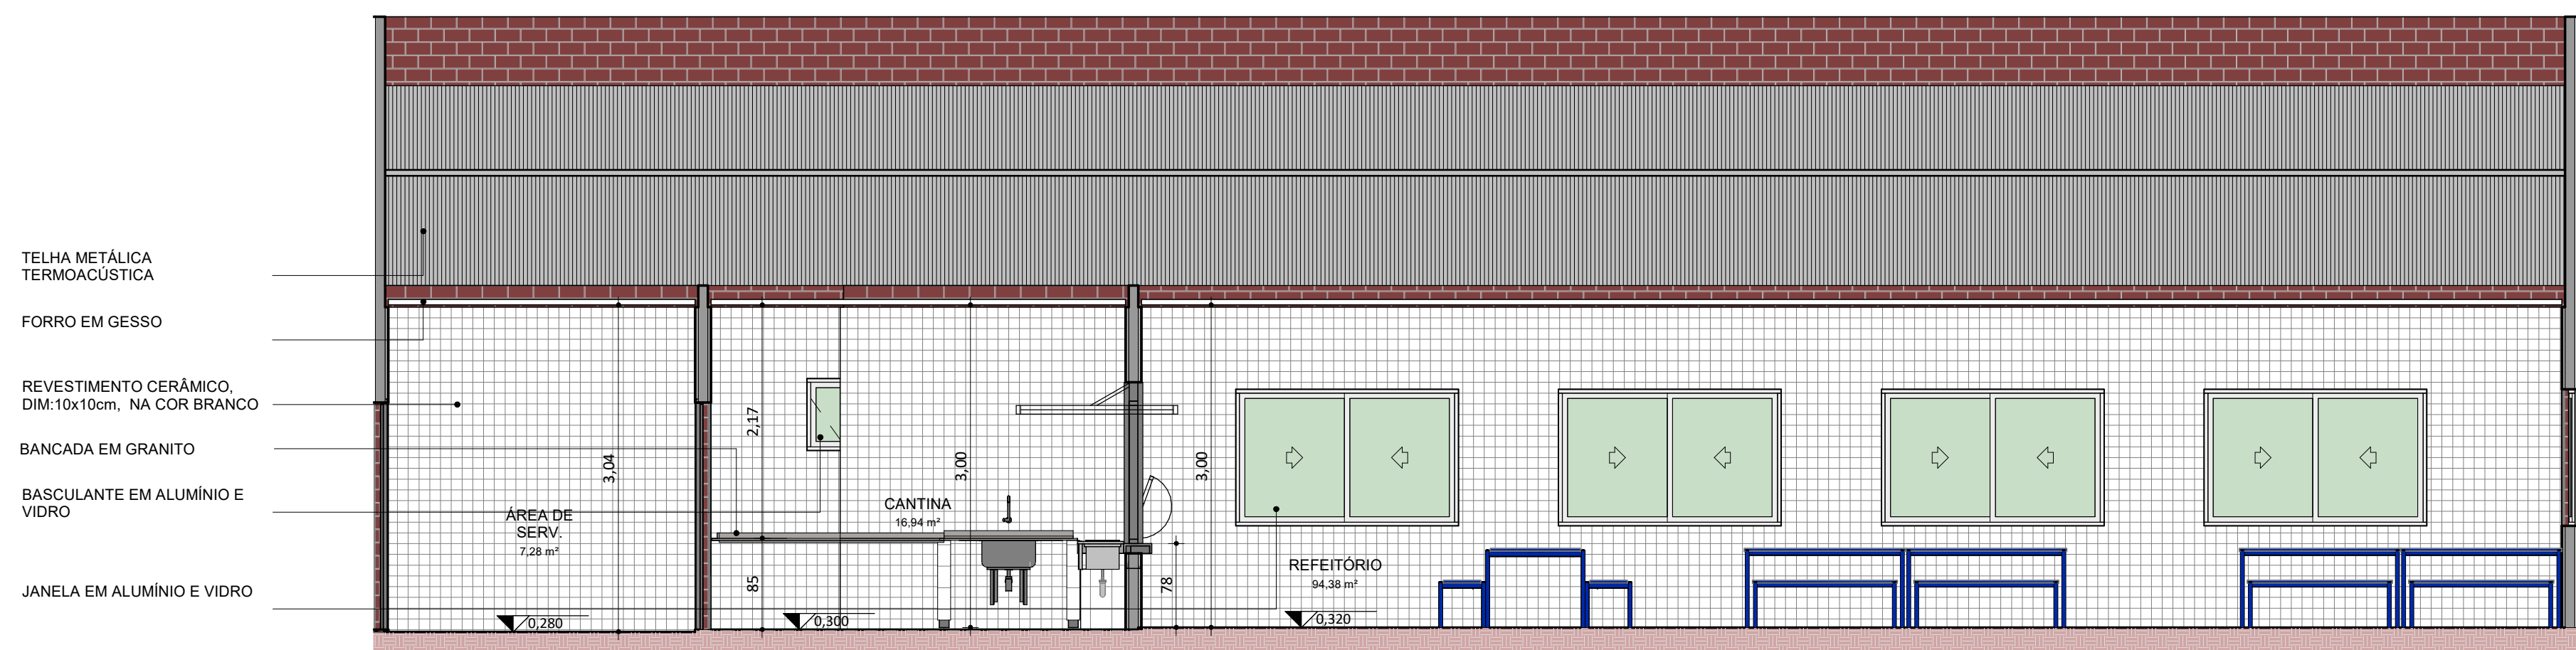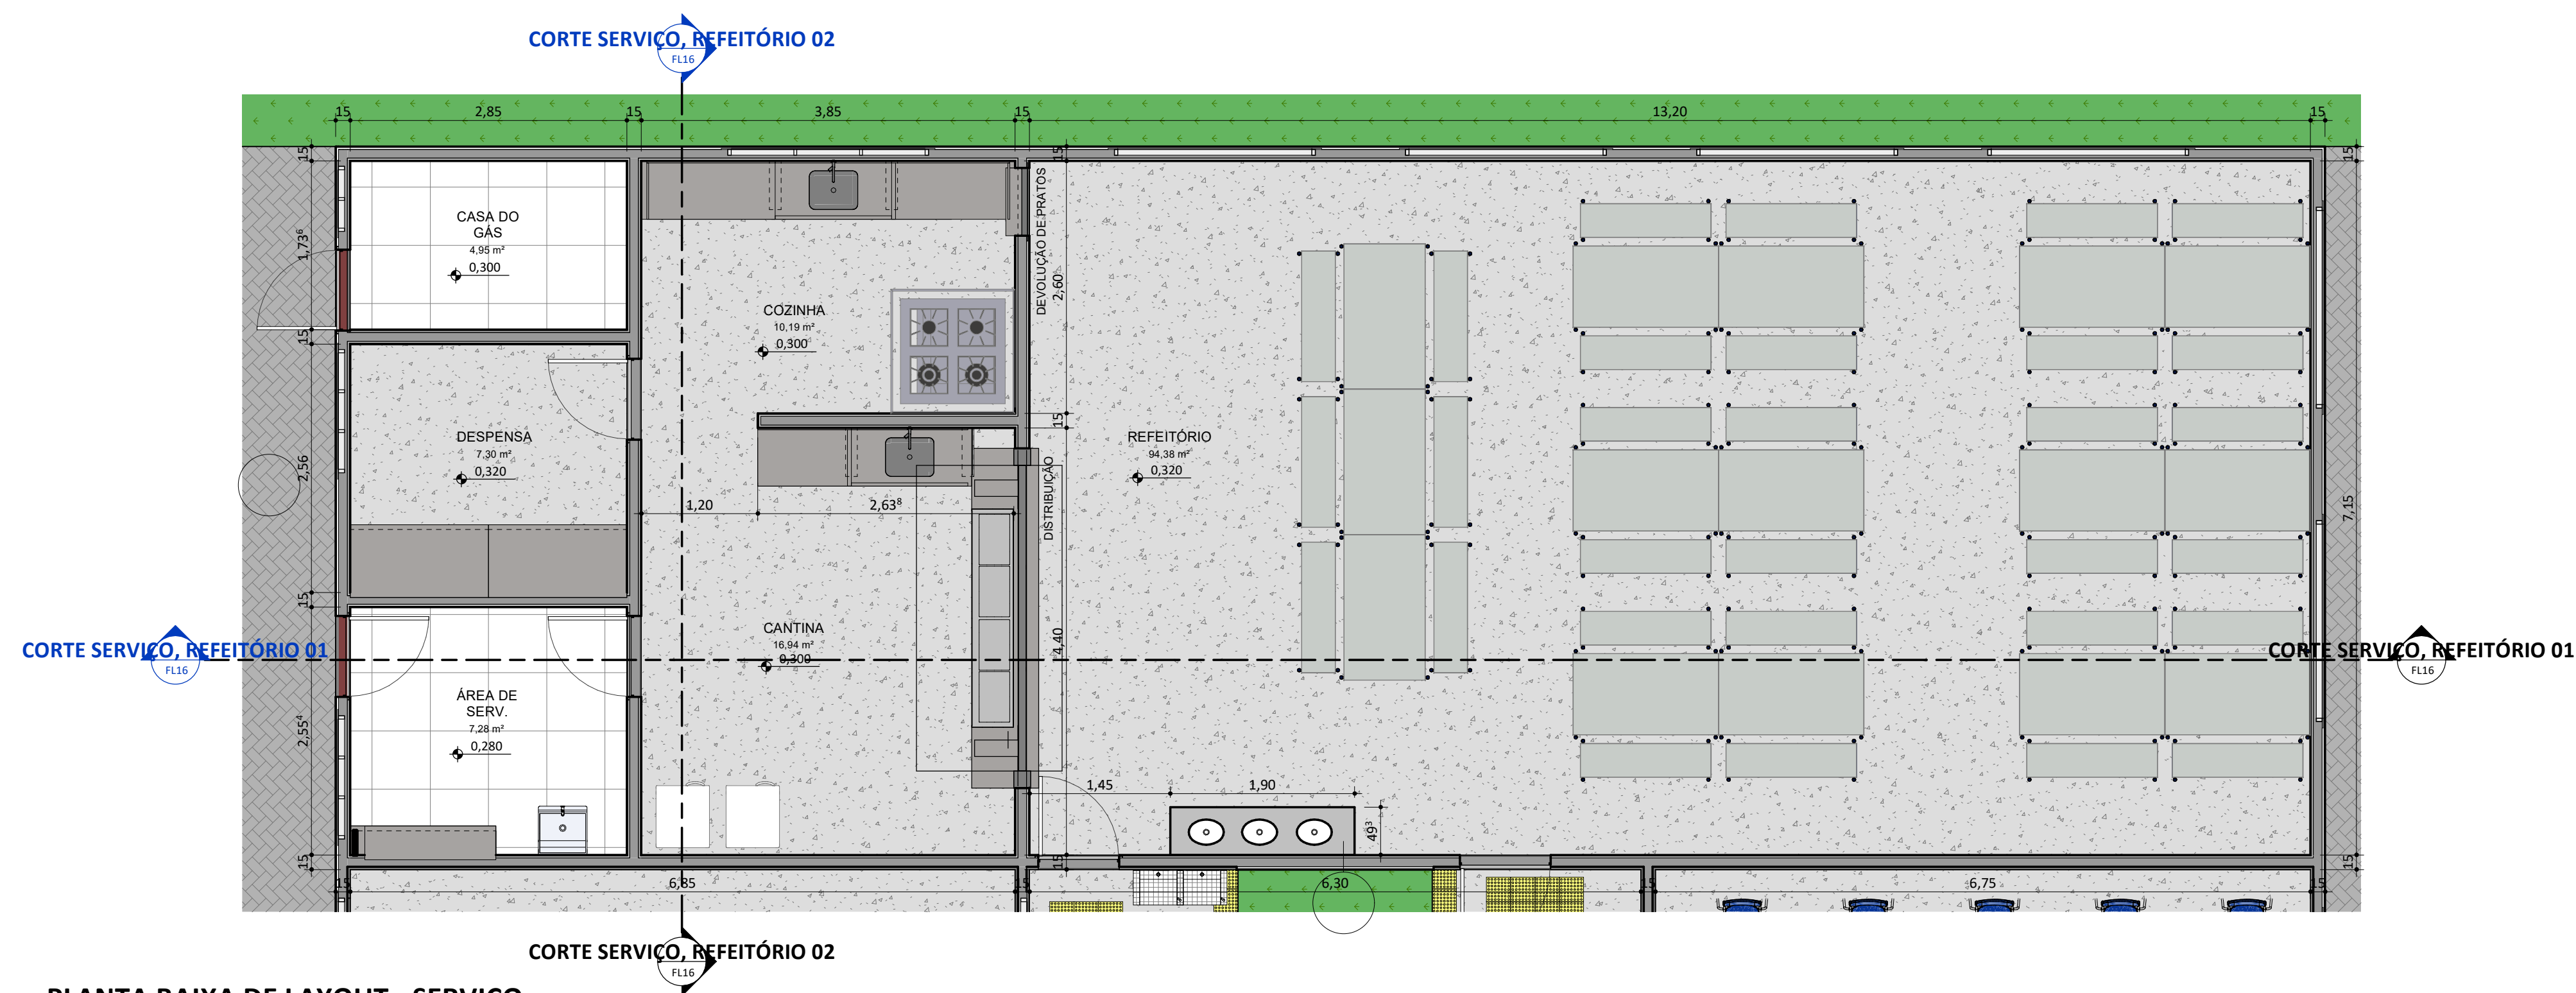


CORTE SERVIÇO, REFEITÓRIO 01

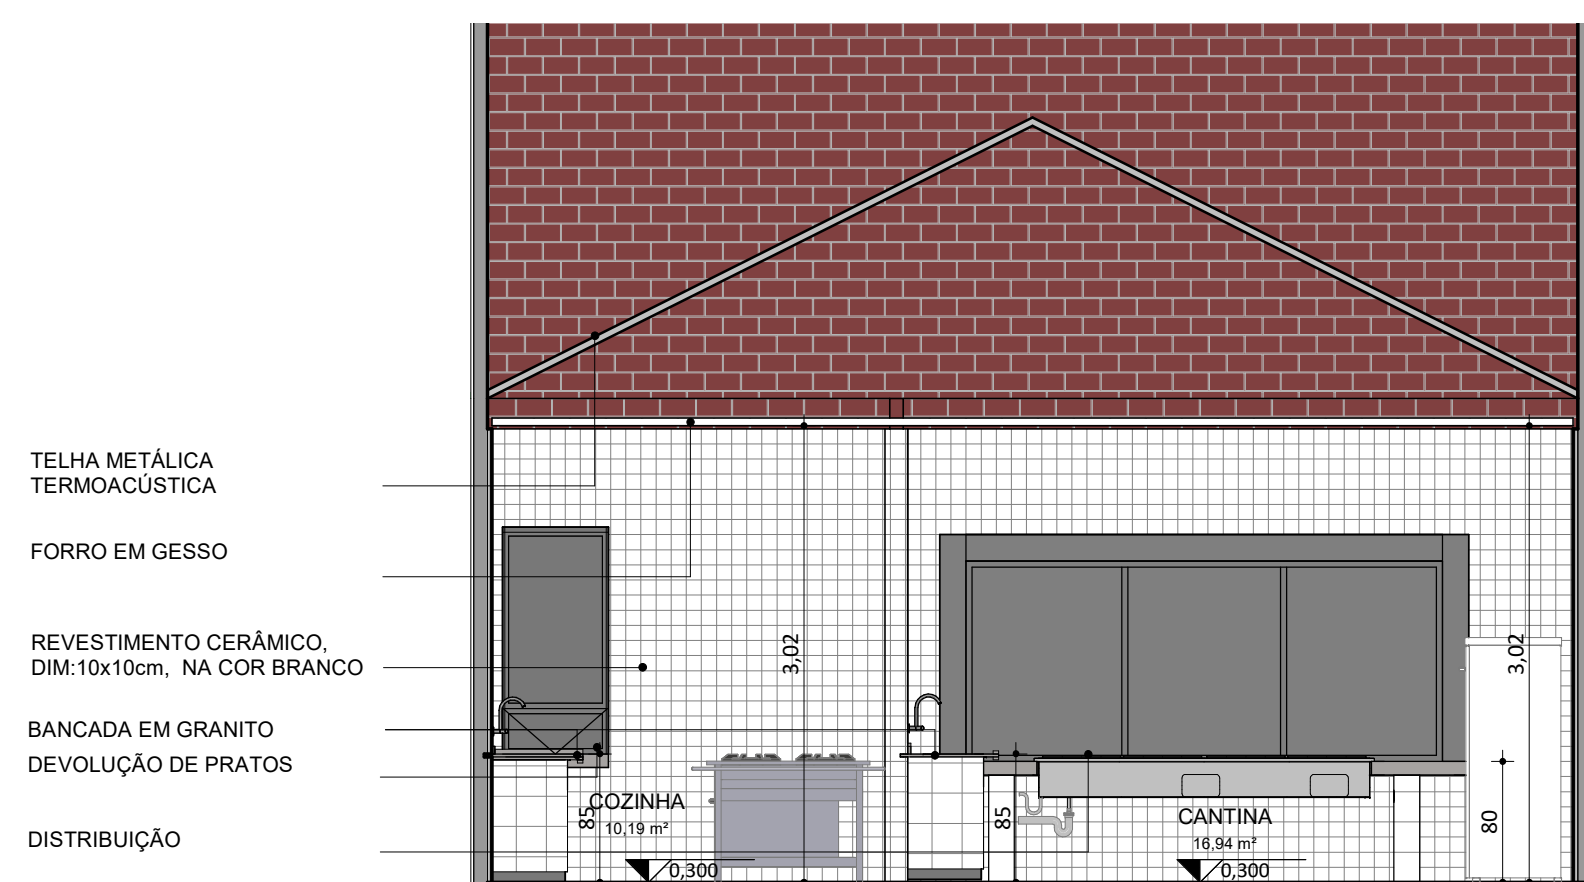

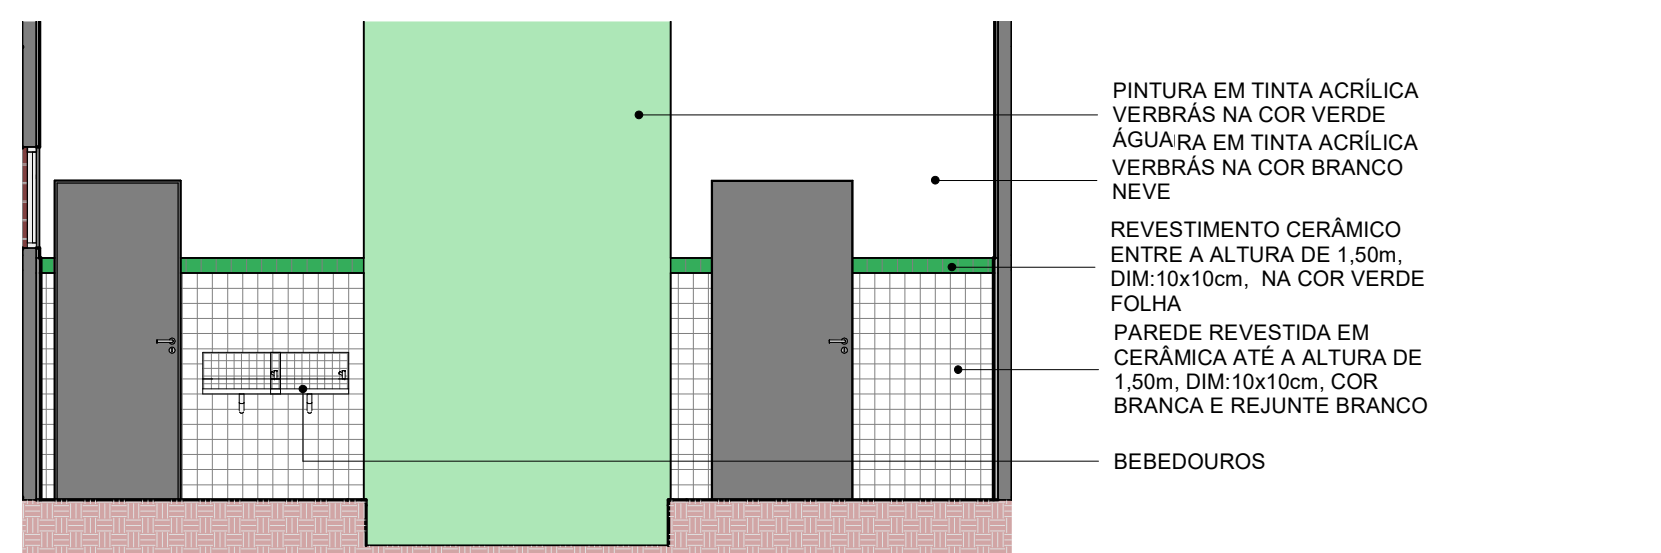

 
CORTE SERVIÇO, REFEITÓRIO 02

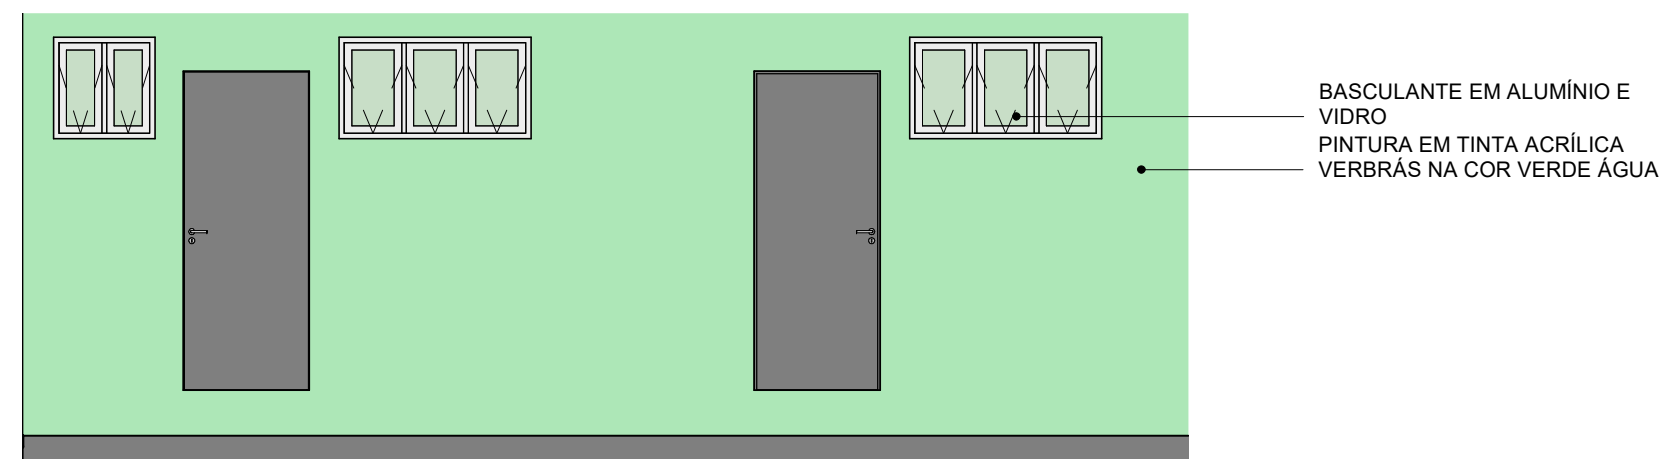


FACHADA REFEITÓRIO




FACHADA SERVIÇO


REV.: REV. DATA: ELABORADO: VERIFICADO: MOTIVO DA EMISSÃO:			
<div><p>FUNDAÇÃO CULTURAL E DE FOMENTO À PESQUISA, ENSINO, EXTENSÃO E INOVAÇÃO</p></div>		<div><div>EDUCAÇÃO</div><div>Secretaria de Estado da Educação / SEDUC</div></div> <div><p>Piauí GOVERNO DO ESTADO</p></div>	
PROJETO: UNID ESC JOSE EUCLIDES DE MIRANDA			
PROJETO TIPO: PROJETO DE INFRAESTRUTURA EDUCACIONAL			
PROPRIETÁRIO: _____ NOME DO PROPRIETÁRIO CPF.:			
AUTOR DO PROJETO: _____ ARQUITETO / ENGENHEIRO CAU / CREA			
RESPONSÁVEL TÉCNICO: _____ ARQUITETO / ENGENHEIRO CAU / CREA <div><p>Jorge Chandler Lima Souza Arquiteto e Urbanista CAU 0342807-0</p></div>			
APROVAÇÕES:			
OBSERVAÇÕES: Projeto Executivo			
COORDENAÇÃO: FADEX - Fundação Cultural e de Fomento à Pesquisa, Ensino, Extensão e Inovação			
RESPONSÁVEL TÉCNICO: Jorge Lima			
PROPRIETÁRIO: FADEX			
ENDEREÇO: Rua José Bonifácio, 992, Bairro São Francisco Souza, CEP: 64215-190 - Parnaíba, PI LAT -291.217 LONG -417.654			
BIM MANAGER: Jorge Lima			
DESENHISTA: Lucas Moraes Medeiros			
REVISÃO:			
DATA: 20/04/21			
ESCALA: 1 : 50			
FORMATO: A1 (841 x 594)			
CONTEÚDO: UNID ESC JOSE EUCLIDES DE MIRANDA - DETALHE DE SERVIÇO, REFEITÓRIO			

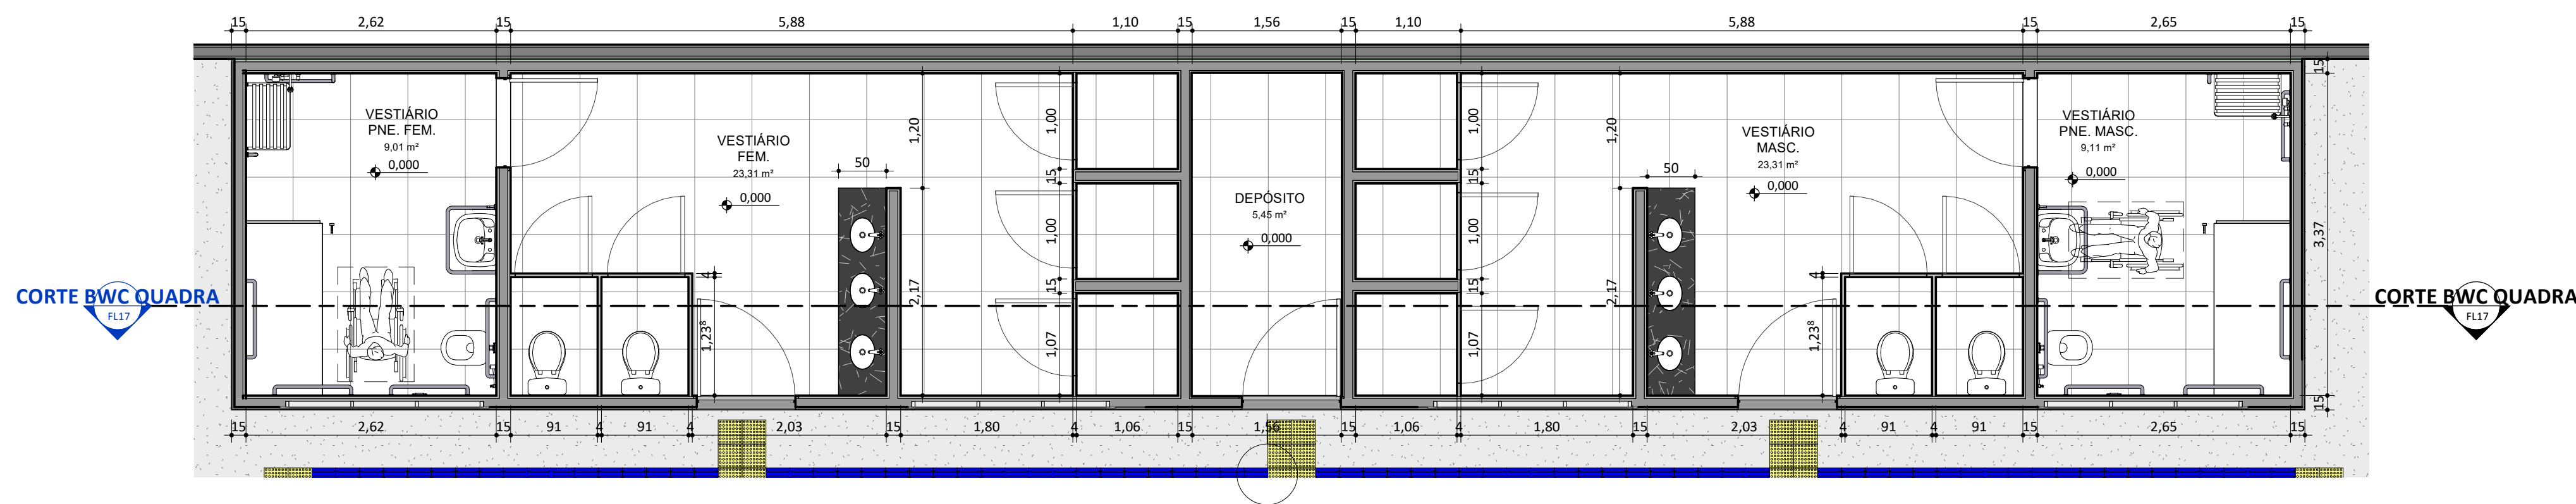

PLANTA BAIXA DE LAYOUT - BWC QUADRA
ESC: 1 : 50

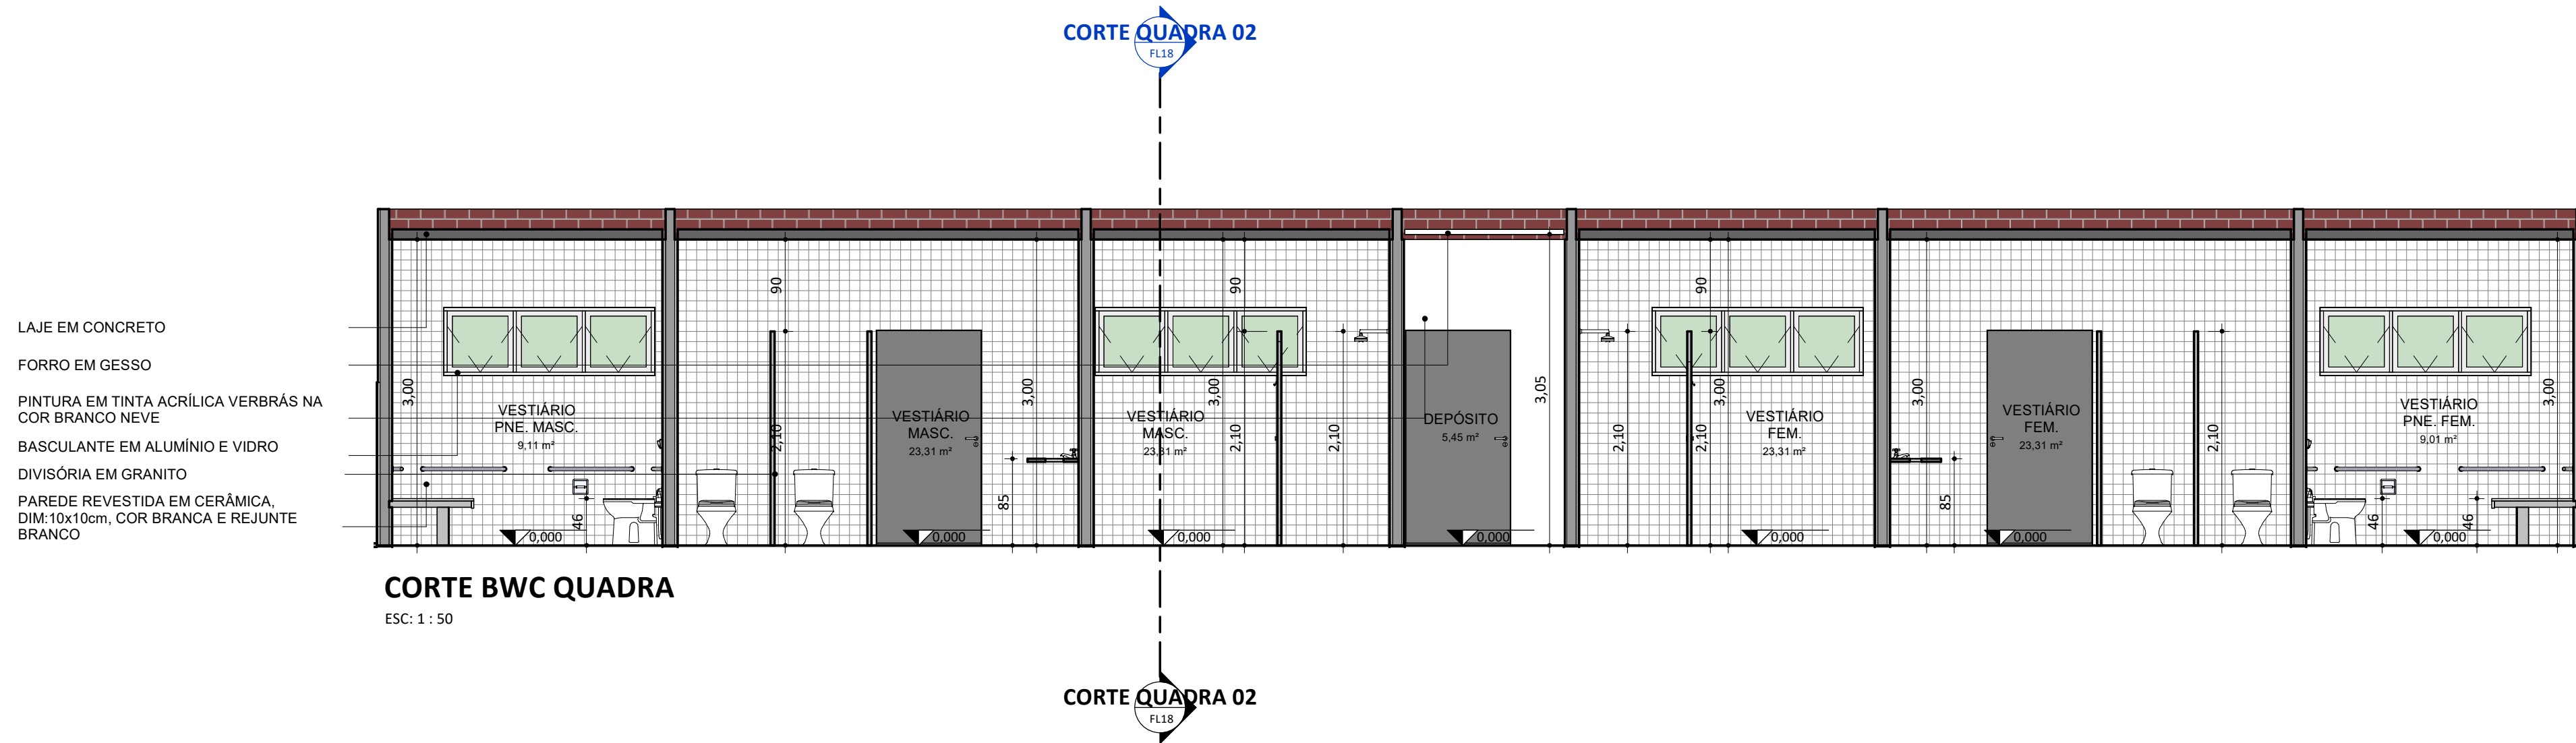

CORTE BWC QUADRA
ESC: 1 : 50

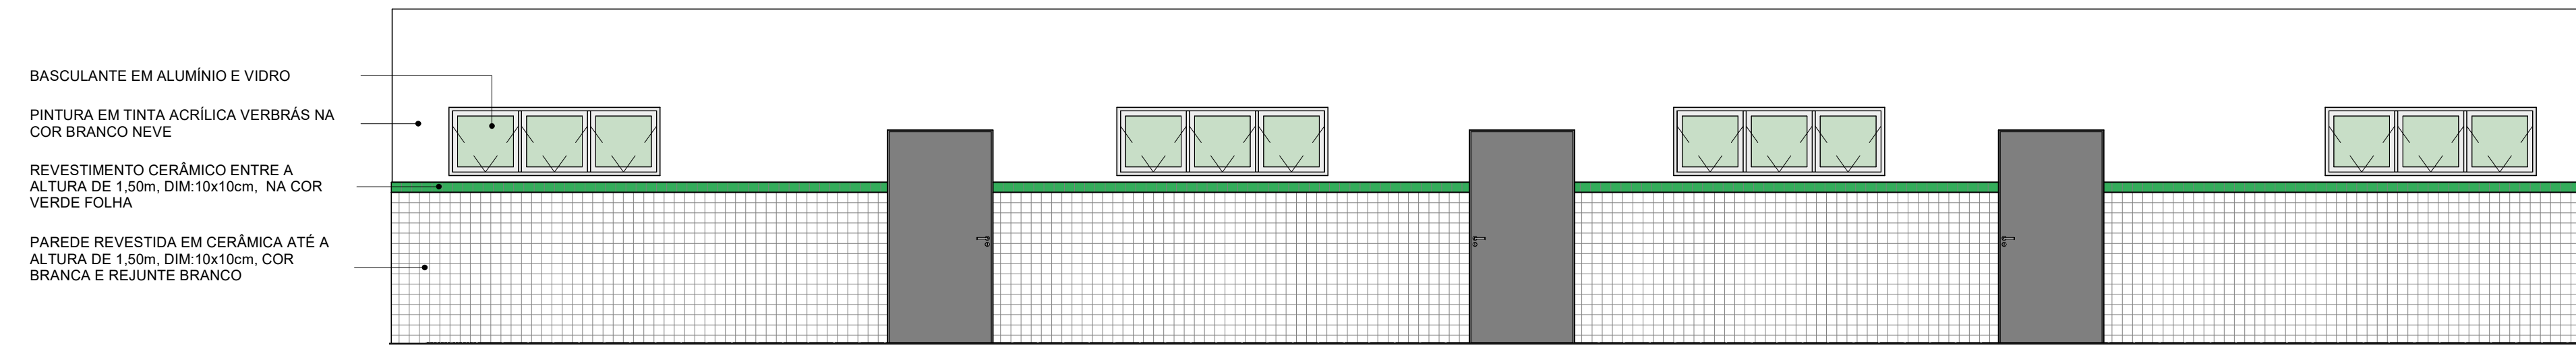

FACHADA BWC QUADRA
ESC: 1 : 50

REV.: | REV. DATA: | ELABORADO: | VERIFICADO: | MOTIVO DA EMISSÃO:



PROJETO: UNID ESC JOSE EUCLIDES DE MIRANDA

PROJETO TIPO: PROJETO DE INFRAESTRUTURA EDUCACIONAL

PROPRIETÁRIO: _____
NOME DO PROPRIETÁRIO
CPF.: _____

AUTOR DO PROJETO: _____
ARQUITETO / ENGENHEIRO
CAU / CREA

RESPONSÁVEL TÉCNICO: _____
ARQUITETO / ENGENHEIRO
CAU / CREA

APROVAÇÕES:

OBSERVAÇÕES:
Projeto Executivo

COORDENAÇÃO:
FADEX - Fundação Cultural e de Fomento à Pesquisa, Ensino, Extensão e Inovação

RESPONSÁVEL TÉCNICO:
Jorge Lima

PROPRIETÁRIO:
FADEX

ENDEREÇO:
Rua José Bonifácio, 992, Bairro São Francisco Souza, CEP: 64215-190 - Parnaíba, PI
LAT -291.217
LONG -417.654

BIM MANAGER:
Jorge Lima

DESENHISTA:
Lucas Moraes Medeiros


REVISÃO:

DATA:
20/04/21


ESCALA:
1 : 50

FORMATO:
A1 (841 x 594)


CONTEÚDO:
UNID ESC JOSE EUCLIDES DE MIRANDA - BANHEIROS QUADRA

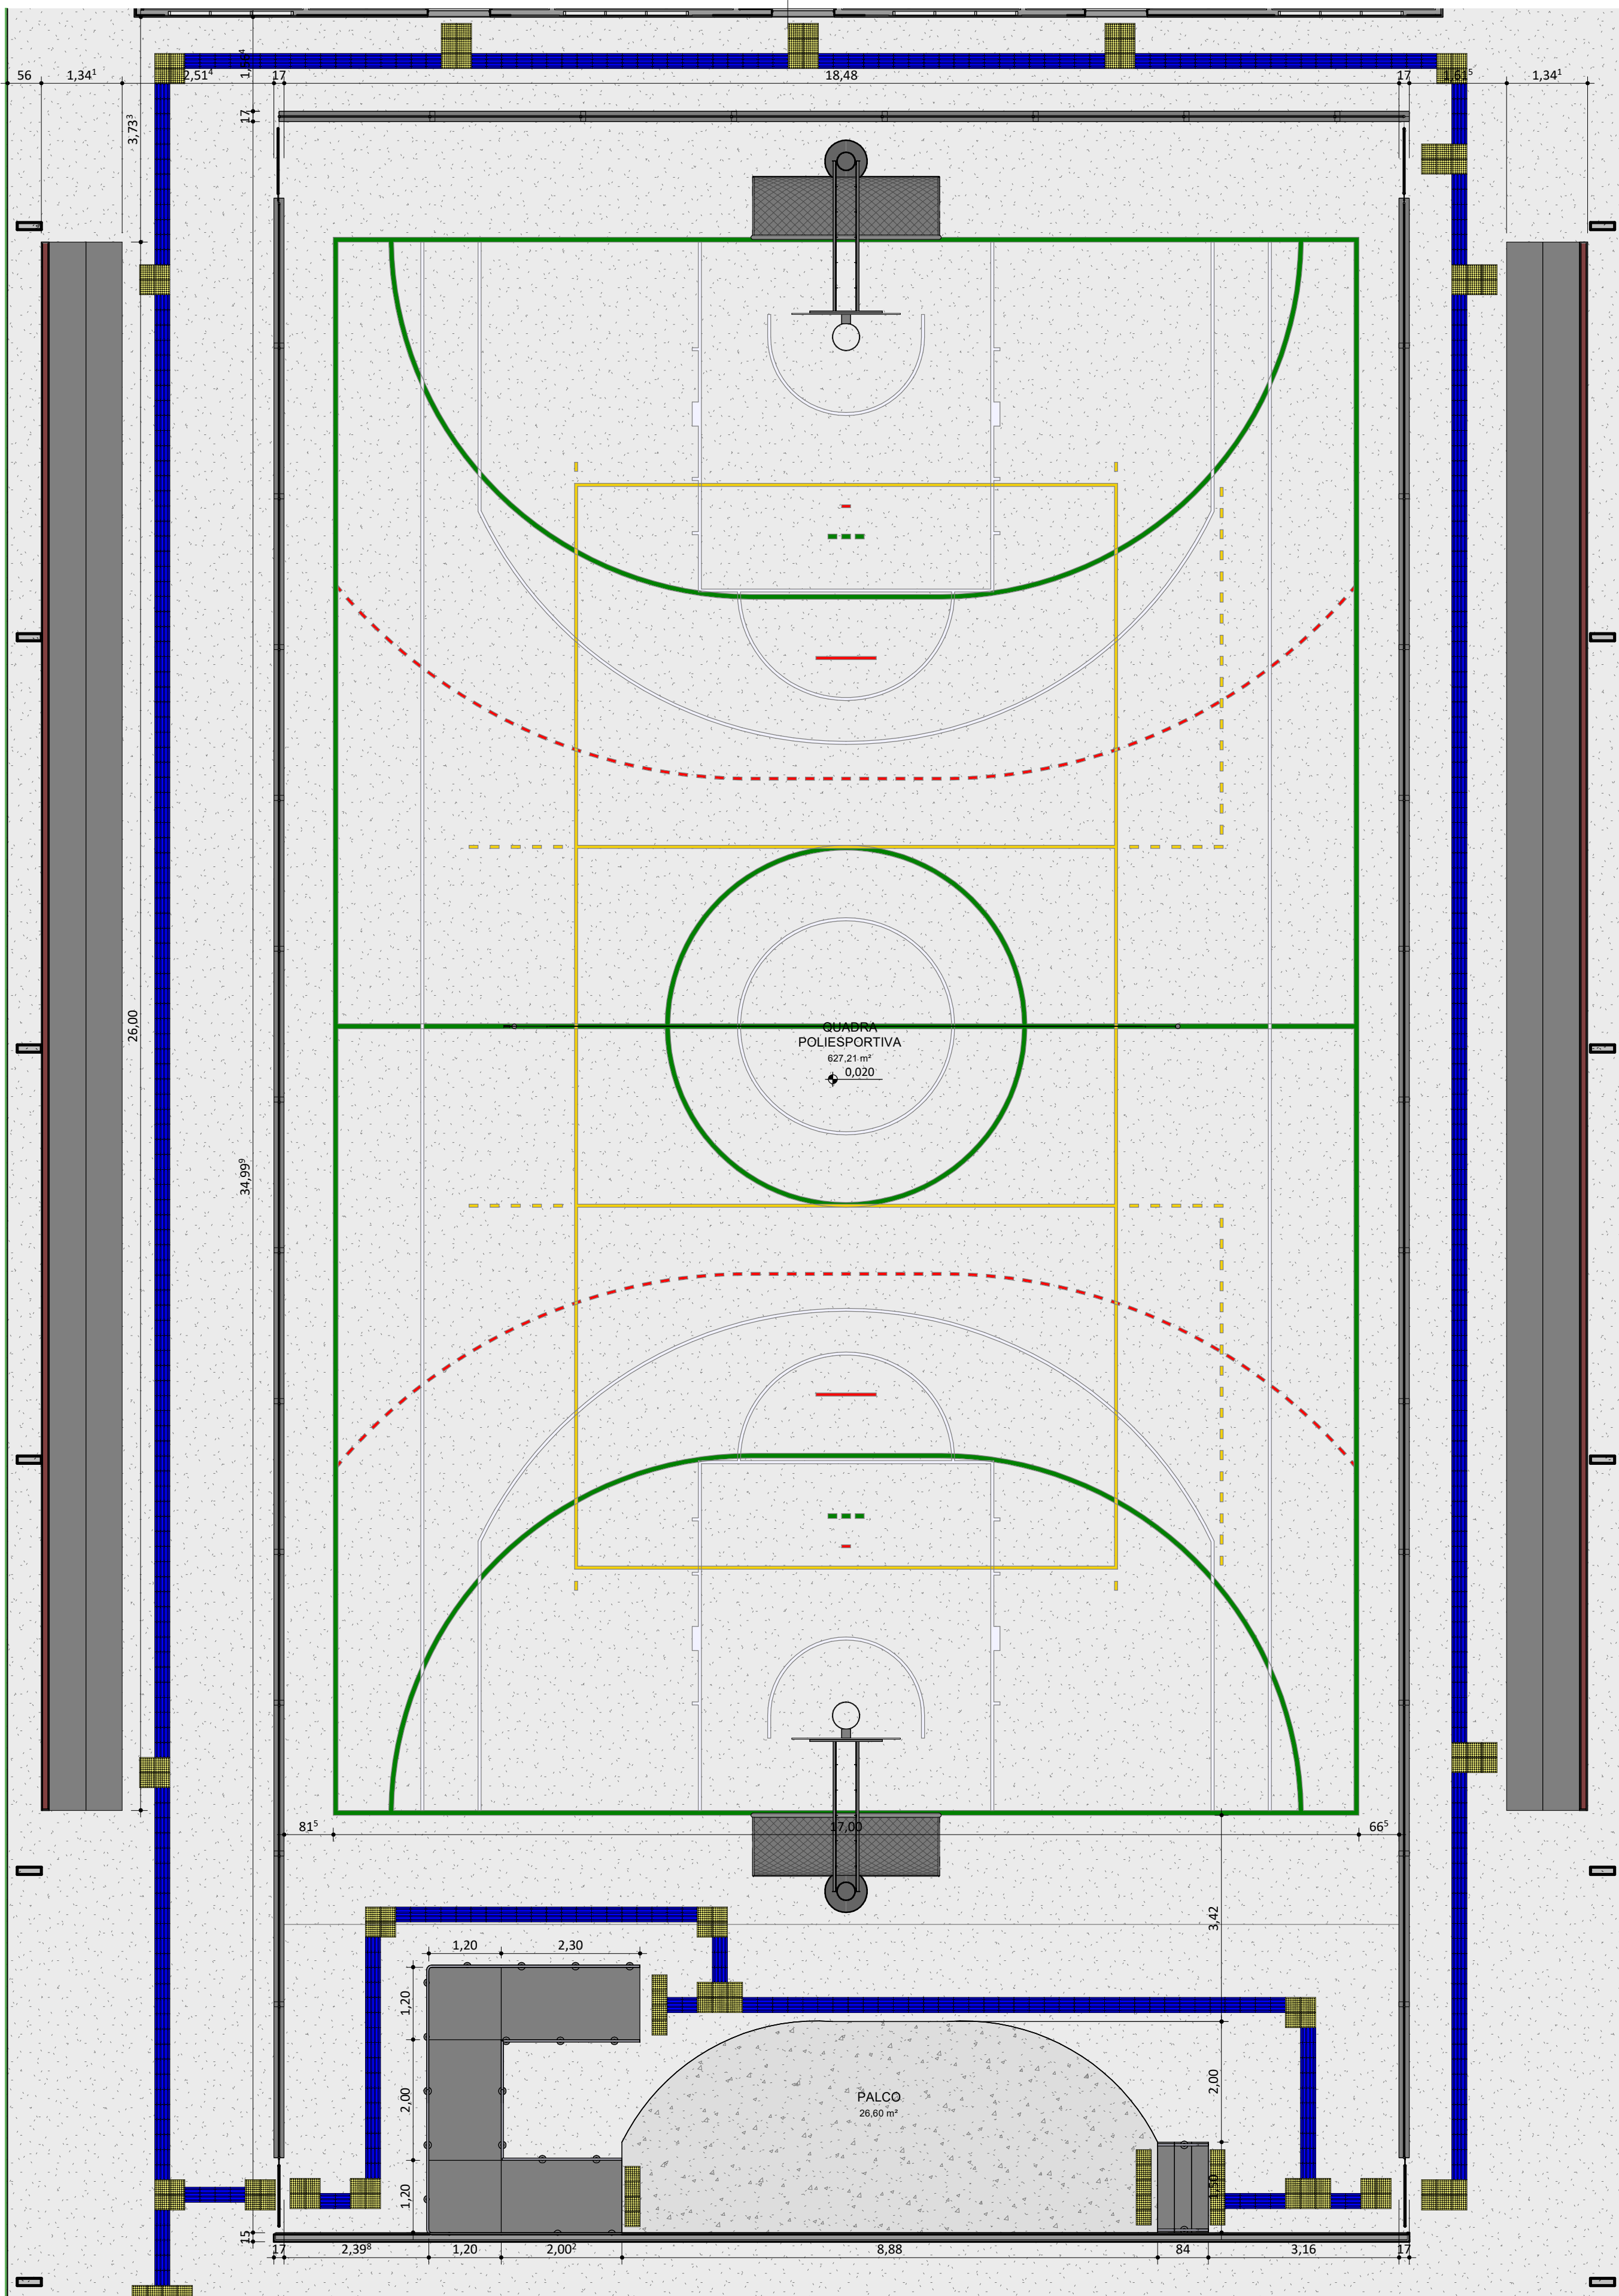


PLANTA BAIXA DE LAYOUT - QUADRA
ESC: 1 : 75

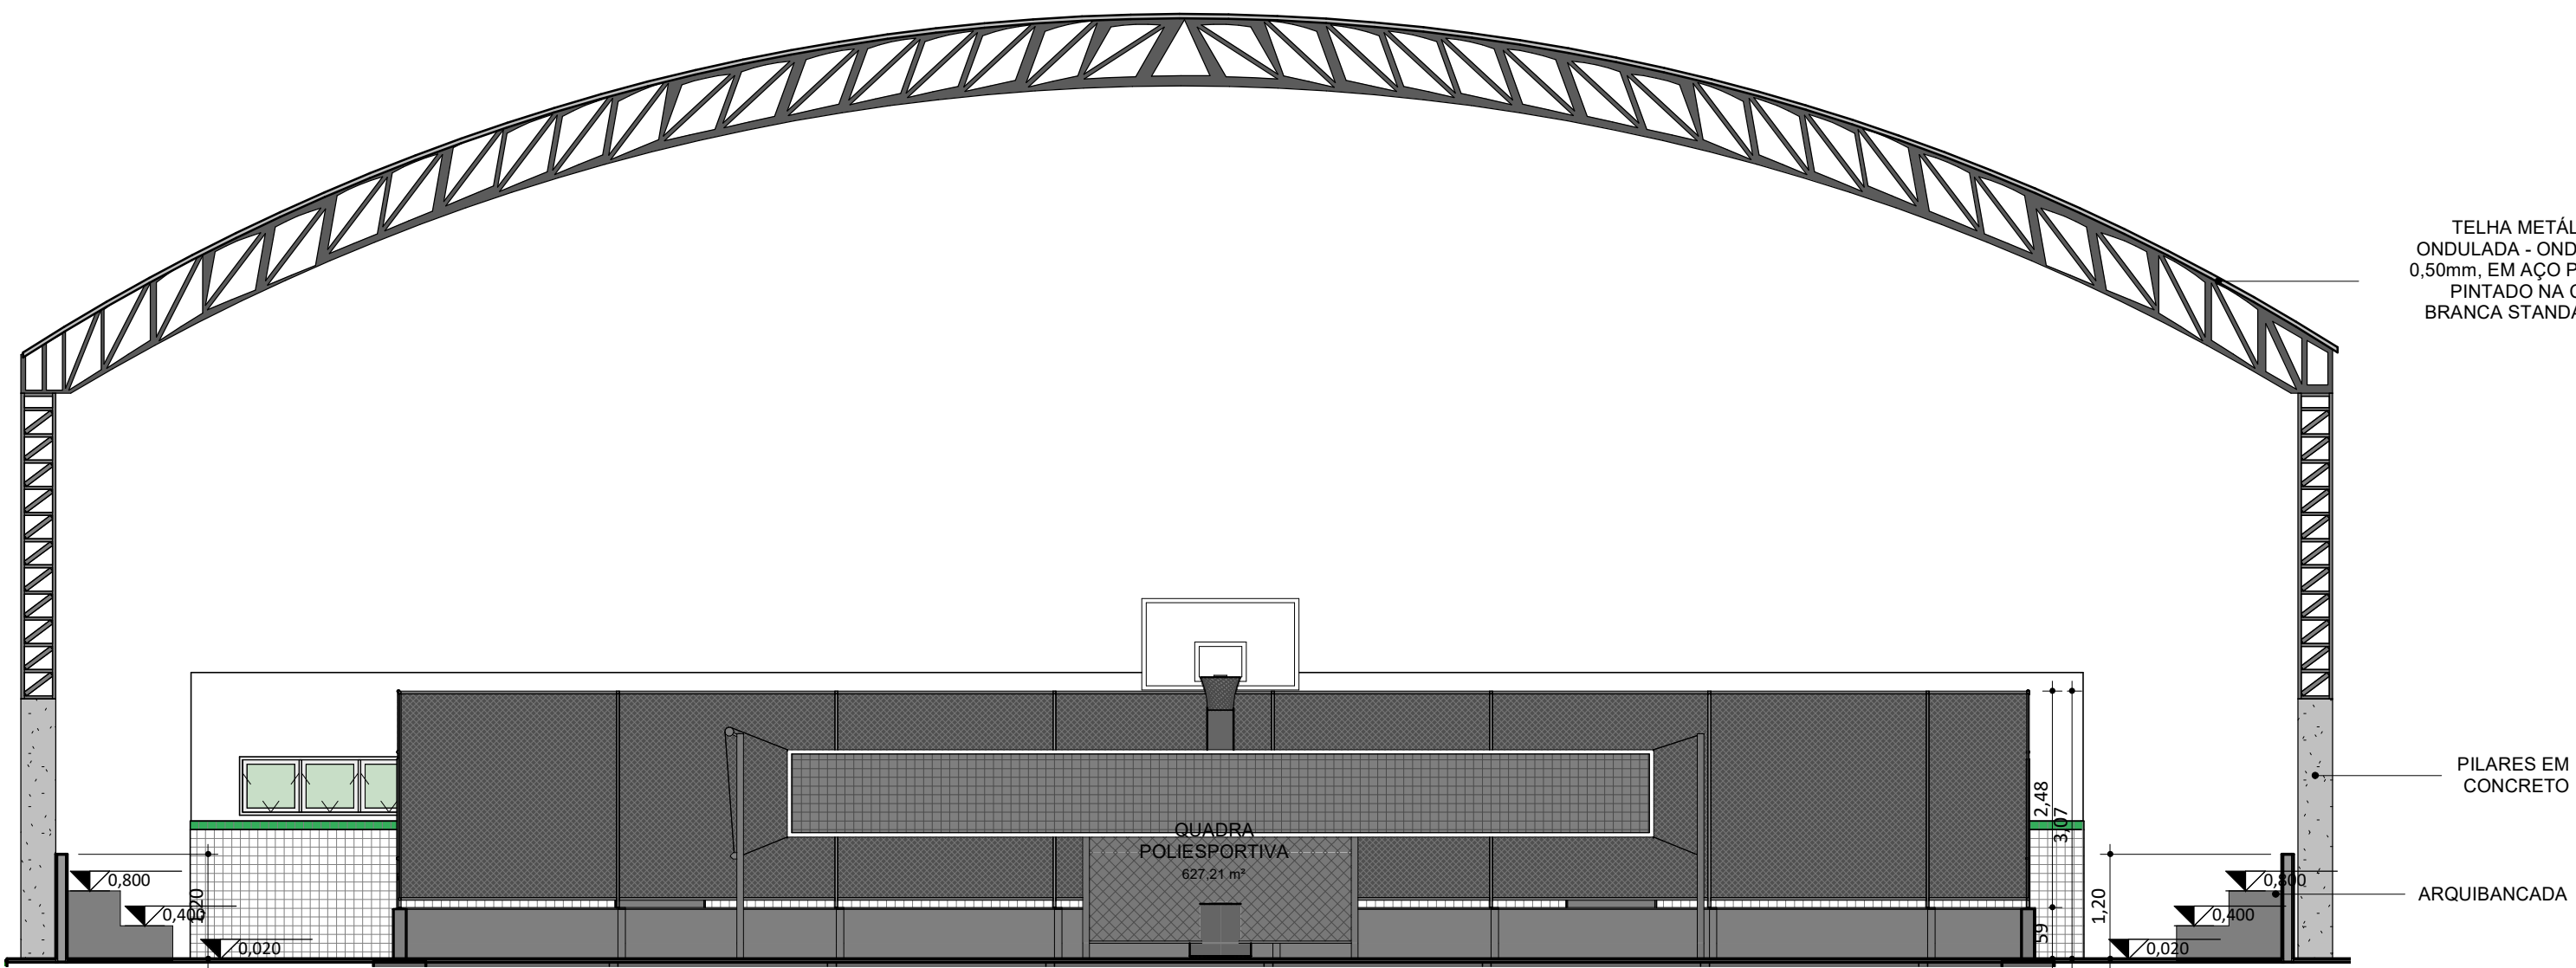

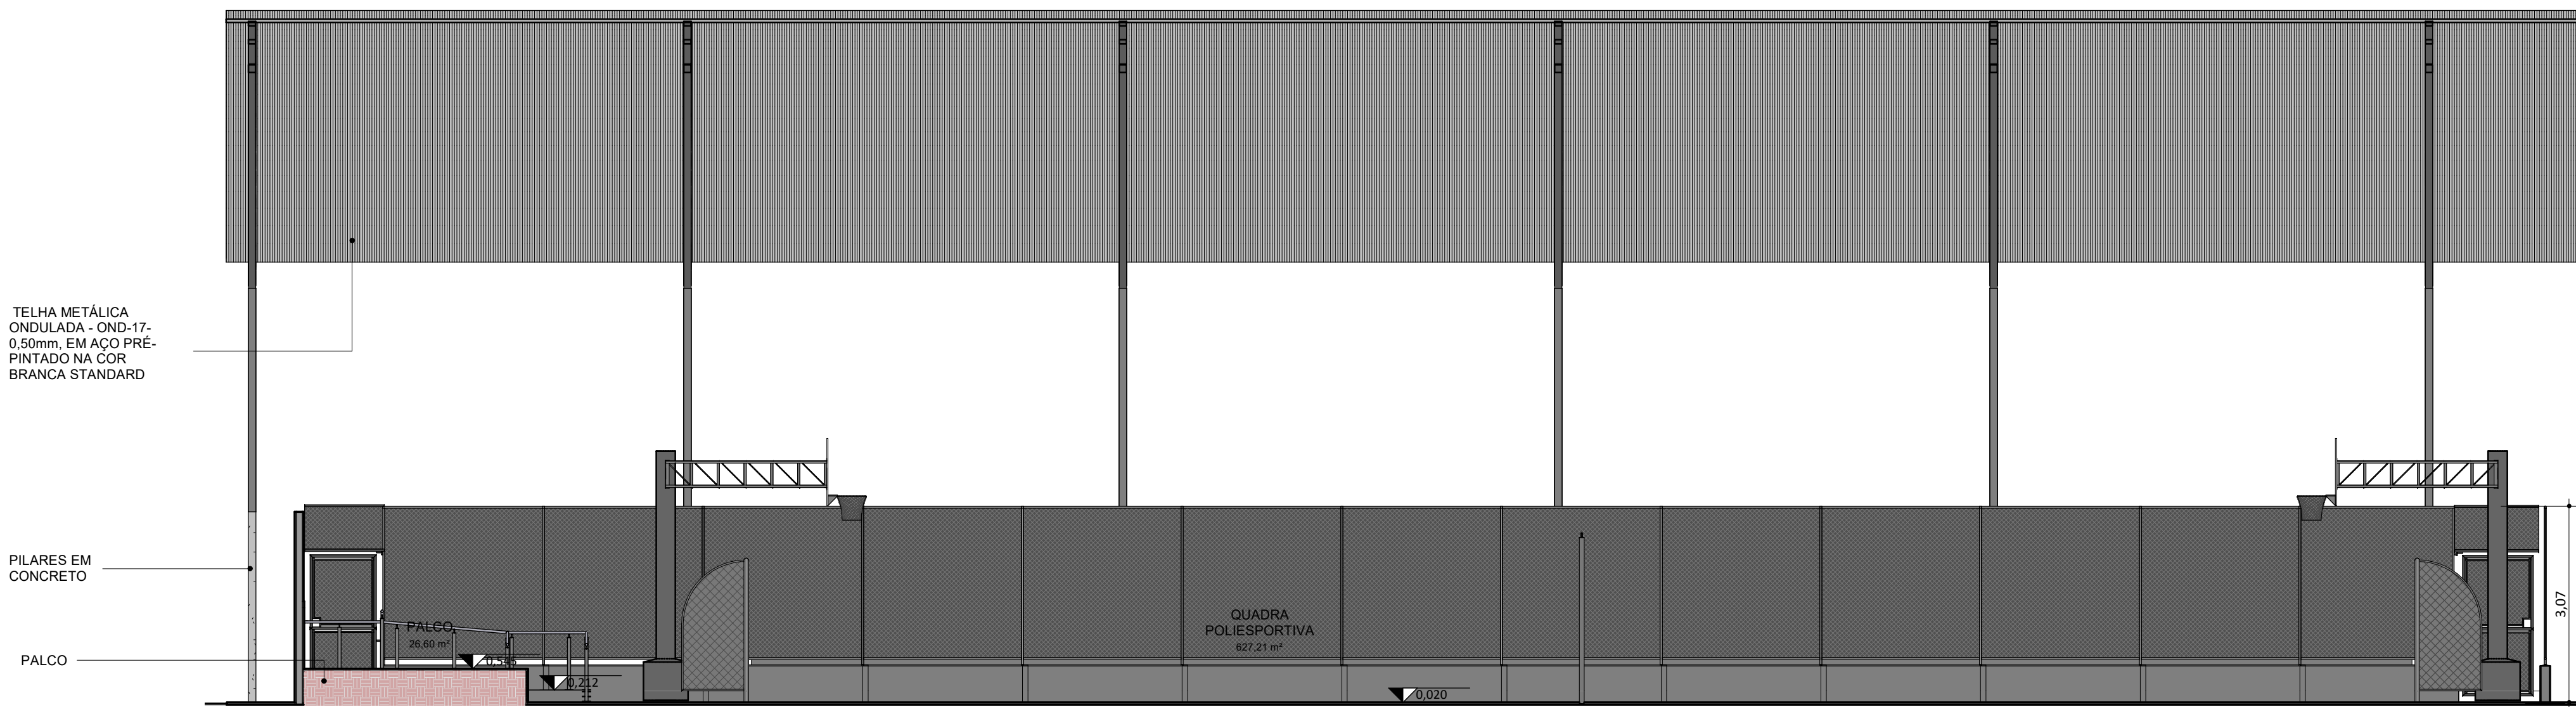

CORTE QUADRA 01
ESC: 1 : 75

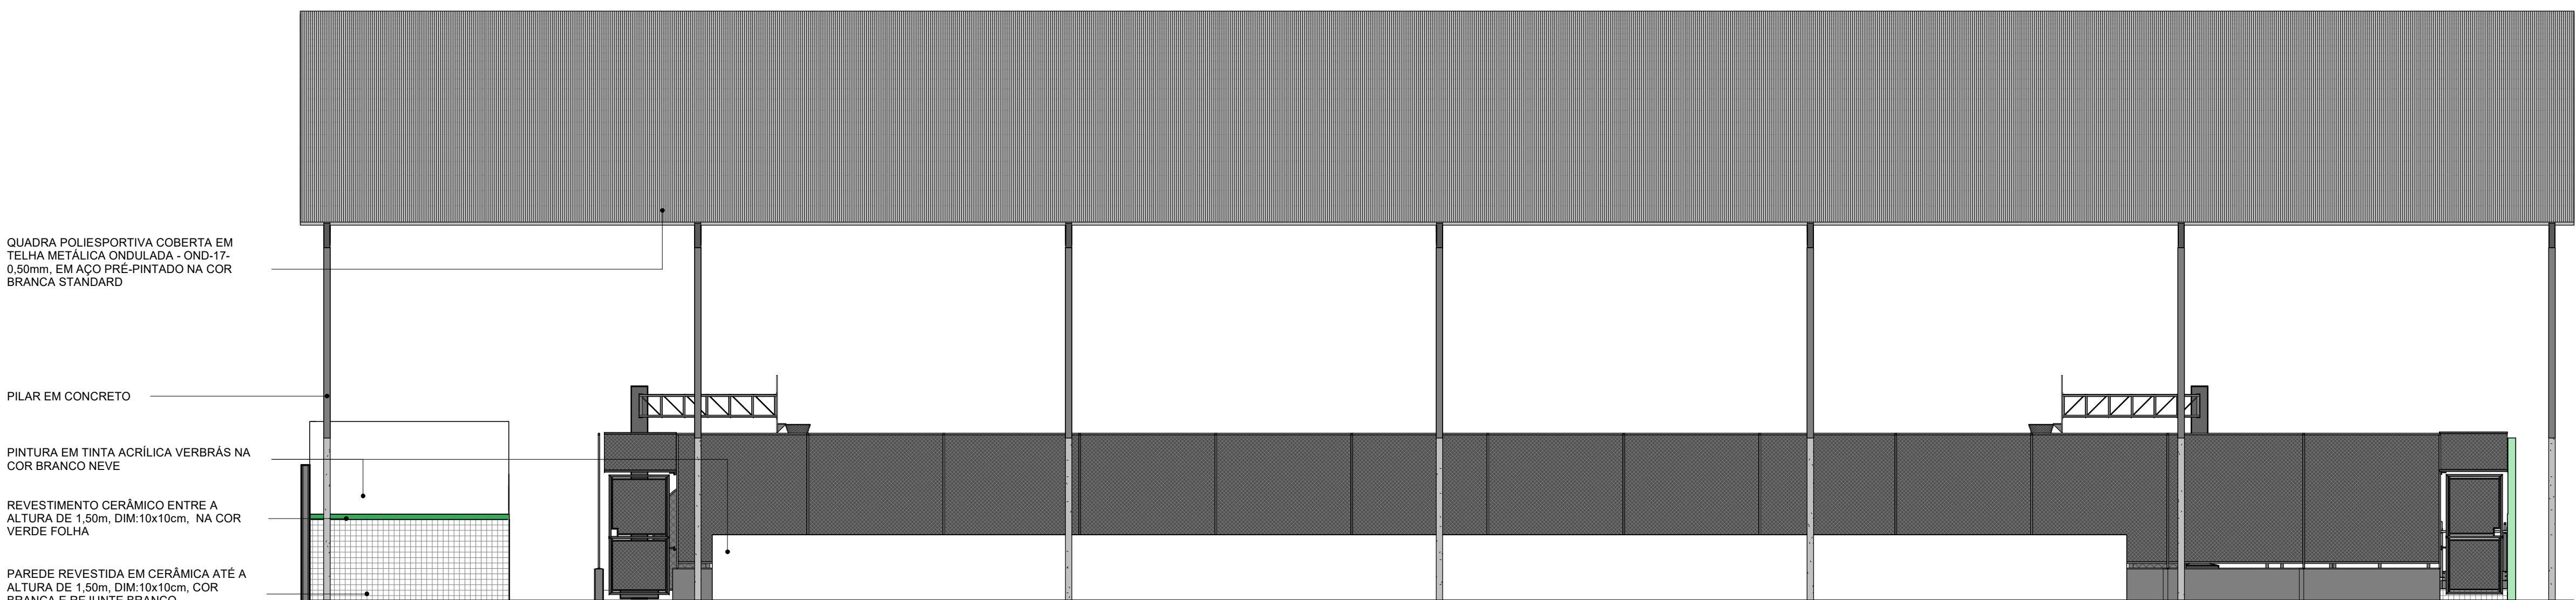

CORTE QUADRA 02
ESC: 1 : 75



FACHADA QUADRA
ESC: 1 : 75

 FADEX FUNDAÇÃO CULTURAL E DE FOMENTO À PESQUISA, ENSINO, EXTENSÃO E INOVAÇÃO	 EDUCAÇÃO Secretaria de Estado da Educação / SEDUC Piauí GOVERNO DO ESTADO
PROJETO: UNID ESC JOSE EUCLIDES DE MIRANDA	
PROJETO TIPO: PROJETO DE INFRAESTRUTURA EDUCACIONAL	
PROPRIETÁRIO:	NOME DO PROPRIETÁRIO CPF: _____
AUTOR DO PROJETO:	ARQUITETO / ENGENHEIRO CAU / CREA _____
RESPONSÁVEL TÉCNICO:	ARQUITETO / ENGENHEIRO CAU / CREA _____
APROVAÇÕES:	
OBSERVAÇÕES:	
COORDENAÇÃO: FADEX - Fundação Cultural e de Fomento à Pesquisa, Ensino, Extensão e Inovação RESPONSÁVEL TÉCNICO: Jorge Lima PROPRIETÁRIO: FADEX ENDERECO: Rua José Bonifácio, 992, Bairro São Francisco Souza, CEP: 64215-190 - Parnaíba, PI DESENHISTA: Lucas Moraes Medeiros	
REVISÃO:	
DATA: 20/04/21	18
ESCALA: 1 : 75	
FORMATO: A0 (1189 x 841)	
CONTEÚDO: DETALHE DA QUADRA POLIESPORTIVA DE MIRANDA	