



2 Detalhamento 1 de BWC  
1 : 50

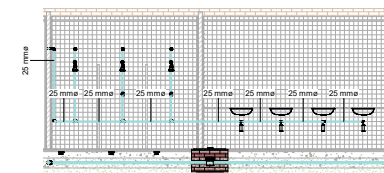


3 Detalhamento 2 de BWC  
1 : 50


PAULA  
CAROLLINE  
LUZ SOUSA  
CUNHA  
TAVARES:05  
017693319

Assinado de forma  
digital por PAULA  
CAROLLINE LUZ  
SOUSA CUNHA  
TAVARES:0501769  
3319  
Dados: 2021.06.17  
15:24:11 -03'00'


 <b>GOVERNO DO ESTADO DO PIAUÍ</b>		<b>SEDUC - SECRETARIA DE ESTADO DA EDUCAÇÃO</b>	
DEPARTAMENTO: Gerência de Arquitetura e Engenharia		DESIGNO: <b>IHS</b>	
TÍTULO DO PROJETO: U.E. MARIA DE CASTRO RIBEIRO		FRAÇÃO: <b>01/04</b>	
ENDEREÇO DO SERVIÇO: U.E. MARIA DE CASTRO RIBEIRO		ESCALA: As indicated	
MUNICÍPIO: PARNAÍBA - PI		ZONA: URBANA	
TPO DE PROJETO: Reforma e Ampliação		DATA DA VISITA: 20/01/2021	
INGENHEIRO CIVIL: João Batista Libório, CREA 1910471860		REVISÃO: 	
ARQUITETO DO PROJETO: Ylana Leal Melo de Oliveira		DATA de emissão: 	
REGISTRO CAU: 		FASE: Status do projeto	
TÍTULO DO DESENHO: PLANTA BAIXA DE HIDRÁULICA E DETALHAMENTOS		DESIGNO: Author	

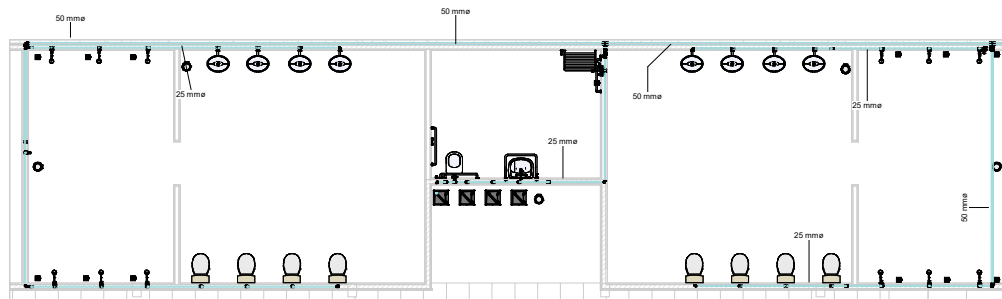

1 Detalhamento BWC Quadra

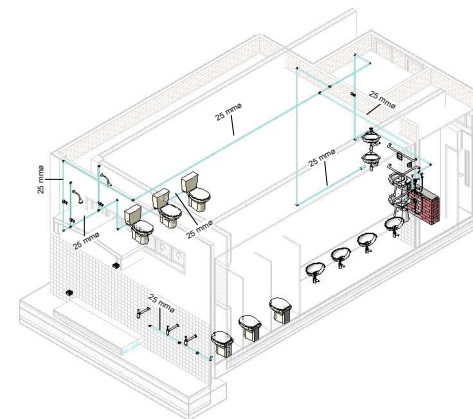


4 Isométrico BWC Pátio

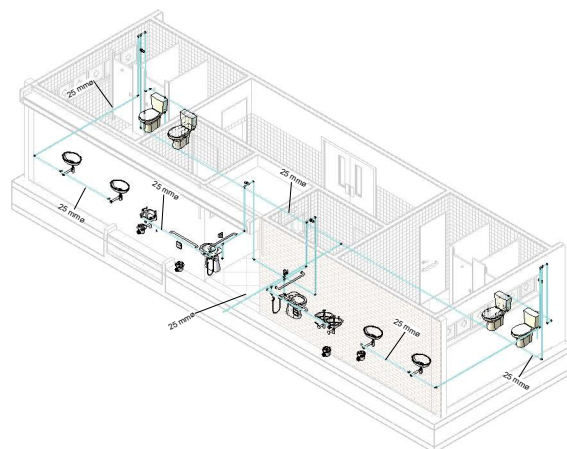


5 Isométrico BWCs Auditório



6 Isométrico Refeitório

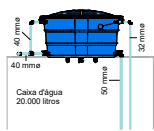


2 Detalhamento Caixa D'água

 

3 Detalhamento do Hidrômetro

Acessórios de Tubulação	
Descrição	Qntd.
Bucha de Redução Soldável Curta 25x20mm, PVC Marrom, Água Fria - TIGRE	4
Bucha de Redução Soldável Curta 32x25mm, PVC Marrom, Água Fria - TIGRE	3
Bucha de Redução Soldável Longa 50x25mm, PVC Marrom, Água Fria - TIGRE	6
Cruzeta Soldável 25mm, PVC Marrom, Água Fria - TIGRE	1
Joelho 45° Soldável 50mm, PVC Marrom, Água Fria - TIGRE	2
Joelho 90° Soldável 20mm, PVC Marrom, Água Fria - TIGRE	18
Joelho 90° Soldável 25mm, PVC Marrom, Água Fria - TIGRE	128
Joelho 90° Soldável 32mm, PVC Marrom, Água Fria - TIGRE	7
Joelho 90° Soldável 40mm, PVC Marrom, Água Fria - TIGRE	2
Joelho 90° Soldável 50mm, PVC Marrom, Água Fria - TIGRE	17
Joelho 90° Soldável com Bucha de Latão 20 x 1/2", PVC Marrom, Água Fria - TIGRE	7
Joelho 90° Soldável com Bucha de Latão 25 x 3/4", PVC Marrom, Água Fria - TIGRE	59
Tê Soldável 20mm, PVC Marrom, Água Fria - TIGRE	2
Tê Soldável 25mm, PVC Marrom, Água Fria - TIGRE	48
Tê Soldável 40mm, PVC Marrom, Água Fria - TIGRE	1
Tê Soldável 50mm, PVC Marrom, Água Fria - TIGRE	15
Tê Soldável com Bucha de Latão na Bolsa Central 20 x 1/2", PVC Marrom, Água Fria - TIGRE	3
Tê Soldável com Bucha de Latão na Bolsa Central 25 x 3/4", PVC Marrom, Água Fria - TIGRE	46

Tubos		
Descrição	Diâmetro	Comprimento
<b>Sanitário</b>		
Pipe Types: PVC - Água Fria - Tubo Soldável Tigre	50 mm	6.82
Pipe Types: PVC - Esgoto - Série Normal Tigre	40 mm	215.45
Pipe Types: PVC - Esgoto - Série Normal Tigre	50 mm	5.71
Pipe Types: PVC - Esgoto - Série Normal Tigre	75 mm	100.62
Pipe Types: PVC - Esgoto - Série Normal Tigre	100 mm	273.87
Pipe Types: PVC - Ventilação - Série Normal Tigre	40 mm	6.38
Pipe Types: PVC - Ventilação - Série Normal Tigre	50 mm	2.66
Pipe Types: PVC - Ventilação - Série Normal Tigre	100 mm	3.75
<b>Ventilação</b>		
Pipe Types: PVC - Ventilação - Série Normal Tigre	50 mm	151.63
<b>Água fria doméstica</b>		
Pipe Types: PVC - Água Fria - Tubo Soldável Tigre	20 mm	39.36
Pipe Types: PVC - Água Fria - Tubo Soldável Tigre	25 mm	293.35
Pipe Types: PVC - Água Fria - Tubo Soldável Tigre	32 mm	92.12
Pipe Types: PVC - Água Fria - Tubo Soldável Tigre	40 mm	4.85
Pipe Types: PVC - Água Fria - Tubo Soldável Tigre	50 mm	286.85

 <b>GOVERNO DO ESTADO DO PIAUÍ</b>		<b>SEDUC - SECRETARIA DE ESTADO DA EDUCAÇÃO</b>	
DEPARTAMENTO: Gerência de Arquitetura e Engenharia TÍTULO DO PROJETO: U.E. MARIA DE CASTRO RIBEIRO		DESIGNO: IHS	
ENDEREÇO DO SERVIÇO: U.E. MARIA DE CASTRO RIBEIRO MUNICÍPIO: PARNALHA - PI ZONA: URBANA		FRANCHA: 02/04	
TIPO DE PROJETO: Reforma e Ampliação		ESCALA: 1 : 50	
ARQUITETO DO PROJETO: João Batista Libório, CREA 1910471860		DATA DA VISITA: 20/01/2021	
REGISTRO CAU: Ylana Leal Melo de Oliveira		DATA DE EMISSÃO:	
FASE: Status do projeto		DESENHO: Author	
TÍTULO DO DESENHO: HIDRÁULICA - ISOMÉTRICOS, TABELAS E LEGENDAS			