

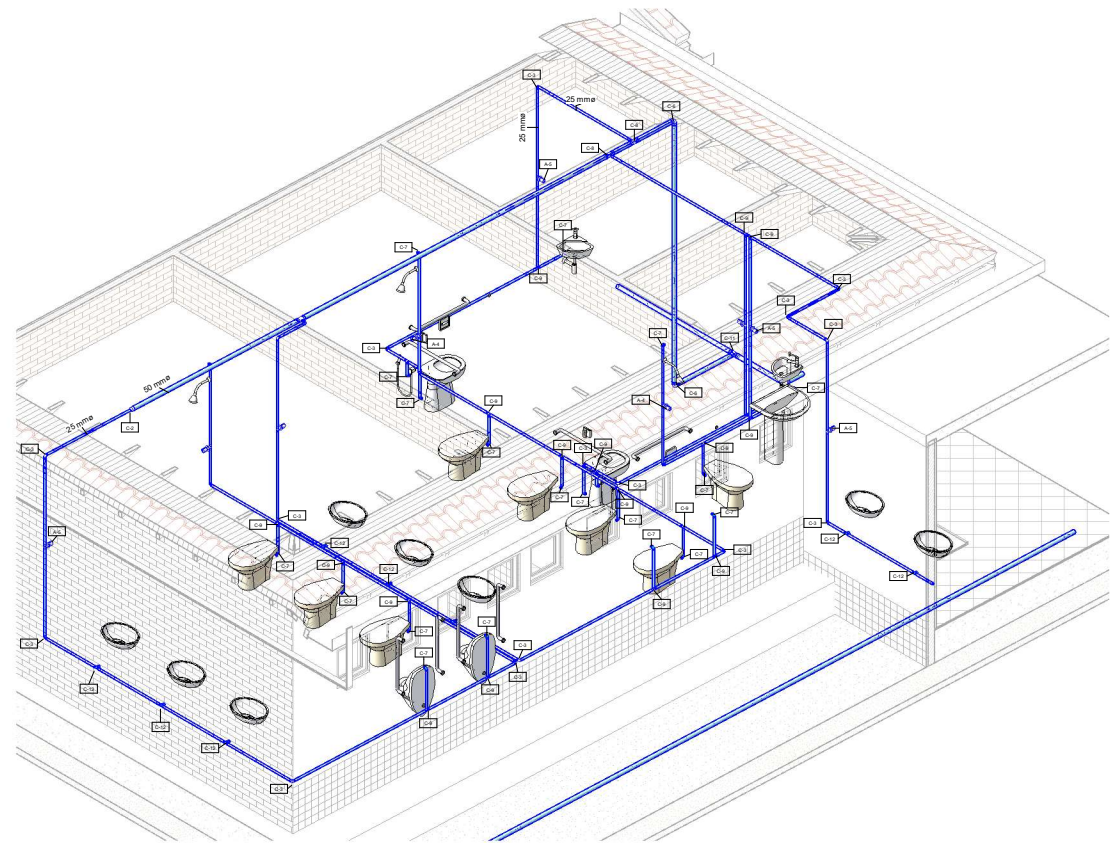
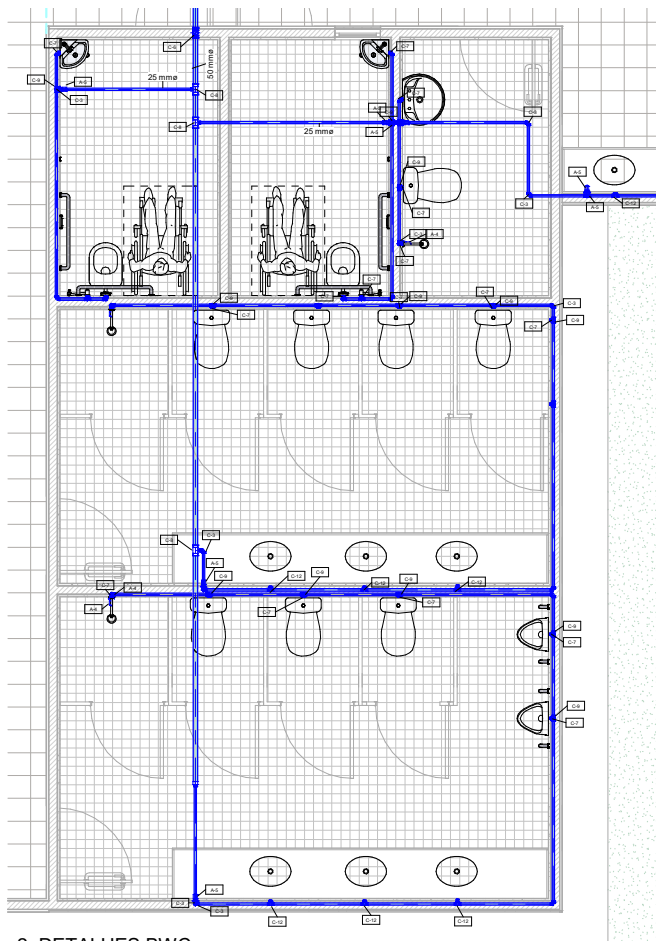


2 1. PLANTA BAIXA GERAL
1 : 150

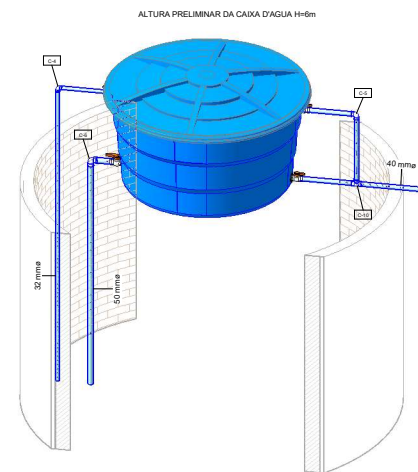

1 3D - CAIXA D'AGUA

 GOVERNO DO ESTADO DO PIAUÍ		GOVERNO DO ESTADO DO PIAUÍ	
SEDUC - SECRETARIA DE ESTADO DA EDUCAÇÃO			
DEPARTAMENTO: Gerência de Arquitetura e Engenharia		DESENHO: IHS	
TÍTULO DO PROJETO: U.E. MARTIN PINHEIRO		FRAÇÃO: 01	
ENGENHEIRO DO SERVIÇO: Rui Simões Borges		ESCALA: 1 : 150	
MUNICÍPIO: Palmeira do Piauí - PI	ZONA: URBANA	DATA DA VISITA: 20/01/2021	
TIPO DE PROJETO: Reforma e Ampliação		REVISÃO: Data de emissão	
PROFESSOR RUI: João Batista Dourado, CREA 1910471860		DESENHO: Autor	
REGISTRO CAL: Fase		TÍTULO DO DESENHO: PROJETO BÁSICO - HIDRÁULICO - PLANTA BAIXA	




2. 3D - DETALHES BWCs
2. COLETIVOS


1. 2D - DETALHES BWCs
1. COLETIVOS

Tabela de conexão de tubo		
ID	Descrição	Qntd.
1	Bucha de Redução Soldável Curta 32x25mm, PVC Marrom, Água Fria - TIGRE	2
2	Bucha de Redução Soldável Longa 50x25mm, PVC Marrom, Água Fria - TIGRE	7
3	Joelho 90° Soldável 25mm, PVC Marrom, Água Fria - TIGRE	83
4	Joelho 90° Soldável 32mm, PVC Marrom, Água Fria - TIGRE	8
5	Joelho 90° Soldável 40mm, PVC Marrom, Água Fria - TIGRE	1
6	Joelho 90° Soldável 50mm, PVC Marrom, Água Fria - TIGRE	18
7	Joelho 90° Soldável com Bucha de Latão 25 x 3/4", PVC Marrom, Água Fria - TIGRE	58
8	Tê de Redução Soldável 50x25mm, PVC Marrom, Água Fria - TIGRE	8
9	Tê Soldável 25mm, PVC Marrom, Água Fria - TIGRE	43
10	Tê Soldável 40mm, PVC Marrom, Água Fria - TIGRE	1
11	Tê Soldável 50mm, PVC Marrom, Água Fria - TIGRE	6
12	Tê Soldável com Bucha de Latão na Bolsa Central 25 x 3/4", PVC Marrom, Água Fria - TIGRE	19


Tabela de acessório de tubo			
ID	Descrição	Tamanho	Qntd.
1	Adaptador com Anel - Água Fria - Soldável - MEP - Tigre: Standard		2
2	Adaptador com Registro - Água Fria - Soldável - MEP - Tigre: Standard		4
3	Hidrometro-simples com conectores: 25x25mm	25 mme-25 mme	1
4	Registro de Chuveiro - Água Fria - MEP - Tigre: PVC Areia - 25 mm	25 mme-25 mme	11
5	Registro de Gaveta - Água Fria - MEP - Tigre: PVC Areia - 25 mm	25 mme-25 mme	21
6	Registro Esfera VS - Água Fria - MEP - Tigre: Soldável - 32 mm	32 mme-32 mme	2

Tabela de tubos		
Descrição	Diâmetro	Comprimento
Água fria doméstica		
Tipos de tubos: PVC - Água Fria - Tubo Soldável Tigre 25 mm		211.09
Tipos de tubos: PVC - Água Fria - Tubo Soldável Tigre 32 mm		77.08
Tipos de tubos: PVC - Água Fria - Tubo Soldável Tigre 40 mm		2.27
Tipos de tubos: PVC - Água Fria - Tubo Soldável Tigre 50 mm		218.78

 GOVERNO DO ESTADO DO PIAUÍ		SEDUC - SECRETARIA DE ESTADO DA EDUCAÇÃO	
DEPARTAMENTO: Gerência de Arquitetura e Engenharia		DESIGNO: IHS	
TÍTULO DO PROJETO: U.E. MARTIN PINHEIRO		FRANCHA: 02	
ENDEREÇO DO SERVIÇO: Rua Simão Borges		DATA DA VISITA: 20/01/2021	
MUNICÍPIO: Palmeira do Piauí - PI		ZONA: URBANA	
TIPO DE PROJETO: Reforma e Ampliação		ESCALA: 1 : 25	
RESPONSÁVEL PELA João Batista Daurado, CREA 191047/1860		DATA DE EMISSÃO: 20/01/2021	
REGISTRO DO PROJETO:		DATA DE EMISSÃO: 20/01/2021	
REGISTRO CAL:		FASE: Status do projeto	
TÍTULO DO DESENHO: PROJETO BÁSICO - HIDRÁULICO - DETALHES BWCs COLETIVOS		DESENHO: Autor	

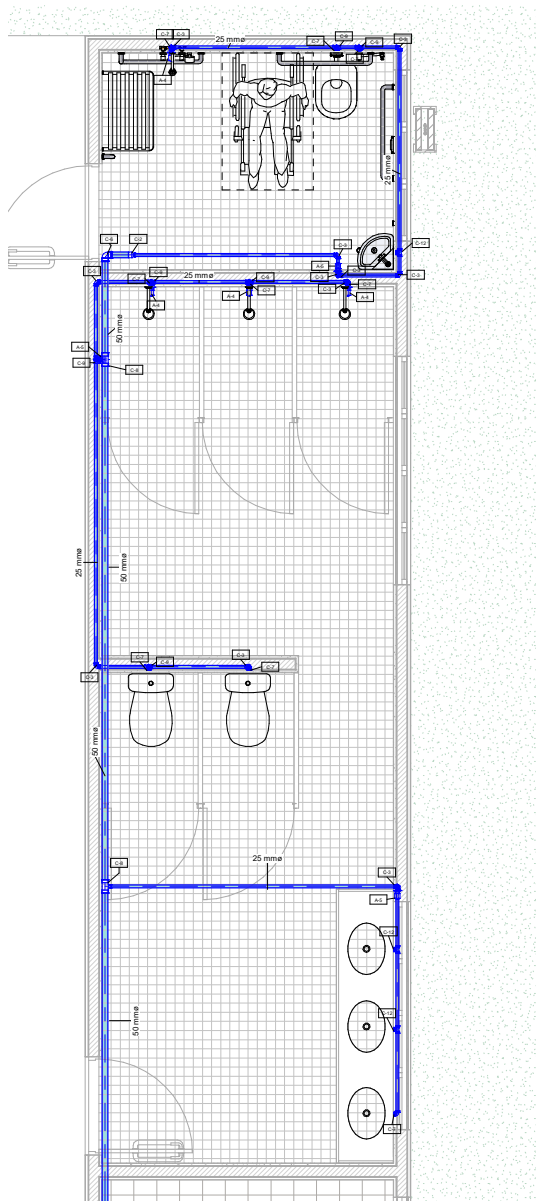

3. DETALHES BWCs
1 QUADRA
1:20

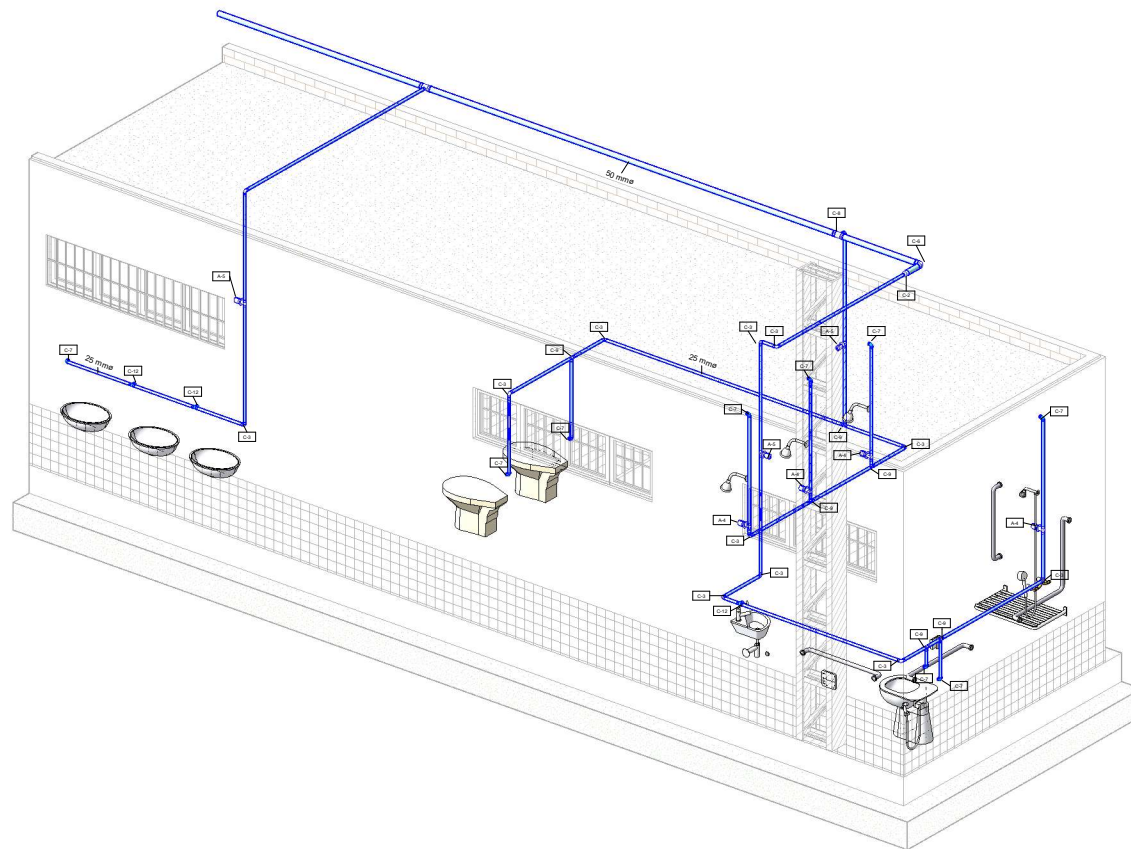

3. 3D - DETALHES BWCs
2 QUADRA

 GOVERNO DO ESTADO DO PIAUÍ		SEDUC - SECRETARIA DE ESTADO DA EDUCAÇÃO	
DEPARTAMENTO: Gerência de Arquitetura e Engenharia		DESENHO: IHS	
TÍTULO DO PROJETO: U.E. MARTIN PINHEIRO		FOLHA: 03	
ENDEREÇO DO SERVIÇO: Rua Simão Borges		ZONA: URBANA	
MUNICÍPIO: Palmeira do Piauí - PI		TÍPO DE PROJETO: Reforma e Ampliação	
PROFESSOR: João Batista Dourado, CREA 1910471860		ESCALA: 1:20	
ARQUITETO DO PROJETO:		DATA DA VISITA: 20/01/2021	
REGISTRO CAL: FASE: Status do projeto		REVISÃO: Autor	
TÍTULO DO DESENHO: PROJETO BÁSICO - HIDRÁULICO - DETALHES BWCs QUADRA			