




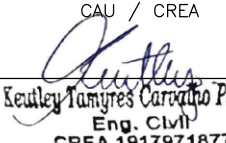
Detalhe H10
Escala 1:25

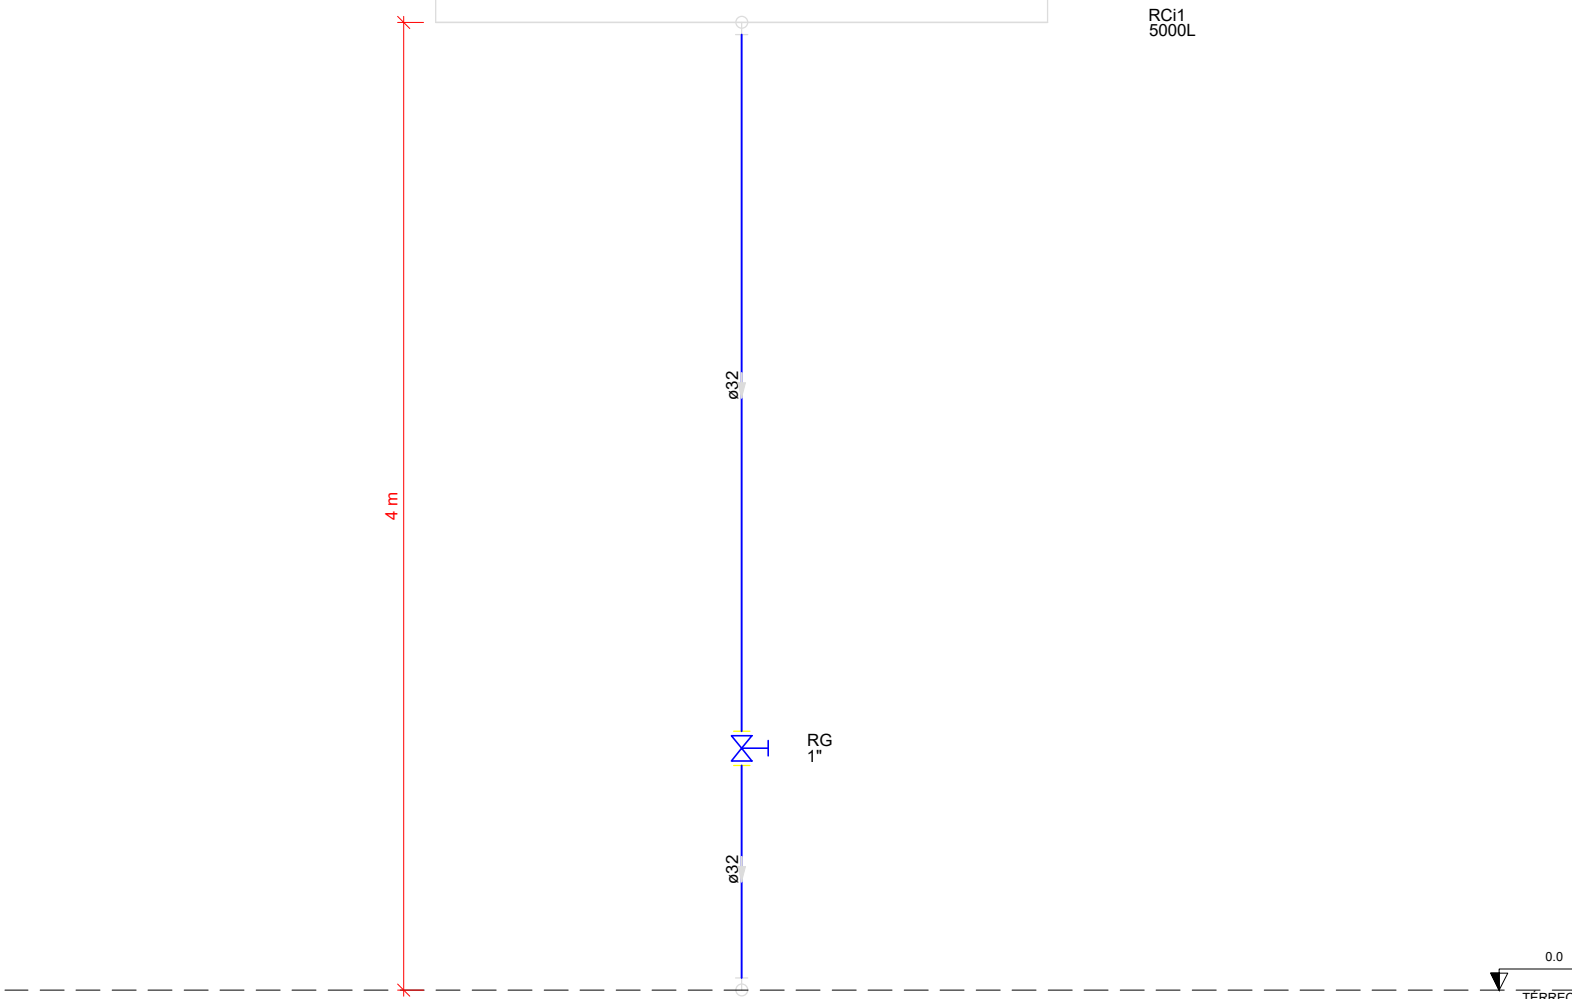

Detalhe H11
Escala 1:25

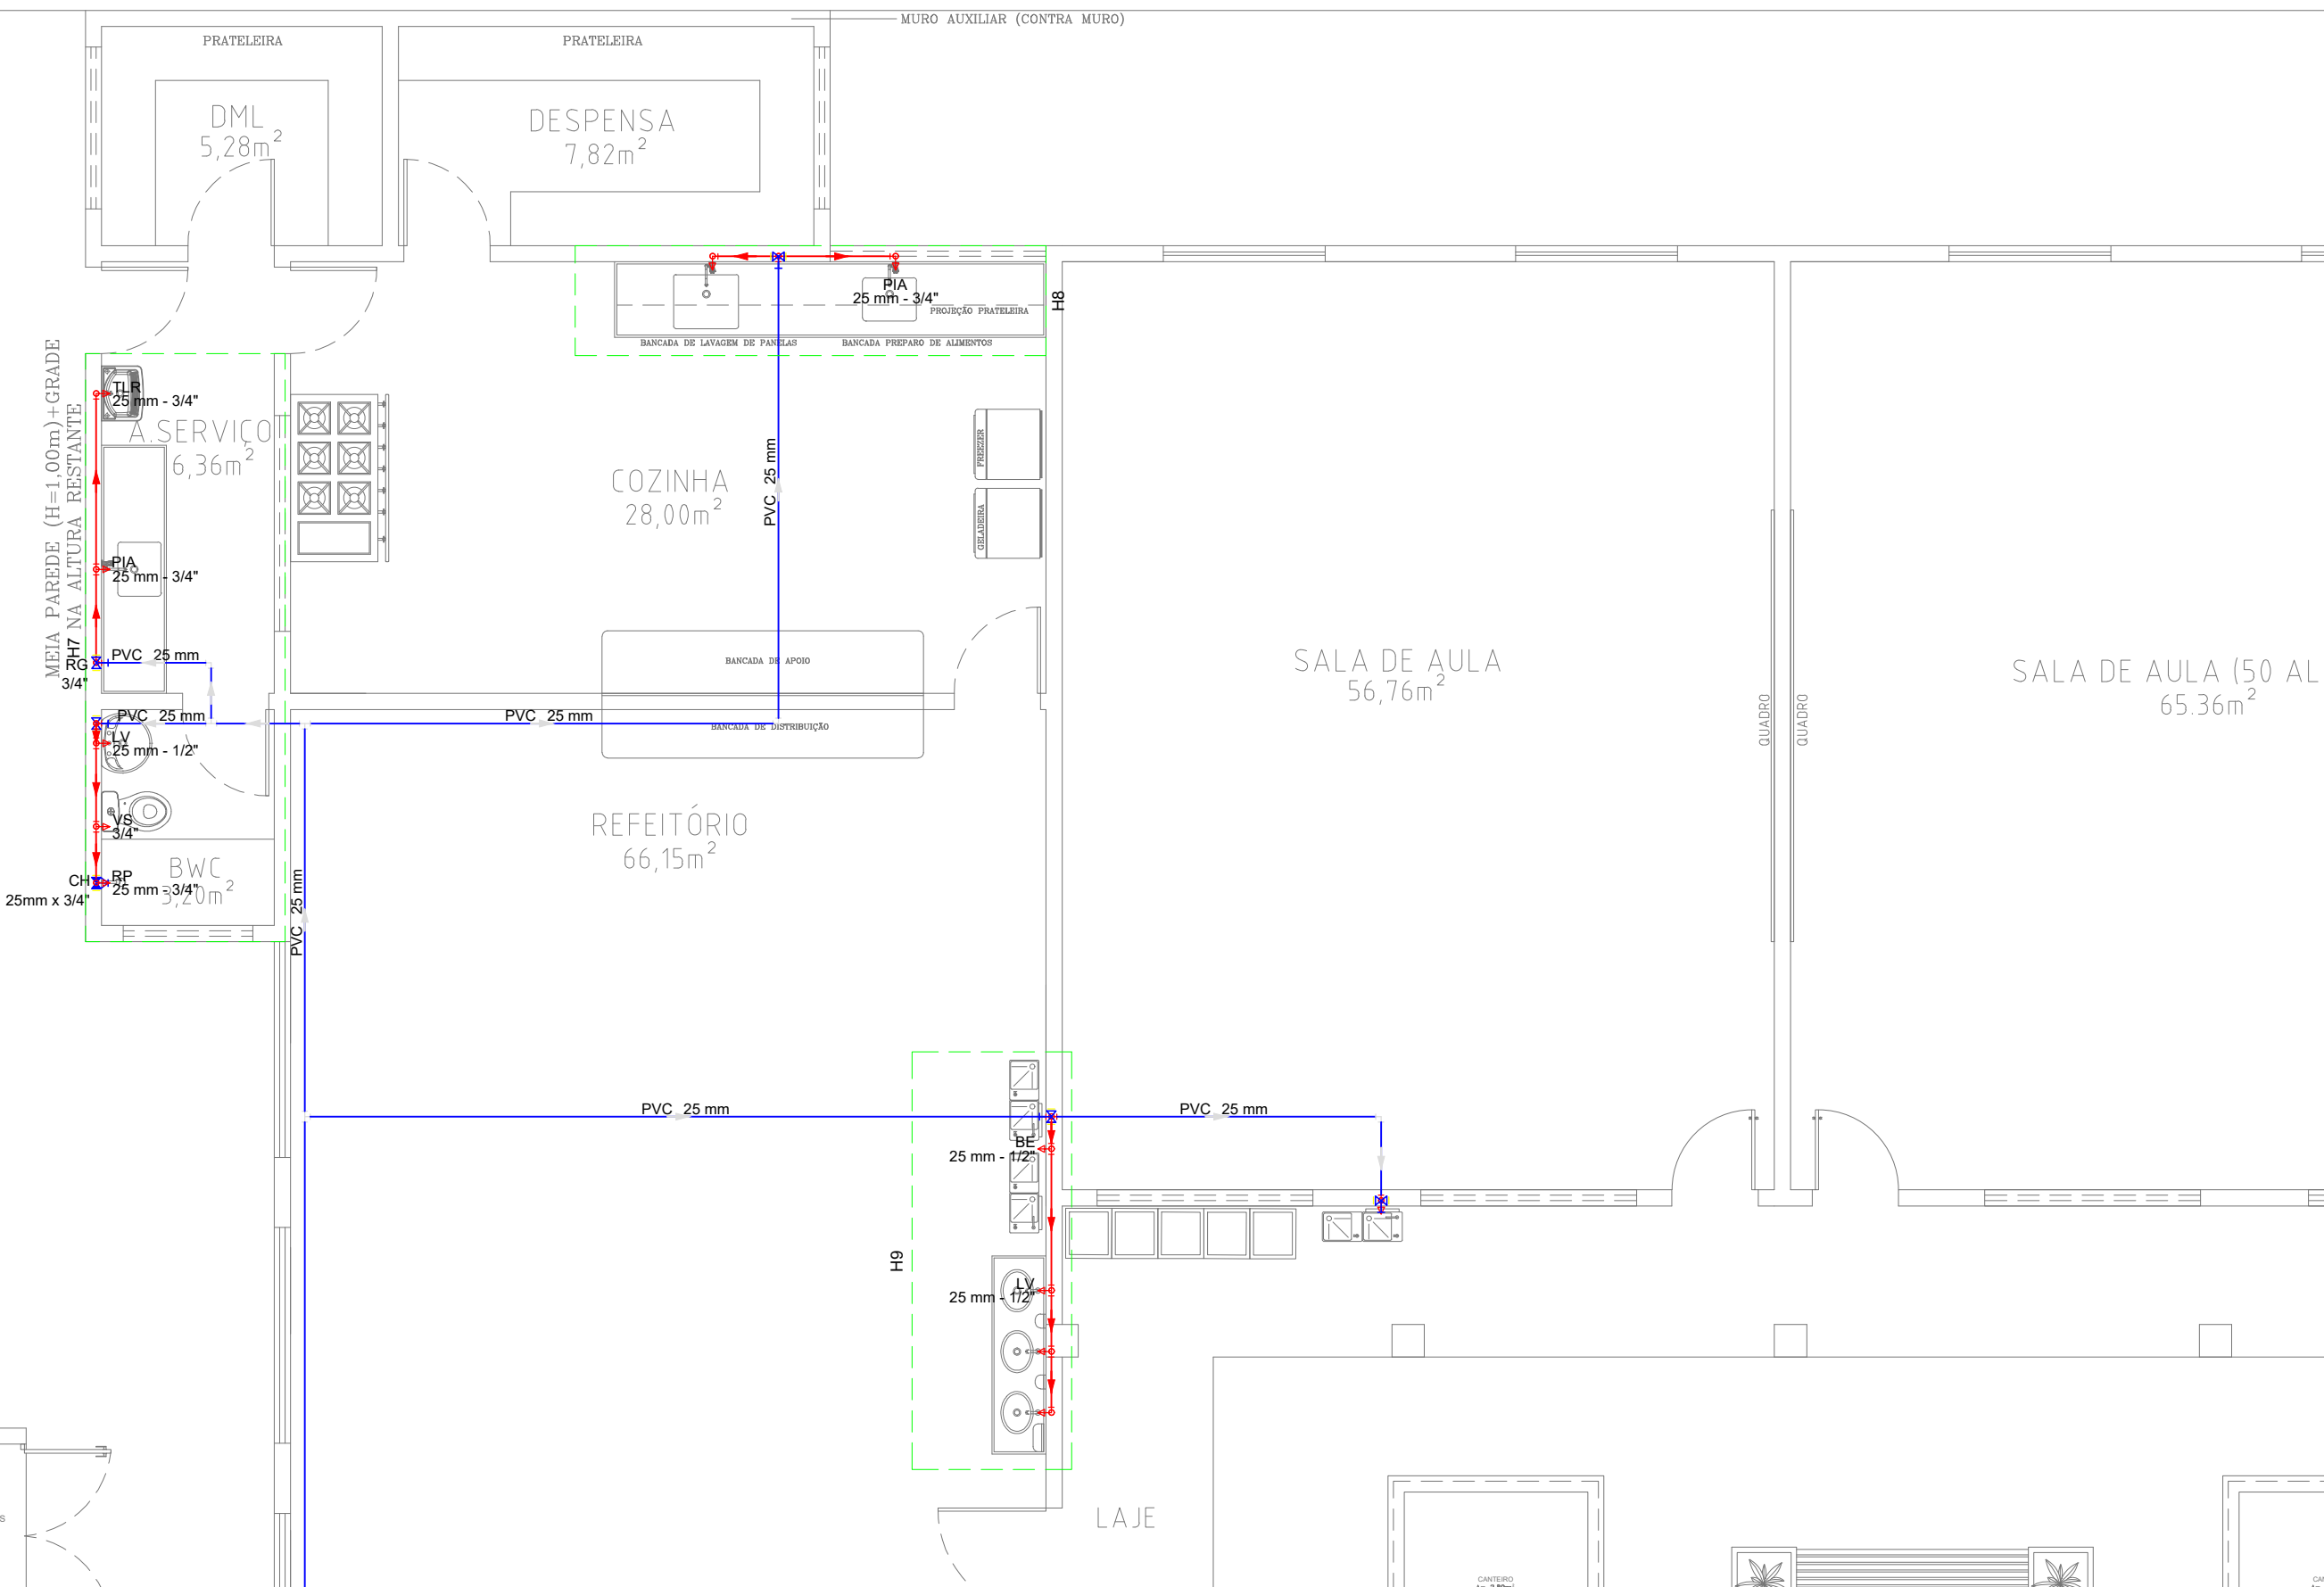

Legenda de condutos	
Água fria	
—	Piso
—	Embutido
—	Teto

EDUCAÇÃO Secretaria de Estado da Educação / SEDUC		 GOVERNO DO PIAUÍ
PROJETO: UNIDADE ESCOLAR DR. BARROSO		
PROJETO TIPO: PROJETO DE INFRAESTRUTURA EDUCACIONAL		
PROPRIETÁRIO: _____ NOME DO PROPRIETÁRIO CPF: _____		
AUTOR DO PROJETO: _____ ARQUITETO / ENGENHEIRO CAU / CREA		
RESPONSÁVEL TÉCNICO: _____  Eng. Civil CCEA 1817971877		
APROVAÇÕES:		
ENDEREÇO: RUA DR. TANCREDO NEVES, CENTRO-SUL		
MUNICÍPIO: DIRCEU ARCOVERDE-PI	ZONA: URBANA	
CONTEÚDO: PLANTA BAIXA, DETALHAMENTO E TABELAS		
REVISÃO:		
DESENHISTA: JESSÉ COLAÇO	ESCALA: 100/125	HID 02/02
FORMATO: A2 (594x420)	DATA: ABRIL/2022	