
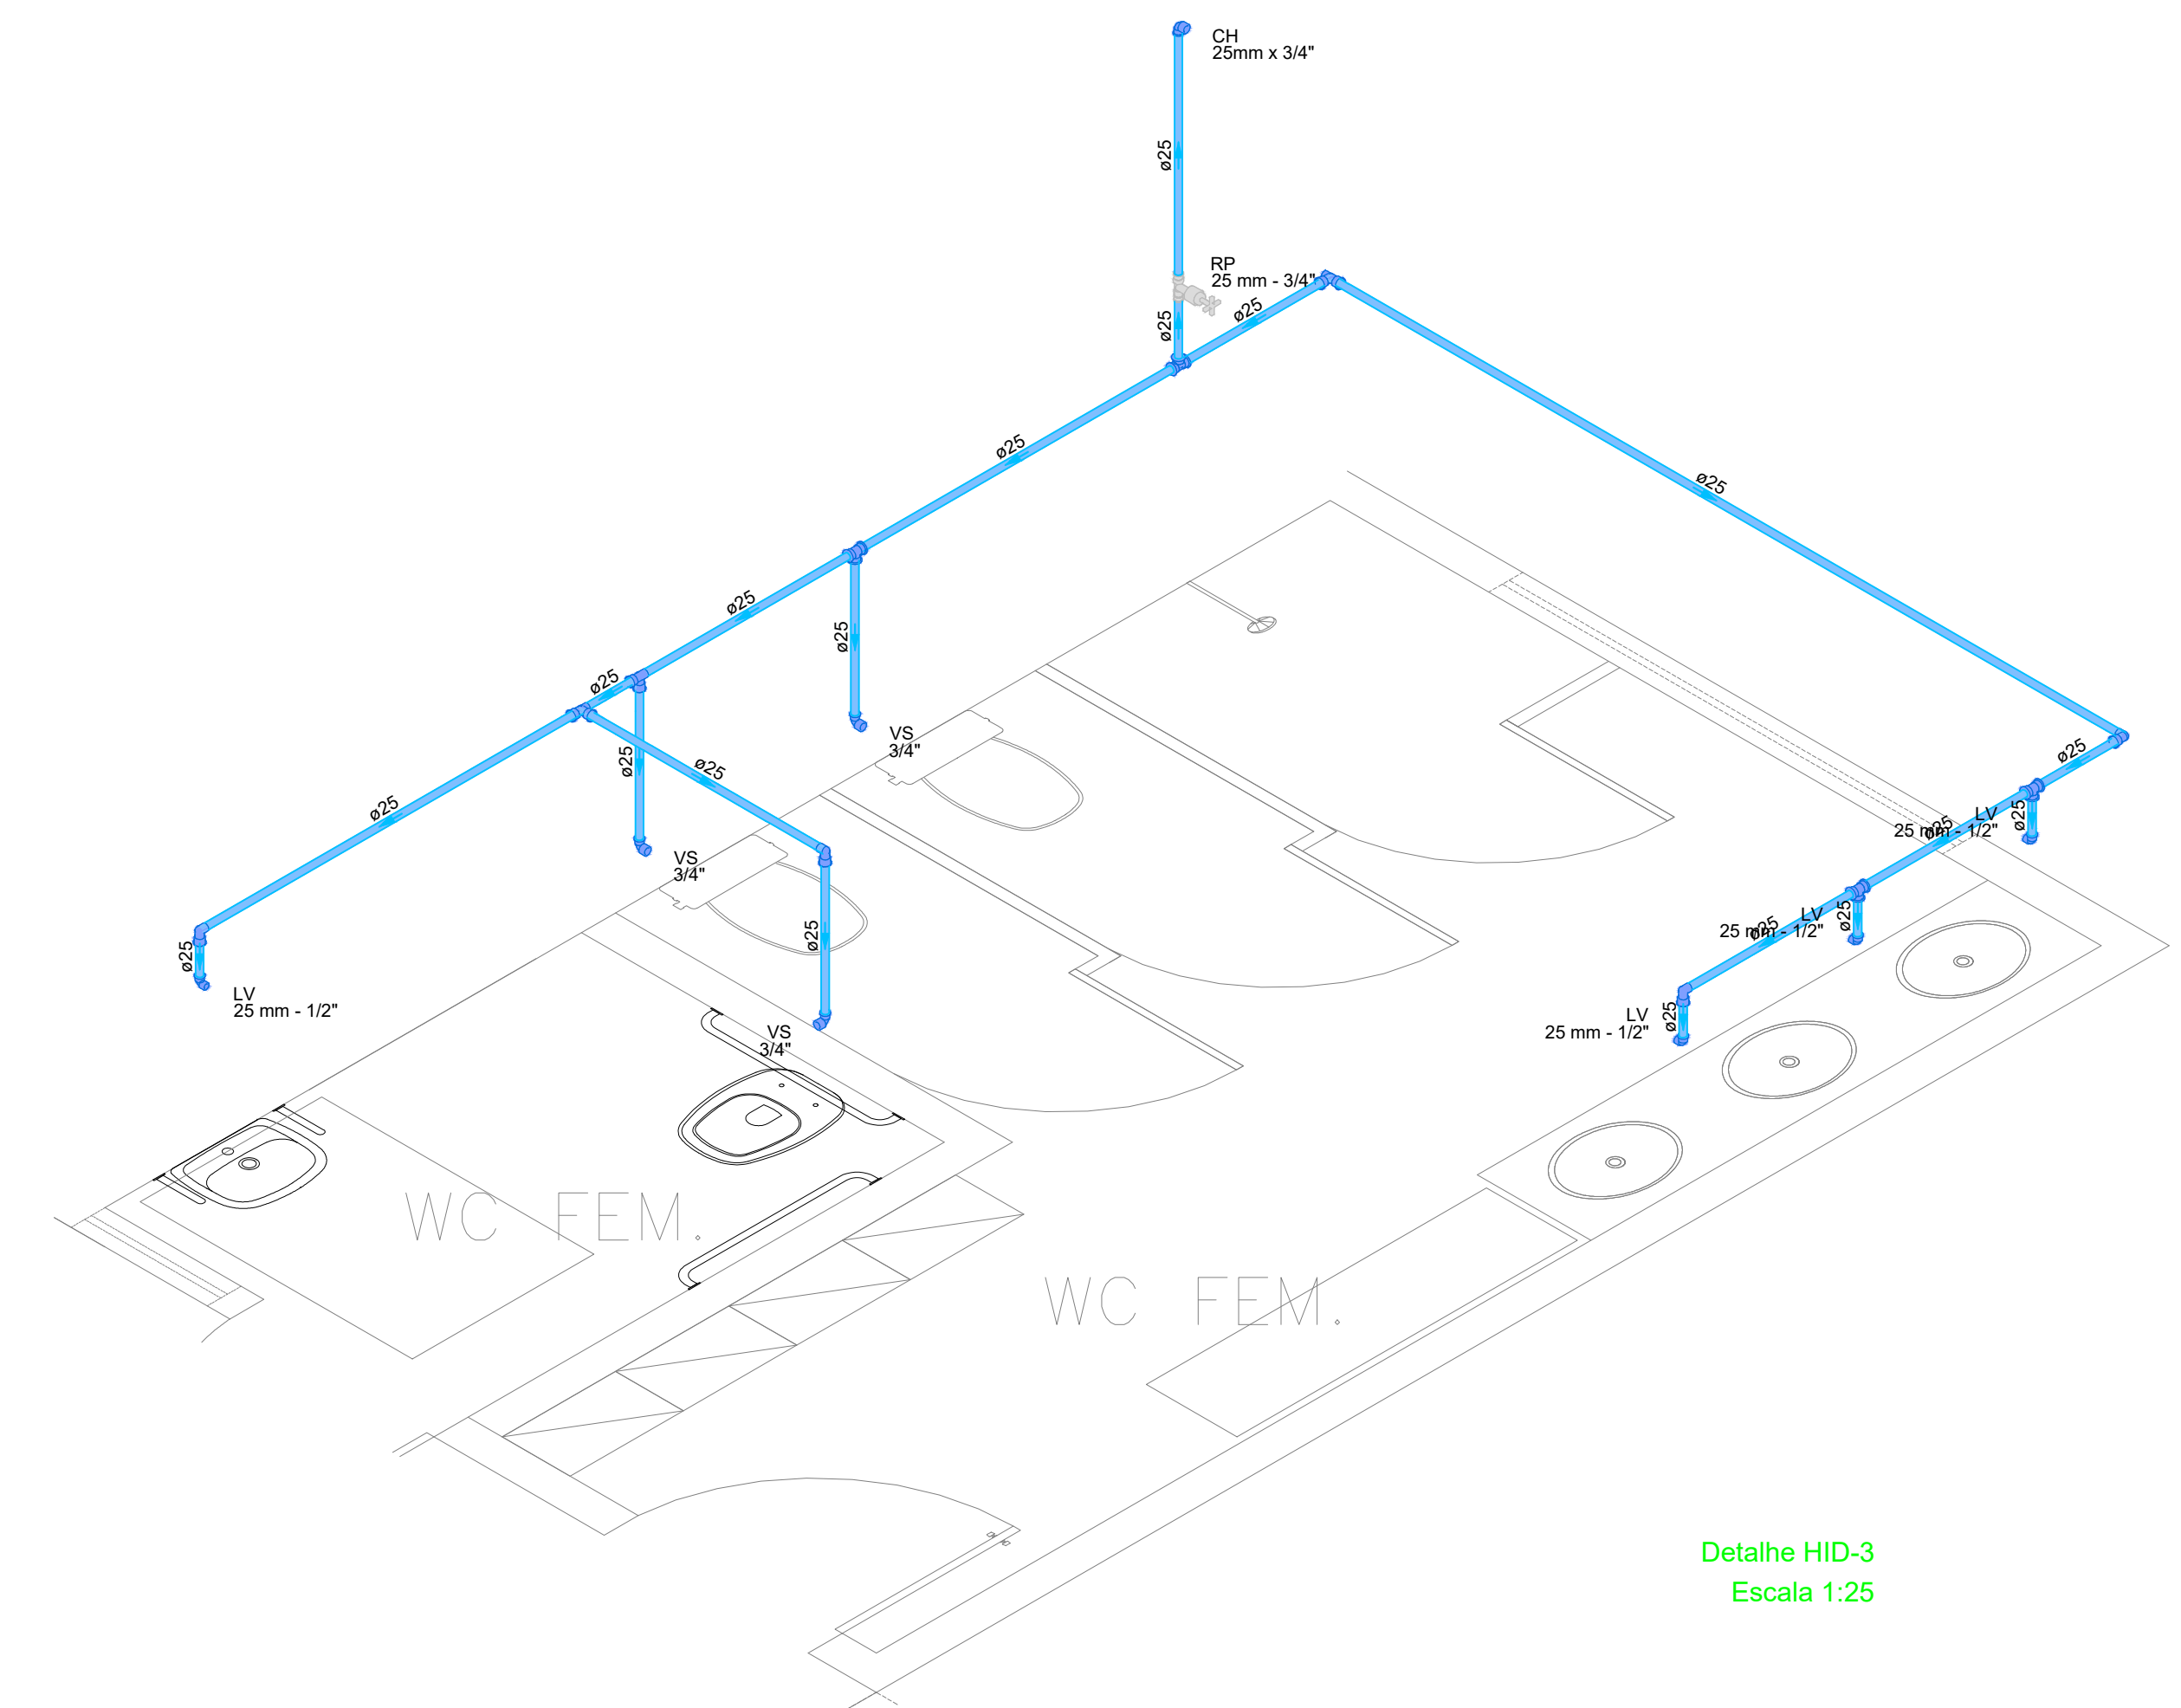
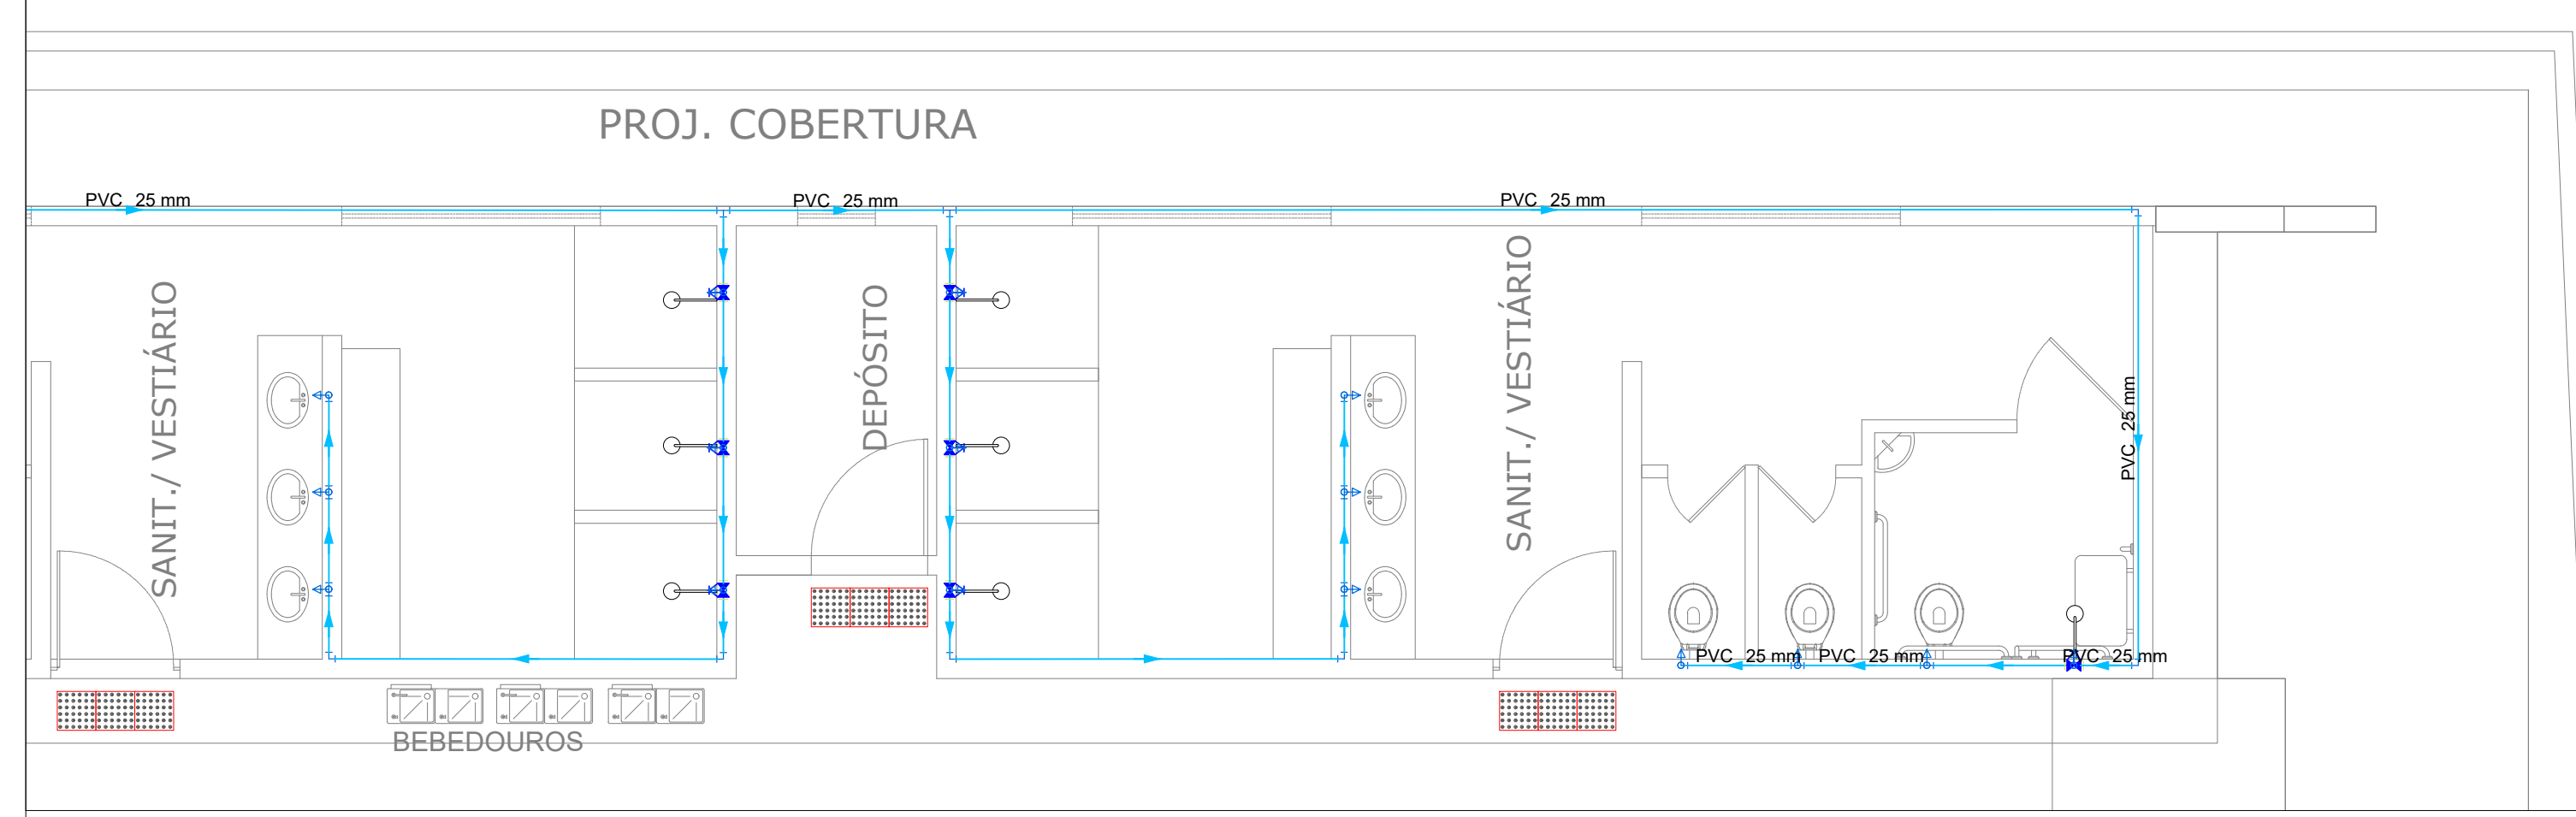
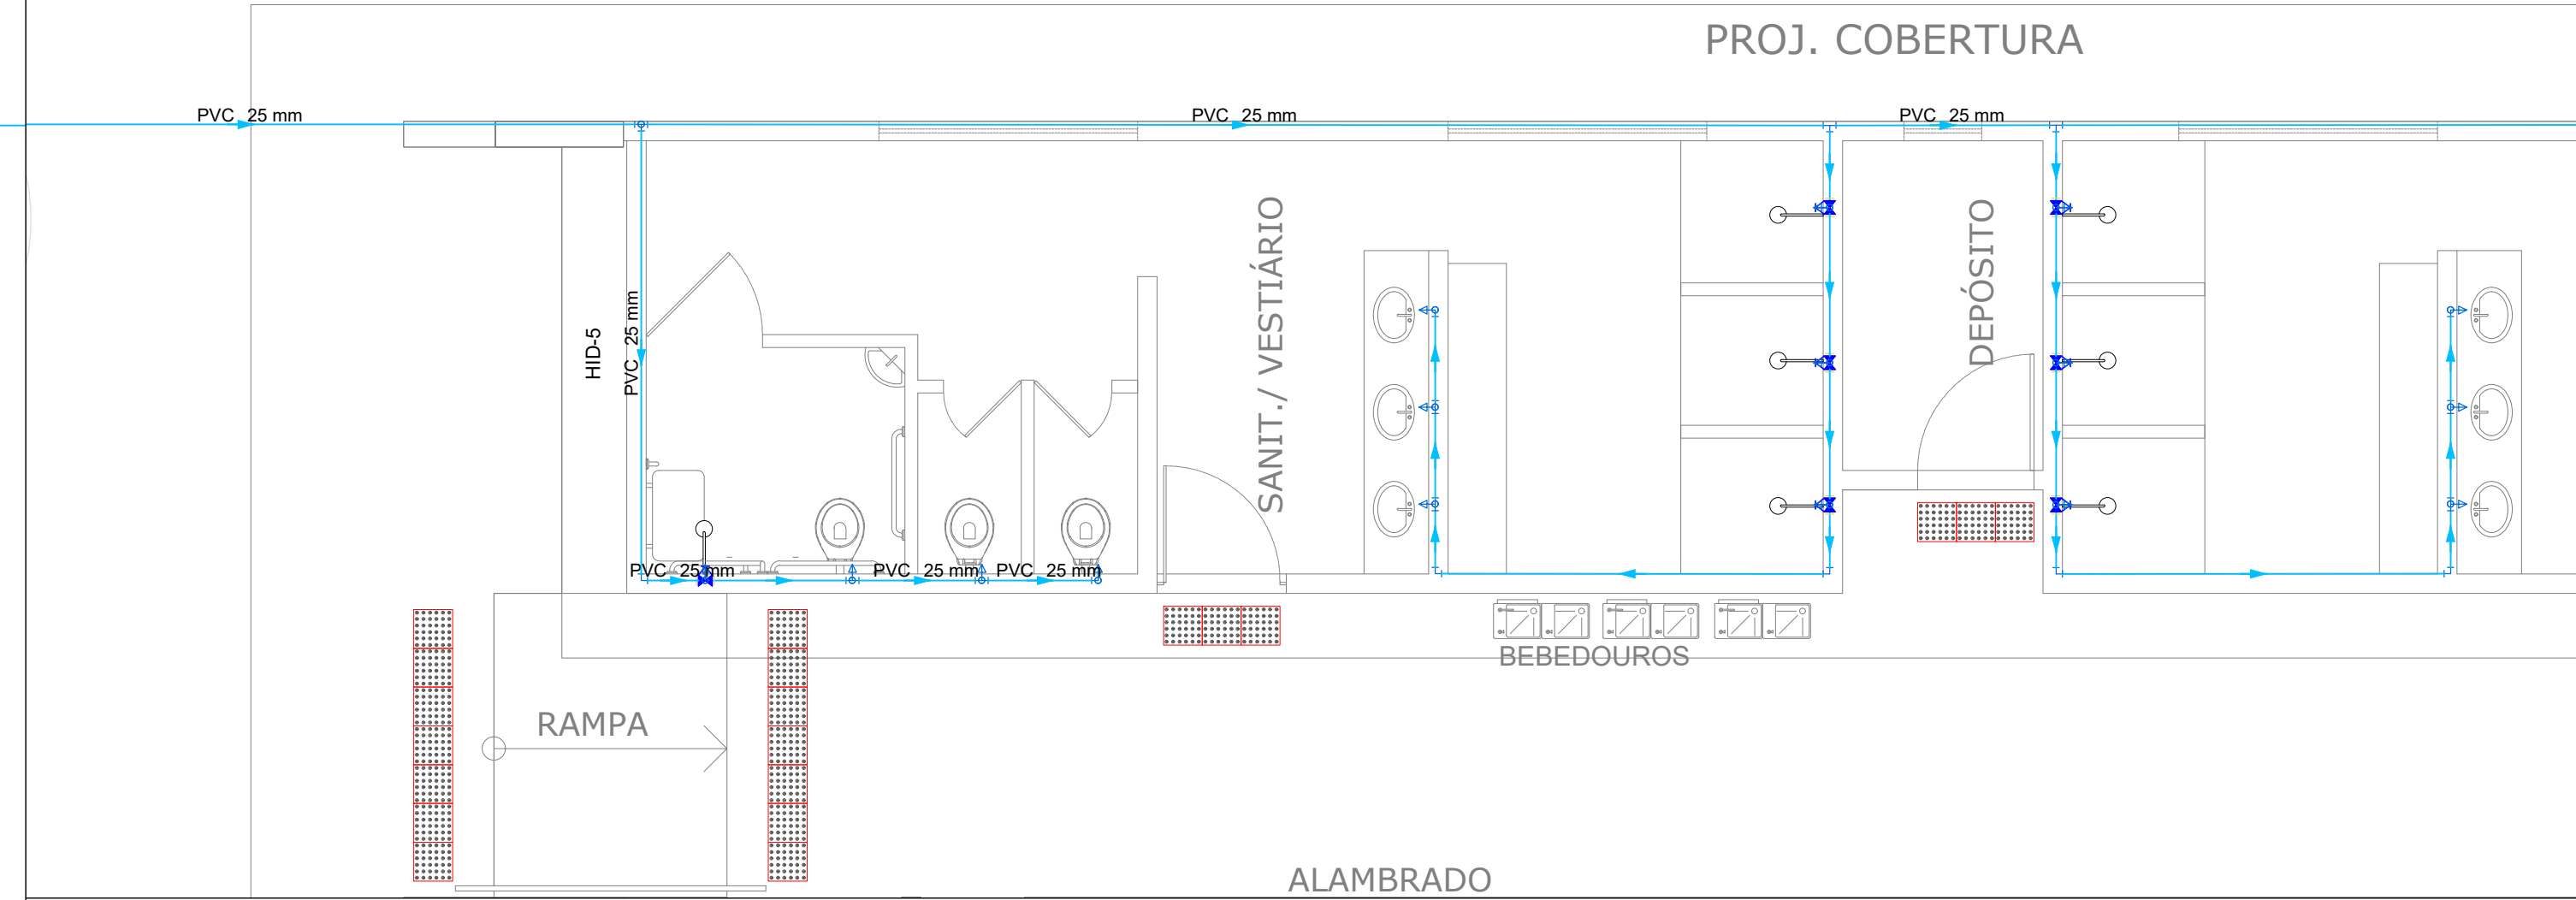
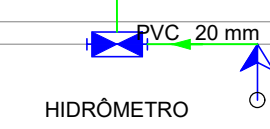






COREMÃO METÁLICO DESNÍVEL DE 2 METROS

PISO: CIMENTO DESEMPENADO

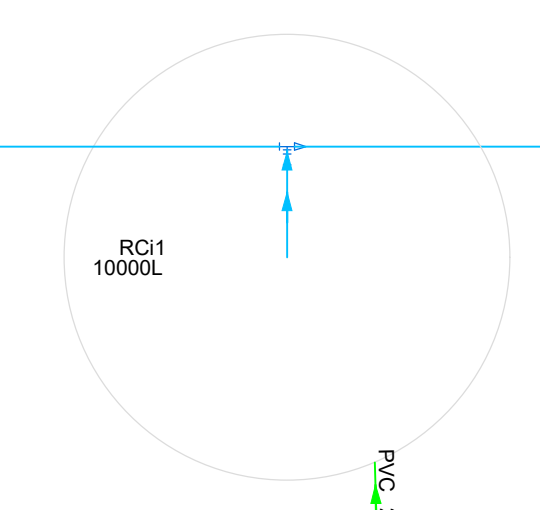


Detalhe HID-3
Escala 1:25



EDUCAÇÃO Secretaria de Estado da Educação / SEDUC		
PRÓJETO: PROJETO DE HIDROSANITÁRIO E PLUVIAL		
PRÓJETO TIPO: PROJETO DE INFRAESTRUTURA EDUCACIONAL		
PROPRIETÁRIO: _____		
AUTOR DO PROJETO: _____		
RESPONSÁVEL TÉCNICO: _____		
APROVAÇÕES: _____		
ENDEÇO: PRAÇA JOSE BARREIRA DE MACEDO, 20, SÃO JUDÁ		
CONTEÚDO: PLANTA BAIXA, DETALHAMNETO E TABELAS		
REVISÃO: _____		
DESENHISTA:	ESCALA: Indicada	HID/SAN 01/03
FORMATO: A0 (1029 x 841)	DATA: 08/07/2021	

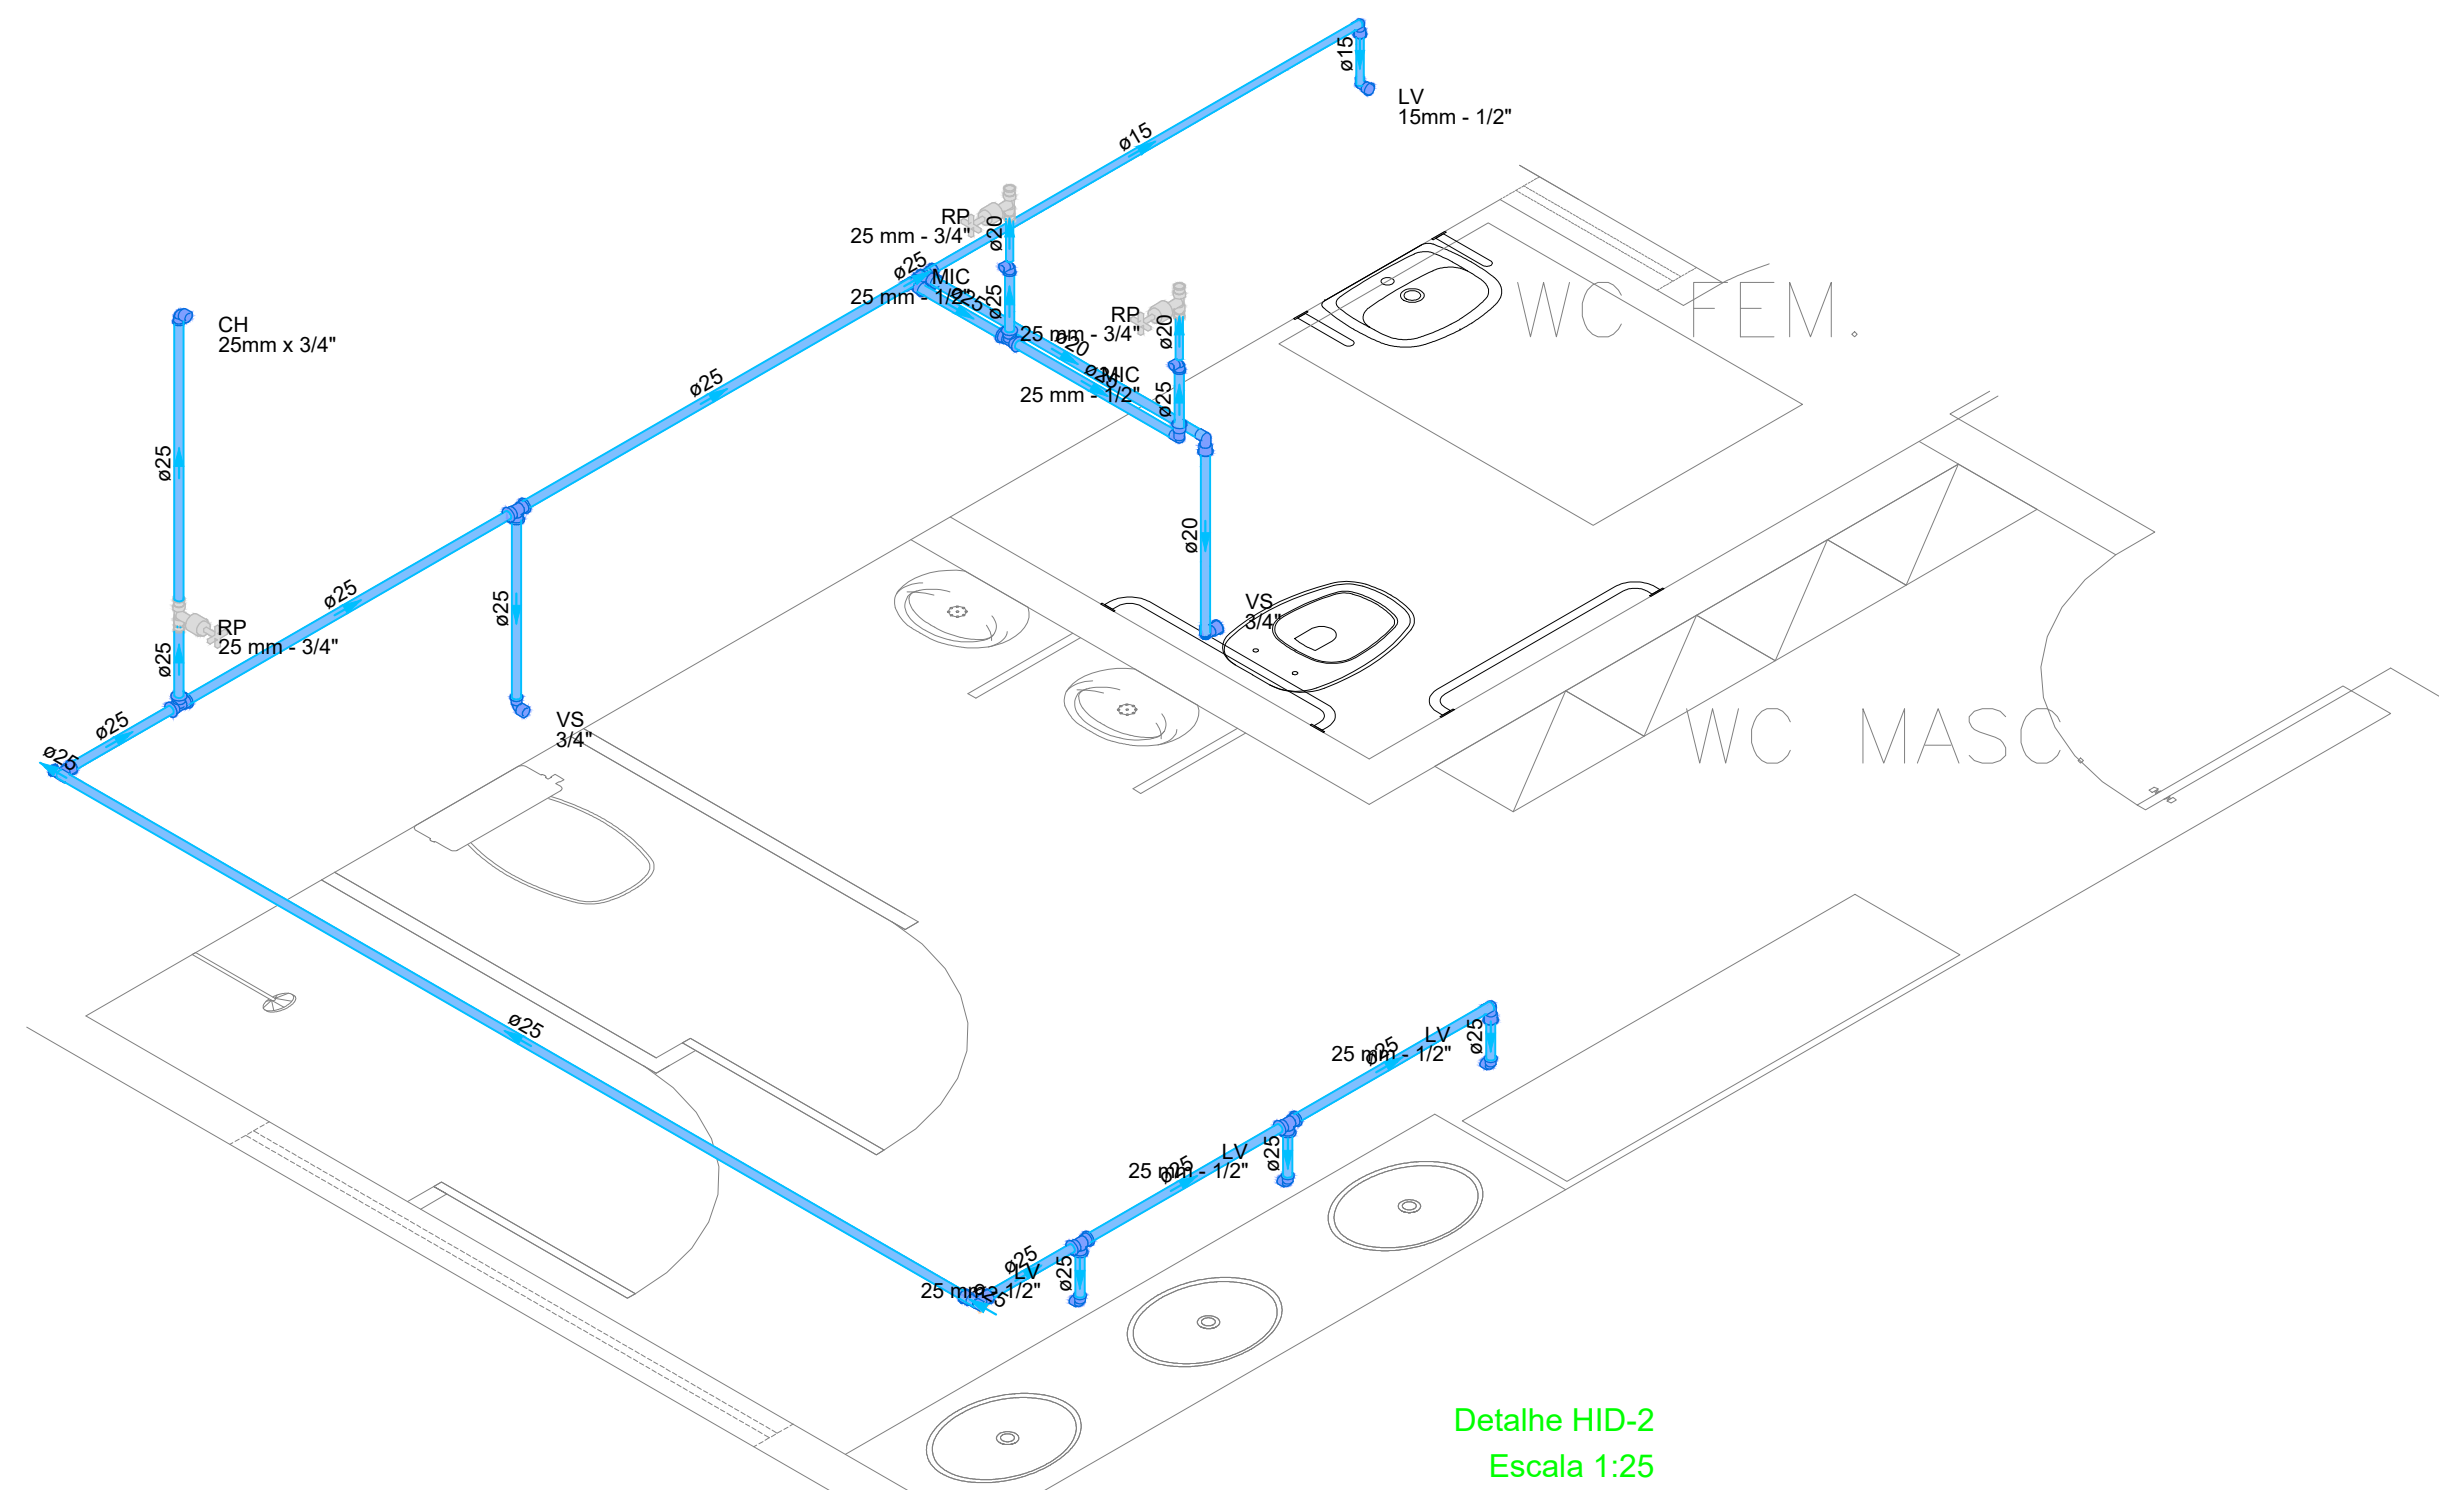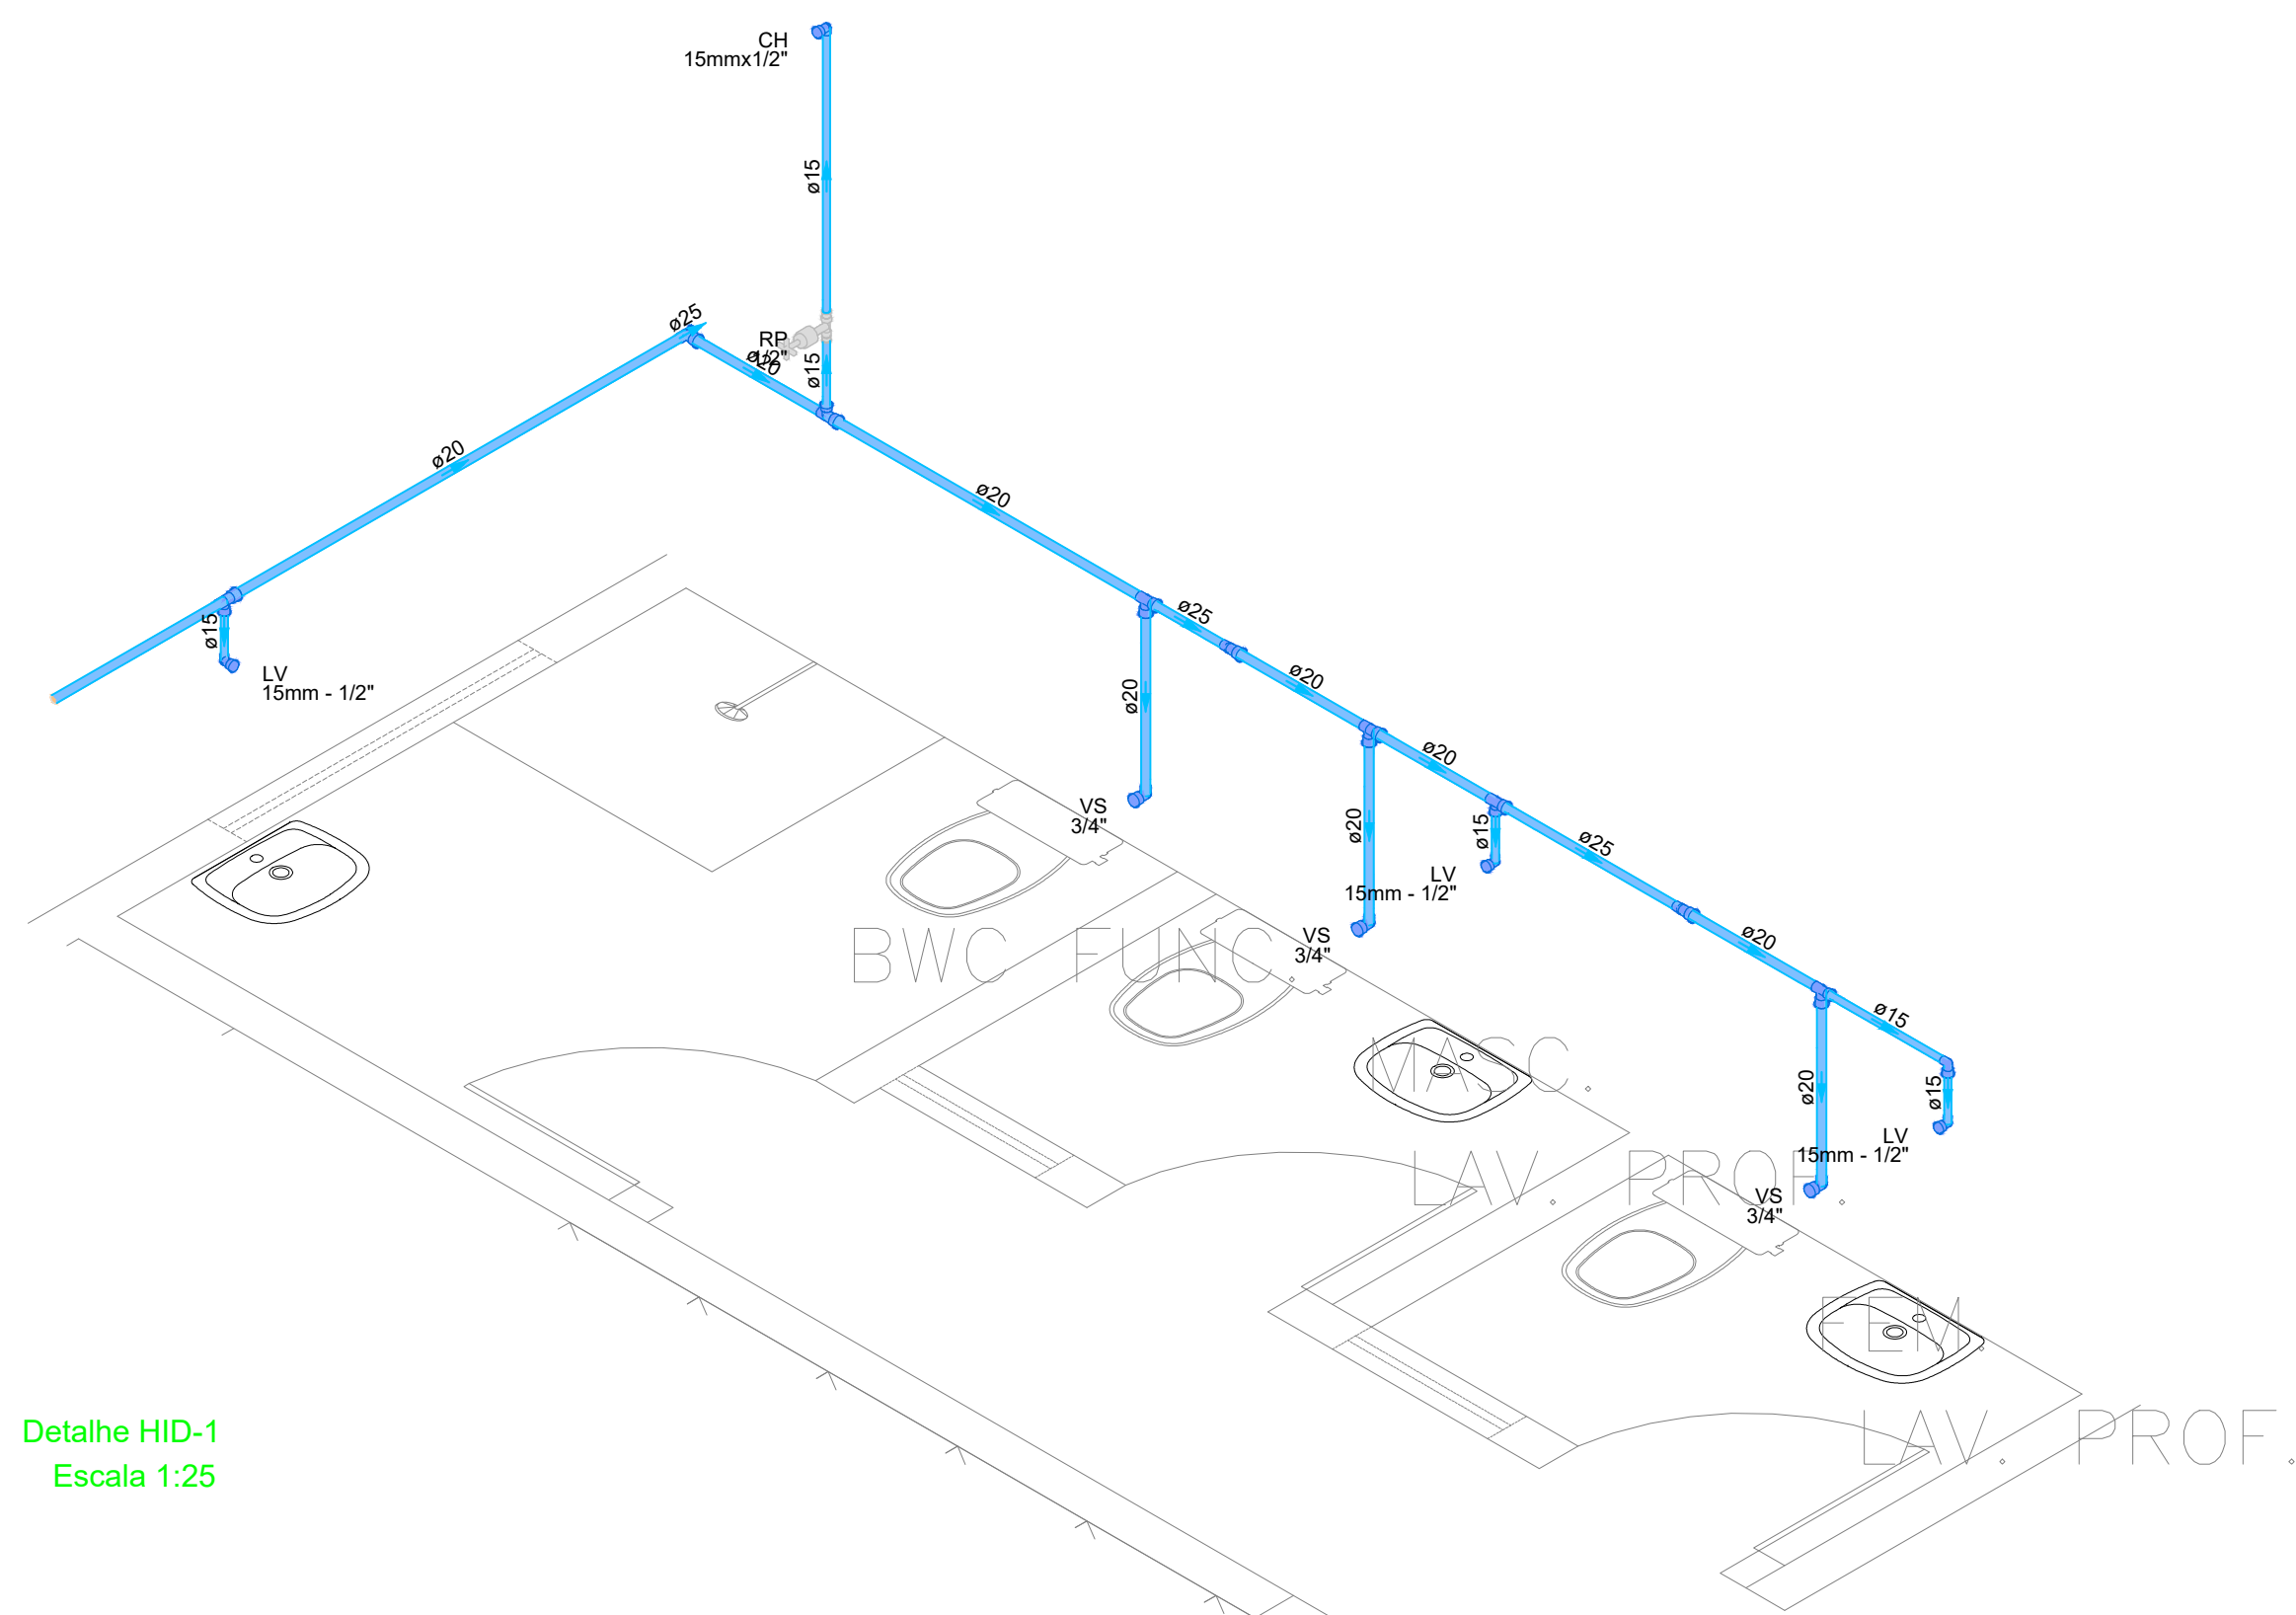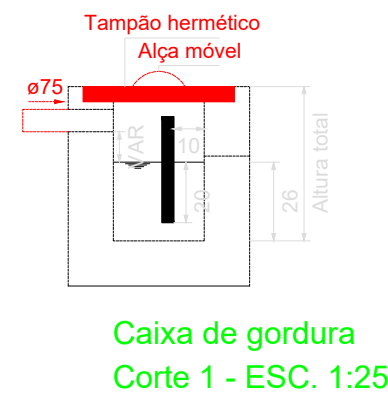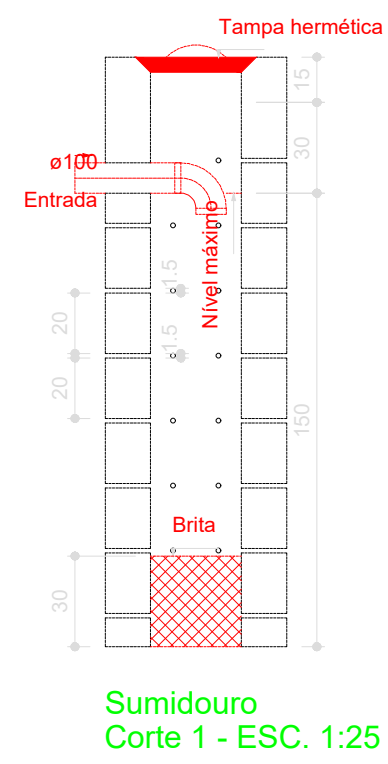


<div><div>EDUCAÇÃO</div><div>Secretaria de Estado da Educação / SEDUC</div></div> <div><div>PIAÚ</div><div>SECRETARIA DE ESTADO DA EDUCAÇÃO</div></div>	
PRÓJETO: PROJETO DE HIDROSANITÁRIO E PLUVIAL	
PRÓJETO TIPO: PROJETO DE INFRAESTRUTURA EDUCACIONAL	
<div><div>PROPRIETÁRIO:</div><div>NOME DO PROPRIETÁRIO: _____</div><div>CPF: _____</div><div>AUTOR DO PROJETO:</div><div>ARQUITETO / ENGENHEIRO: _____</div><div>_____/_____/_____ </div></div>	

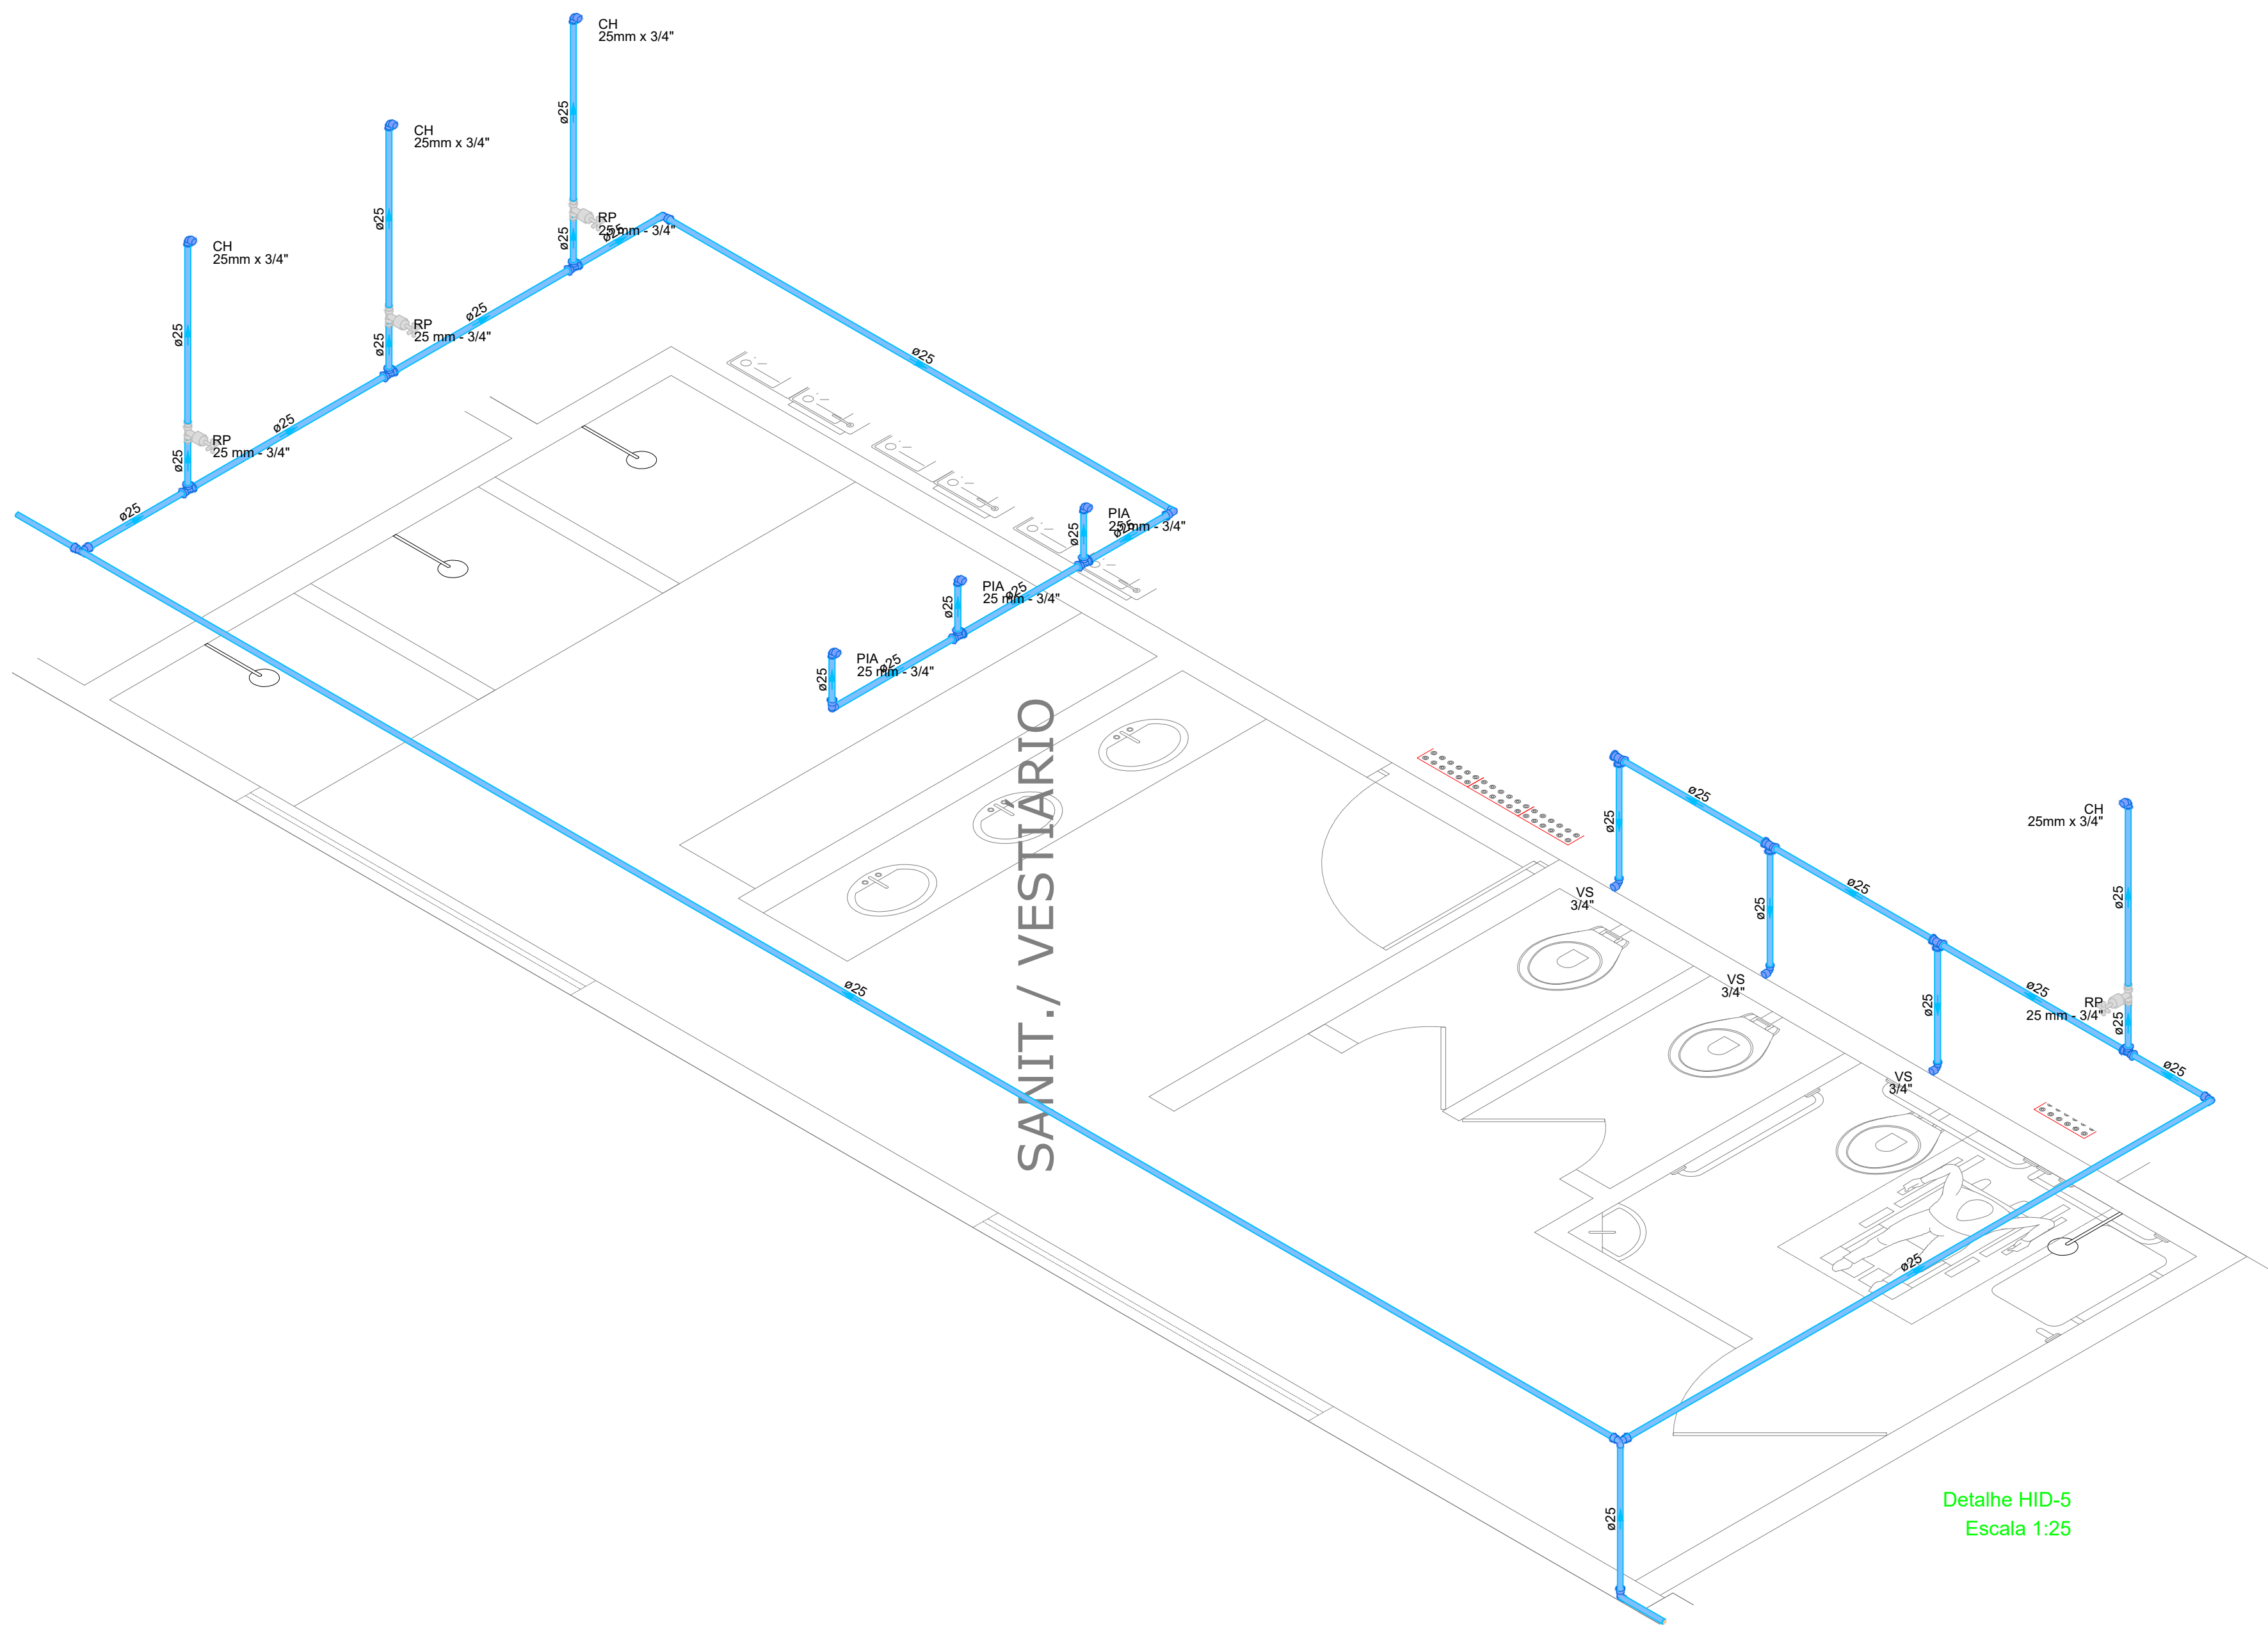

Detalhe HID-5
Escala 1:25

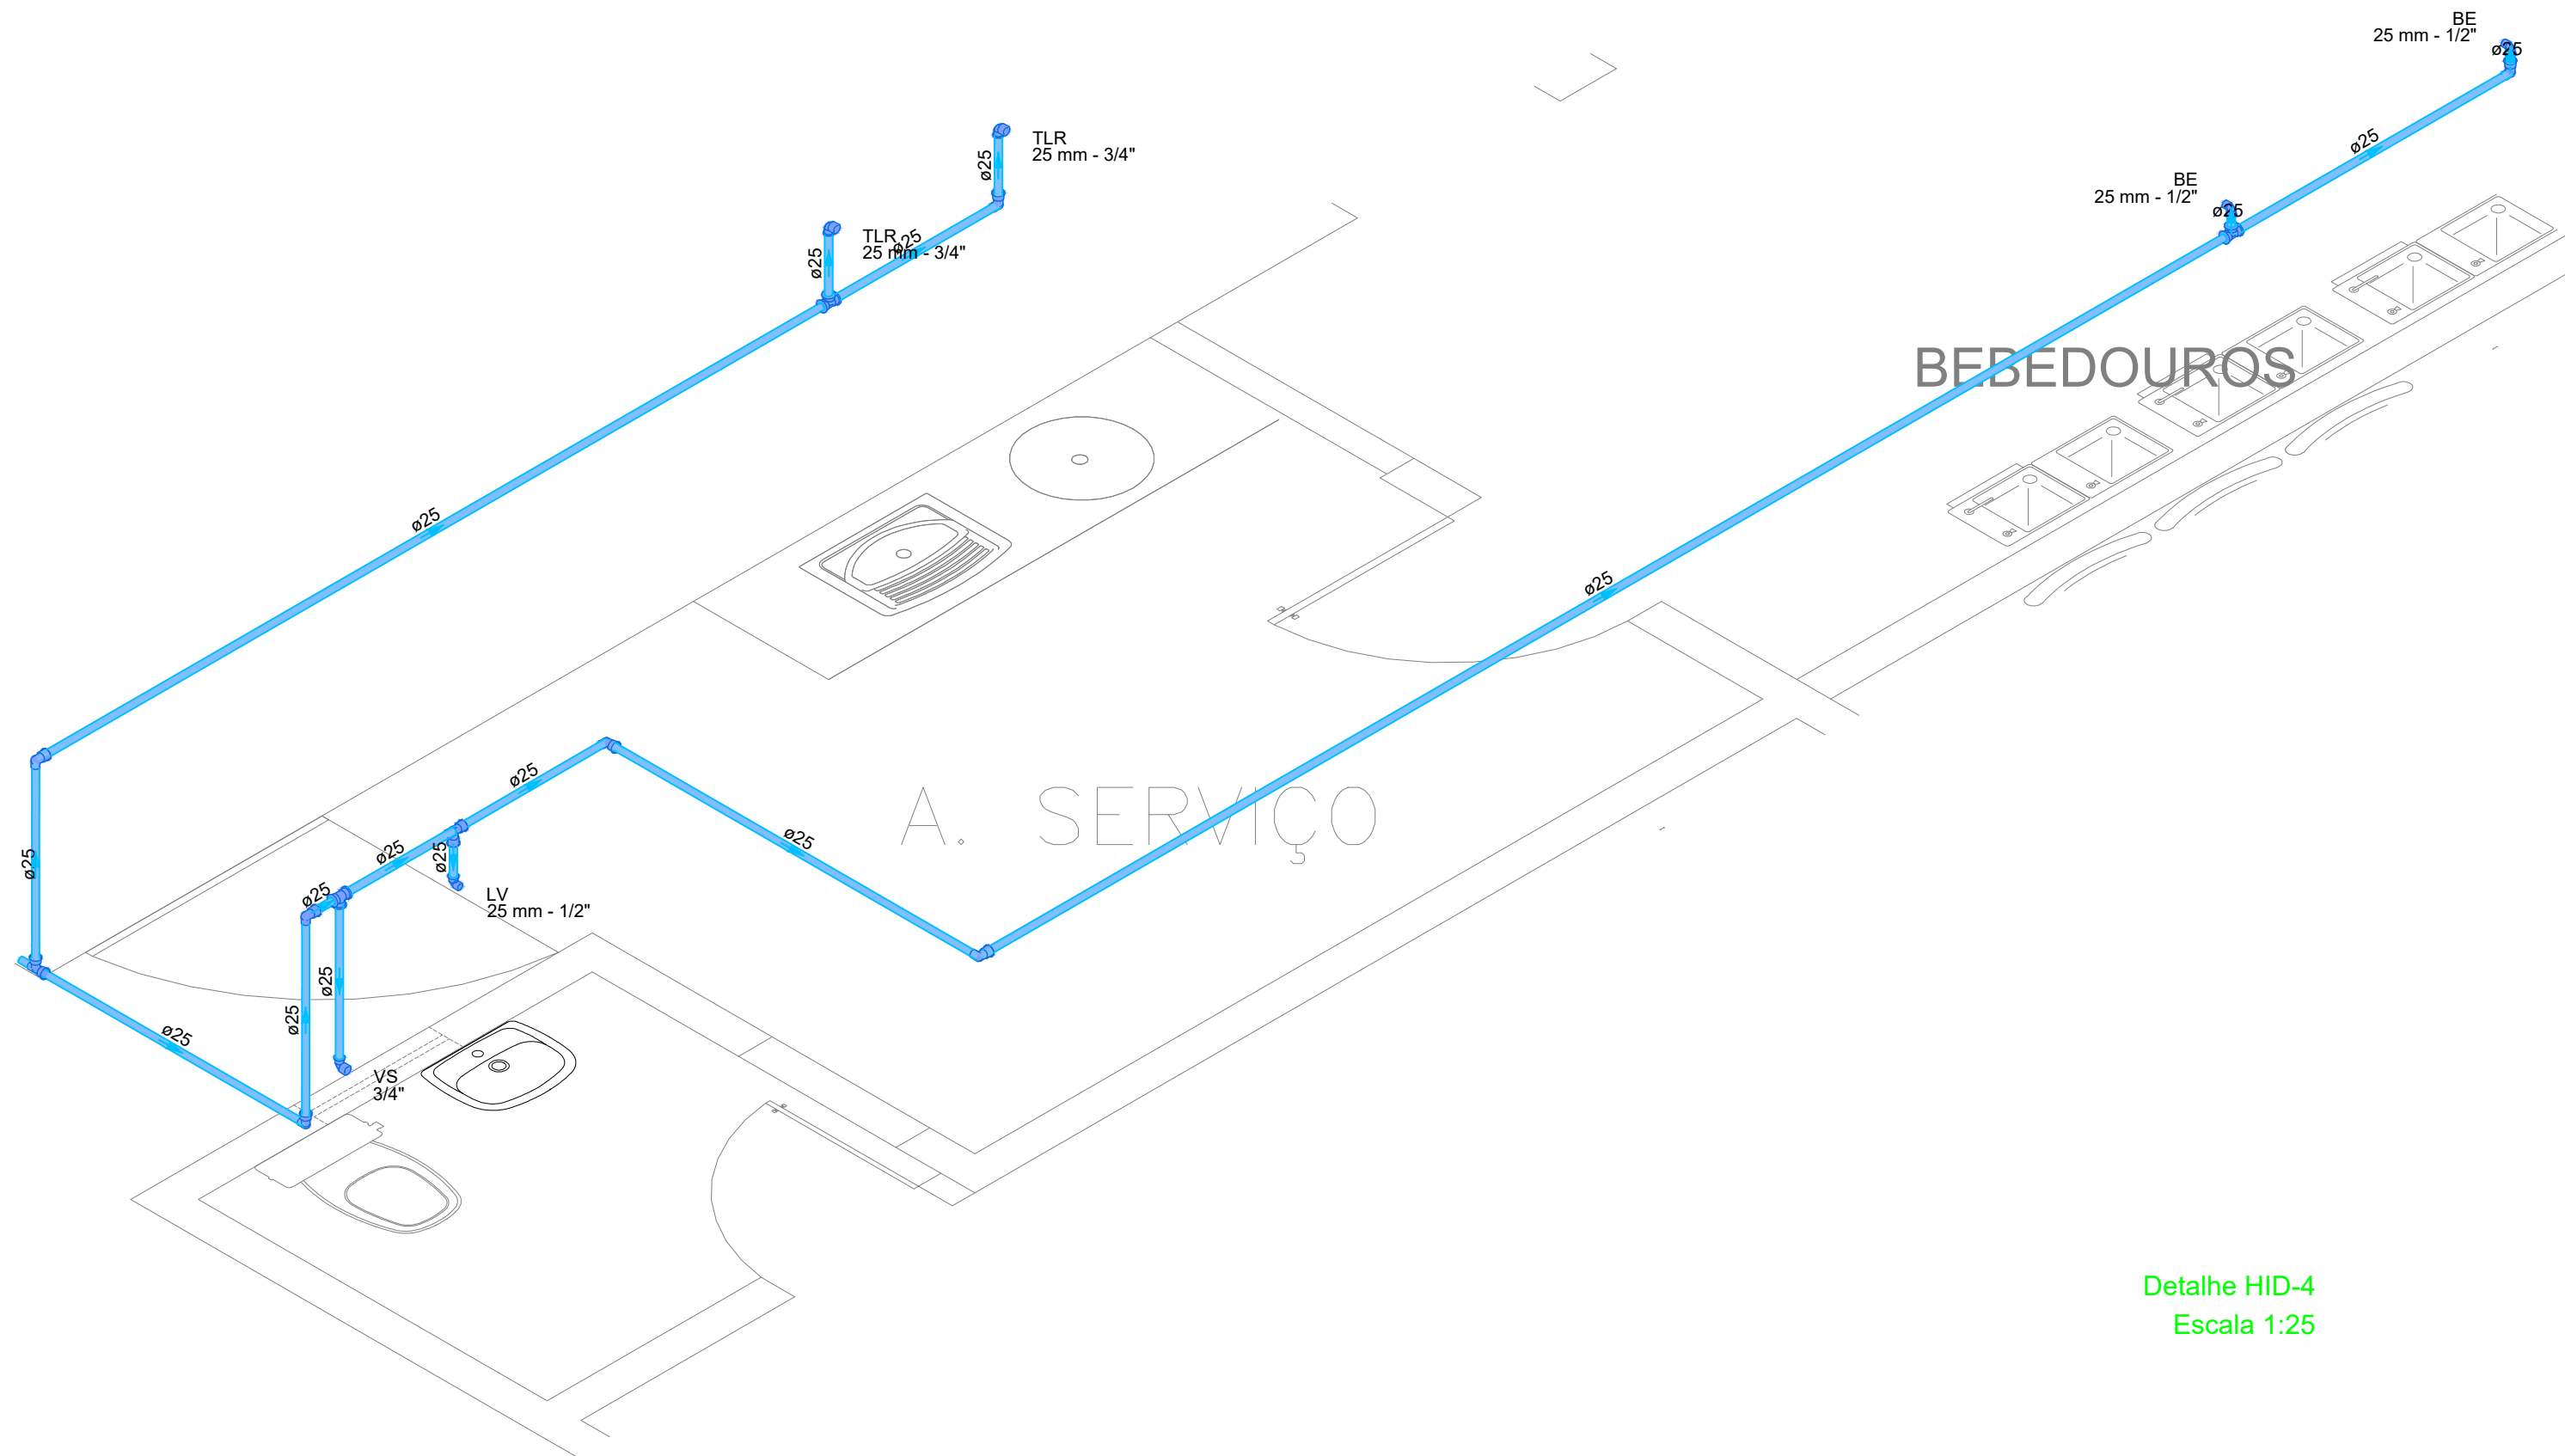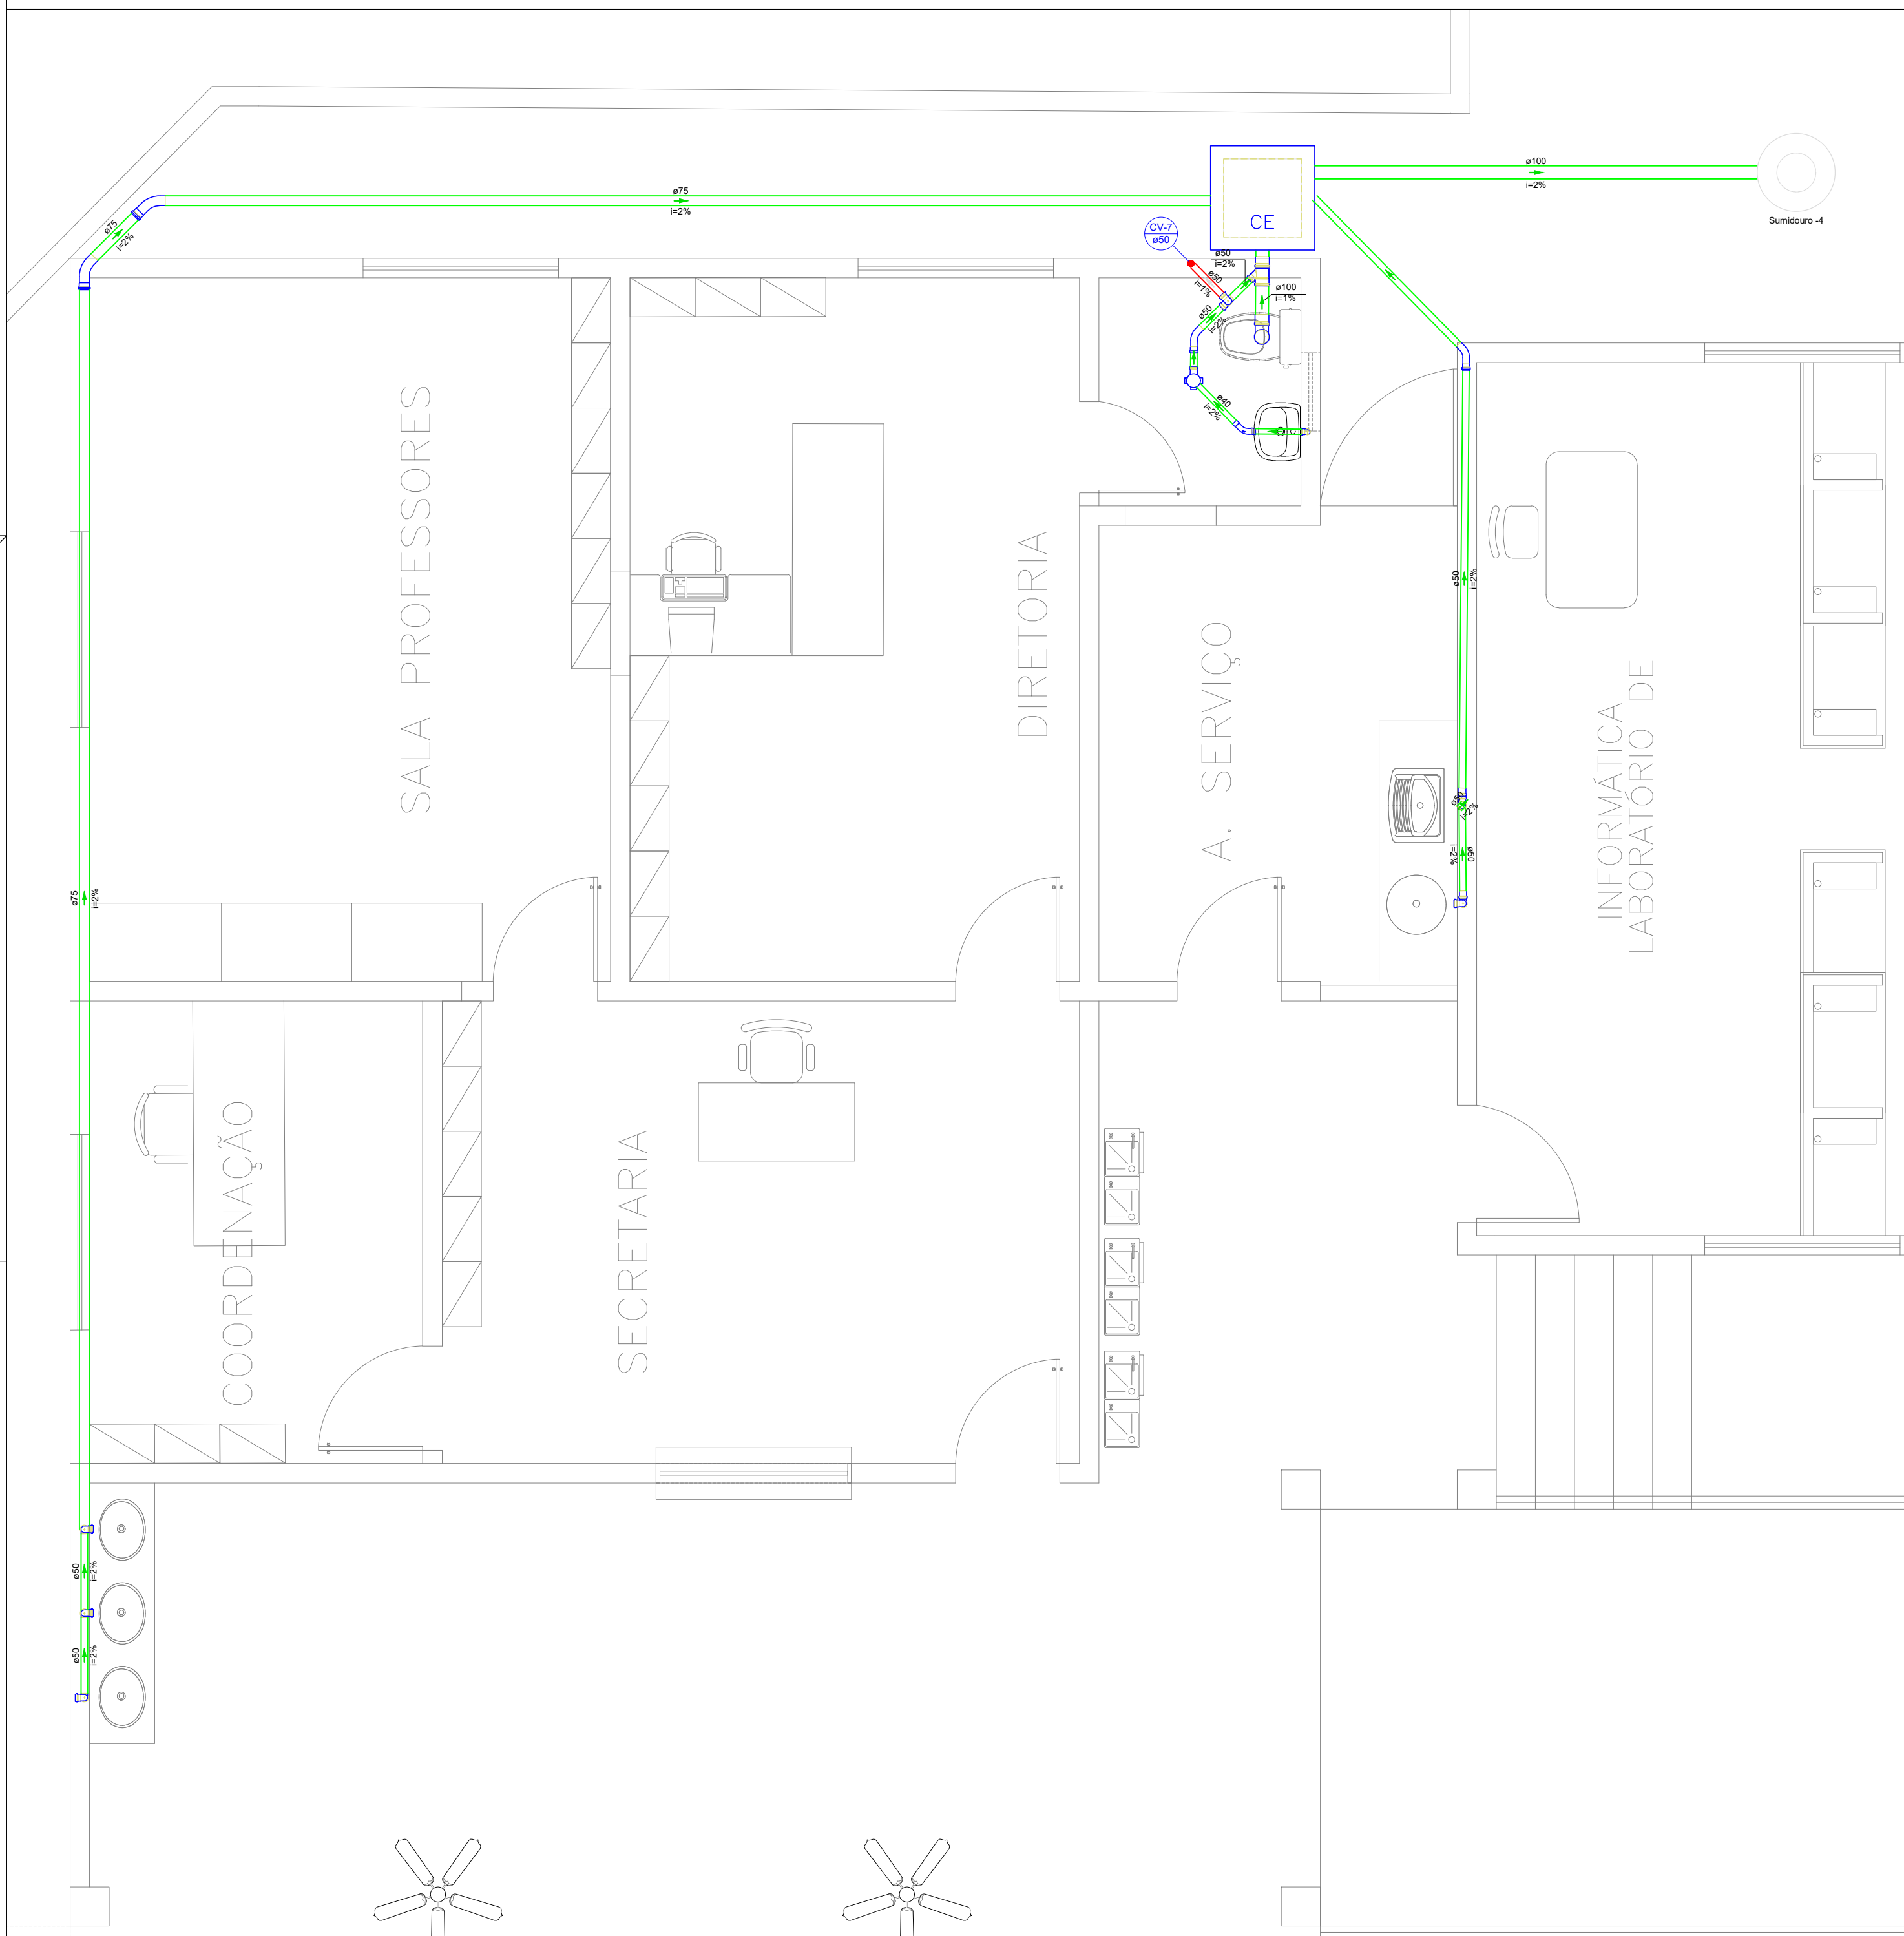

Detalhe HID-4
Escala 1:25

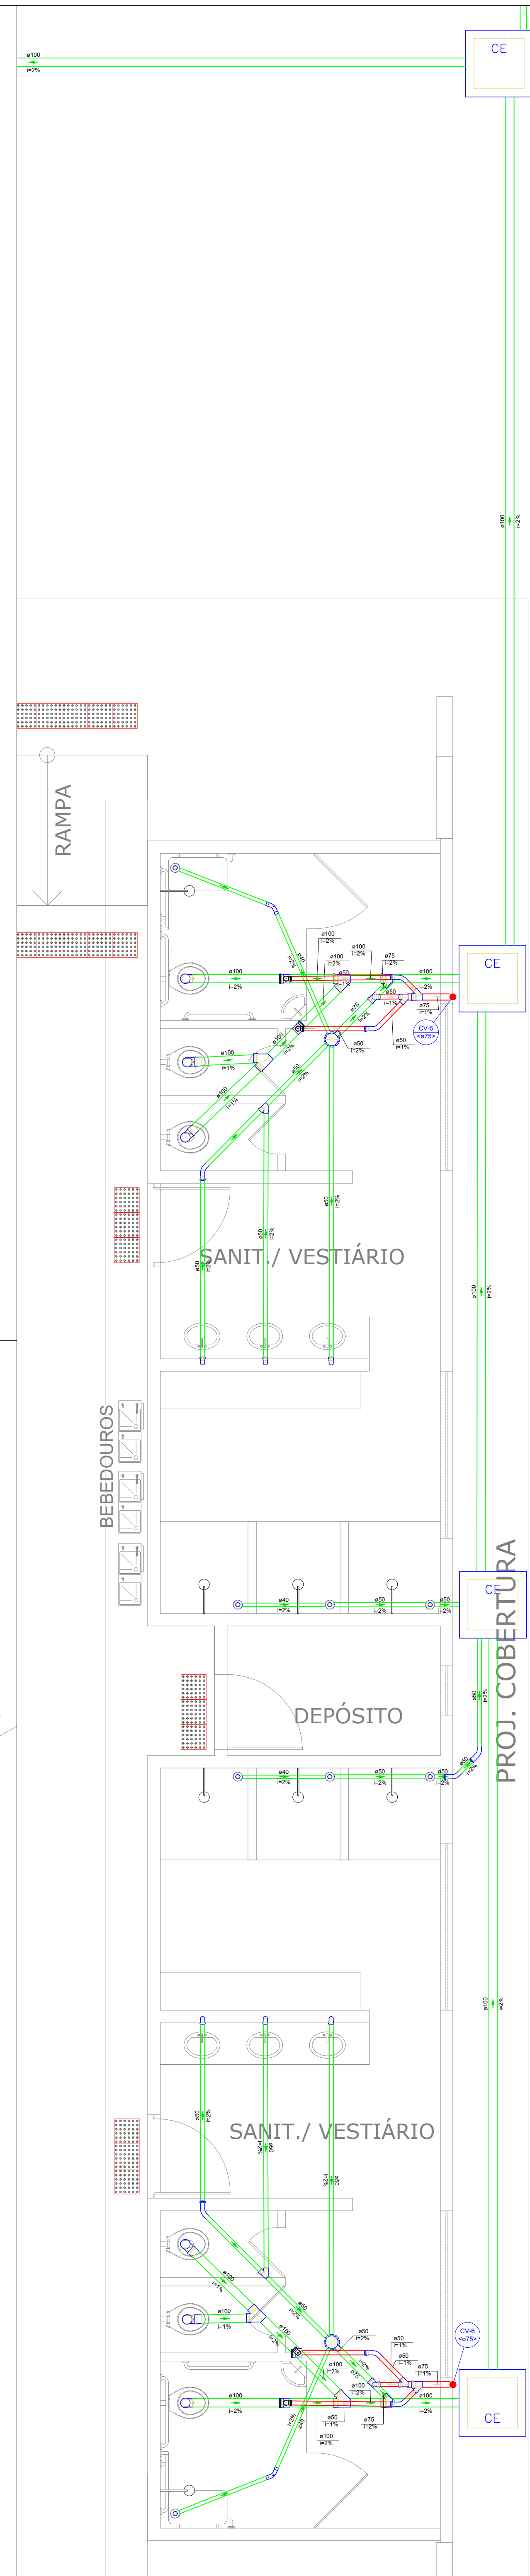

Legenda de condutas	
	Água fria
	Alimentação

Legenda	
	Alimentador Predial
	Hidômetros
	Registro de Pressão com F" G"
	Registro de Pressão com PVC soldável

Legenda de condutas	
	Esgoto
	Ventilação

Legenda	
	Caixa Sifonada
	Caixas Inspeção Esgoto Simples
	Caixas de passagem
	Chuveiro Residencial
	Cur'Var 45°
	Curva 45 Longa para Esgoto Sanitário
	Curva 45 longa Amarelo
	Curva 45° curta Amarelo
	Junção invertida
	Junção simples
	Junção simples c/ redução
	Lavatório Residencial com sifão
	Lavatório de Uso Geral
	Medidor de Descarga Automática- DN 40mm
	Pia de Cozinha Residencial com Sifão 50mm
	Ramais de Ventilação
	To sanitário
	Terminal de ventilação- coluna
	Vaso Sanitário c/ curva 90°
	Vaso Sanitário c/ 18°