





Detalhe H1  
Escala 1:25

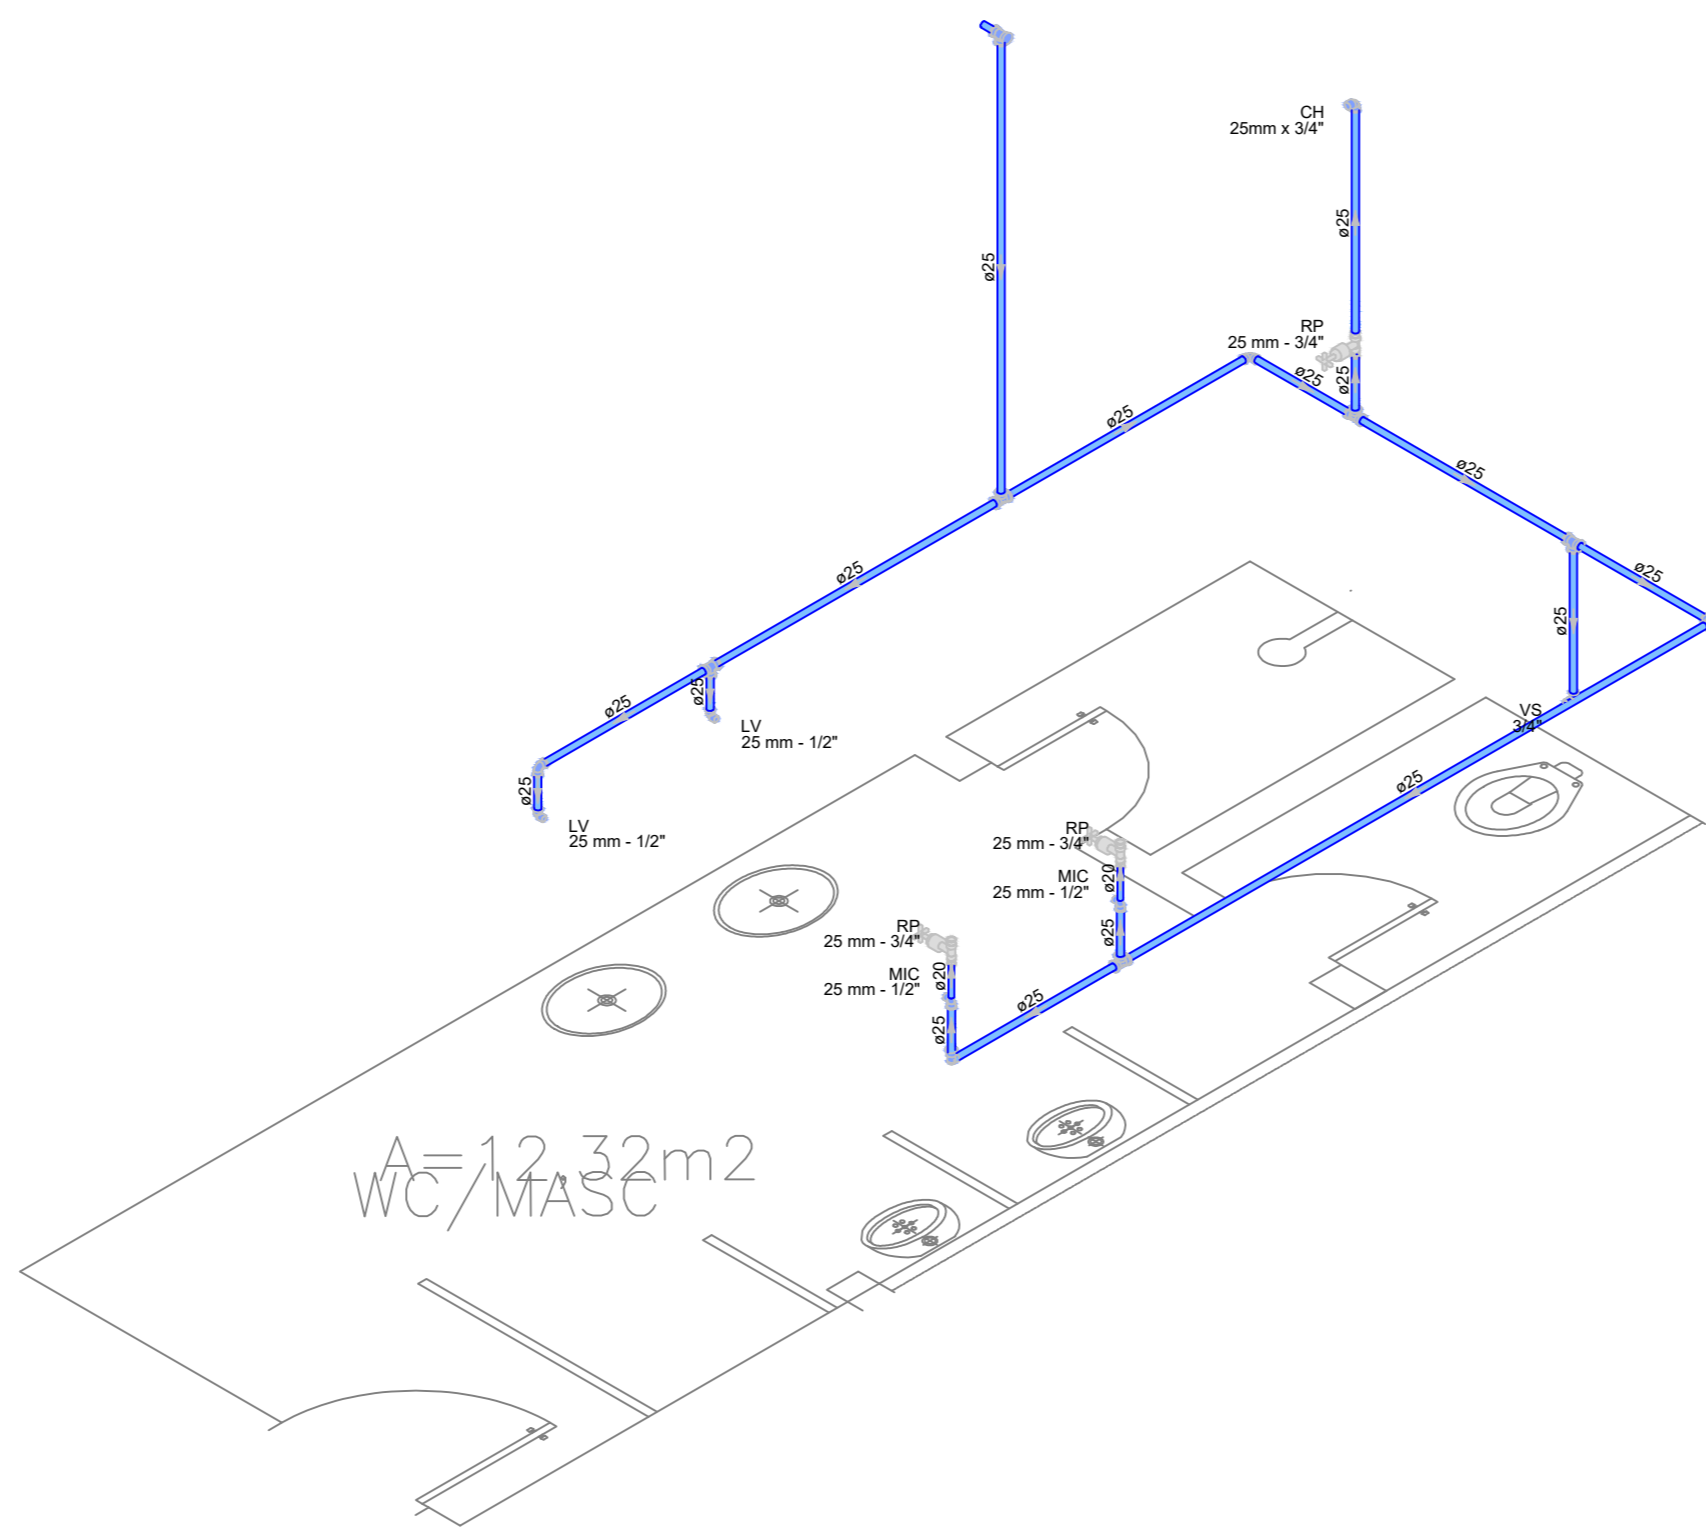


Detalhe H1  
Escala 1:25

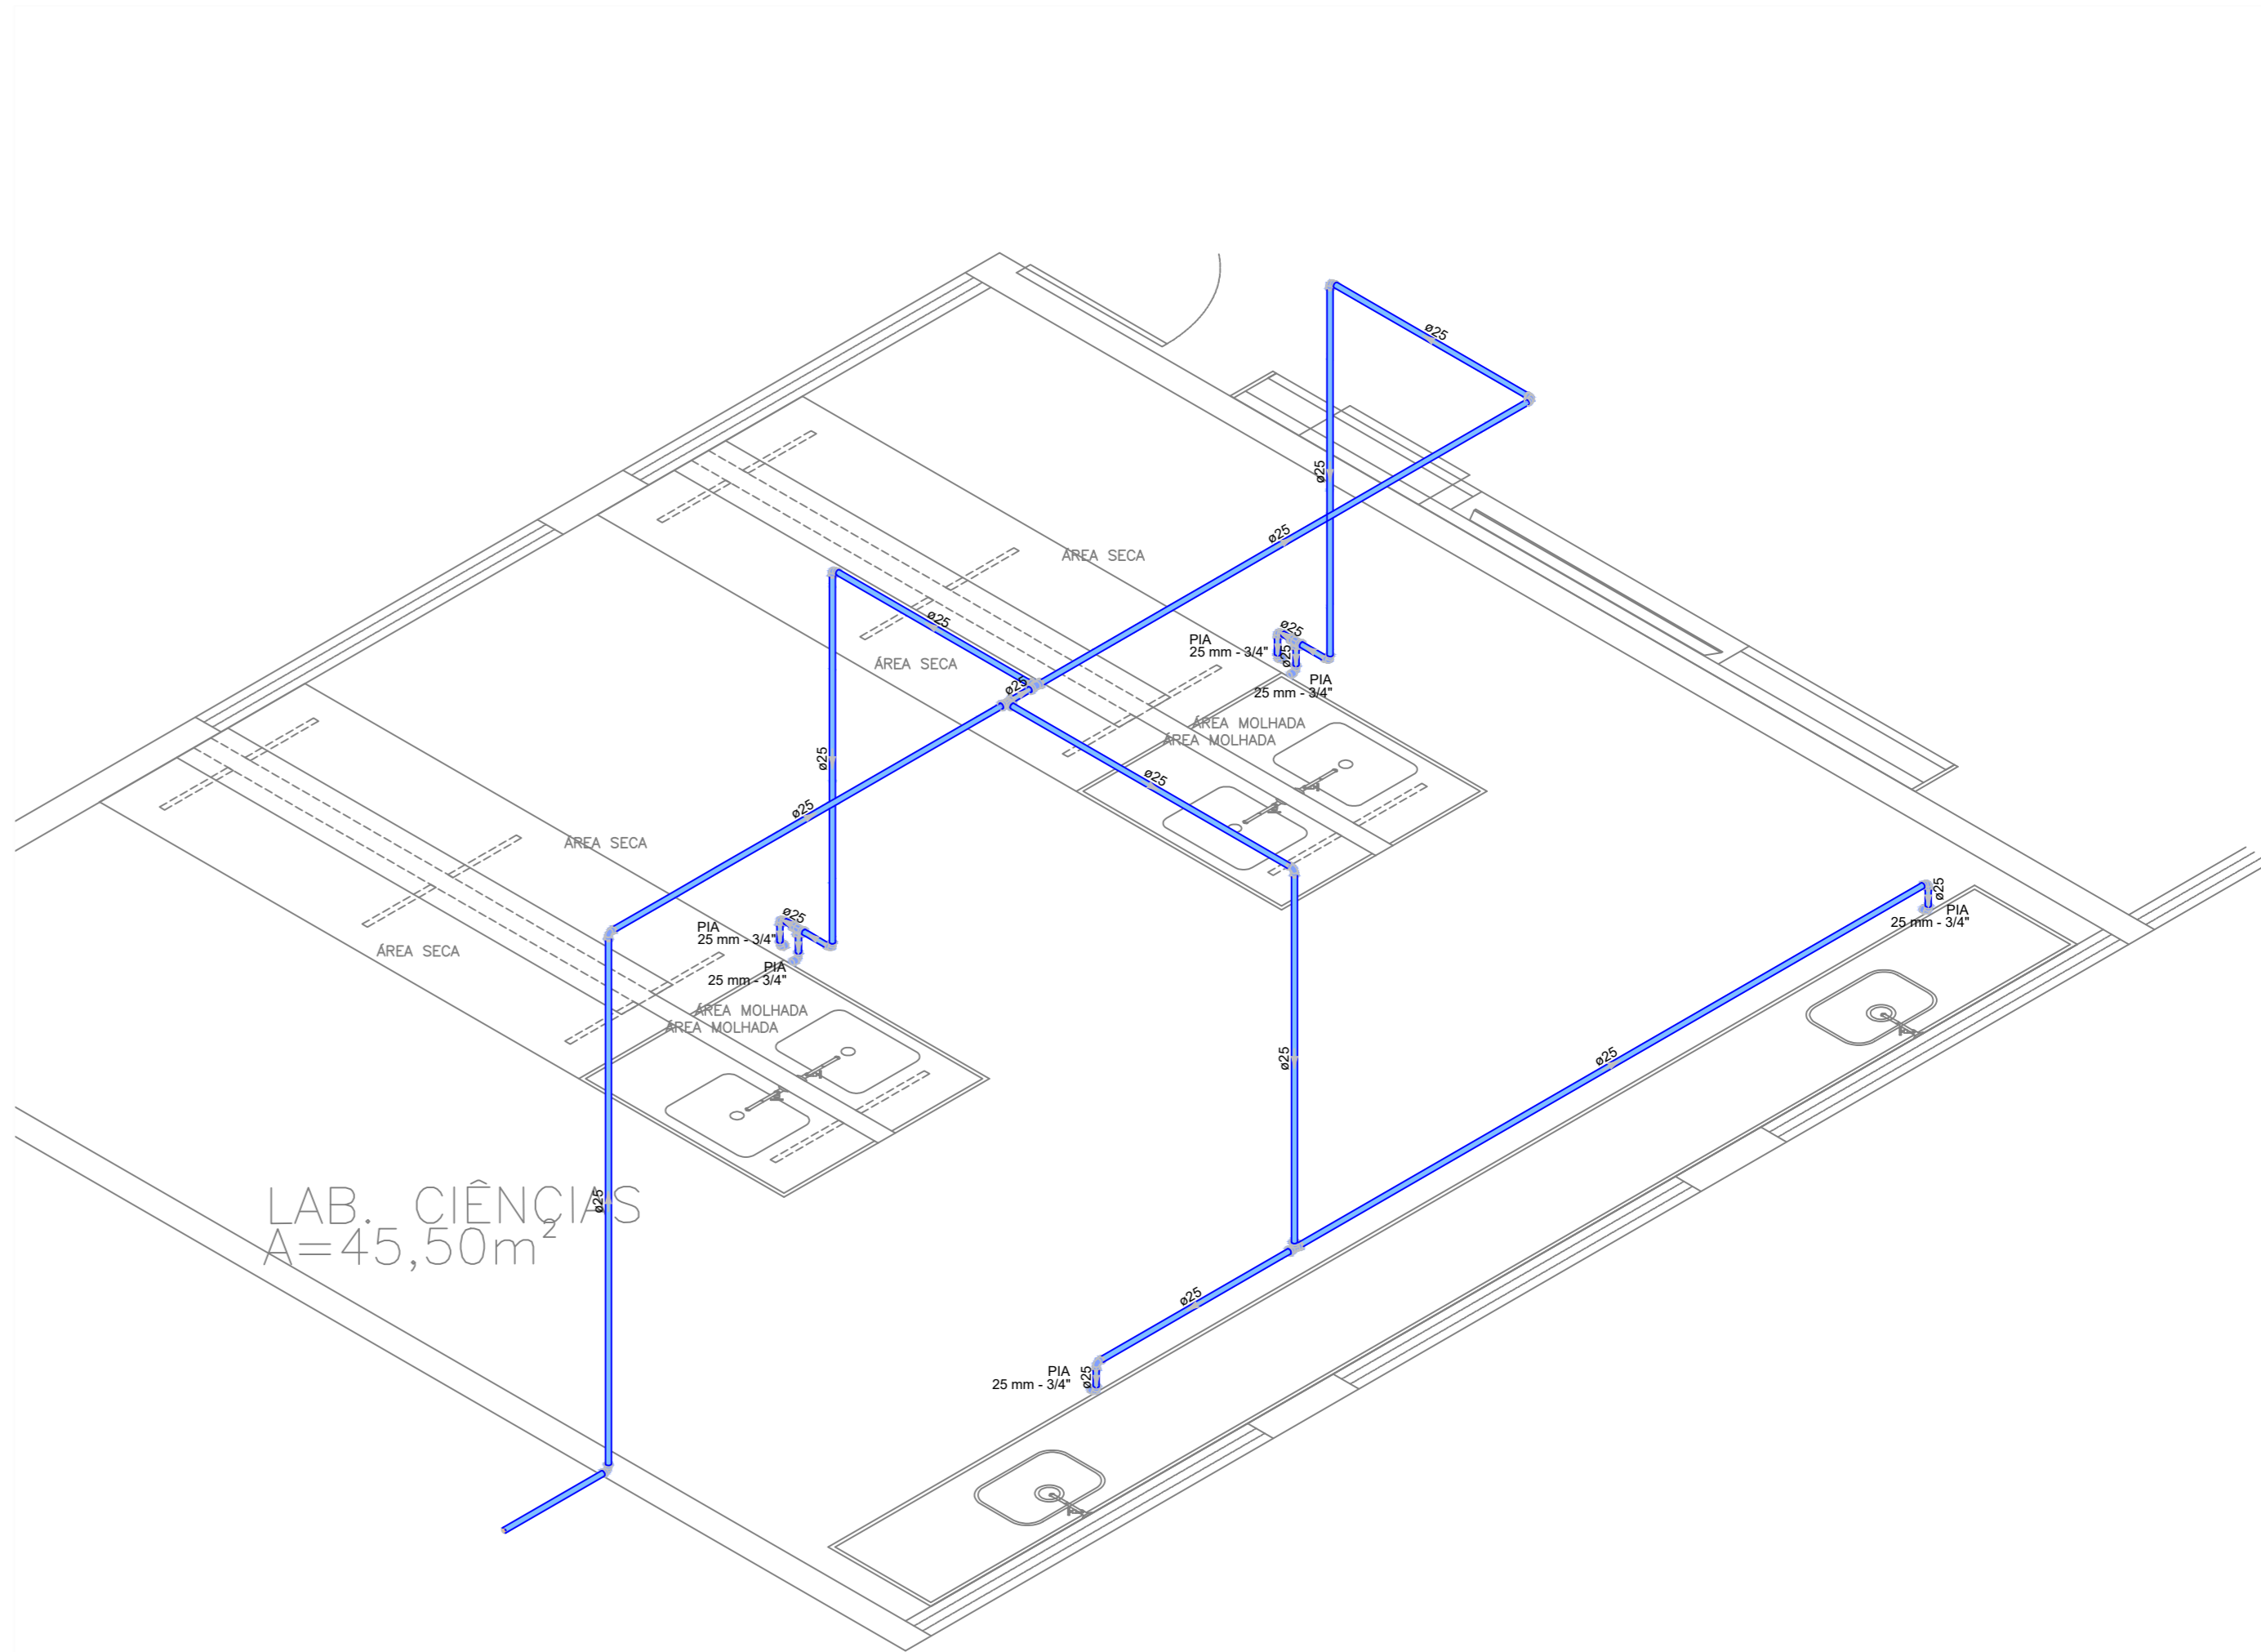

Detalhe H4  
Escala 1:25

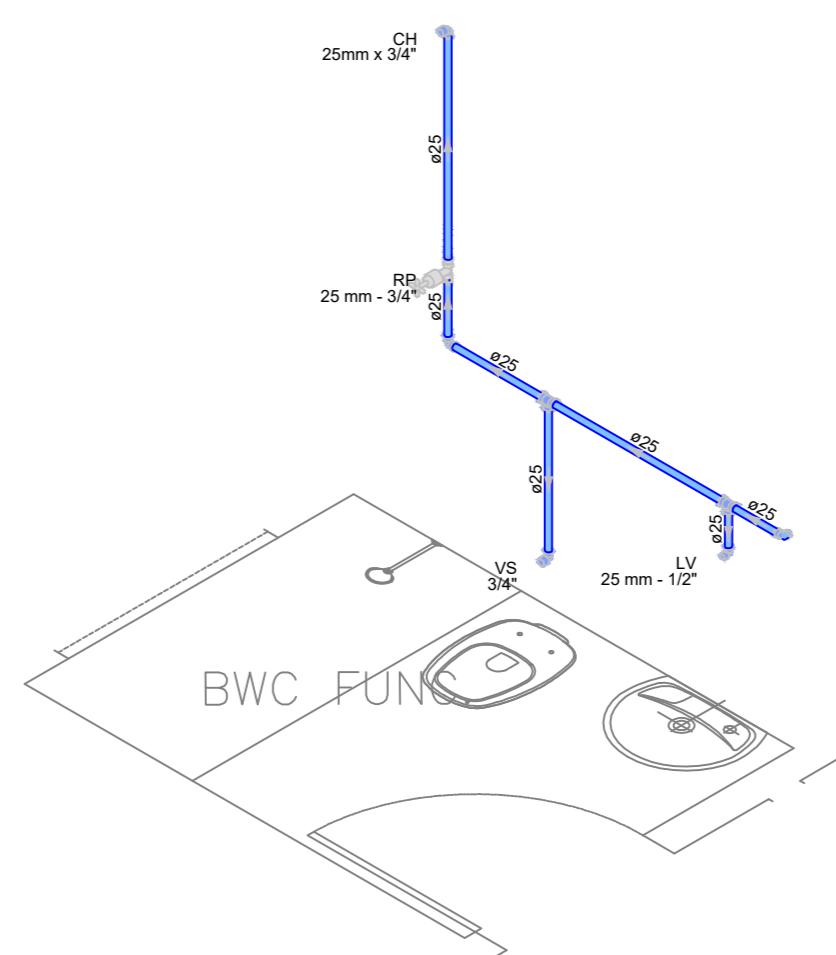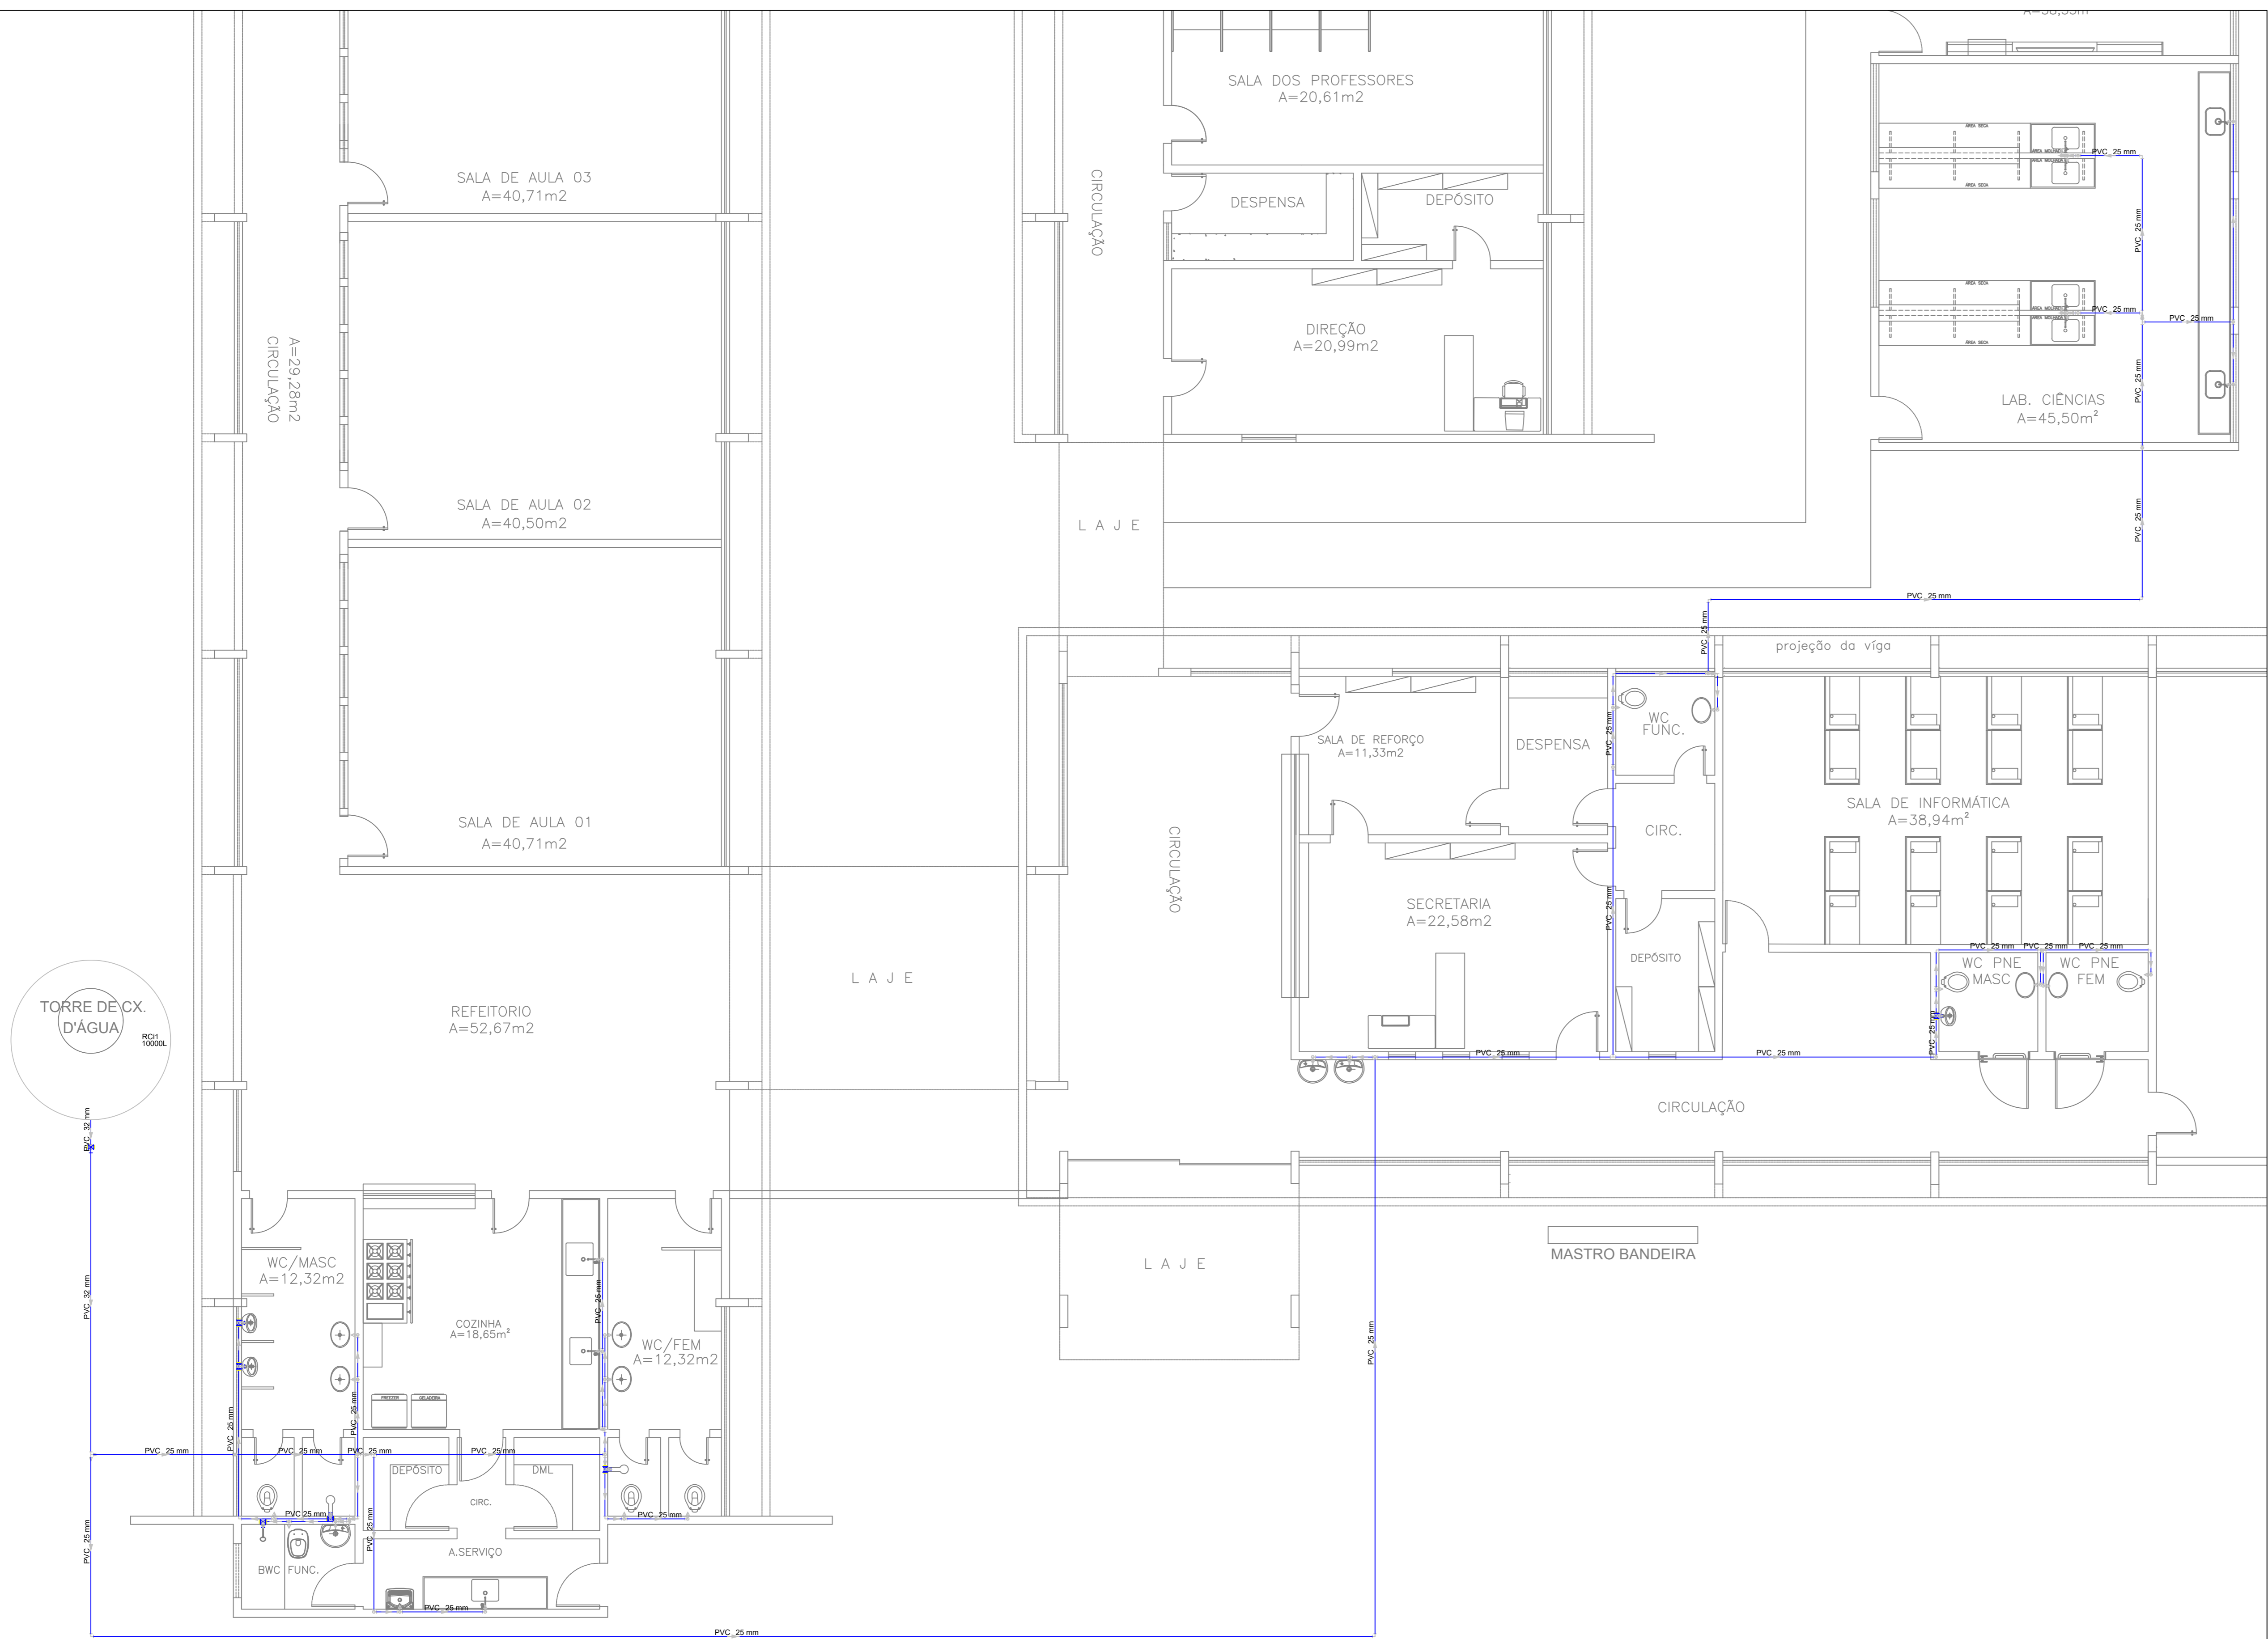

Detalhe H1  
Escala 1:25

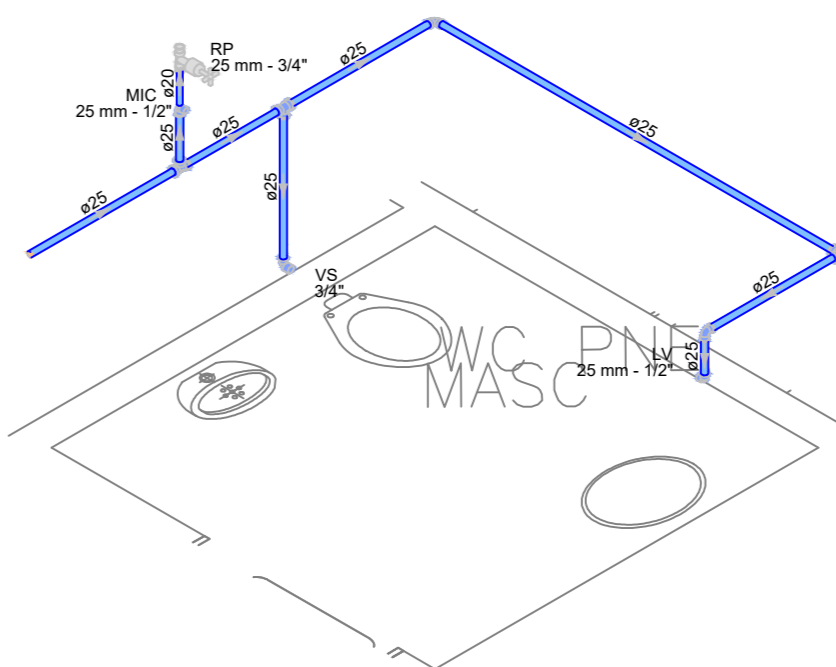

Detalhe H1  
Escala 1:25

<div>Legenda do croqui</div> <div>Água fria</div> <div>Legenda</div> <div>Registro bruto para ABNT (PVC isolado)</div> <div>Registro de pressão com PVC isolado</div>	
<div>EDUCAÇÃO</div> <div>Secretaria de Estado da Educação / SEDUC</div> <div>GOVERNO DO PIAUÍ</div>	
PROJETO: CENTRO DE EDUCAÇÃO DE JOVENS E ADULTOS PROFESSOR CLAUDIO FERREIRA	
PROJETO TIPO: PROJETO DE INFRAESTRUTURA EDUCACIONAL	
PROPRIETÁRIO: _____ NOME DO PROPRIETÁRIO CPF: _____	
AUTOR DO PROJETO: _____ ARQUITETO / ENGENHEIRO CAU / CREA	
RESPONSÁVEL TÉCNICO: _____ ARQUITETO / ENGENHEIRO CAU / CREA	
APROVAÇÕES:	
ENDEREÇO: RUA MAGALHÃES FILHO, MARQUES	
MUNICÍPIO: TERESINA - PI	ZONA: URBANA
CONTEÚDO: PLANTA BAIXA, DETALHAMNETO E TABELAS	
REVISÃO:	
DESENHISTA: JESSÉ COLAÇO	ESCALA: INDICADA
FORMATO: A0 (1029 x 841)	DATA: AGOSTO/2021