



Legenda	
	Adaptador para bocal retangular c/ terminação
	Adaptador para bocal retangular s/ terminação
	Cabeceira retangular
	Chuveiro Residencial
	Cruzeta
	Curva 90 curta
	Joelho 90
	Lavatório Residencial com sifão
	Lavatório de Uso Geral
	Medidor de Válvula de Descarga- DN 75mm
	Redução excêntrica- superior
	Te 90
	Te sanitário
	Vaso Sanitário c/ J90°

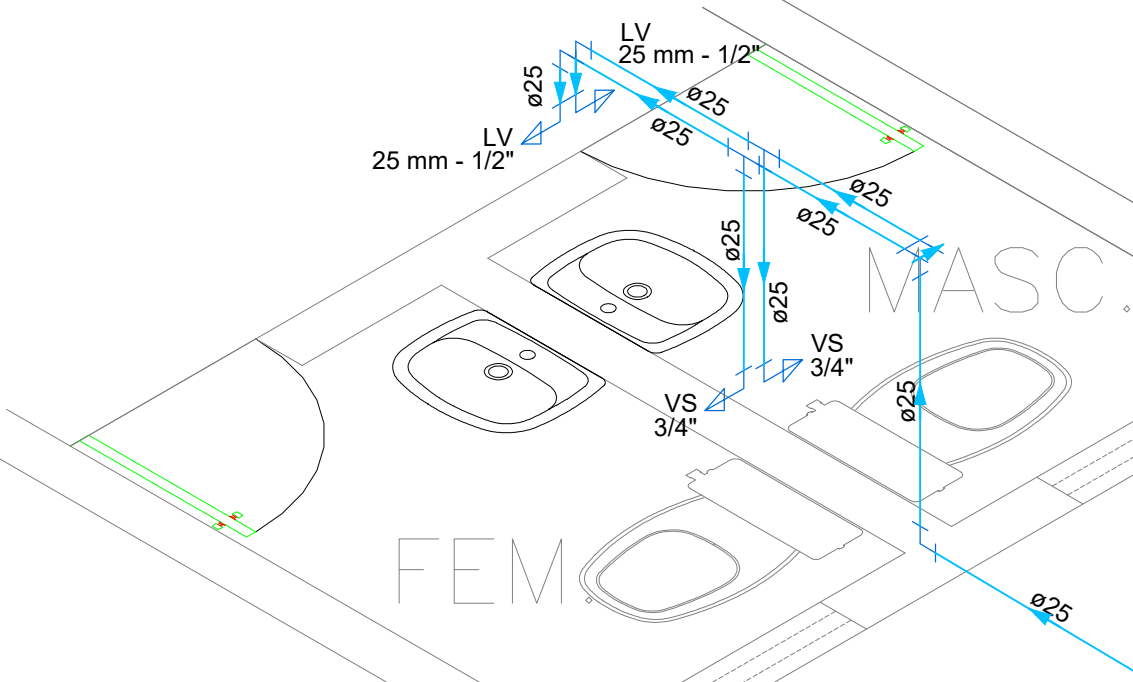

Detalhe HID-1
Escala 1:25

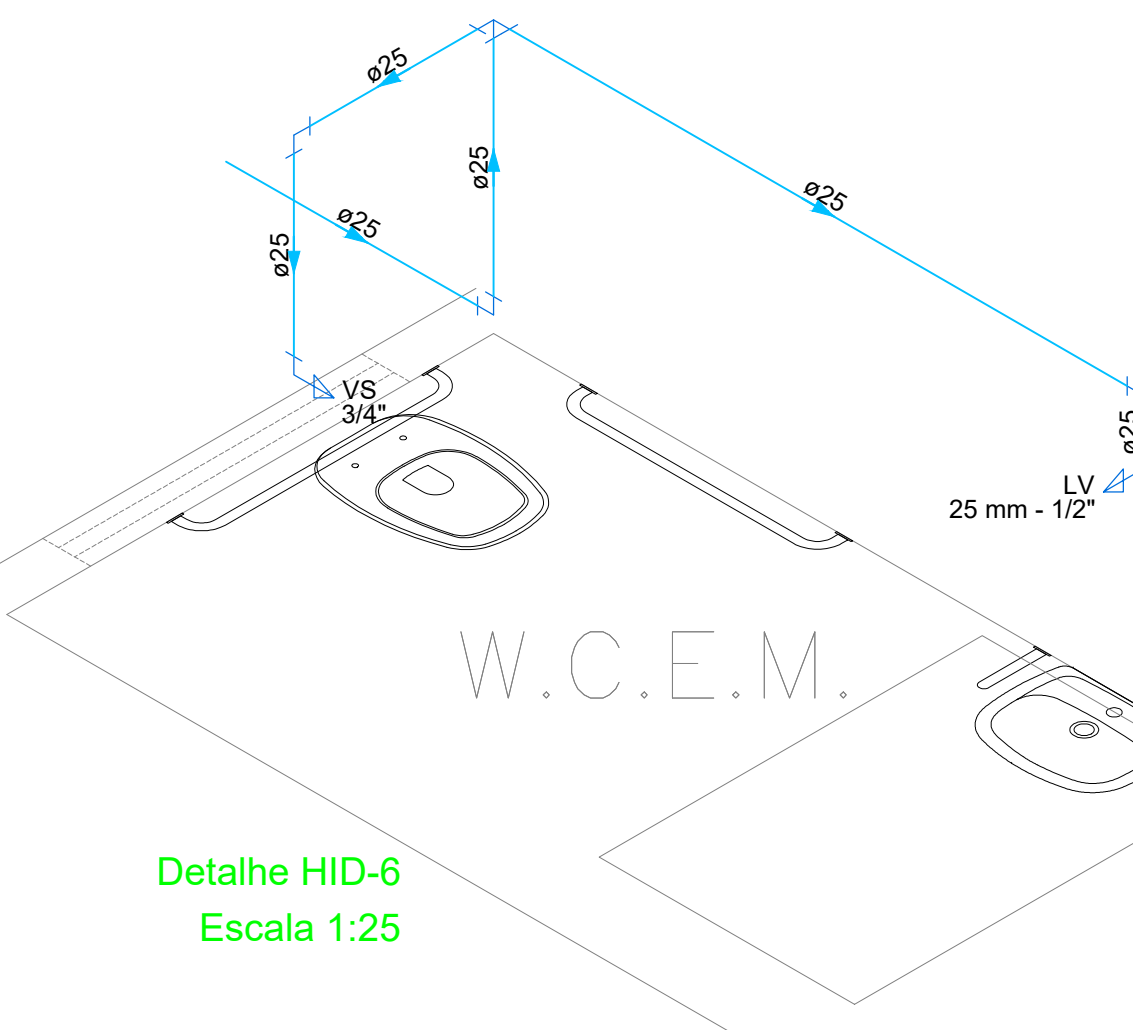

Detalhe HID-6
Escala 1:25

Legenda de condutos	
	Esgoto
	Pluvial



PROJETO:		PROJETO DE HIDROSANITÁRIO E PLUVIAL
PROJETO TIPO:		PROJETO DE INFRAESTRUTURA EDUCACIONAL
PROPRIETÁRIO:		NOME DO PROPRIETÁRIO CPL
AUTOR DO PROJETO:		ARQUITETO / ENGENHEIRO CAU / CREA
RESPONSÁVEL TÉCNICO:		ARQUITETO / ENGENHEIRO CAU / CREA
APROVAÇÕES:		
ENDEREÇO:		RUA SUCUPI, S/N - CENTRO NAZARÉ - PI
CONTEÚDO:		PLANTA BAIXA, DETALHAMNETO E TABELAS
REVISÃO:		
DESENHISTA:		ESCALA: Indicado
FORMATO:		DATA: 12/03/2021
		HID/SAN 01/02