







Detalhe HID-5  
Escala 1:25

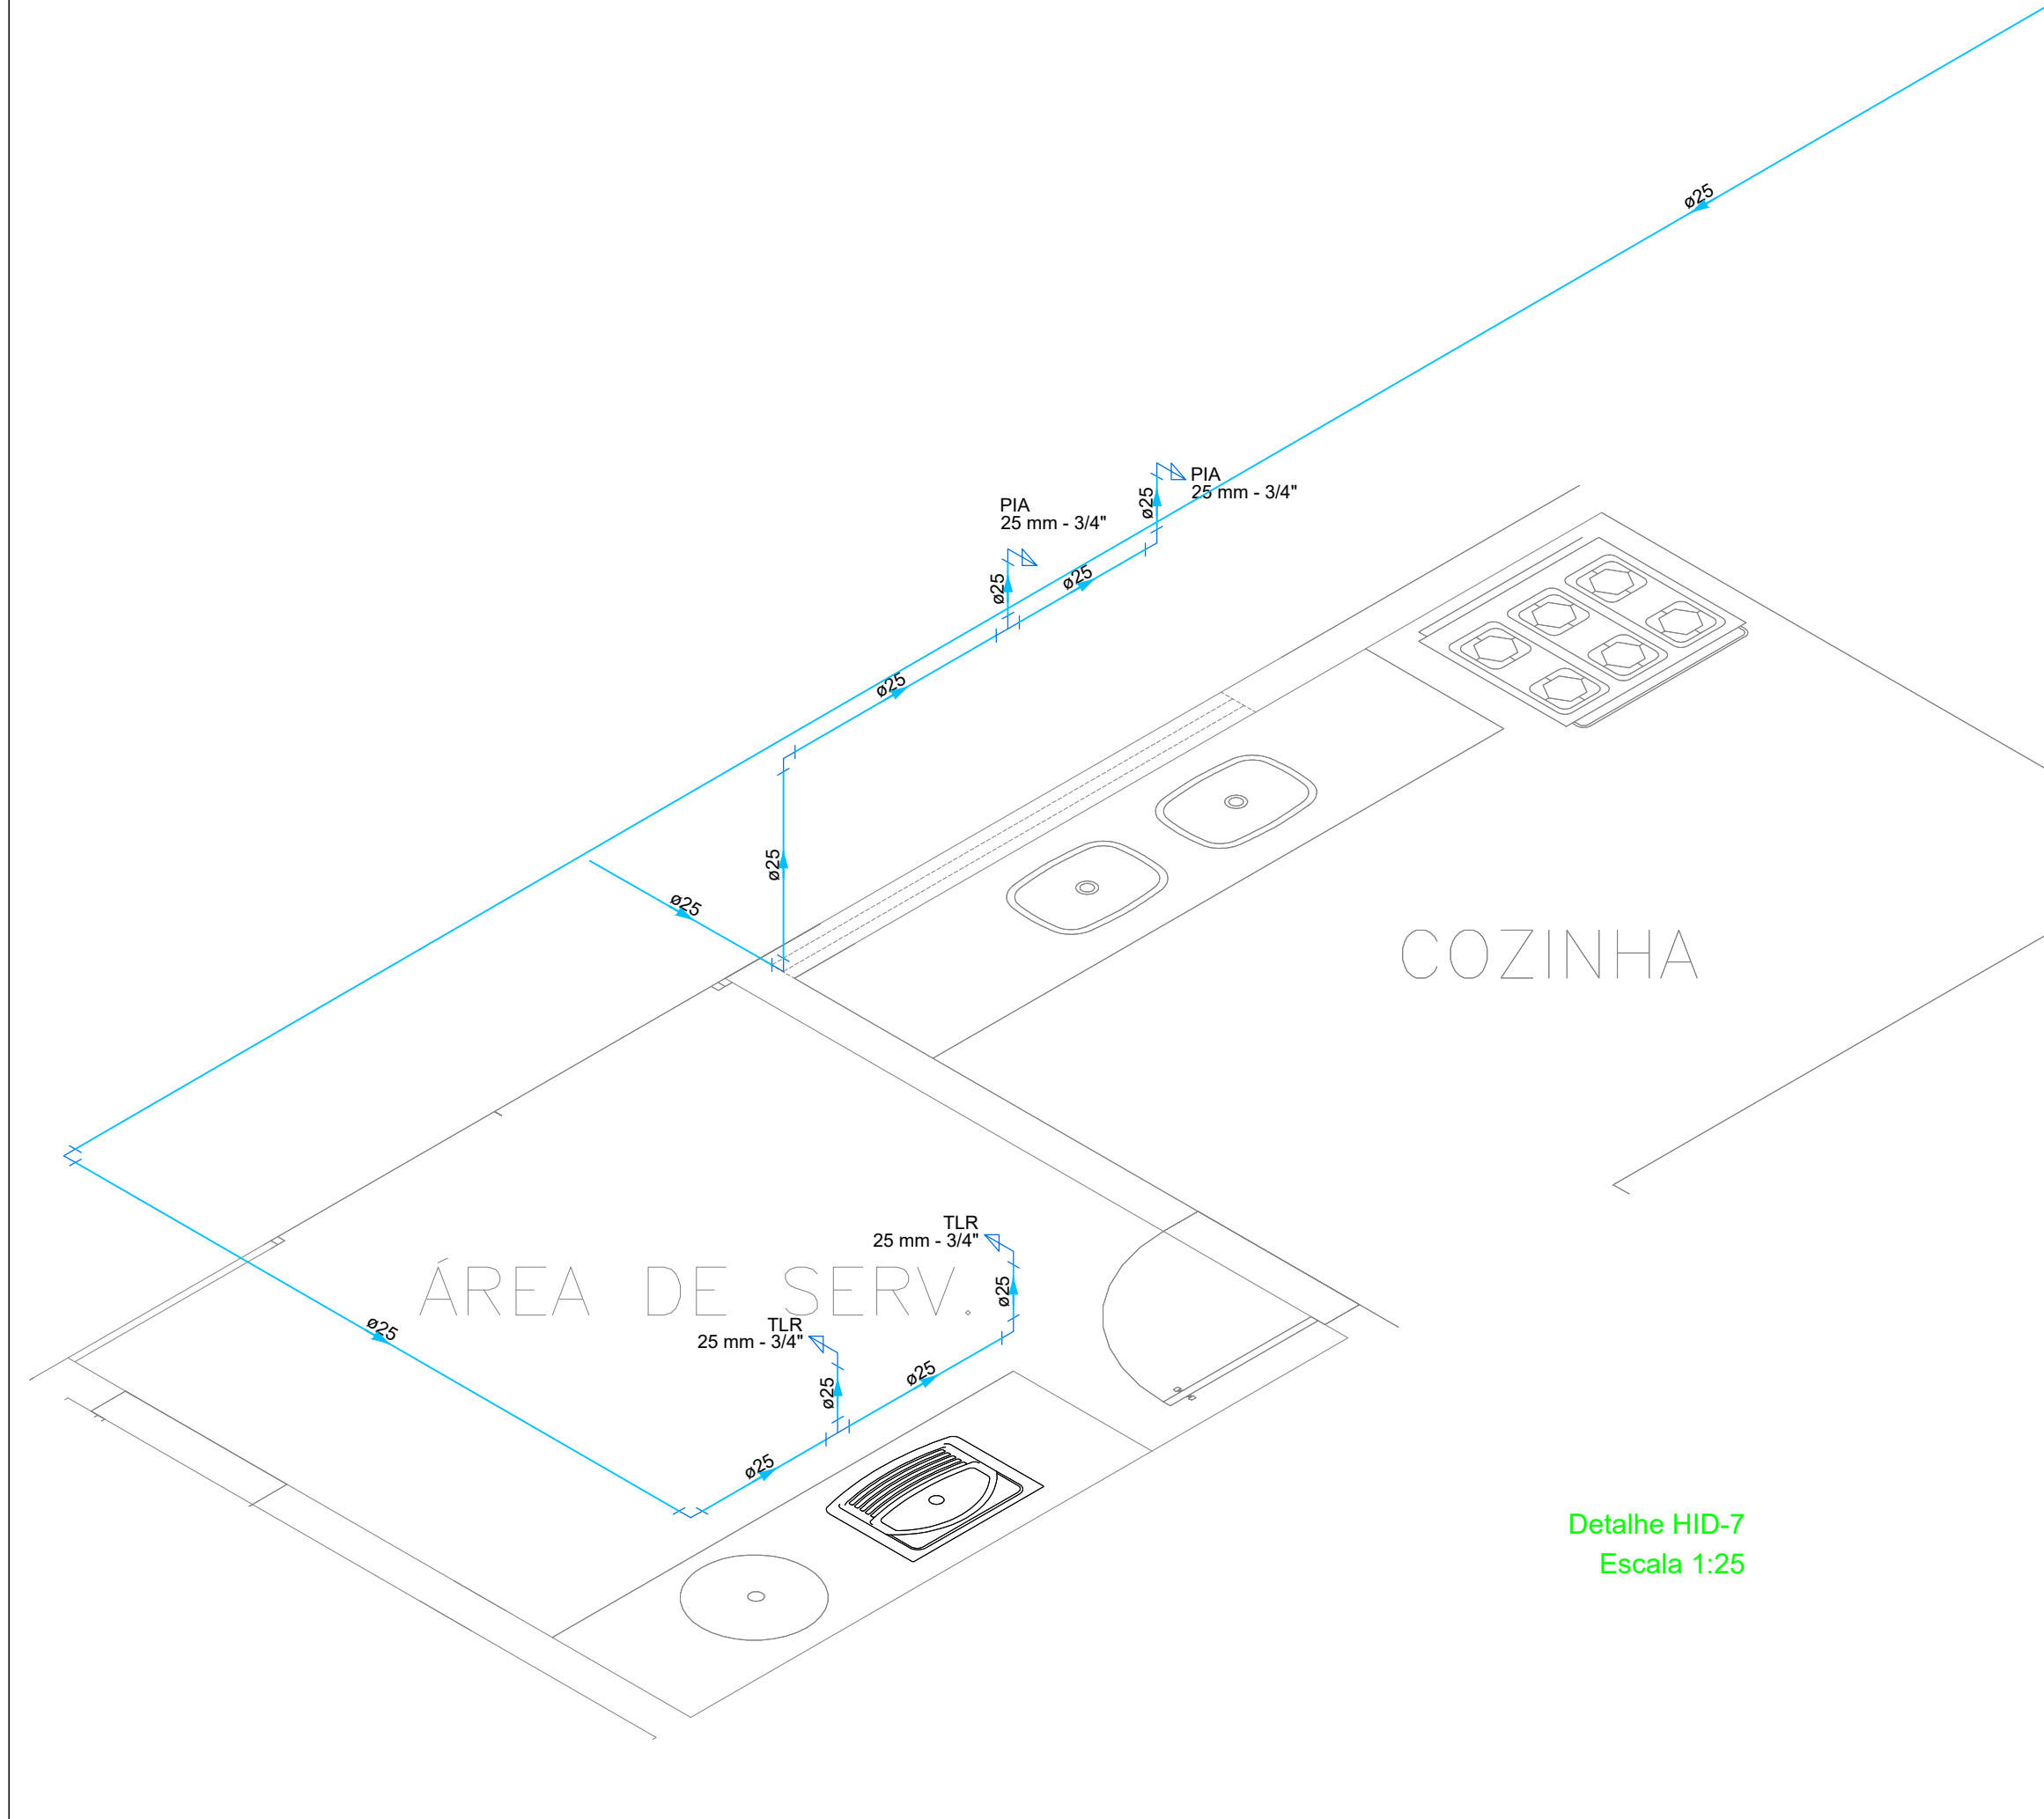

Detalhe HID-7  
Escala 1:25

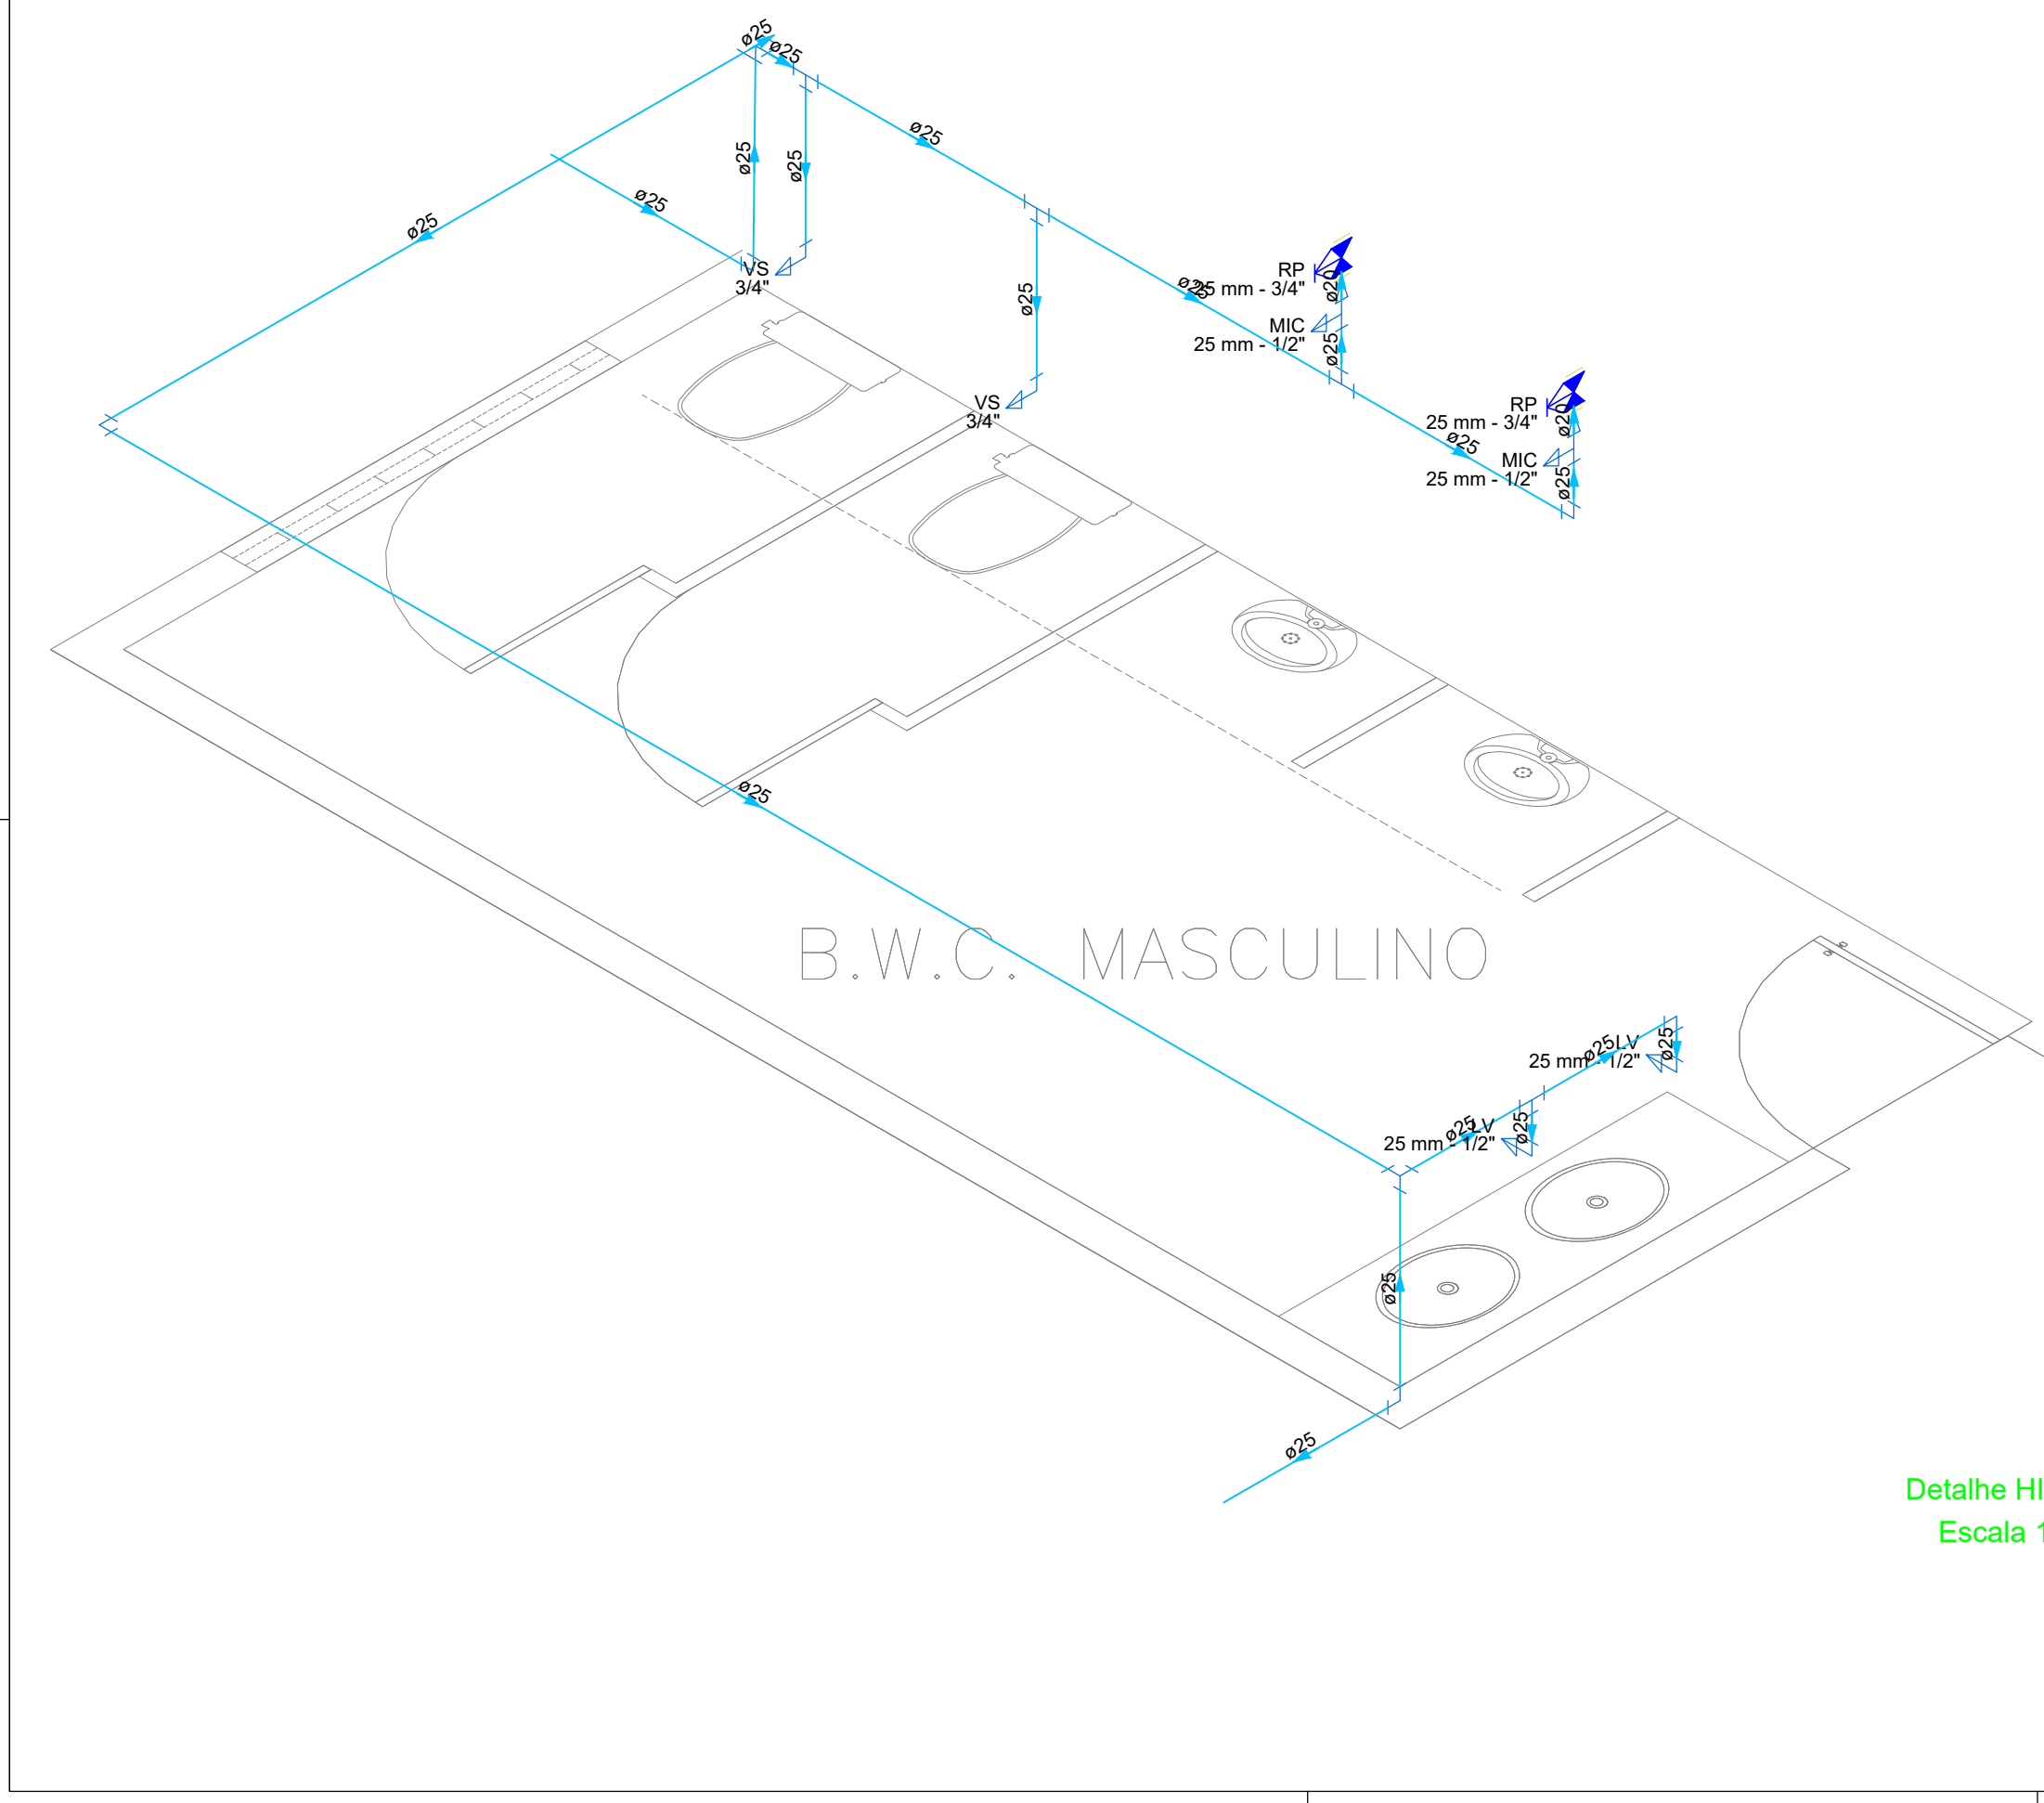

Detalhe HID-5  
Escala 1:25

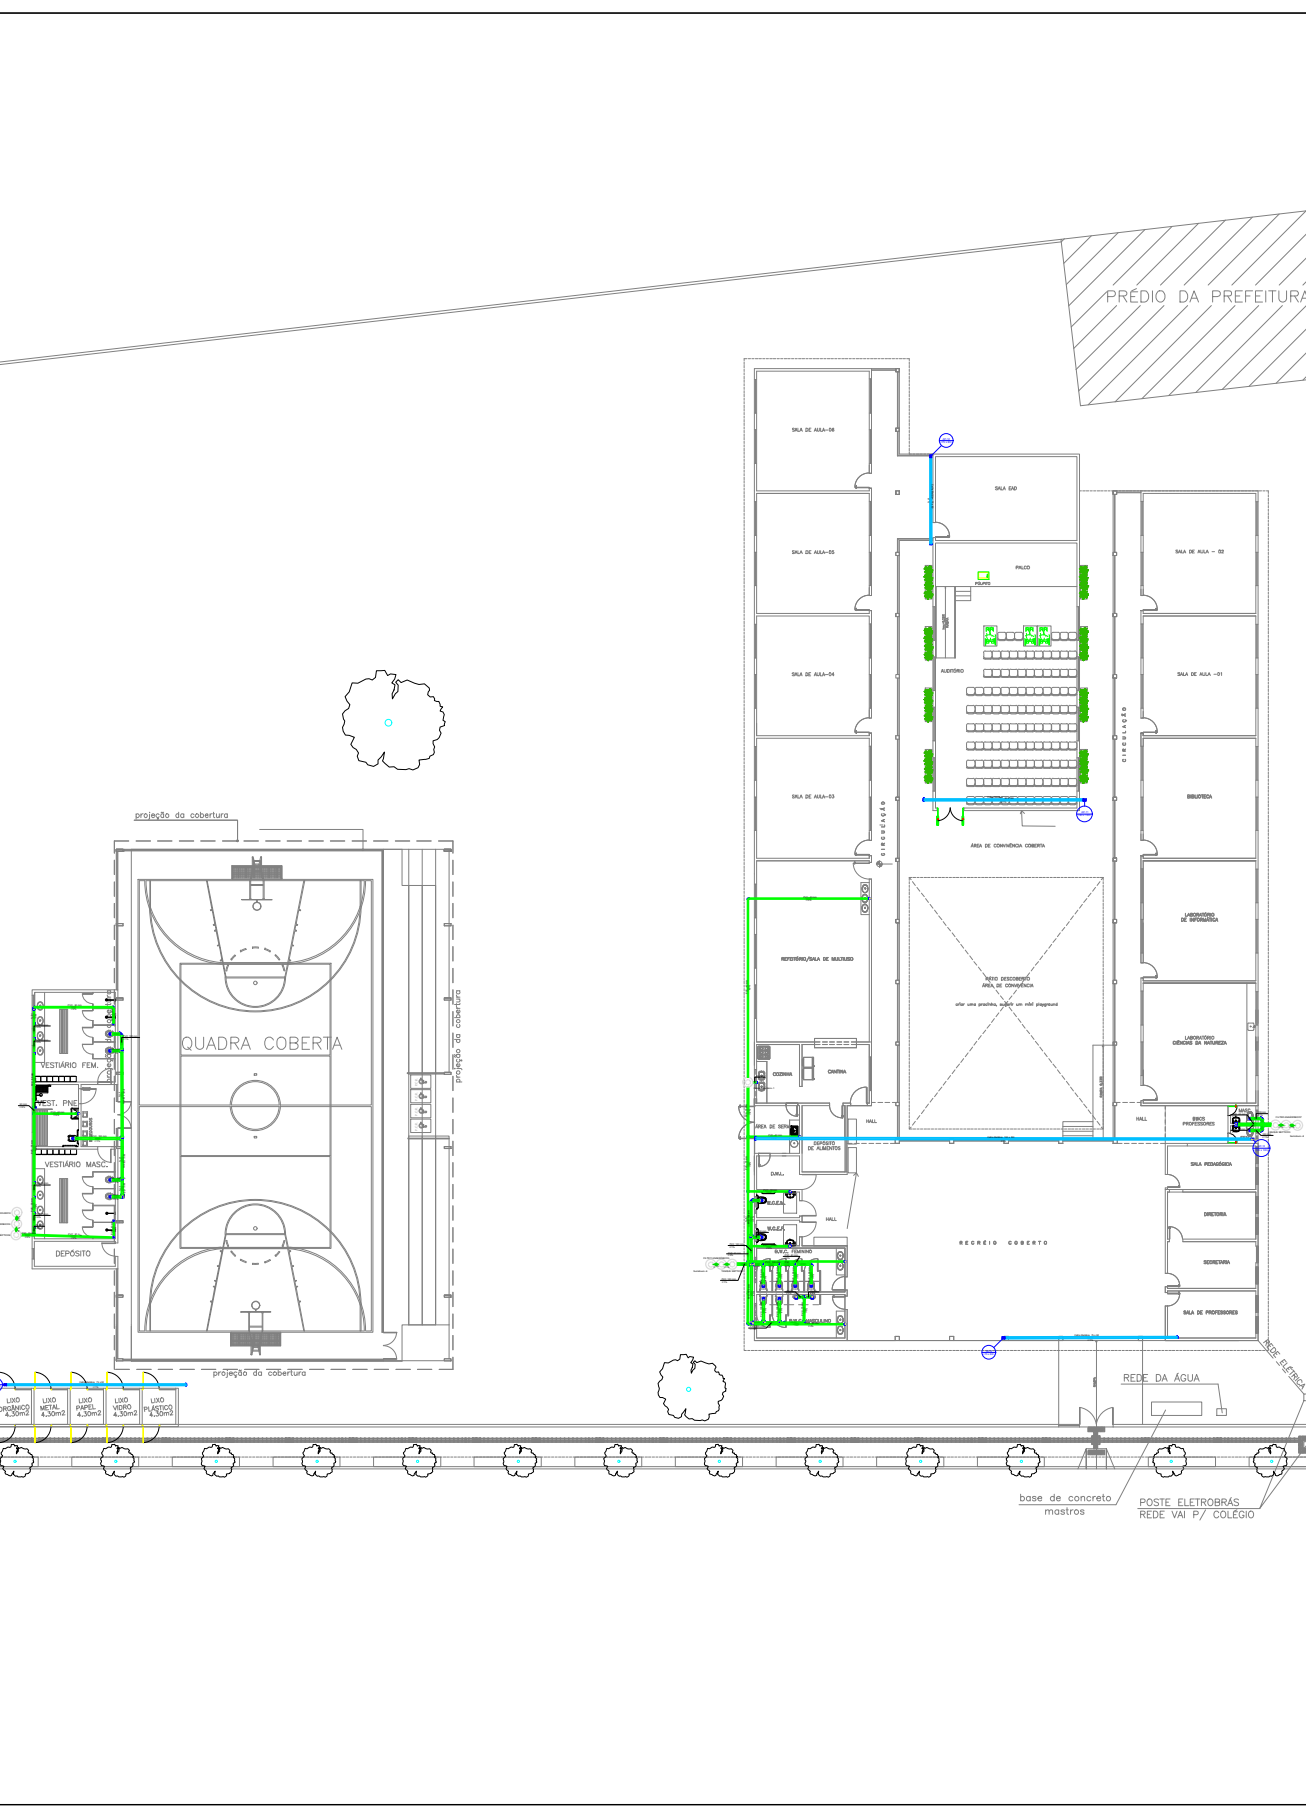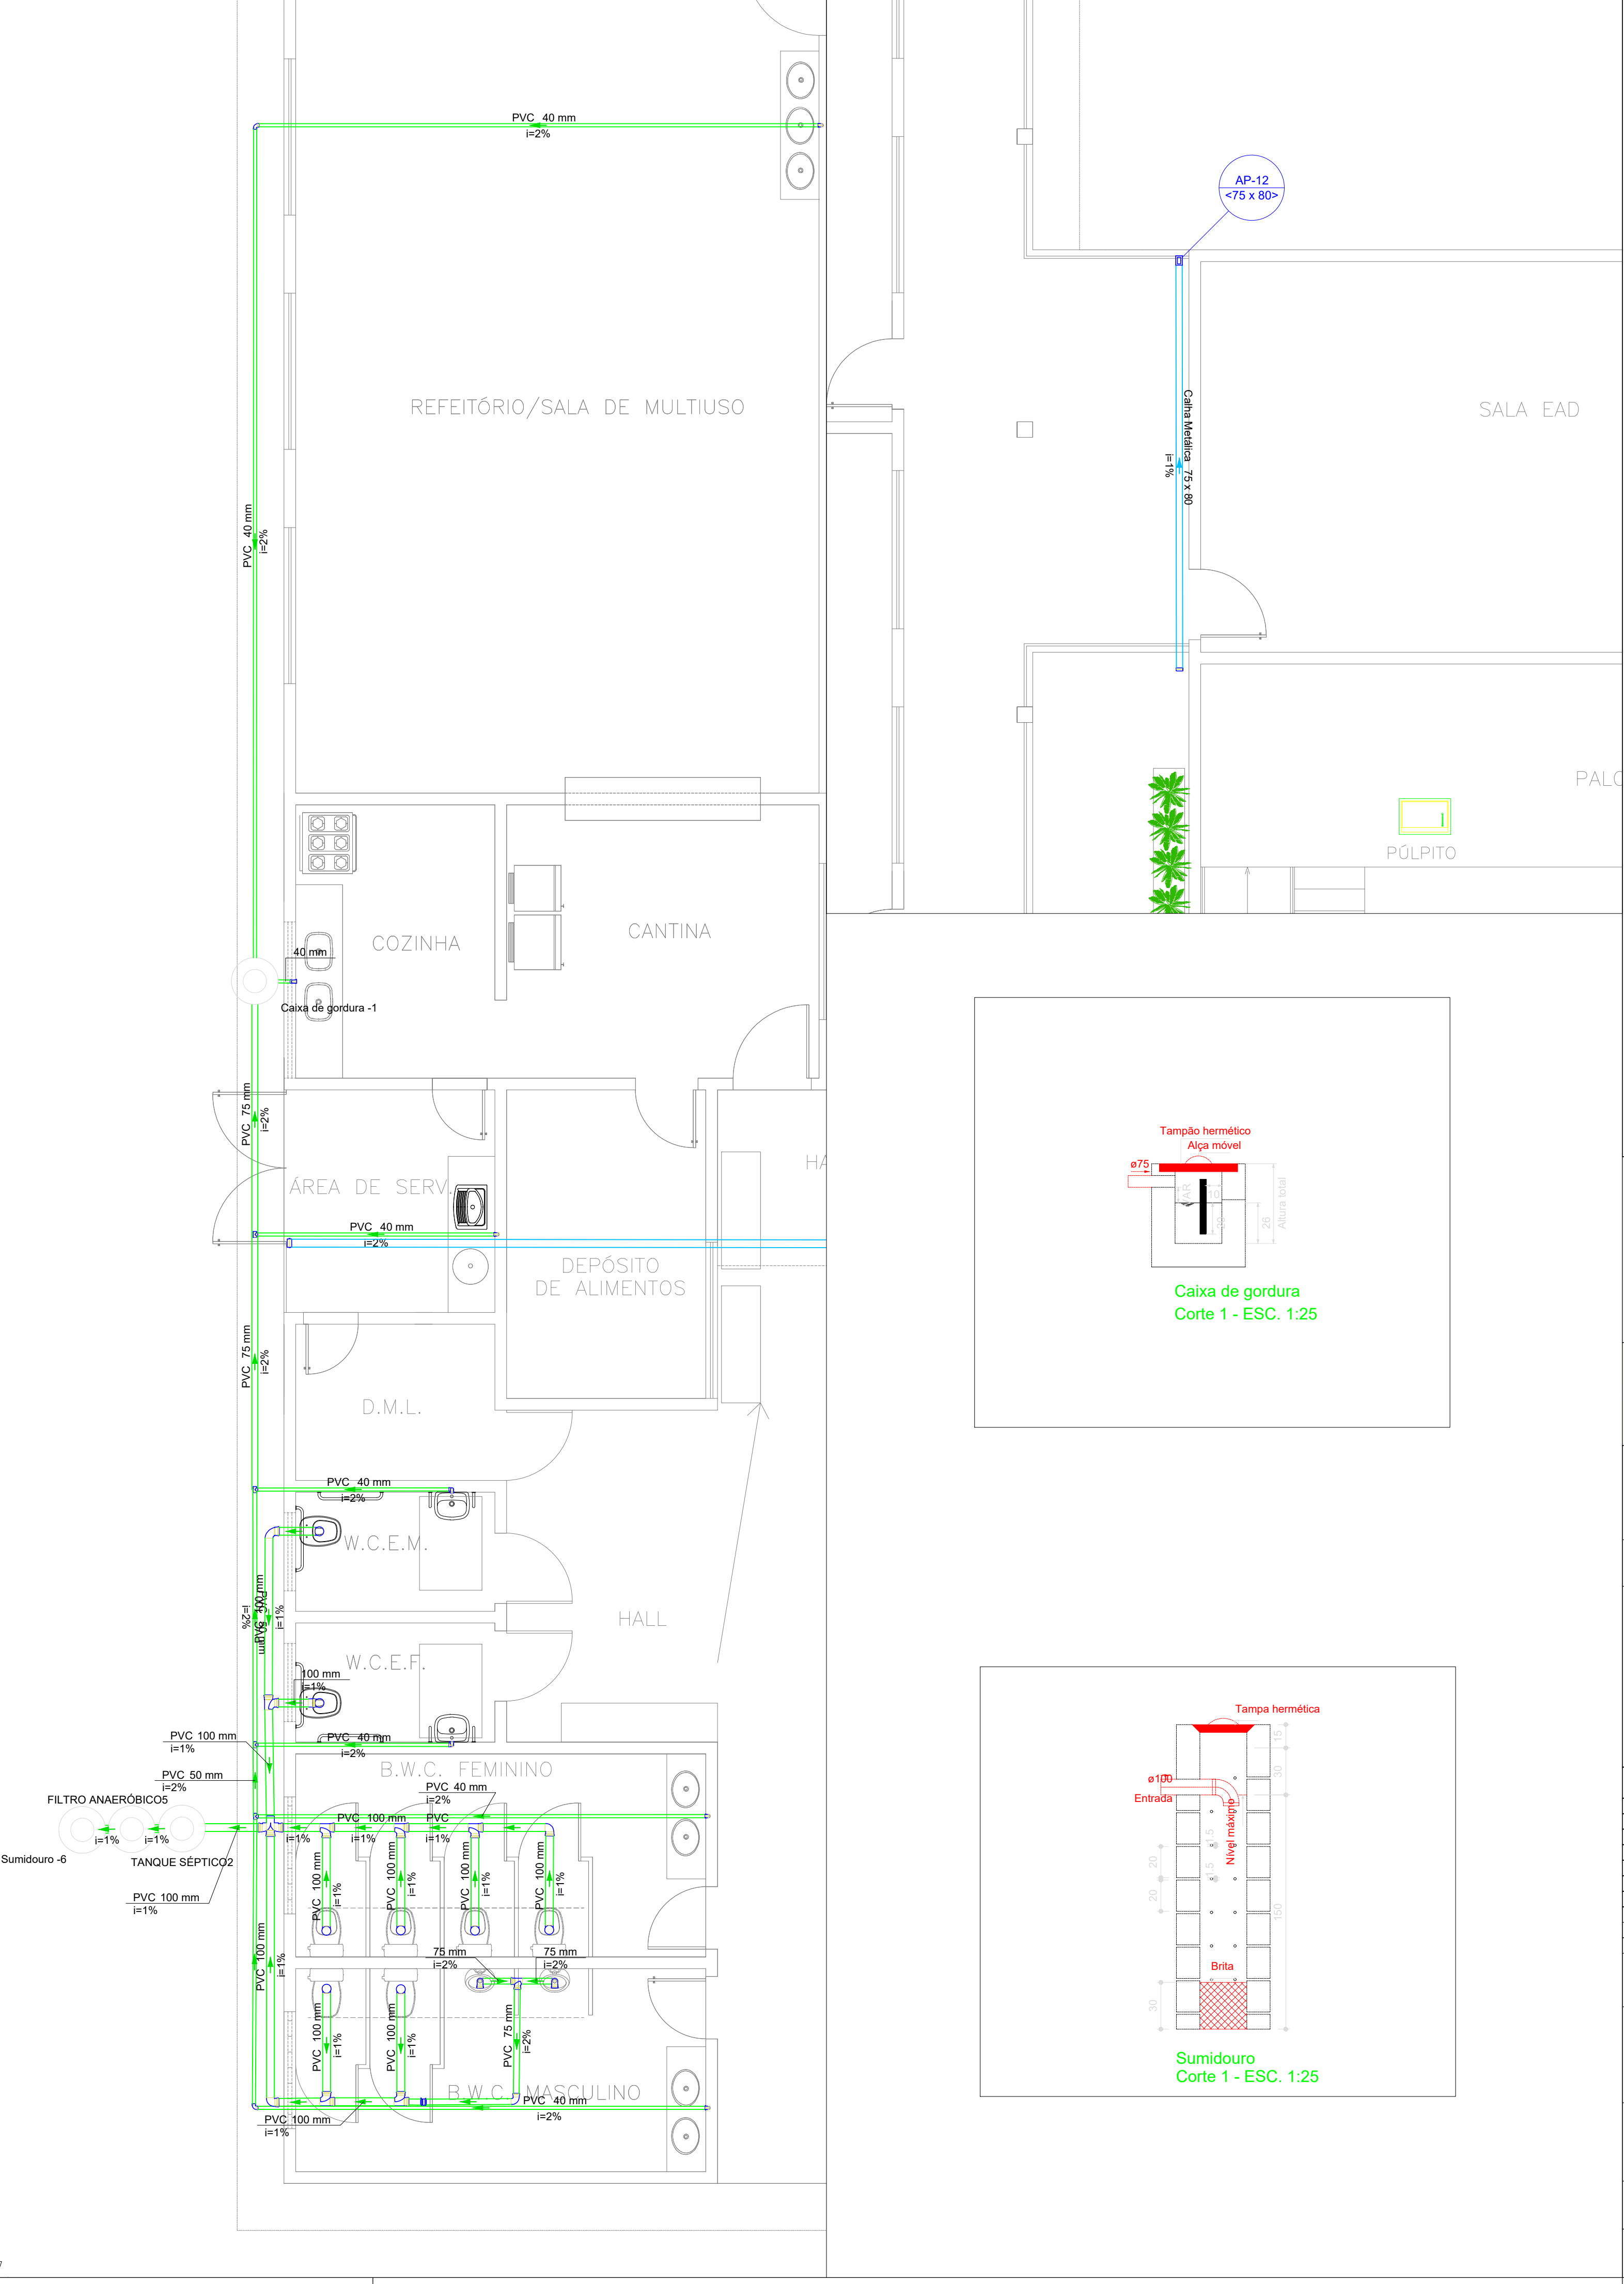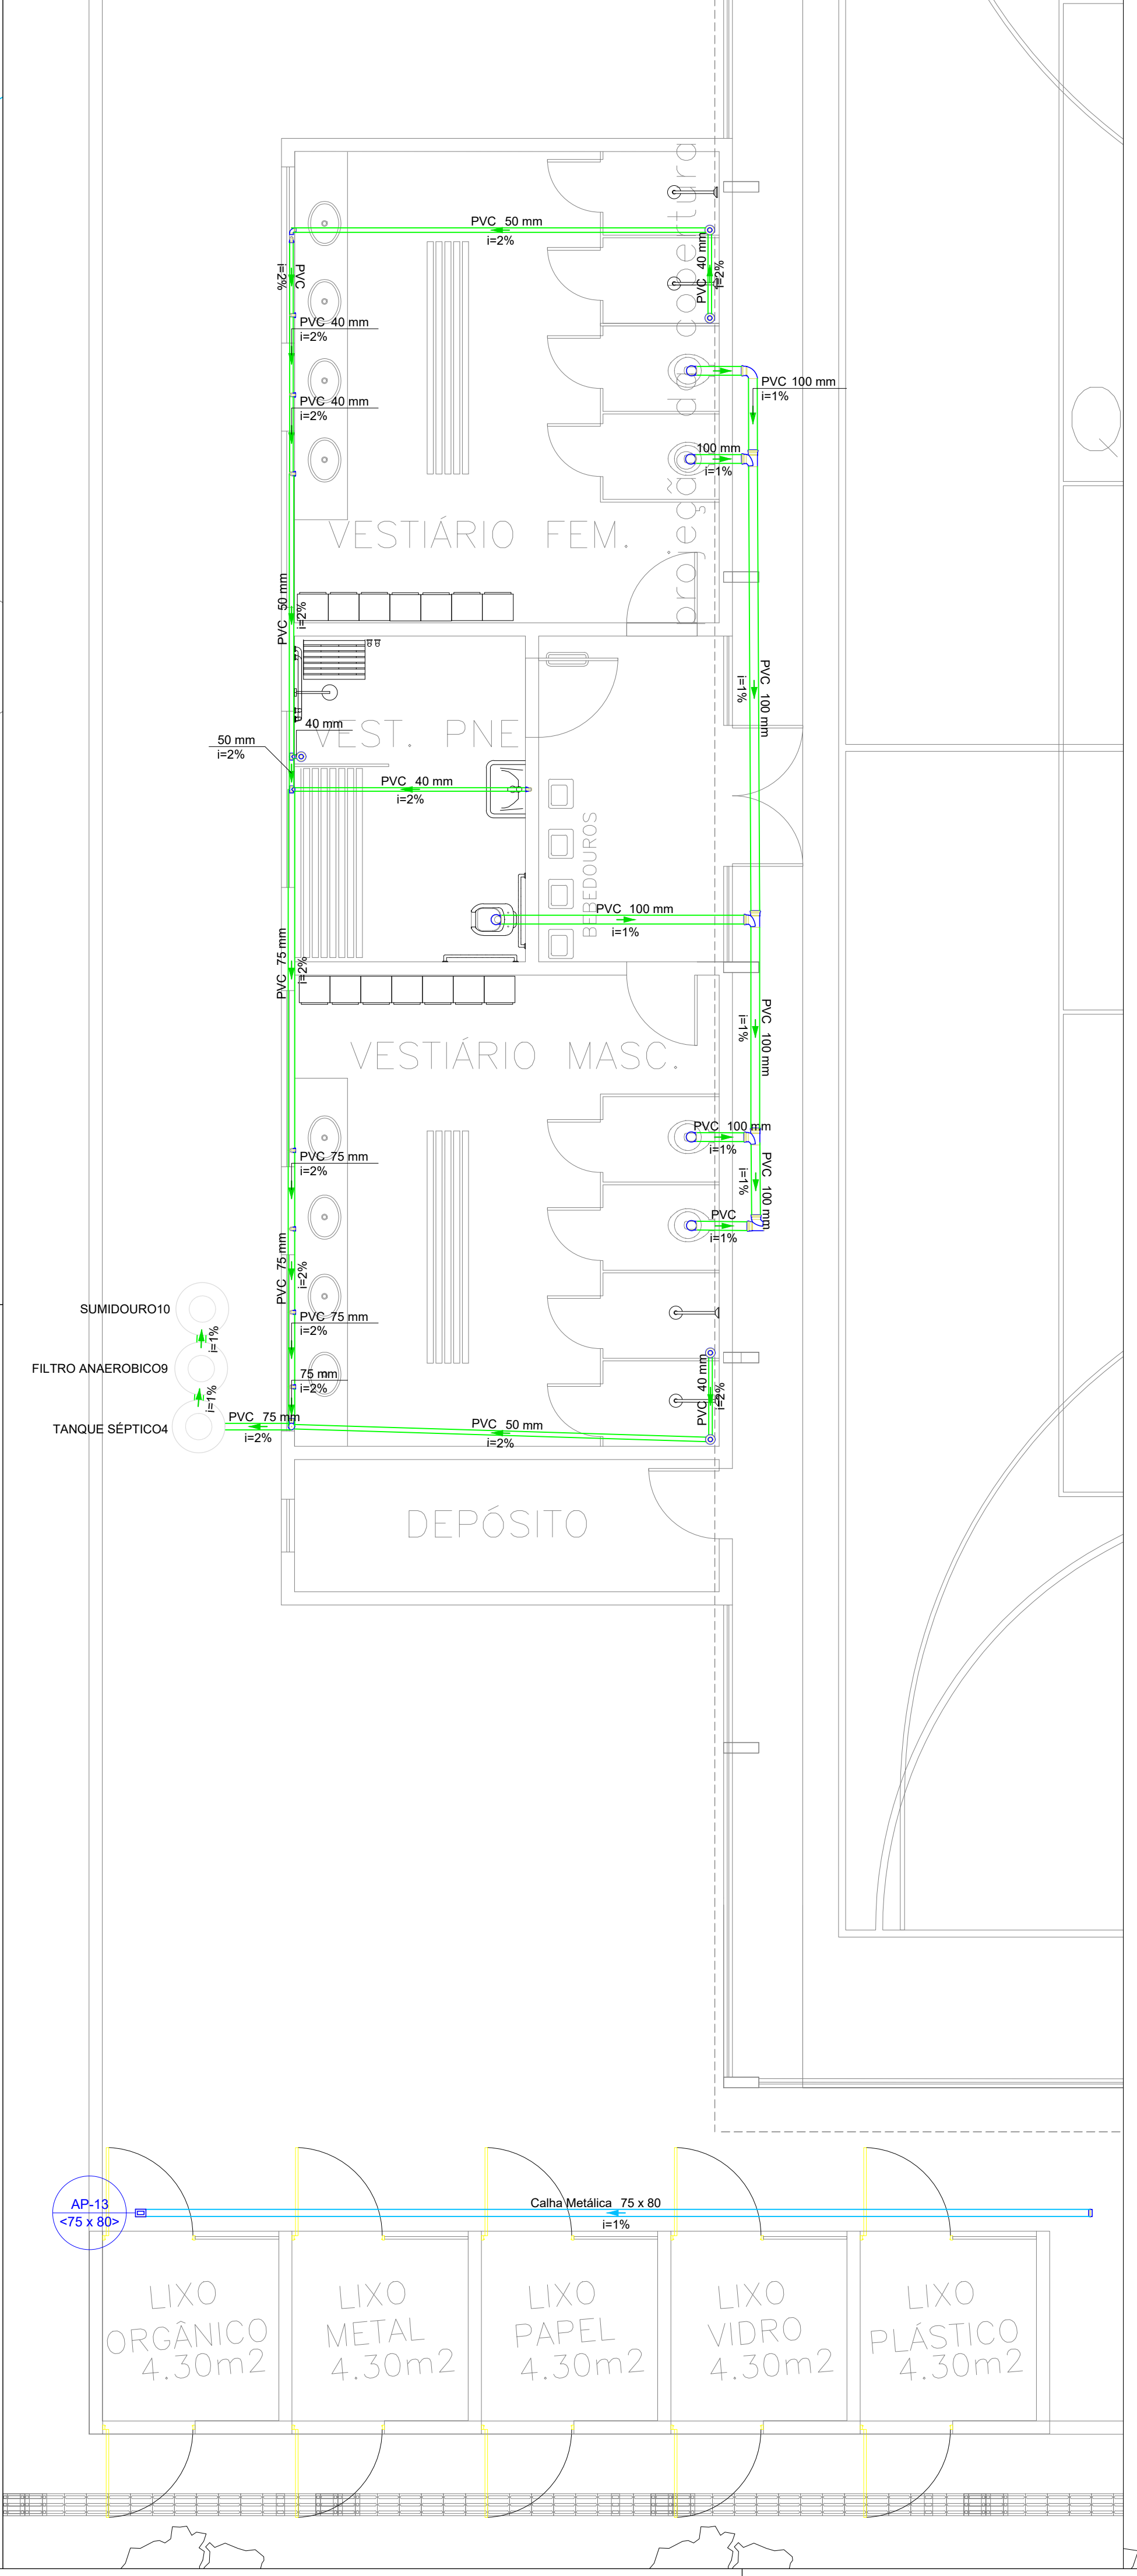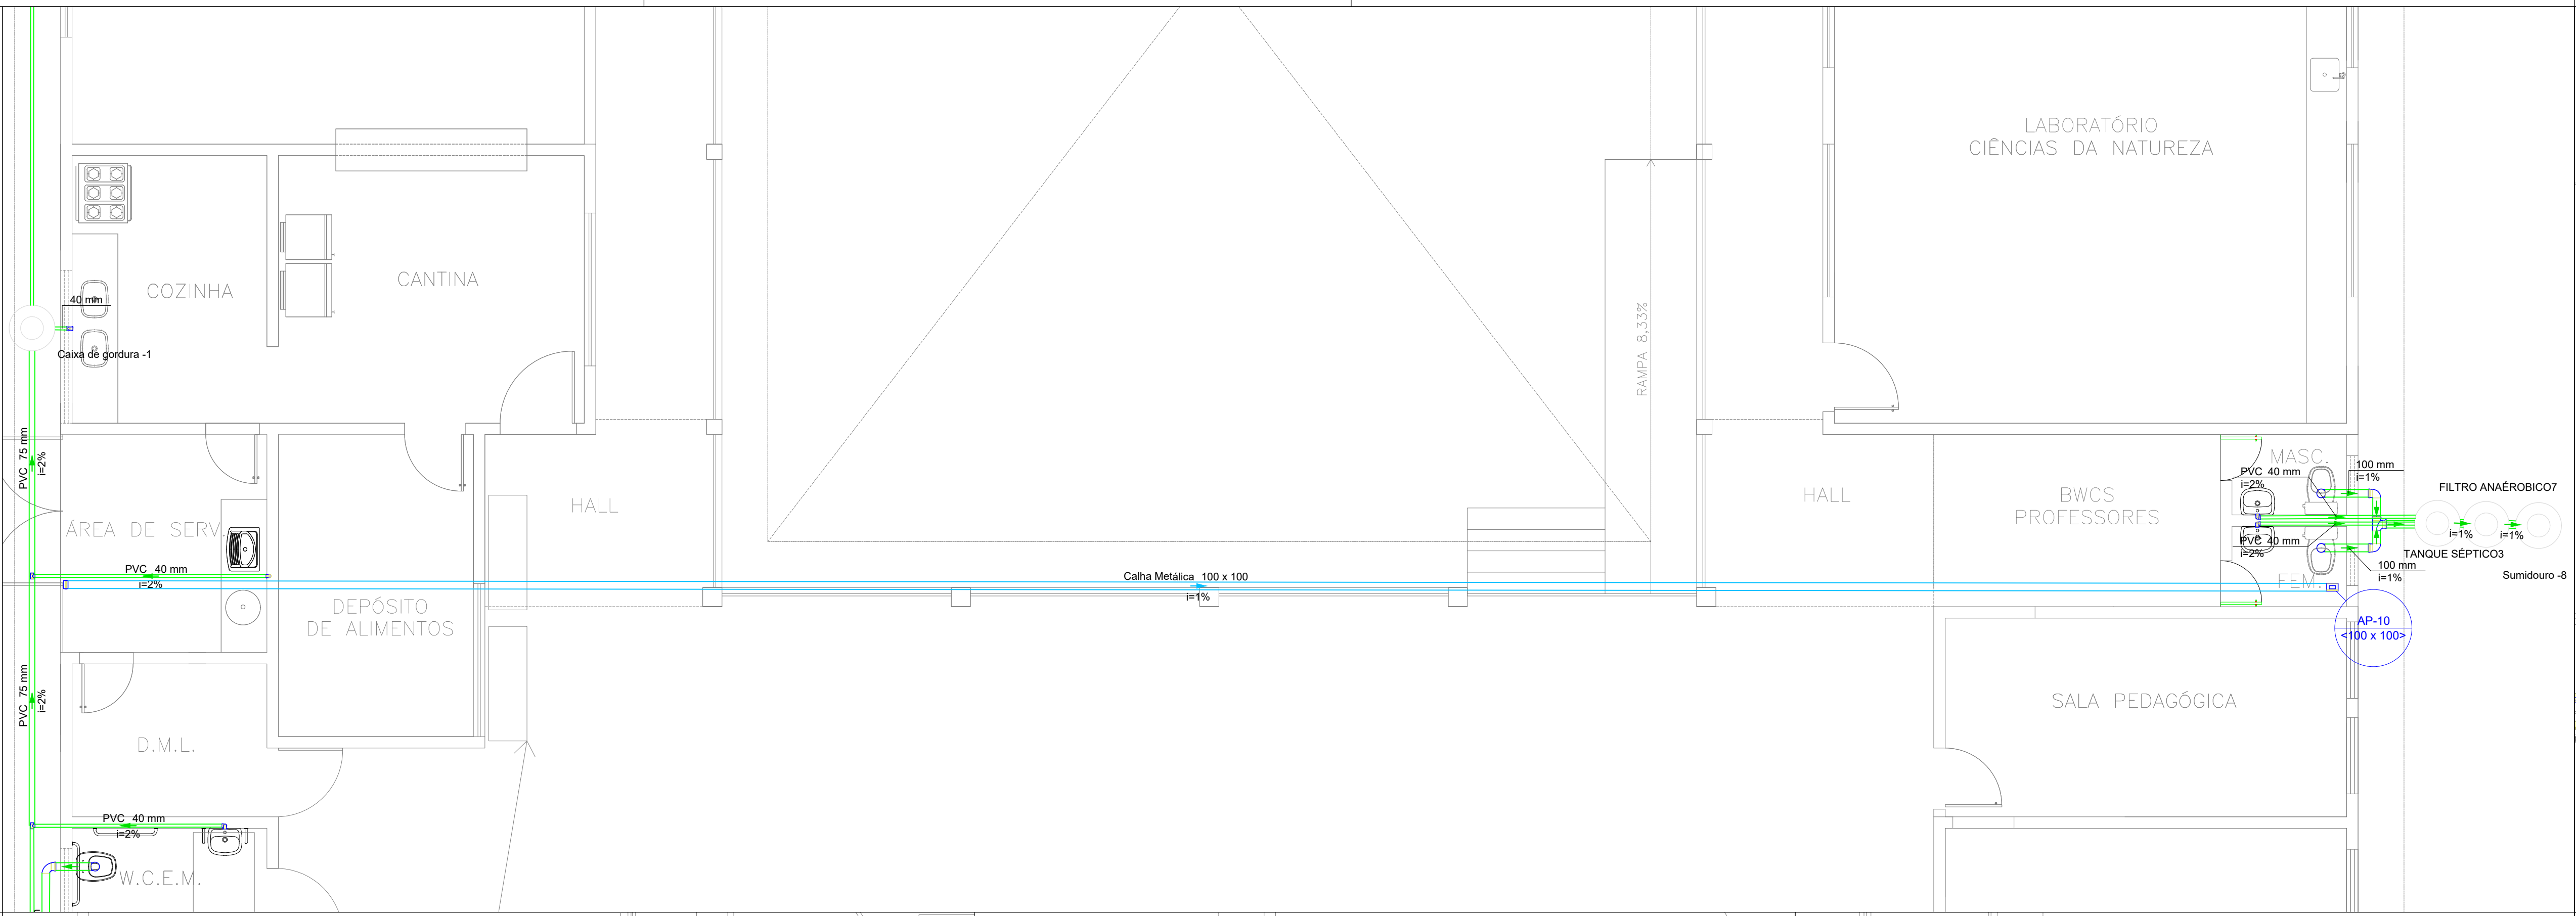

Legenda de condutos
Água fria

Legenda
Hidrômetro individual
Registro de Pressão com PVC soldável
Válvula de esfera



PROJETO:	PROJETO DE HIDROSANITÁRIO E PLUVIAL
PROJETO TIPO:	PROJETO DE INFRAESTRUTURA EDUCACIONAL
PROPRIETÁRIO:	NOME DO PROPRIETÁRIO CNPJ
AUTOR DO PROJETO:	ARQUITETO / ENGENHEIRO CAU / CREA
RESPONSÁVEL TÉCNICO:	ARQUITETO / ENGENHEIRO CAU / CREA
APROVAÇÕES:	
ENDEREÇO:	RUA SUCUPI, S/N - CENTRO NAZARÉIA - PI
CONTEÚDO:	PLANTA BAIXA, DETALHAMNETO E TABELAS
REVISÃO:	
DESENHISTA:	ESCALA: Indicado
FORMATO:	AD (1029 x 841)
DATA:	12/03/2021
HID/SAN 02/02	