



Planta Baixa
Parte 02
escala 1:25

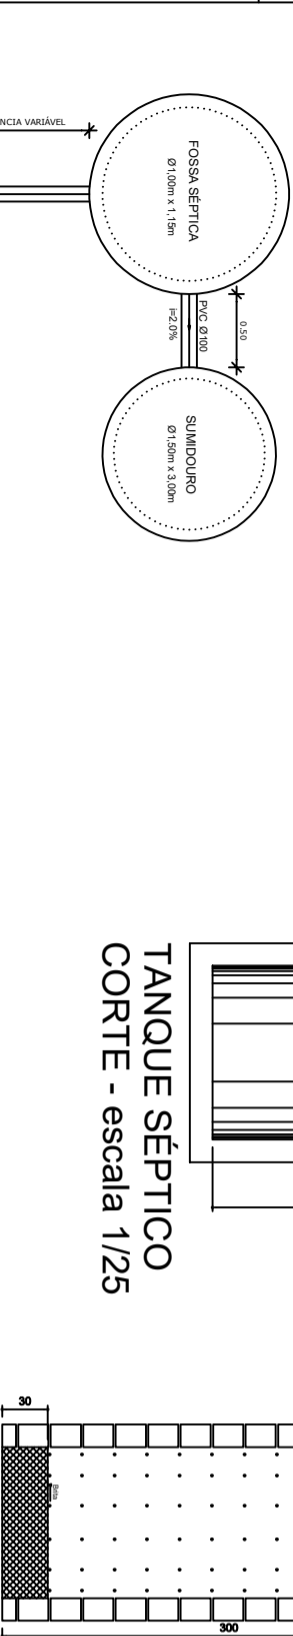


TANQUE SÉPTICO
CORTE - escala 1/25

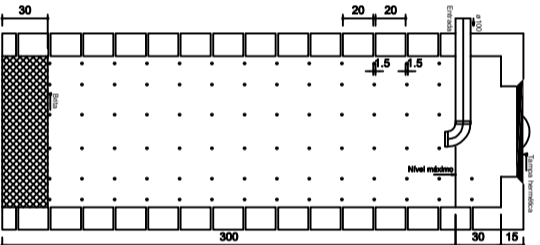

SUMIDOURO
CORTE - escala 1/25

Legenda	
	Caixa Sifonada
	Caixa Inspeção Esgoto Sifonada
	Ralo seco das Chuveras


Lista de Materiais	
Caixas de Passagem	
Caixa de inspeção de esgoto em alvenaria	
CES - 60x60 cm	2 pc
PVC Acessórios	
Caixa sifonada	
150x150x50	6 pc
Ralo sifonado alt. reg. saída 40	
100 mm - 40 mm	6 pc
Sílo de copo p/ pia e lavatório	
1" - 1,1/2"	8 pc
Válvula p/ lavatório e tanque	
1"	8 pc
PVC Esgoto	
Curva 45 curta	1 pc
100 mm	
Curva 90 curta	16 pc
40 mm	
Joelho 45	7 pc
40 mm	
Joelho 90	6 pc
100 mm	
Joelho 90 canal p/ esgoto secundário	10 pc
40 mm - 1,1/2"	
Junção simples	5 pc
100 mm - 50 mm	
100 mm - 100 mm	
50 mm - 40 mm	5 pc
Tubo PVC ponta-bolsa c/ viola	6 pc
50 mm - 2"	
Tubo rígido c/ porta e bolsa soldável	12,0 m
40 mm	
Tubo rígido c/ porta lisa	5,50 m
100 mm - 4"	
40 mm	
50 mm - 2"	
PVC Esgoto	
Curva 90 curta	
50 mm	
Tubo PVC ponta-bolsa c/ viola	2 pc
50 mm - 2"	
Ventilação	
3,50 m	

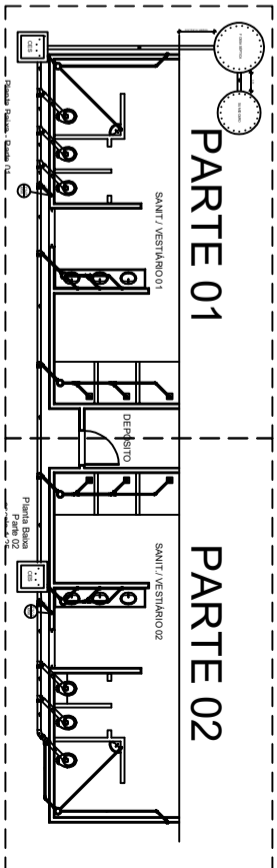

LOCALIZAÇÃO
escala 1:100

GOVERNO FEDERAL BRASIL Ministério da Educação PAÍS RICO E PAÍS SEM POBREZA		FNDE Fundo Nacional de Desenvolvimento da Educação			
PROJETO PADRÃO - FNDE					
MUNICÍPIO - UF:					
PROPRIETÁRIO:					
ENDEREÇO:					
PROPRIETÁRIO					
RESP. TÉCNICO		CREA			
DUFO		CREA			
OBSERVAÇÕES:					
QUADRA COBERTA					
PROJETO SANITARIO					
COORDENADOR		QUADRA COBERTA			
CCEST - Coordenação Geral de Infraestrutura Educacional		PLANTA BAIXA			
ESCALA		INDICAÇÃO			
R.00		NOVEMBRO/2014			
FORMATO		PRONCIA			
A1 (641 X 361)		02/02			

Planta Baixa - Parte 01
escala 1:25

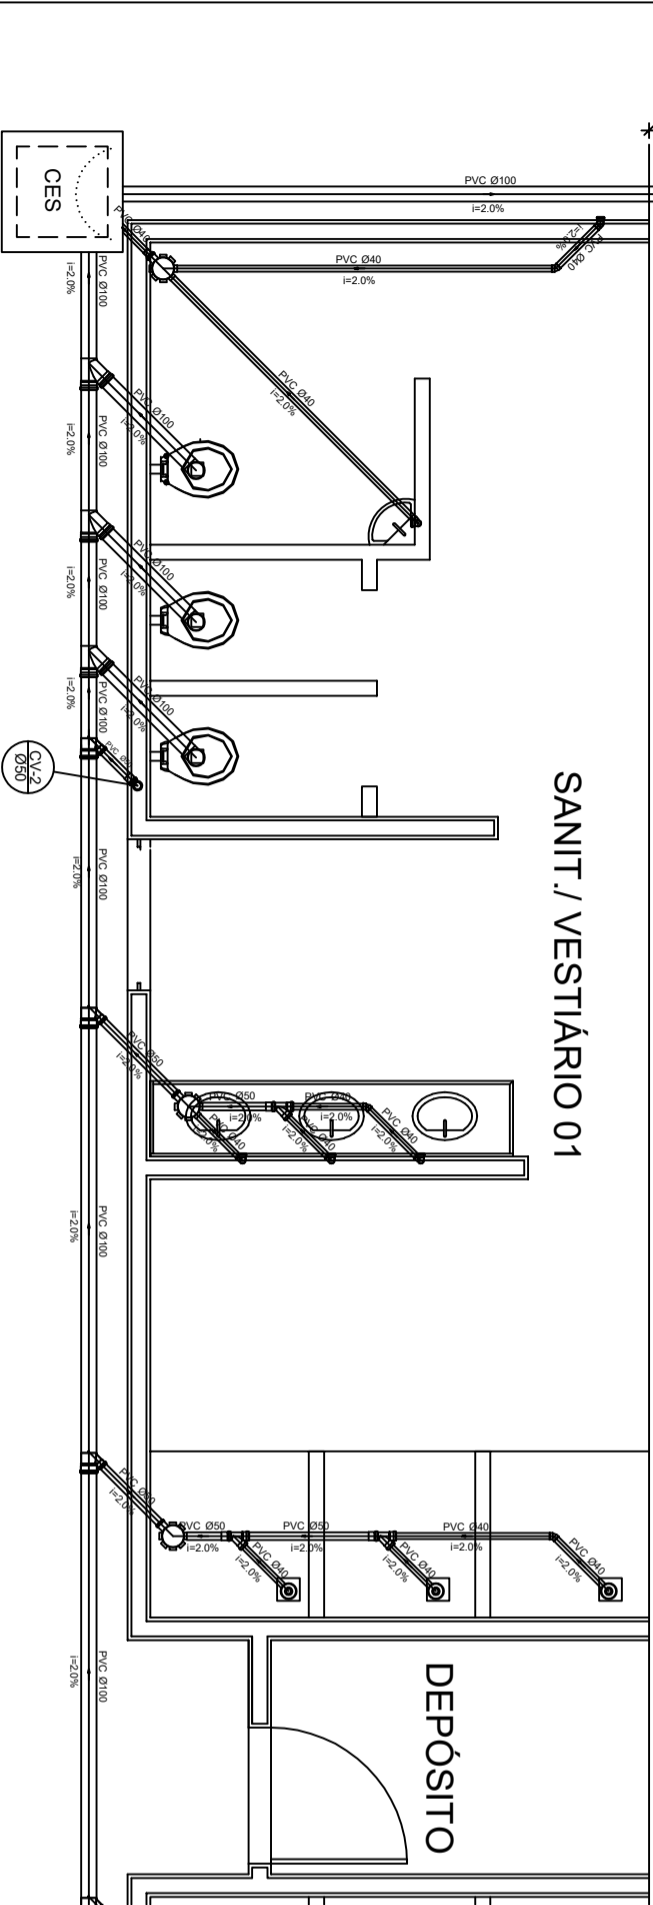

SANIT. / VESTIÁRIO 01