



Detalhe HID-1  
Escala 1:25

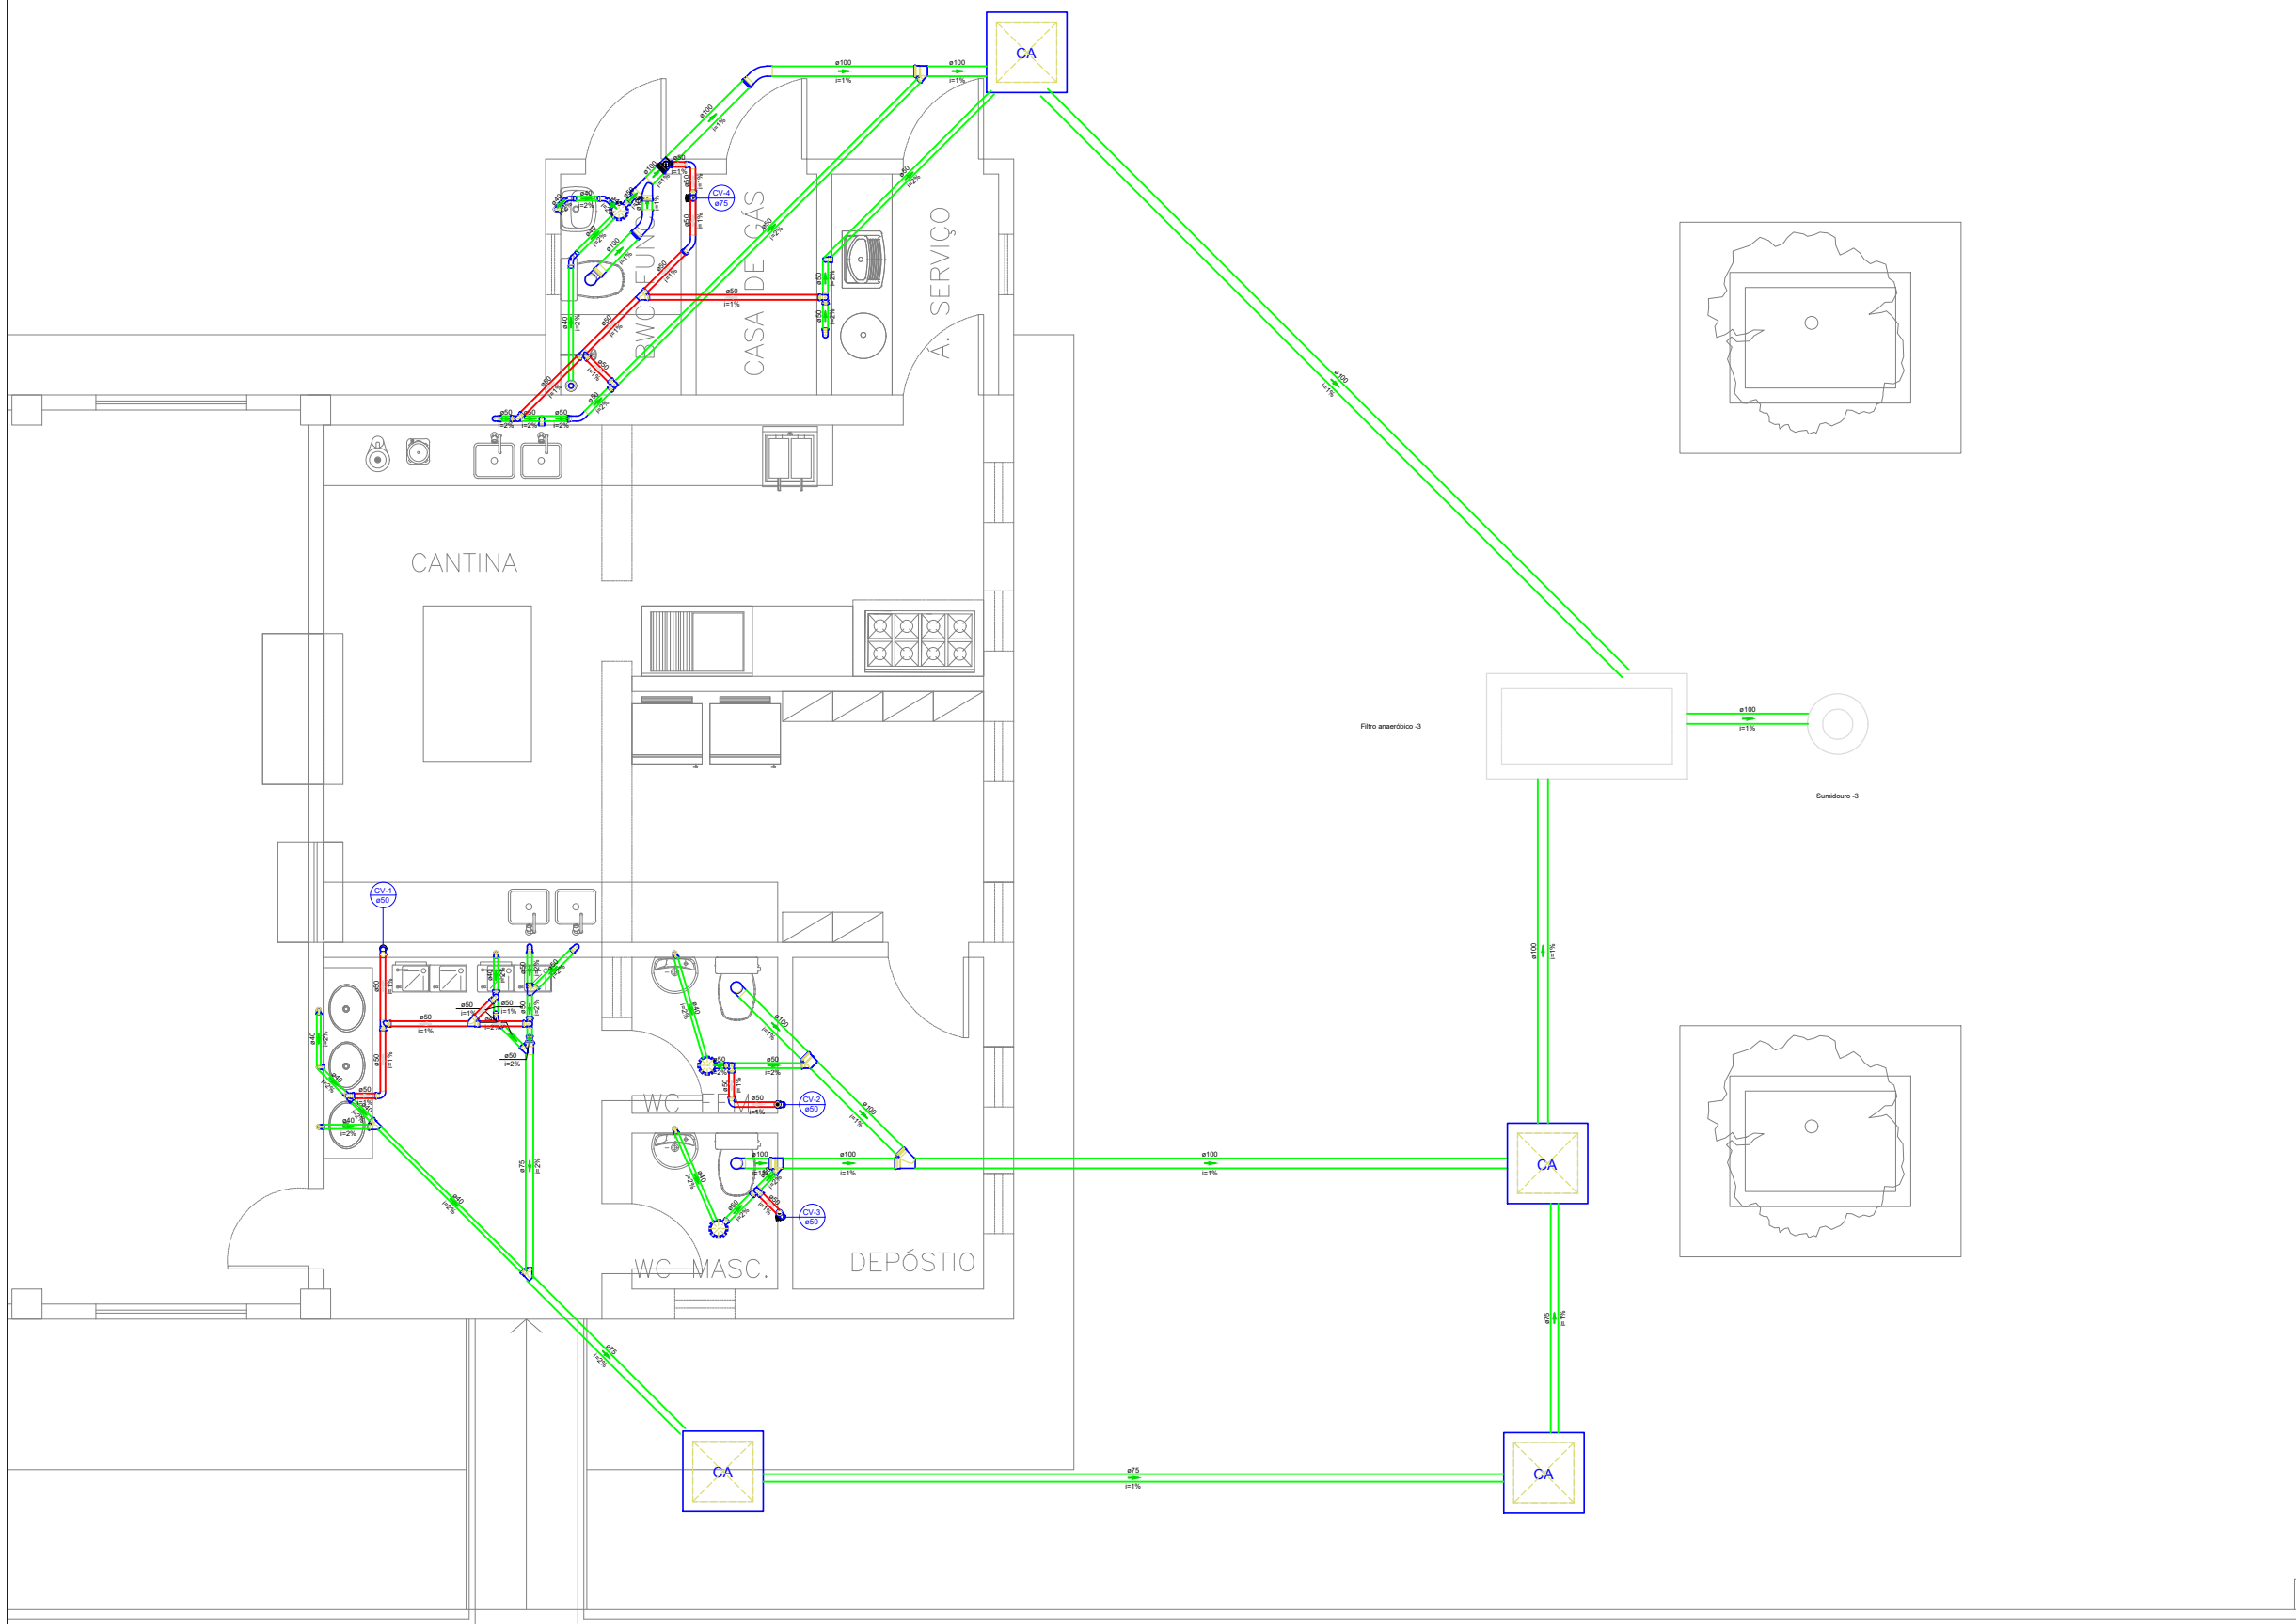

Legenda de condutas
Esgoto

Legenda
Baladeiro
Caixa Sifonada
Caixa de areia pluvial simples
Chuveiro Residencial
Curva 45 Longa para Esgoto Sanitário
Curva 45 Longa para Esgoto Sanitário - sobre
Curva 45 longa Atômico
Curva 90 curta
Junção simples
Junção simples c/ redução
Lavatório Residencial com sifão
Módulo de Descarga Automática- DN 40mm
Plta de Cozinha Residencial com Sifão 50mm
Ramais de Ventilação
Tanque de Lavar Roupas DN 50mm
Te sanitário
Te sanitário- coluna
Terminal de ventilação
Terminal de ventilação- coluna
Vaso Sanitário c/ curva 90°

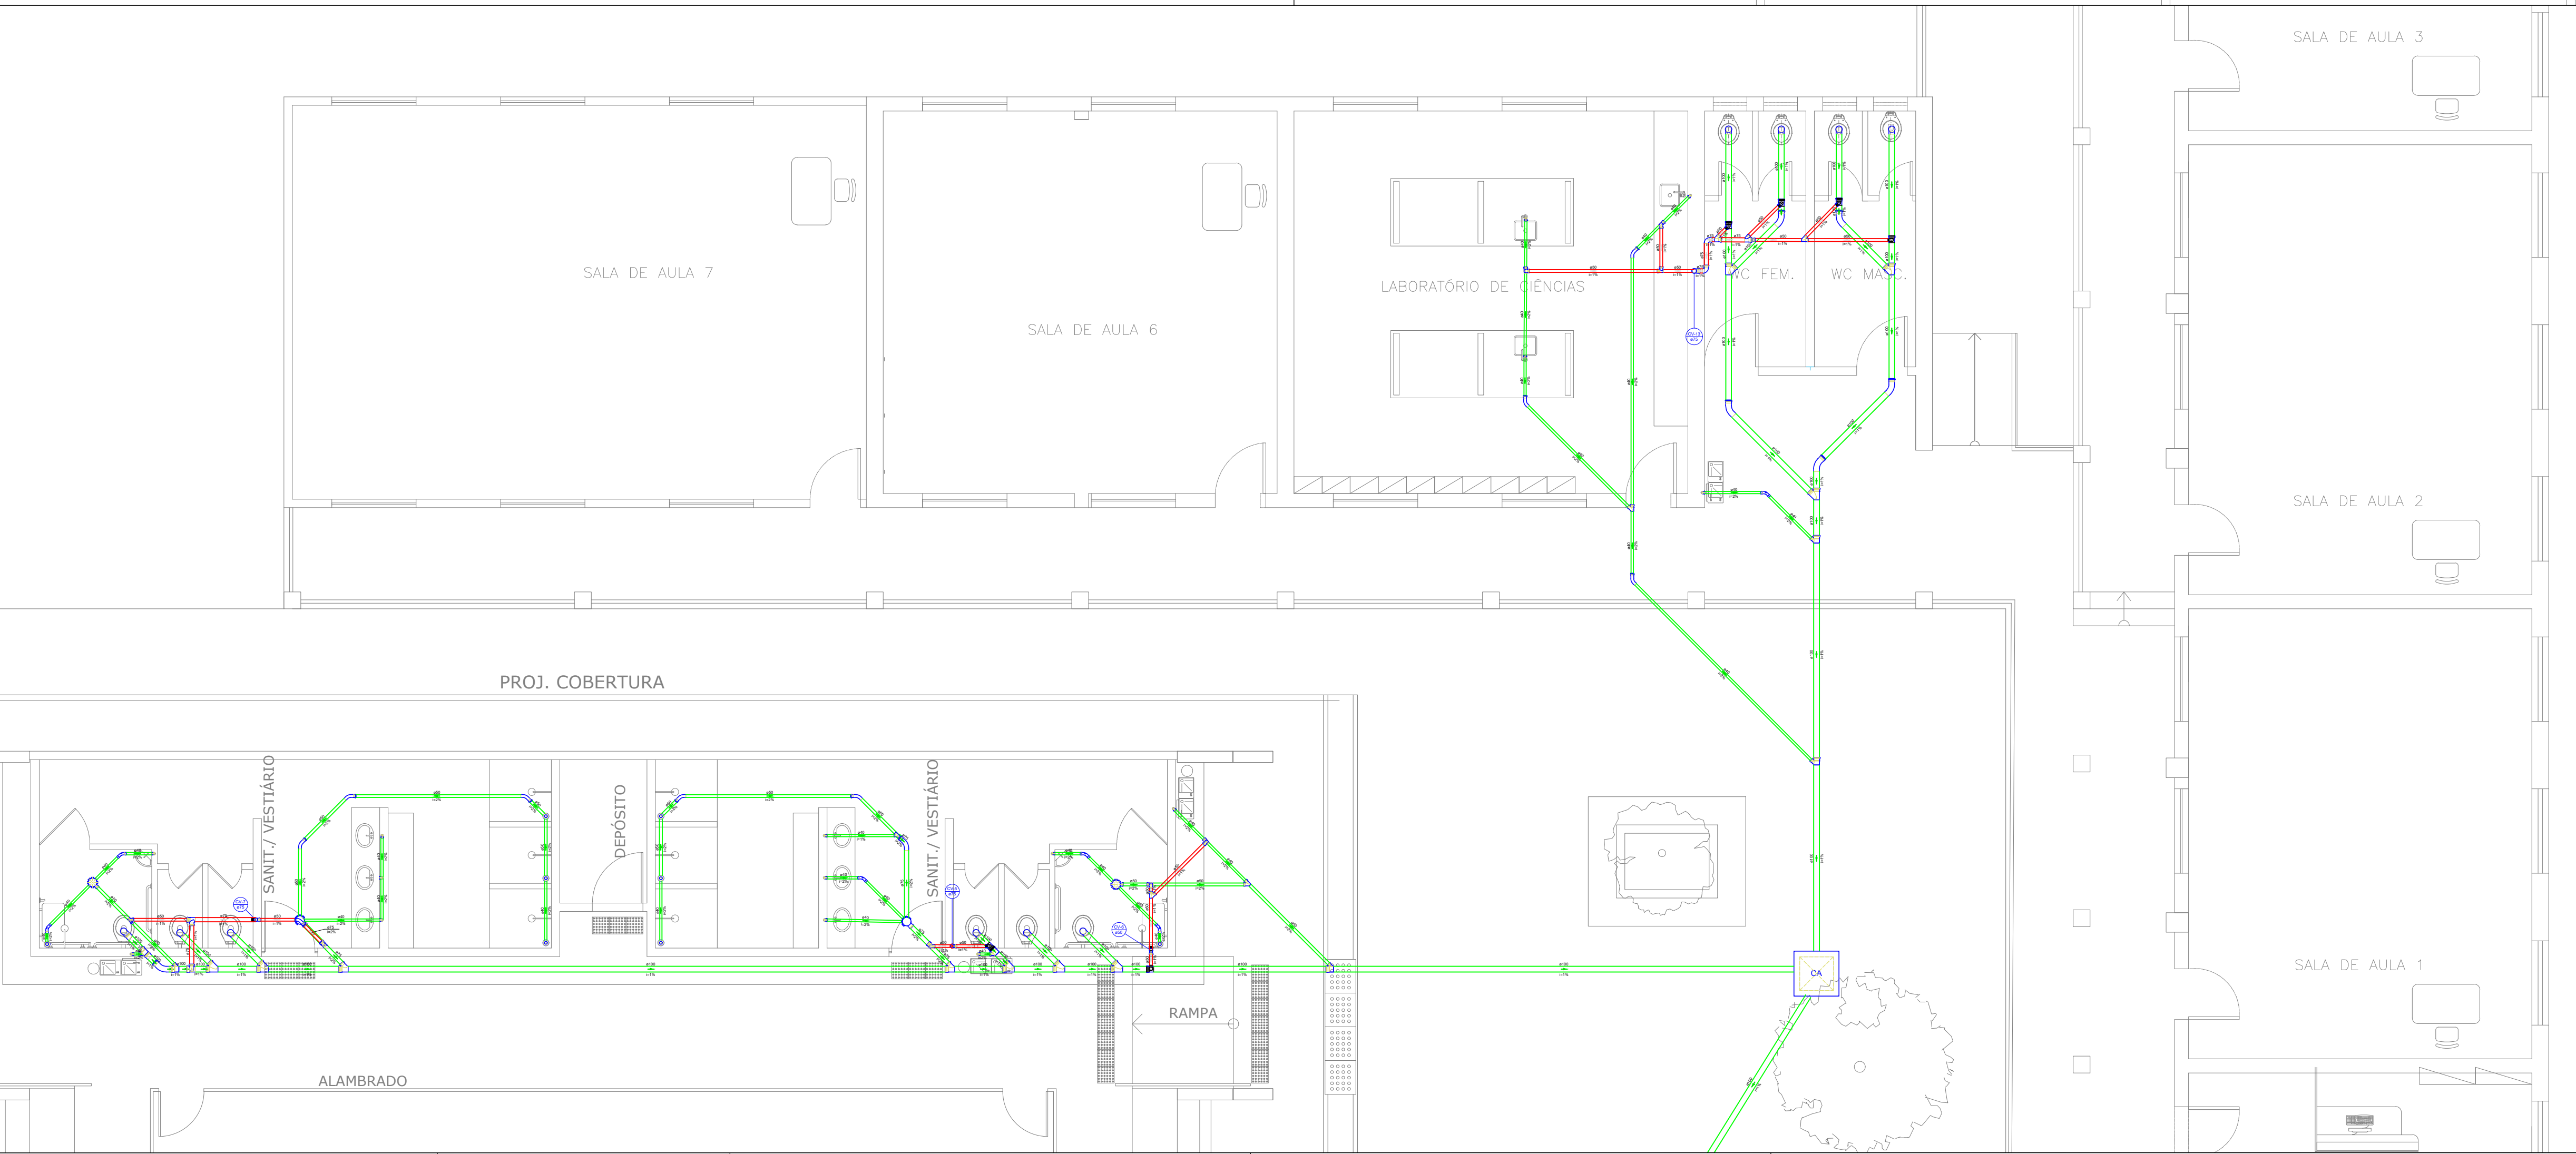

Legenda de condutas
Água Pluv

Legenda
Registro de Pressão com PVC solável

PROJETO DE HIDROSANITÁRIO E PLUVIAL

PROJETO TIPO: PROJETO DE INFRAESTRUTURA EDUCACIONAL

PROPRIETÁRIO: NOME DO PROPRIETÁRIO  
CNPJ

AUTOR DO PROJETO: ARQUITETO / ENGENHEIRO  
CAU / OEA

RESPONSÁVEL TÉCNICO: ARQUITETO / ENGENHEIRO  
CAU / OEA

APROVAÇÕES:

ENDEREÇO: R. João Joaquim de Moura de Fê, 390 - Centro  
Campinas do Piauí - PI

CONTEÚDO: PLANTA BAIXA, DETALHAMNETO E TABELAS

REVISÃO:

DESENHISTA:

ESCALA:

Indicada

FORMATO:

A1 (841 x 594)

DATA:

07/07/2021

HID/SAN  
03/03