


01 PLANTA BAIXA PROPOSTA SANITÁRIO

ESCALA : 1/100

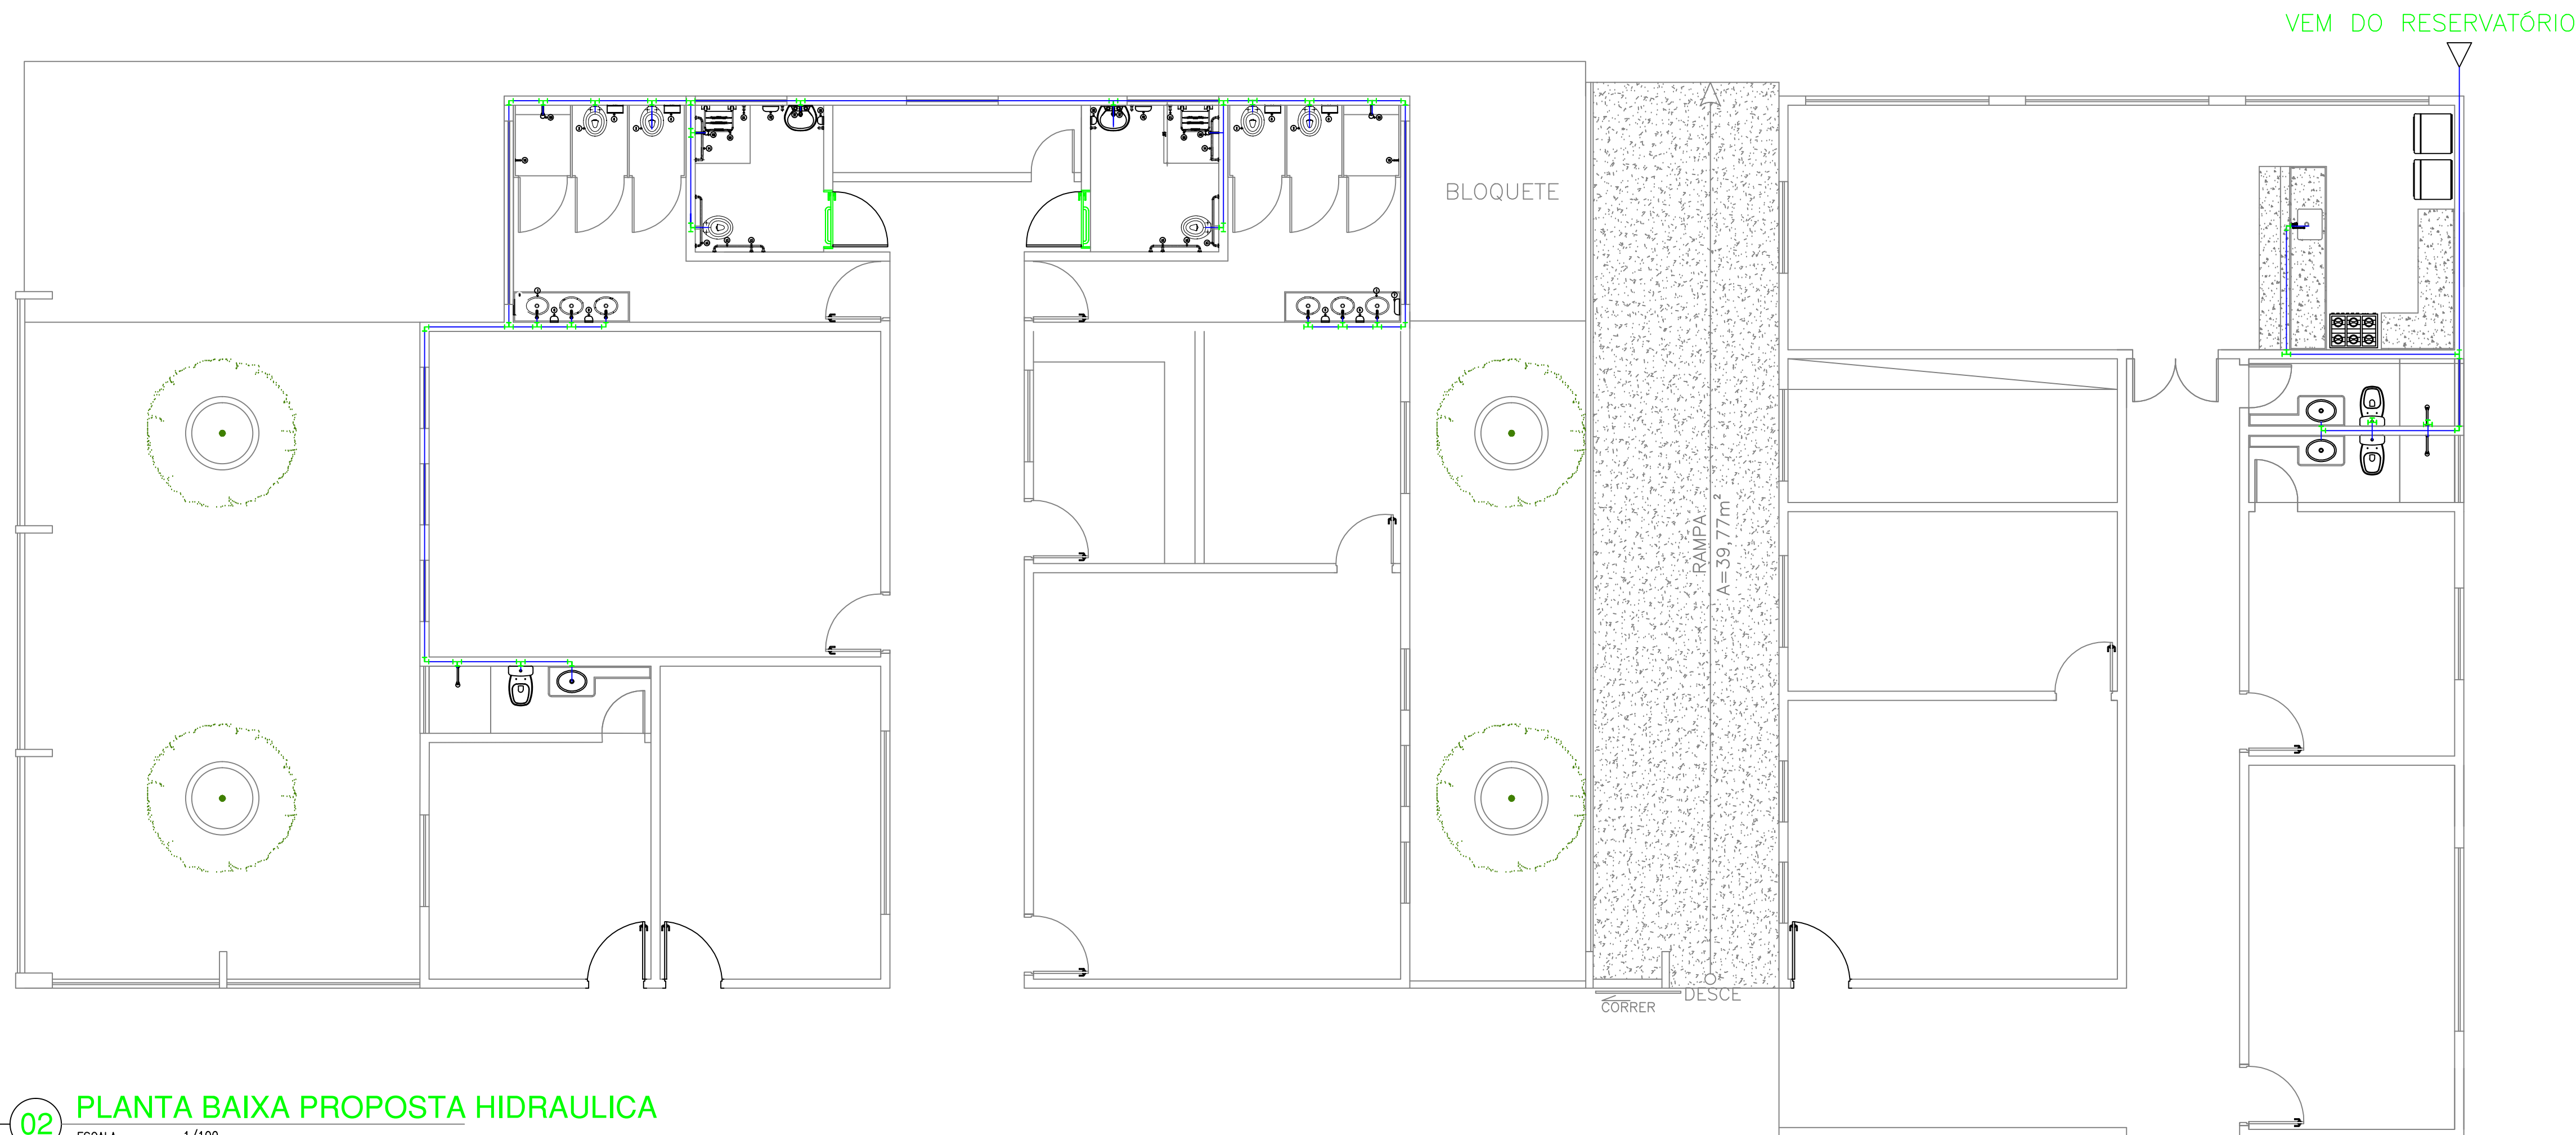

02 PLANTA BAIXA PROPOSTA HIDRAULICA

ESCALA : 1/100

red	COR	PENA
yellow	07	0,1
green	07	0,2
cyan	07	0,3
blue	07	0,4
magenta	07	0,5
white	07	0,6
08	07	0,7
40	07	0,1
94	94	0,1
240	240	0,1
253	253	0,1



GOVERNO DO ESTADO DO PIAUÍ

SEDUC - SECRETARIA DE ESTADO DA EDUCAÇÃO

REGIONAL TERESINA- CETI DIRCEU MENDES ARCOVERDE

DEPARTAMENTO: UNIDADE DE GESTÃO DA REDE FÍSICA		DESENHO:
TÍTULO DO PROJETO: PROJETO ARQUITETÔNICO DE REFORMA		PRANCHA:
ENDEREÇO DO SERVIÇO: R. Valdemar Martins, 3360 - Morada do Sol, 64018-300		01/01
TÍTULO DO DESENHO: PLANTA BAIXA - PROPOSTA HIDROSSANITÁRIO		ESCALA: 1/100
MUNICÍPIO: TERESINA - PI	ZONA: URBANA	REVISÃO:
DESENHO:	FASE:	DATA: JULHO / 2021
		REVISÃO 01