



1 Planta Baixa - Sanitário
1 : 75


Legenda de tubos
 Tubo de PVC de esgoto
 Tubo de PVC de ventilação

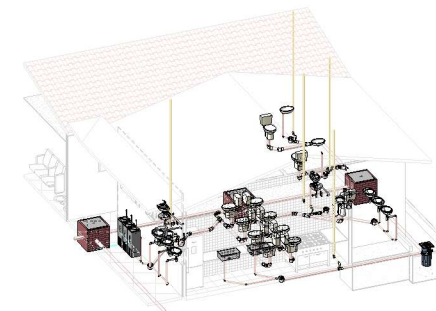


2 Isométrico 1

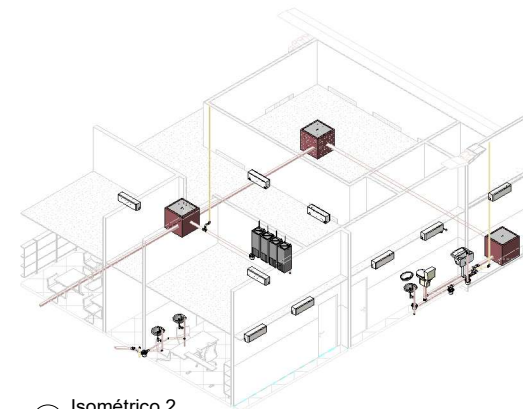


3 Isométrico 2


		GOVERNO DO ESTADO DO PIAUÍ	
DEPARTAMENTO: Gerência de Arquitetura e Engenharia		DESIGNO: IHS	
TÍTULO DO PROJETO: C. L. MONSENHOR ANTÔNIO SAMPAIO		FASE: 03/04	
ENDEREÇO DO SERVIÇO: C. L. MONSENHOR ANTÔNIO SAMPAIO		DATA DA VISITA: 20/01/2021	
MUNICÍPIO: PARNAÍBA - PI		ZONA: URBANA	
TIPO DE PROJETO: Reforma e Ampliação		ESCALA: 1 : 75	
PROJEÇÃO E C/OUTRO: Bruno Leal Melo de Oliveira, CREA 191481 9799		DATA DE EMISSÃO: 20/01/2021	
ARQUITETO DO PROJETO: Mário Tereza Vitor		DATA DE EMISSÃO: 20/01/2021	
REGISTRO CAU: Fase		DATA DE EMISSÃO: 20/01/2021	
TÍTULO DO PROJETO: Projeto Básico - Sanitário - Planta Baixa		DATA DE EMISSÃO: 20/01/2021	

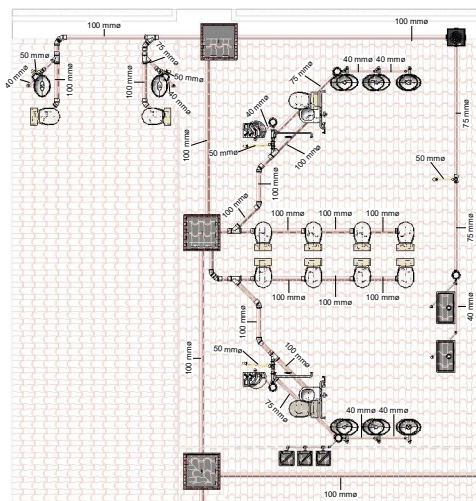

1 Planta Baixa BWCs e Cozinha

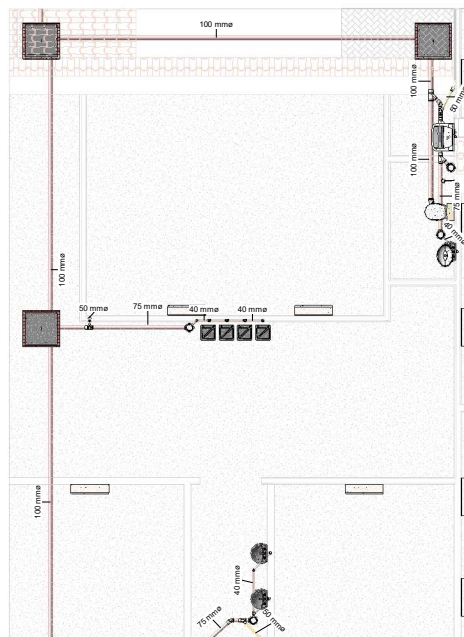

2 Planta Baixa Detalhes

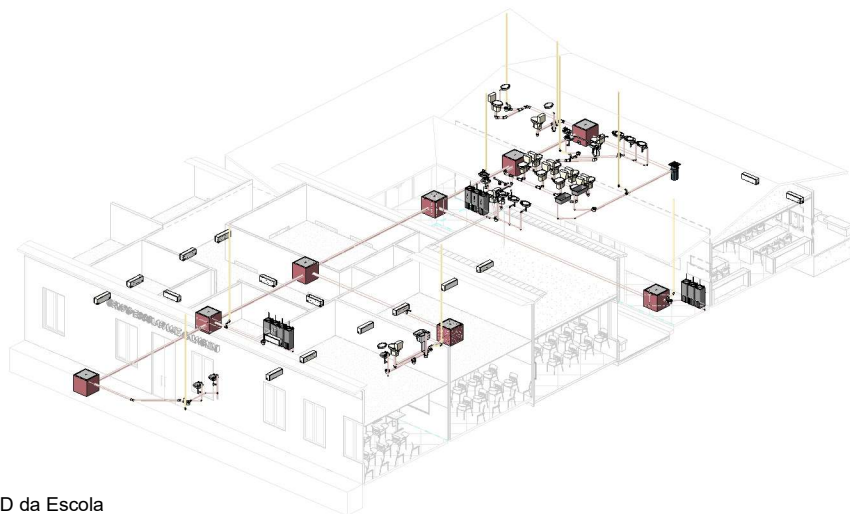

3 Vista 3D da Escola

Legenda de tubos	
—	Tubo de PVC de esgoto
—	Tubo de PVC de ventilação

Pipe Fitting Schedule	
Descrição	Quantidade
Joelho 45° 40mm, Esgoto Série Normal - TIGRE	7
Joelho 45° 75mm, Esgoto Série Normal - TIGRE	3
Joelho 45° 100mm, Esgoto Série Normal - TIGRE	14
Joelho 90° 40mm, Esgoto Série Normal - TIGRE	44
Joelho 90° 50mm, Esgoto Série Normal - TIGRE	18
Joelho 90° 100mm, Esgoto Série Normal - TIGRE	13
Junção Simples 40 x 40mm, Esgoto Série Normal - TIGRE	6
Junção Simples 75 x 75mm, Esgoto Série Normal - TIGRE	4
Junção Simples 100 x 75mm, Esgoto Série Normal - TIGRE	5
Junção Simples 100 x 100mm, Esgoto Série Normal - TIGRE	9
Luva Simples 50mm, Esgoto Série Normal - TIGRE	18
Luva Simples 75mm, Esgoto Série Normal - TIGRE	16
Luva Simples 100mm, Esgoto Série Normal - TIGRE	41
Tê 75 x 50mm, Esgoto Série Normal - TIGRE	8

Pipe Schedule		
Descrição	Diâmetro	Comprimento
Sanitário		
Pipe Types: PVC - Esgoto - Série Normal Tigre	40 mm	36.10
Pipe Types: PVC - Esgoto - Série Normal Tigre	75 mm	20.75
Pipe Types: PVC - Esgoto - Série Normal Tigre	100 mm	83.61
Ventilação		
Pipe Types: PVC - Ventilação - Série Normal Tigre	50 mm	46.46

	GOVERNO DO ESTADO DO PIAUÍ	
	SEDUC - SECRETARIA DE ESTADO DA EDUCAÇÃO	
DEPARTAMENTO: Gerência de Arquitetura e Engenharia	DESENHO: IHS	
TÍTULO DO PROJETO: C. L. MONSENHOR ANTÔNIO SAMPAIO	FRANCHA: 04/04	
ENDEREÇO DO SERVIÇO: C. L. MONSENHOR ANTÔNIO SAMPAIO	MUNICÍPIO: PARNABAIA - PI	ZONA: URBANA
TIPO DE PROJETO: Reforma e Ampliação		
PROPRIETÁRIO / FOM: Bruno Leal Melo de Oliveira, CREA 191481 9799		DATA DA VISITA: 20/01/2021
ARQUITETO DO PROJETO: Maria Tereza Vitor	FASE: Status do projeto	DATA DE EMISSÃO: 20/01/2021
REGISTRO CAU: TÍTULO DO DESENHO:	FASE: Status do projeto	DATA DE EMISSÃO: 20/01/2021
PROJETO BÁSICO - SANITÁRIO - DETALHES E TABELAS		