

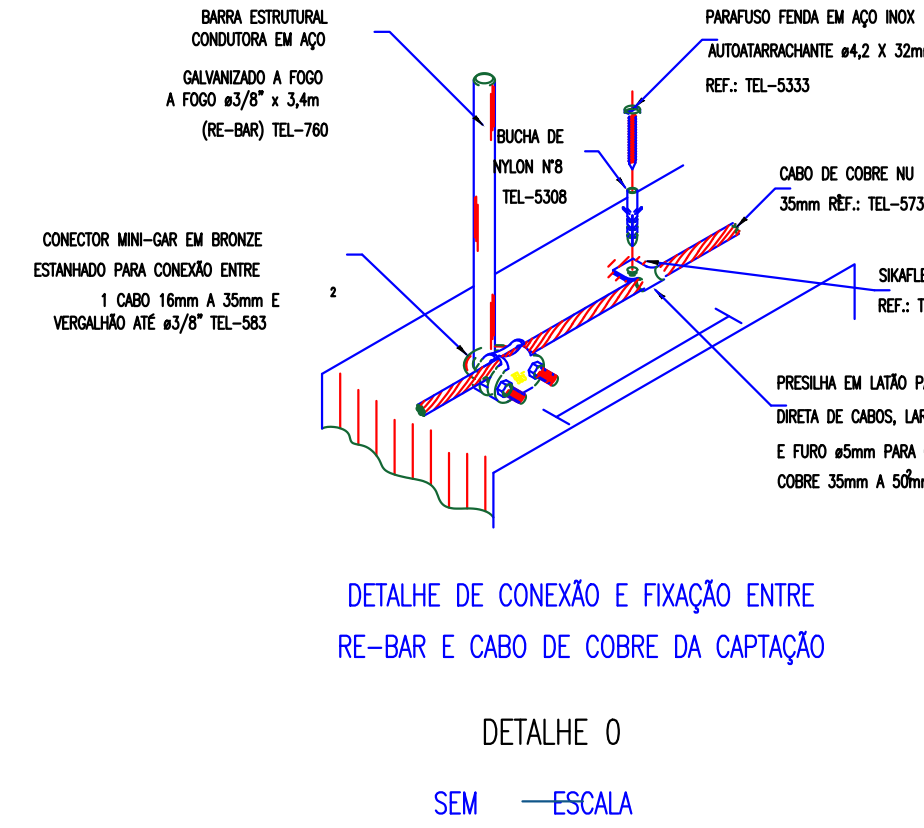
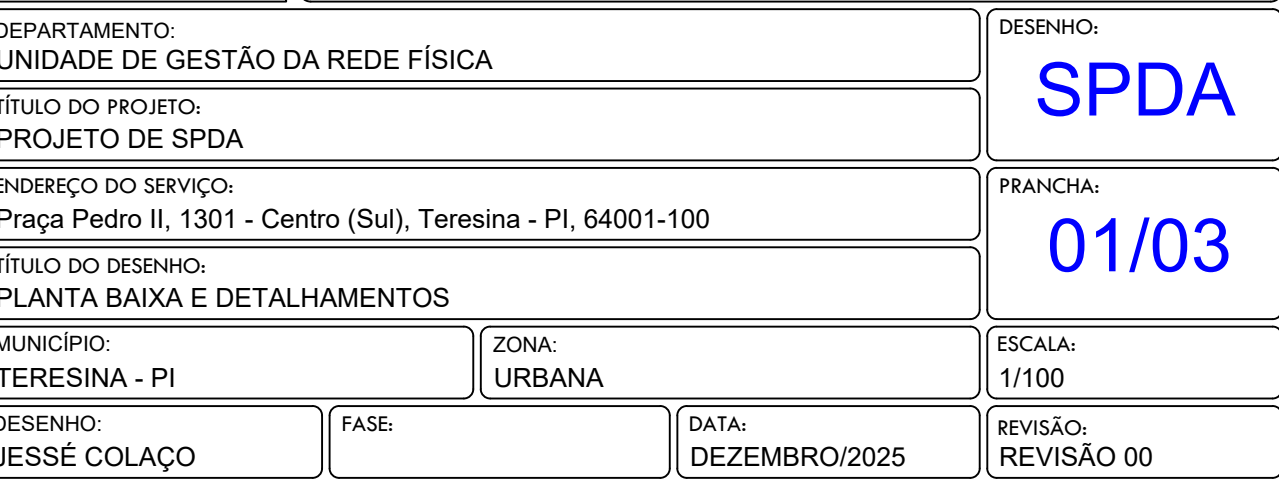


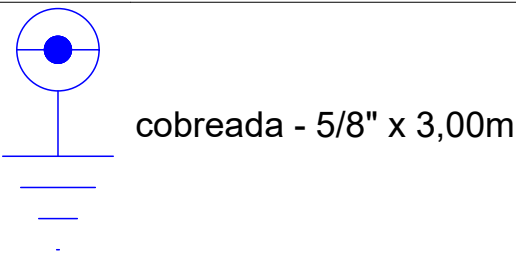

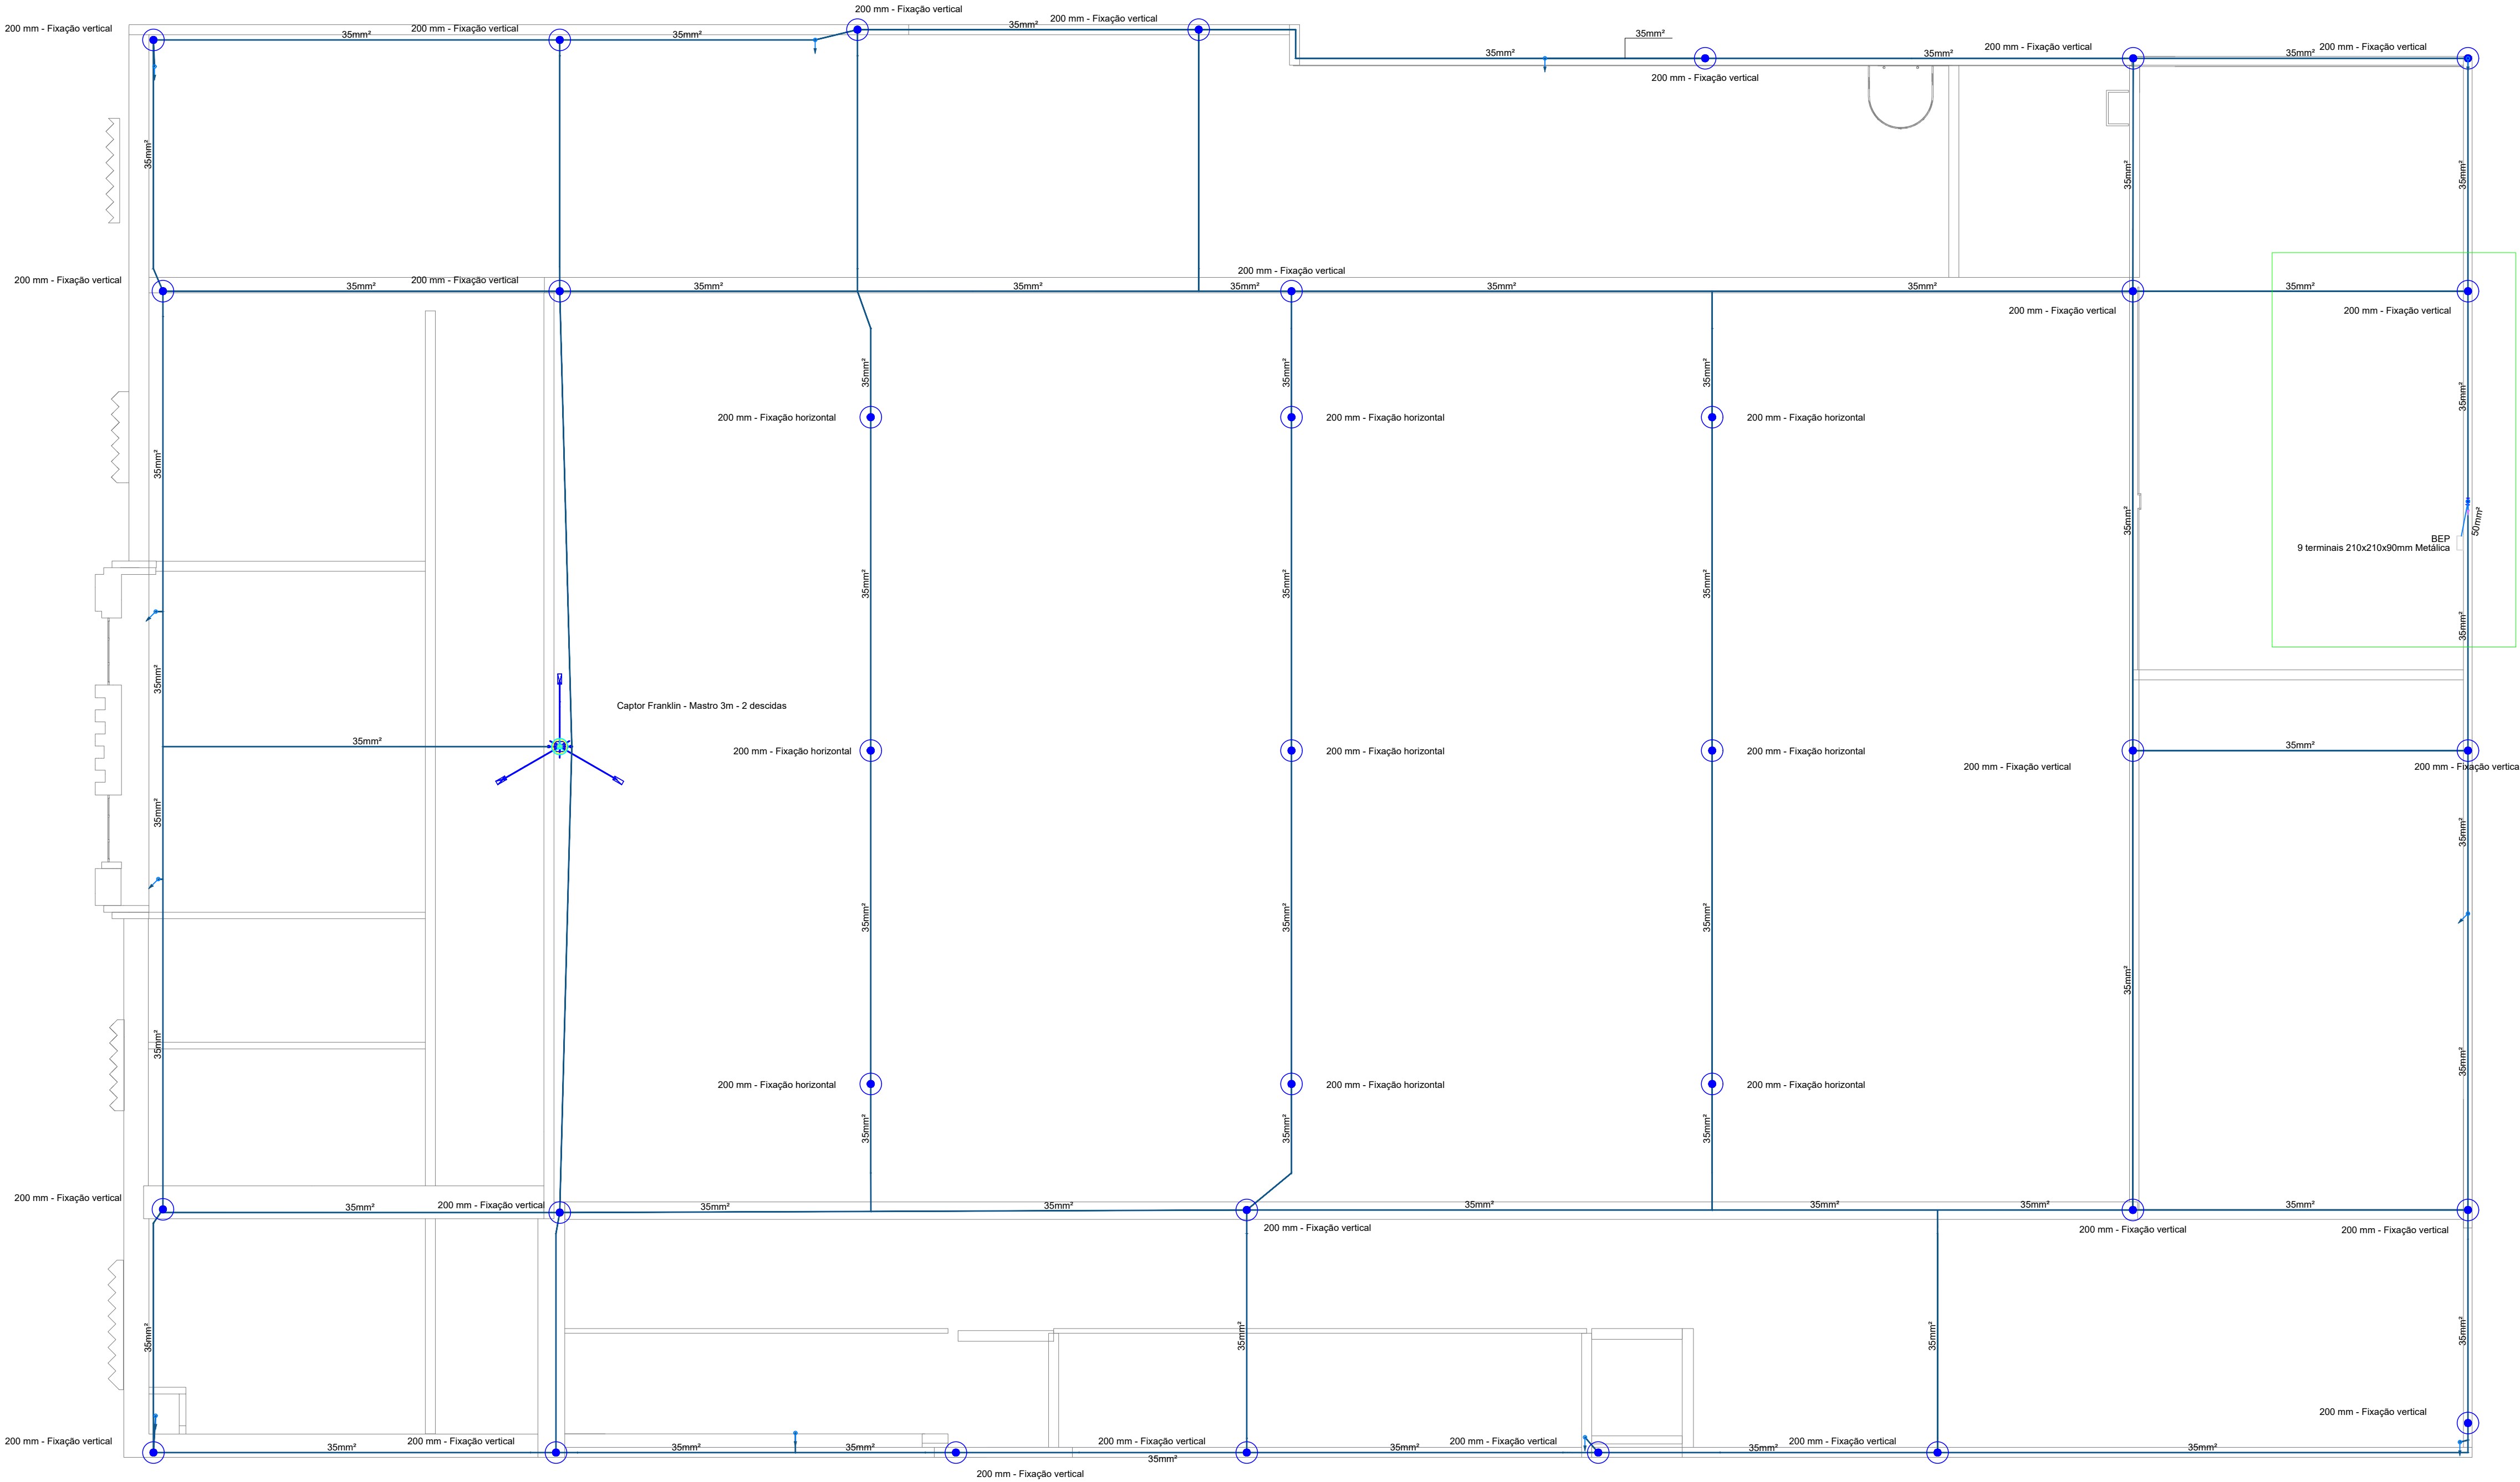

Lista de materiais - CAIXA D AGUA		
SPDA		
BIMFLIX - SPDA		
CAPTOR FRANKLIN		
CAPTOR TIPO FRANKLIN COM MASTRO DE 3,0 METROS	1 pç	
MASTRO		
MASTRO SIMPLES - 3m x ø2"	1 pç	
Captore		
Terminal Aéreo		
200 mm - Fixação horizontal	9 pç	
200 mm - Fixação vertical	26 pç	
Condutores de proteção (SPDA)		
Cabo de cobre Nú - 7 fios		
35mm²		344.74 m
Isolador simples		
Fix. horizontal - 200 mm	58 pç	
Re-bar redonda aço galvanizado		
50mm²		24.96 m

Legenda - CAIXA D AGUA	
	CAPTOR TIPO FRANKLIN COM MASTRO DE 3,0 METROS
	Terminal Aéreo - 200 mm - Fixação horizontal
	Terminal Aéreo - 200 mm - Fixação vertical





Legenda de condutos - TÉRREO	
	SPDA

HISTÓRICO		
ALTERAÇÃO	REVISÃO	DATA
1.		
2.		
3.		
4.		
5.		


ARQUITETO(A):	ENGENHEIRO(A) RESPONSÁVEL:	PROPRIETÁRIO:
ARQUITETO (A) CAU XXXXXX-X		

	GOVERNO DO ESTADO DO PIAUÍ	
	SEDUC - SECRETARIA DE ESTADO DA EDUCAÇÃO ESCOLA DE CINEMA E AUDIOVISUA CINE REX - 4ª GRE	

DEPARTAMENTO: UNIDADE DE GESTÃO DA REDE FÍSICA	DESENHO: SPDA
TÍTULO DO PROJETO: PROJETO DE SPDA	PRANCHA: 02/03
ENDEREÇO DO SERVIÇO: Praça Pedro II, 1301 - Centro (Sul), Teresina - PI, 64001-100	ESCALA: 1/125
TÍTULO DO DESENHO: PLANTA BAIXA E DETALHAMENTOS	REVISÃO: REVISÃO 00
MUNICÍPIO: TERESINA - PI	ZONA: URBANA
DESENHO: JESSE COLAÇO	FASE:
DATA: DEZEMBRO/2025	

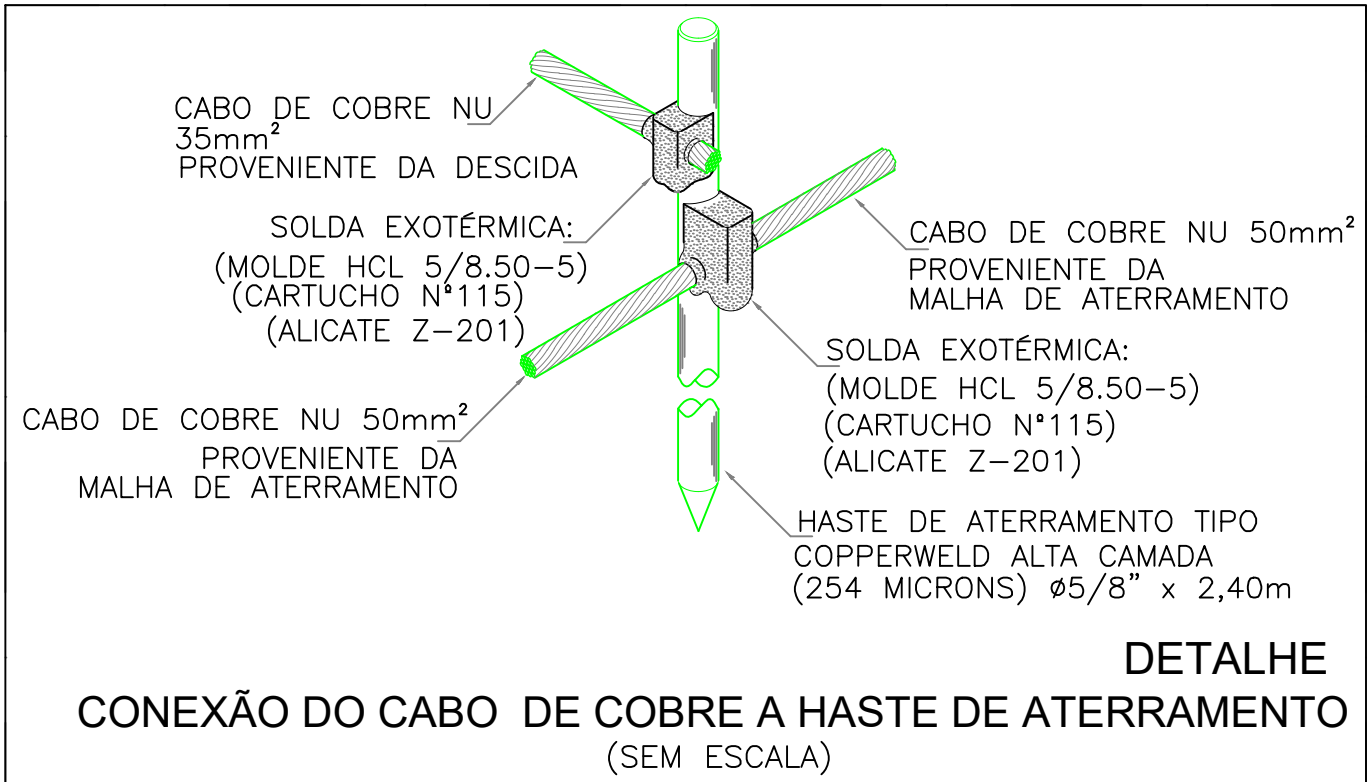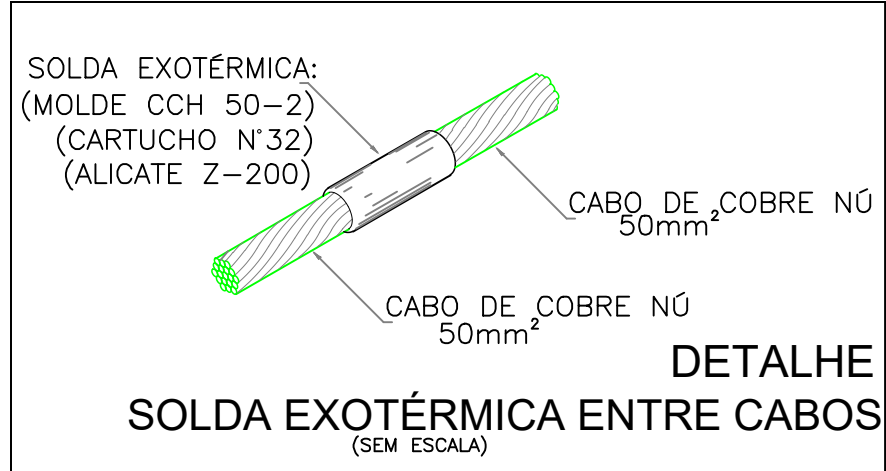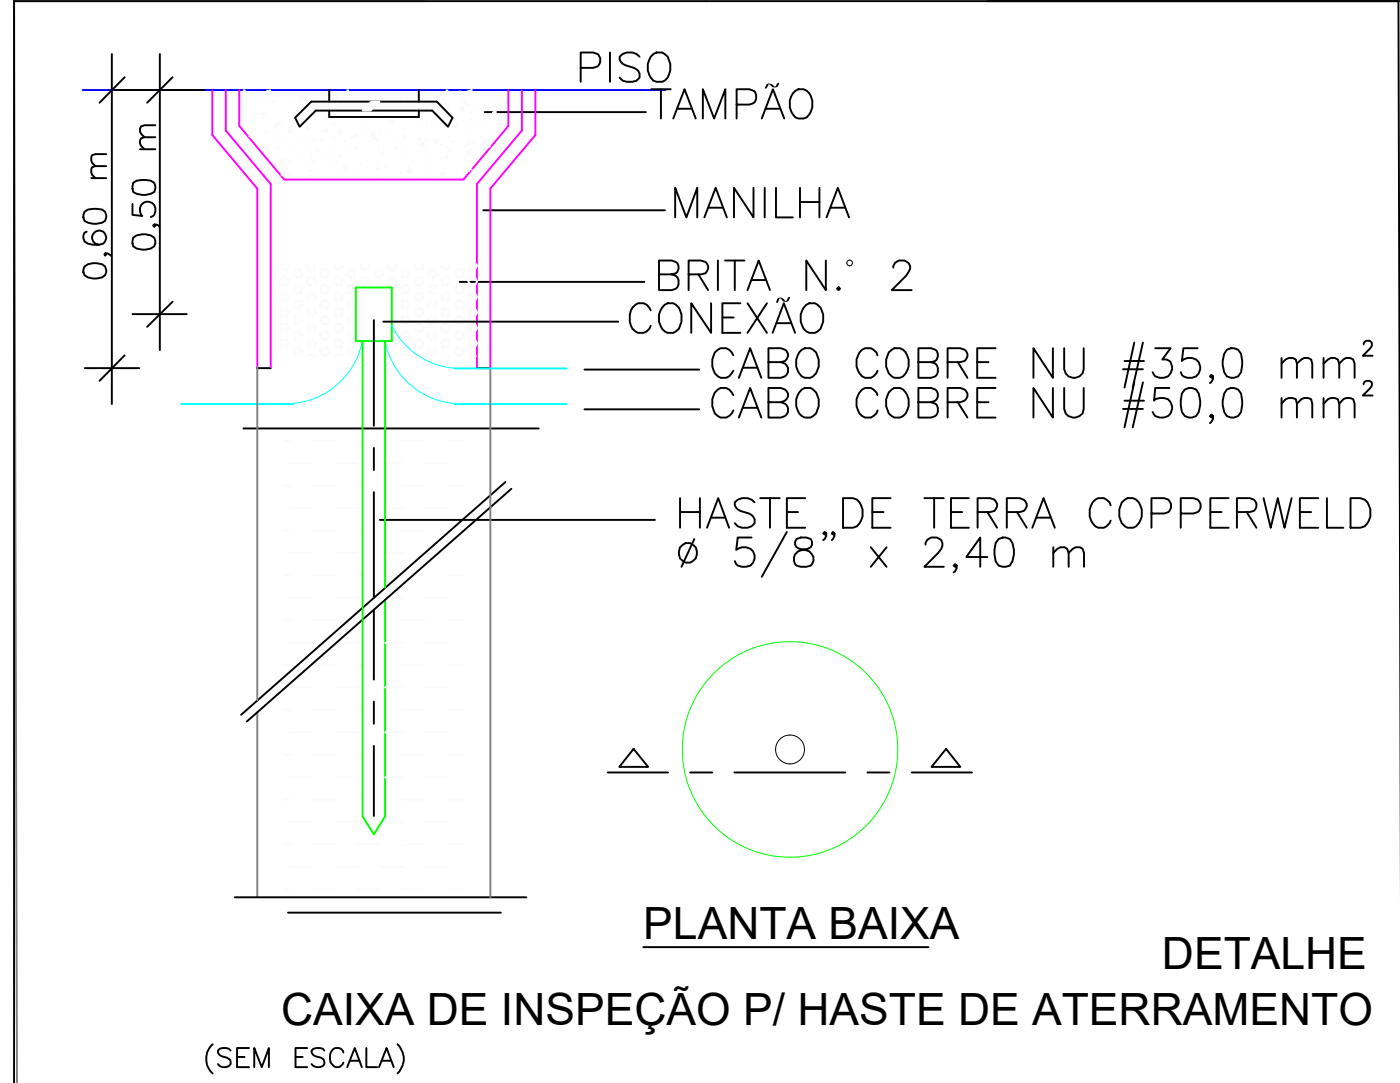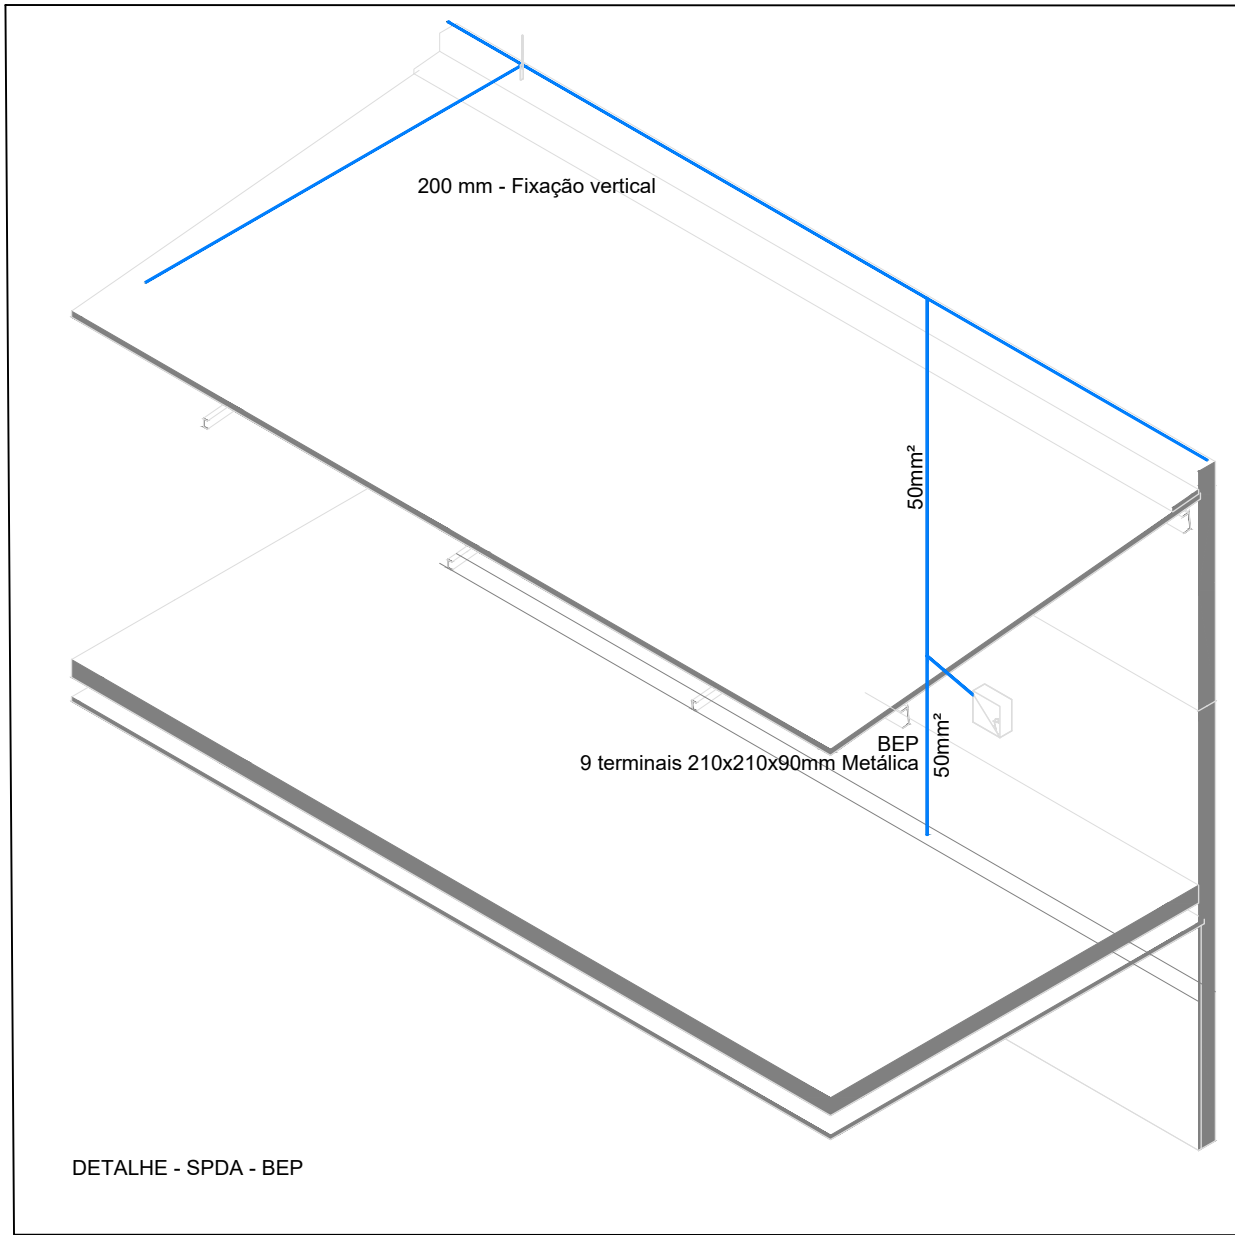


COR PENA
red 07 0,1
yellow 07 0,2
green 07 0,3
cyan 07 0,4
blue 07 0,5
magenta 07 0,6
white 07 0,7
08 07 0,1
09 40 0,1
10 94 0,1
11 240 0,1
12 253 0,1

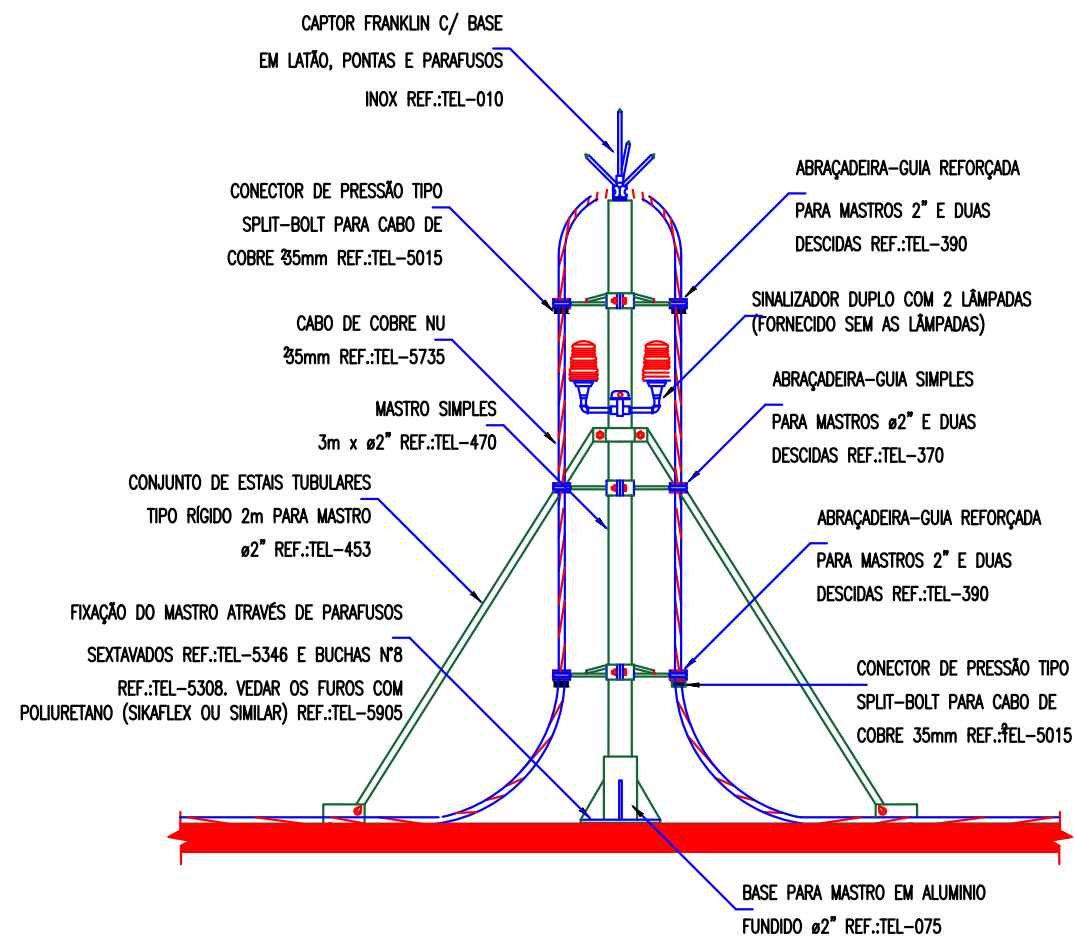

DETALHE DE CAPTOR TIPO FRANKLIN
EM MASTRO 3 METROS SIMPLES

DETALHE 0


SEM —ESCALA

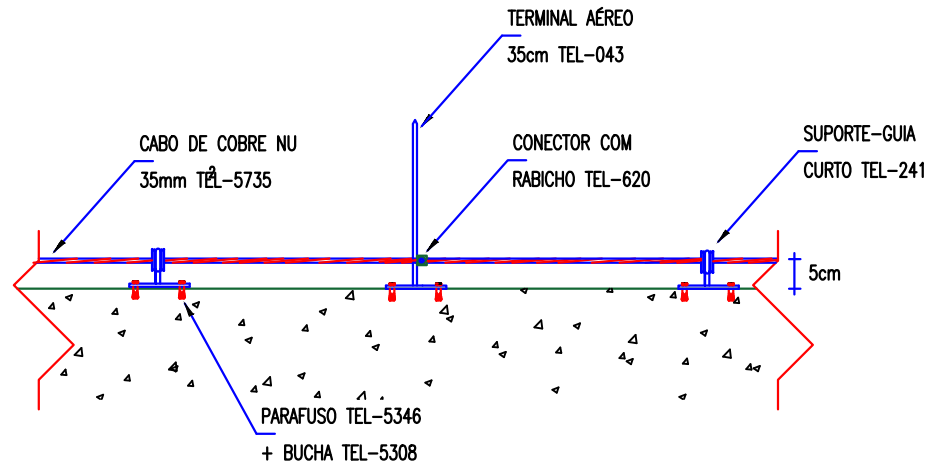

CABO FIXADO ATRAVÉS DE
SUPPORTE GUIA CURTO TEL-241
E TERMINAL AÉREO TEL-043

DETALHE 0


SEM —ESCALA

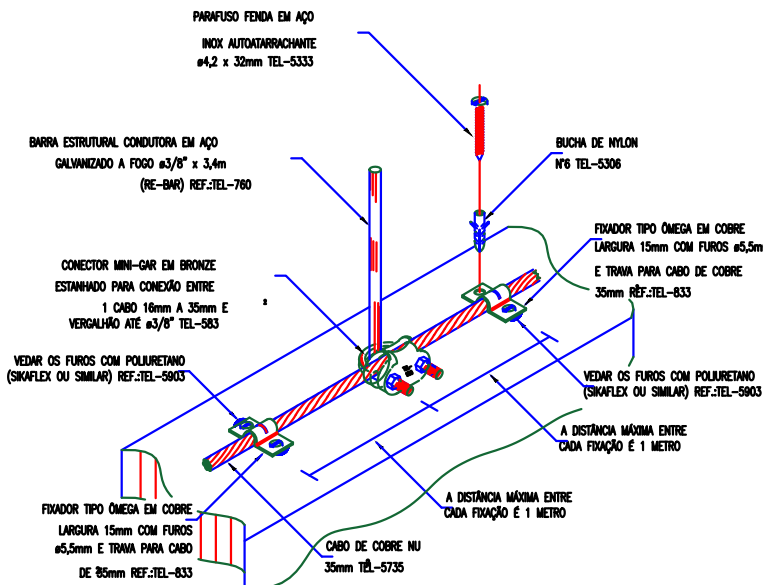

DETALHE DE CONEXÃO E FIXAÇÃO ENTRE
RE-BAR E CABO DE COBRE DA CAPTAÇÃO

DETALHE 0


SEM —ESCALA

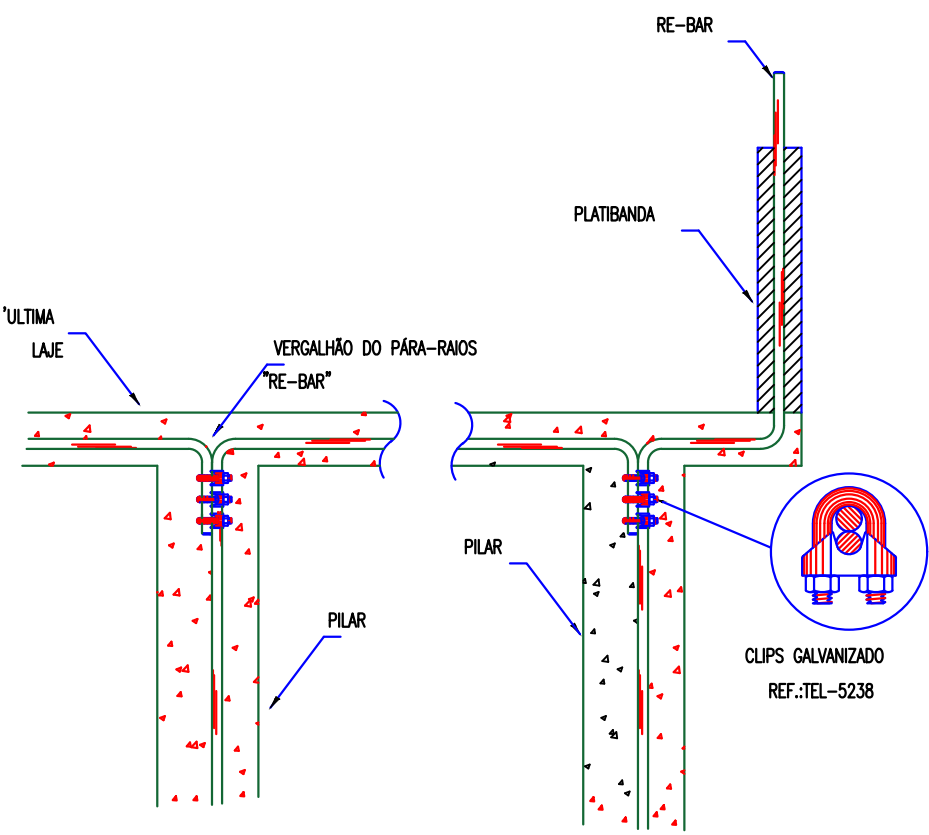

DETALHE GÊNÉRICO
DA UTILIZAÇÃO DOS RE-BAR

DETALHE 0

SEM —ESCALA

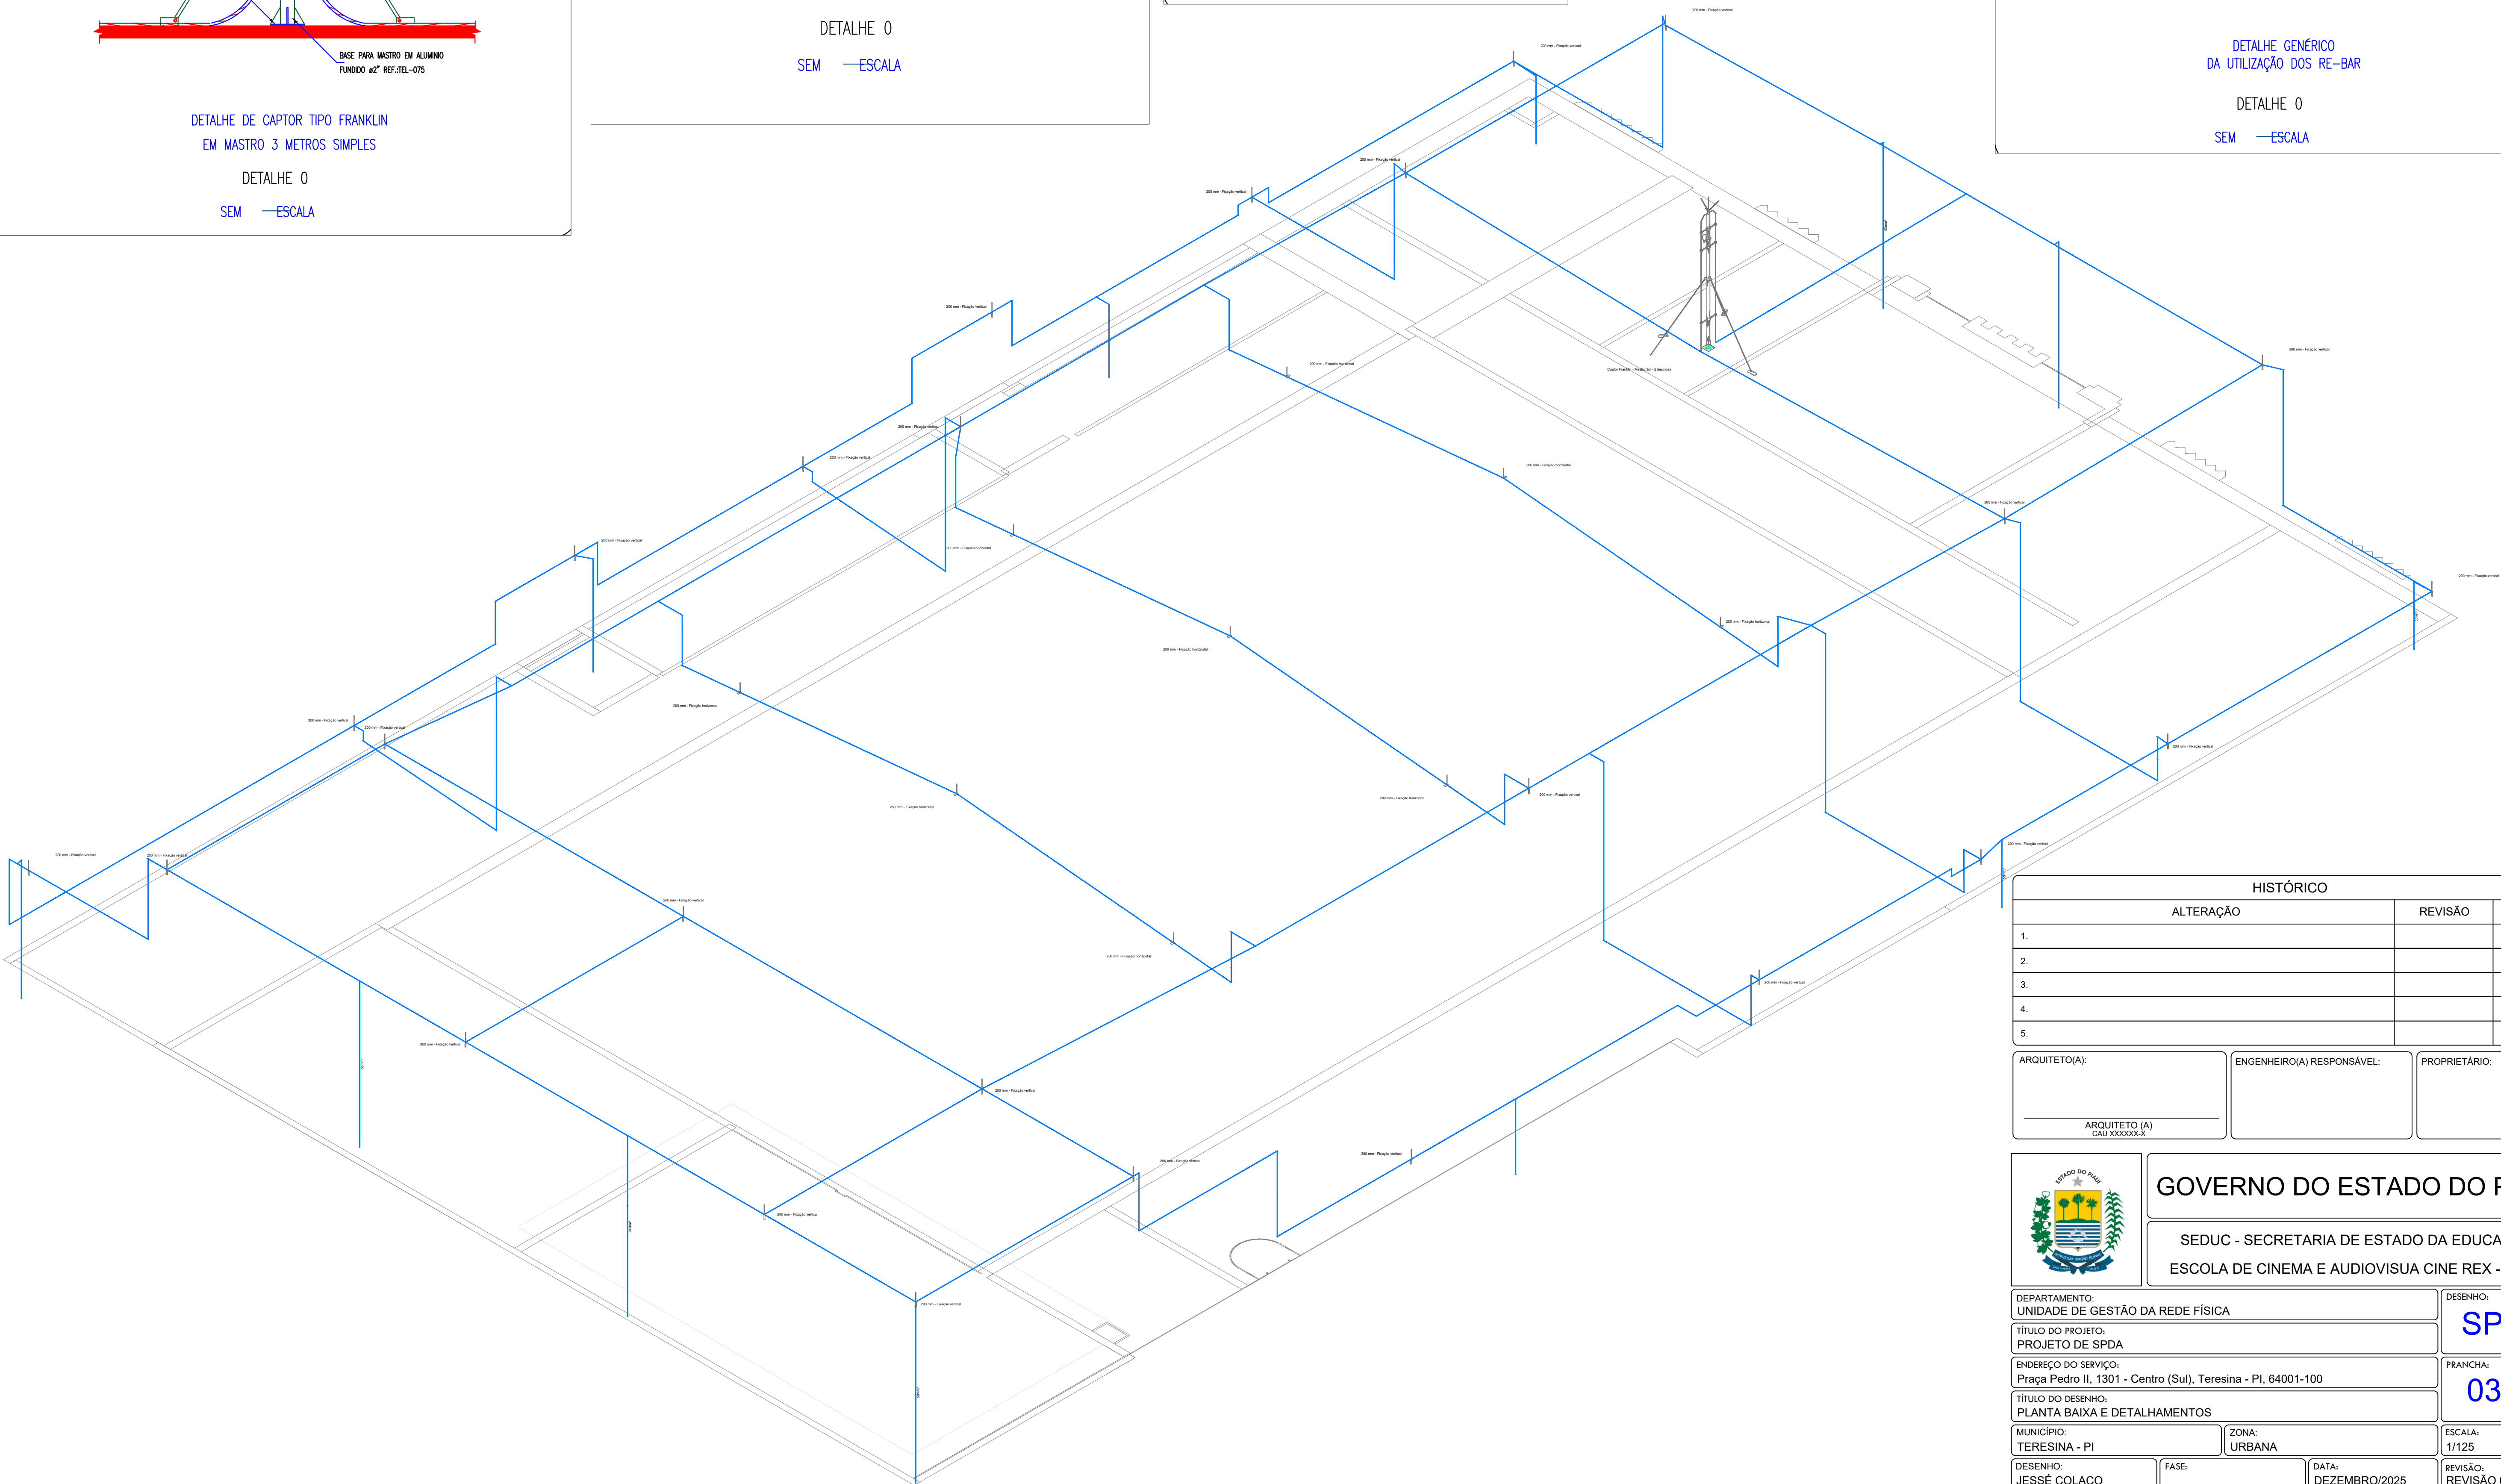

HISTÓRICO		
ALTERAÇÃO	REVISÃO	DATA
1.		
2.		
3.		
4.		
5.		

ARQUITETO(A): ARQUITETO (A) CAU XXXXXXX-X	ENGENHEIRO(A) RESPONSÁVEL:	PROPRIETÁRIO:
---	----------------------------	---------------



GOVERNO DO ESTADO DO PIAUÍ
SEDUC - SECRETARIA DE ESTADO DA EDUCAÇÃO
ESCOLA DE CINEMA E AUDIOVISUA CINE REX - 4ª GRE

DEPARTAMENTO: UNIDADE DE GESTÃO DA REDE FÍSICA	DESENHO: SPDA
TÍTULO DO PROJETO: PROJETO DE SPDA	PRANCHA: 03/03
ENDEREÇO DO SERVIÇO: Praça Pedro II, 1301 - Centro (Sul), Teresina - PI, 64001-100	MUNICÍPIO: TERESINA - PI
TÍTULO DO DESENHO: PLANTA BAIXA E DETALHAMENTOS	ZONA: URBANA
DESENHO: JESSE COLAÇO	FASE:
REVISÃO:	DATA: DEZEMBRO/2025
REVISÃO 00	

COR PENA
07 0.1
red 0.2
yellow 0.3
green 0.4
cyan 0.5
blue 0.6
magenta 0.7
white 0.8
08 0.1
40 0.1
94 0.1
240 0.1
253 0.1