


Rua Projetada

Rua Projetada


Rua Projetada

P2

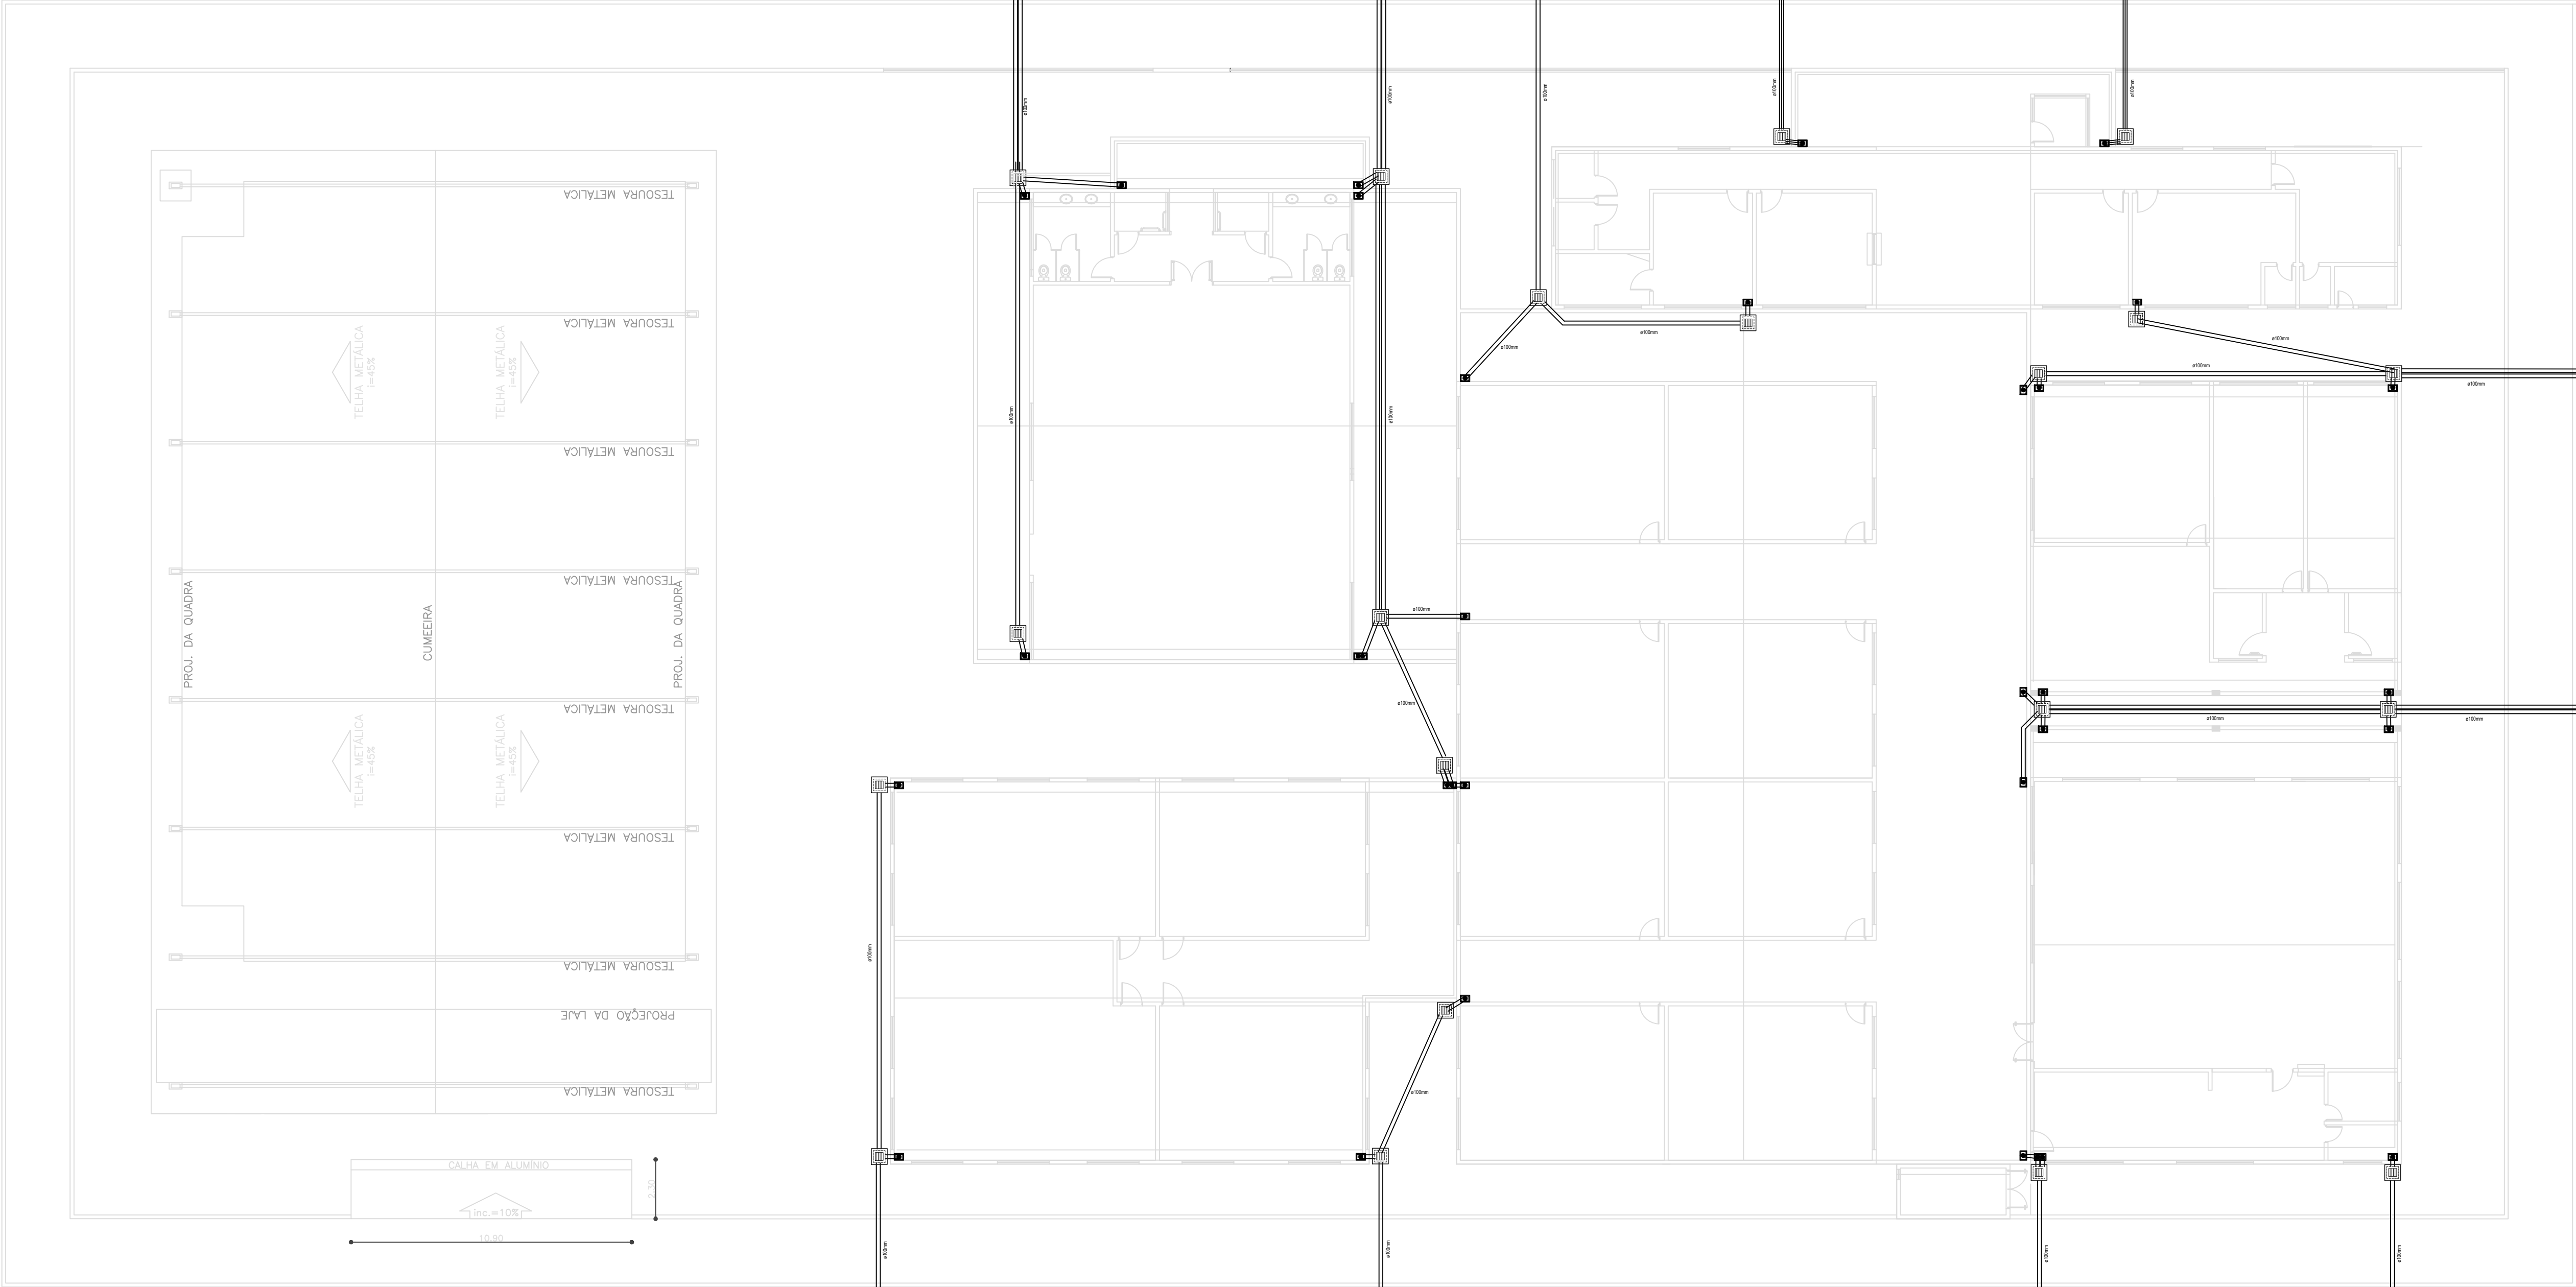

Planta de Drenagem  
escala 1:150

- Legenda
- CAIXA PLUVIAL COM GRELHA
  - TUBULAÇÃO PVC - ø100mm



GOVERNO DO ESTADO DO PIAUÍ

SEDUC - SECRETARIA DE ESTADO DA EDUCAÇÃO

ESCOLA MODELO - ALEGRETE/PI

DEPARTAMENTO: GERÊNCIA DE ARQUITETURA E ENGENHARIA		DESENHO:	
TÍTULO DO PROJETO: PROJETO DE CONSTRUÇÃO - ESCOLA MODELO - ALEGRETE/PI		PRANCHAS: 01	
ENDEREÇO DO SERVIÇO: RUA PROJETADA - ALEGRETE/PI		TÍTULO DO DESENHO: PROJETO DE DRENAGEM - PLANTA BAIXA	
PROJETO: AURICÉLIO LOPES	MUNICÍPIO: TERESINA	ZONA: URBANA	DESENHO: ESCALA: INDICADA
FASE: PROJETO BÁSICO	DATA: OUTUBRO/2020	REVISÃO: 01	