




14 VISTA 01
ESCALA : 1/25

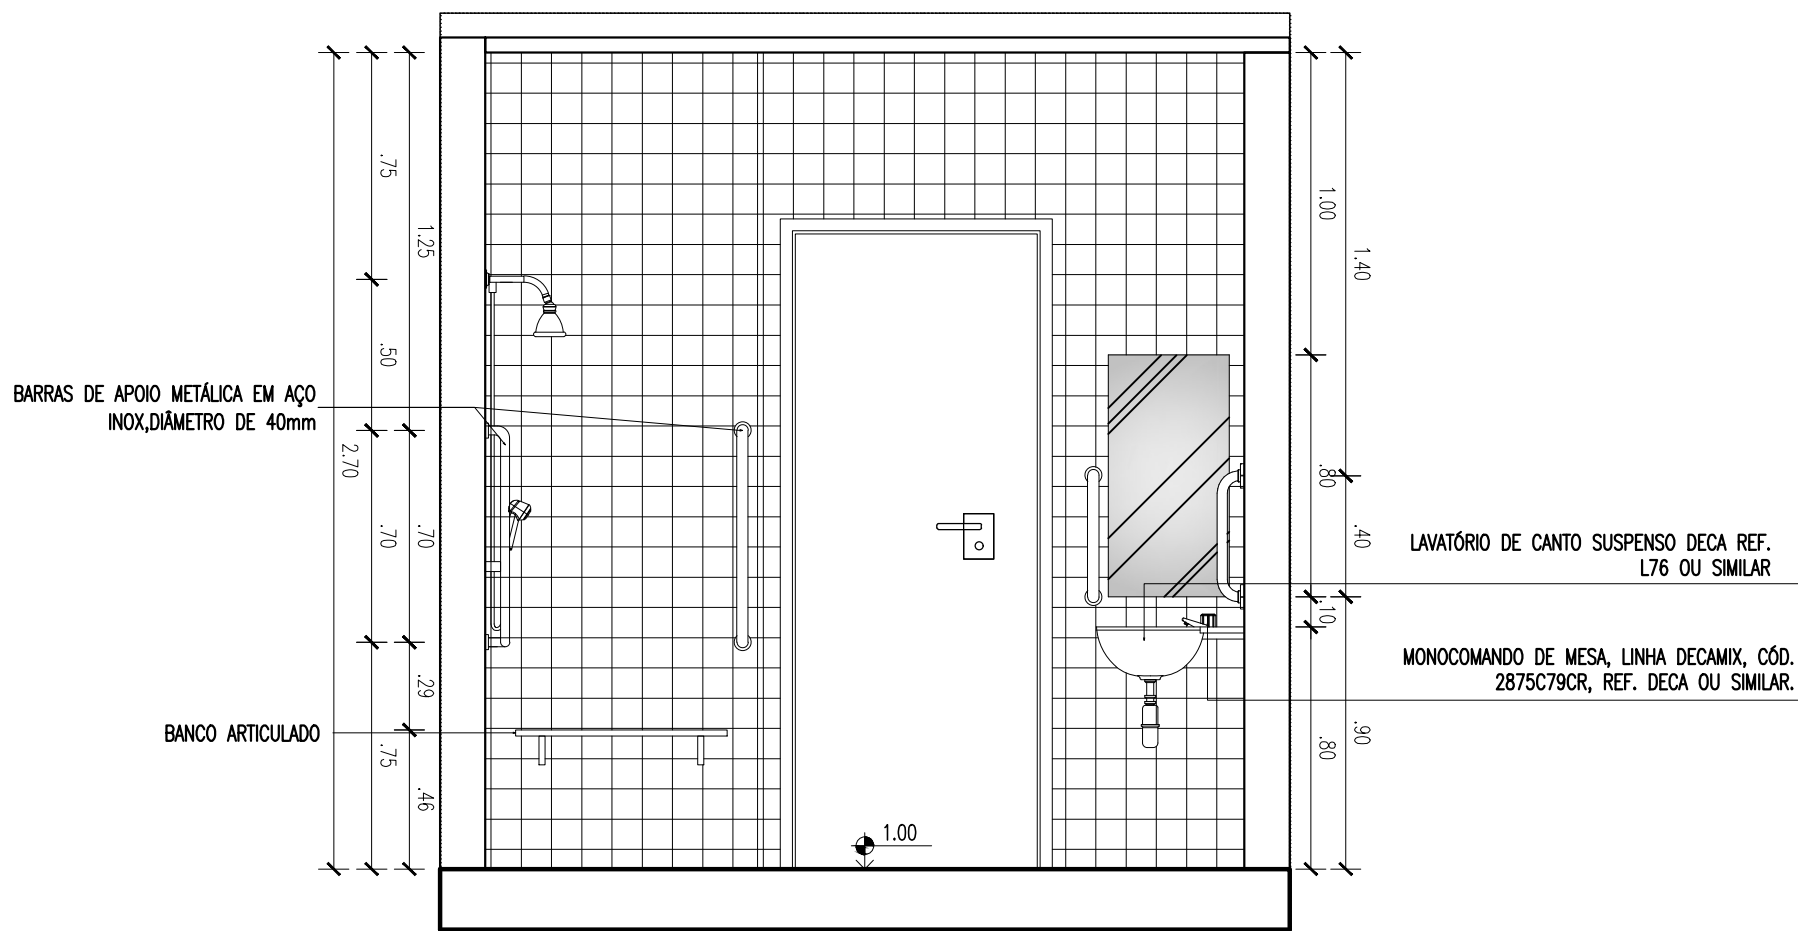


17 VISTA 04
ESCALA : 1/25

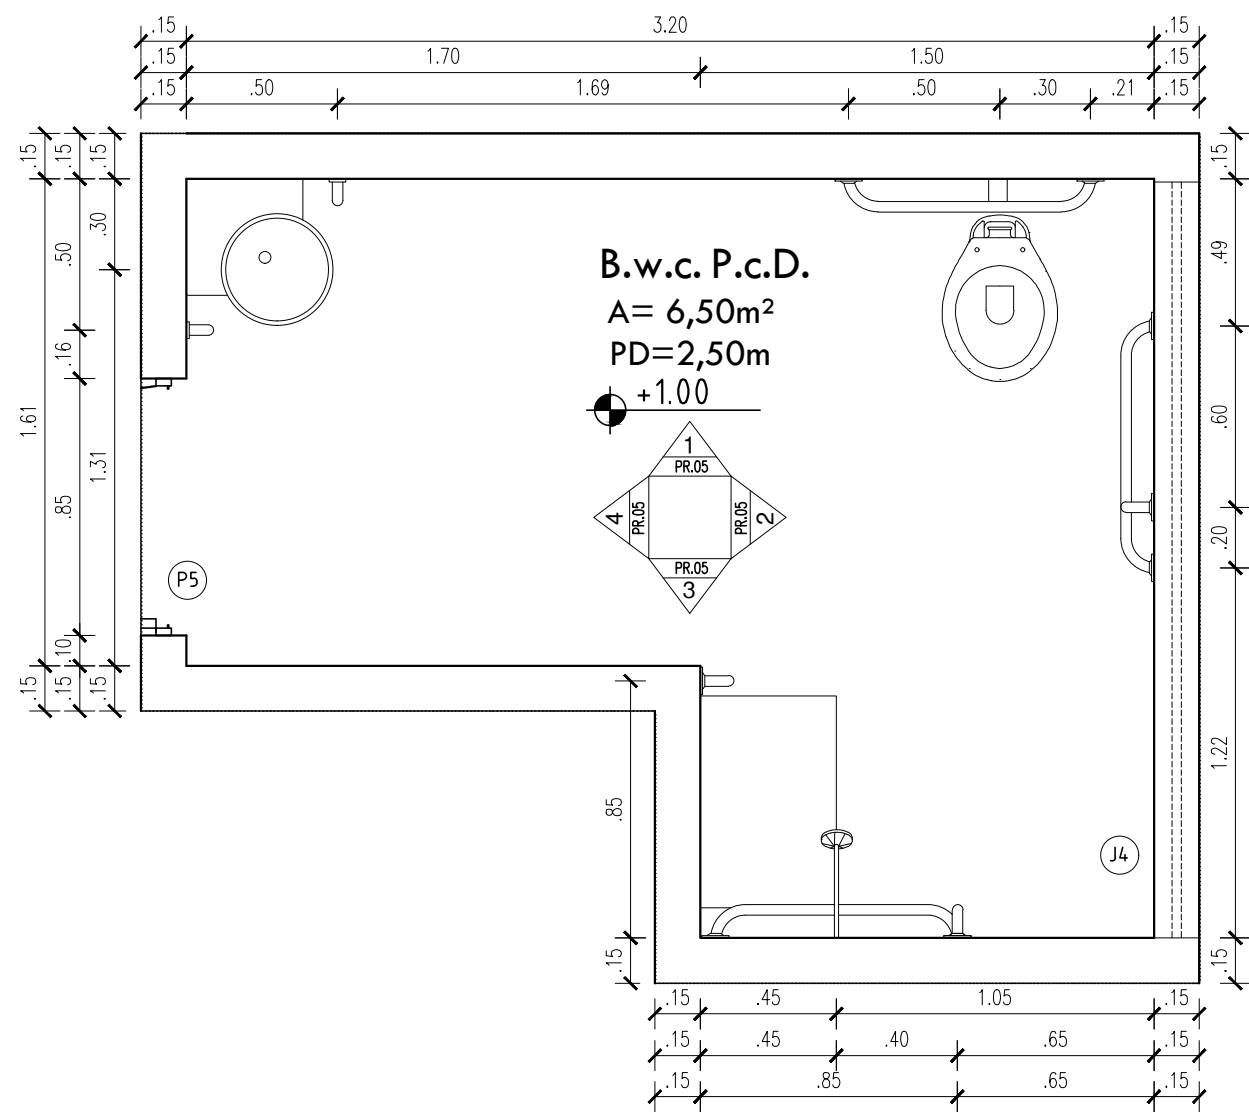

13 PLANTA BAIXA - BWC PcD
ESCALA : 1/25

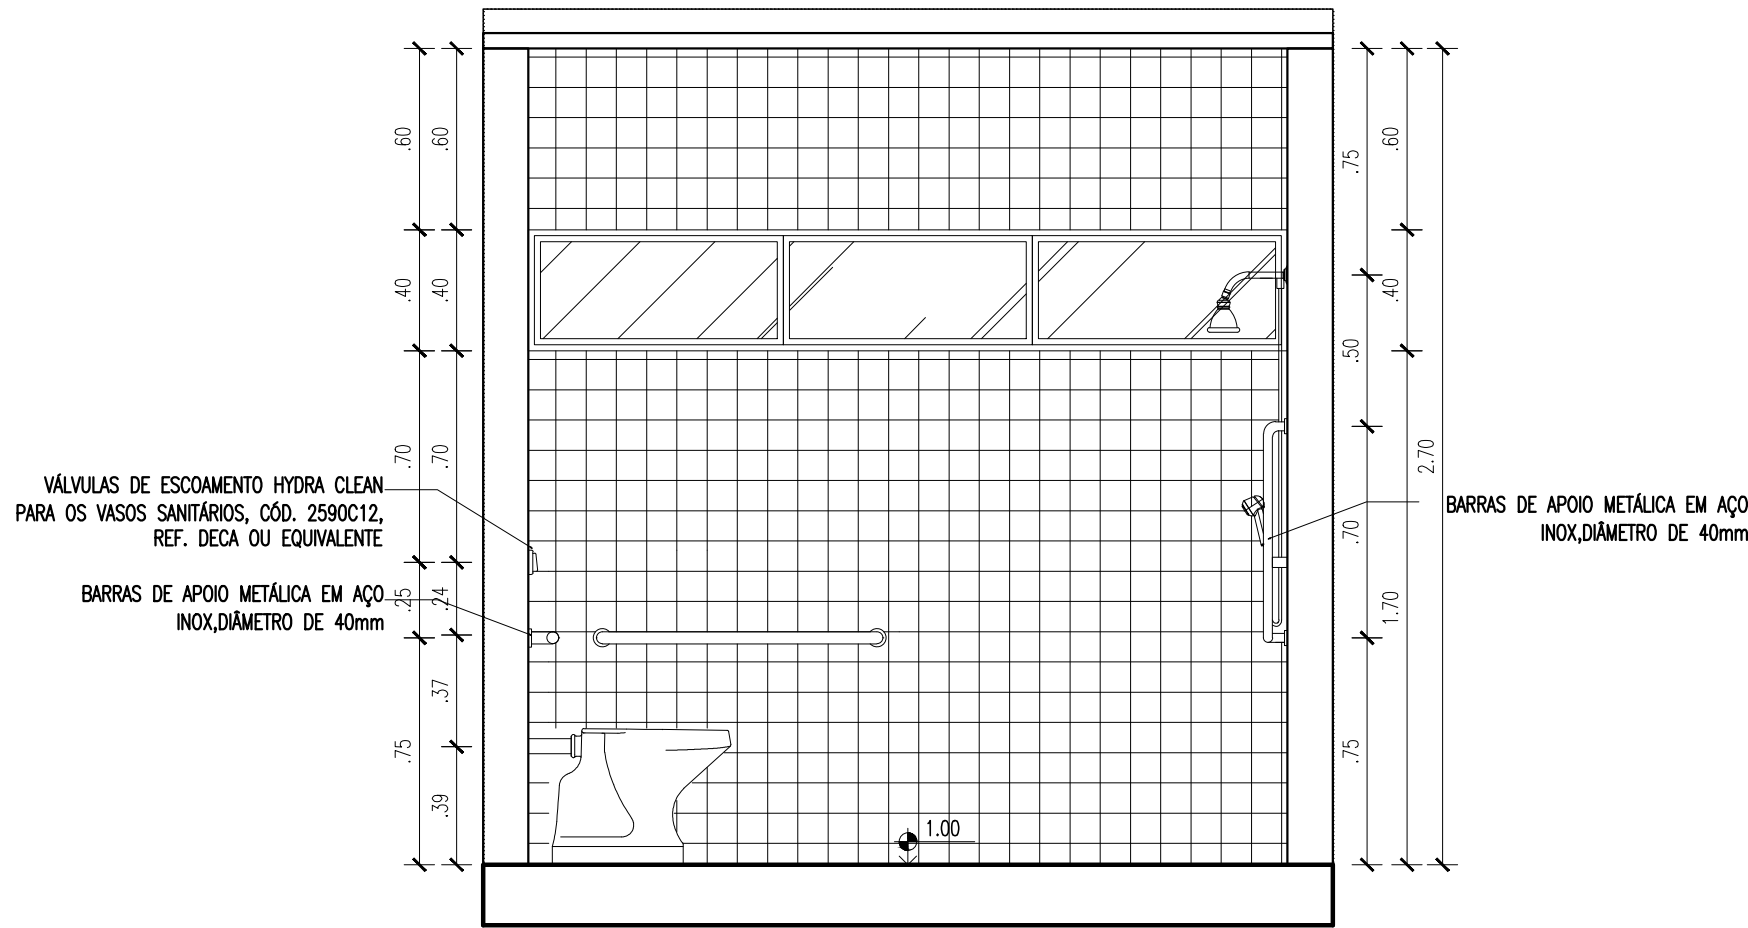

15 VISTA 02
ESCALA : 1/25

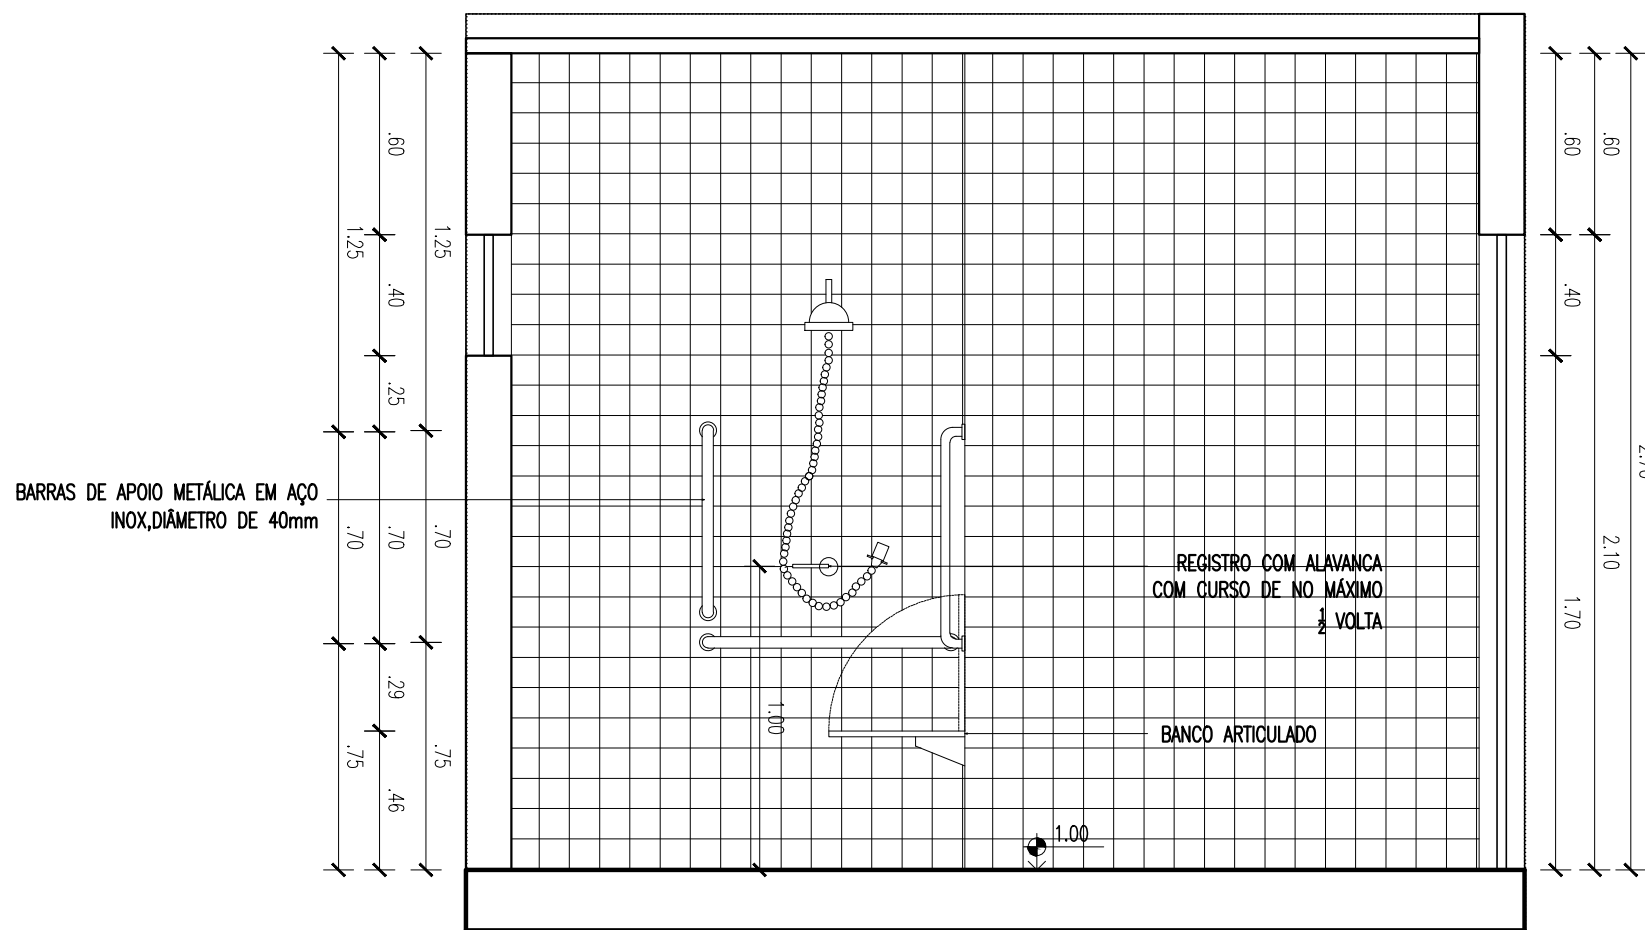

16 VISTA 03
ESCALA : 1/25

HISTÓRICO		
ALTERAÇÃO	REVISÃO	DATA
1.		
2.		
3.		
4.		
5.		
ARQUITETO(A):	ENGENHEIRO(A) RESPONSÁVEL:	PROPRIETÁRIO:

GOVERNO DO ESTADO DO PIAUÍ

SEDUC - SECRETARIA DE ESTADO DA EDUCAÇÃO

13º GRE - REGIONAL SÃO RAIMUNDO NONATO

DEPARTAMENTO: UNIDADE DE GESTÃO DA REDE FÍSICA

TÍTULO DO PROJETO: PROJETO DE REFORMA

ENDEREÇO DO SERVIÇO: RUA ANCIETO CAVALCANTE

TÍTULO DO DESENHO: DETALHAMENTO BANHEIRO ACESSÍVEL

MUNICÍPIO: SÃO RAIMUNDO NONATO - PI

DESENHO:

ZONA: URBANA

ESCALA: 1/100

DATA: ABRIL/2021

REVISÃO: REVISÃO 01

PRANCHA: 05/05

DET

COR. PENA

red	07	0.1
yellow	07	0.2
green	07	0.3
cyan	07	0.4
blue	07	0.5
magenta	07	0.6
white	07	0.7
08	07	0.8
40	40	0.1
94	94	0.1
240	240	0.1
250	250	0.1