


ESCALA 1:100

HISTÓRICO		
ALTERAÇÃO	REVISÃO	DATA
1.		
2.		
3.		
4.		
5.		

ENGENHEIRO(A) RESPONSÁVEL:  ELENILSON DA SILVA CARDOSO CREA: 110201544	PROPRIETÁRIO:
---	---------------

 GOVERNO DO ESTADO DO PIAUÍ	
SEDUC - SECRETARIA DE ESTADO DA EDUCAÇÃO 10º GRE - CETI ESCOLA NOVA SÃO JOSÉ DO PEIXE	
DEPARTAMENTO: UNIDADE DE GESTÃO DA REDE FÍSICA	DESENHO: SANI
TÍTULO DO PROJETO: PROJETO DE INSTALAÇÕES SANITÁRIAS	FRANCHA: 01/05
ENDEREÇO DO SERVIÇO: RUA FRANCISCO MENDES, S/N CENTRO, 64555-000	
TÍTULO DO DESENHO: PLANTA BAIXA/DETALHAMENTO	
MUNICÍPIO: SÃO JOSÉ DO PEIXE - PI	ZONA: URBANO
DESENHO: ELENILSON	FASE: PROJ. SANITÁRIO
DATA: MARÇO/2025	REVISÃO: 01




Lista de materiais - Têxto	
Esgoto	
Caixas de Passagem	
Caixa de inspeção de esgoto sifonada CES- 60x60 cm	3 pc
PVC Acessórios	
Caixa sifonada 100x100x50	9 pc
150x150x50	8 pc
Ralo linear c/ grelha 90 cm	3 pc
Ralo sifonado alt. reg. saída 40 100 mm - 40 mm	3 pc
Sifão de copo p/ pia e lavatório 1" - 1 1/2"	16 pc
Válvula p/ lavatório e tanque 1"	16 pc
PVC Esgoto	
Anel de borracha 100mm - 4"	62 pc
50mm - 2"	52 pc
75mm - 3"	8 pc
CurVar 45° 100 mm	1 pc
Curva 90 curta 40 mm	21 pc
Joelho 45 100 mm	9 pc
40 mm	22 pc
50 mm	18 pc
75 mm	1 pc
Joelho 90 100 mm	5 pc
Joelho 90 c/anel p/ esgoto secundário 40 mm - 1 1/2"	18 pc
Junção invertida 100 mm x 50 mm	3 pc
Junção simples 100 mm - 50 mm	9 pc
100 mm - 75 mm	1 pc
100 mm - 100 mm	10 pc
40 mm x 40 mm	2 pc
75 mm - 50 mm	2 pc
75 mm - 75 mm	1 pc
Luva 40 mm	48 pc
Luva simples 100 mm	43 pc
50 mm	35 pc
75 mm	5 pc
Redução excêntrica 75 mm - 50 mm	3 pc
Tubo rígido c/ porta lisa 100 mm - 4"	72,29 m
40 mm	55,24 m
50 mm - 2"	34,6 m
75 mm - 3"	8,36 m
Vedação p/ saída de vaso sanitário 100 mm	12 pc
Esgoto (Conduta)	
Caixas de Passagem	
Caixa de inspeção de esgoto sifonada CES- 60x60 cm	1 pc
PVC Acessórios	
Sifão de copo p/ pia e lavatório 1" - 2"	8 pc
Sifão flexível c/ Adaptador 1 1/4" - 2"	1 pc
Válvula p/ pia 1"	8 pc
Válvula p/ tanque 40 mm	1 pc
PVC Esgoto	
Anel de borracha 50mm - 2"	34 pc
75mm - 3"	6 pc
Joelho 45 50 mm	9 pc
Joelho 90 50 mm	18 pc
Junção invertida 75 mm x 50 mm	3 pc
Junção simples 50 mm - 50 mm	1 pc
75 mm - 50 mm	1 pc
Luva simples 50 mm	26 pc
75 mm	4 pc
Redução excêntrica 75 mm - 50 mm	1 pc
Tubo rígido c/ porta lisa 50 mm - 2"	23,81 m
75 mm - 3"	6,73 m
Unidades de tratamento	
Alça	2 pc
Ferro	2 pc
Concreto	0,14 m³
Ventilação	
PVC Esgoto	
Anel de borracha 100mm - 4"	11 pc
50mm - 2"	216 pc
75mm - 3"	4 pc
Curva 90 curta 40 mm	4 pc
Joelho 45 40 mm	1 pc
Joelho 90 40 mm	63 pc
50 mm	71 pc
Junção simples 50 mm - 50 mm	14 pc
75 mm - 50 mm	3 pc
Redução excêntrica 75 mm - 50 mm	1 pc
Terminal de ventilação 50 mm	4 pc
Tubo rígido c/ porta lisa 100 mm - 4"	154,58 m
40 mm	1,53 m
75 mm - 3"	11 pc
100 mm - 50 mm	11 pc
50 mm - 50 mm	18 pc

Detalhe BLOCO - 1
Escala 1:25

Lista de materiais - Têxto	
Esgoto	
Caixas de Passagem	
Caixa de inspeção de esgoto sifonada CES- 60x60 cm	1 pc
PVC Acessórios	
Caixa sifonada 100x100x50	1 pc
Sifão de copo p/ pia e lavatório 1" - 1 1/2"	1 pc
Válvula p/ lavatório e tanque 1"	1 pc
PVC Esgoto	
Anel de borracha 100mm - 4"	12 pc
50mm - 2"	5 pc
CurVar 45° 100 mm	1 pc
Curva 90 curta 40 mm	1 pc
Joelho 45 40 mm	1 pc
Joelho 90 40 mm	3 pc
Joelho 90 100 mm	1 pc
Joelho 90 c/anel p/ esgoto secundário 40 mm - 1 1/2"	1 pc
Junção invertida 100 mm x 50 mm	1 pc
Junção simples 100 mm - 50 mm	1 pc
100 mm - 100 mm	1 pc
Luva 40 mm	2 pc
Luva simples 100 mm	7 pc
50 mm	4 pc
Tubo rígido c/ porta lisa 100 mm - 4"	29,32 m
40 mm	2,3 m
50 mm - 2"	1,15 m
Vedação p/ saída de vaso sanitário 100 mm	1 pc
Ventilação	
PVC Esgoto	
Anel de borracha 100mm - 4"	1 pc
50mm - 2"	2 pc
Joelho 90 50 mm	1 pc
Tubo rígido c/ porta lisa 50 mm - 2"	1,21 m
Tê sanitário 100 mm - 50 mm	1 pc

Detalhe BLOCO - 4
Escala 1:50

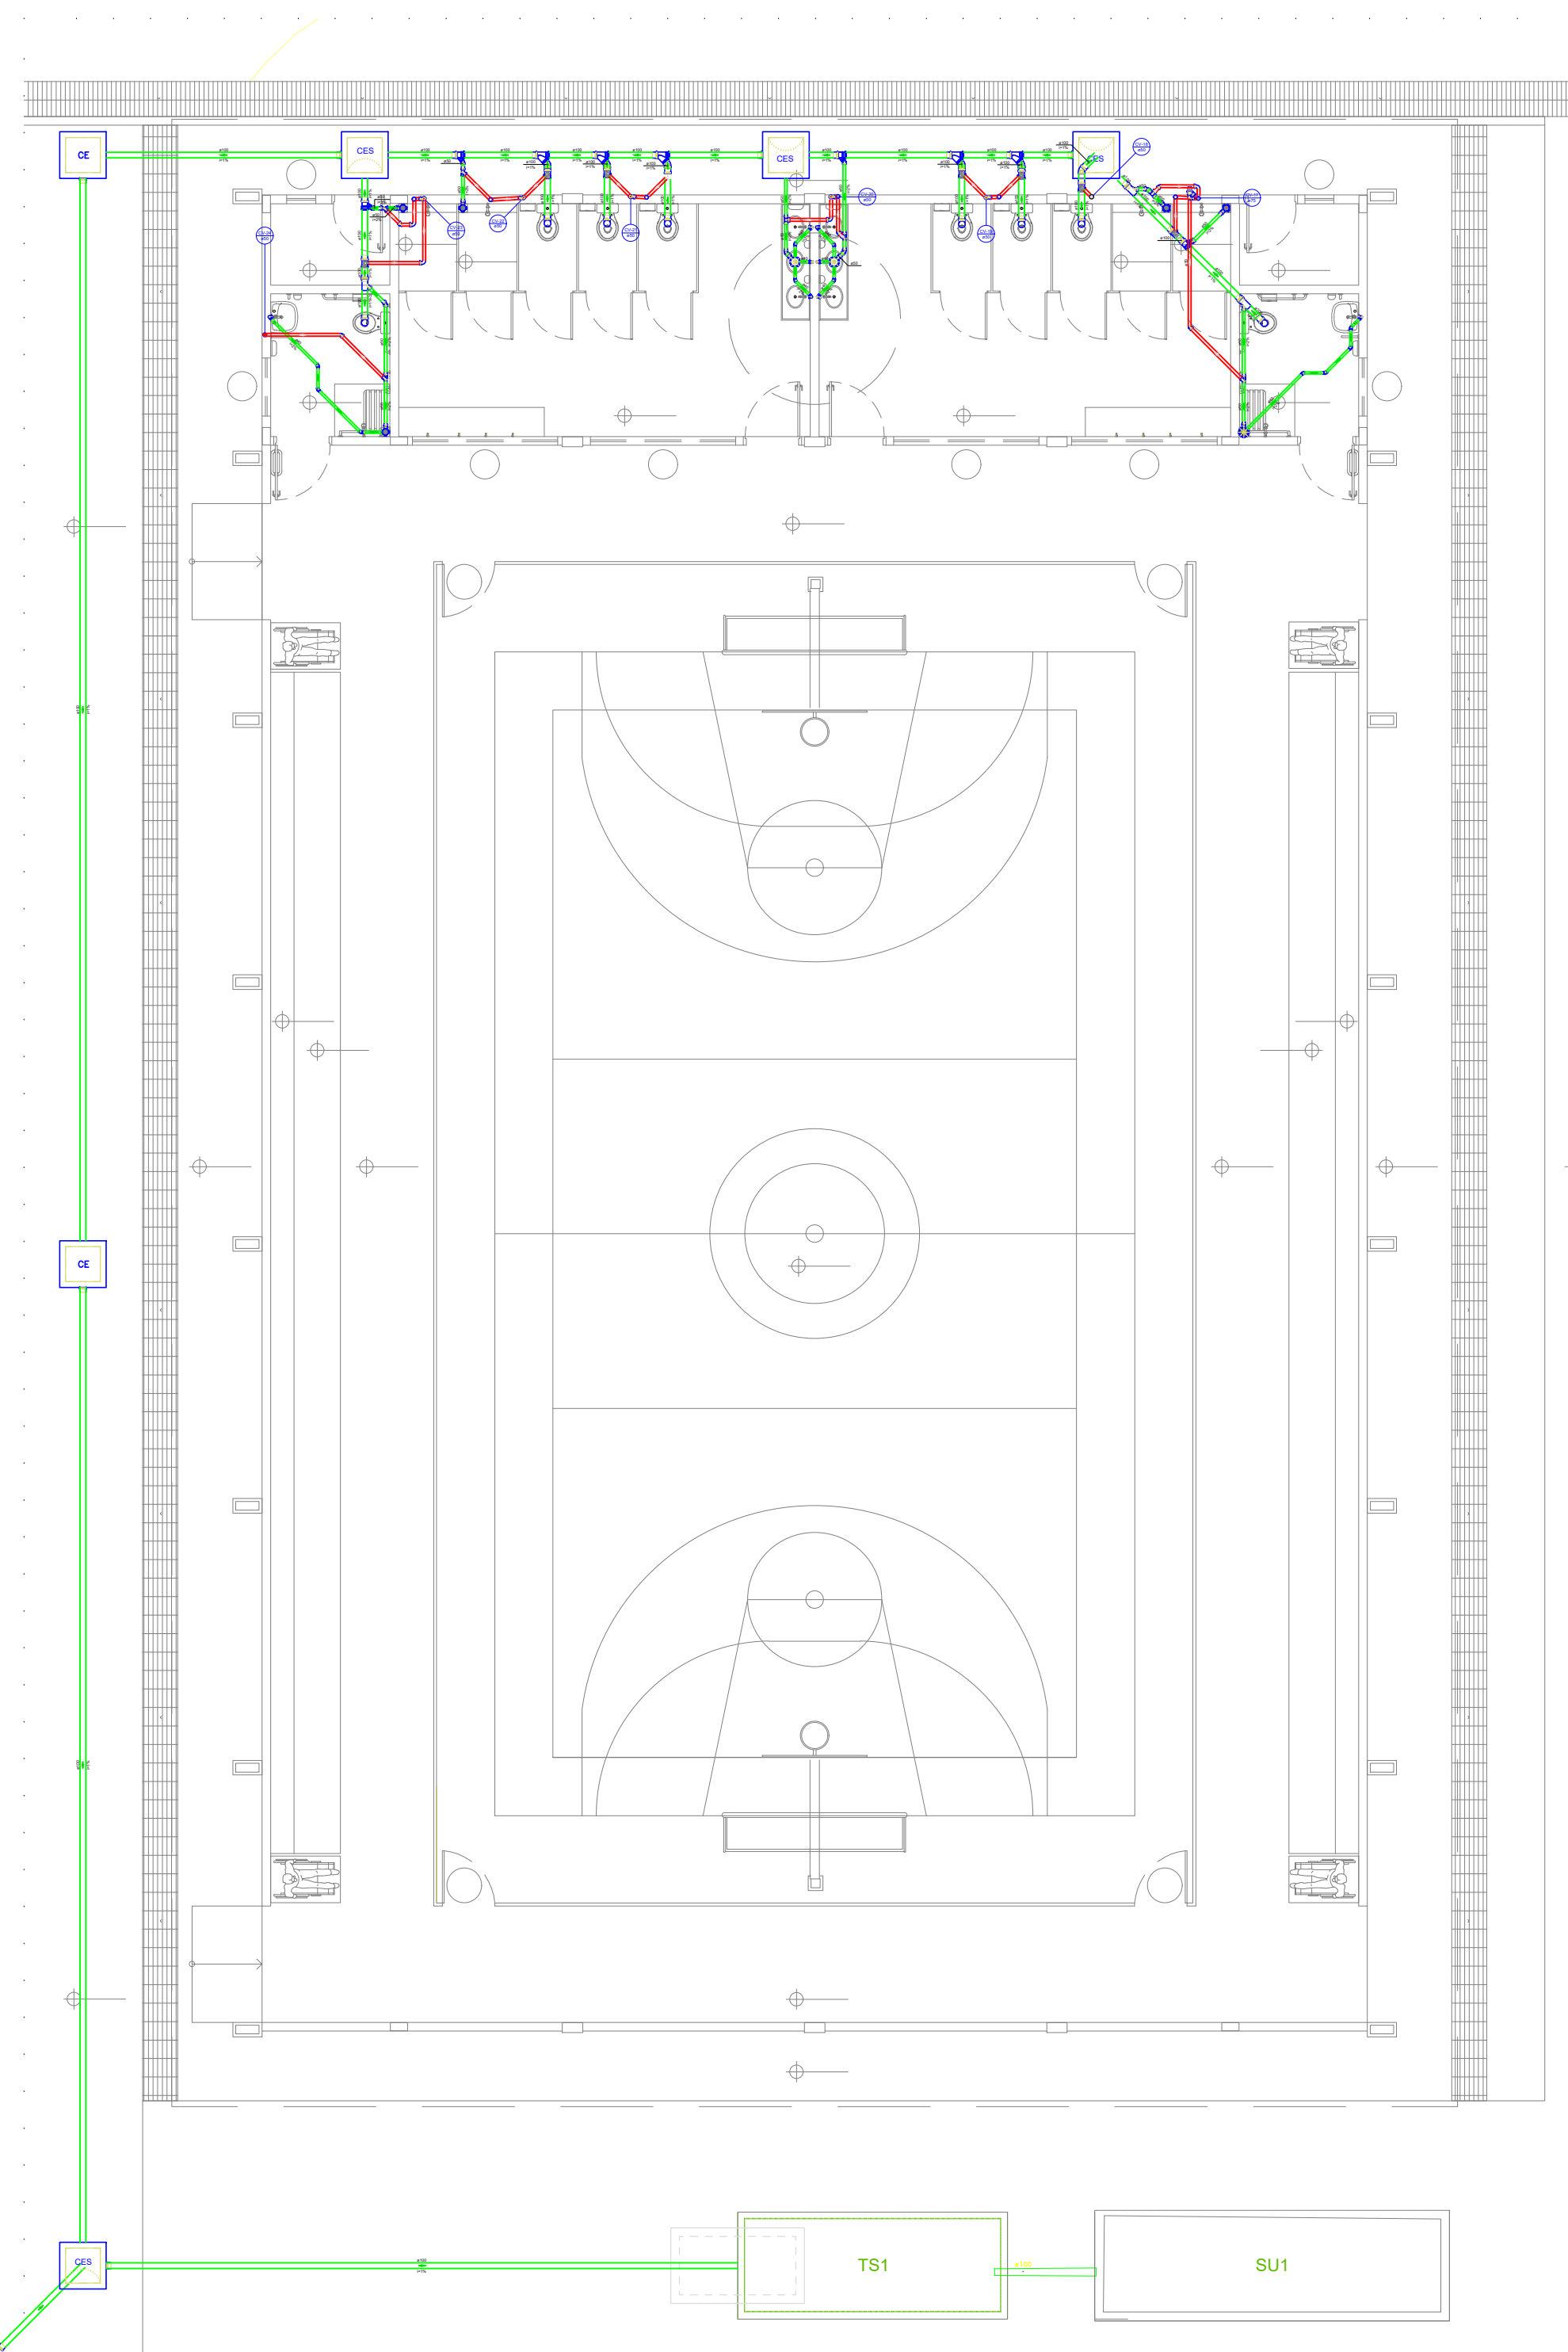


Detalhe BLOCO - 3
Escala 1:25

Lista de materiais - Têxto	
Esgoto	
Caixas de Passagem	
Caixa de inspeção de esgoto sifonada CES- 60x60 cm	4 pc
Caixa de inspeção esgoto simples CE- 60x60 cm	2 pc
PVC Acessórios	
Caixa sifonada 100x100x50	5 pc
150x150x50	3 pc
Sifão de copo p/ pia e lavatório 1" - 1 1/2"	8 pc
Válvula p/ lavatório e tanque 1"	8 pc
PVC Esgoto	
Anel de borracha 100mm - 4"	46 pc
50mm - 2"	23 pc
Curva 90 curta 40 mm	8 pc
Joelho 45 100 mm	6 pc
40 mm	11 pc
50 mm	8 pc
Joelho 90 100 mm	8 pc
Joelho 90 c/anel p/ esgoto secundário 40 mm - 1 1/2"	8 pc
Junção invertida 100 mm x 50 mm	3 pc
Junção simples 100 mm - 50 mm	4 pc
100 mm - 100 mm	5 pc
Luva 40 mm	19 pc
Luva simples 100 mm	36 pc
50 mm	19 pc
Tubo rígido c/ porta lisa 100 mm - 4"	72,96 m
40 mm	13,6 m
50 mm - 2"	9,93 m
Vedação p/ saída de vaso sanitário 100 mm	8 pc
Unidades de tratamento	
Alça	1 pc
Ferro	1 pc
Concreto	1,68 m³
Tampa	1 pc
Harmética	1 pc
Ventilação	
PVC Esgoto	
Anel de borracha 100mm - 4"	7 pc
50mm - 2"	79 pc
75mm - 3"	2 pc
Curva 90 curta 50 mm	4 pc
Joelho 45 50 mm	11 pc
Joelho 90 50 mm	29 pc
Junção simples 50 mm - 50 mm	6 pc
75 mm - 50 mm	1 pc
Redução excêntrica 75 mm - 50 mm	1 pc
Terminal de ventilação 50 mm	1 pc
75 mm	1 pc
Tubo rígido c/ porta lisa 50 mm - 2"	44,24 m
75 mm - 3"	1,76 m
Tê sanitário 100 mm - 50 mm	7 pc
50 mm - 50 mm	7 pc

TS1 código sinop: 98008

SU1 código sinop: 98001

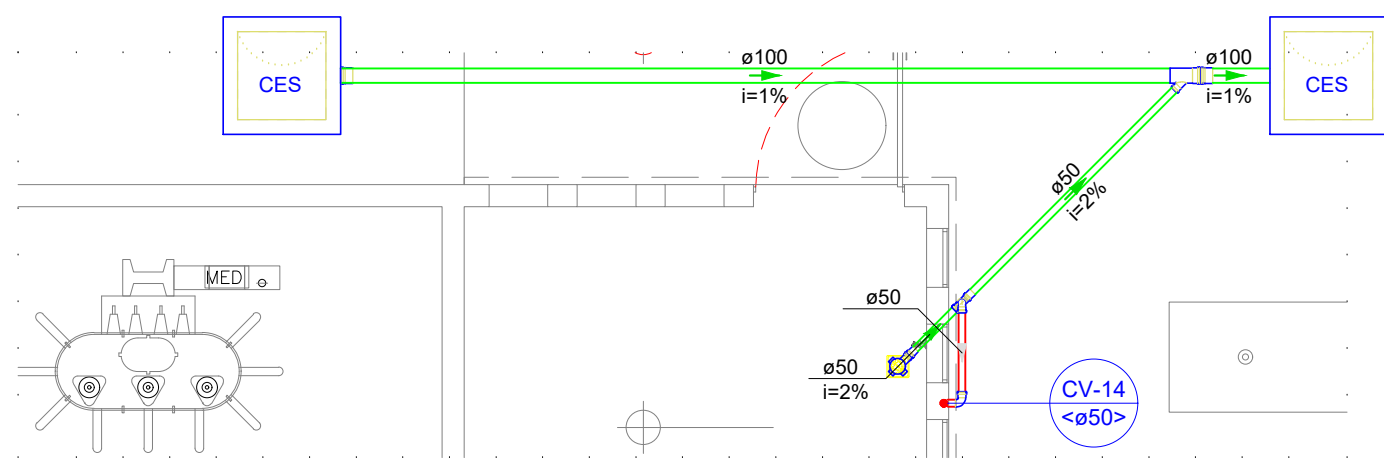

Detalhe BLOCO - 6
Escala 1:50

Lista de materiais - Têxto	
Esgoto	
Caixas de Passagem	
Caixa de inspeção de esgoto sifonada CES- 60x60 cm	2 pc
PVC Acessórios	
Caixa sifonada 100x100x50	1 pc
PVC Esgoto	
Anel de borracha 100mm - 4"	2 pc
50mm - 2"	2 pc
Junção invertida 100 mm x 50 mm	1 pc
Luva simples 100 mm	2 pc
50 mm	2 pc
Tubo rígido c/ porta lisa 100 mm - 4"	6,33 m
50 mm - 2"	2,64 m
Ventilação	
PVC Esgoto	
Anel de borracha 50mm - 2"	4 pc
Curva 90 curta 50 mm	1 pc
Joelho 90 50 mm	1 pc
Terminal de ventilação 50 mm	1 pc
Tubo rígido c/ porta lisa 50 mm - 2"	1,11 m
Tê sanitário 50 mm - 50 mm	1 pc

HISTÓRICO		
ALTERAÇÃO	REVISÃO	DATA
1.		
2.		
3.		
4.		
5.		
ENGENHEIRO(A) RESPONSÁVEL: ELENILSON DA SILVA CARDOSO OBRAS DE INSTALAÇÃO DE REDE FÍSICA ELENILSON DA SILVA CARDOSO CREA - 100203/04		PROPRIETÁRIO:
SECRETARIA DA EDUCAÇÃO - SEDUC GOVERNO DO ESTADO DO PIAUÍ SEDUC - SECRETARIA DE ESTADO DA EDUCAÇÃO 10º GRE - CETI ESCOLA NOVA SÃO JOSÉ DO PEIXE		
DEPARTAMENTO: UNIDADE DE GESTÃO DA REDE FÍSICA TÍTULO DO PROJETO: PROJETO DE INSTALAÇÕES SANITÁRIAS ENDEREÇO DO SERVIÇO: RUA FRANCISCO MENDES, S/N CENTRO, 64555-000 PLANTA BAIXA/DETALHAMENTO	DESENHO: SANI FRANCHA: 02/05 ESCALA: 1/100	
MUNICÍPIO: SÃO JOSÉ DO PEIXE - PI	ZONA: URBANO	REVISÃO: 01
DESENHO: ELENILSON	FASE: PROJ. SANITARIO	DATA: MARCO/2025

HISTÓRICO		REVISÃO	DATA
1.	ALTERAÇÃO		
2.			
3.			
4.			
5.			

ENGENHEIRO(A) RESPONSÁVEL:

documento assinado digitalmente

ELENILSON DA SILVA CARDOSO

data: 21/02/2025 14:28:5500

motivo: em nome do titular do governo

ELENILSON DA SILVA CARDOSO

CSCA - 100001354

PROPRIETÁRIO:

SECRETARIA
DE EDUCAÇÃO - SEDUC

GOVERNO DO PIAUÍ
1921 190 PIAUENSE

GOVERNO DO ESTADO DO PIAUÍ

SEDUC - GOVERNO DO ESTADO DA EDUCAÇÃO

10ª GRE - CETI ESCOLA NOVA SÃO JOSÉ DO PEIXE

DEPARTAMENTO

UNIDADE DE GESTÃO DA REDE FÍSICA

TIPO DO PROJETO:

PROJETO DE INSTALAÇÕES SANITÁRIAS

BRANCO DO SERVIÇO:

PLA FRANCISCO MENDES, SN CENTRO, 64555-000

TIPO DO DESENHO:

PLANTA BAIXA/DETALHAMENTO

MUNICÍPIO

SÃO JOSÉ DO PEIXE - PI

DESENHO

ELENILSON

ZONA:

URBANO

DATA:

MARÇO/2025

DESENHO:

01

DESENHO:


SANI

03/05

FRANCHA:

ESCALA:

1/100

 <p style="margin: 0;">GOVERNO DO PIAUÍ 2023-2027 PERÍODO</p>	<h1 style="margin: 0;">GOVERNO DO ESTADO DO PIAUÍ</h1> <h2 style="margin: 10px 0 0 0;">SEDUC - SECRETARIA DE ESTADO DA EDUCAÇÃO</h2> <h3 style="margin: 0;">10ª GRE - CETI ESCOLA NOVA SÃO JOSÉ DO PEIXE</h3>
DEPARTAMENTO: UNIDADE DE GESTÃO DA REDE FÍSICA	DESENHO: <div style="font-size: 2em; font-weight: bold; text-align: center;">SANI</div>
TÍTULO DO PROJETO: PROJETO DE INSTALAÇÕES SANITÁRIAS	
ENDEREÇO DO SERVIÇO: RUA FRANCISCO MENDES, S/N CENTRO, 64555-000	
TÍTULO DO DESENHO: PLANTA BAIXA/DETA LHAMENTO	
MUNICÍPIO: SÃO JOSÉ DO PEIXE - PI	<div style="display: flex; justify-content: space-between;"> <div style="width: 45%;"> ZONA: URBANO </div> <div style="width: 45%;"> ESCALA: 1:100 </div> </div>
DESENHO: EMLILSON	DATA: 08/03/2025
FASE: PROJ. SANITÁRIO	OBSERVAÇÃO: 01/01

