

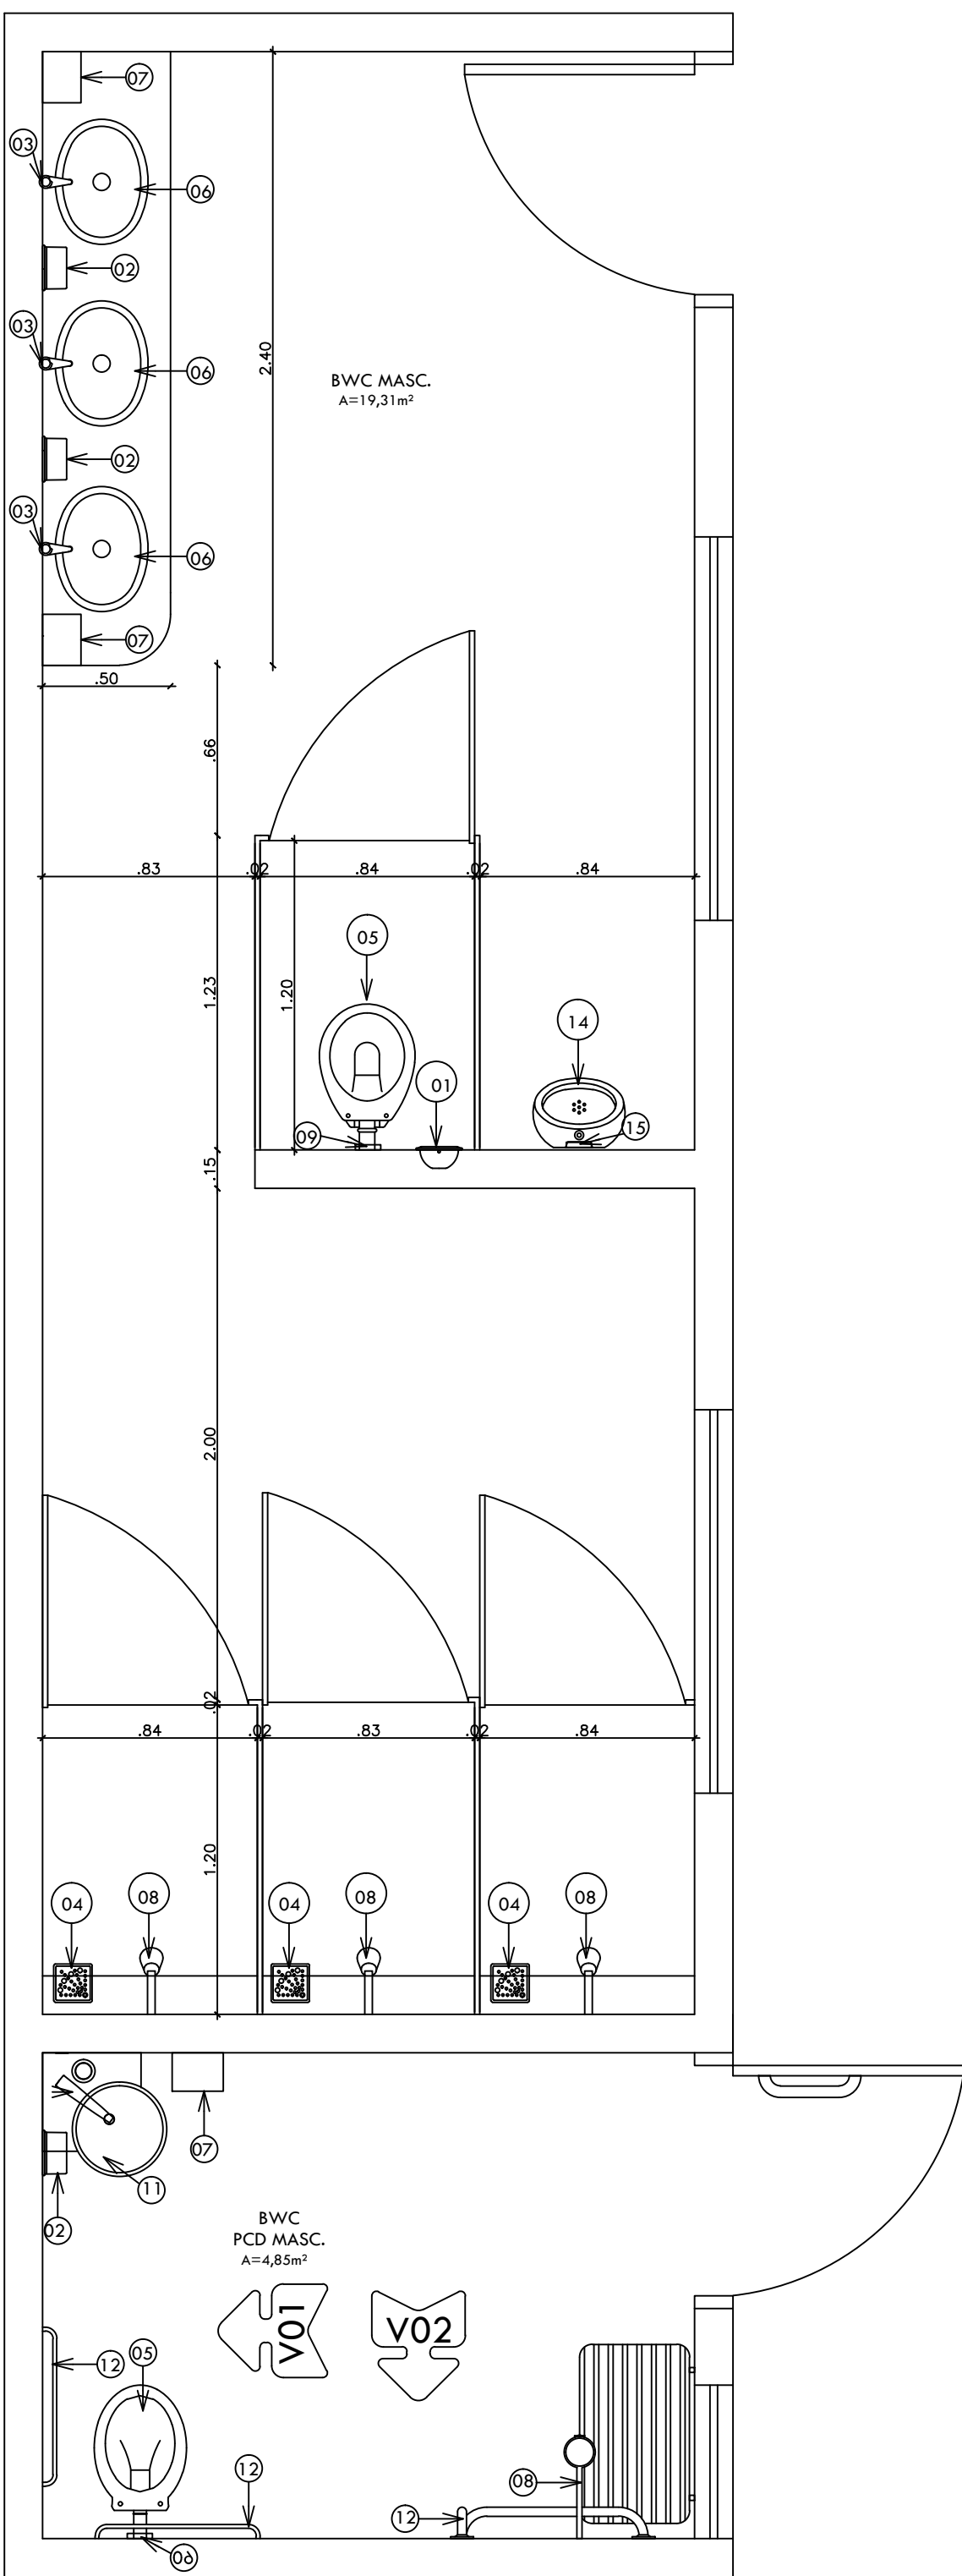


PLANTA BAIXA BWCS FEMININDS
ESCALA 1/25

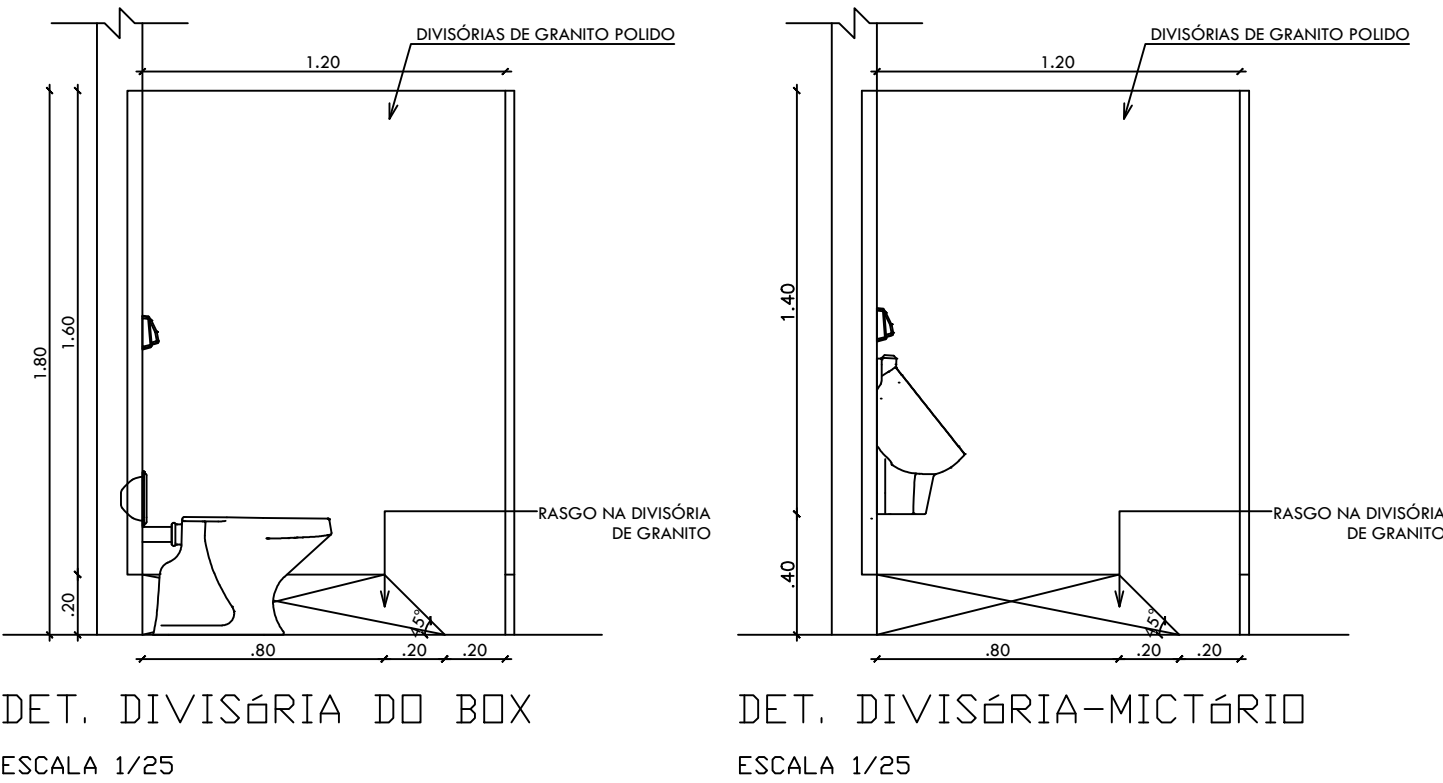

PLANTA BAIXA BWCS MASCULINDS
ESCALA 1/25

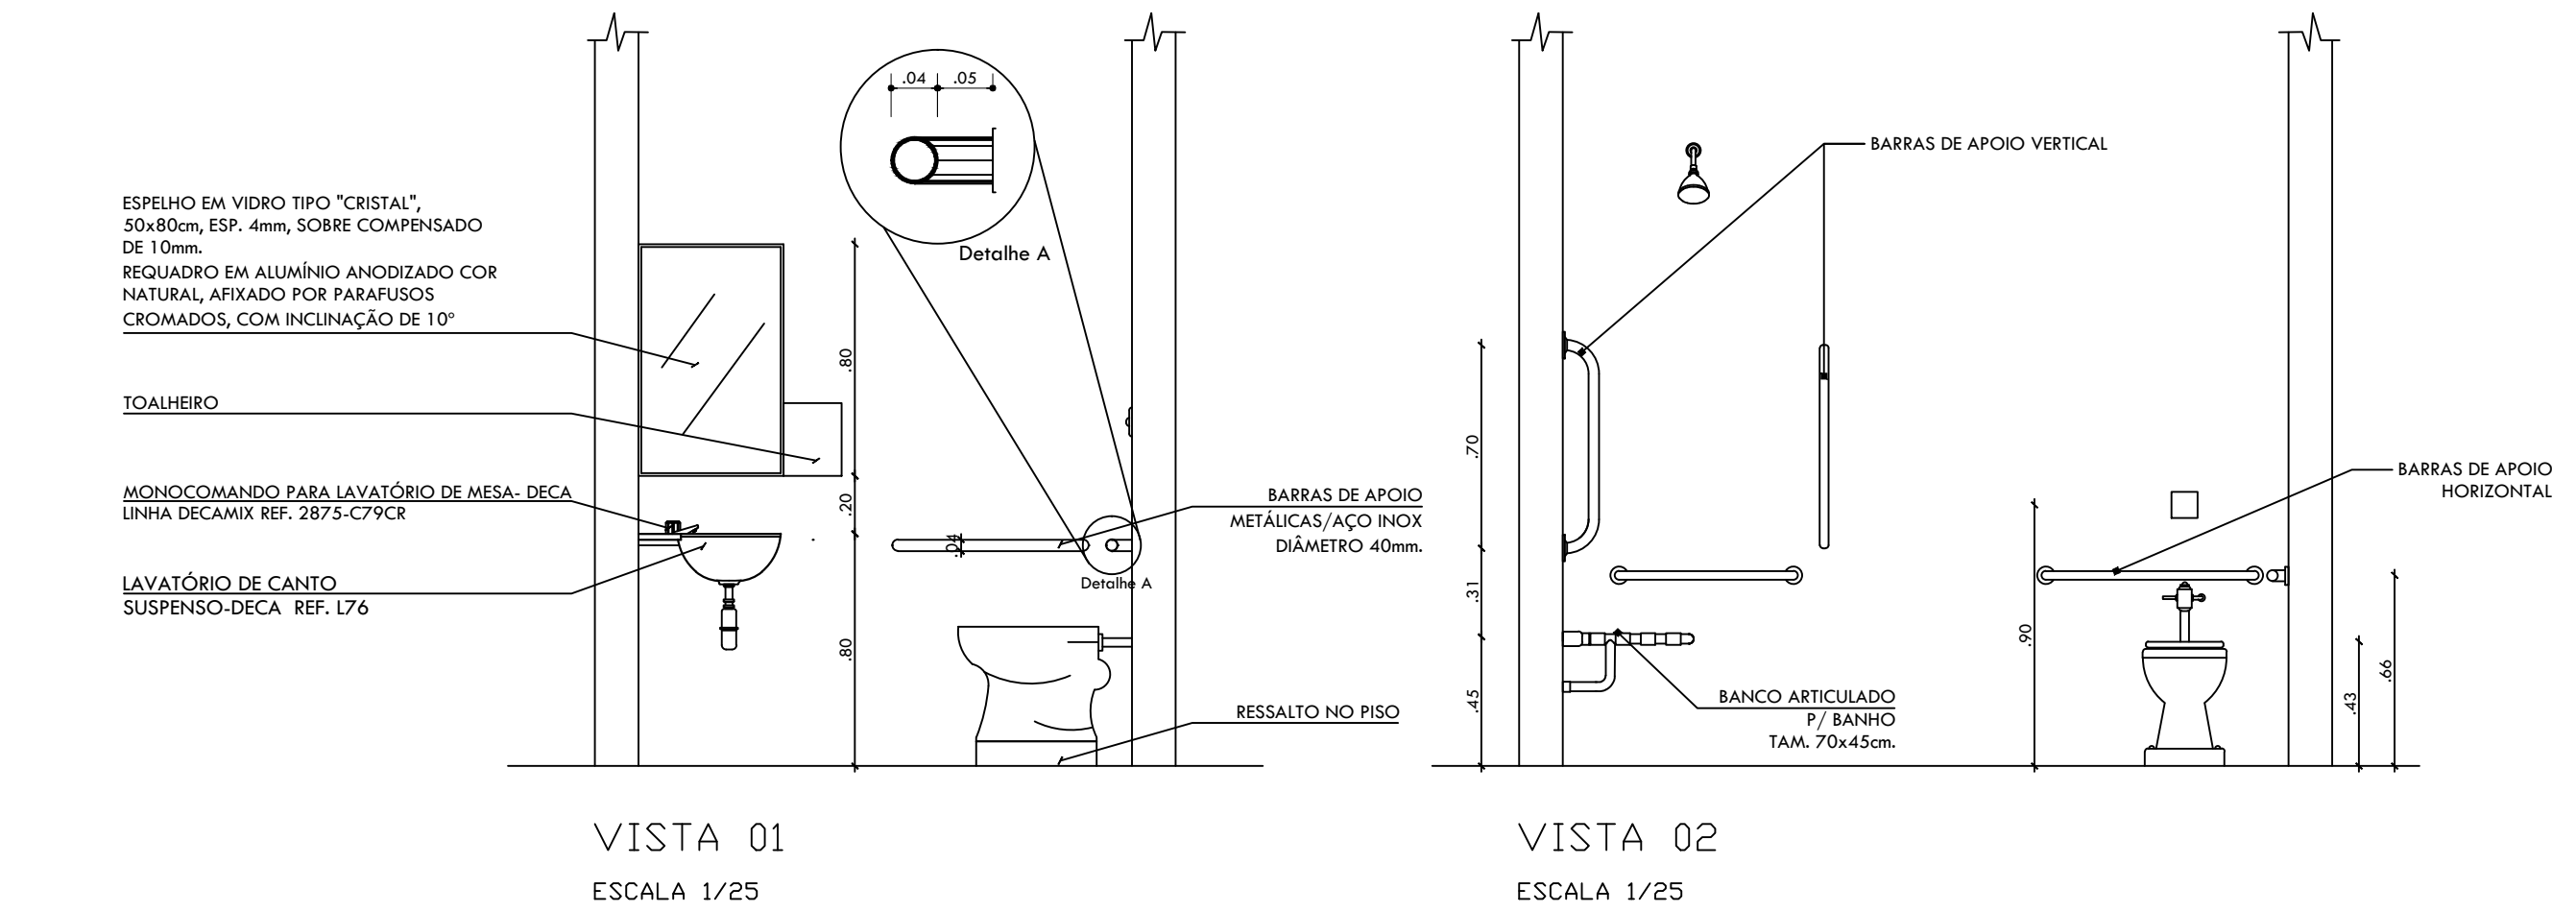

LEGENDA - ACESSÓRIOS DE LOUÇA	
01	PAPELEIRA EM LOUÇA DECA A480
02	SABONETEIRA PARA SABONETE LÍQUIDO
03	TORNEIRA LINHA PRATA 1199C50 DECA
04	RALO
05	BACIA SANITÁRIA DECA RAVENA BRANCO GELO REF.P9 E ASSENTO AP.01
06	CUBA L65 DECA COM SIFÃO CROMADO P/LAVATÓRIOS, REF. 1680C1001 12. REF. DECA OU EQUIV.
07	PORTA PAPEL TOALHA
08	CHUVEIRO LINHA TRADICIONAL 1995CCT DECA
09	VÁLVULA DE DESCARGA 1 1/2" C/REGISTRO, C/ ACABAMENTO ANTIVANDALISMO 1 1/2. DOCOL, BASE REF.01051300, E ACABAMENTO REF.01505006, DOCOL OU SIMILAR.
11	LAVATÓRIO MASTER L76
12	BARRA DE APOIO HORIZONTAL
13	TORNEIRA MONOCOMANDO LINHA DECAMIX 2875C79CR DECA
14	MICTÓRIO COM SIFÃO INTEGRADO PARA VÁLVULA EMBUTIDA M.714.17, COR BRANCA
15	VÁLVULA DE MICTÓRIO COM FECHAMENTO AUTOMÁTICO DECAMATIC ECO 2574.C, COR CROMADO

ARQUITETO(A):	ENGENHEIRO(A) RESPONSÁVEL:	PROPRIETÁRIO:
<div><div><div>GOVERNO DO ESTADO DO PIAUÍ</div></div><div>SEDUC - SECRETARIA DE ESTADO DA EDUCAÇÃO UNIDADE ESCOLAR UBIRACI CARVALHO</div></div>		
DEPARTAMENTO: UNIDADE DE GESTÃO DA REDE FÍSICA		DESENHO: ARQ
TÍTULO DO PROJETO: U. E. UBIRACI CARVALHO		FRANCHA: 08/08
ENDEREÇO DO SERVIÇO: AVENIDA DA INTEGRAÇÃO, Nº 240, SANTA RITA		ESCALA: INDICADA
TÍTULO DO DESENHO: DETALHAMENTO DE BANHEIRO		REVISÃO:
MUNICÍPIO: SÃO JOÃO DA SERRA - PI	ZONA: URBANA	DATA: NOVEMBRO/2017
DESENHO:	FASE: PROJETO BÁSICO	REVISÃO: