



- LEGENDA
- TUBULAÇÃO DE ESGOTO SANITÁRIO
  - TUBULAÇÃO DE VENTILAÇÃO
  - TUBO DE VENTILAÇÃO
  - CAIXA DE INSPEÇÃO
  - CAIXA SIFONADA 150X150X75
  - CAIXA SIFONADA GIRAFÁCIL 100X150X50
  - RALO SIFONADO GIRAFÁCIL
  - CURVA CURTA 90° - COLUNA
  - JOELHO 45°
  - JUNÇÃO SIMPLES
  - LAVATÓRIO DE USO GERAL
  - MICTÓRIO DE VÁLVULA DE DESCARGA - DN 75
  - RAMAIS DE VENTILAÇÃO
  - VASO SANITÁRIO
  - TÊ 45°


PLANTA PAV. SUPERIOR  
ESCALA 1/25

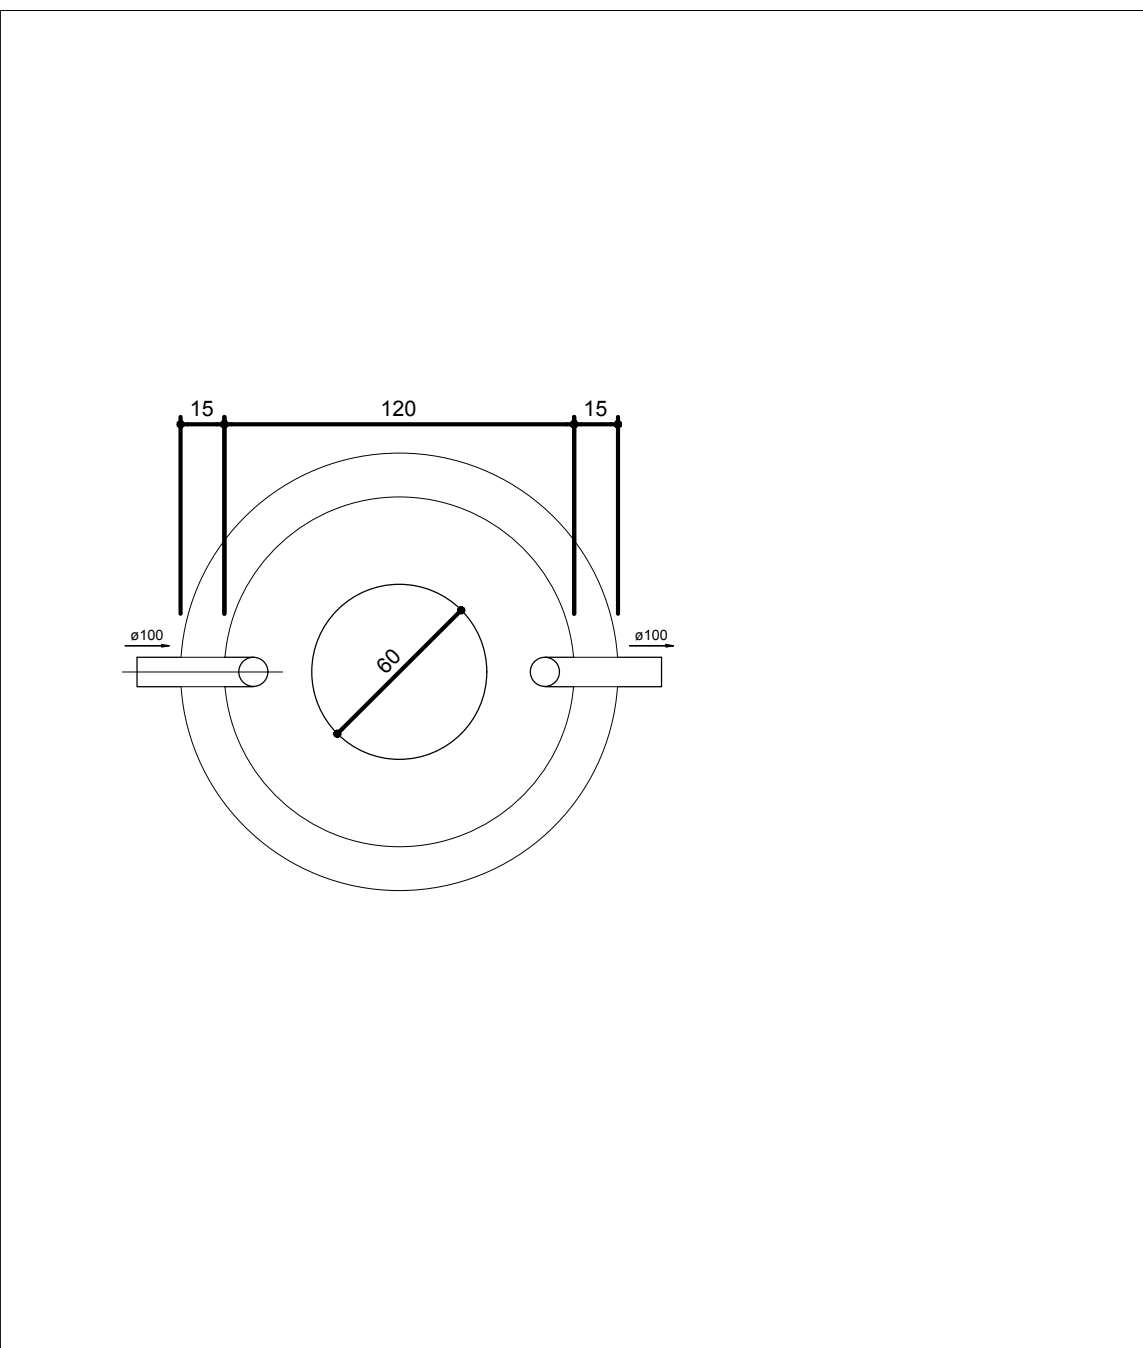


PLANTA BAIXA - TANQUE SÉPTICO  
ESCALA 1/25

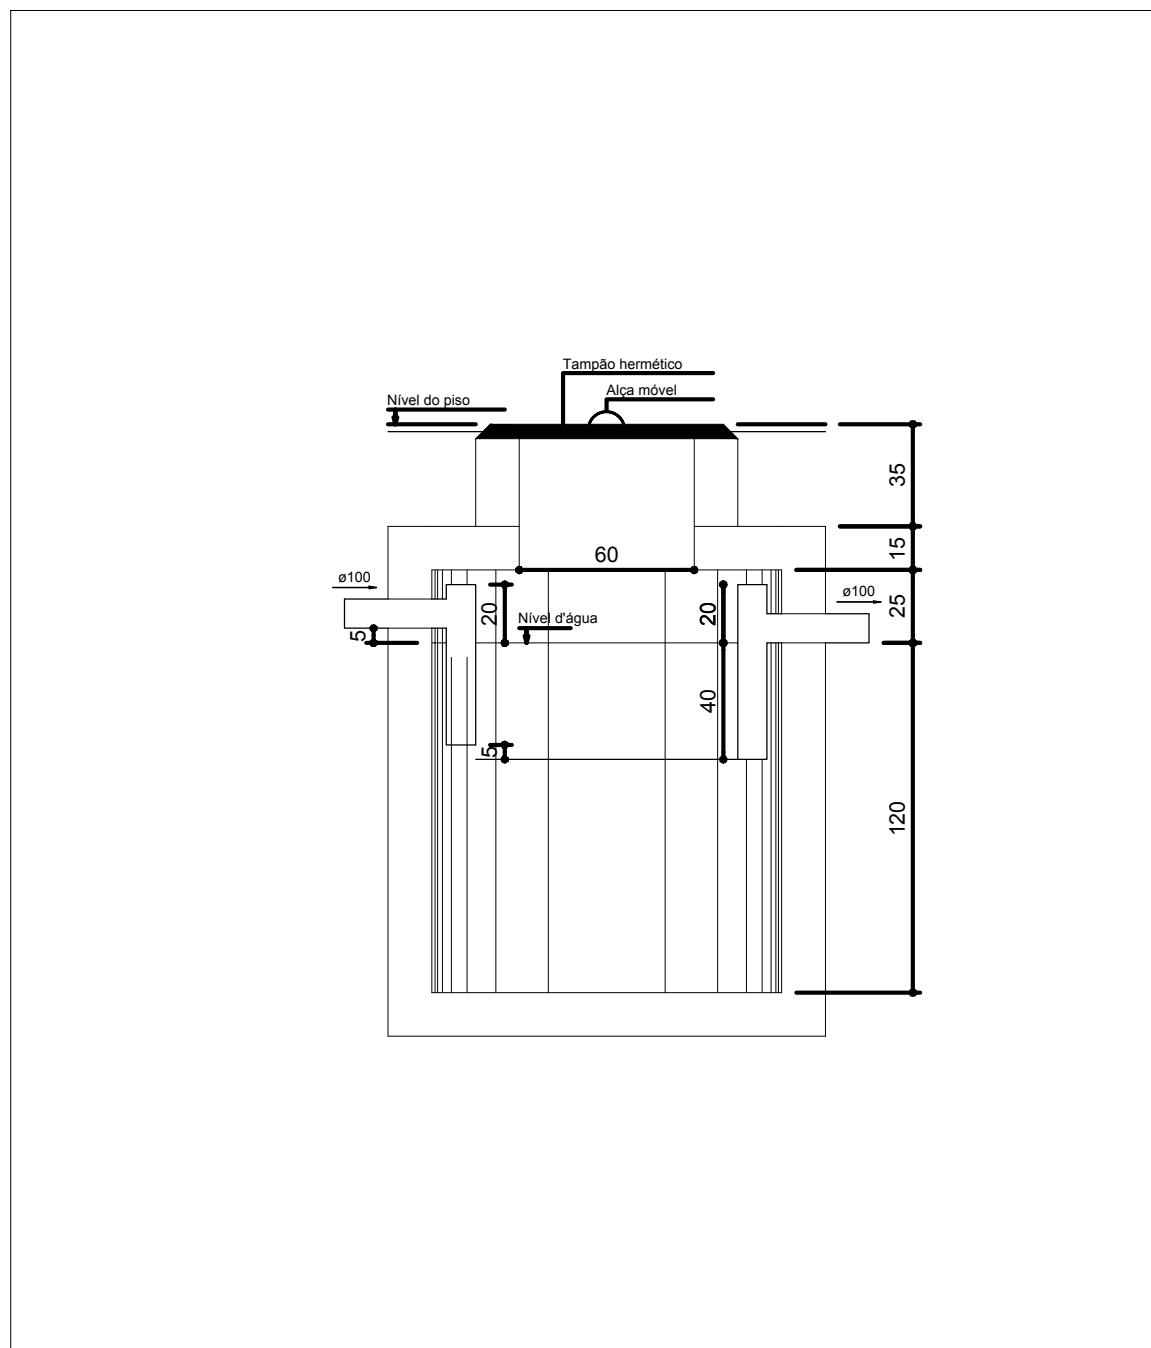


CORTE - TANQUE SÉPTICO  
ESCALA 1/25

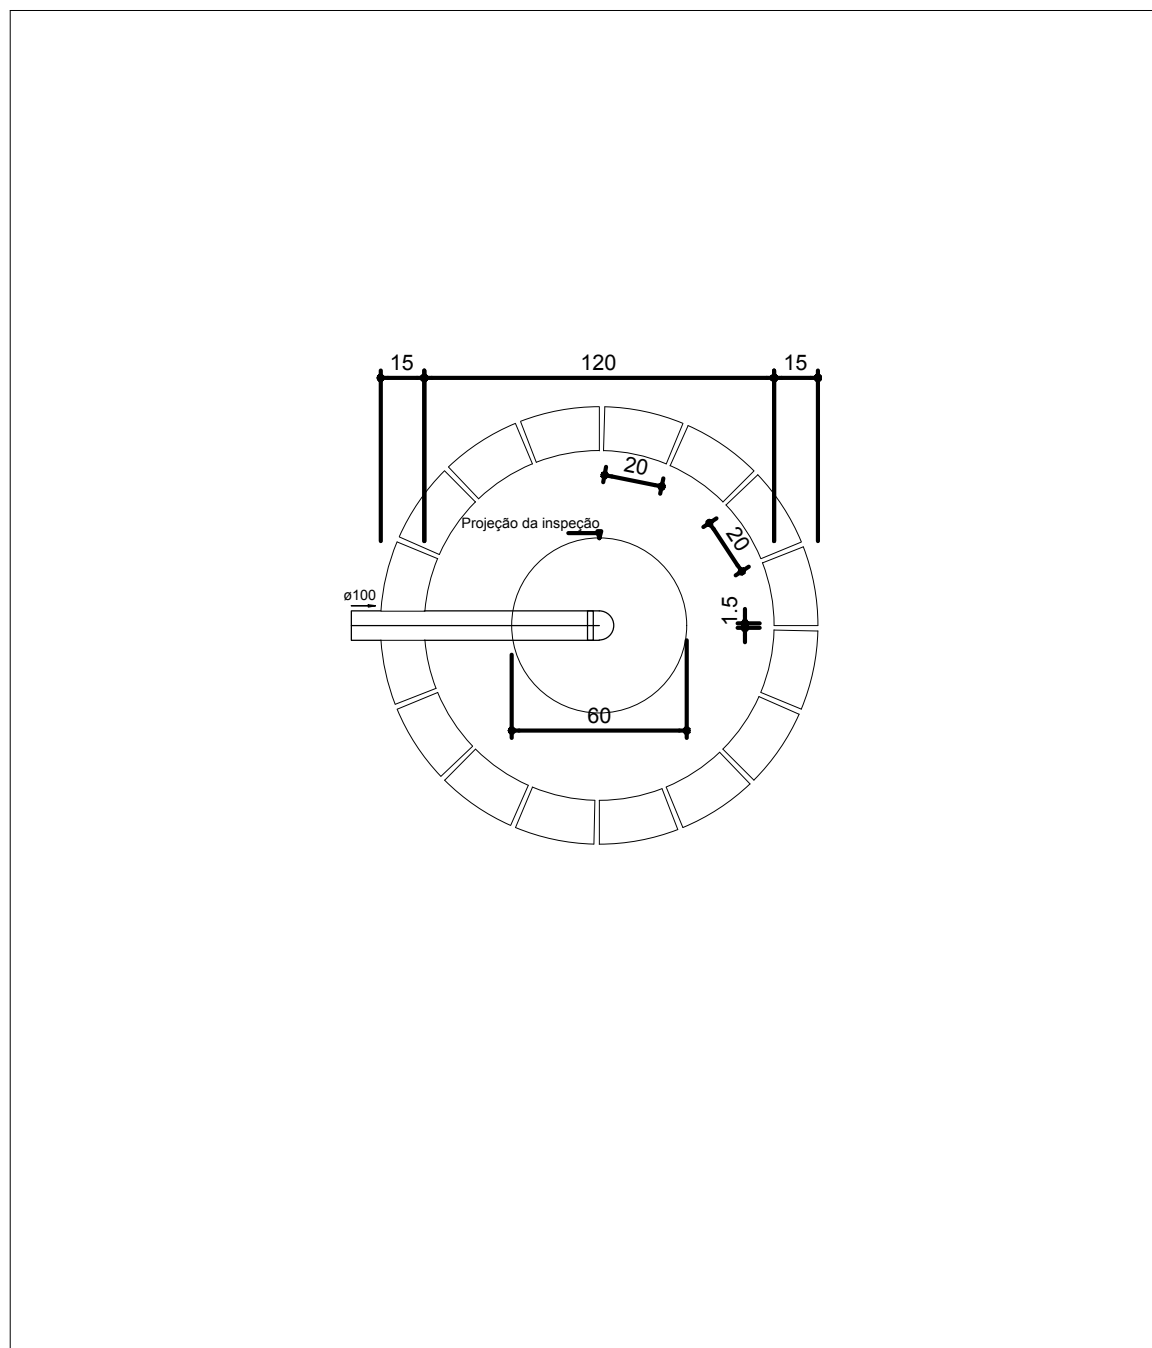

PLANTA BAIXA - SUMIDOURO  
ESCALA 1/25

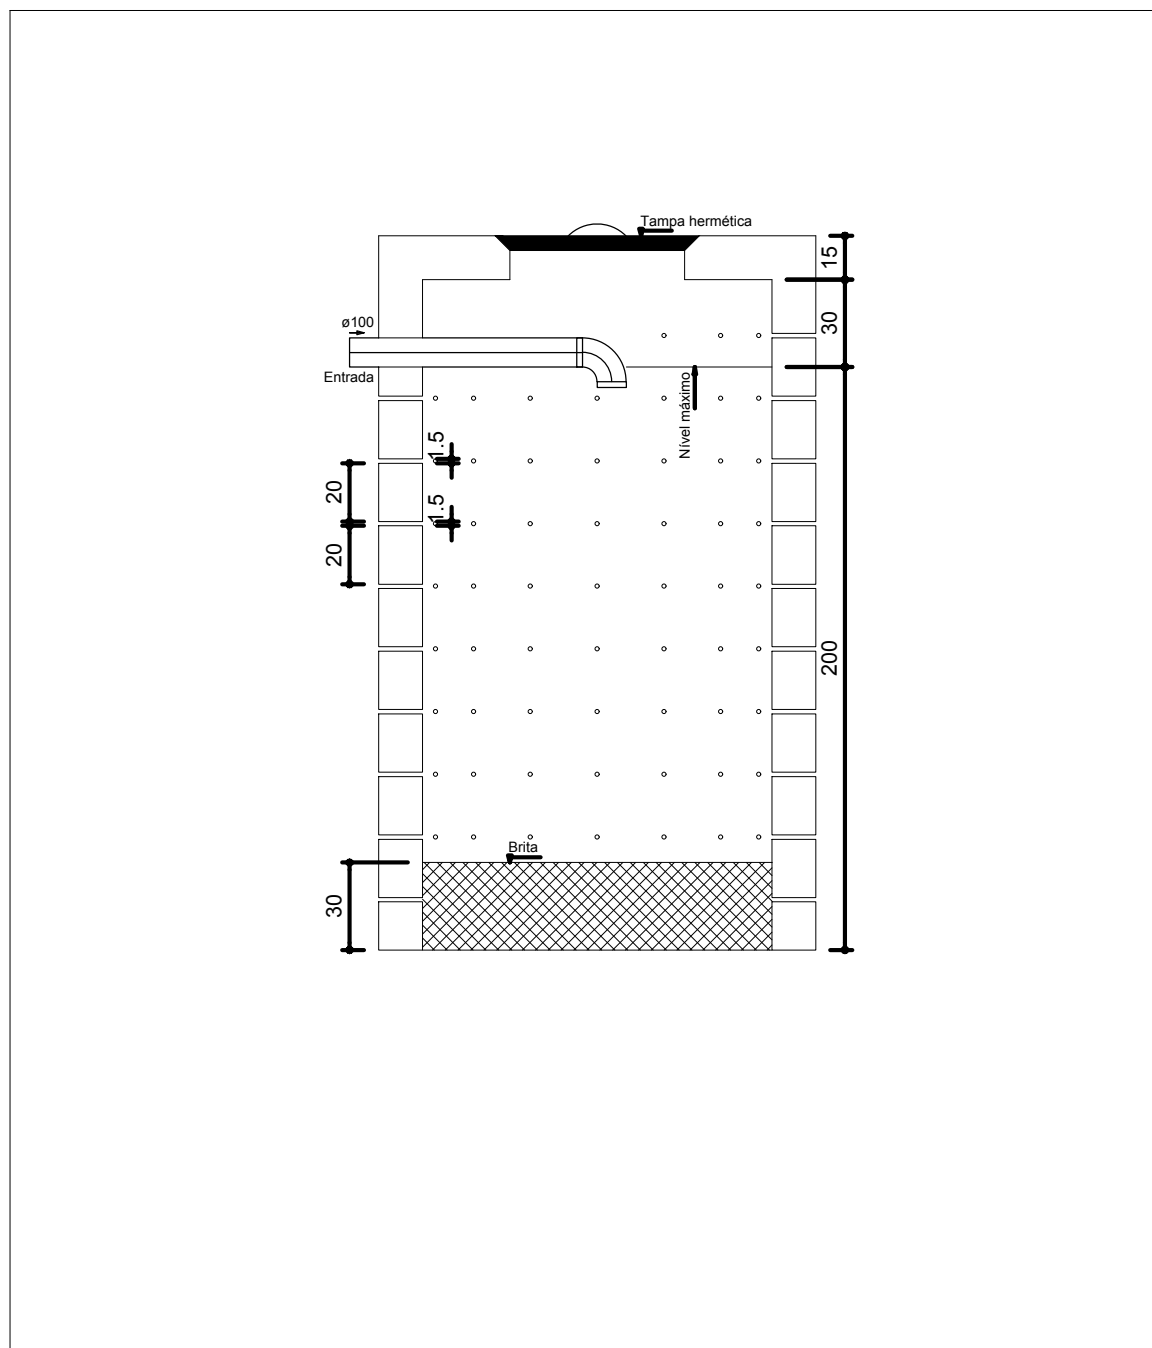






CORTE - SUMIDOURO  
ESCALA 1/25

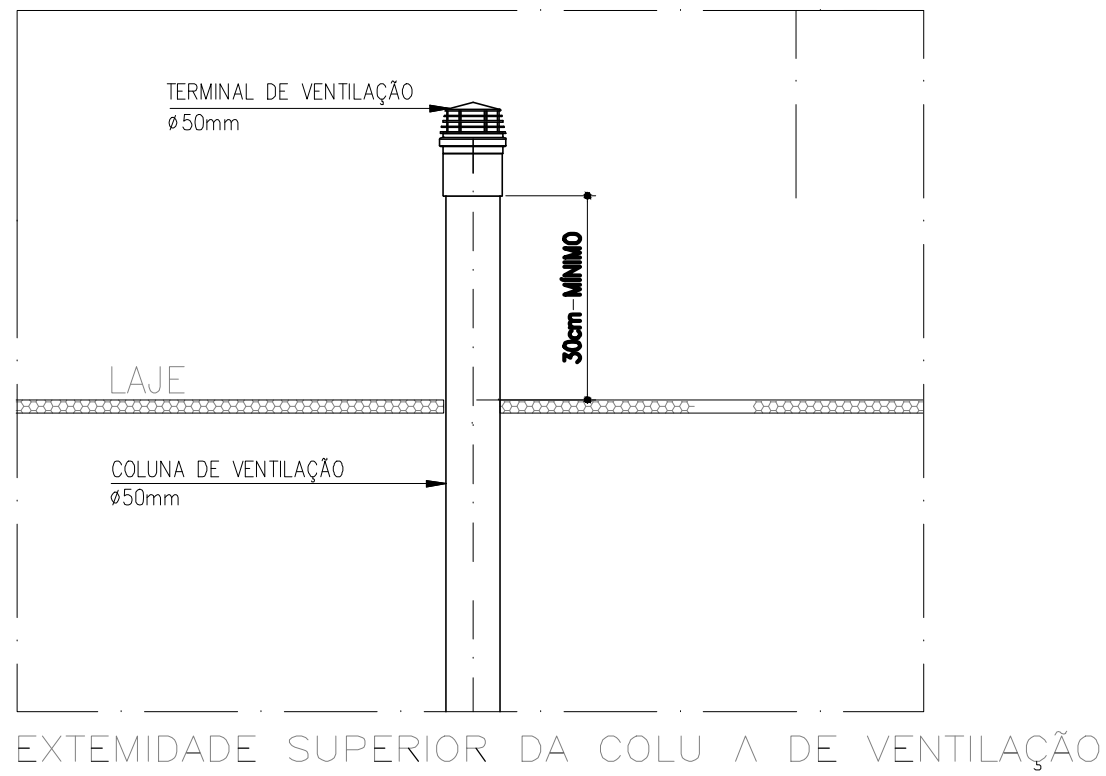

NOTAS:

- 1-AS COTAS DAS TUBULAÇÕES DE PVC ESTÃO EM MILÍMETROS E REFEREM-SE AO DIÂMETRO EXTERNO.
- 2-TODOS OS TUBOS E CONEXÕES DA REDE DE ESGOTOS SANITÁRIOS SERÃO EM PVC RÍGIDO SÉRIE NORMAL SOLDAVEL.
- 3-TODA TUBULAÇÃO DE VENTILAÇÃO DEVERÁ TER UM AGLUE MÍNIMO DE 1%.
- 4-AS TUBULAÇÕES VERTICAIS DAS COLUNAS DE VENTILAÇÃO SERÃO EMBUTIDAS NAS PAREDES.
- 5-NAS TUBULAÇÕES ENTERRADAS ADOPTAR RECOBRIMENTO MÍNIMO DE 0,40 M.
- 6-TODAS AS INFORMAÇÕES DO PROJETO DEVERÃO SER CONFIRMADAS NA EXECUÇÃO DA OBRA.

POS	1	2	3	4	5	6	7	8	9	10	11	12	13	14	15	16	17	18	19	20	21	22	23	24
1	0,15	0,15	0,15	0,15	0,15	0,15	0,15	0,15	0,15	0,15	0,15	0,15	0,15	0,15	0,15	0,15	0,15	0,15	0,15	0,15	0,15	0,15	0,15	0,15

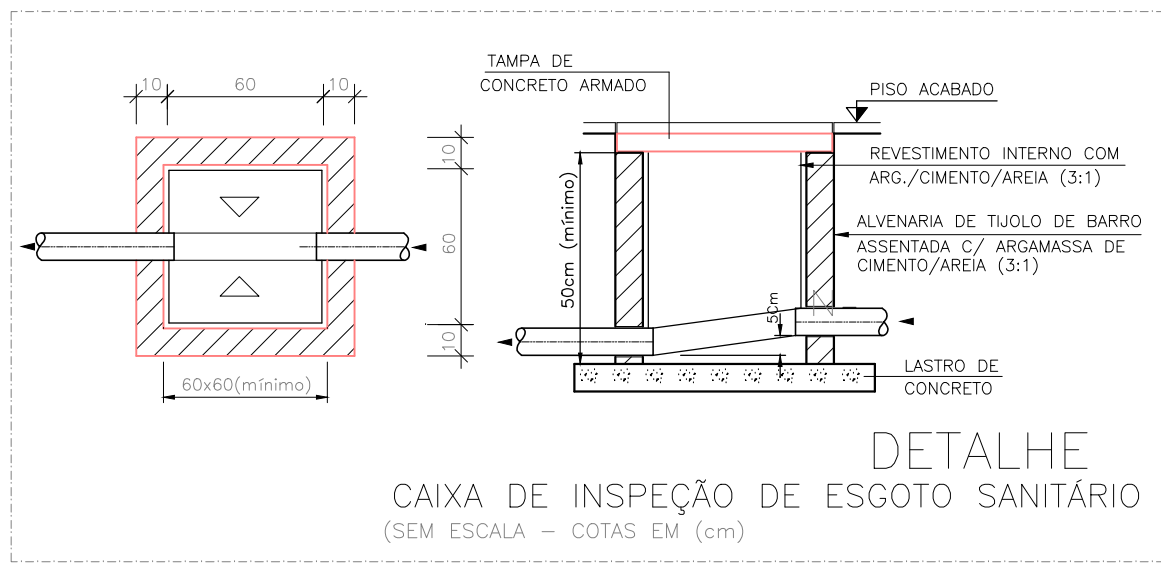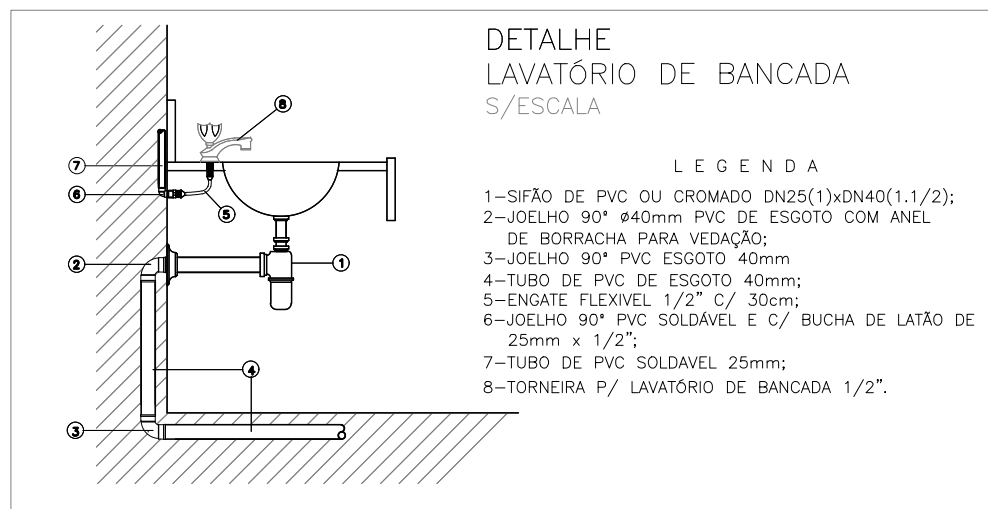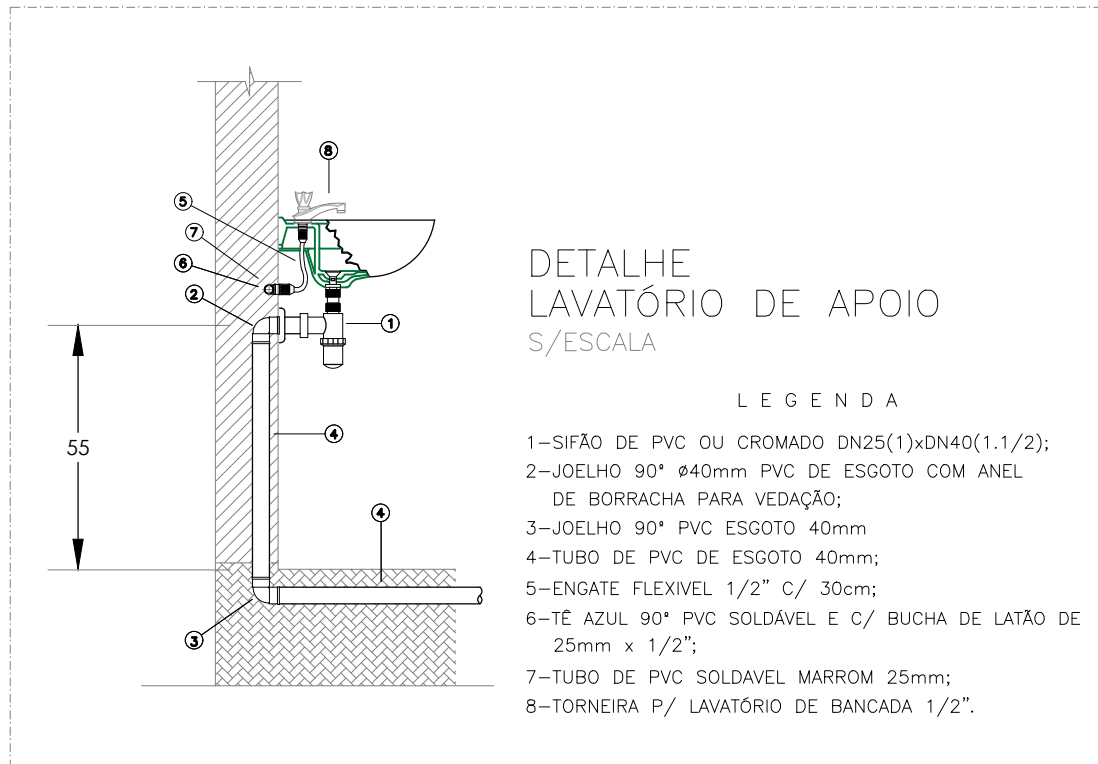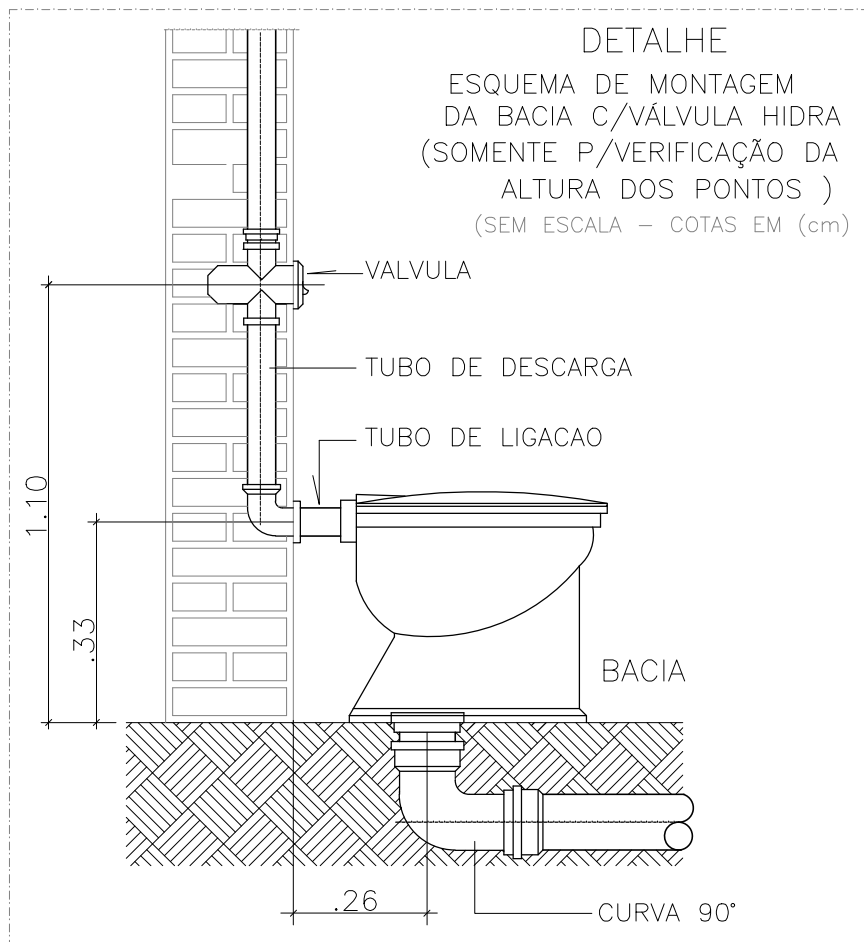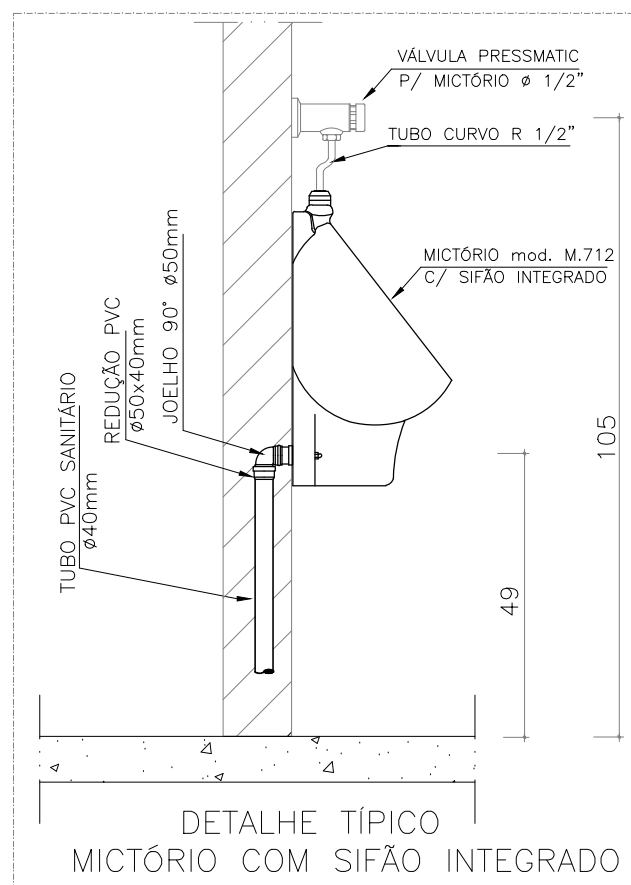

A M ENGENHARIA - INSTALAÇÕES SANITÁRIAS  
Fone: (089) 9975-9340 - e-mail: amengenharia.p@hotmail.com

PLANTA PAV.TÉRREO, FOSSA - SUMIDOURO  
E DETALHES GERAIS

OBRA: QUADRA PADRÃO SEDUC  
ENDEREÇO: RUA PROJETADA, S/N, FARTURA DO PIAUÍ - PI

PROPRIETÁRIO: GOVERNO DO ESTADO DO PIAUÍ

CONSTRUTOR: ALBERTO ALVES MONTENEGRO  
Engenheiro Civil - CREA Nº 27307/20 - PI  
Registro Nacional Nº 191424358-8

DESENHO: DATA: JUNHO/2017

ESCALA: INDICADA

A0

01/01