



PLANTA BAIXA  
ESCALA 1/100

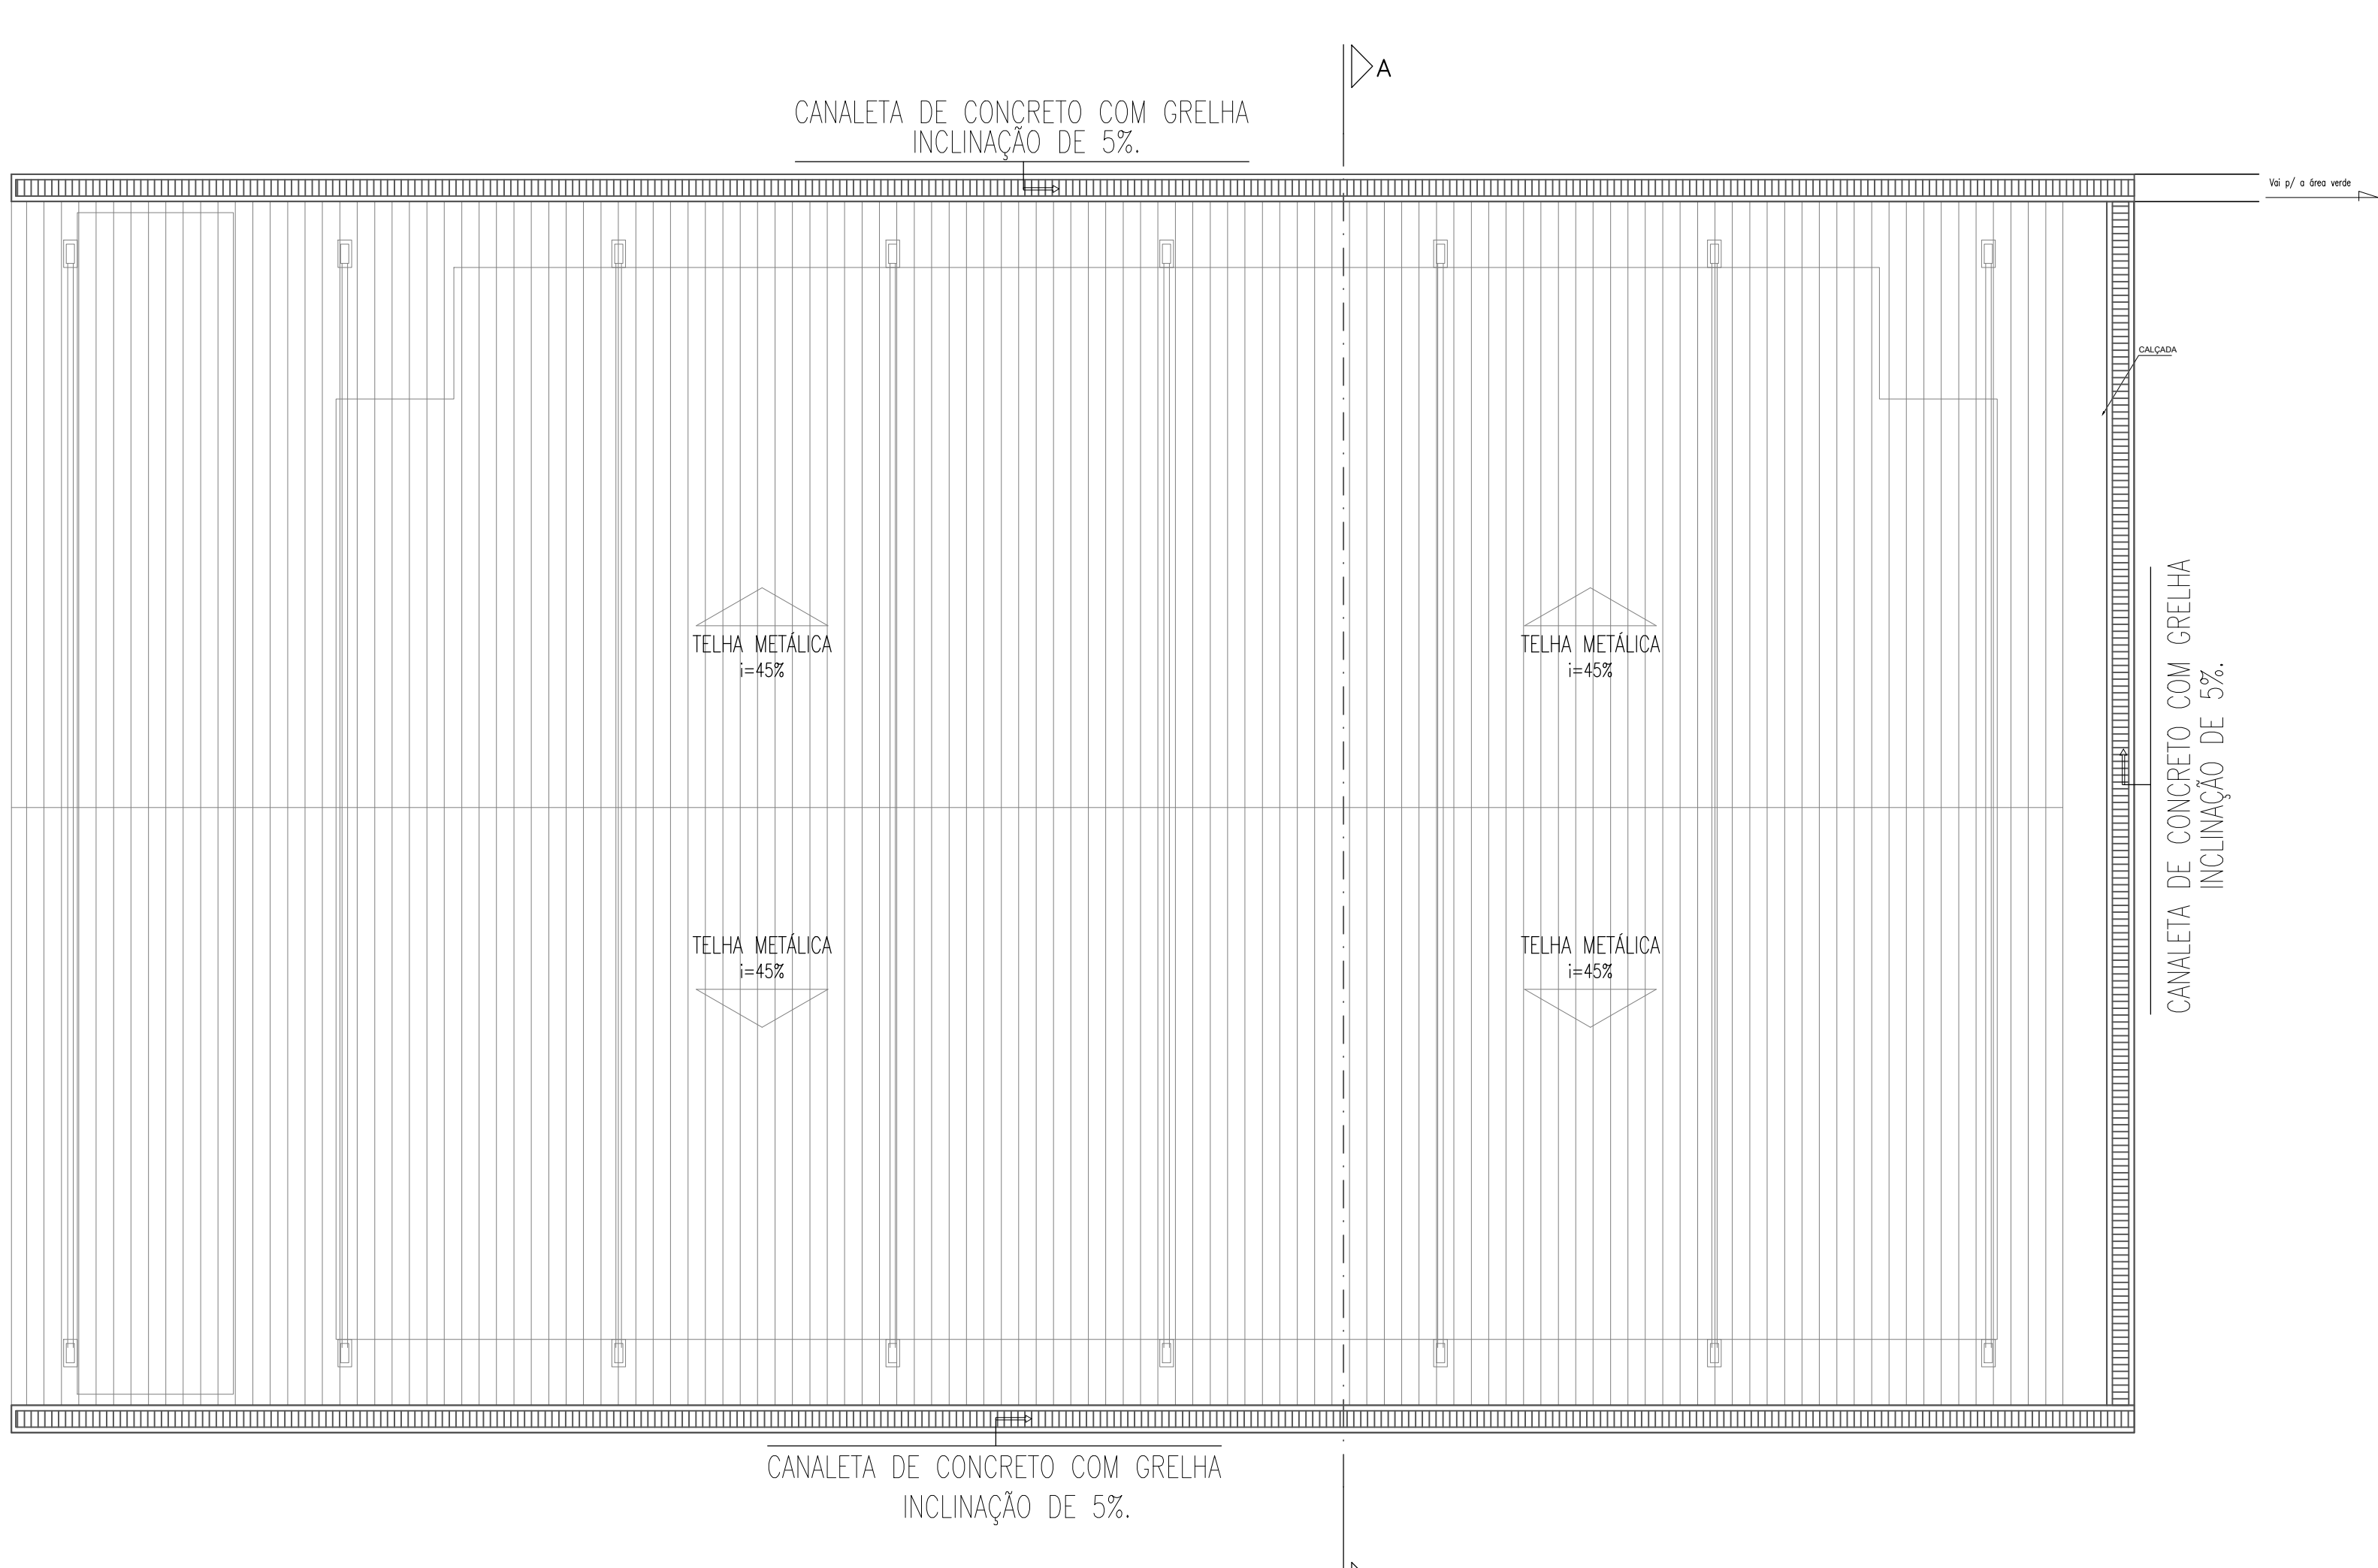


PLANTA DE COBERTURA  
ESCALA 1/100

LEGENDA

— GRELHA DE FERRO CHATO

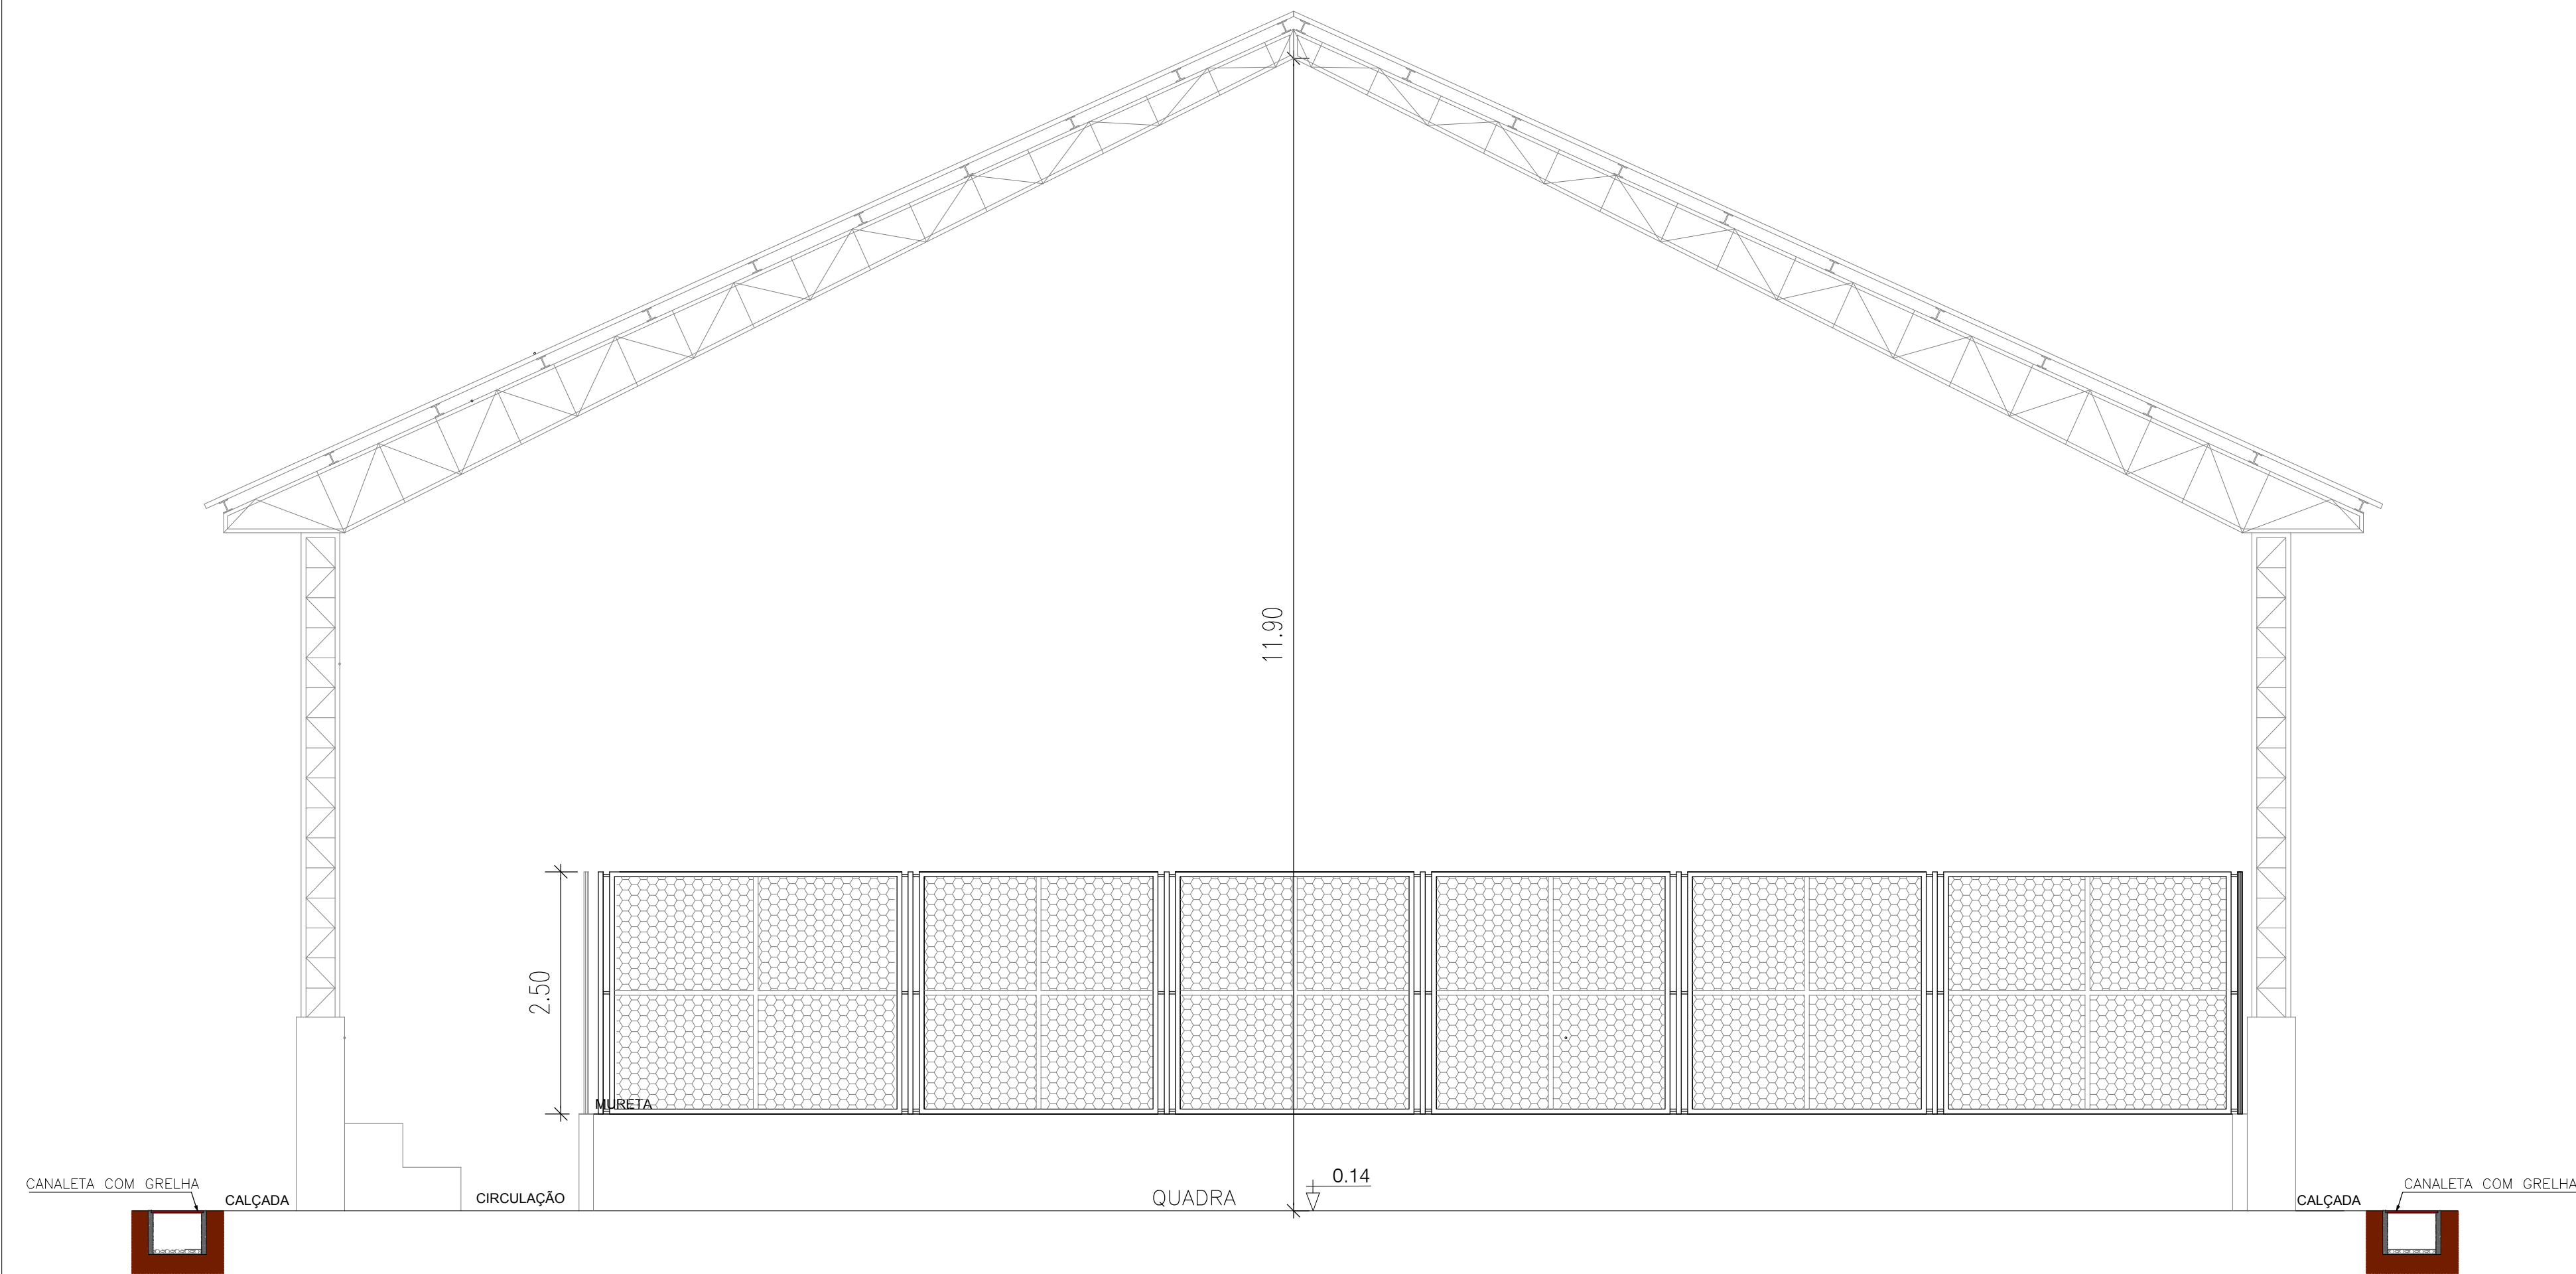

CORTE AA  
ESCALA 1/50

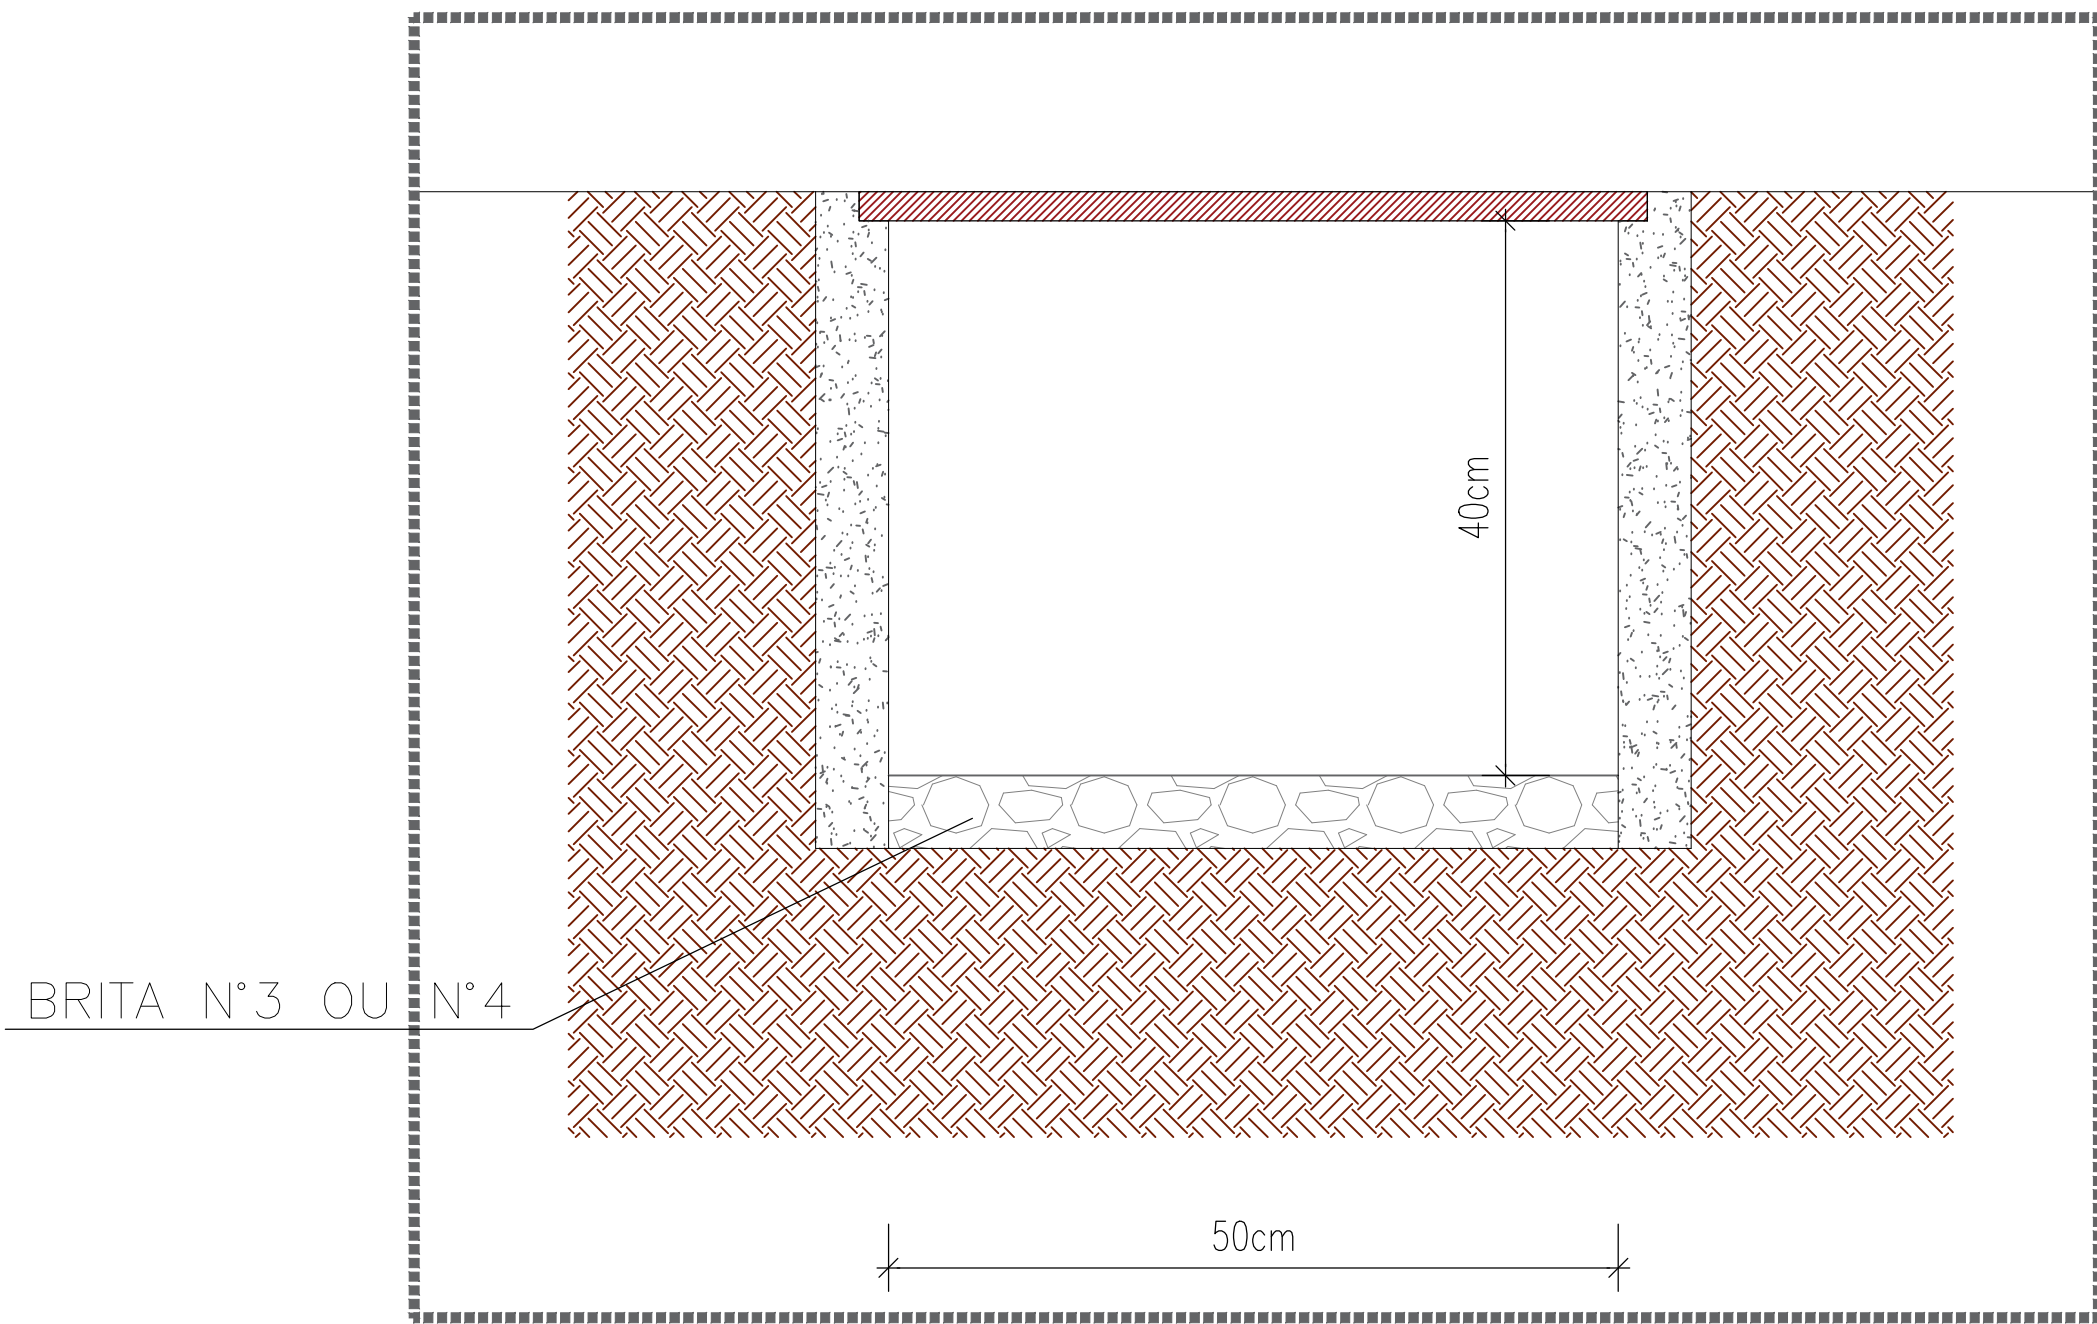

DETALHE GERAL  
CANALETA COM GRELHA  
(CG)

DETALHE GERAL  
CANALETA COM GRELHA  
SEM ESCALA

NOTAS:

1--AS CANALETAS DEVERÃO TER INCLINAÇÃO DE 5%

A M ENGENHARIA – INSTALAÇÕES PLUVIAIS  
Fone: (085) 99975-9540 – e-mail: amengenharia.p@gmail.com

TÍTULO:  
PLANTA BAIXA, COBERTURA, CORTES E DETALHES

OBRA:  
QUADRA PADRÃO SEDUC

ENDEREÇO:  
RUA PROJETADA, S/N, FARTURA DO PIAUI – PI

PROPRIETÁRIO:  
GOVERNO DO ESTADO DO PIAUI

CONSTRUTOR:

PROJETO:

DESENHO:

DATA:  
JUNHO/2017

ESCALA:  
INDICADA

FOLHA:  
A0

01/01