




Detalhe HID-3
Escala 1:25

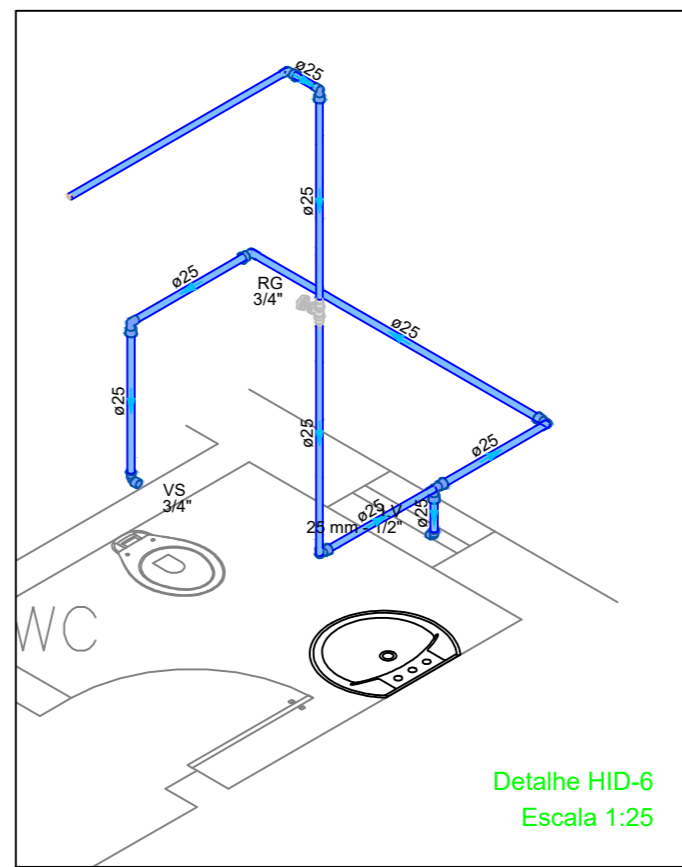

Detalhe HID-6
Escala 1:25

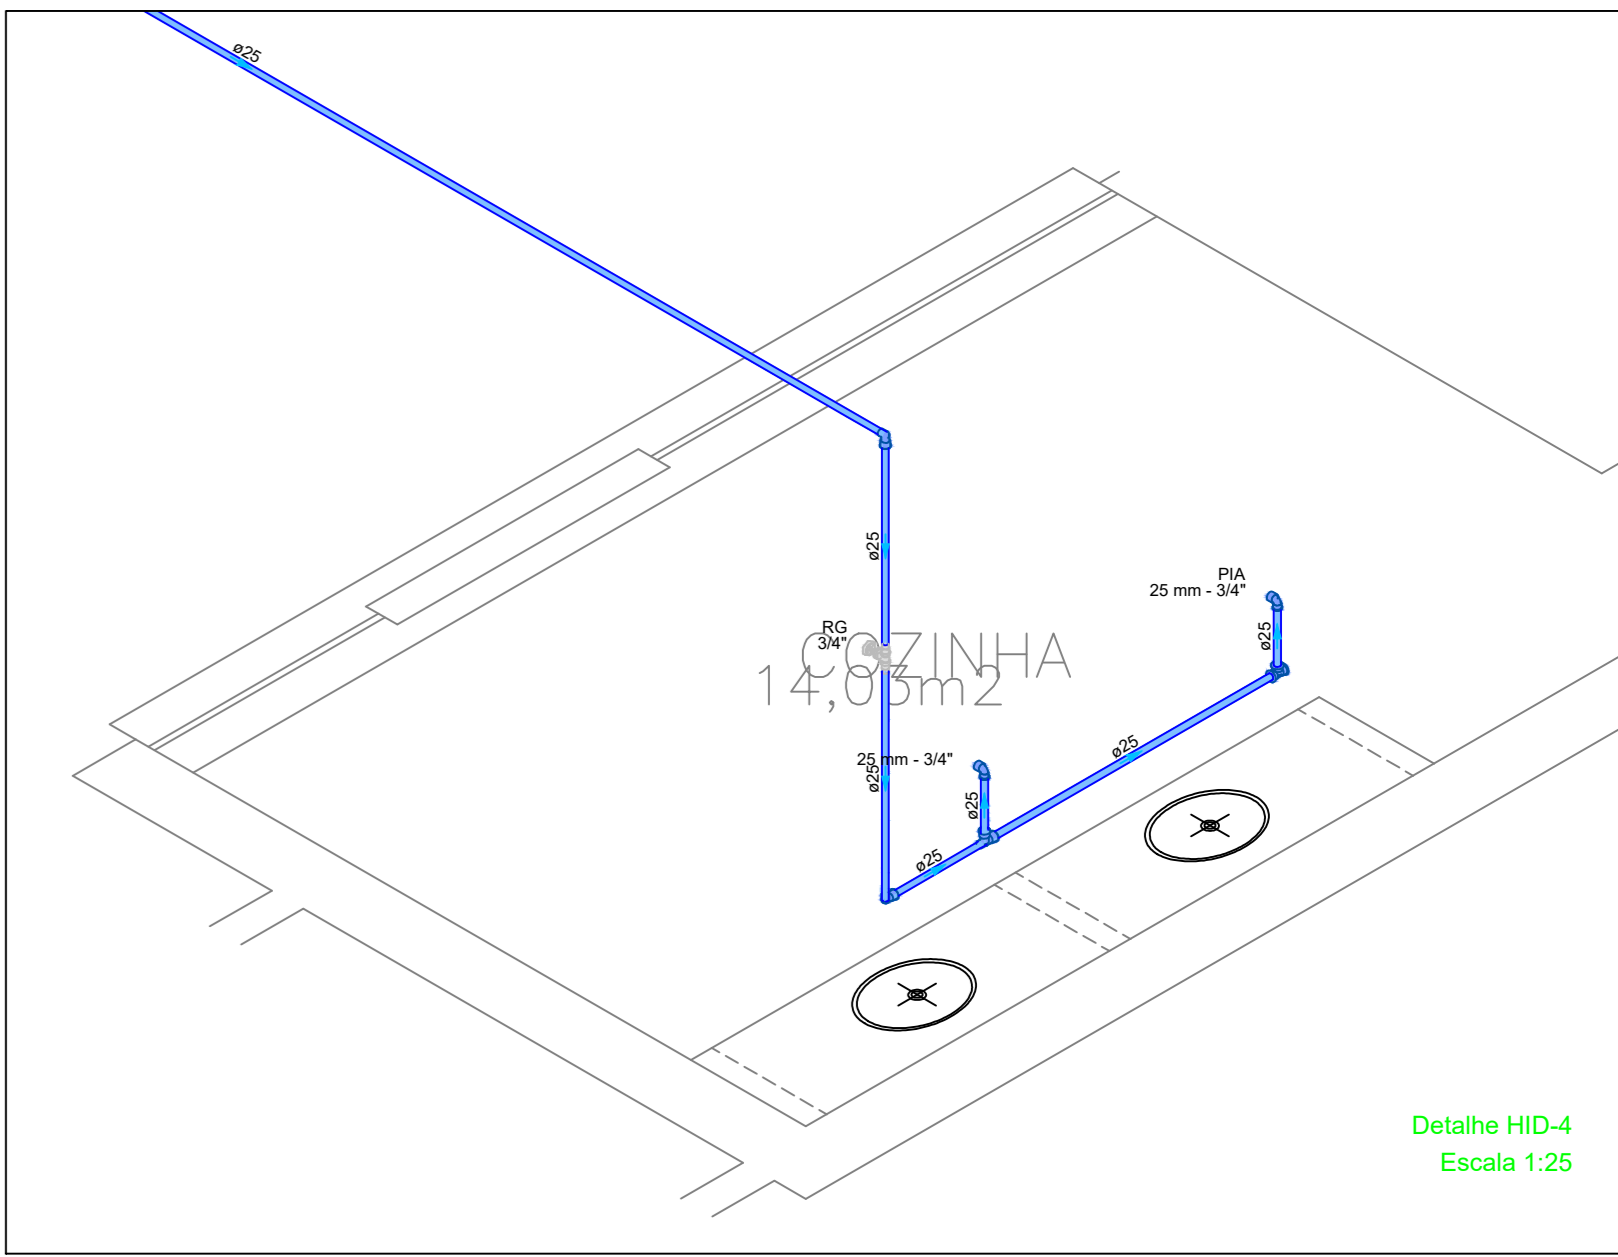

Detalhe HID-4
Escala 1:25

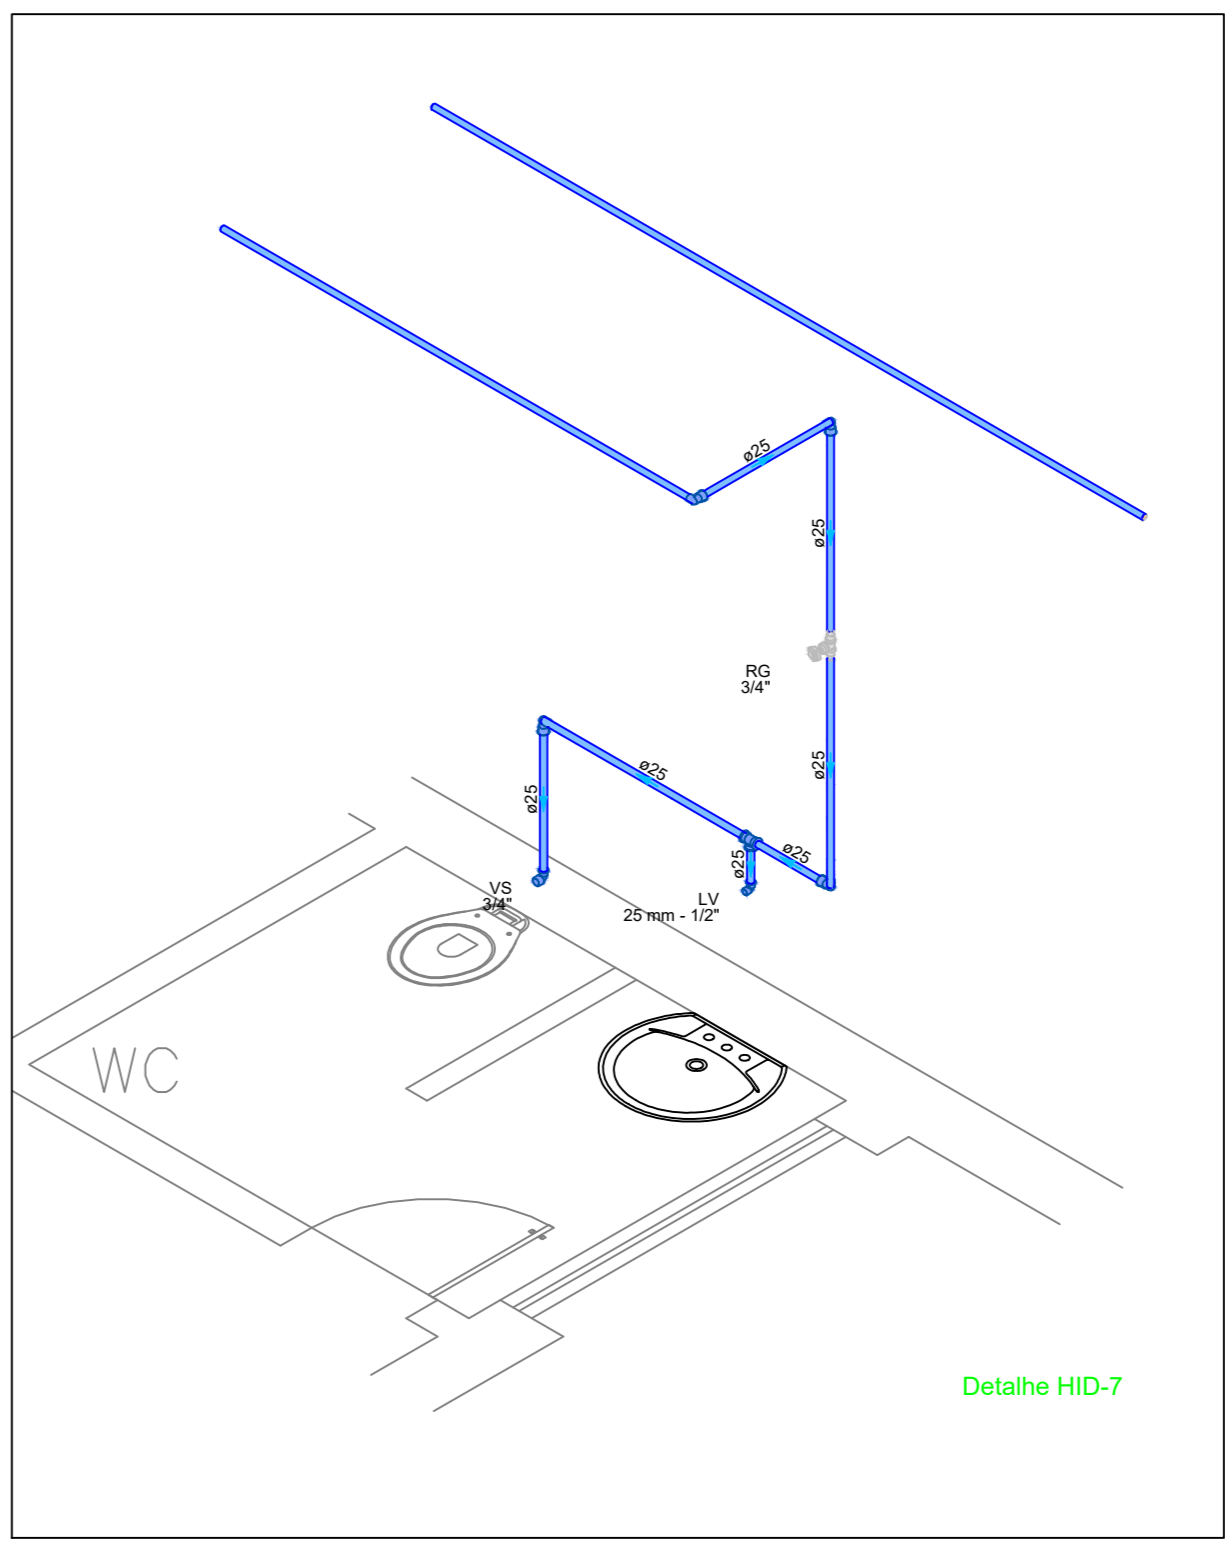

Detalhe HID-7

Legenda de condutos	
Água fria	Frio
Água quente	Quente
Gas	Gas
Outro	Outro

EDUCAÇÃO Secretaria de Estado da Educação / SEDUC		GOVERNO DO PIAUÍ PIAUÍ	
PROJETO: UNIDADE ESCOLAR FARMACÊUTICO JOÃO CARVALHO			
PROJETO TIPO: PROJETO DE INFRAESTRUTURA EDUCACIONAL			
PROPRIETÁRIO:		NOME DO PROPRIETÁRIO	
AUTOR DO PROJETO:		ARQUITETO / ENGENHEIRO	
RESPONSÁVEL TÉCNICO:		Téc. Resp. Técnica	
APROVAÇÕES:			
ENDEÇO: RUA CANDIDO MARTINS, 303, CENTRO			
MUNICÍPIO: DEIRAS - PI		ZONA: URBANA	
CONTEÚDO: PLANTA BAIXA, DETALHAMENTO E TABELAS			
REVISÃO:			
DESENHISTA: KEPLER JUNIOR		ESCALA: 100:125	
FORMATO: A0 (1029 x 841)		DATA: JANEIRO/2022	
		HID 01/02	