


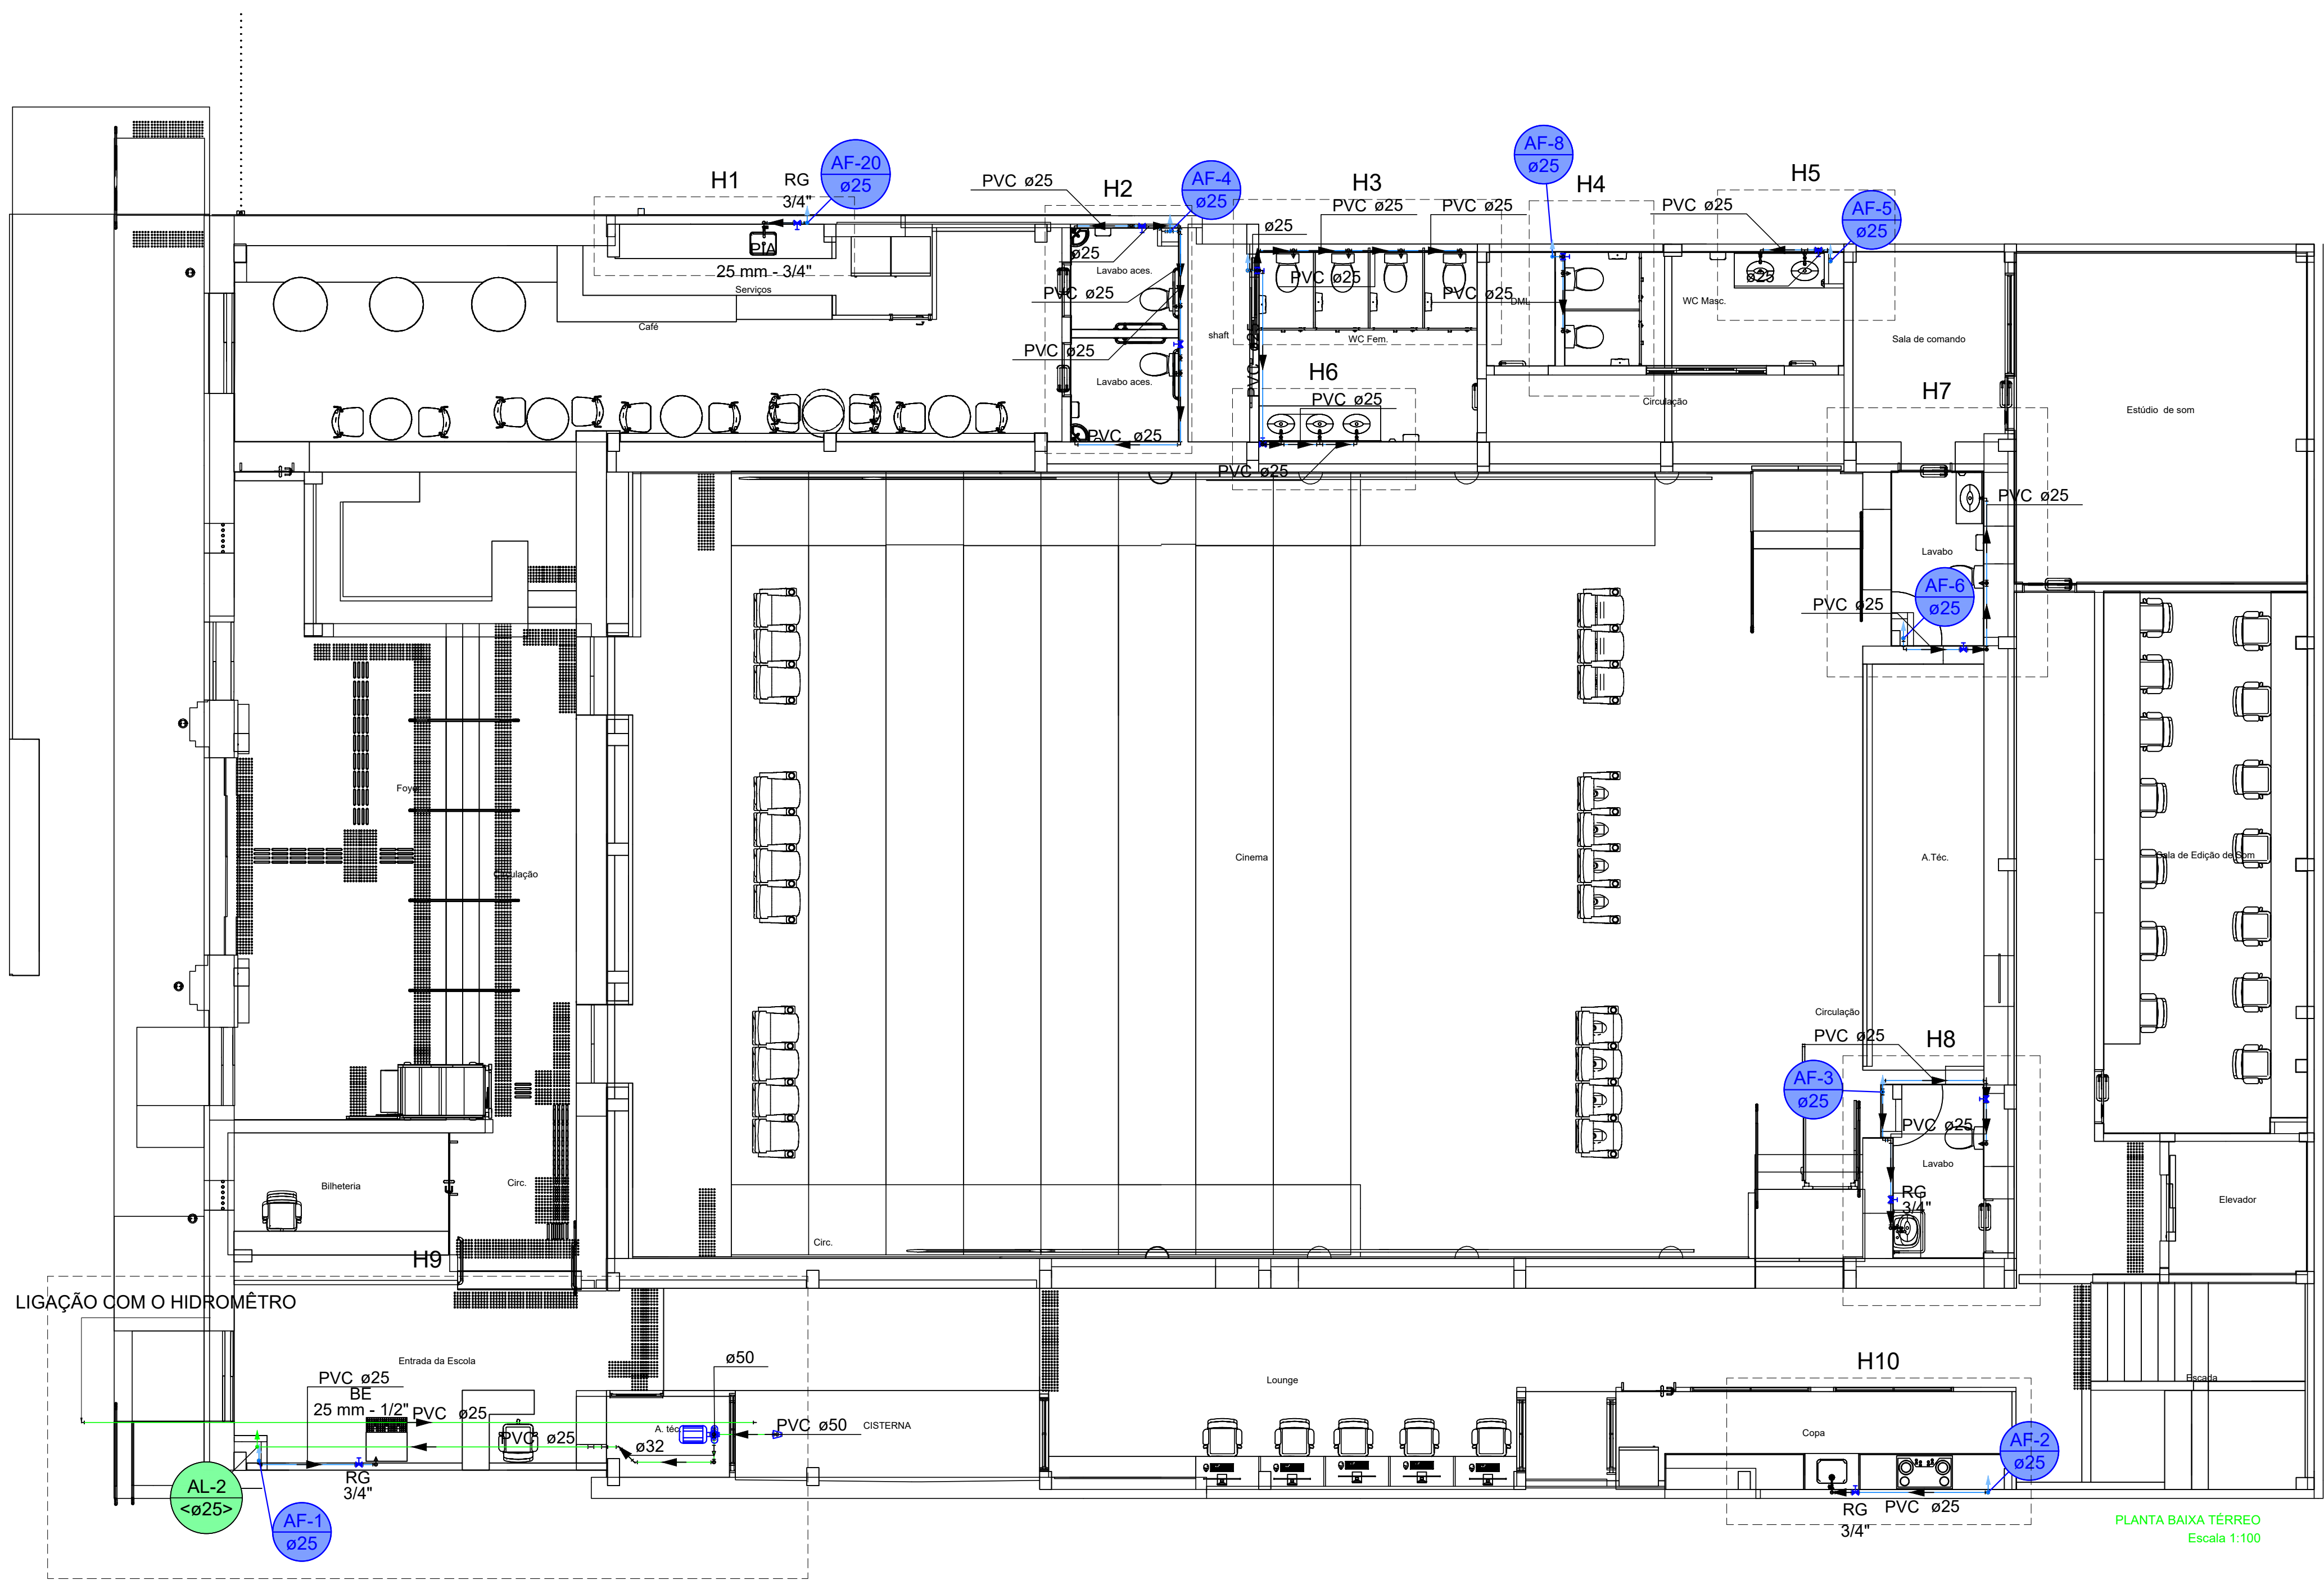


PLANTA BAIXA TÉRREO
Escala 1:100

HISTÓRICO		
ALTERAÇÃO	REVISÃO	DATA
1.		
2.		
3.		
4.		
5.		

ENGENHEIRO(A) RESPONSÁVEL:  VALTERDES CARVALHO SILVA FILHO CPF: 12.124.124-12 E-mail: valterdes@outlook.com.br	PROPRIETÁRIO: GOVERNO DO ESTADO DO PIAUÍ
---	--



DEPARTAMENTO: UNIDADE DE GESTÃO DA REDE FÍSICA	DESENHO: HID
TÍTULO DO PROJETO: PROJETO DE INSTALAÇÕES HIDRAULICAS	FRANCHA: 01/07
ENDEREÇO DO SERVIÇO: PRAÇA PEDRO II, Nº1301 - CENTRO - TERESINA-PI	
TÍTULO DO DESENHO: PLANTA BAIXA DO TÉRREO	
MUNICÍPIO: TERESINA-PI	ZONA: URBANO
DESENHO: VALTERDES FILHO	FASE: PROJ. HIDRAULICO
DATA: DEZEMBRO/2025	REVISÃO: 01

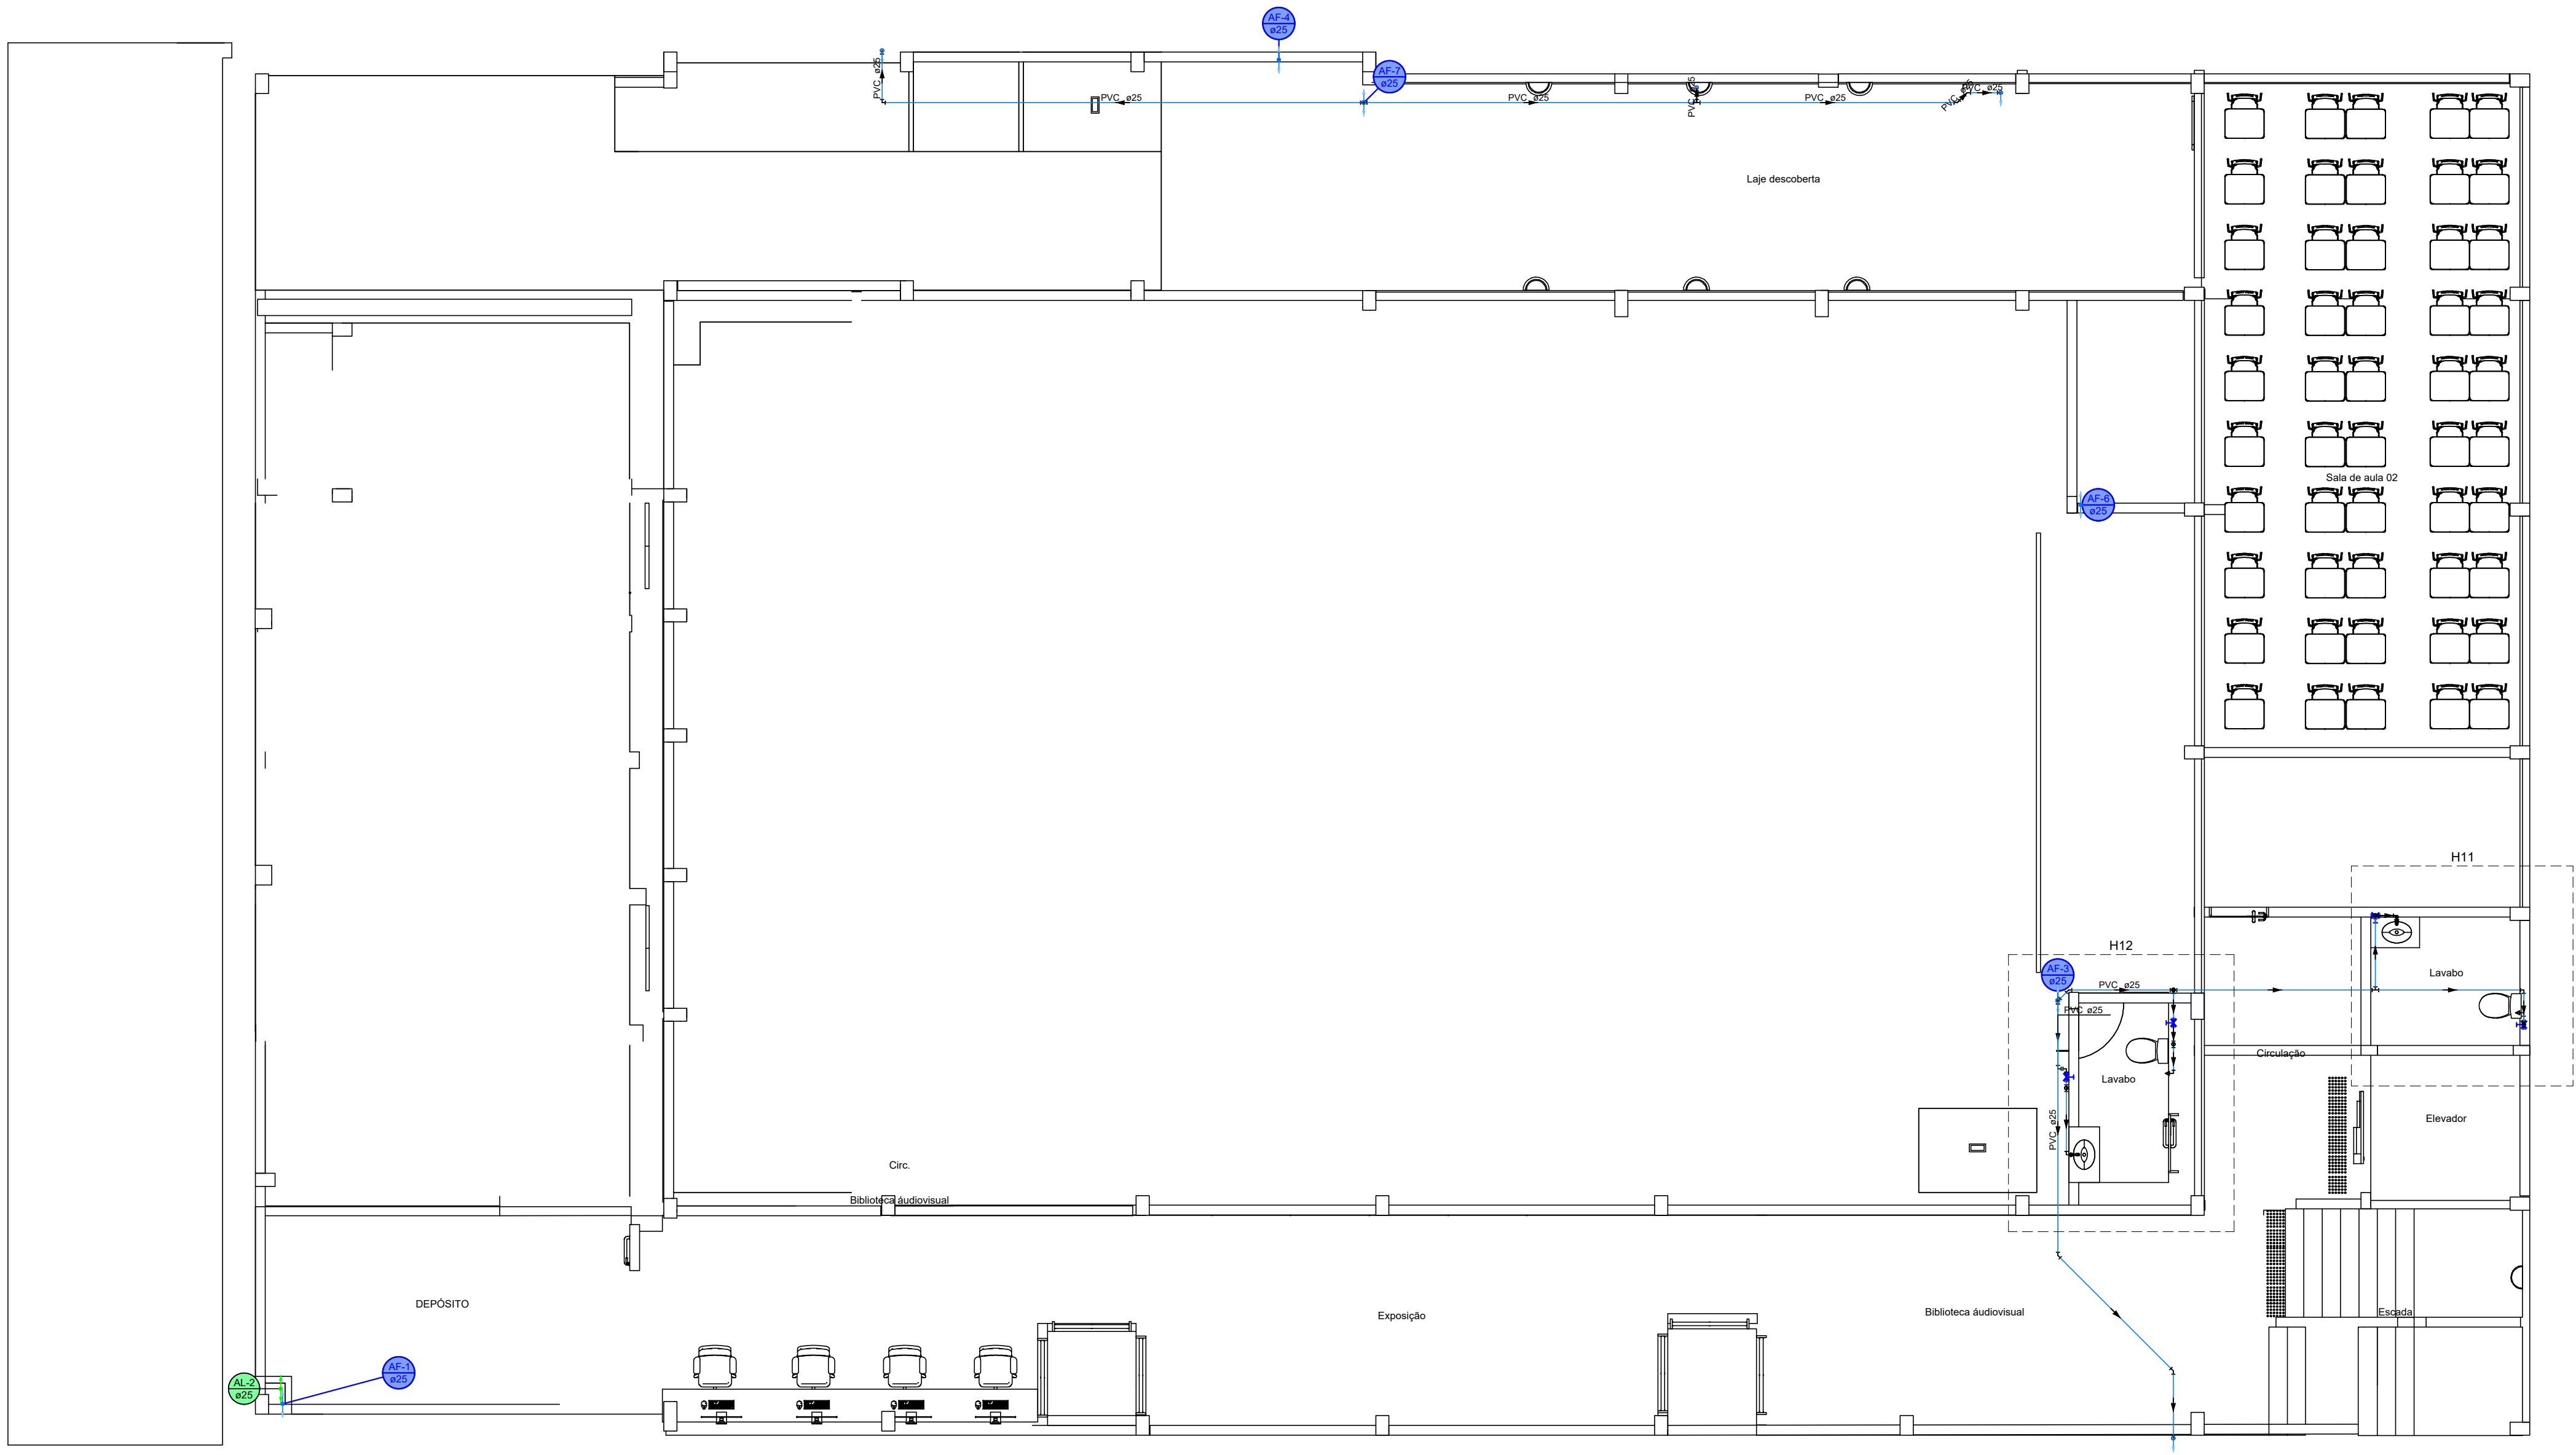

PLANTA BAIXA PAV.1
Escala 1:100

HISTÓRICO		
ALTERAÇÃO	REVISÃO	DATA
1.		
2.		
3.		
4.		
5.		


ENGENHEIRO(A) RESPONSÁVEL:  VALTERDES CARVALHO SILVA FILHO CPF: 159.037.200-00 E-mail: valterdes@cinerec.org.br	PROPRIETÁRIO:
--	---------------



GOVERNO DO ESTADO DO PIAUÍ

SEDUC - SECRETARIA DE ESTADO DA EDUCAÇÃO
04º GRE - ESCOLA DE CINEMA E AUDIOVISUAL DO PIAUÍ
CINEREX

DEPARTAMENTO: UNIDADE DE GESTÃO DA REDE FÍSICA	DESENHO: HID
TÍTULO DO PROJETO: PROJETO DE INSTALAÇÕES HIDRAULICAS	FRANCHA: 02/07
ENDEREÇO DO SERVIÇO: PRAÇA PEDRO II, Nº1301 - CENTRO - TERESINA-PI	
TÍTULO DO DESENHO: PLANTA BAIXA 1 PAV.	
MUNICÍPIO: TERESINA-PI	ZONA: URBANO
DESENHO: VALTERDES FILHO	FASE: PROJ. HIDRAULICO
DATA: DEZEMBRO/2025	REVISÃO: 01

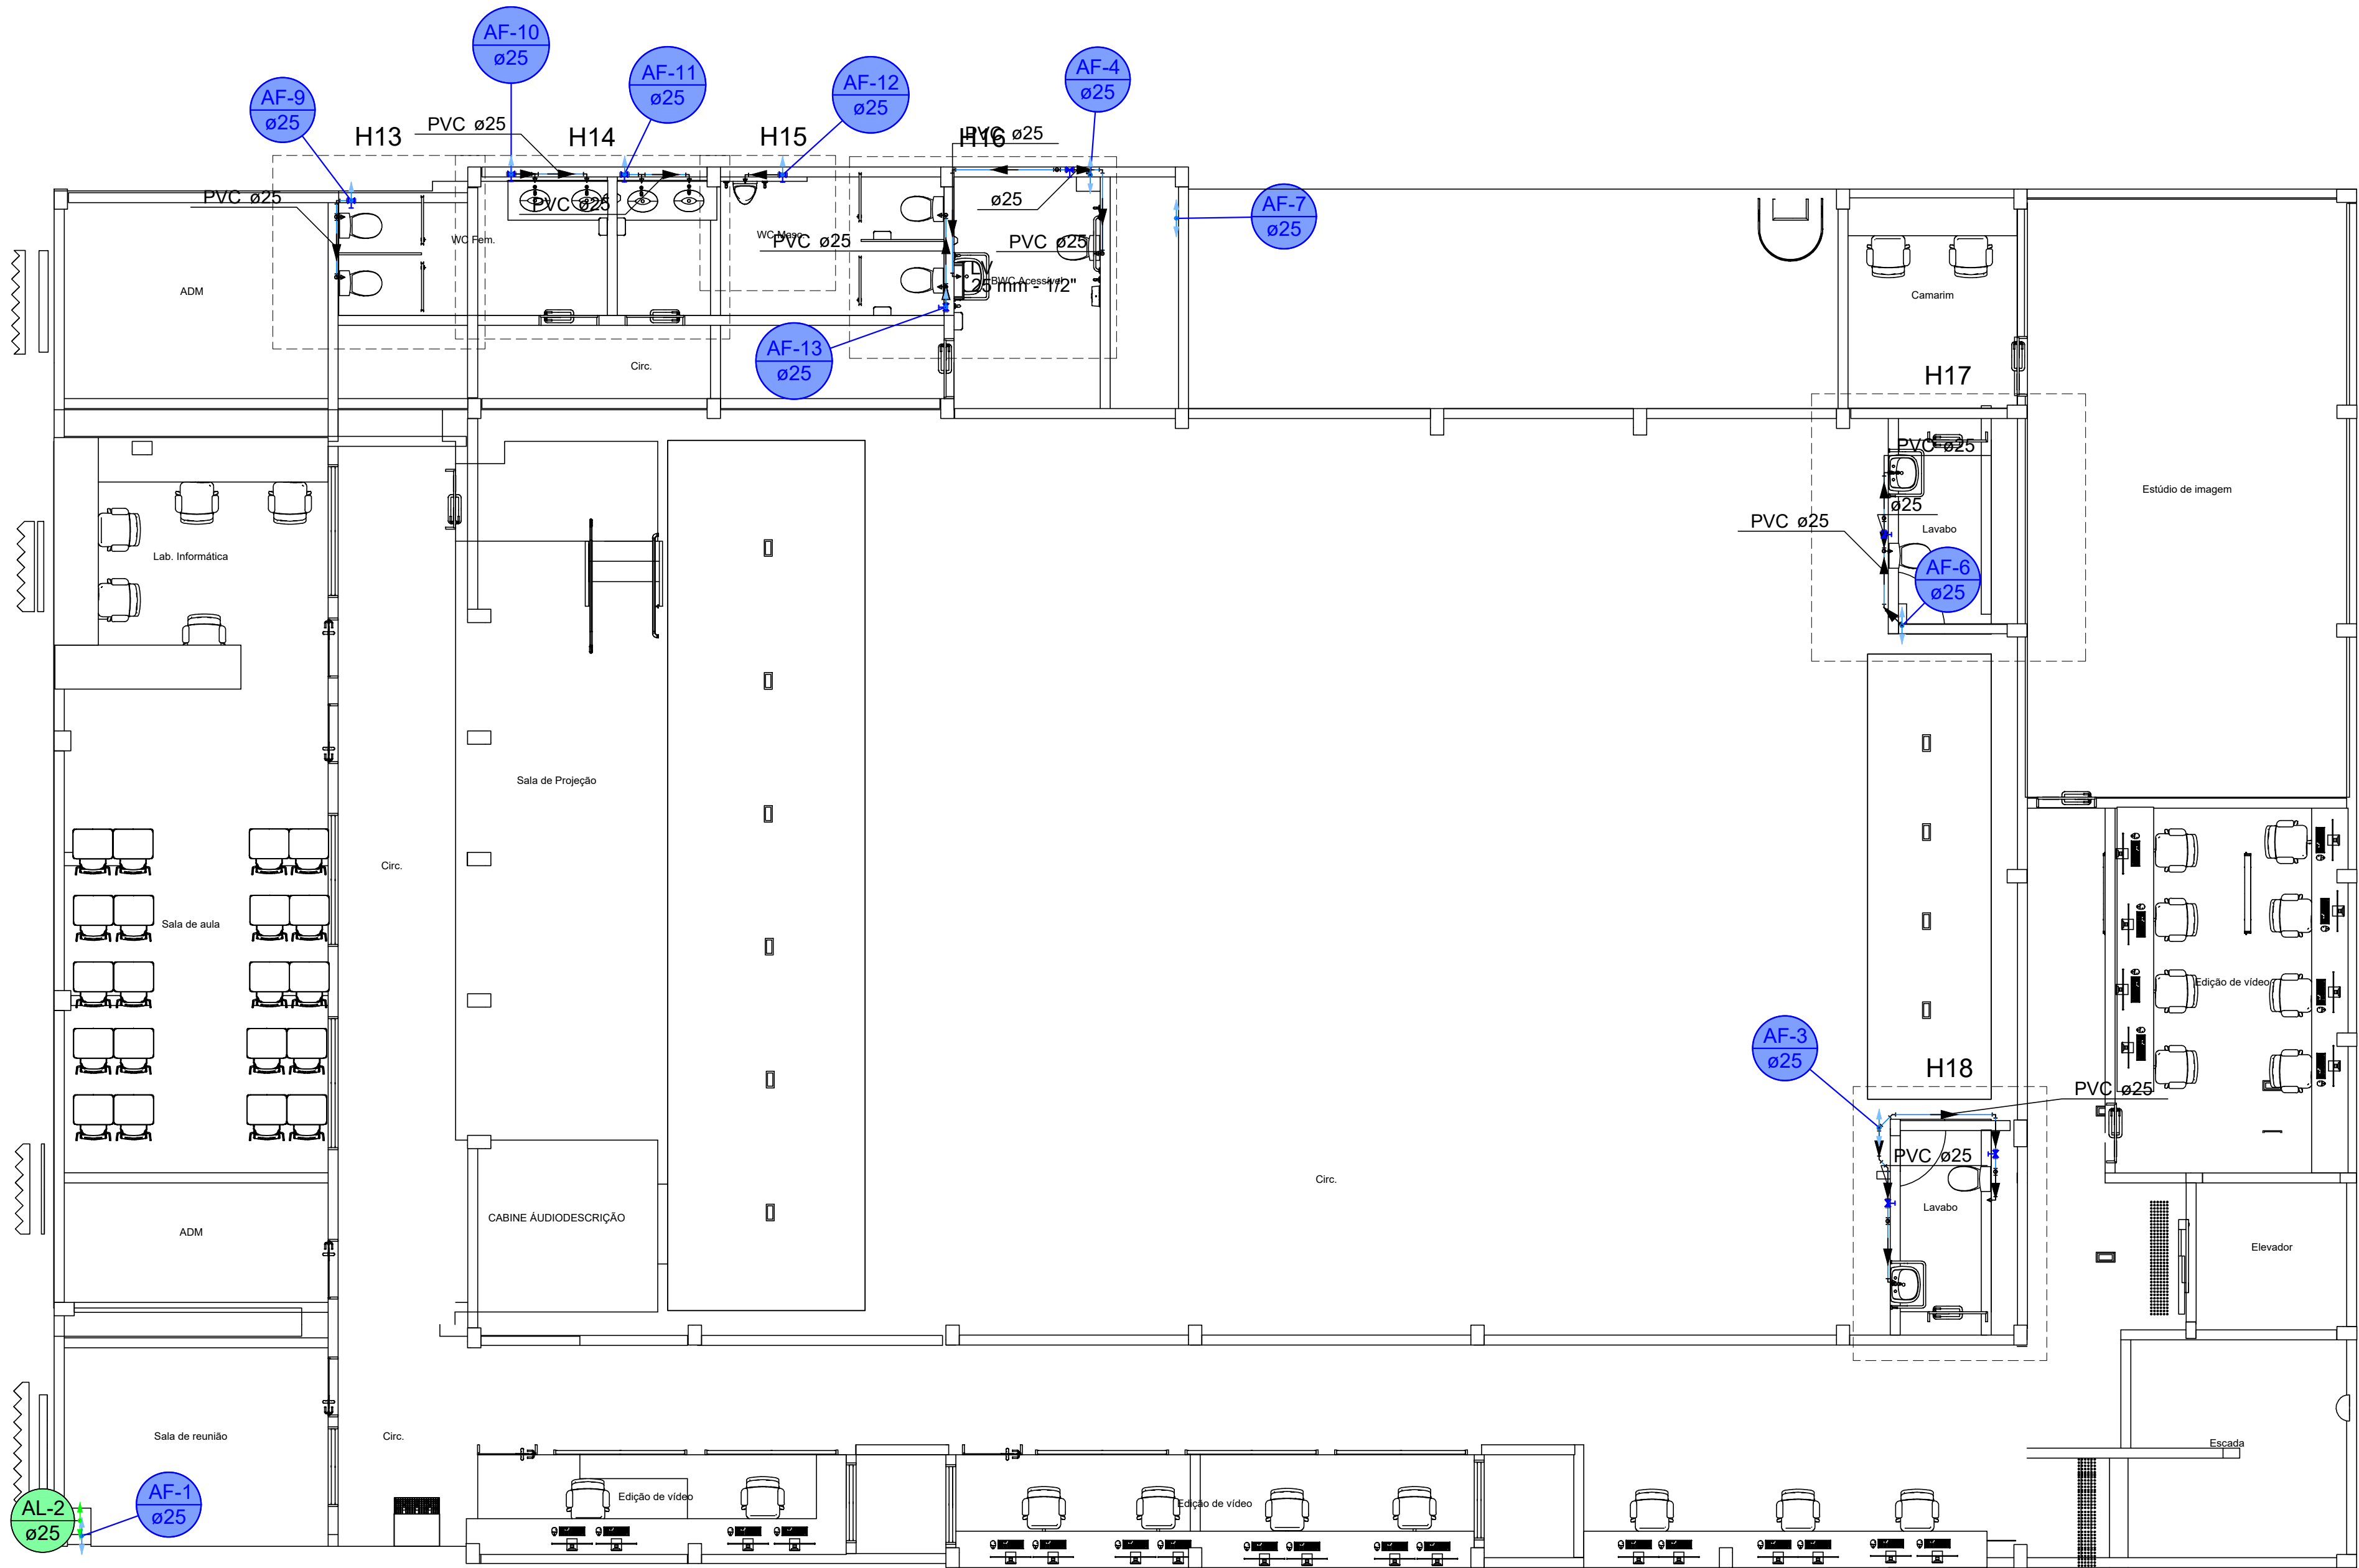


PLANTA BAIXA PAV 2
Escala 1:100

HISTÓRICO		
ALTERAÇÃO	REVISÃO	DATA
1.		
2.		
3.		
4.		
5.		

ENGENHEIRO(A) RESPONSÁVEL:  VALTERDES CARVALHO SILVA FILHO CPF: 12.124.124-12 E-mail: valterdes@valterdes.com.br	PROPRIETÁRIO:
---	---------------

	GOVERNO DO ESTADO DO PIAUÍ SEDUC - SECRETARIA DE ESTADO DA EDUCAÇÃO 04º GRE - ESCOLA DE CINEMA E AUDIOVISUAL DO PIAUÍ CINEREX
---	---

DEPARTAMENTO: UNIDADE DE GESTÃO DA REDE FÍSICA	DESENHO: HID
TÍTULO DO PROJETO: PROJETO DE INSTALAÇÕES HIDRAULICAS	FRANCHA: 03/07
ENDEREÇO DO SERVIÇO: PRAÇA PEDRO II, Nº1301 - CENTRO - TERESINA-PI	
TÍTULO DO DESENHO: PLANTA BAIXA 2 PAV.	
MUNICÍPIO: TERESINA-PI	ZONA: URBANO
DESENHO: VALTERDES FILHO	FASE: PROJ. HIDRAULICO
DATA: DEZEMBRO/2025	REVISÃO: 01

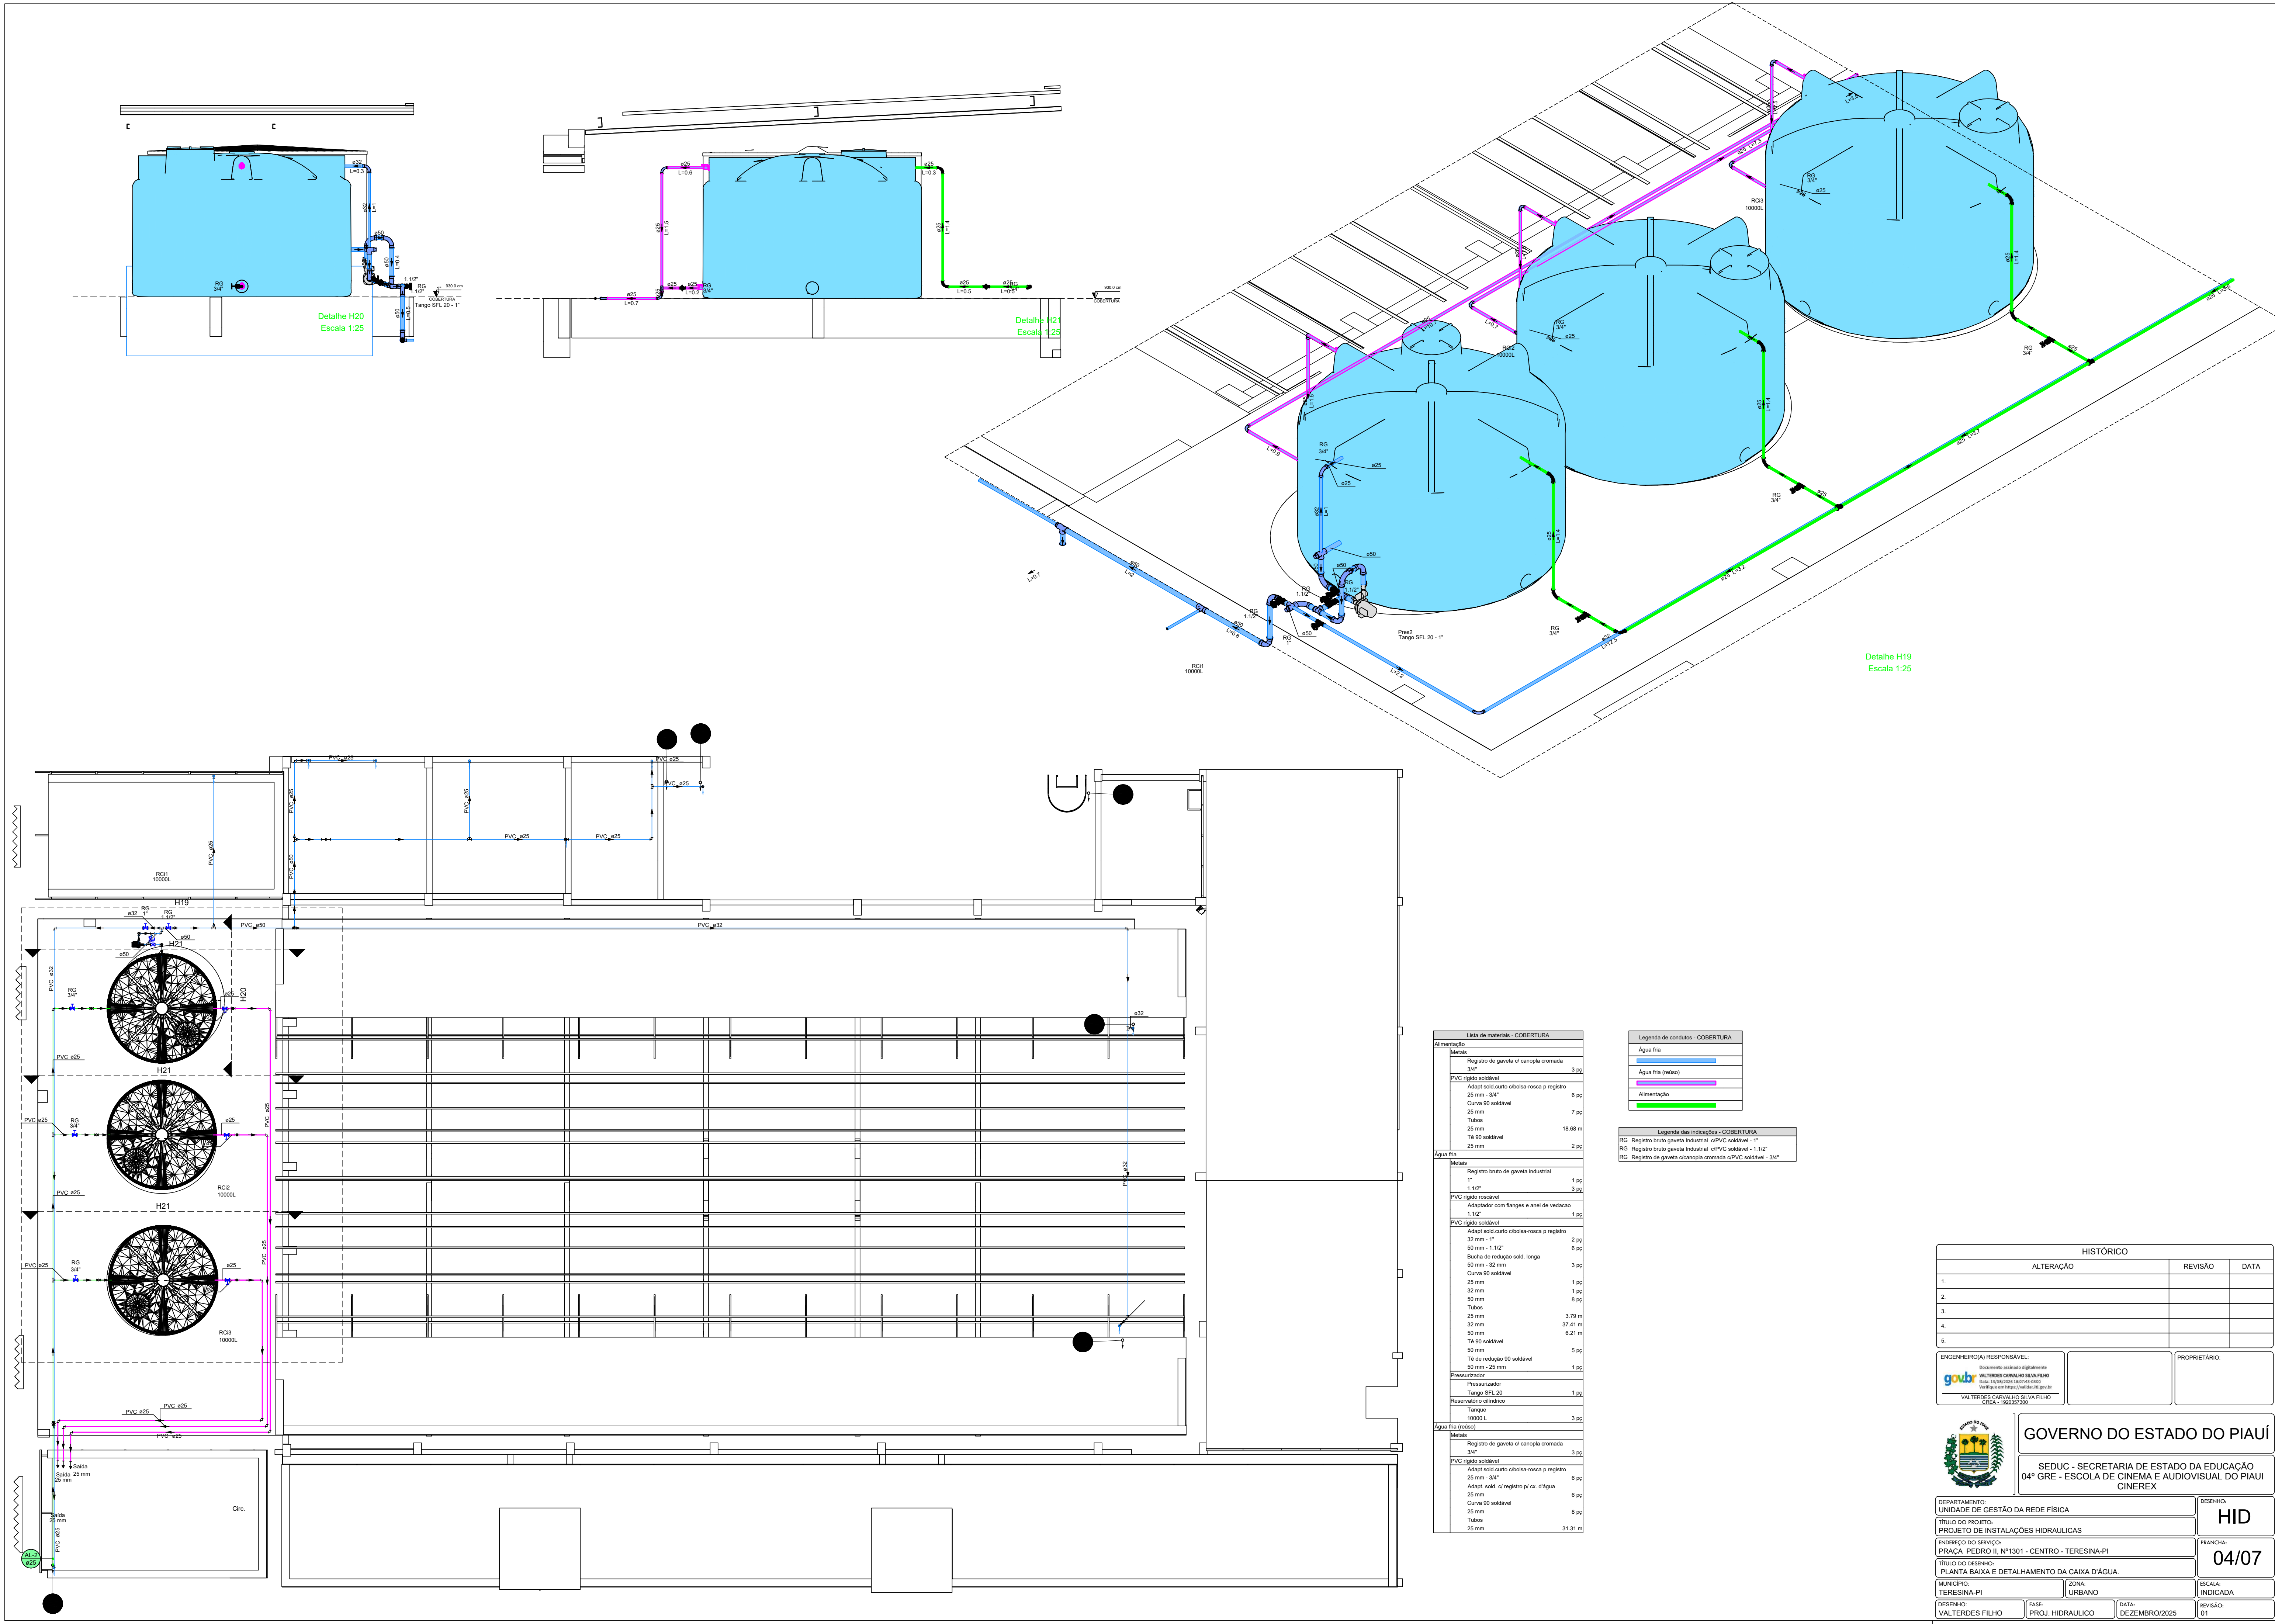

Lista de materiais - COBERTURA	
Alimentação	
Metais	
Registro de gaveta c/ canopia cromada	
3/4"	3 pz
PVC rígido soldável	
Adapt. sold. curto c/bolsa-rosca p registro	6 pz
25 mm - 3/4"	
Curva 90 soldável	7 pz
25 mm	
Tubos	18,68 m
25 mm	
Tê 90 soldável	2 pz
25 mm	
Água fria	
Metais	
Registro bruto de gaveta industrial	
1"	1 pz
1 1/2"	3 pz
PVC rígido rosável	
Adaptador com flanges e anel de vedação	1 pz
1 1/2"	
PVC rígido soldável	
Adapt. sold. curto c/bolsa-rosca p registro	2 pz
32 mm - 1"	
50 mm - 1 1/2"	6 pz
Bucha de redução sold. longa	3 pz
50 mm - 32 mm	
Curva 90 soldável	1 pz
25 mm	
32 mm	1 pz
50 mm	8 pz
Tubos	3,79 m
25 mm	
32 mm	37,41 m
50 mm	6,21 m
Tê 90 soldável	5 pz
50 mm	
Tê de redução 90 soldável	1 pz
50 mm - 25 mm	
Pressurizador	
Tanque SFL 20	1 pz
Reservatório construtivo	
Tanque	
10000 L	3 pz
Água fria (resaca)	
Metais	
Registro de gaveta c/ canopia cromada	
3/4"	3 pz
PVC rígido soldável	
Adapt. sold. curto c/bolsa-rosca p registro	6 pz
25 mm - 3/4"	
Adapt. sold. c/ registro p/ ca. d'água	6 pz
25 mm	
Curva 90 soldável	8 pz
25 mm	
Tubos	31,31 m
25 mm	

Legenda de condutas - COBERTURA	
Água fria	
Água Fria (resaca)	
Alimentação	

Legenda das indicações - COBERTURA	
RG	Registro bruto gaveta industrial - cPVC soldável - 1"
RG	Registro bruto gaveta industrial - cPVC soldável - 1 1/2"
RG	Registro de gaveta c/ canopia cromada cPVC soldável - 3/4"

HISTÓRICO		
ALTERAÇÃO	REVISÃO	DATA
1.		
2.		
3.		
4.		
5.		






ENGENHEIRO(A) RESPONSÁVEL:	PROPRIETÁRIO:
 WALTERES CARVALHO SILVA FILHO Documento assinado digitalmente Data: 12/04/2024 10:17:45-0300 Verifique em https://validar.dig.br/sign	
WALTERES CARVALHO SILVA FILHO CREA - 199397/200	



GOVERNO DO ESTADO DO PIAUÍ

SEDUC - SECRETARIA DE ESTADO DA EDUCAÇÃO
04º GRE - ESCOLA DE CINEMA E AUDIOVISUAL DO PIAUÍ
CINEREX










DEPARTAMENTO:	UNIDADE DE GESTÃO DA REDE FÍSICA	DESENHO:	HID
TÍTULO DO PROJETO:	PROJETO DE INSTALAÇÕES HIDRAULICAS	FRANCHA:	04/07
FUNDAMENTO DO SERVIÇO:	PRAÇA PEDRO II, Nº1301 - CENTRO - TERESINA-PI	ESCALA:	INDICADA
TÍTULO DO DESENHO:	PLANTA BAIXA E DETALHAMENTO DA CAIXA D'ÁGUA.	REVISÃO:	01
MUNICÍPIO:	TERESINA-PI	ZONA:	URBANO
DESENHO:	WALTERES FILHO	FASE:	PROJ. HIDRAULICO
		DATA:	DEZEMBRO/2025

     



GOVERNO DO ESTADO DO PIAUÍ

SEDUC - SECRETARIA DE ESTADO DA EDUCAÇÃO
04º GRE - ESCOLA DE CINEMA E AUDIOVISUAL DO PIAUÍ
CINEREX

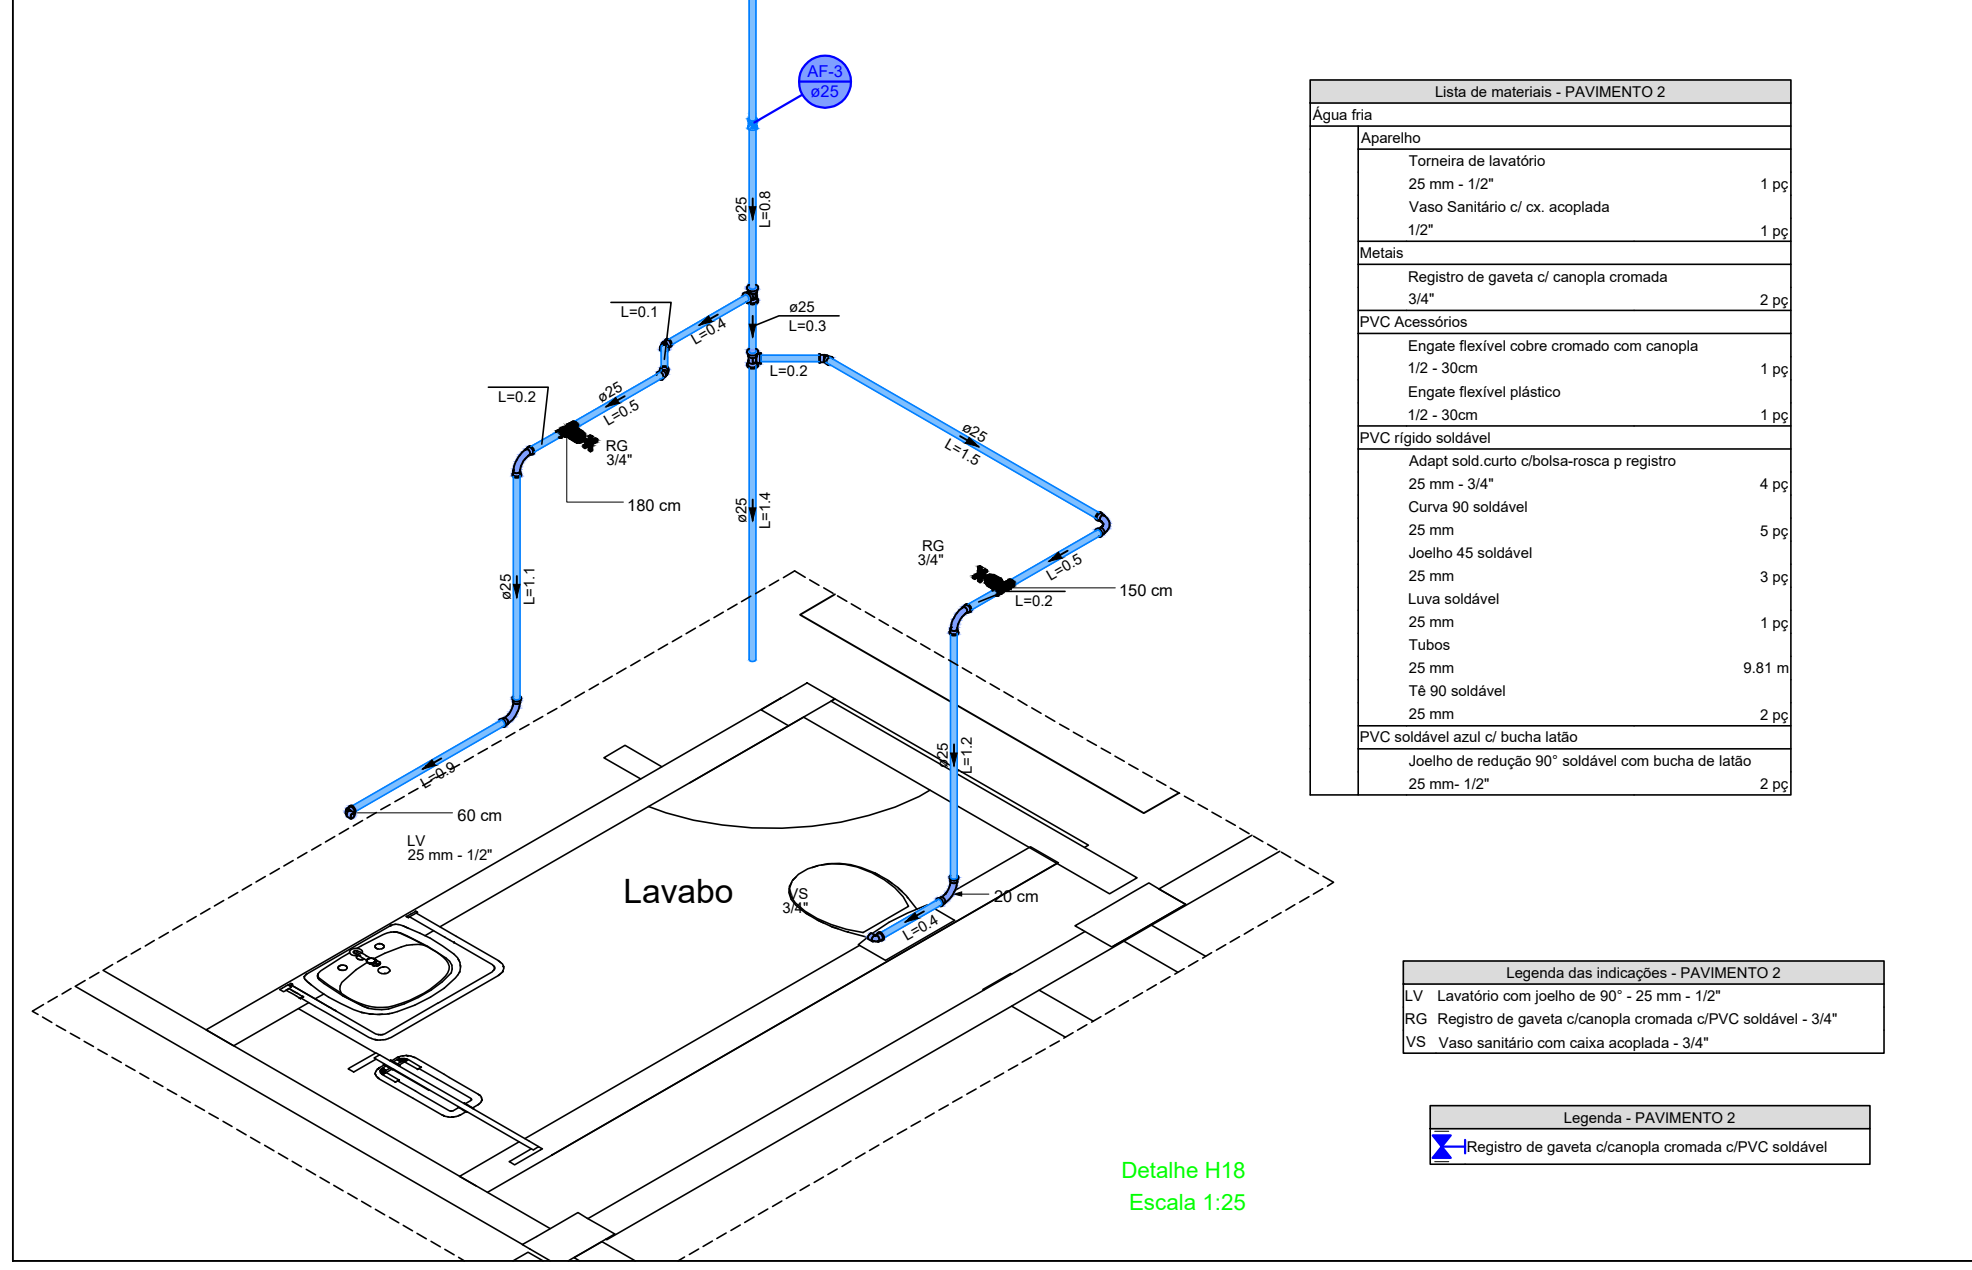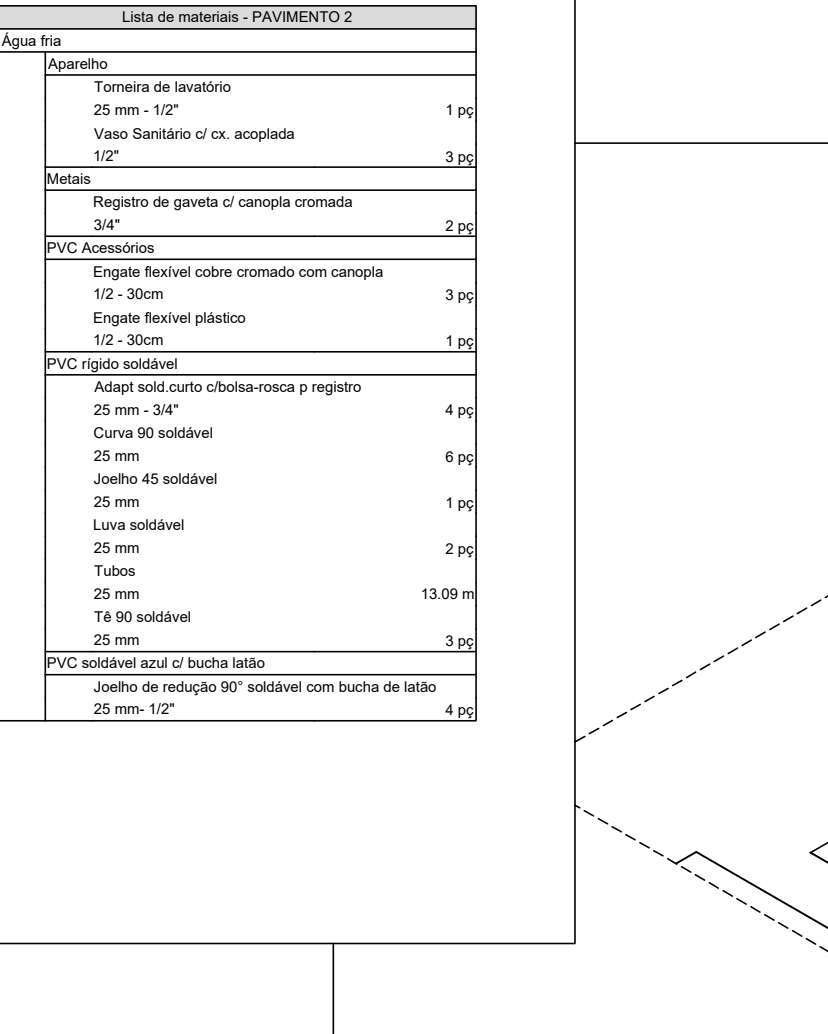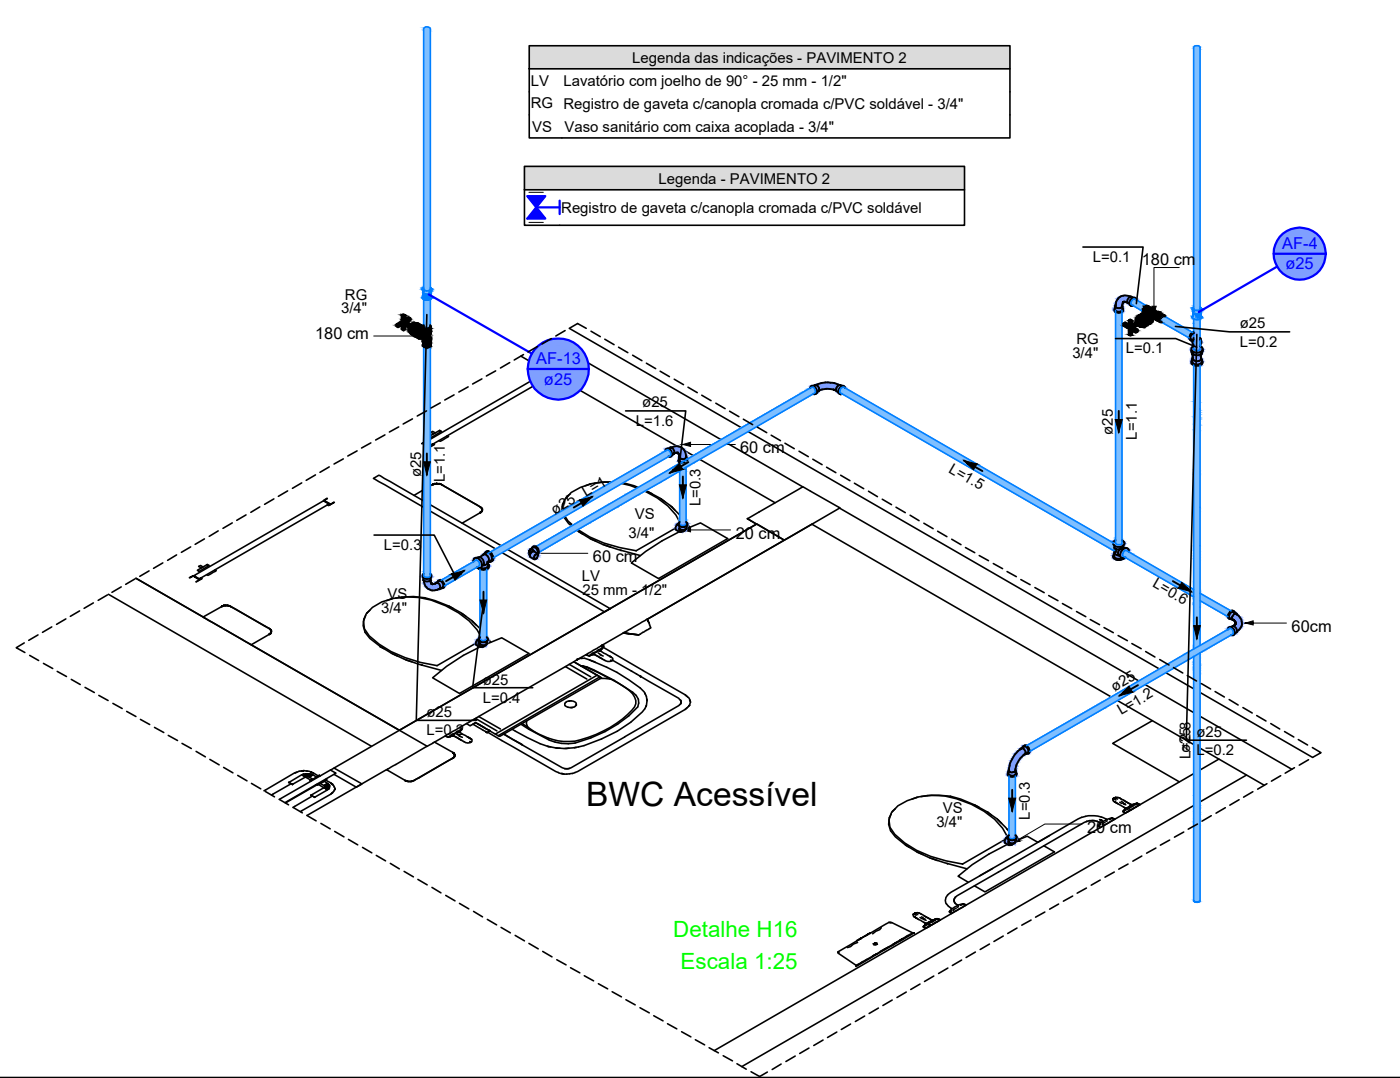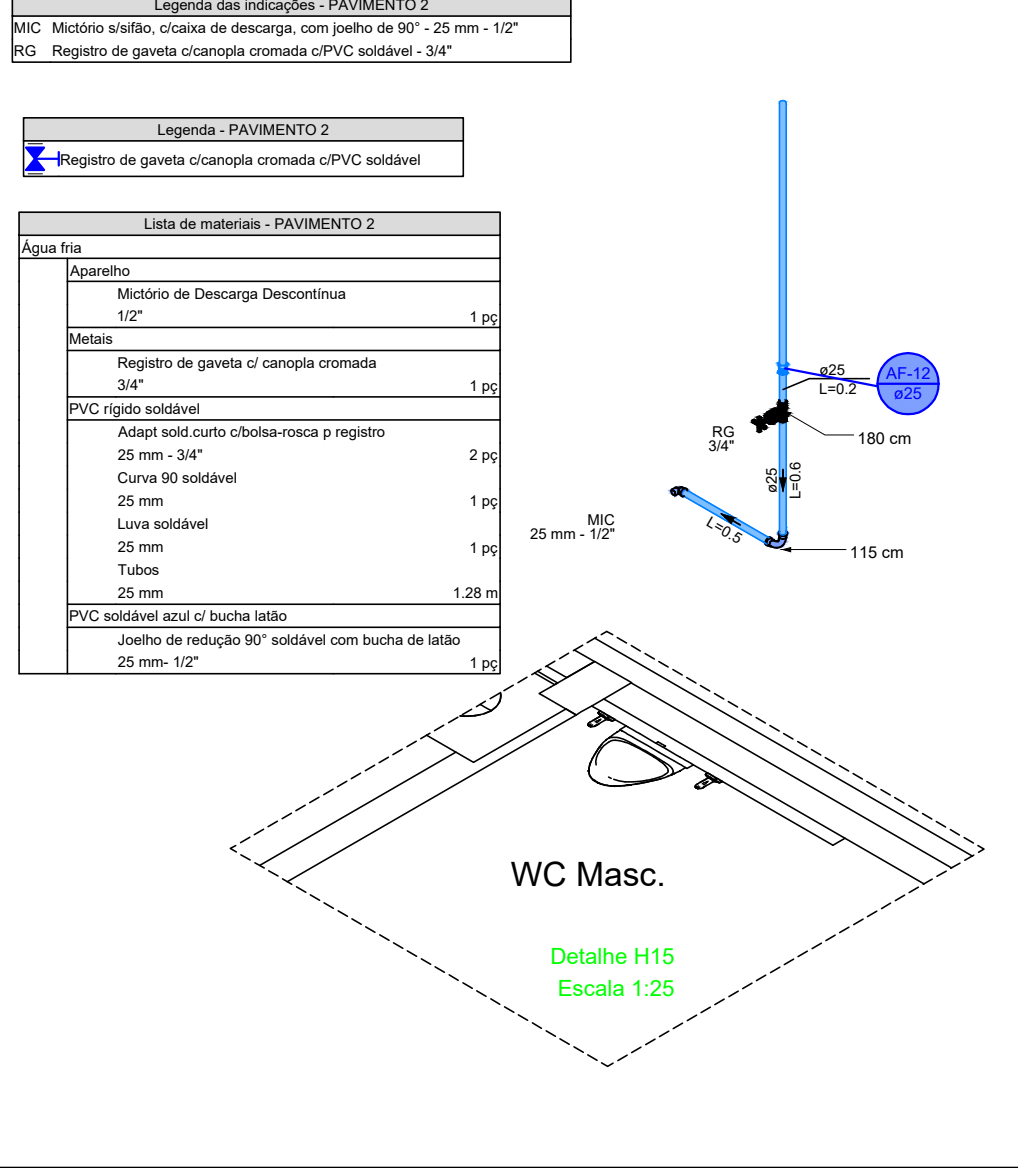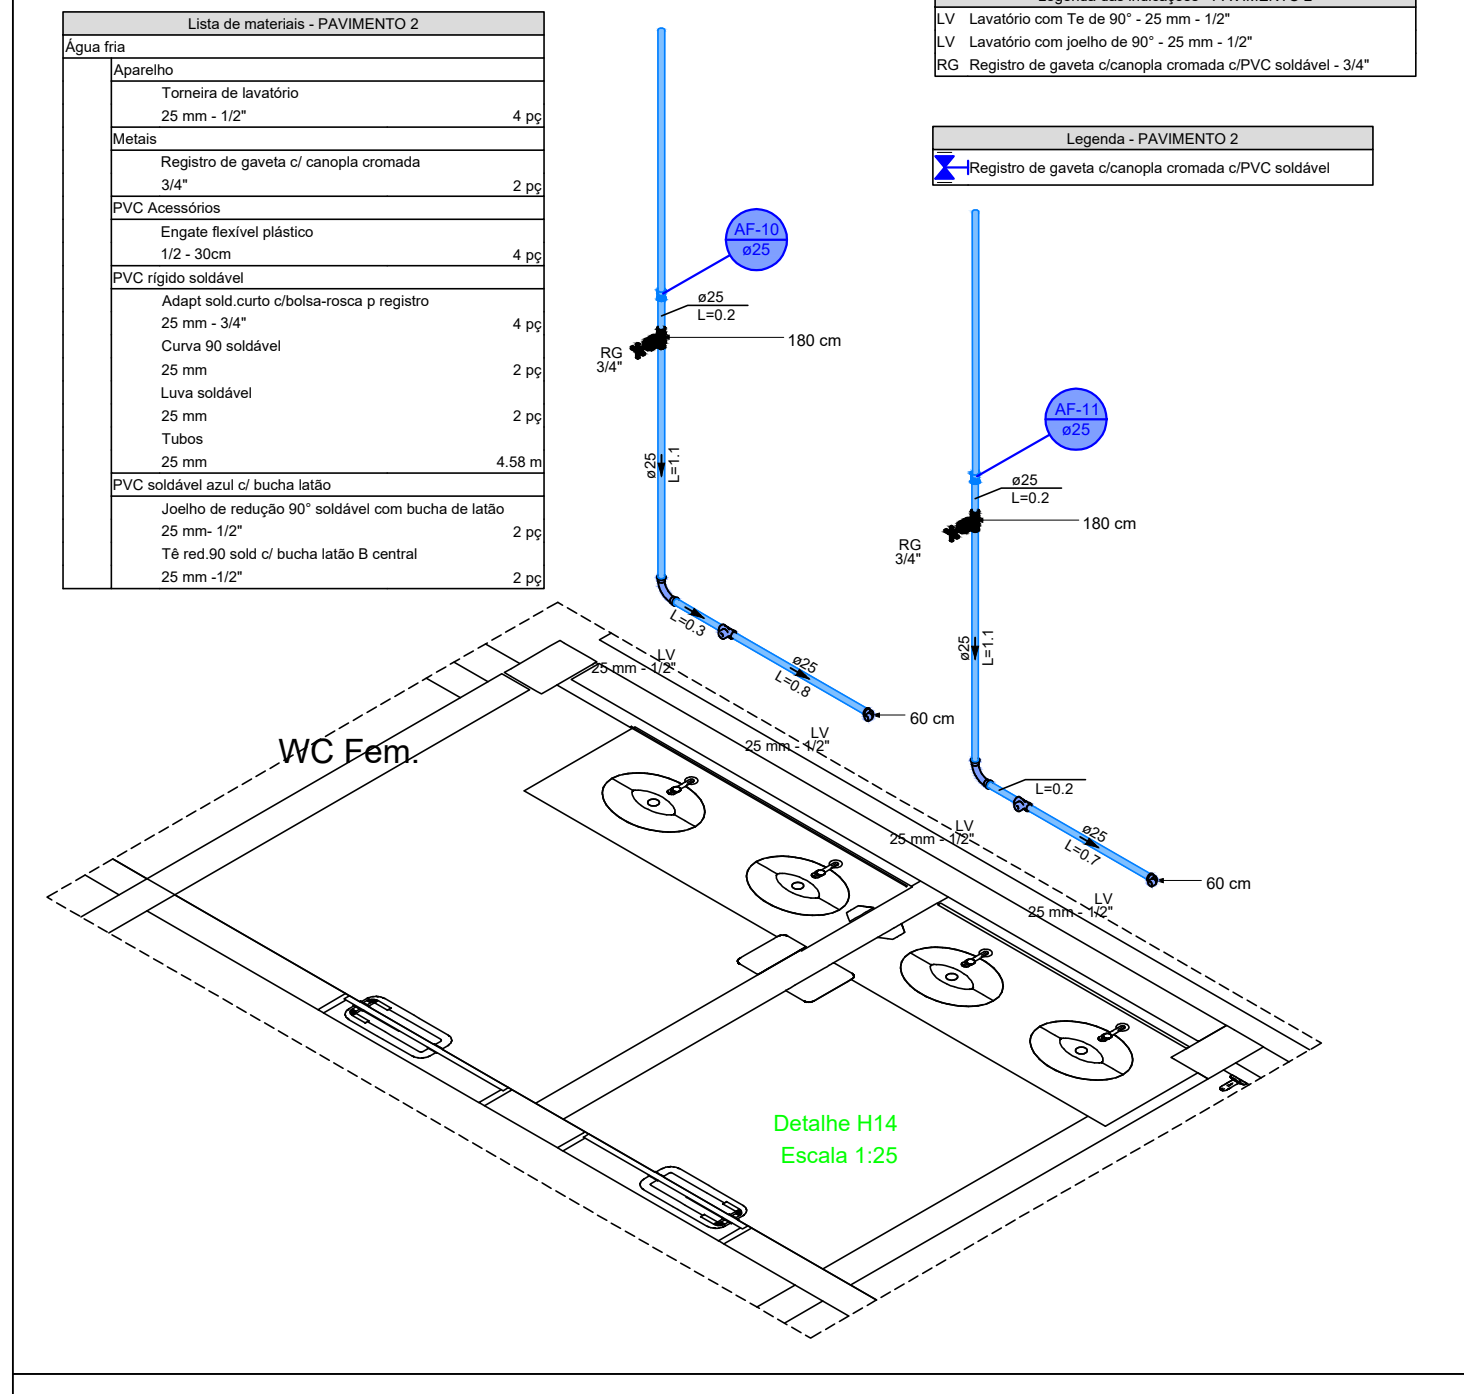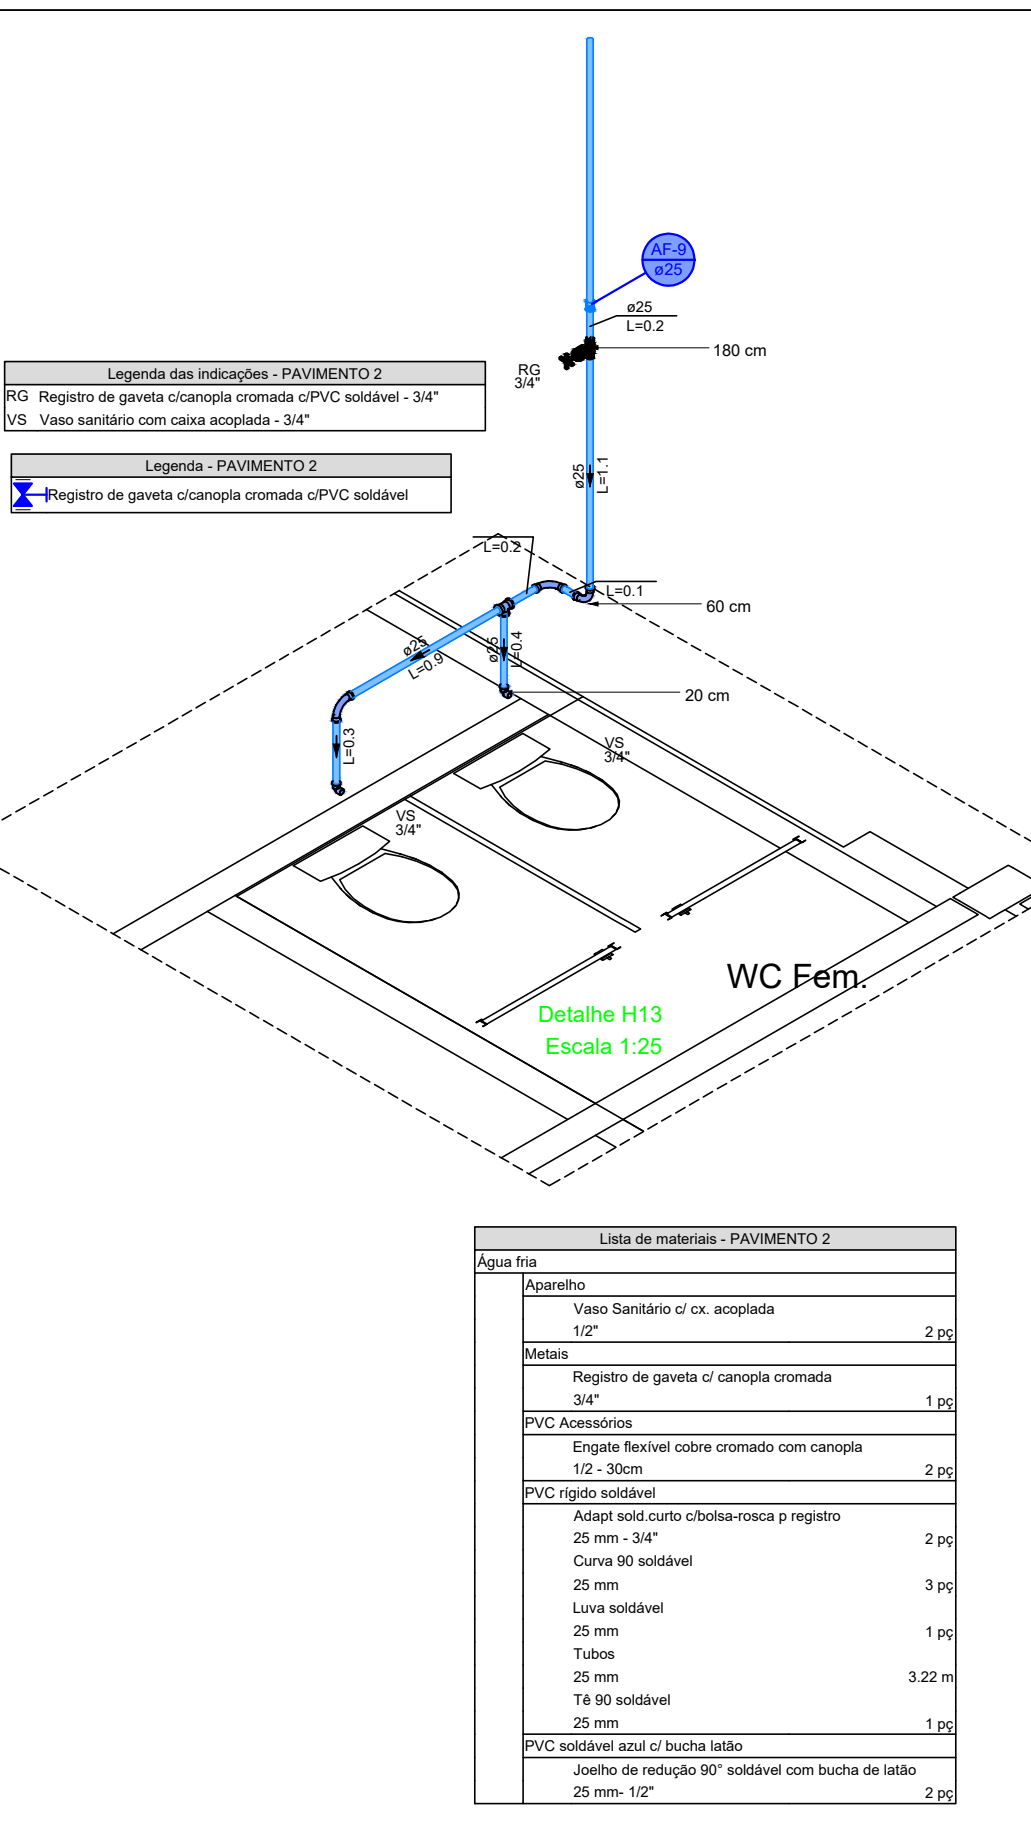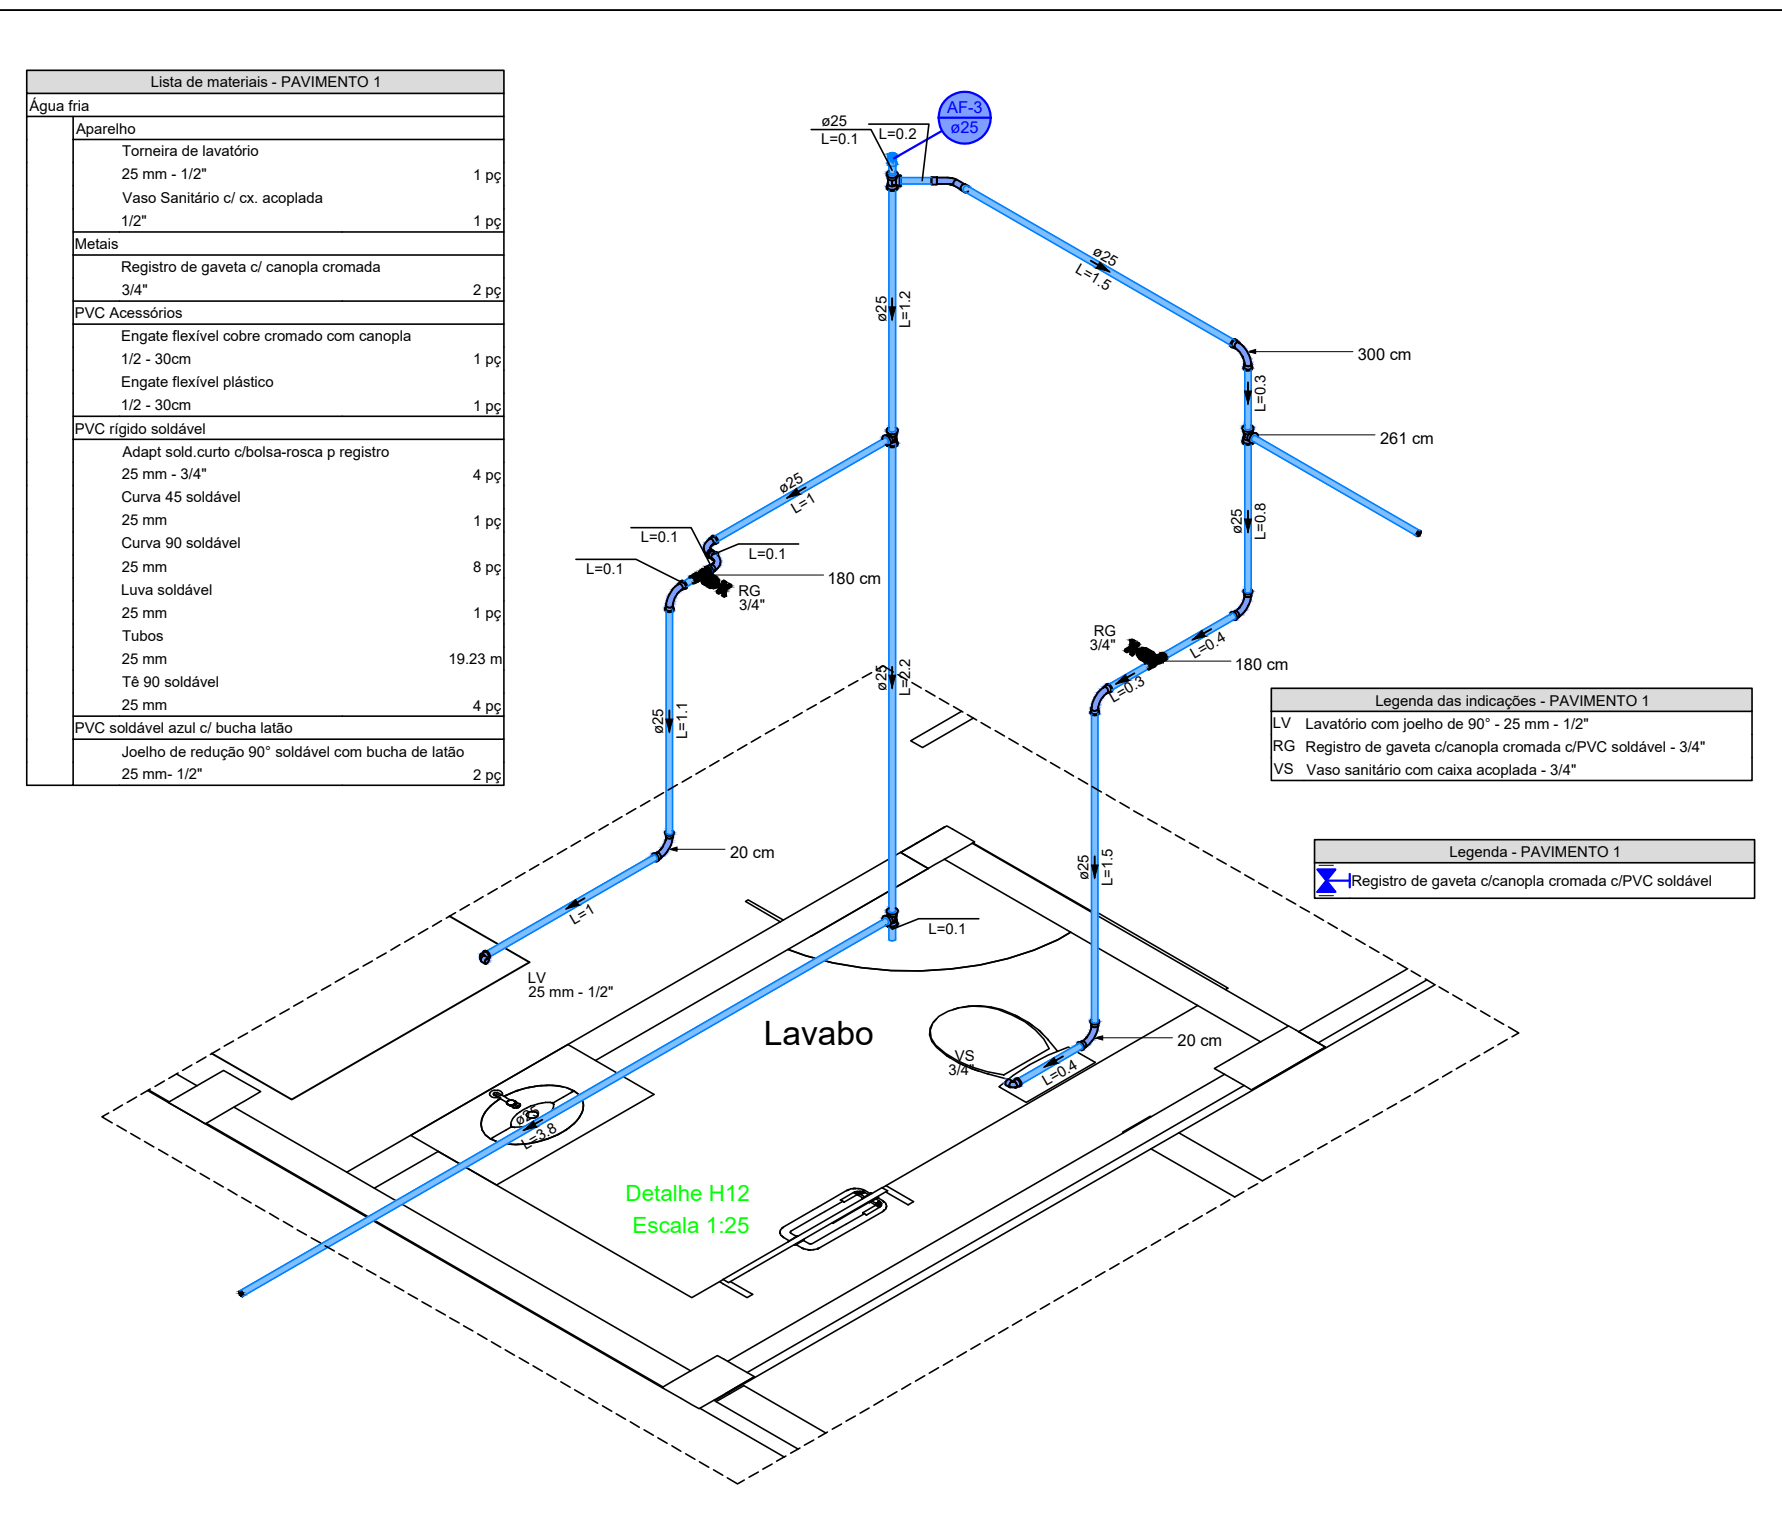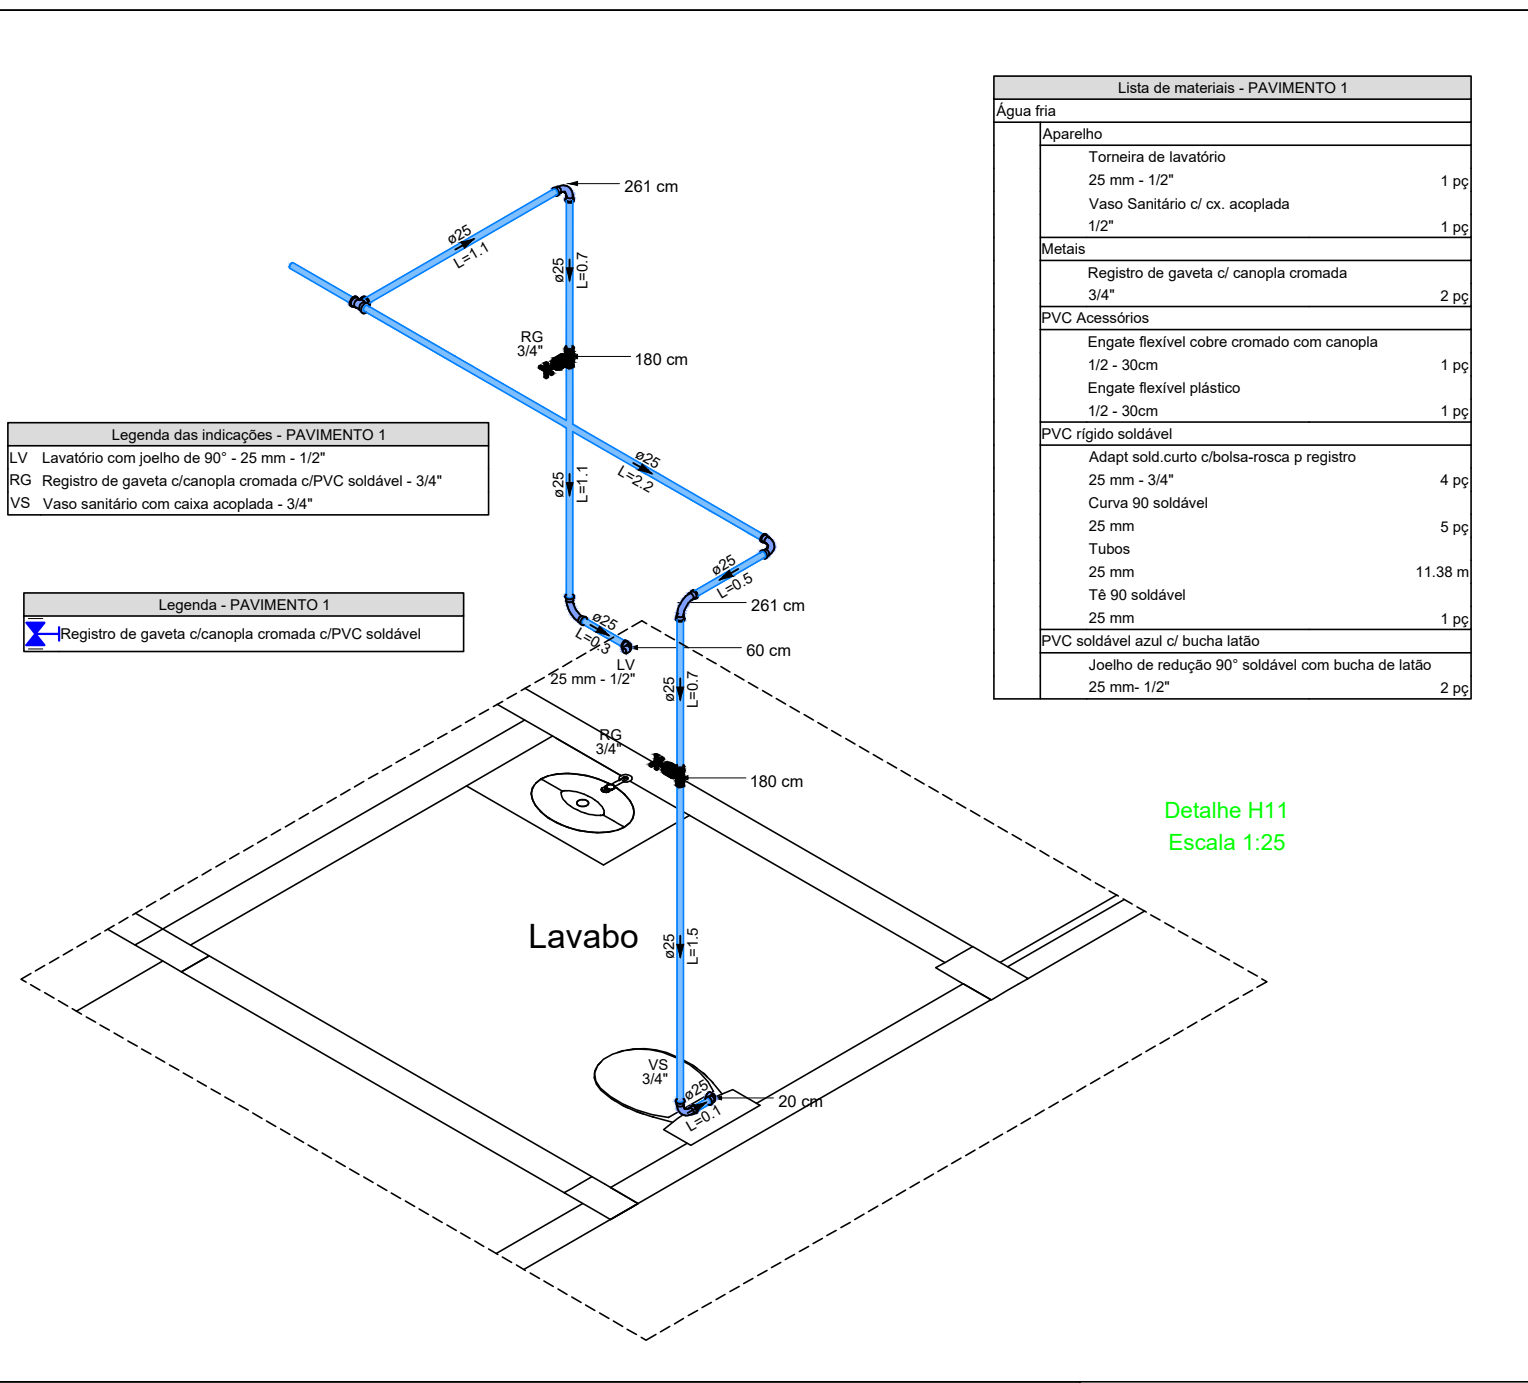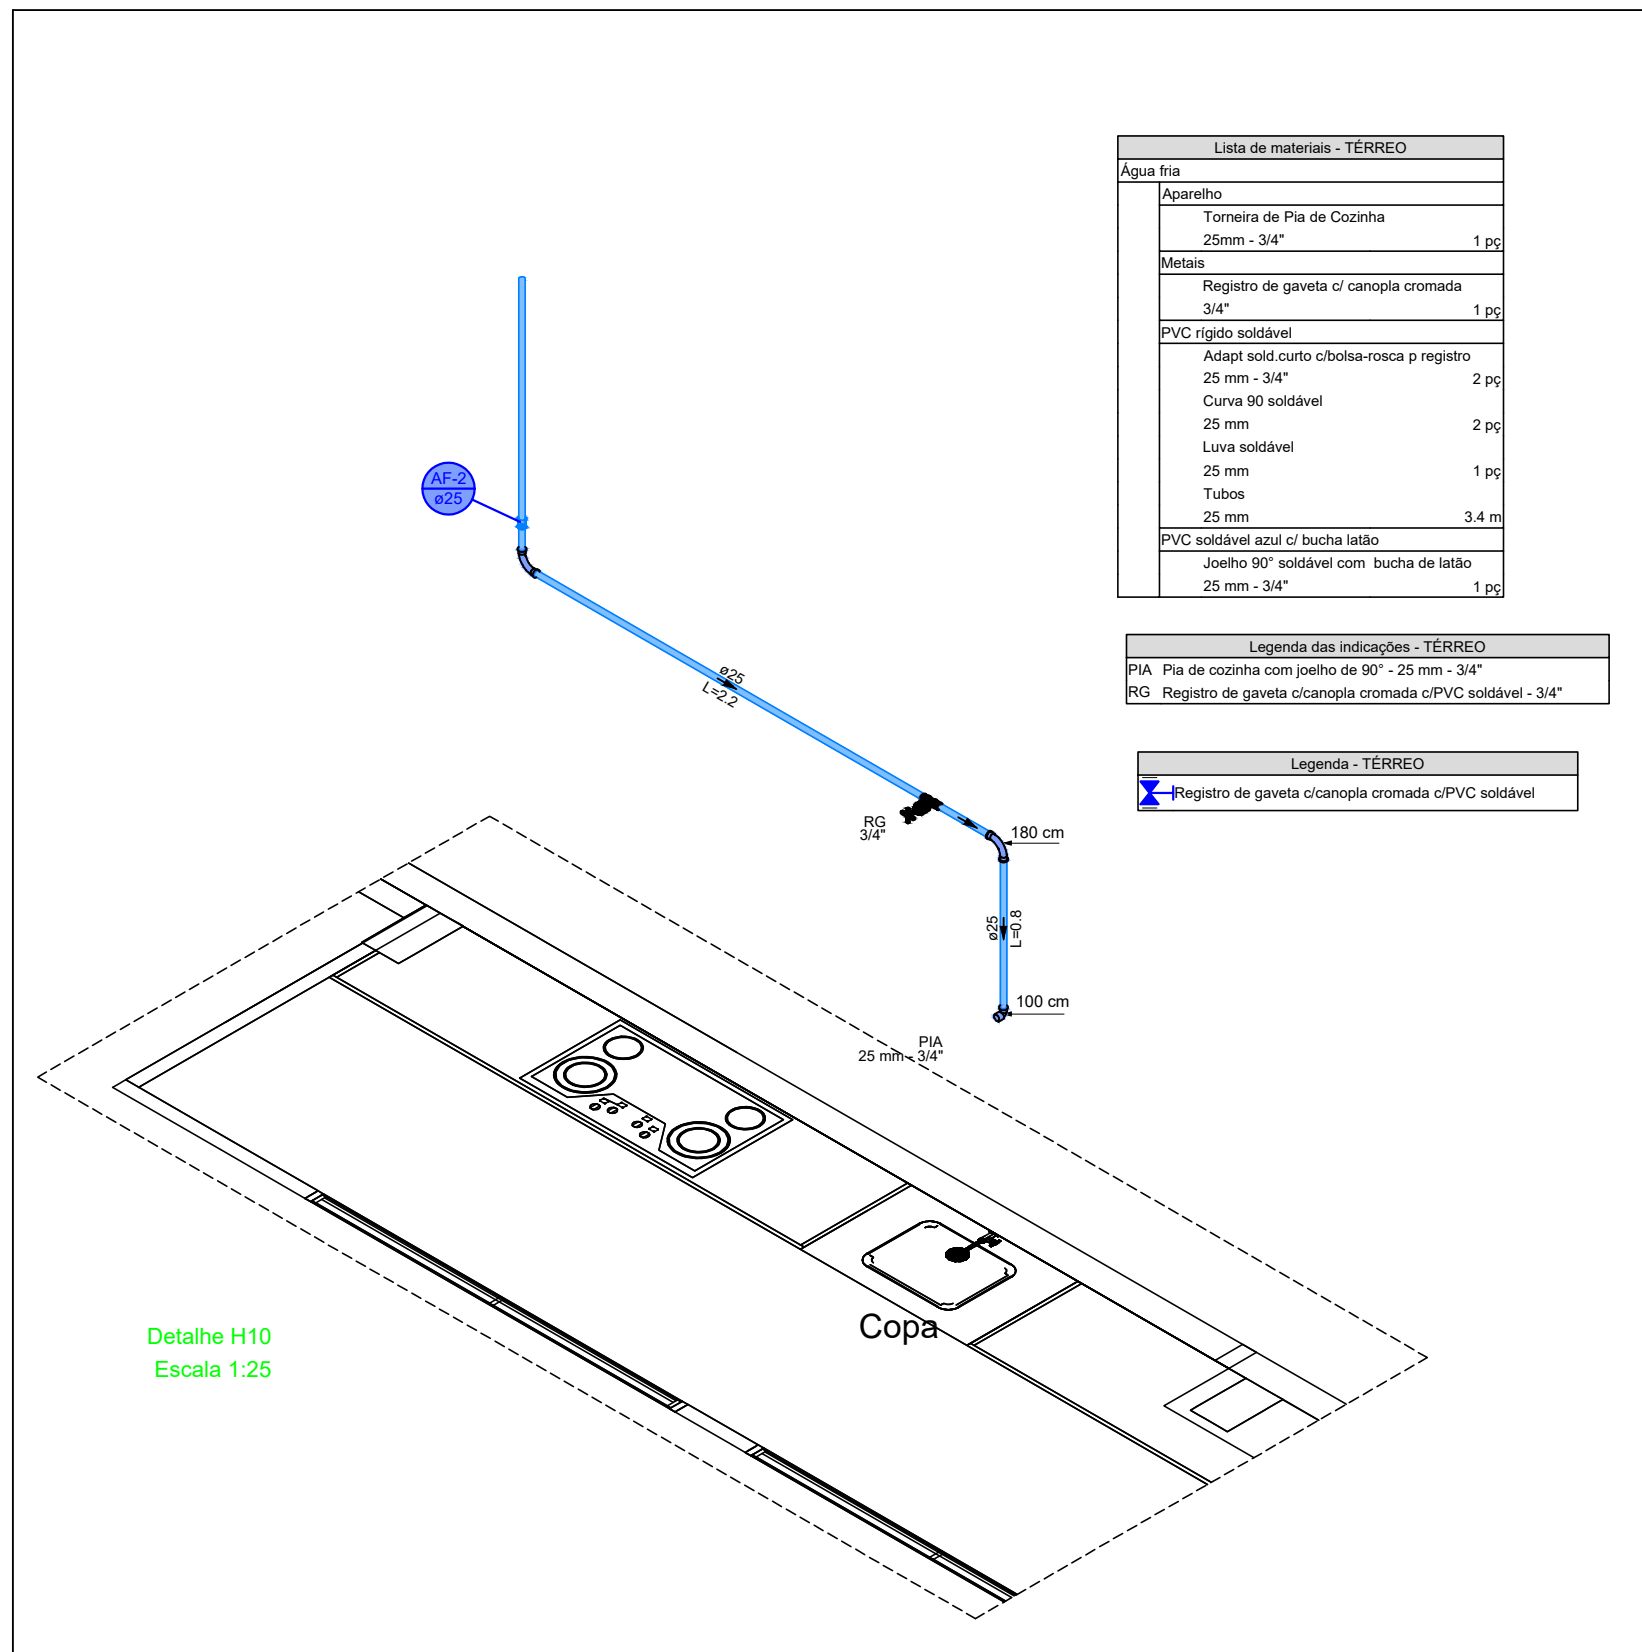

HISTÓRICO

ALTERAÇÃO	REVISÃO	DATA
1.		
2.		
3.		
4.		
5.		

ENGENHEIRO(A) RESPONSÁVEL:

WALTERES CARVALHO SILVA FILHO

PROF.º REG. Nº 1301 - CENTRO - TERESINA-PI

GOVERNO DO ESTADO DO PIAUÍ

SEDUC - SECRETARIA DE ESTADO DA EDUCAÇÃO

04º GRE - ESCOLA DE CINEMA E AUDIOVISUAL DO PIAUÍ

CINEREX

DEPARTAMENTO: UNIDADE DE GESTÃO DA REDE FÍSICA

TÍTULO DO PROJETO: PROJETO DE INSTALAÇÕES HIDRAULICAS

FABRÍCIO DO SILVA

MUNICÍPIO: TERESINA-PI

DESENHO: VALTERES FILHO

ZONA: URBANO


FASE: PROJ. HIDRAULICO

DATA: DEZEMBRO/2025

REVISÃO: 01

DESENHO: 06/07

ESCALA: INDICADA

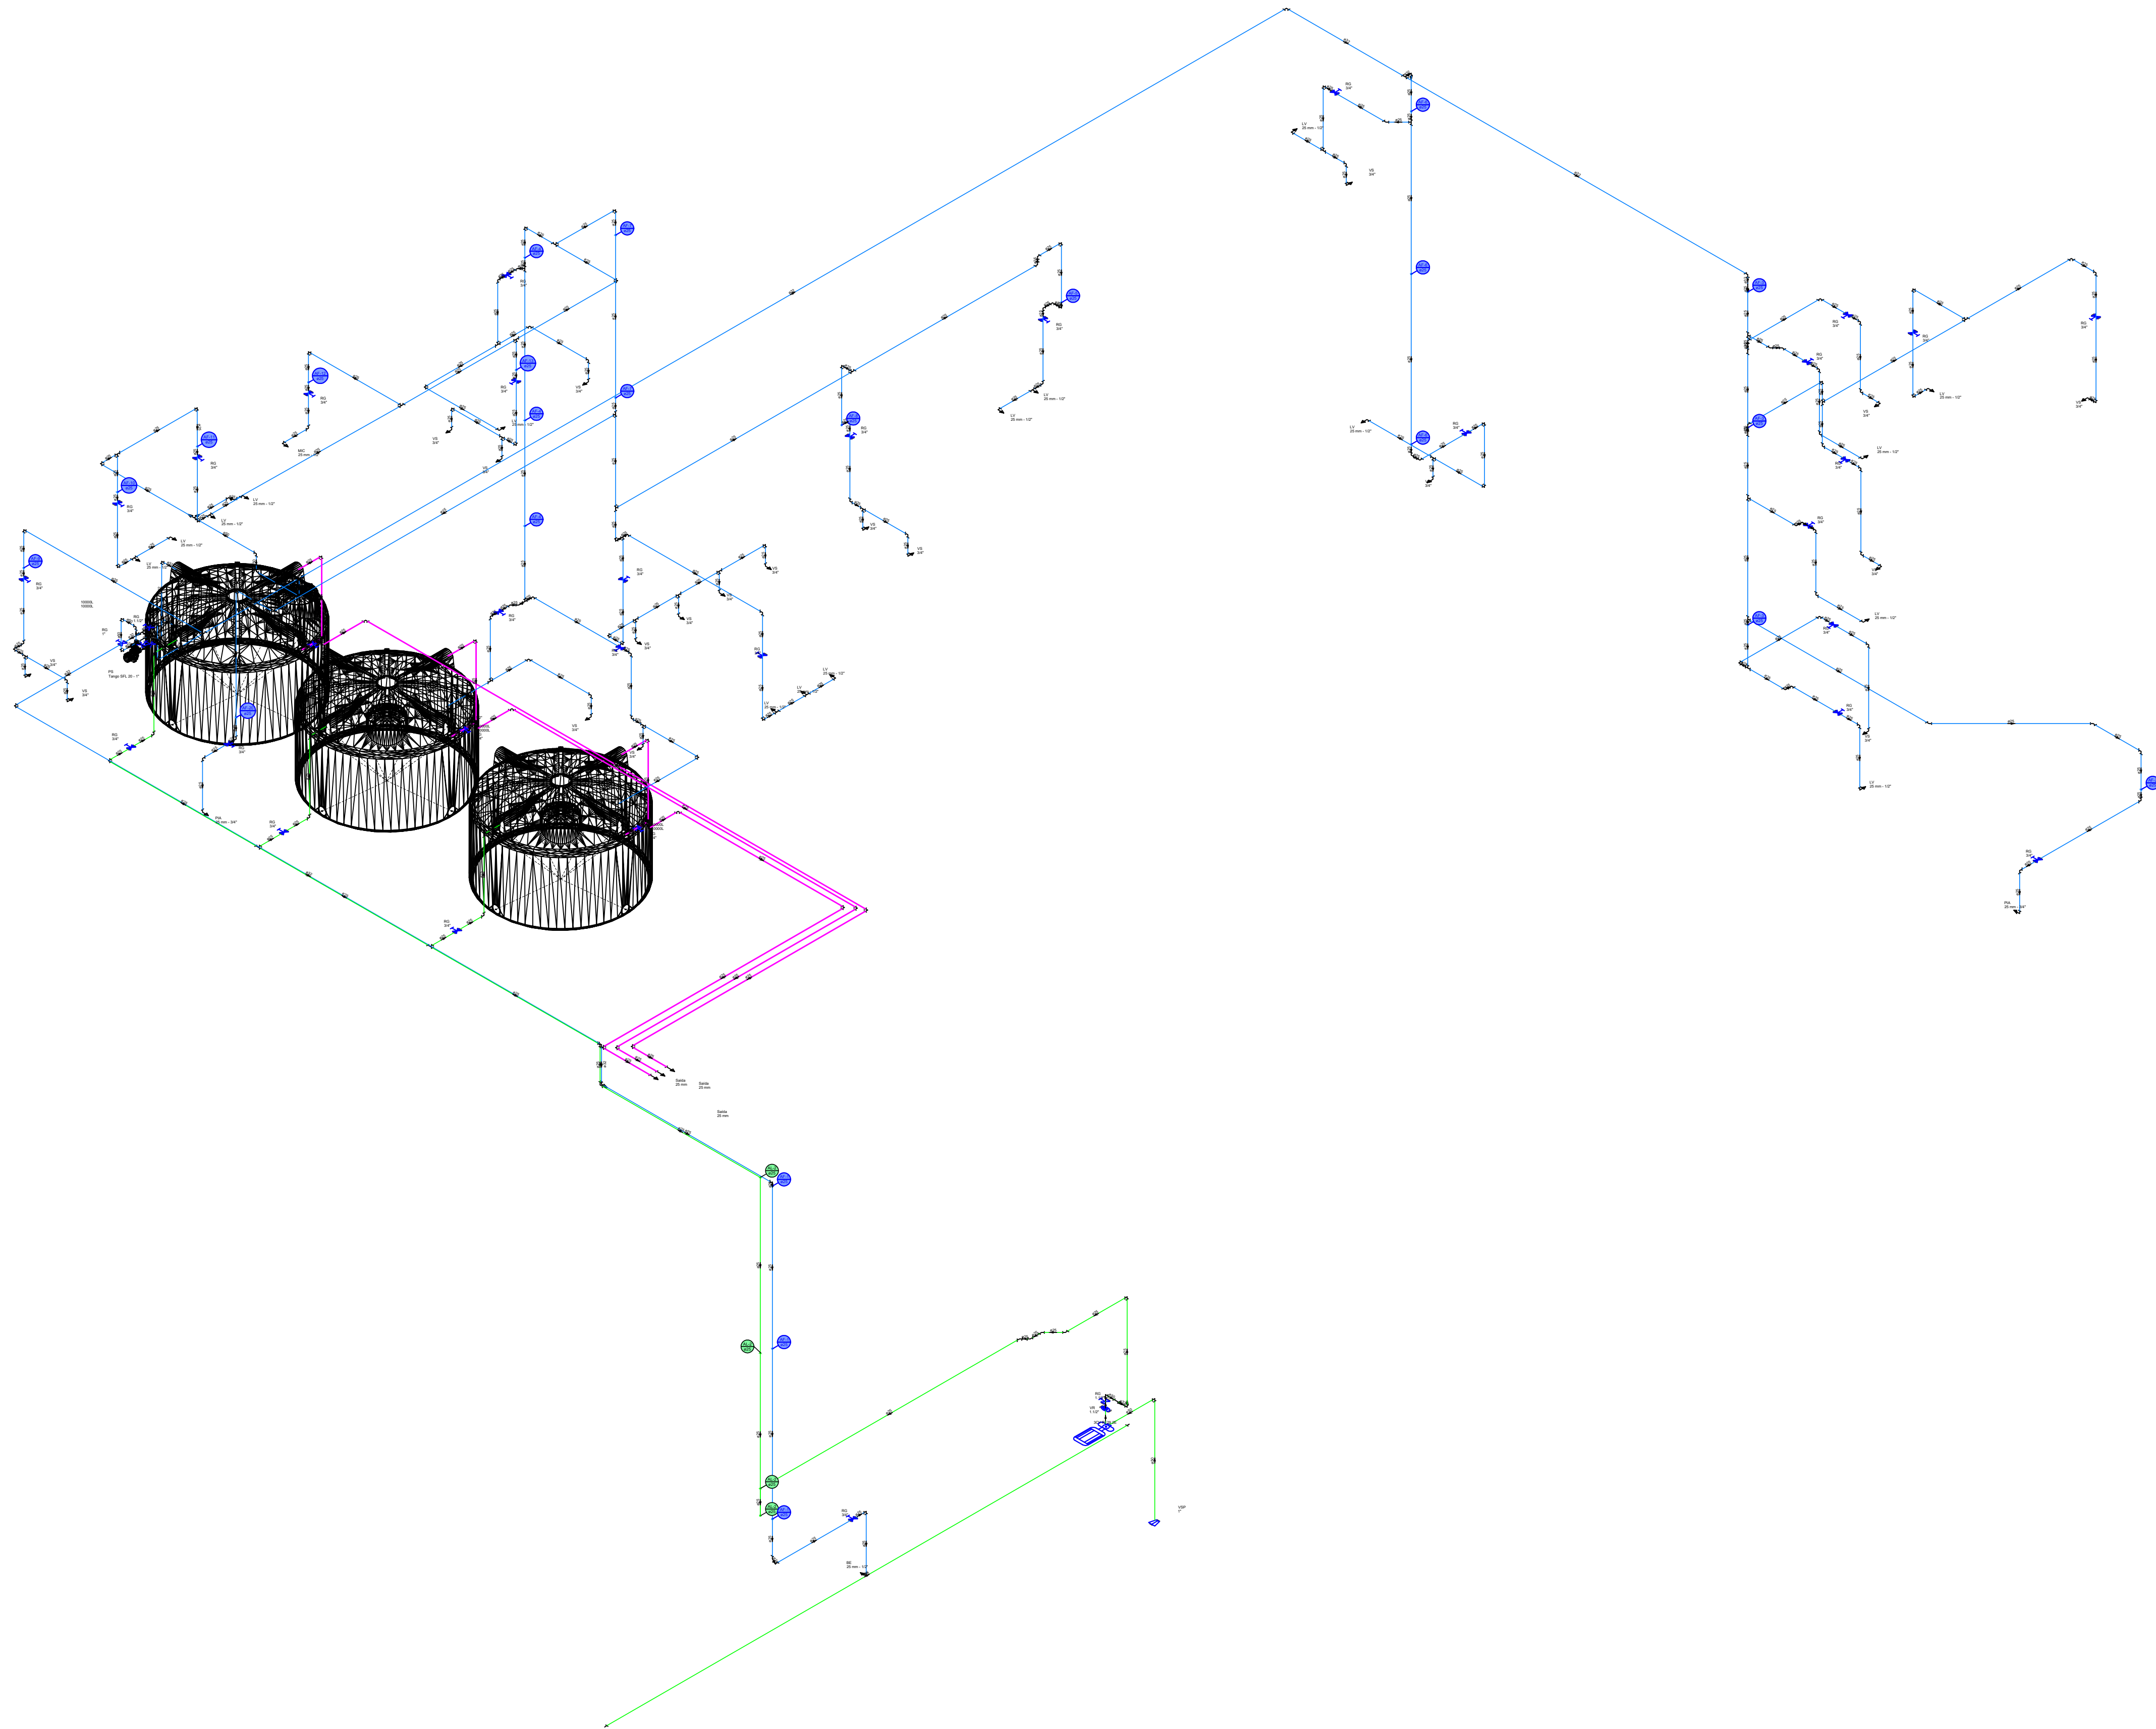

ISOMÉTRICO COMPLETO
Escala 1:100

HISTÓRICO		
ALTERAÇÃO	REVISÃO	DATA
1.		
2.		
3.		
4.		
5.		

ENGENHEIRO(A) RESPONSÁVEL:  Documento assinado digitalmente VALTERDES CARVALHO SILVA FILHO Data: 12/04/2024 10:07:43 (UTC-0300) Validar em: https://validar.dl.gov.br VALTERDES CARVALHO SILVA FILHO CRL-159237/201	PROPRIETÁRIO:
--	---------------



GOVERNO DO ESTADO DO PIAUÍ

SEDUC - SECRETARIA DE ESTADO DA EDUCAÇÃO
04º GRE - ESCOLA DE CINEMA E AUDIOVISUAL DO PIAUÍ
CINEREX

DEPARTAMENTO: UNIDADE DE GESTÃO DA REDE FÍSICA	DESENHO: HID
TÍTULO DO PROJETO: PROJETO DE INSTALAÇÕES HIDRAULICAS	FRANCHA: 07/07
ENDEREÇO DO SERVIÇO: PRAÇA PEDRO II, Nº1301 - CENTRO - TERESINA-PI	ESCALA: INDICADA
TÍTULO DO DESENHO: ISOMÉTRICO	REVISÃO: 01
MUNICÍPIO: TERESINA-PI	ZONA: URBANO
DESENHO: VALTERDES FILHO	FASE: PROJ. HIDRAULICO
DATA: DEZEMBRO/2025	