


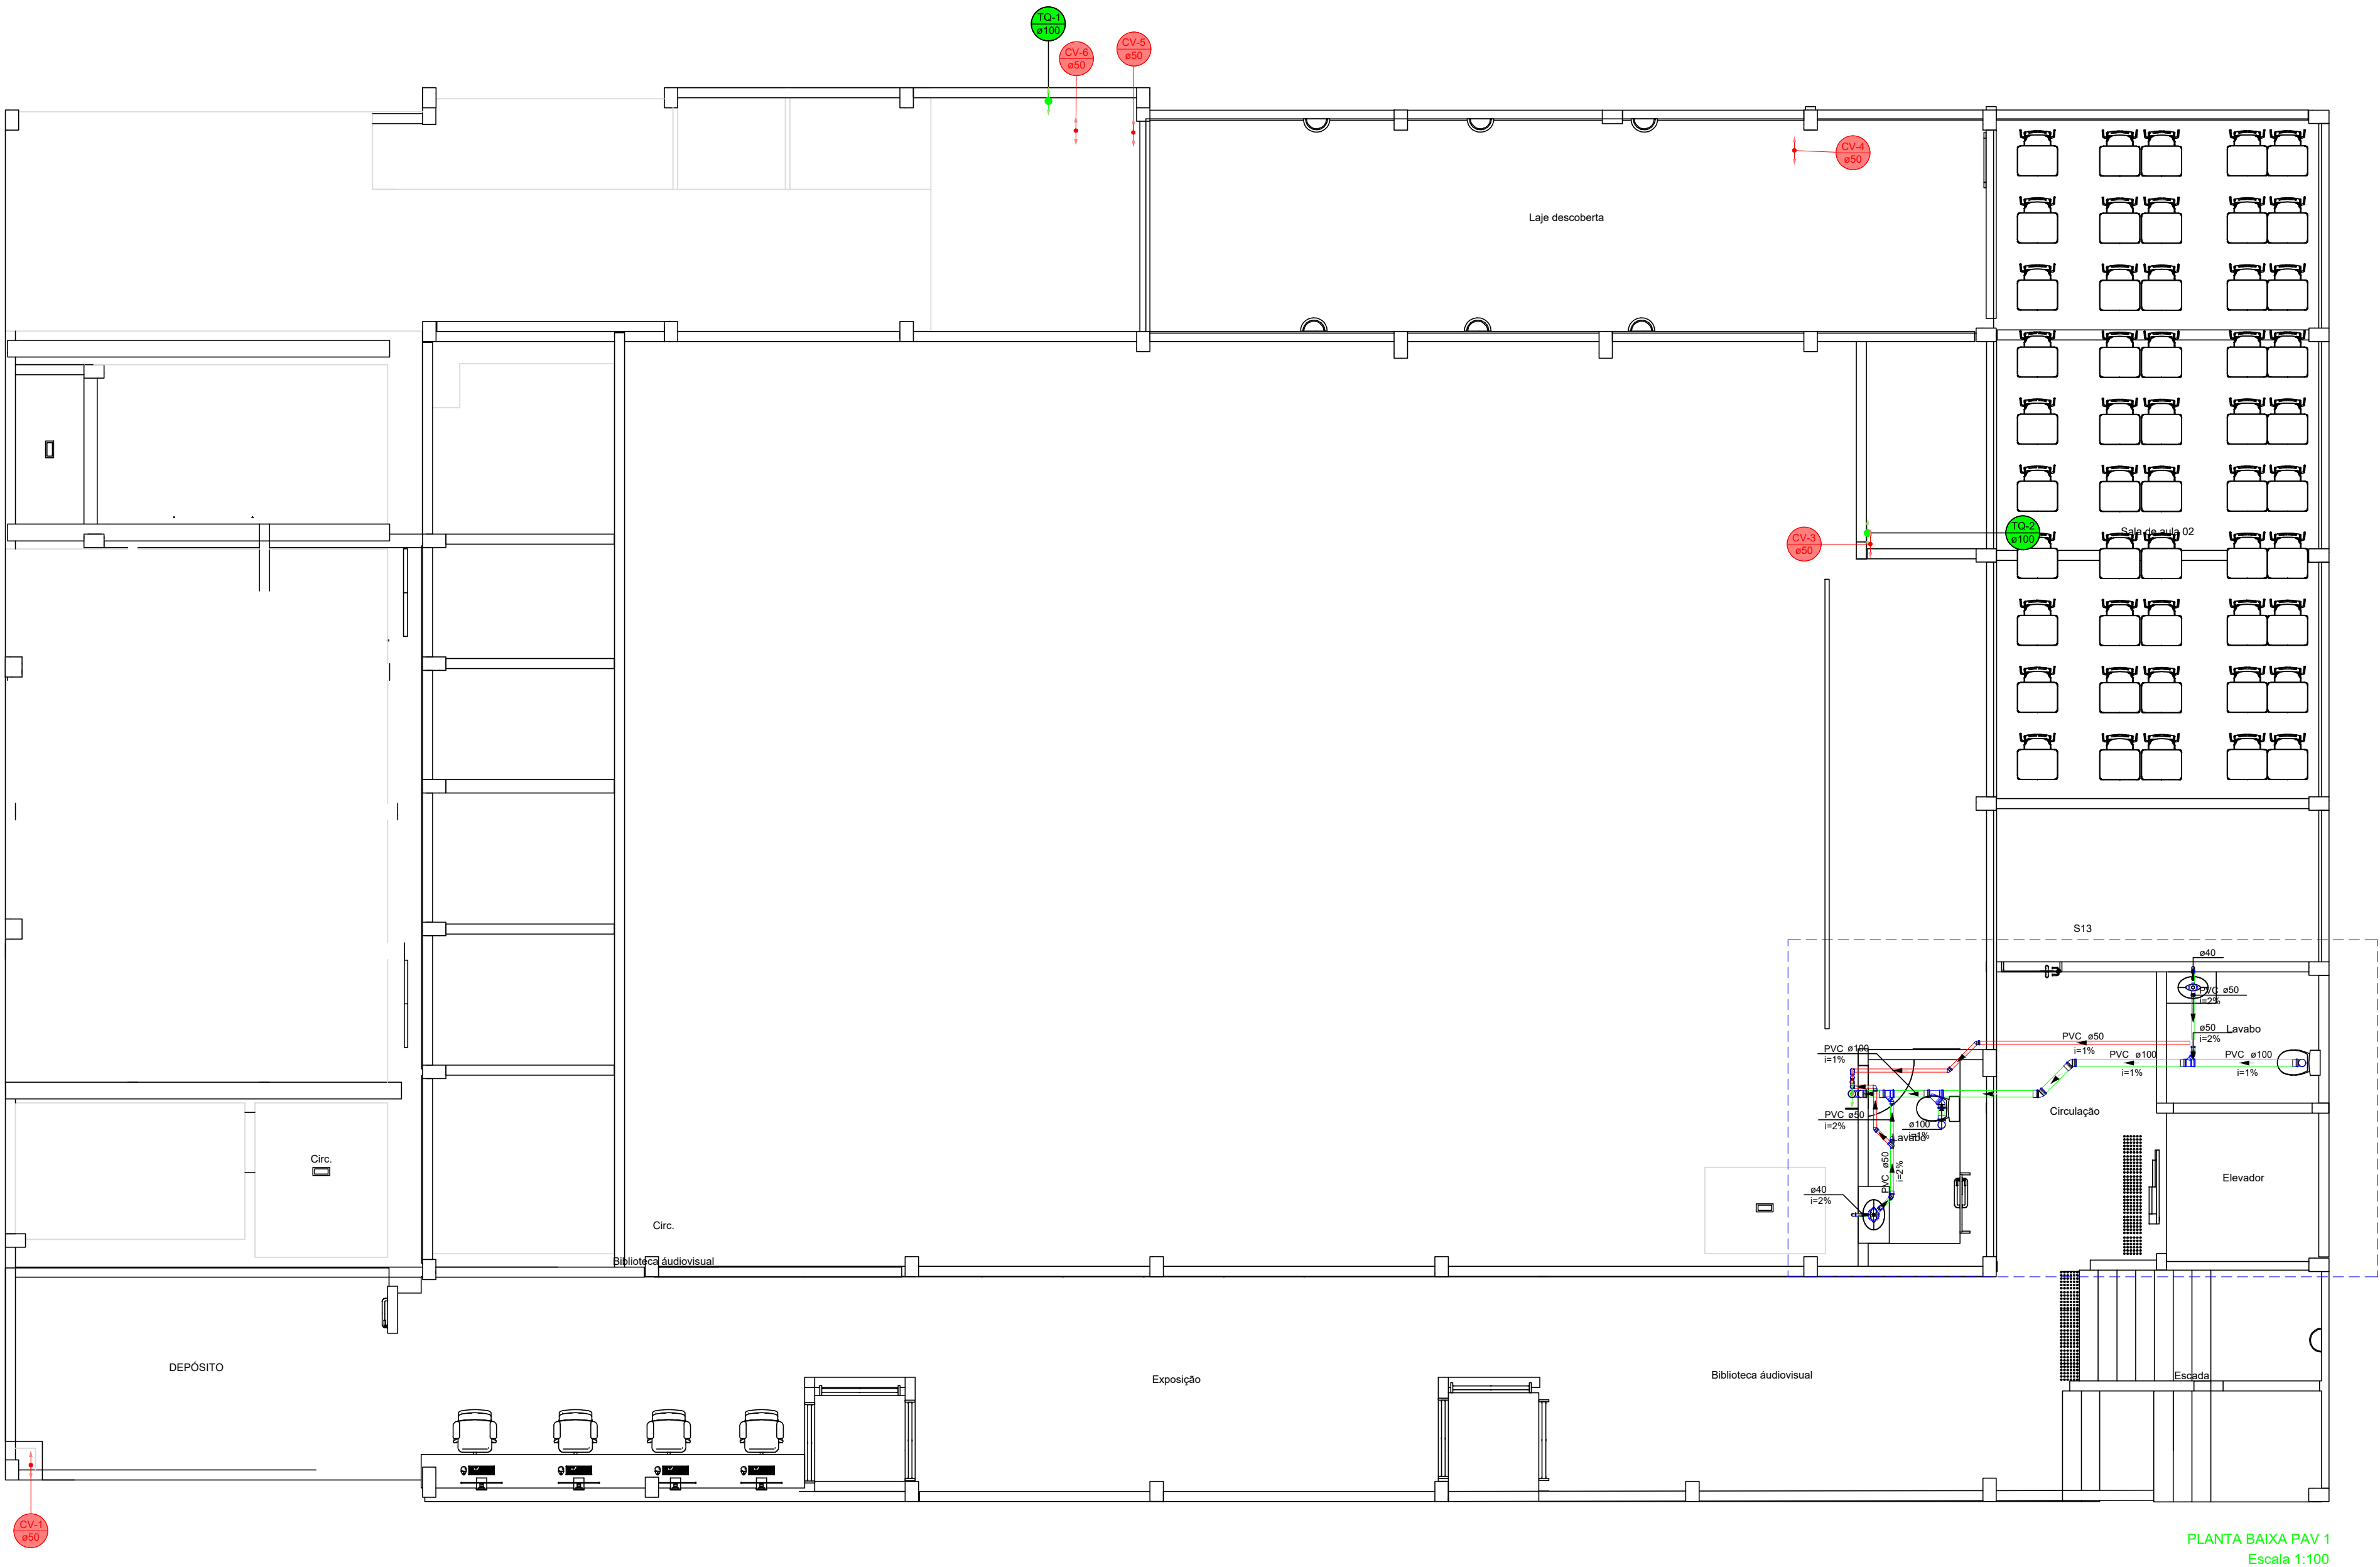


PLANTA BAIXA PAV 1
Escala 1:100

HISTÓRICO		
ALTERAÇÃO	REVISÃO	DATA
1.		
2.		
3.		
4.		
5.		

ENGENHEIRO(A) RESPONSÁVEL:  VALTERDES CARVALHO SILVA FILHO Data: 11/06/2024 16:07:43 -2001 Validar em: https://validar.dl.gov.br	PROPRIETÁRIO:
---	---------------

	GOVERNO DO ESTADO DO PIAUÍ SEDUC - SECRETARIA DE ESTADO DA EDUCAÇÃO 04º GRE - ESCOLA DE CINEMA E AUDIOVISUAL DO PIAUÍ CINEREX
---	---

DEPARTAMENTO: UNIDADE DE GESTÃO DA REDE FÍSICA	DESENHO: SANI
TÍTULO DO PROJETO: PROJETO DE INSTALAÇÕES SANITÁRIAS	FRANCHA: 02/05
ENDEREÇO DO SERVIÇO: PRAÇA PEDRO II, Nº1301 - CENTRO - TERESINA-PI	ESCALA: 1/100
TÍTULO DO DESENHO: PLANTA BAIXA DO PAV 1	REVISÃO: 01
MUNICÍPIO: TERESINA-PI	ZONA: URBANO
DESENHO: VALTERDES FILHO	FASE: PROJ. SANITÁRIO
DATA: DEZEMBRO/2025	

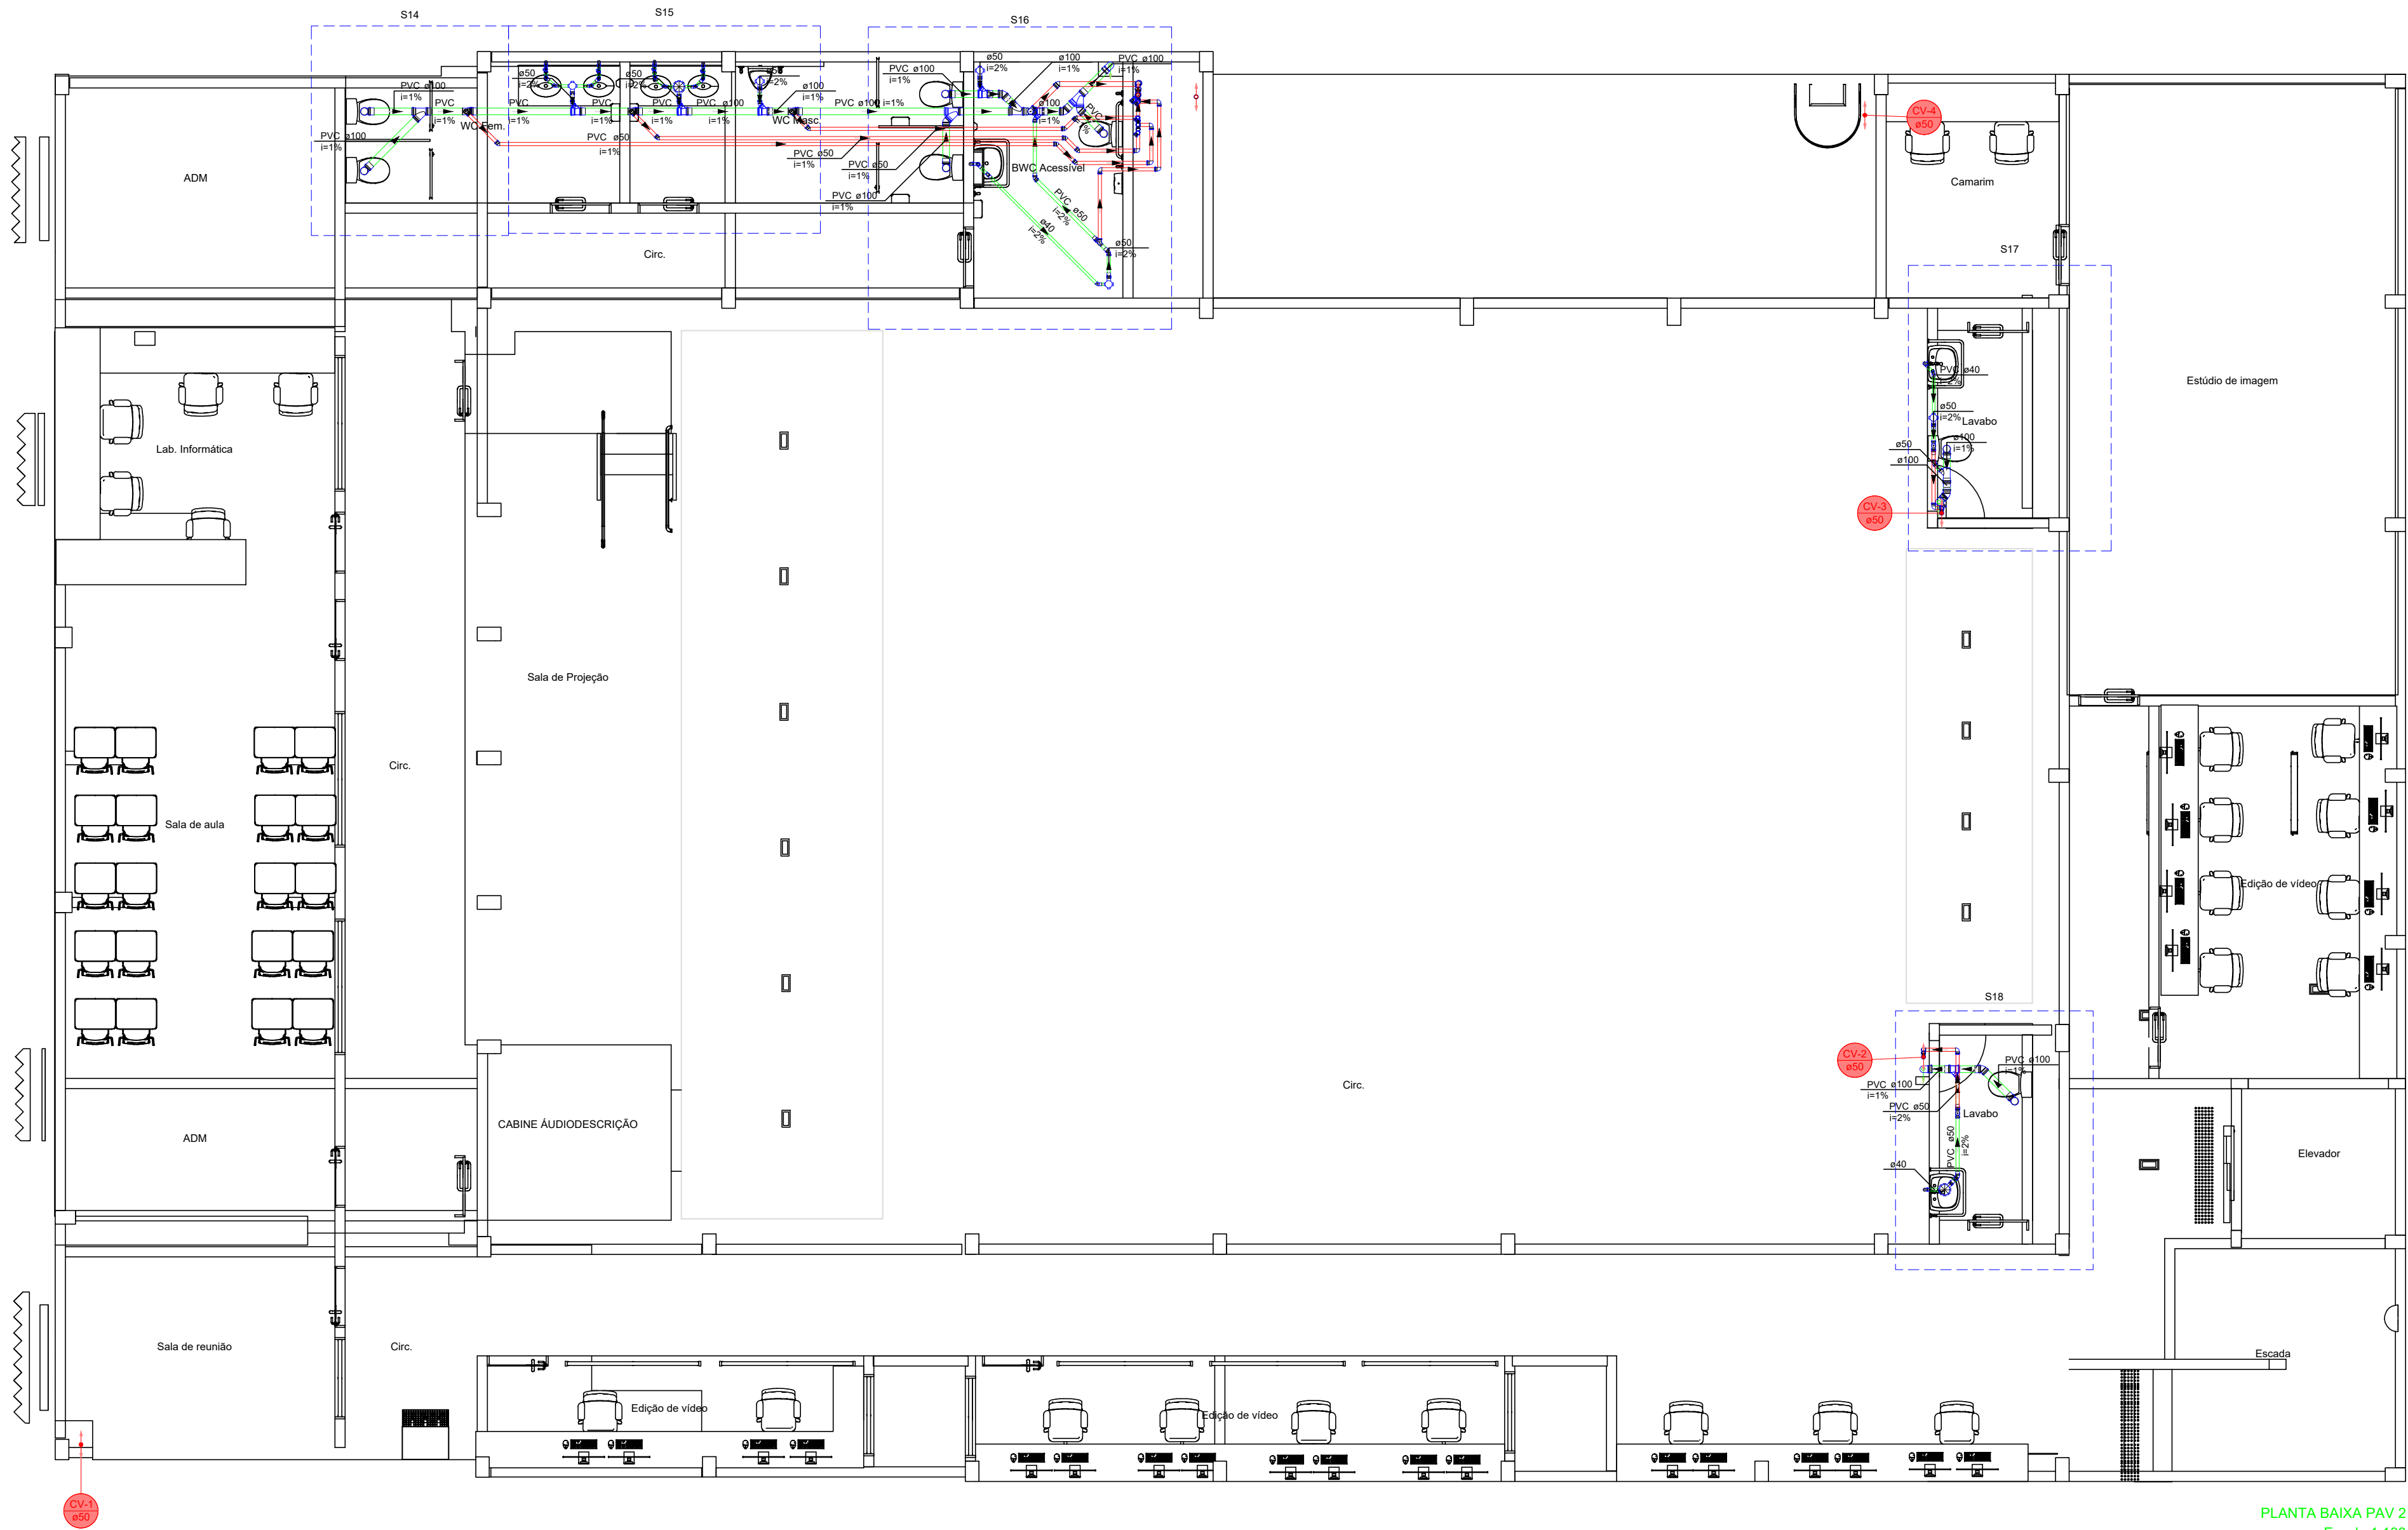

PLANTA BAIXA PAV 2
Escala 1:100

HISTÓRICO		
ALTERAÇÃO	REVISÃO	DATA
1.		
2.		
3.		
4.		
5.		

ENGENHEIRO(A) RESPONSÁVEL:  WALTERDES CARVALHO SILVA FILHO Data da criação: 11/07/2025 Verifique em: https://cndb.cbr.gov.br WALTERDES CARVALHO SILVA FILHO CREA - 199397/202		PROPRIETÁRIO:
--	--	---------------




GOVERNO DO ESTADO DO PIAUÍ

SEDUC - SECRETARIA DE ESTADO DA EDUCAÇÃO
04º GRE - ESCOLA DE CINEMA E AUDIOVISUAL DO PIAUÍ
CINEREX

DEPARTAMENTO: UNIDADE DE GESTÃO DA REDE FÍSICA	DESENHO: SANI
TÍTULO DO PROJETO: PROJETO DE INSTALAÇÕES SANITÁRIAS	FRANCHA: 03/05
ENDEREÇO DO SERVIÇO: PRAÇA PEDRO II, Nº1301 - CENTRO - TERESINA-PI	
TÍTULO DO DESENHO: PLANTA BAIXA DO PAV 2	
MUNICÍPIO: TERESINA-PI	ZONA: URBANO
DESENHO: VALTERDES FILHO	FASE: PROJ. SANITÁRIO
	DATA: DEZEMBRO/2025
	REVISÃO: 01

	GOVERNO DO ESTADO DO PIAUÍ		
	SEDUC - SECRETARIA DE ESTADO DA EDUCAÇÃO 04º GRE - ESCOLA DE CINEMA E AUDIOVISUAL DO PIAUÍ CINEREX		
	DEPARTAMENTO: UNIDADE DE GESTÃO DA REDE FÍSICA		DESENHO: SANI
	TÍTULO DO PROJETO: PROJETO DE INSTALAÇÕES SANITÁRIAS		FRANCA: 04/05
INSERICO DO SERVIÇO: PRAÇA PEDRO II, N°1301 - CENTRO - TERESINA-PI		ESCALA: INDICADA	
TÍTULO DO DESENHO: DETALHAMENTO S1 A S14		ZONA: URBANO	REVISÃO: 01
DESENHO: VALTERDES FILHO	FASE: PROJ. SANITÁRIO	DATA: DEZEMBRO/2025	

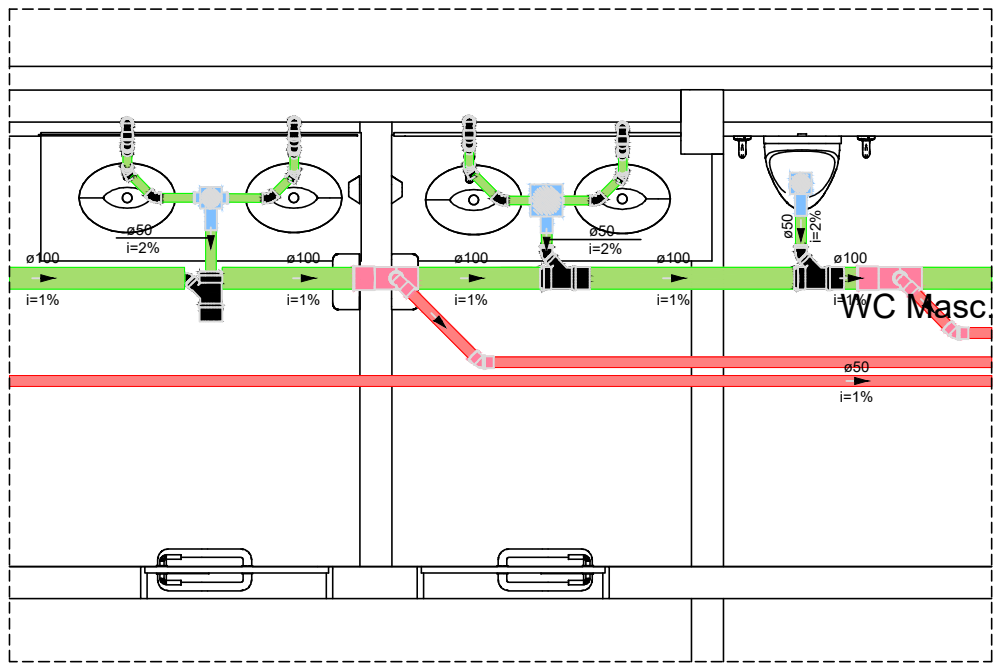


Legenda de condutas - PAVIMENTO 2	
	Esgoto
	Ventilação

Legenda - PAVIMENTO 2	
	Caixa Sifonada
	Joelho 45
	Joelho 45- sobre
	Junção simples c/ J45
	Lavatório de Uso Geral
	Ramais de Ventilação

Detalhe S15
Escala 1:25

Lista de materiais - PAVIMENTO 2	
Esgoto	
PVC Acessórios	
Caixa sifonada 100x100x50	2 pc
Sifão de copo p/ pia e lavatório 1" - 1.1/2"	1 pc
Valvula p/ lavatório e tanque 1"	4 pc
PVC Esgoto	
Anel de borracha 100mm - 4"	3 pc
50mm - 2"	9 pc
Curva 45 curta Amanco 100 mm	2 pc
Curva 90 curta 40 mm	4 pc
Joelho 45 40 mm	16 pc
Joelho 45 50 mm	3 pc
Joelho 90 clarel p/ esgoto secundário 40 mm - 1.1/2"	4 pc
Junção simples 100 mm - 50 mm	3 pc
Luva 40 mm	20 pc
Luva simples 100 mm	6 pc
50 mm	3 pc
Tubo rígido c/ ponta lisa 100 mm - 4"	6.38 m
40 mm	6.85 m
50 mm - 2"	0.8 m
Ventilação	
PVC Esgoto	
Anel de borracha 100mm - 4"	2 pc
50mm - 2"	6 pc
Joelho 45 50 mm	2 pc
Joelho 90 50 mm	2 pc
Tubo rígido c/ ponta lisa 50 mm - 2"	18.65 m
Tê sanitário 100 mm - 50 mm	2 pc

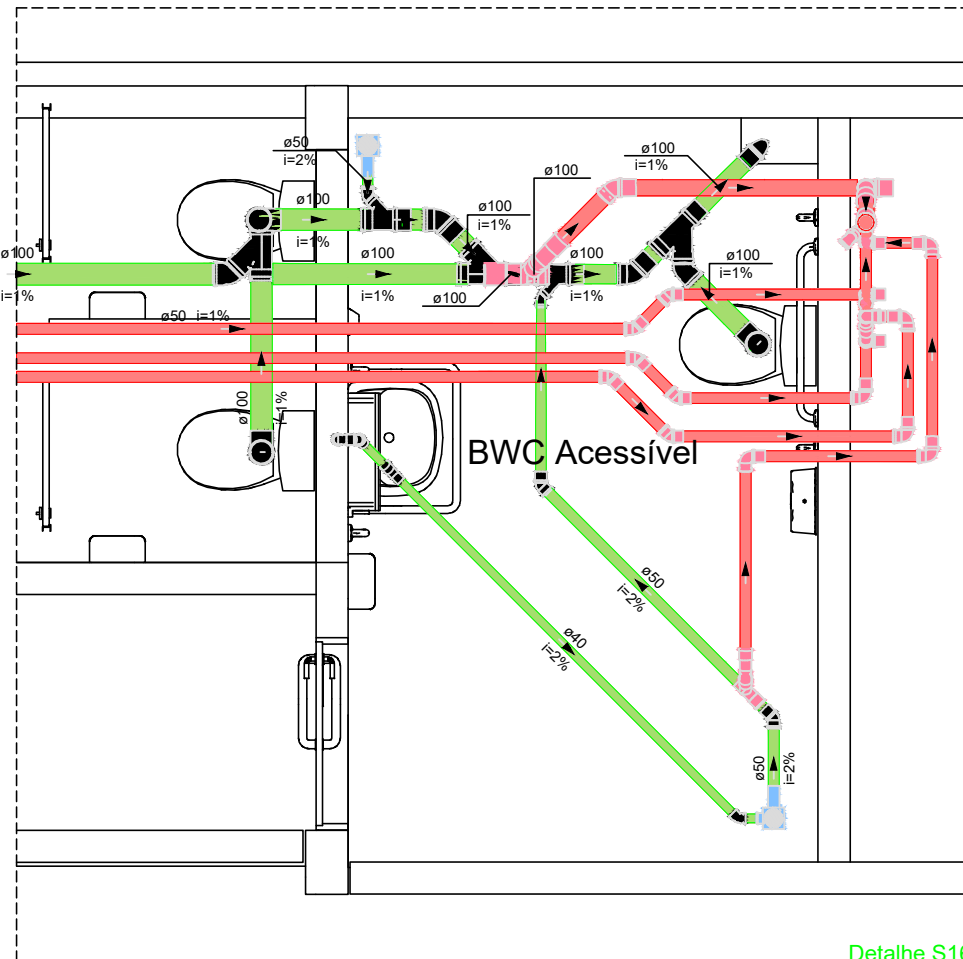


Detalhe S16
Escala 1:25

Lista de materiais - PAVIMENTO 2	
Esgoto	
PVC Acessórios	
Caixa sifonada 100x100x50	2 pc
Sifão de copo p/ pia e lavatório 1" - 1.1/2"	1 pc
Valvula p/ lavatório e tanque 1"	1 pc
PVC Esgoto	
Anel de borracha 100mm - 4"	18 pc
50mm - 2"	6 pc
Curva 45 curta Amanco 100 mm	2 pc
Curva 90 curta 40 mm	1 pc
Joelho 45 40 mm	4 pc
Joelho 45 50 mm	4 pc
Joelho 90 40 mm	4 pc
Joelho 90 50 mm	3 pc
Junção simples c/ esgoto secundário 100 mm - 50 mm	1 pc
Luva 40 mm - 1.1/2"	1 pc
Junção simples c/ J45 - Coluna 100 mm - 50 mm	2 pc
Luva simples-columa 100 mm - 100 mm	3 pc
Luva 40 mm	5 pc
Luva simples 100 mm	13 pc
50 mm	5 pc
Tubo rígido c/ ponta lisa 100 mm - 4"	8.8 m
40 mm - 3"	3.95 m
50 mm - 2"	2.9 m
Vedação p/ saída de vaso sanitário 100 mm	3 pc
Ventilação	
PVC Esgoto	
Anel de borracha 100mm - 4"	1 pc
50mm - 2"	34 pc
75mm - 3"	10 pc
Joelho 45 50 mm	13 pc
75 mm	3 pc
Joelho 90 50 mm	12 pc
75 mm	2 pc
Junção simples 50 mm - 50 mm	3 pc
75 mm - 50 mm	1 pc
75 mm - 75 mm	1 pc
Luva simples 75 mm	1 pc
Tubo rígido c/ ponta lisa 50 mm - 2"	33.91 m
75 mm - 3"	4.39 m
Tê sanitário 100 mm - 75 mm	1 pc
50 mm - 50 mm	1 pc

Legenda de condutas - PAVIMENTO 2	
	Esgoto
	Ventilação

Legenda - PAVIMENTO 2	
	Caixa Sifonada
	Curva 45 curta + Curva 45 curta -
	Joelho 45
	Joelho 45- desce
	Joelho 45- sobe
	Joelho 90
	Joelho 90- columa
	Joelho 90- desce
	Junção simples
	Junção simples c/ J45
	Junção simples c/ J45 - Coluna
	Junção simples-columa
	Lavatório de Uso Geral
	Luva simples-columa
	Ramais de Ventilação
	Vaso Sanitário c/ J90°

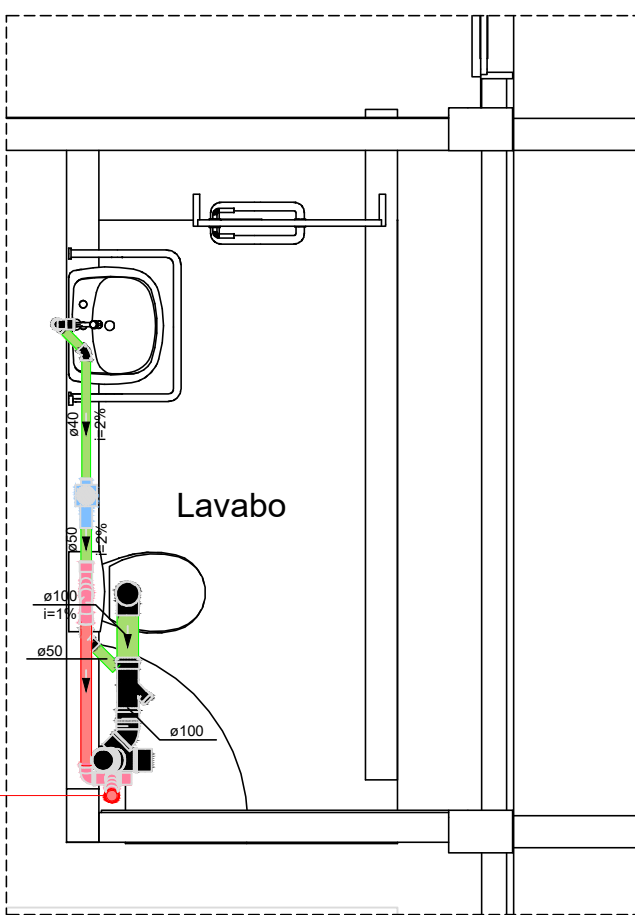


Detalhe S17
Escala 1:25

Lista de materiais - PAVIMENTO 2	
Esgoto	
PVC Acessórios	
Caixa sifonada 100x100x50	1 pc
Sifão de copo p/ pia e lavatório 1" - 1.1/2"	1 pc
Valvula p/ lavatório e tanque 1"	1 pc
PVC Esgoto	
Anel de borracha 100mm - 4"	6 pc
50mm - 2"	3 pc
Curva 45 curta Amanco 100 mm	2 pc
Curva 90 curta 40 mm	1 pc
Joelho 45 40 mm	1 pc
Joelho 45 50 mm	1 pc
Joelho 90 40 mm	1 pc
Joelho 90 50 mm	1 pc
Junção invertida 100 mm x 50 mm	1 pc
Luva 40 mm	2 pc
Luva simples 100 mm	4 pc
50 mm	3 pc
Tubo rígido c/ ponta lisa 100 mm - 4"	3.6 m
40 mm	1.39 m
50 mm - 2"	0.76 m
Vedação p/ saída de vaso sanitário 100 mm	1 pc
Ventilação	
PVC Esgoto	
Anel de borracha 50mm - 2"	9 pc
Joelho 45 50 mm	2 pc
Joelho 90 50 mm	3 pc
Junção simples 50 mm - 50 mm	1 pc
Tubo rígido c/ ponta lisa 50 mm - 2"	7.76 m
Tê sanitário 50 mm - 50 mm	1 pc

Legenda de condutas - PAVIMENTO 2	
	Esgoto
	Ventilação

Legenda - PAVIMENTO 2	
	Caixa Sifonada
	Curva 45 curta + Curva 45 curta -
	Joelho 45
	Joelho 45- desce
	Joelho 90
	Joelho 90- columa
	Junção invertida
	Junção simples-columa
	Lavatório de Uso Geral
	Ramais de Ventilação
	Vaso Sanitário c/ J90°

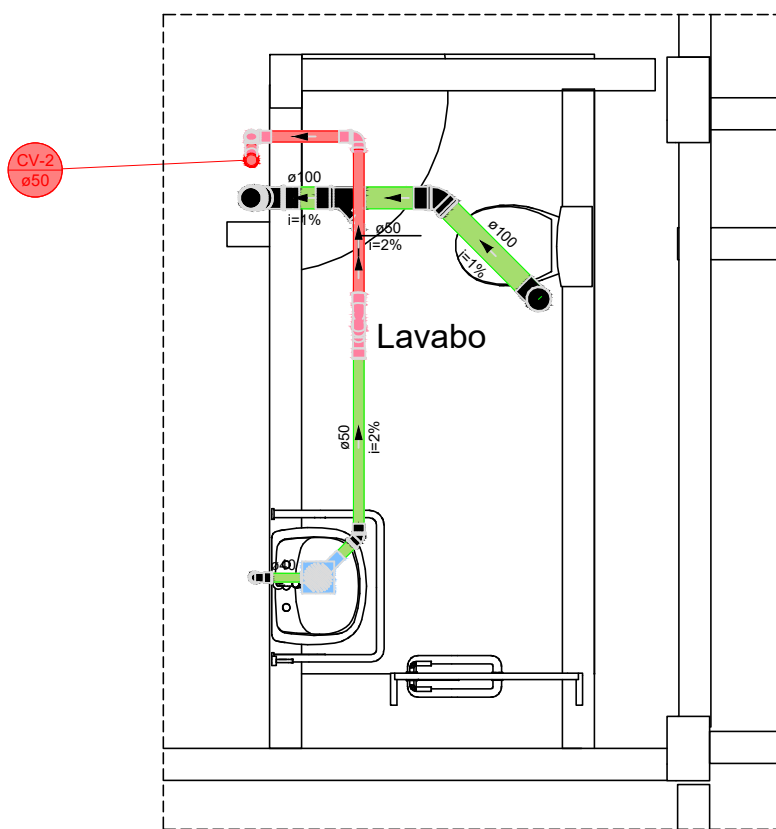

Detalhe S18
Escala 1:25

Lista de materiais - PAVIMENTO 2	
Esgoto	
PVC Acessórios	
Caixa sifonada 100x100x50	1 pc
Sifão de copo p/ pia e lavatório 1" - 1.1/2"	1 pc
Valvula p/ lavatório e tanque 1"	1 pc
PVC Esgoto	
Anel de borracha 100mm - 4"	6 pc
50mm - 2"	4 pc
Curva 45 curta Amanco 100 mm	2 pc
Curva 90 curta 40 mm	1 pc
Joelho 45 40 mm	1 pc
Joelho 45 50 mm	2 pc
Joelho 90 40 mm	1 pc
Joelho 90 clarel p/ esgoto secundário 40 mm - 1.1/2"	1 pc
Junção simples 100 mm - 50 mm	1 pc
Luva 40 mm	1 pc
Luva simples 100 mm	4 pc
50 mm	3 pc
Tubo rígido c/ ponta lisa 100 mm - 4"	4.64 m
40 mm	0.82 m
50 mm - 2"	1.57 m
Vedação p/ saída de vaso sanitário 100 mm	1 pc
Ventilação	
PVC Esgoto	
Anel de borracha 50mm - 2"	9 pc
Joelho 45 50 mm	1 pc
Joelho 90 50 mm	4 pc
Junção simples 50 mm - 50 mm	1 pc
Tubo rígido c/ ponta lisa 50 mm - 2"	5.34 m
Tê sanitário 50 mm - 50 mm	1 pc

Legenda - PAVIMENTO 2	
	Caixa Sifonada
	Curva 45 curta + Curva 45 curta -
	Joelho 45
	Joelho 90
	Joelho 90- columa
	Junção simples c/ J45
	Junção simples-columa
	Lavatório de Uso Geral
	Ramais de Ventilação
	Vaso Sanitário c/ J90°

Legenda de condutas - PAVIMENTO 2	
	Esgoto
	Ventilação

HISTÓRICO		
ALTERAÇÃO	REVISÃO	DATA
1.		
2.		
3.		
4.		
5.		
ENGENHEIRO(A) RESPONSÁVEL: WALTERES CARVALHO SILVA FILHO Data: 13/06/2024 16:07:43-0300 Verifique em: https://cfdados.dl.gov.br		PROPRIETÁRIO:
WALTERES CARVALHO SILVA FILHO CREA - 199397/200		



GOVERNO DO ESTADO DO PIAUÍ

SEDUC - SECRETARIA DE ESTADO DA EDUCAÇÃO
04º GRE - ESCOLA DE CINEMA E AUDIOVISUAL DO PIAUÍ
CINEREX

DEPARTAMENTO: UNIDADE DE GESTÃO DA REDE FÍSICA	DESENHO: SANI
TÍTULO DO PROJETO: PROJETO DE INSTALAÇÕES SANITÁRIAS	FRANCHA: 05/05
ELABORAÇÃO DO PROJETO: PRAÇA PEDRO II, Nº1301 - CENTRO - TERESINA-PI	ESCALA: INDICADA
TÍTULO DO DESENHO: DETALHAMENTO S15 A S18	REVISÃO: 01
MUNICÍPIO: TERESINA-PI	ZONA: URBANO
DESENHO: WALTERES FILHO	FASE: PROJ. SANITÁRIO
DATA: DEZEMBRO/2025	