





Legenda de condutos	
	Esgoto
	Ventilação

Legenda	
	Bebedouro
	Caixa Sifonada
	Caixas Inspeção Esgoto Sifonada
	Caixas de passagem
	Chuveiro Residencial
	Curva 45 Longa para Esgoto Sanitário
	Curva 45 Longa para Esgoto Sanitário - sobre
	Curva 45 longa Amarrco
	Curva 90 curta
	Junção invertida
	Junção simples
	Junção simples c/ redução
	Lavatório Residencial com sifão
	Lavatório de Uso Geral
	Midrírio de Descarga Automática- DN 40mm
	Pia de Cozinha Residencial com Sifão 50mm
	Raneta de Ventilação
	Tanque de Lavar Roupas DN 50mm
	To sanitário
	Terminal de ventilação
	Vaso Sanitário c/ curva 90°

PROJETO DE HIDROSANITÁRIO E PLUVIAL	
PROJETO TIPO: PROJETO DE INFRAESTRUTURA EDUCACIONAL	
PROPRIETÁRIO:	NOME DO PROPRIETÁRIO CPI
AUTOR DO PROJETO:	ARQUITETO / ENGENHEIRO CAU / OEA
RESPONSÁVEL TÉCNICO:	ARQUITETO / ENGENHEIRO CAU / OEA
APROVAÇÕES:	
ENGENHEIRO: R. Manoel Victor de Sousa - Bairro do Aeroporto Conto do Buriti - PI	
CONTEÚDO: PLANTA BAIXA, DETALHAMNETO E TABELAS	
REVISÃO:	
DESENHISTA:	ESCALA: Indicado
FORMATO: A1 (841 x 594)	DATA: 08/07/2021

HID/SAN
02/02

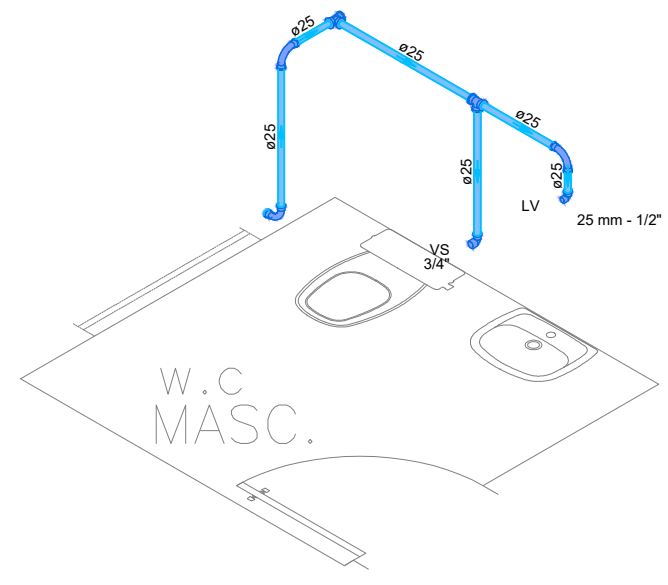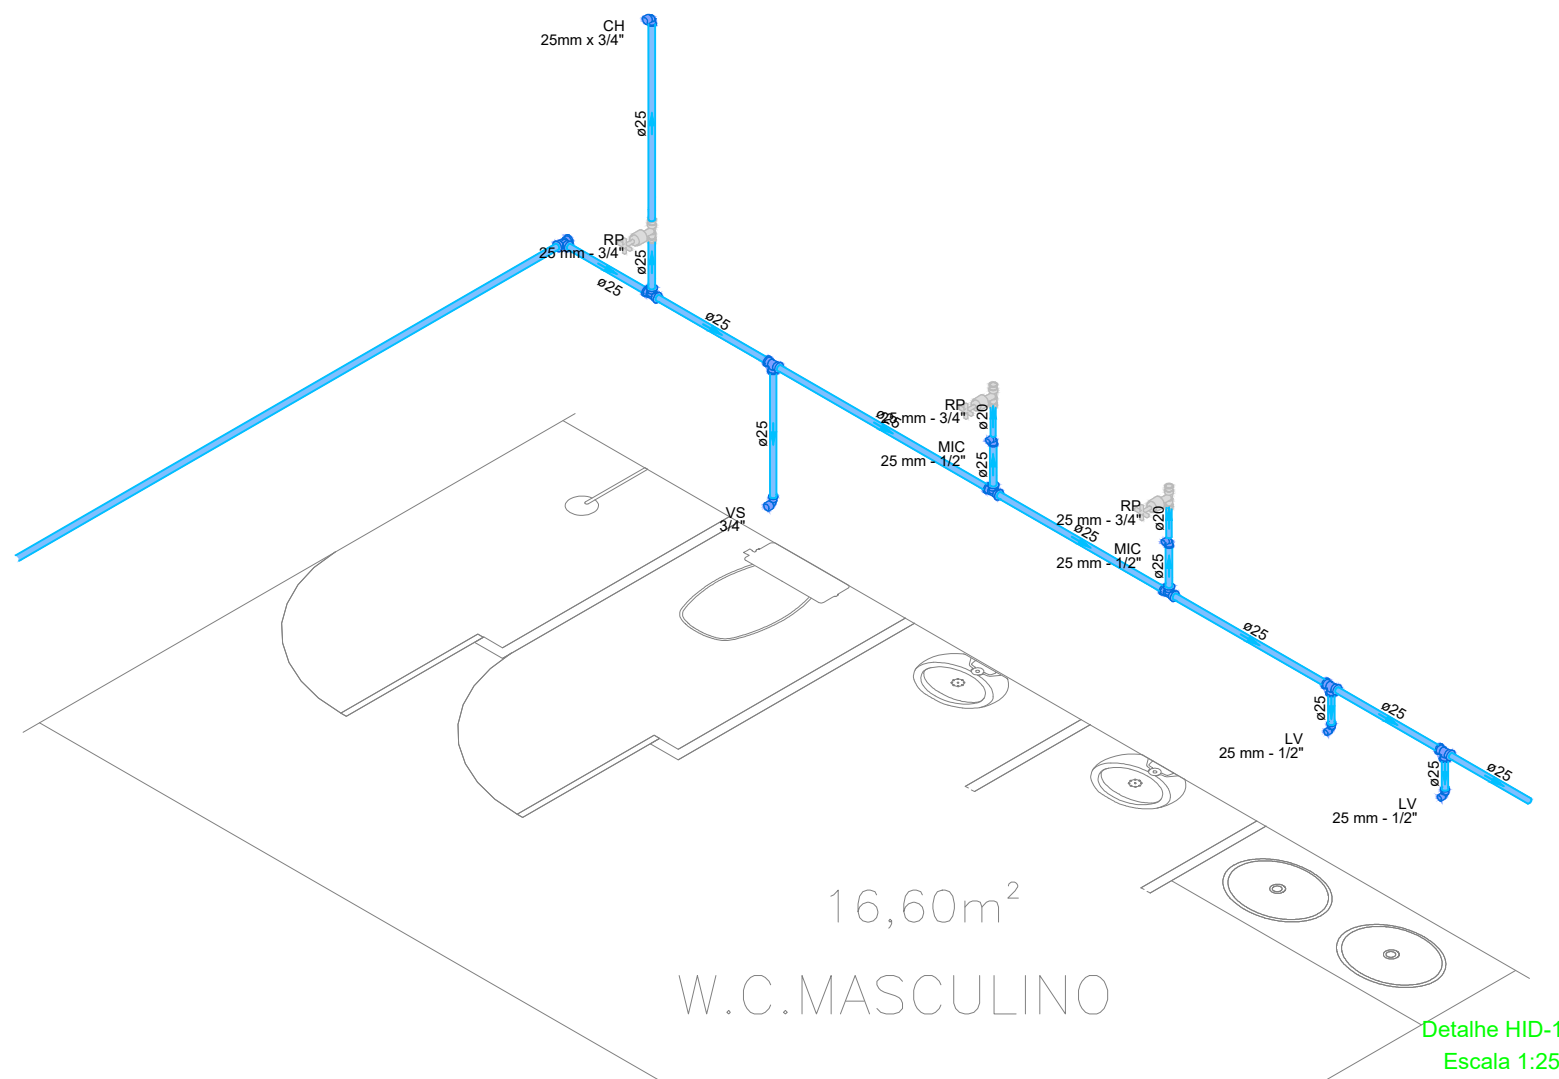

Detalhe HID-1
Escala 1:25