




Detalhe HID-1
Escala 1:25

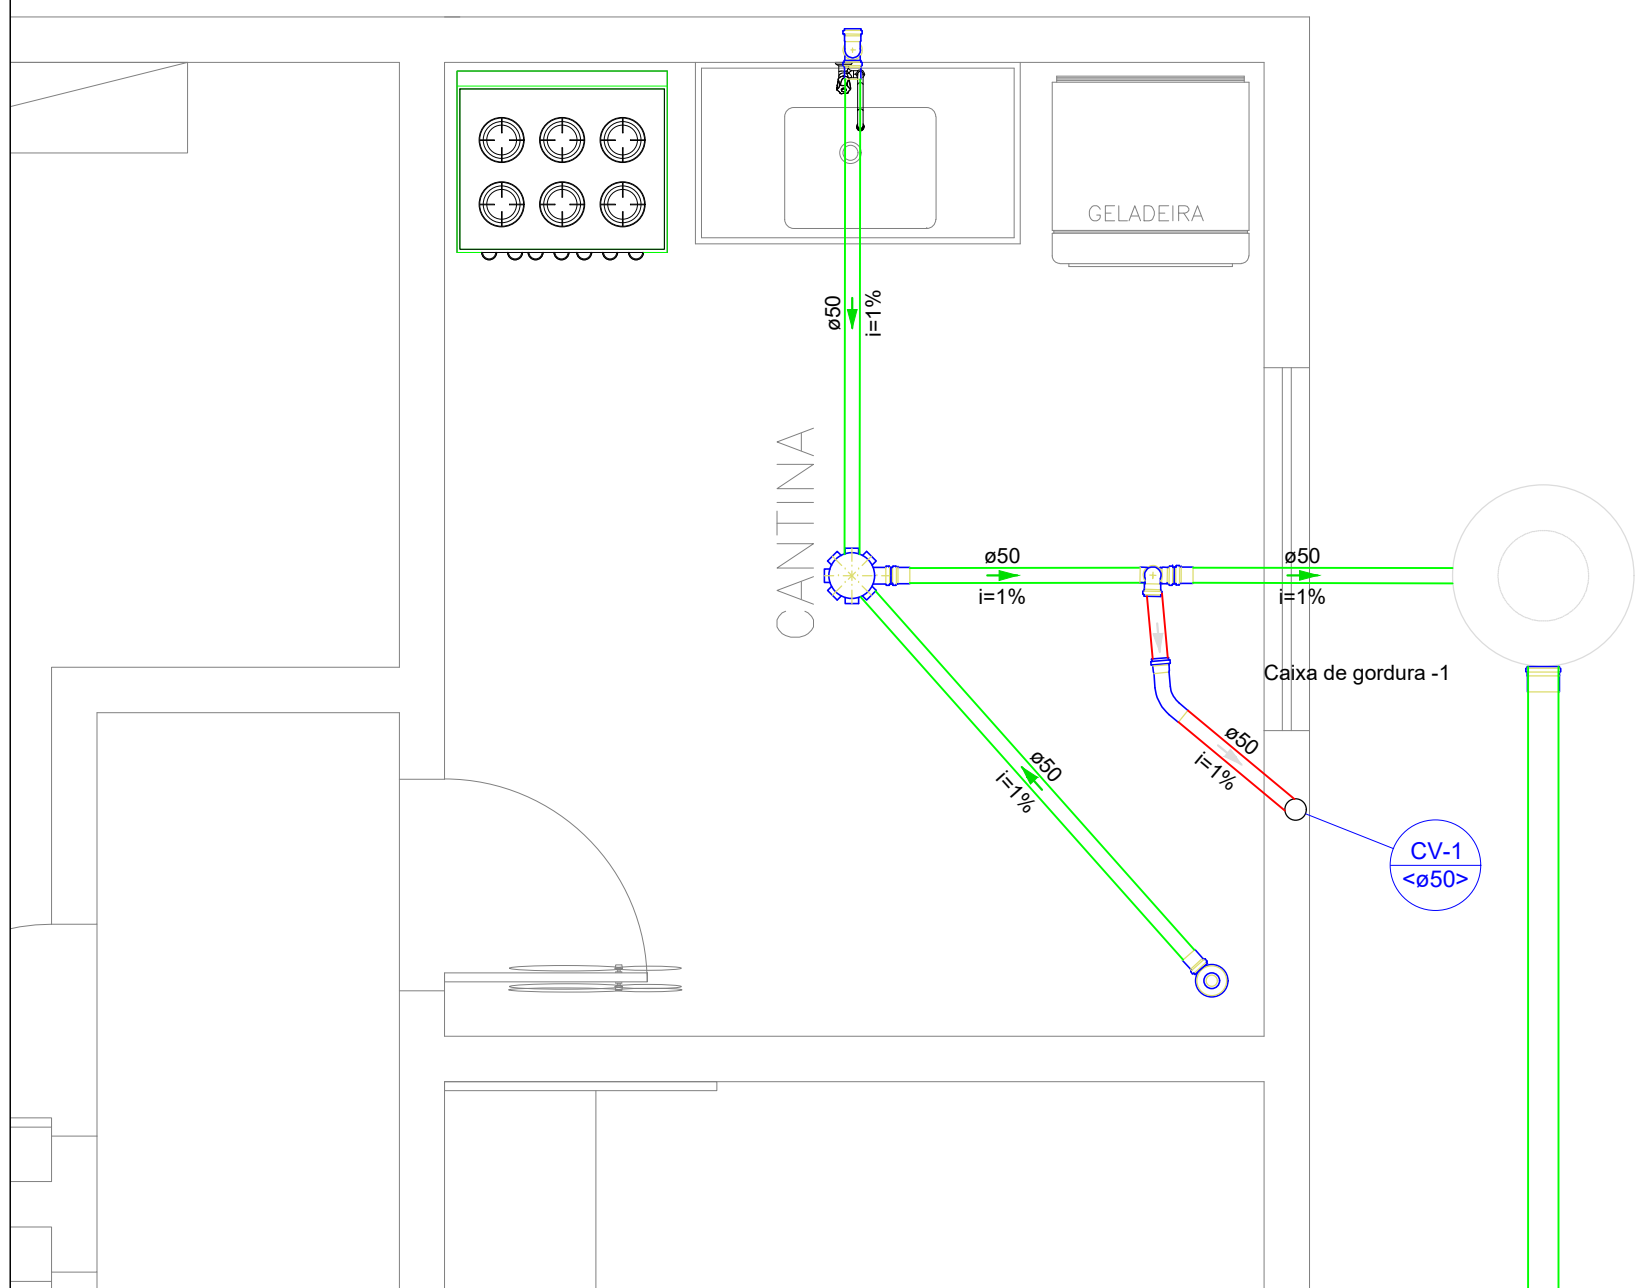

Detalhe HID-4
Escala 1:25

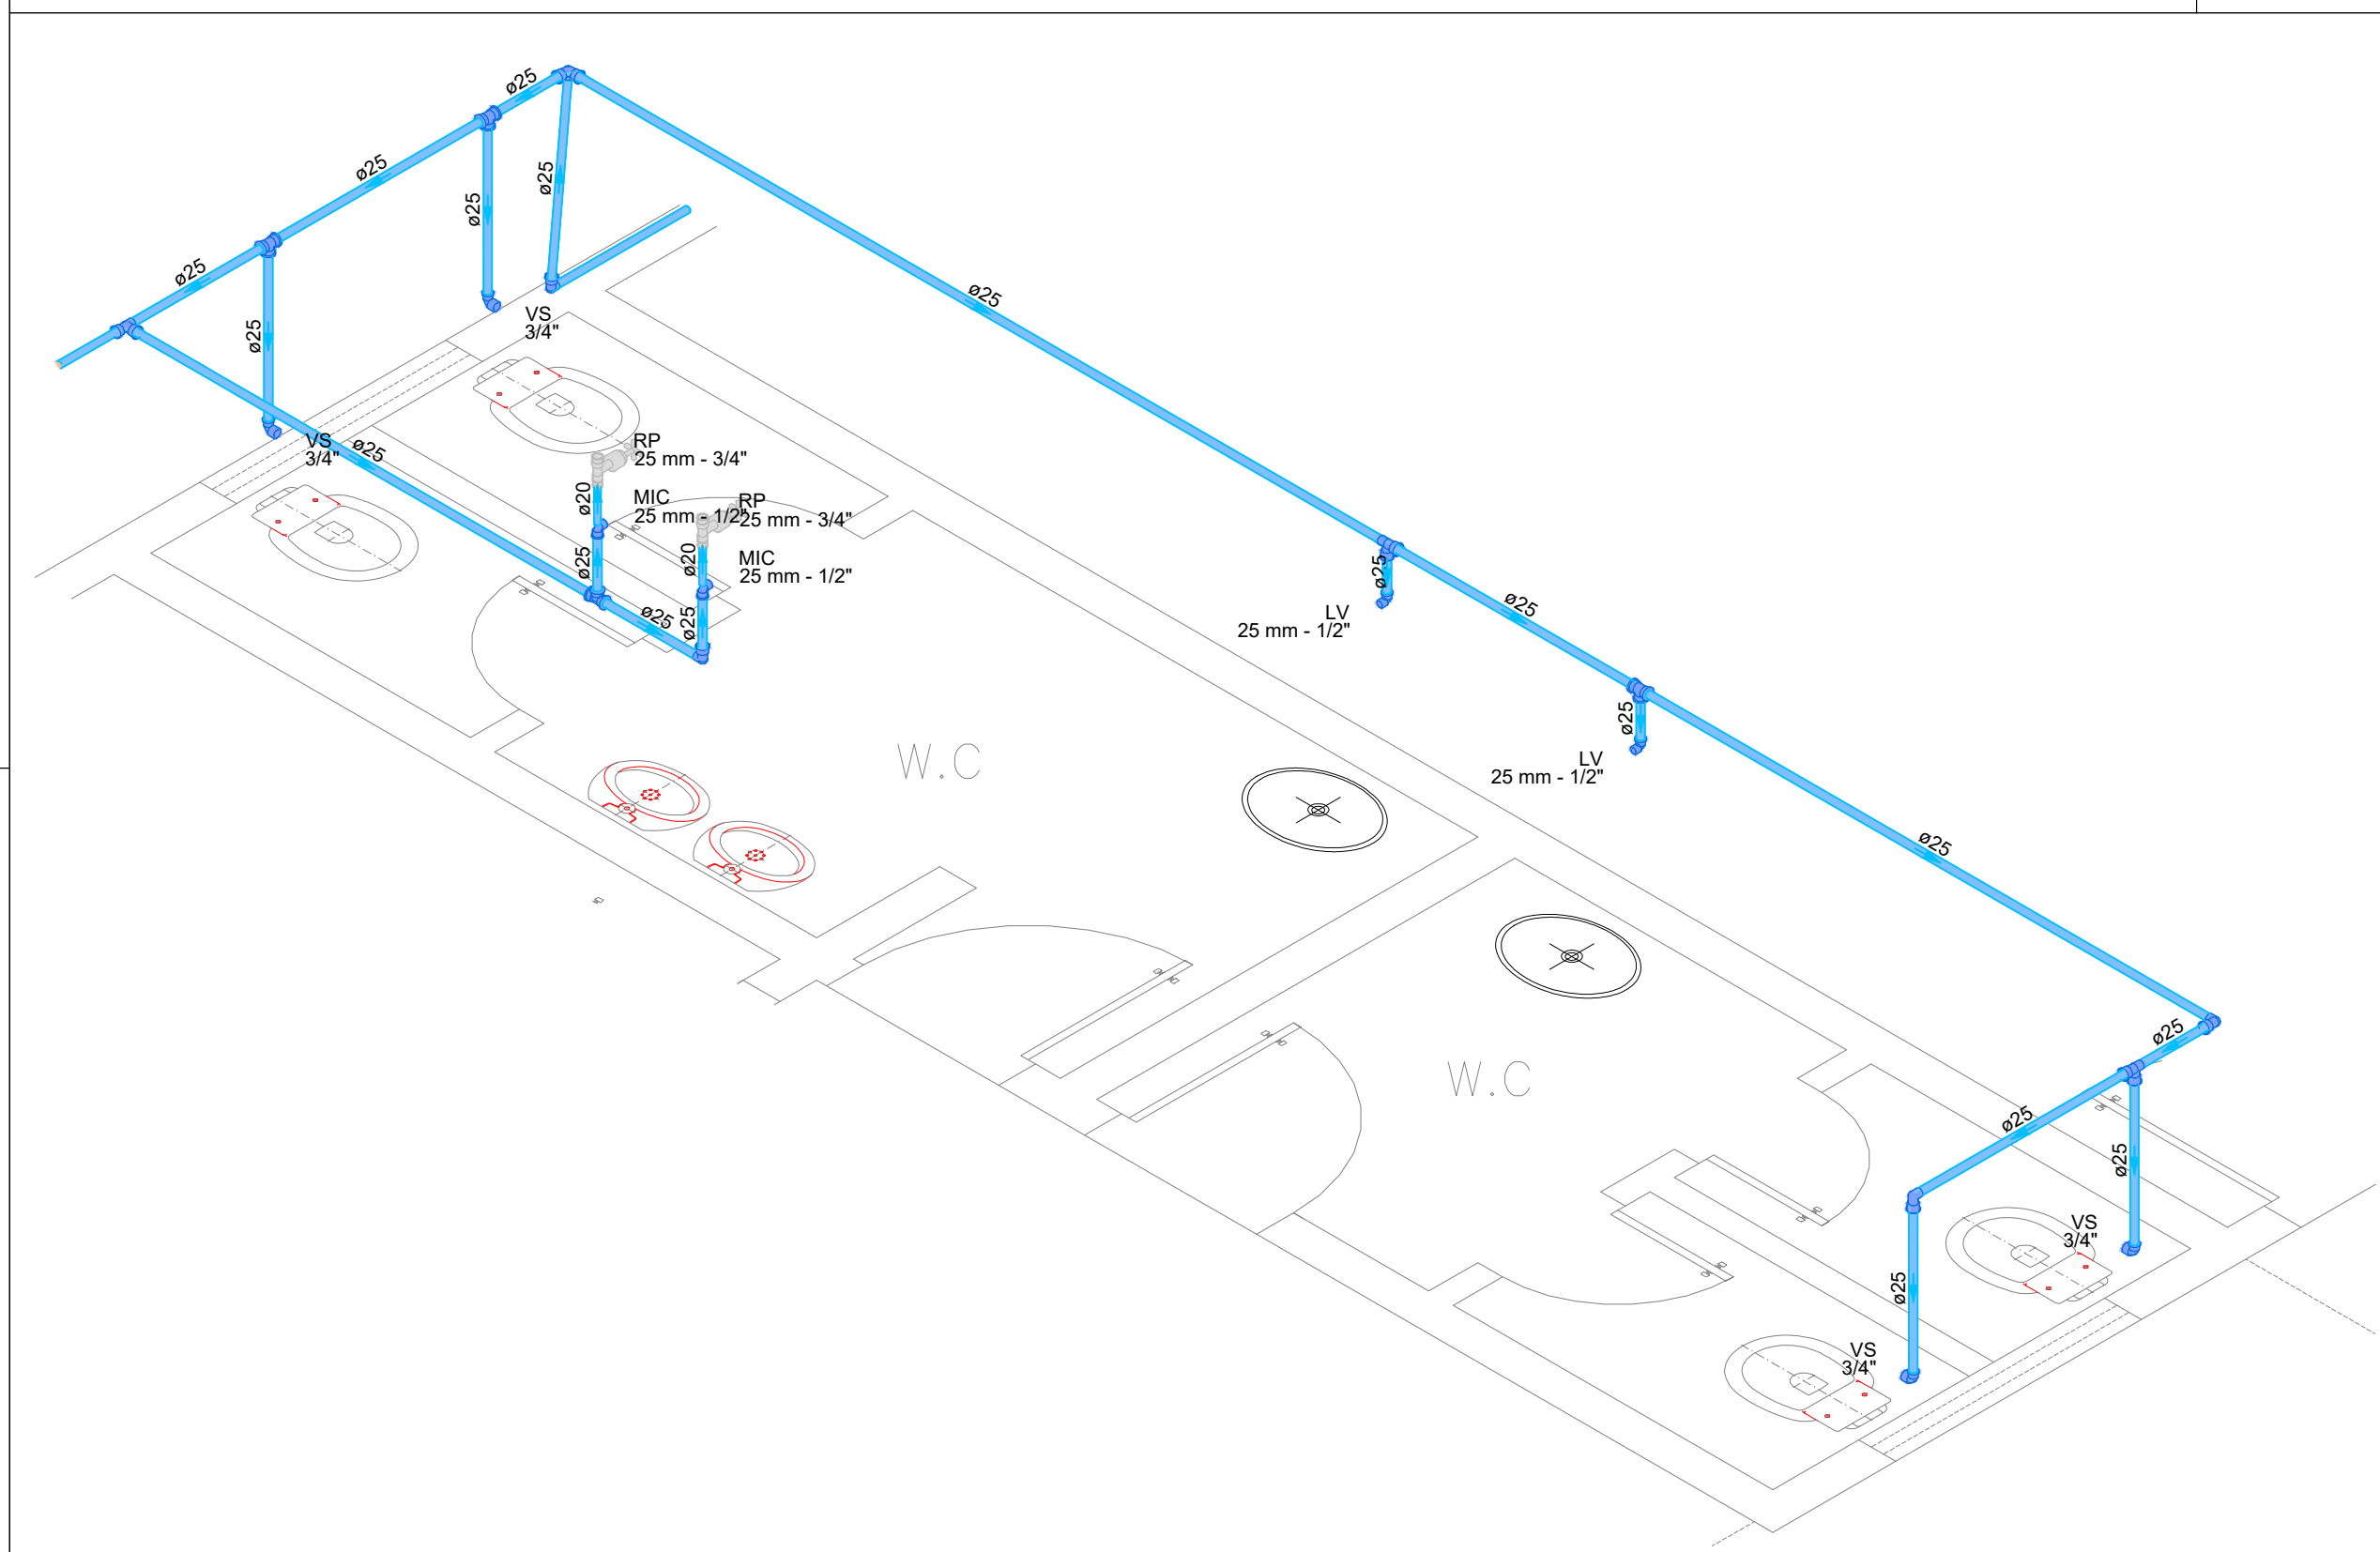

Detalhe HID-2
Escala 1:25

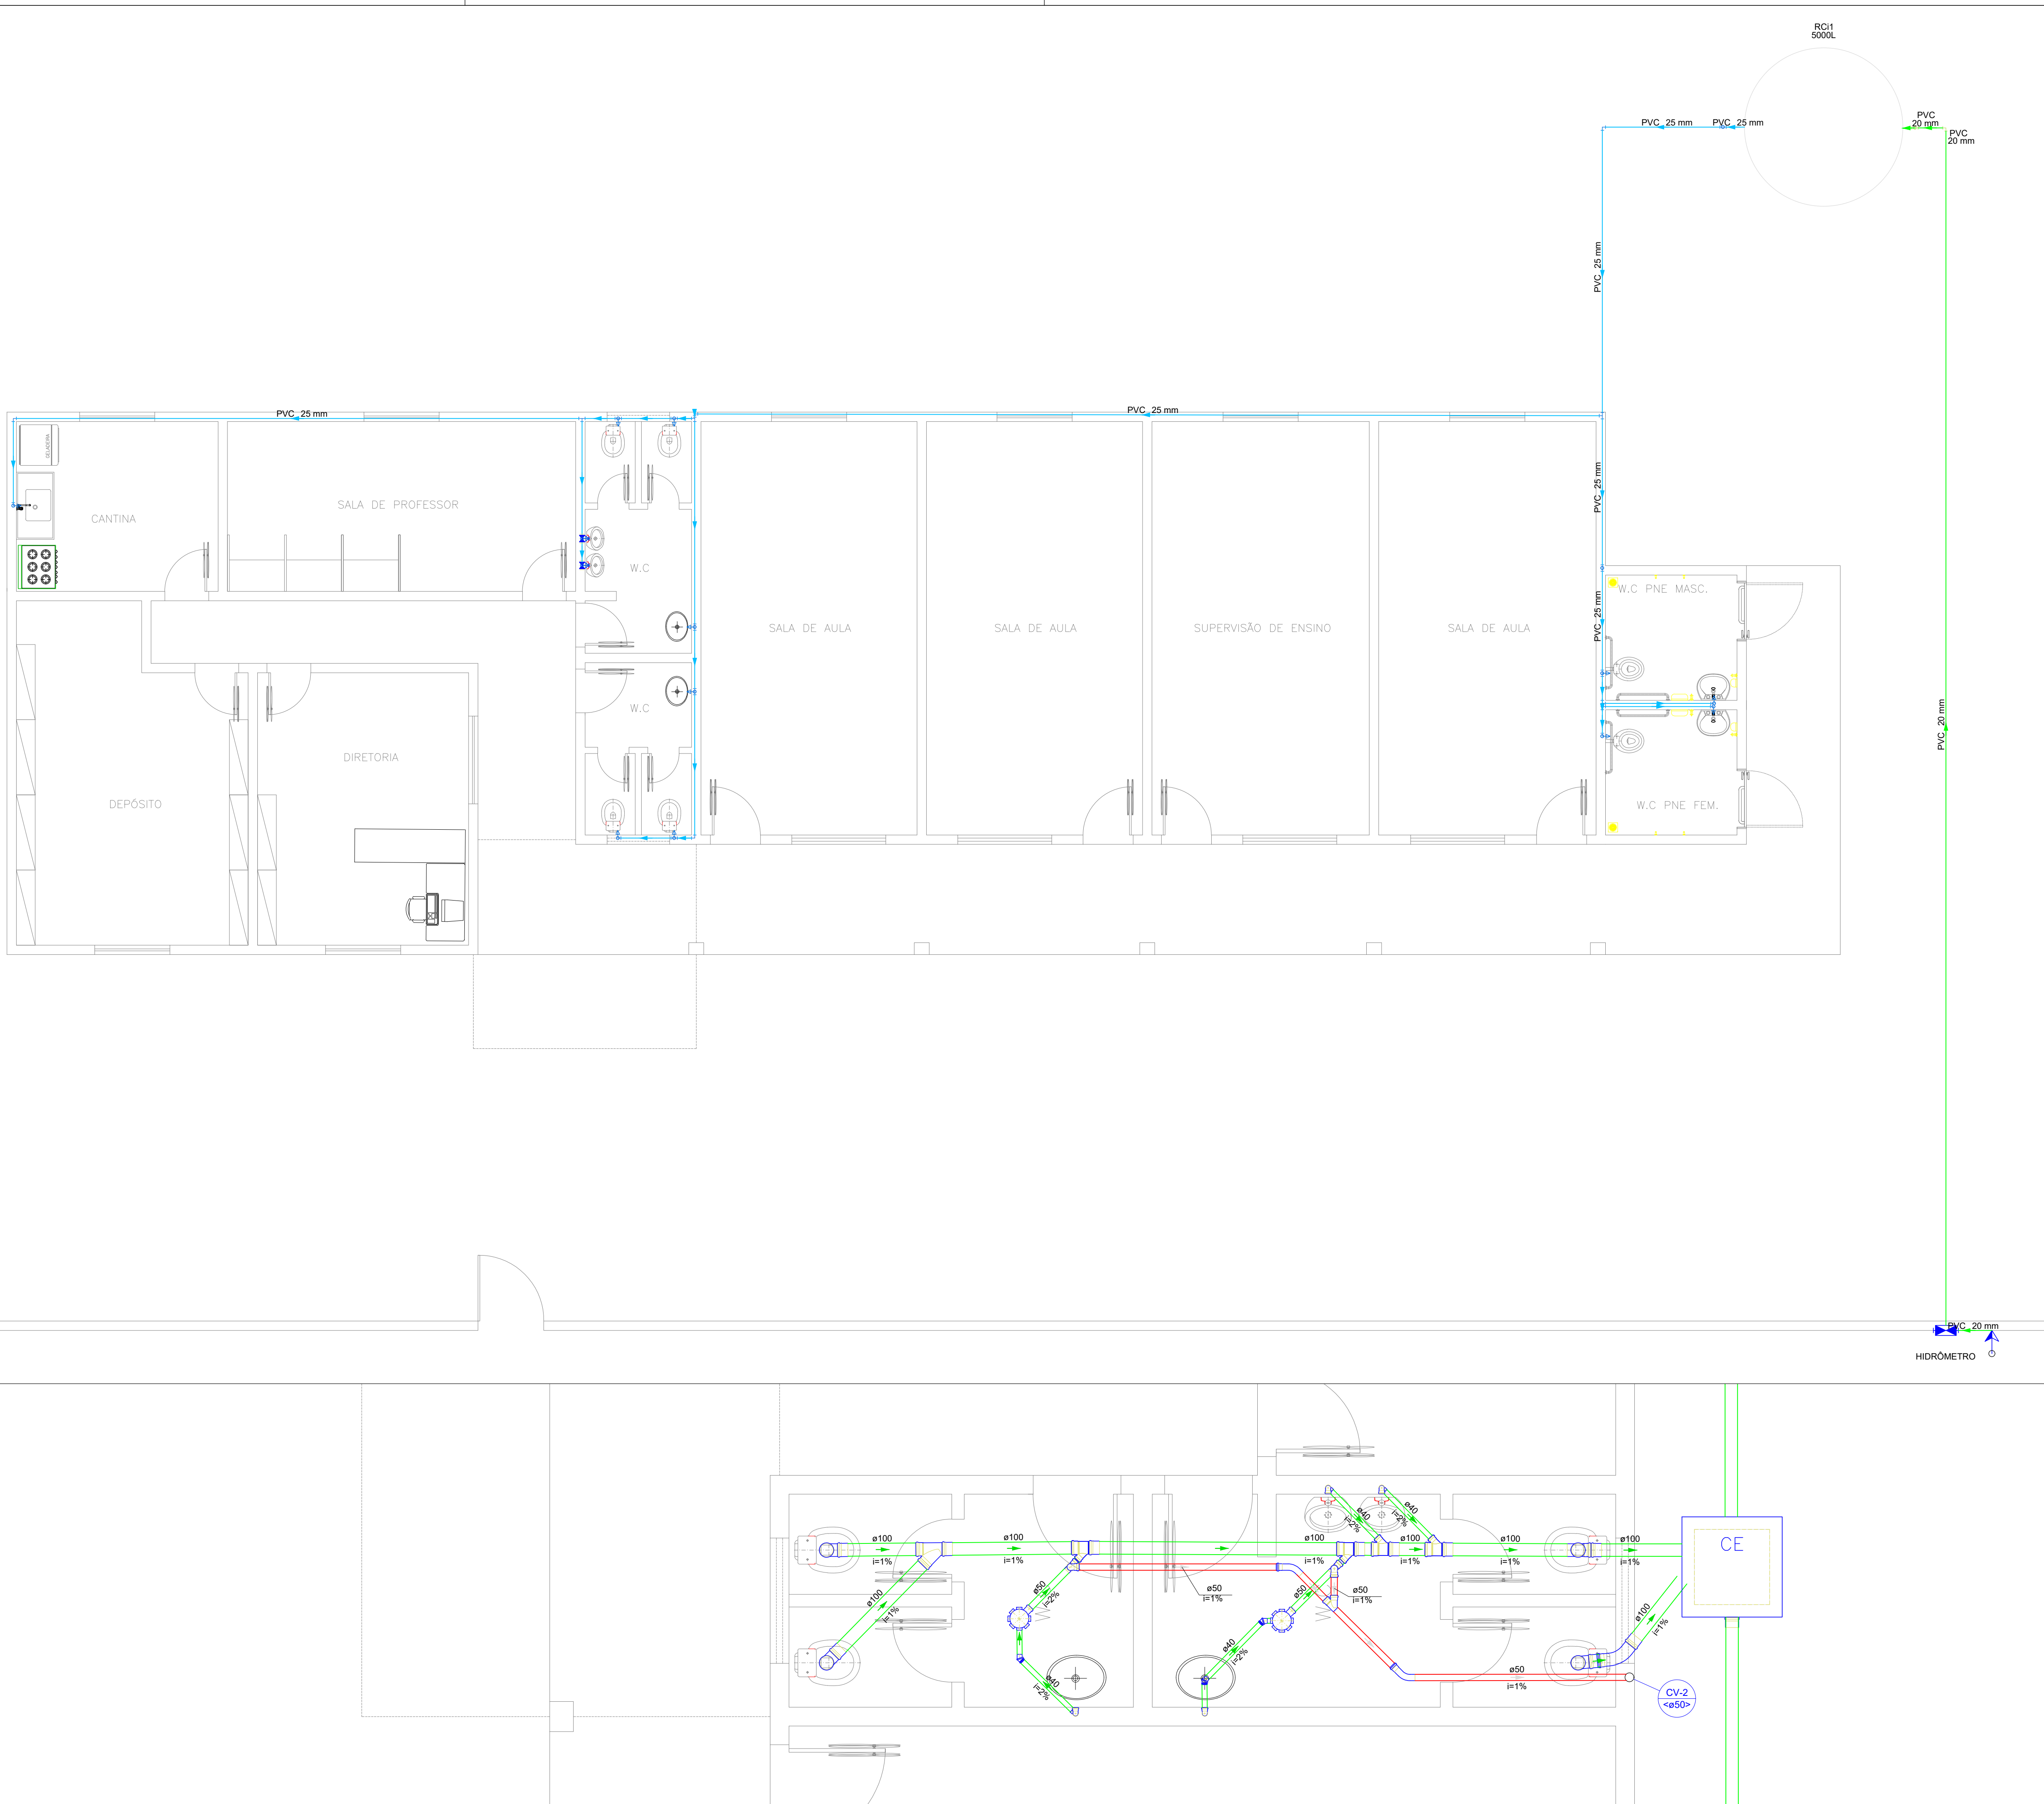


Legenda de condutos
Água fria
Alimentação


Legenda
Alimentador Predial
Hidrômetros
Registro de Pressão com PVC soldável

Legenda de condutos
Esgoto
Ventilação

Legenda
Caixa Sifonada
CE
Caixas Inspeção Esgoto Simples
Chuveiro Residencial
Curva 45°
Curva 45 Longa para Esgoto Sanitário
Junção simples
Lavatório Residencial com sifão
Motor de Descarga Automática- DN 40mm
Pia de Cozinha Residencial com Sifão 50mm
Ramais de Ventilação
Terminal de ventilação- coluna
Vaso Sanitário c/ curva 90°
Vaso Sanitário c/ 18

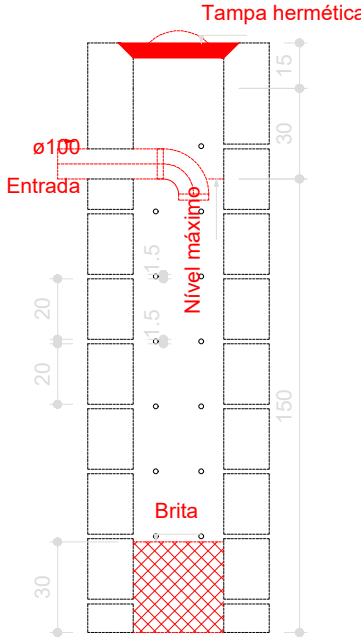

Sumidouro
Corte 1 - ESC. 1:25

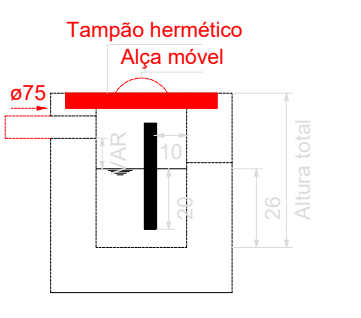

Caixa de gordura
Corte 1 - ESC. 1:25

PROJETO DE HIDROSANITÁRIO E PLUVIAL

PROJETO TIPO: PROJETO DE INFRAESTRUTURA EDUCACIONAL

PROPRIETÁRIO: NOME DO PROPRIETÁRIO
CPF: _____
AUTOR DO PROJETO: ARQUITETO / ENGENHEIRO
CAU / CREA: _____
RESPONSÁVEL TÉCNICO: ARQUITETO / ENGENHEIRO
CAU / CREA: _____

APROVAÇÕES:

ENDEREÇO: R. João Guariguazi - Centro

Luzidândia - PI

CONTEÚDO: PLANTA BAIXA, DETALHAMNETO E TABELAS

REVISÃO:	
DESENHISTA:	ESCALA: Indicado
FORMATO: A4 (1020 x 841)	DATA: 10/07/2021
	HID/SAN 01/01